


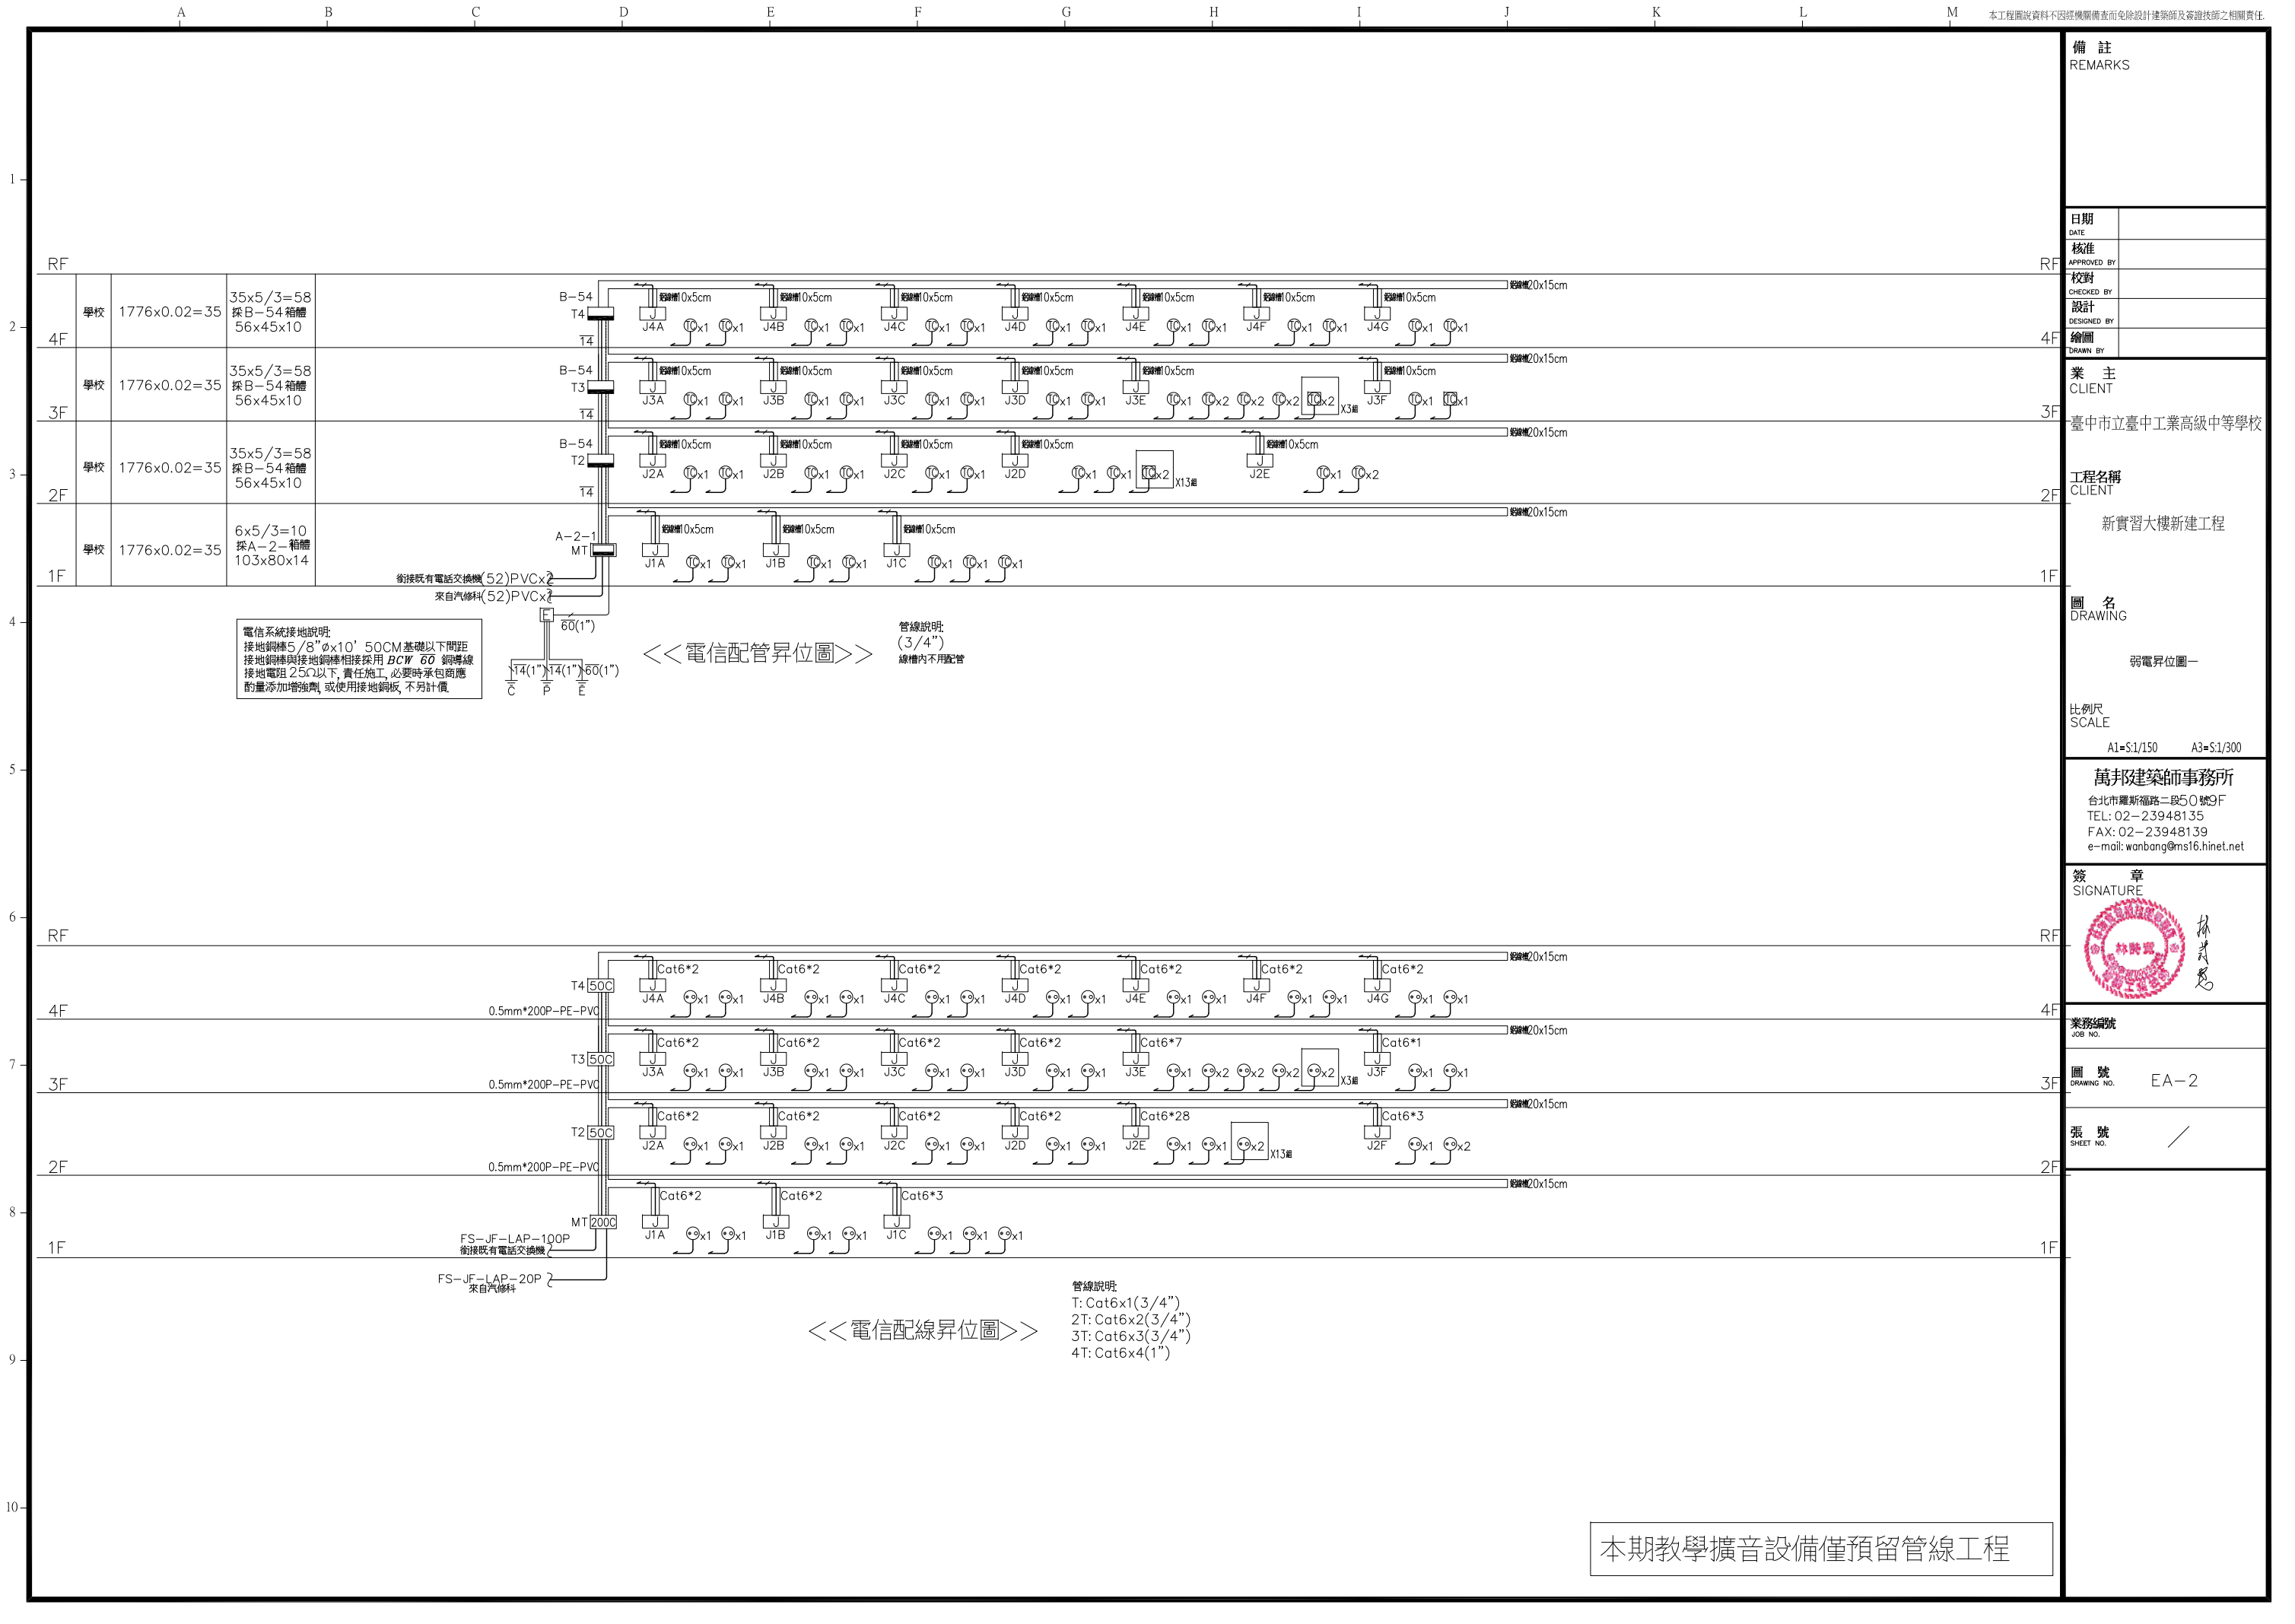

備 註
REMARKS

日期 DATE	
核准 APPROVED BY	
校對 CHECKED BY	
設計 DESIGNED BY	
繪圖 DRAWN BY	

業 主
CLIENT
臺中市立臺中工業高級中等學校

工程名稱
CLIENT

新實習大樓新建工程

圖 名
DRAWING

弱電昇位圖一

比例尺
SCALE
A1=S:1/150 A3=S:1/300

萬邦建築師事務所
台北市羅斯福路二段50號9F
TEL: 02-23948135
FAX: 02-23948139
e-mail: wanbang@ms16.hinet.net

簽 章
SIGNATURE



業務編號
JOB NO.

圖 號
DRAWING NO. EA-2

張 號
SHEET NO.

/