

圖例	說明	數量	圖例	說明	數量
	電信箱	1		HDMI 插座	1
	弱電箱	6		保全主機	1
	總資訊設備主機	1		室內高解析紅外線攝影機	6
	資訊設備主機	1		半球型高解析紅外線攝影機	2
	壁式雙孔電信資訊接合插座	11		門禁感應卡機	2
	三合一地板插座(電力/電信/資訊)	26		開門按鈕	2
	網路無線基地台	1		電鎖	4
	電視插座	1			
	緊急求救壓扣	10			
	閃光喇叭	3			
	教學擴大機	1			
	教學廣播喇叭	2			
	投影機設備	1			

備 註
REMARKS

日期 DATE	
核准 APPROVED BY	
校對 CHECKED BY	
設計 DESIGNED BY	
繪圖 DRAWN BY	

業 主
CLIENT

臺中市立臺中工業高級中等學校

工程名稱
CLIENT

新實習大樓新建工程

圖 名
DRAWING

二層弱電配置圖

比例尺
SCALE

萬邦建築師事務所

台北市羅斯福路二段50號9F
TEL: 02-23948135
FAX: 02-23948139
e-mail: wanbang@ms16.hinet.net

簽 章
SIGNATURE




業務編號
JOB NO.

圖 號
DRAWING NO. EA-6

張 號
SHEET NO.

註: 各教室拉線箱至鋁線槽用10*5cm 鋁線槽銜接

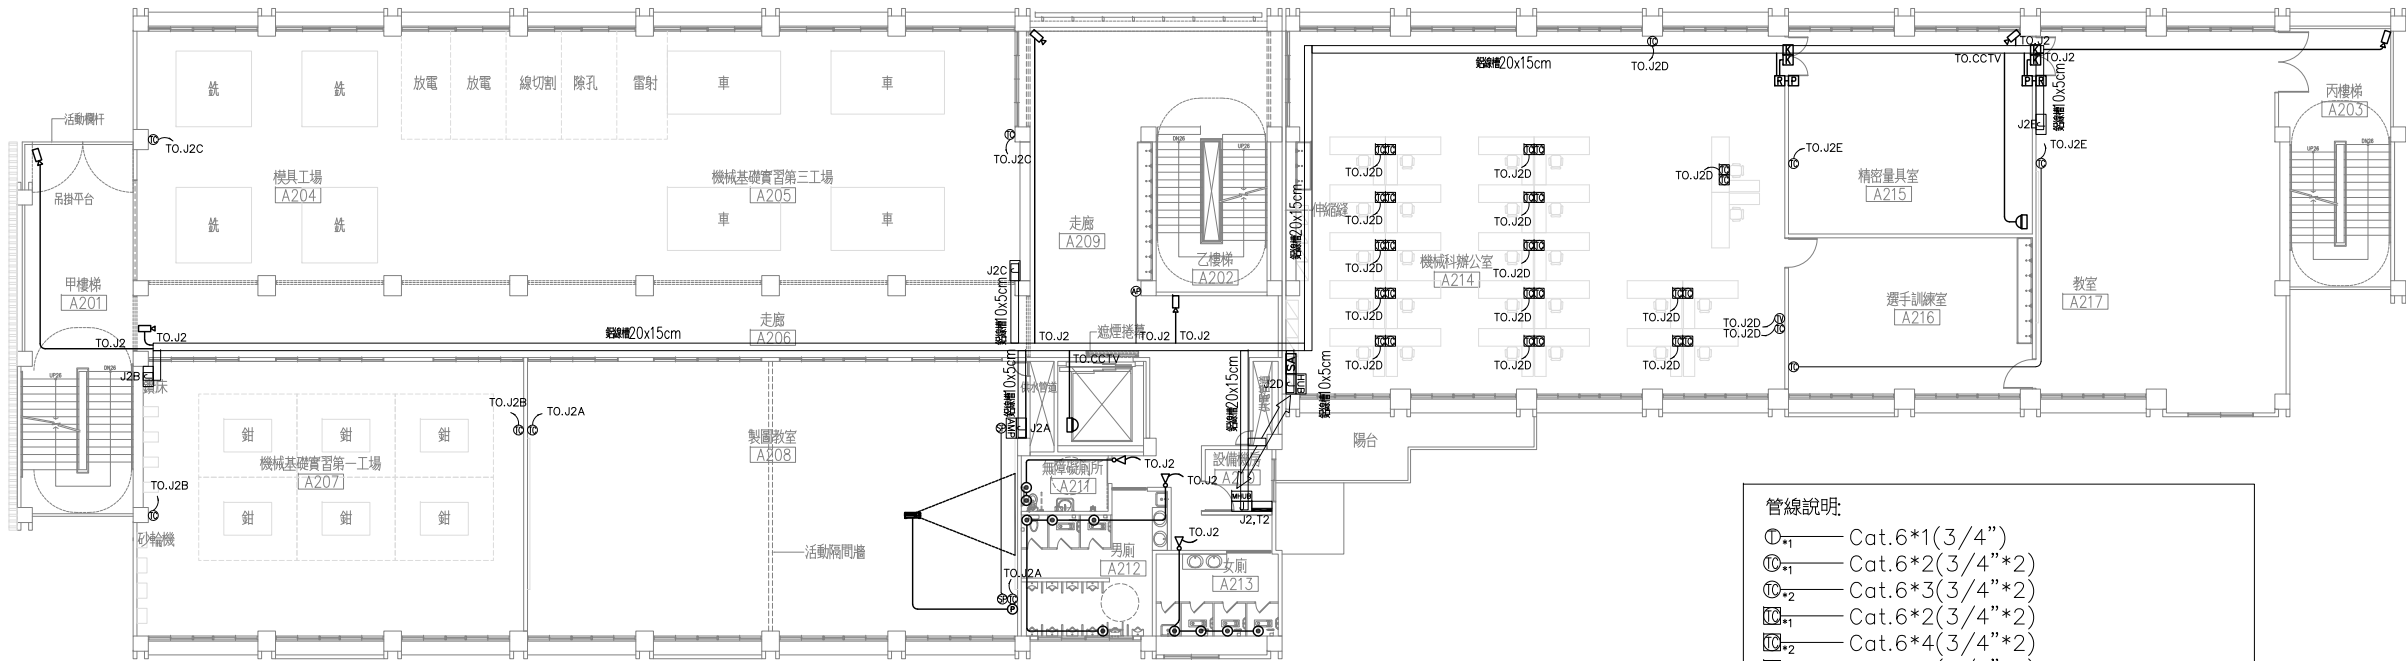

管線說明:

- ①₁——Cat.6*1(3/4")
- ②₁——Cat.6*2(3/4")*2
- ③₂——Cat.6*3(3/4")*2
- ④₁——Cat.6*2(3/4")*2
- ④₂——Cat.6*4(3/4")*2
- ④₃——Cat.6*6(3/4")*2
- ⑤₁——Cat6*1(3/4")
- ⑤₂——Cat6*2(3/4")
- ⑤₃——Cat6*4(3/4")
- ⑥₁——Cat6*1(3/4")
- ⑦_n——RG6(3/4")
- ⑧——0.5mm*2P-PE-PVC(3/4")
- ⑨——0.5mm*2P-PE-PVC(3/4")
- ⑩₁——Cat6*1(3/4")
- ⑩₂——Cat6*2(3/4")
- ⑪——多股型Cat.6*1(3/4")
- ⑫——0.75mm*4C, 24AWG*2P 雙隔離訊號線(1")
- ⑬——0.75mm*4C(3/4")
- ⑭——0.75mm*4C(3/4")
- ⑮——Cat6*2(3/4")
- ⑯——1.25mm*2C(3/4")
- ⑰——1.25mm*2C(3/4")

本期教學擴音設備僅預留管線工程