

圖例	說明	數量	圖例	說明	數量
	電信箱	1		HDMI 插座	1
	弱電箱	7		室內高解析紅外線攝影機	5
	資訊設備主機	3		門禁感應卡機	2
	壁式雙孔電信資訊複合插座	16		開門按鈕	2
	三合一地板插座(電力/電信/資訊)	7		電鎖	2
	三合一地板插座(電力/資訊/資訊)	24			
	網路無線基地台	1			
	電視插座	1			
	緊急求救壓扣	10			
	閃光喇叭	3			
	教學擴大機	1			
	教學廣播喇叭	2			
	投影機設備	1			

備註
REMARKS

日期 DATE	
核准 APPROVED BY	
校對 CHECKED BY	
設計 DESIGNED BY	
繪圖 DRAWN BY	

業主
CLIENT

臺中市立臺中工業高級中等學校

工程名稱
CLIENT

新實習大樓新建工程

圖名
DRAWING

三層弱電配置圖

比例尺
SCALE

萬邦建築師事務所

台北市羅斯福路二段50號9F
TEL: 02-23948135
FAX: 02-23948139
e-mail: wanbang@ms16.hinet.net

簽章
SIGNATURE




業務編號
JOB NO.

圖號
DRAWING NO. EA-7

張號
SHEET NO. /

註: 各教室拉線箱至鋁線槽用10*5cm 鋁線槽銜接

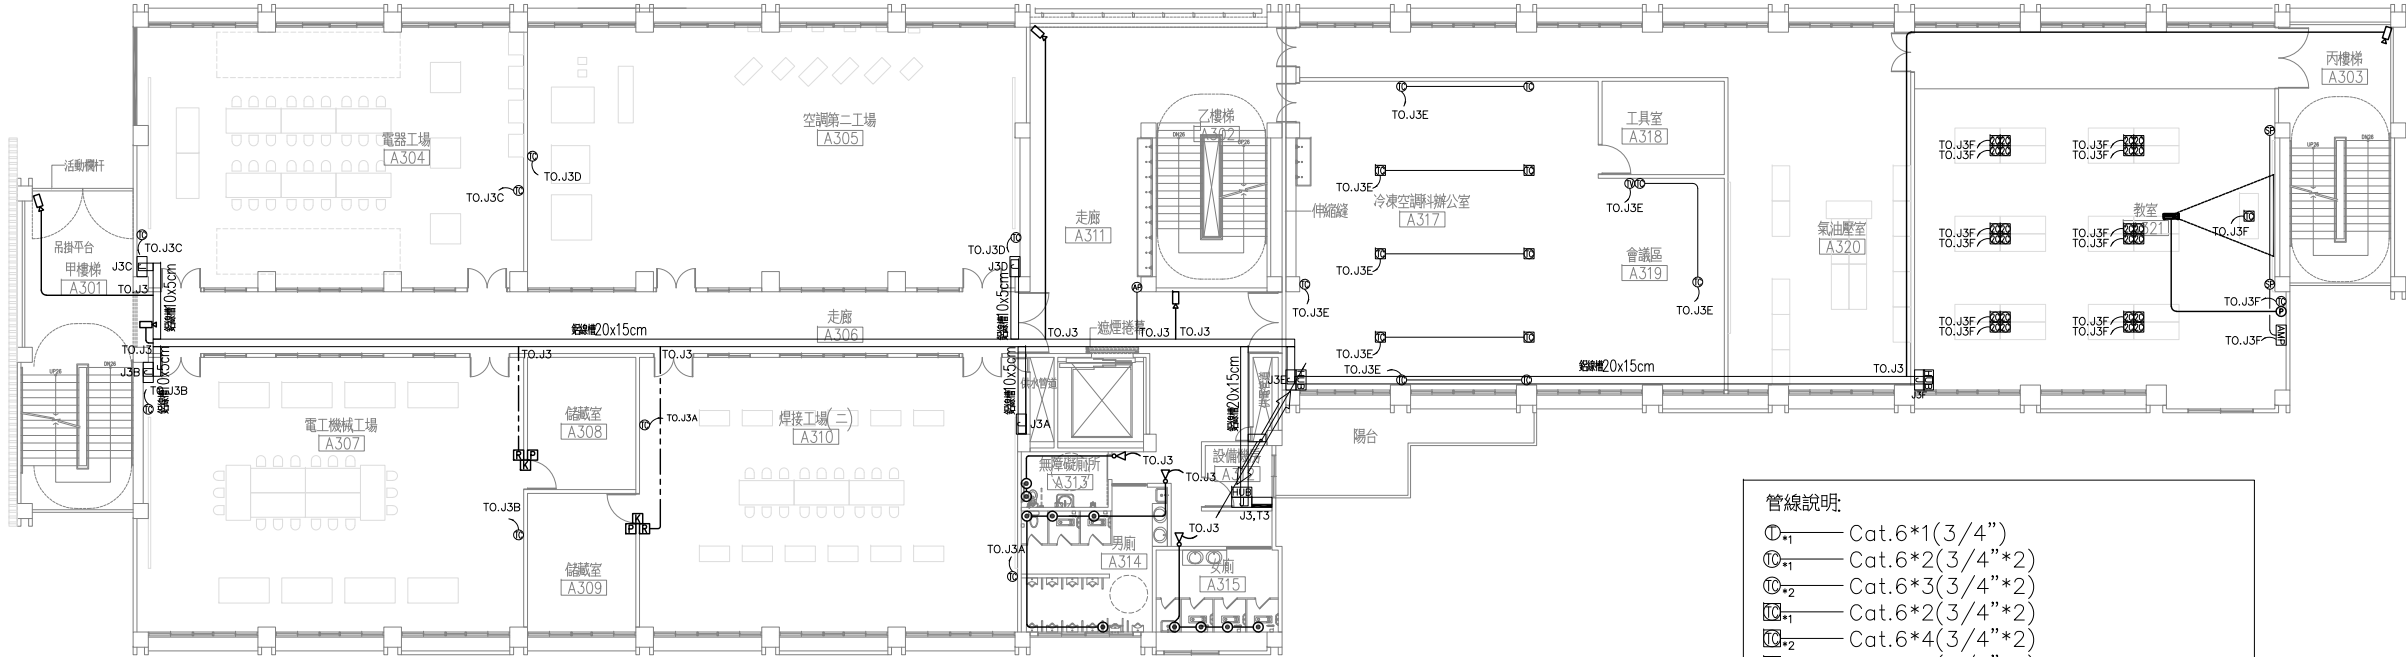

管線說明:

- ①₁——Cat.6*1(3/4")
- ②₁——Cat.6*2(3/4")*2
- ③₂——Cat.6*3(3/4")*2
- ④₁——Cat.6*2(3/4")*2
- ④₂——Cat.6*4(3/4")*2
- ④₃——Cat.6*6(3/4")*2
- C₁——Cat6*1(3/4")
- C₂——Cat6*2(3/4")
- ⑤₂——Cat6*4(3/4")
- ⑥₁——Cat6*1(3/4")
- ⑦_n——RG6(3/4")
- 0.5mm*2P-PE-PVC(3/4")
- △——0.5mm*2P-PE-PVC(3/4")
- ⑧₁——Cat6*1(3/4")
- ⑧₂——Cat6*2(3/4")
- ⑨——多股型Cat.6*1(3/4")
- Ⓡ——0.75mm*4C, 24AWG*2P 雙隔離訊號線(1")
- Ⓚ——0.75mm*4C(3/4")
- Ⓟ——0.75mm*4C(3/4")
- Ⓢ——Cat6*2(3/4")
- Ⓣ——1.25mm*2C(3/4")
- AMP——1.25mm*2C(3/4")

2
A2-03 三層平面圖 A1=S:1/150 A3=S:1/300

本期教學擴音設備僅預留管線工程