


1
2
3
4
5
6
7
8
9
10

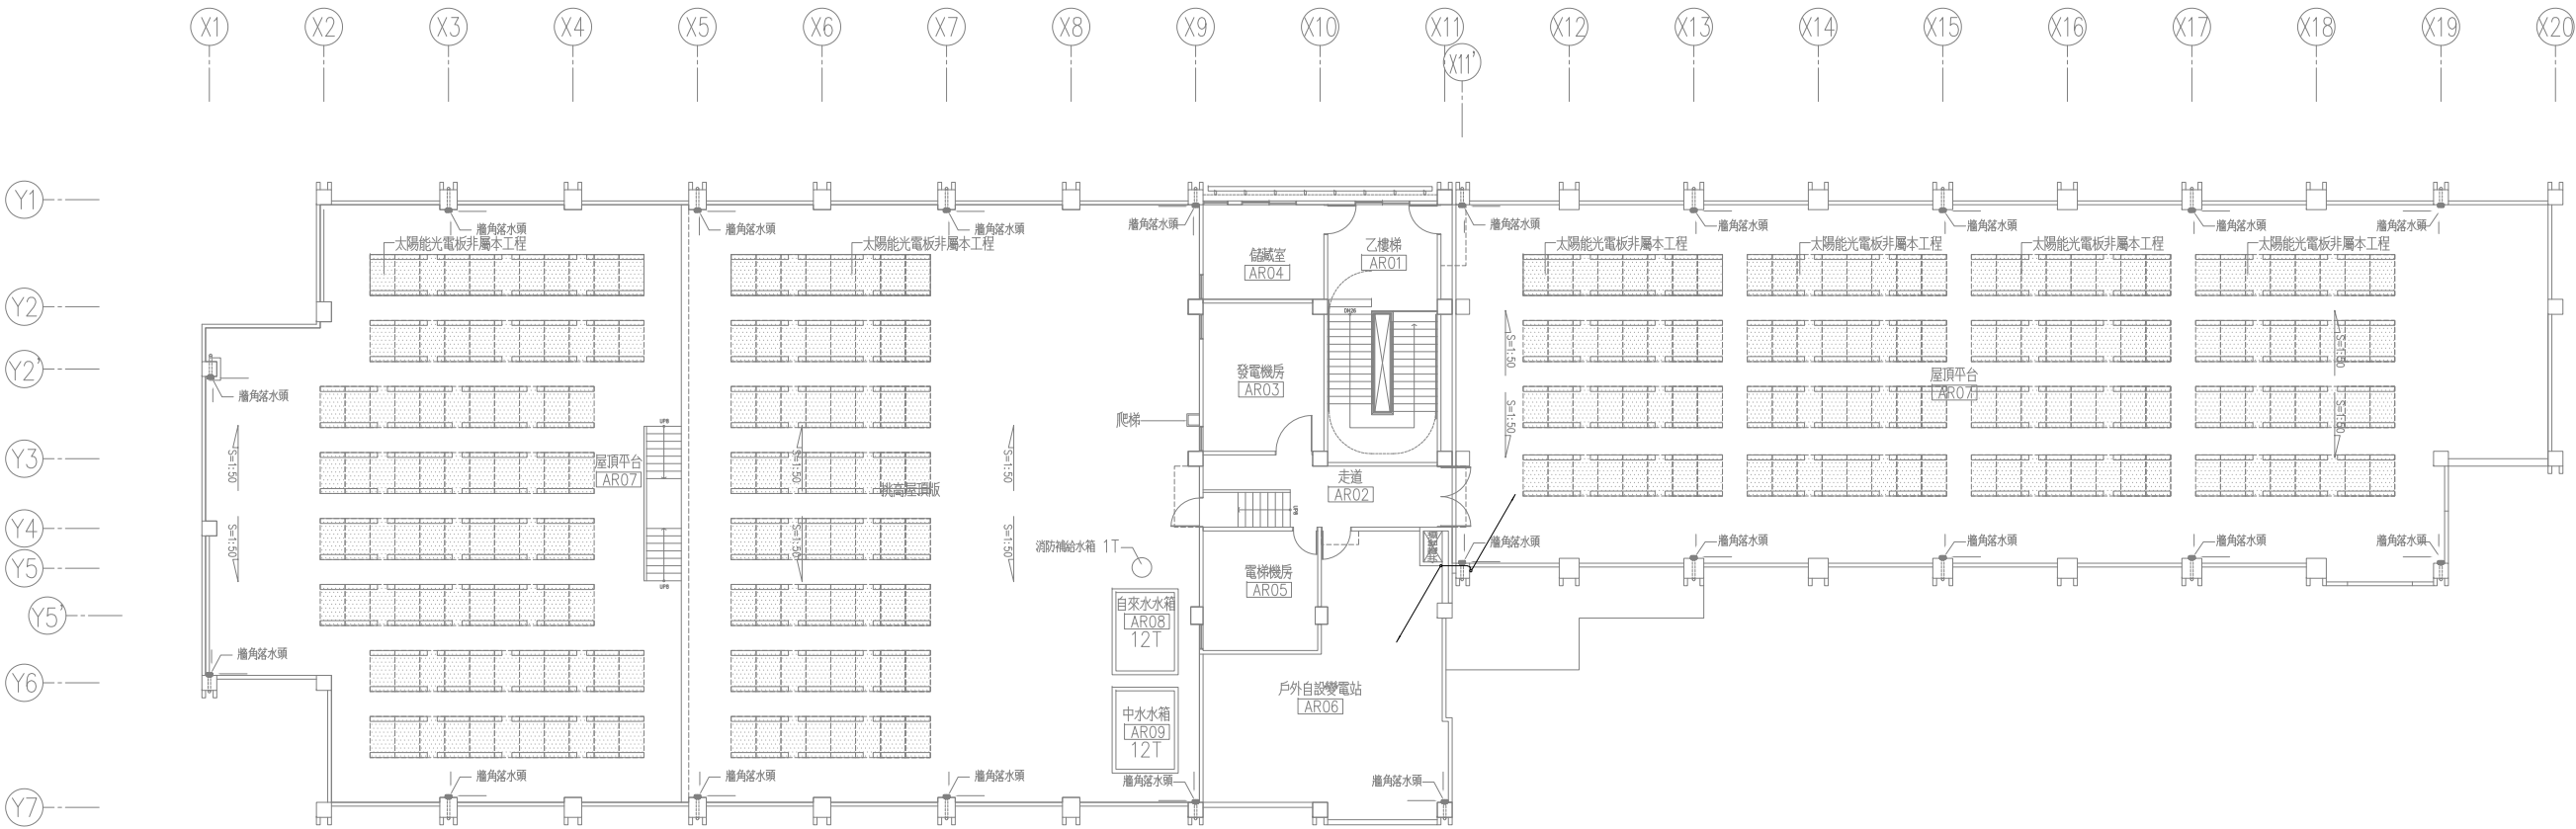

2
A2-04 屋突層平面圖 A1=S:1/150 A3=S:1/300

本期教學擴音設備僅預留管線工程

備註
REMARKS

日期 DATE	
核准 APPROVED BY	
校對 CHECKED BY	
設計 DESIGNED BY	
繪圖 DRAWN BY	

業主
CLIENT

臺中市立臺中工業高級中等學校

工程名稱
CLIENT

新實習大樓新建工程

圖名
DRAWING

五層弱電配置圖

比例尺
SCALE

萬邦建築師事務所
台北市羅斯福路二段50號9F
TEL: 02-23948135
FAX: 02-23948139
e-mail: wanbang@ms16.hinet.net

簽章
SIGNATURE

林曉雲

業務編號
JOB NO.

圖號
DRAWING NO. EA-9

張號
SHEET NO. /