


系統種類	圖例	說 明 及 規 格	備 註	圖例	1F	2F	3F	4F	R1F	合計	圖例
滅火設備	消防栓設備	☉ 乾粉滅火器 (ABC 10 型)	附設紅底白字24cmx8cm 滅火器字樣標示牌 (A-3,B-10,C-0)	☉	11	8	9	7	2	37	☉
		☑ 綜合消防栓箱 表面積 0.7M ² 以上	附 1-1/2"冰帶十五公尺兩條	☑	3	3	3	3		12	☑
		☒ 消防泵機組 (整套式 10HP) (7.5KW)	(H=60M, Q=300L/min, HP=10HP, D=3") 附防震措施	☒	1					1	☒
警報設備	火警自動設備	Ⓜ 1T不鏽鋼水塔		Ⓜ					1	1	Ⓜ
		☒ P型複合式受信總機 30 回路	(火警19L, 泵浦1L, 排煙2L) 內置蓄電池	☒		1				1	☒
		○ 差動式局限型探測器二種		○	52	54	55	58	2	221	○
		☒ 偵煙式局限型探測器二種		☒	6	8	11	11	4	40	☒
		☒ 火警發信機		☒	1	1	1	1		4	☒
	緊急廣播設備	☒ 緊急廣播主機 700W	10 回路 內置蓄電池	☒		1				1	☒
		Ⓢ 揚聲器(壁掛式) L 級 (不燃性 3W)		Ⓢ	22	27	33	35	5	122	Ⓢ
避難逃生設備	緊急照明設備	ⓧ 緊急出口標示燈 C級	內置蓄電池	ⓧ	8	4	5	5	3	25	ⓧ
		☒ 避難方向指示燈(懸掛式) C級	雙面單向型 LED燈 內置蓄電池	☒	1	1	1	1		4	☒
		☒ 避難方向指示燈(壁掛式) C級	單面單向型 LED燈 內置蓄電池	☒		3	3	3		9	☒
		☒ 避難方向指示燈(壁掛式) C級	單面雙向型 LED燈 內置蓄電池	☒		1	1	1		3	☒
		Ⓢ 緊急照明燈壁掛式	PL燈 27Wx1 內置蓄電池	Ⓢ	34	33	39	42	4	152	Ⓢ
		☒ 緩降機	支固器採不鏽鋼材質	☒		1	1	1		3	☒
		☒ 避難器具設置位置標示牌		☒		1	1	1		3	☒
		☒ 避難器具指標(入口用)		☒		1	1	1		3	☒
消防搶救上之必要設備	排煙設備	Ⓜ 室內排煙機 7.5HP	Q=320CMM	Ⓜ		1				1	Ⓜ
		Ⓜ 室內排煙機 5HP	Q=210CMM	Ⓜ			1			1	Ⓜ
		☒ 排煙開門	70cmx80cm	☒		1				1	☒
		☒ 排煙開門	60cmx60cm	☒			1			1	☒
		☒ 手動開關裝置		☒		1	1			2	☒
		☒ 偵煙式局限型探測器二種		☒		4	3			7	☒
	緊急電源設備	Ⓢ 發電機 附A.T.S	60KW=75KVA	Ⓢ					1	1	Ⓢ
		消防專用蓄水池(新設)	總水量:46.81T;有效水量:29.75T								
系統種類	圖例	說 明 及 規 格	備 註	圖例	1F	2F	3F	4F	RF	合計	圖例

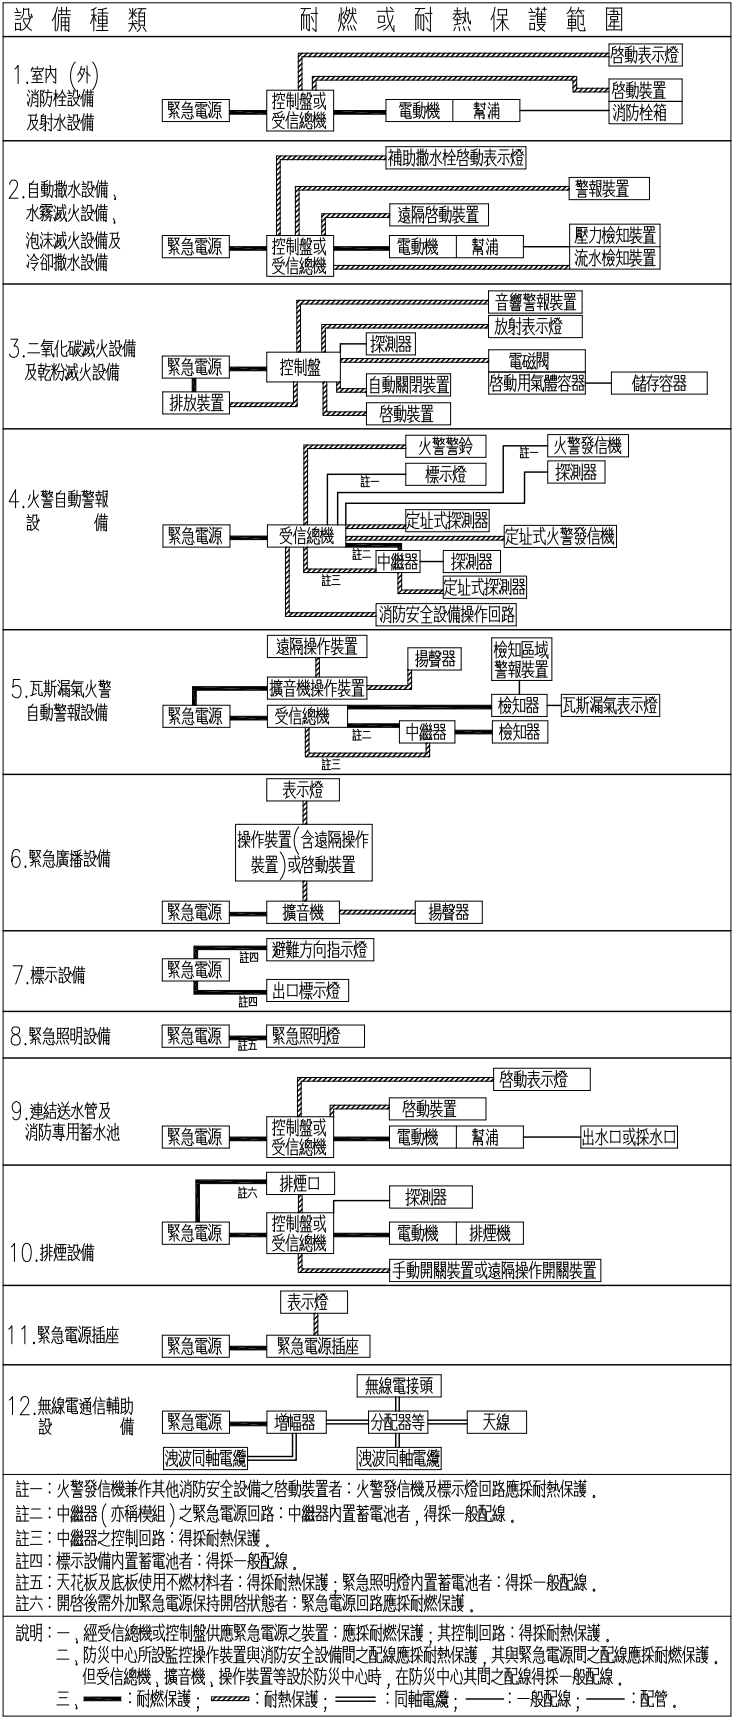

耐燃保護採用 符合CNS國家標準總號11174號之規定

耐熱保護採用 符合CNS國家標準總號11175號之規定

備註
REMARKS

日期 DATE	
核准 APPROVED BY	
校對 CHECKED BY	
設計 DESIGNED BY	
繪圖 DRAWN BY	

業主
CLIENT

臺中市立臺中工業高級中等學校

工程名稱
CLIENT

新實習大樓新建工程

圖名
DRAWING

總數量表

比例尺
SCALE

萬邦建築師事務所

台北市羅斯福路二段50號9F
TEL: 02-23948135
FAX: 02-23948139
e-mail: wanbang@ms16.hinet.net

簽章
SIGNATURE

萬邦

業務編號
JOB NO.

圖號
DRAWING NO.

F-03

張號
SHEET NO.

／