



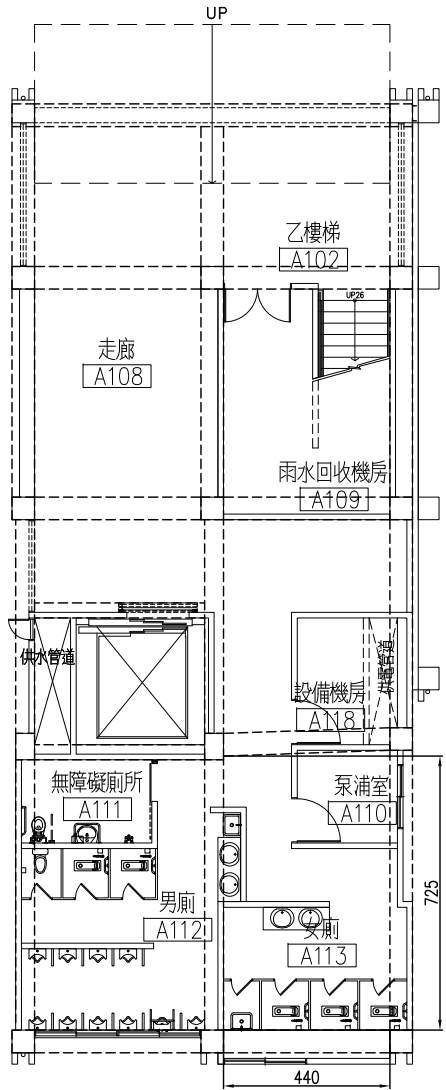


水池面積計算：
消防水池 = 7.25m x 4.4m = 31.9㎡

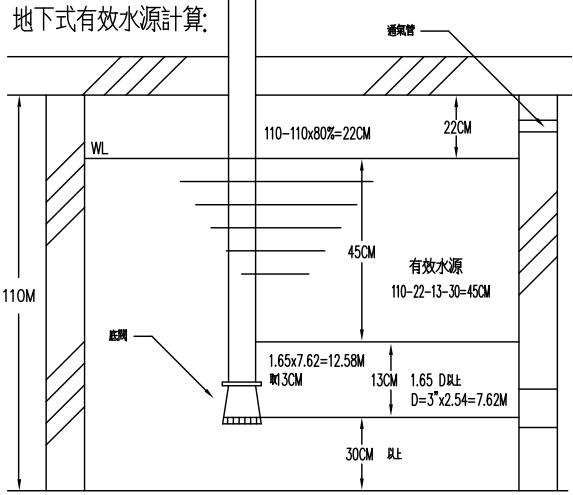



有效水量計算：
水池面積 31.9㎡ x 0.45m(H) = 14.35T

消防水池容量計算：
室內消防栓用水: 150L/min x 2x20min = 6T

合計: 6T
總水量: 31.9㎡ x 1.10m x 80% = 28.07T
有效水量: 14.35T > 6T

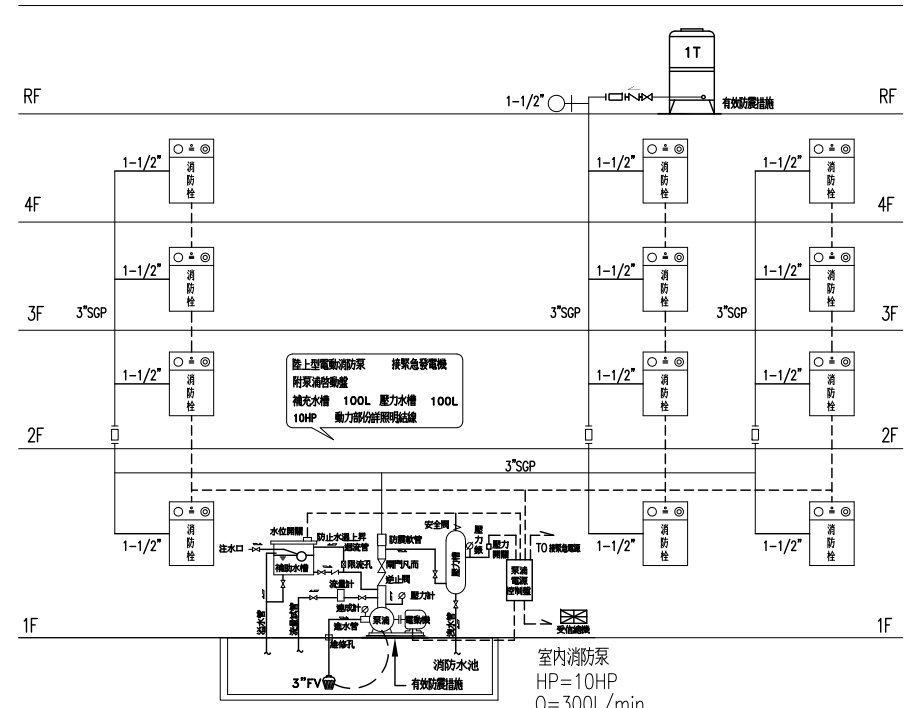

室內消防栓箱昇位圖

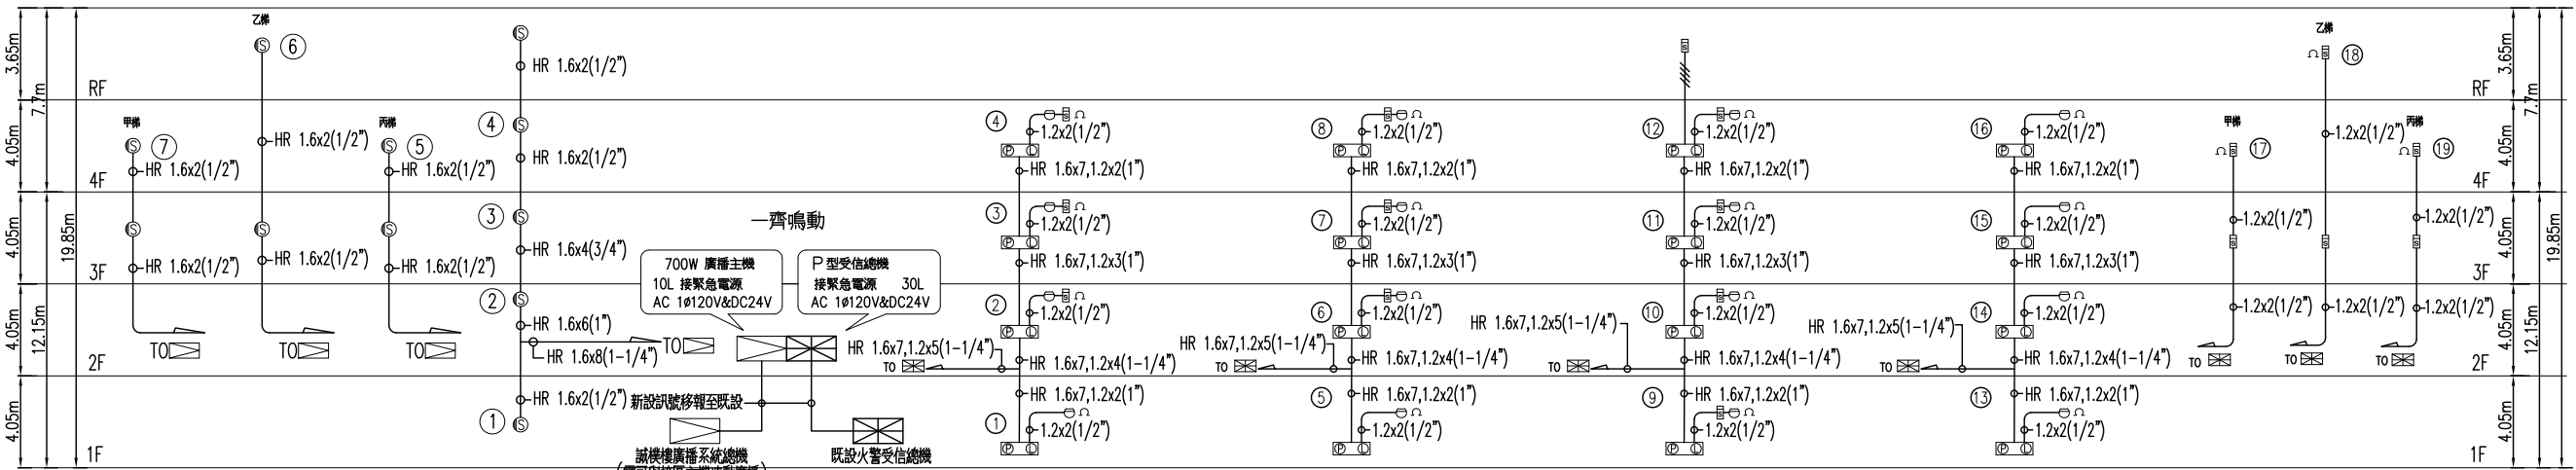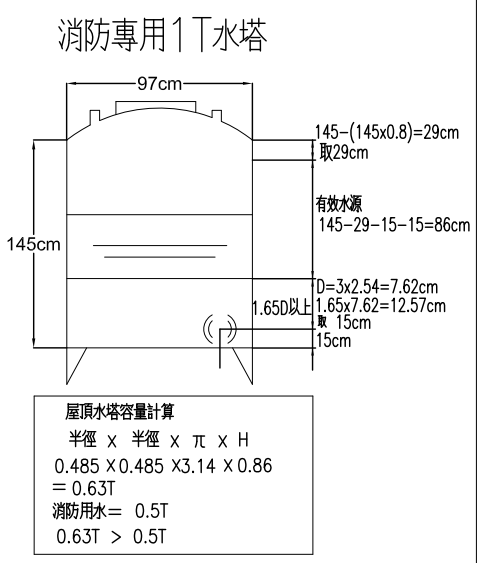

緊急廣播設備 昇位圖

廣播手動啟動裝置與手動警報機併設
廣播設備與火警自動警報設備連動

火警自動警報設備 昇位圖

第一百三十五條 緊急廣播設備與火警自動警報設備連動時，其火警音響鳴警準用第一百三條之規定。
緊急廣播設備之音響警報應為語音方式播放。
緊急廣播設備之緊急電源，準用第一百二十八條之規定。

備註
REMARKS

日期 DATE	
核准 APPROVED BY	
校對 CHECKED BY	
設計 DESIGNED BY	
繪圖 DRAWN BY	

業主
CLIENT

臺中市立臺中工業高級中等學校

工程名稱
CLIENT

新實習大樓新建工程

圖名
DRAWING

消防設備昇位圖

比例尺
SCALE

萬邦建築師事務所
台北市羅斯福路二段50號9F
TEL: 02-23948135
FAX: 02-23948139
e-mail: wanbang@ms16.hinet.net

簽章
SIGNATURE

業務編號
JOB NO.

圖號
DRAWING NO. F-04

張號
SHEET NO.