

備註
REMARKS

日期 DATE	
核准 APPROVED BY	
校對 CHECKED BY	
設計 DESIGNED BY	
繪圖 DRAWN BY	

業主
CLIENT
臺中市立臺中工業高級中等學校

工程名稱
CLIENT
新實習大樓新建工程

圖名
DRAWING
滅火及警報設備
一層至二層平面圖
(滅火器, 消防栓, 警報, 廣播)
比例尺
SCALE
A1=S:1/150 A3=S:1/300

萬邦建築師事務所
台北市羅斯福路二段50號9F
TEL: 02-23948135
FAX: 02-23948139
e-mail: wanbang@ms16.hinet.net

簽章
SIGNATURE


業務編號
JOB NO.
圖號
DRAWING NO. F-07
張號
SHEET NO. /

業務編號
JOB NO.


圖號
DRAWING NO. F-07

張號
SHEET NO.

1F	2F
11	8
3	3
1	1
6	8
52	54
22	27
1	1
1	1

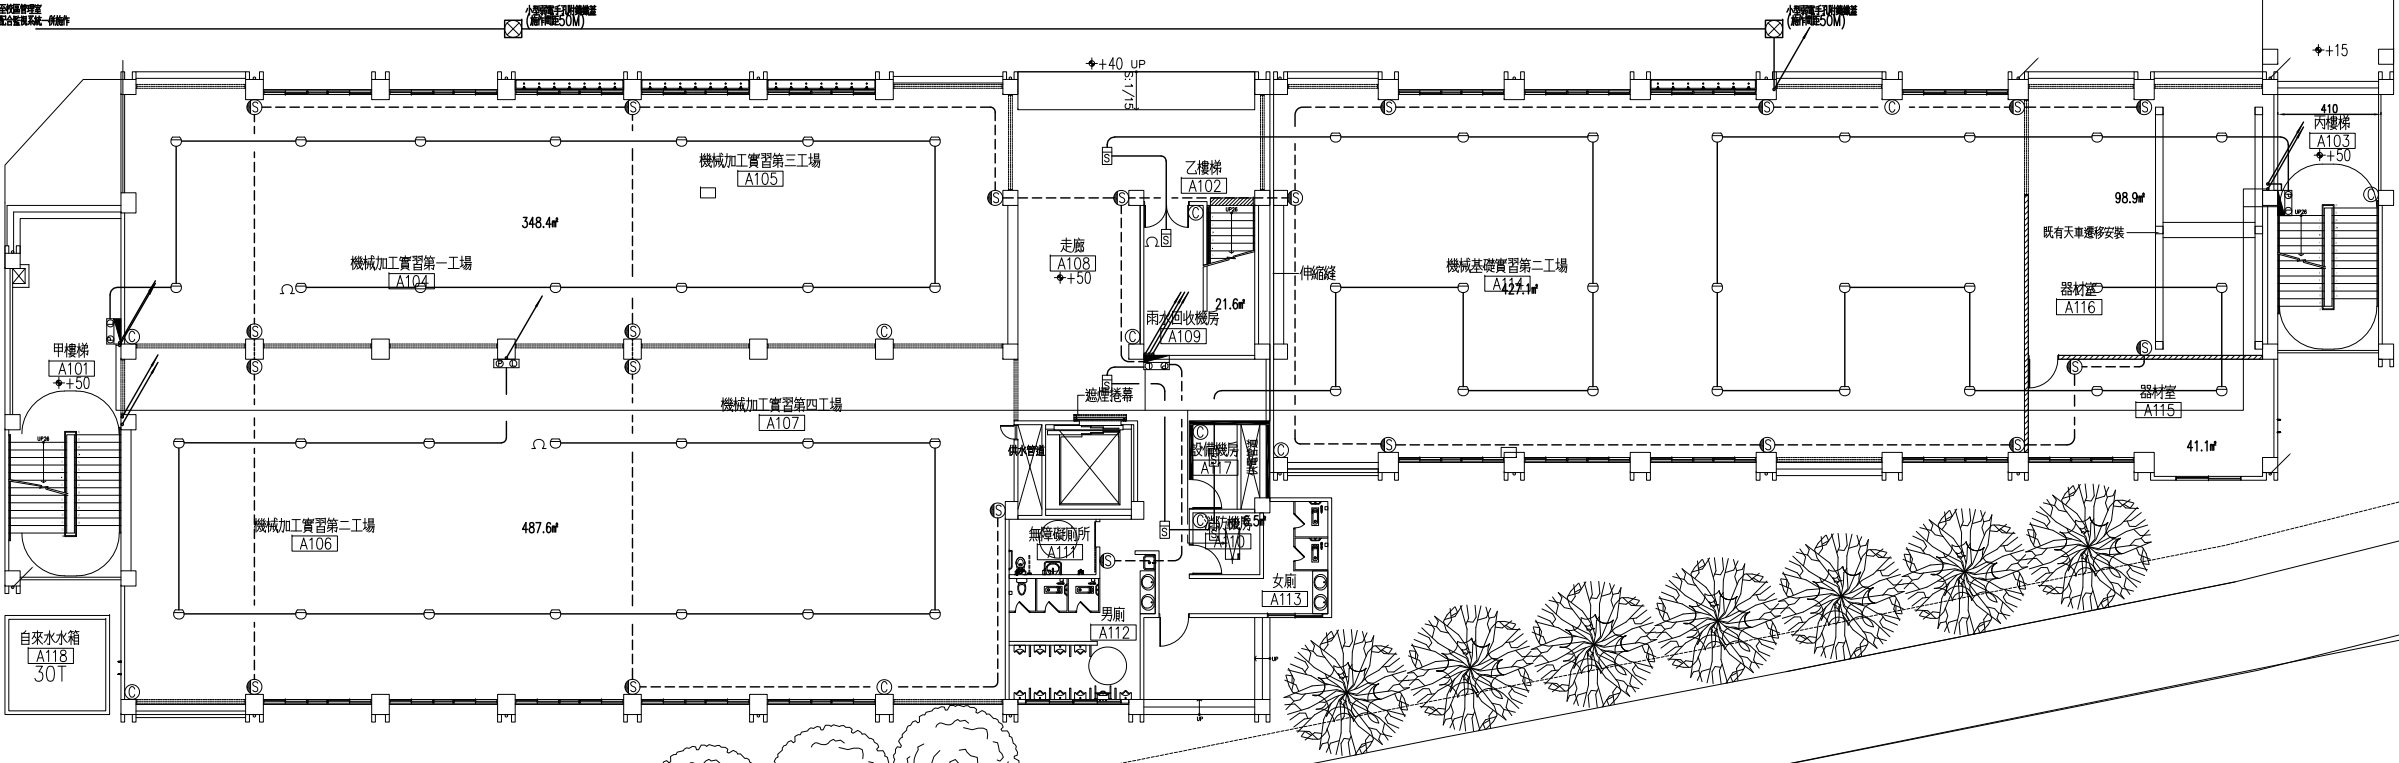

一層平面圖

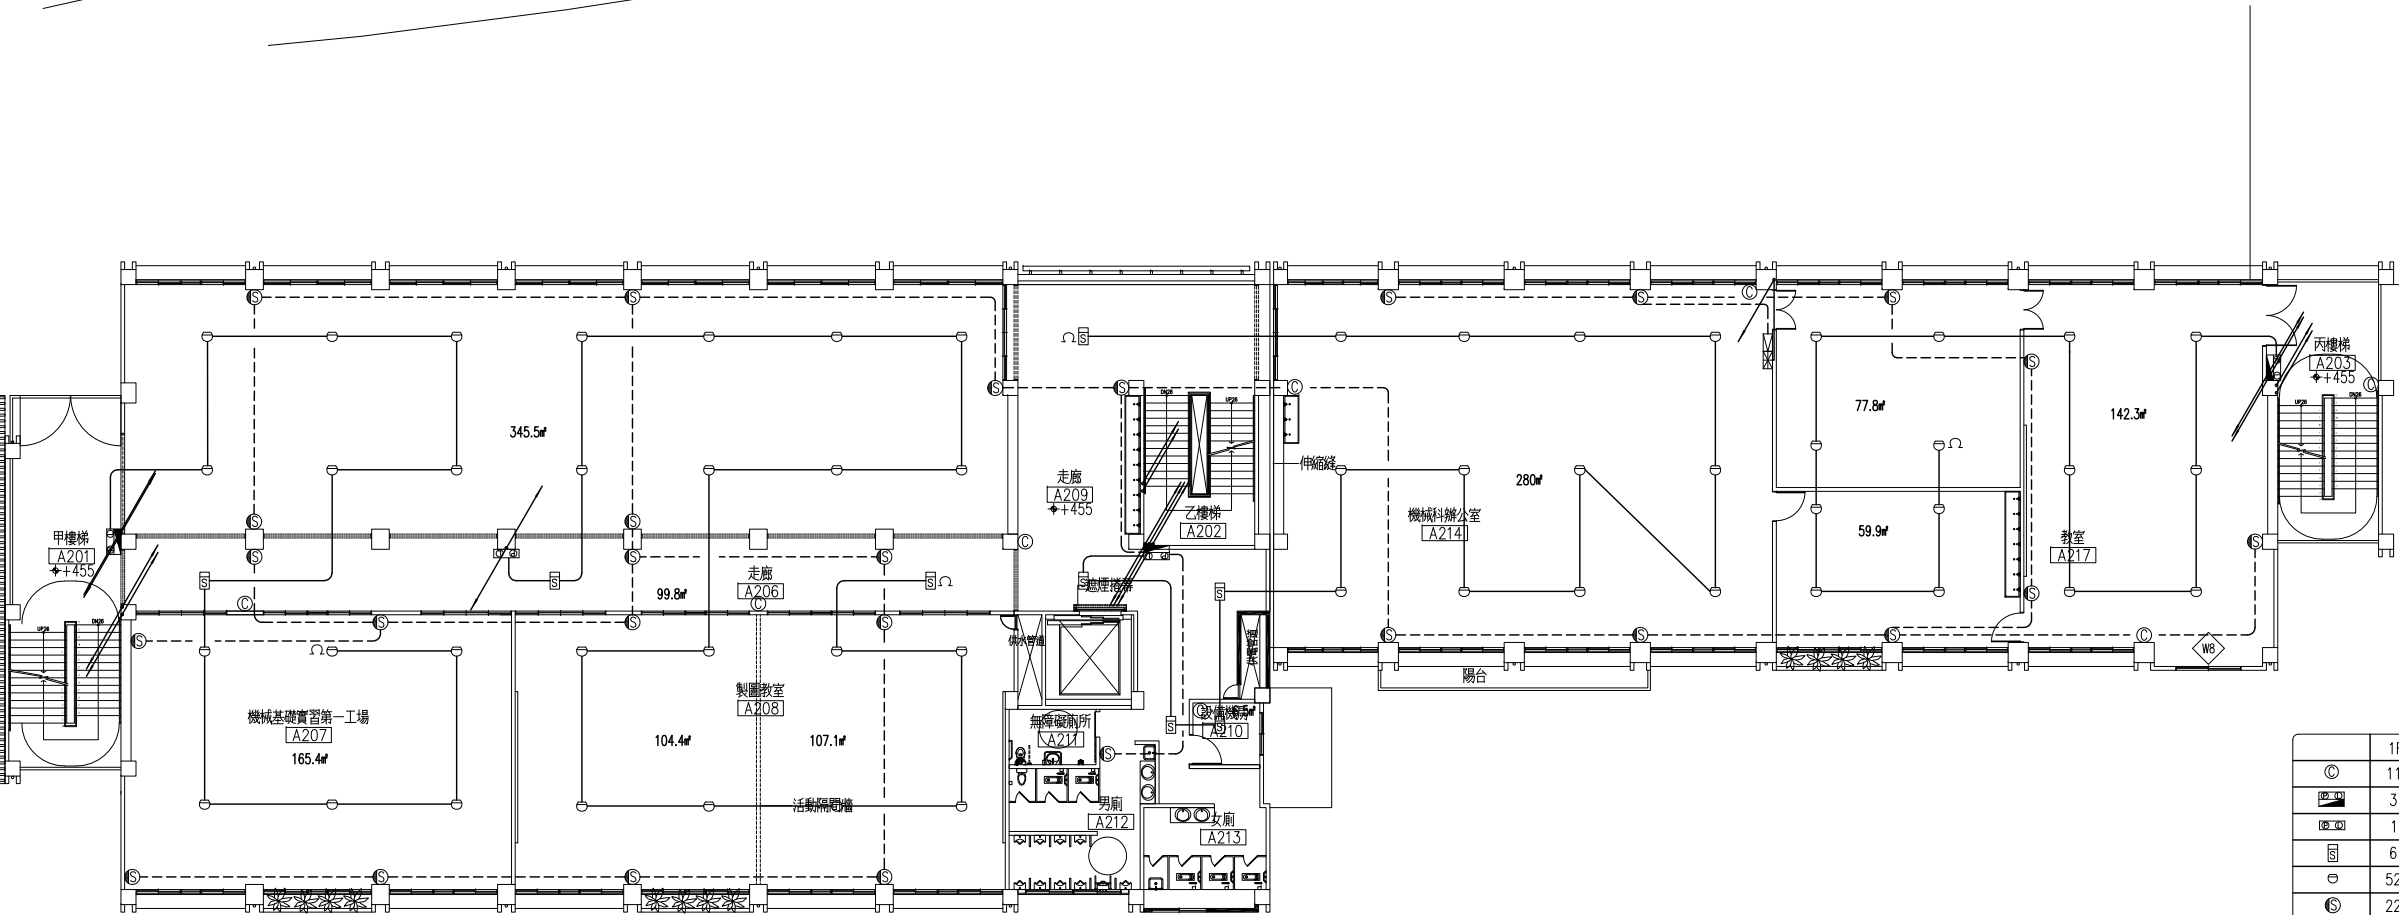

二層平面圖