

備註
REMARKS

日期
DATE
核准
APPROVED BY
校對
CHECKED BY
設計
DESIGNED BY
繪圖
DRAWN BY

業主
CLIENT

臺中市立臺中工業高級中等學校

工程名稱
CLIENT

新實習大樓新建工程

圖名
DRAWING

一層~二層空調設備
及配管平面圖

比例尺
SCALE

A1=S:1/150 A3=S:1/300

萬邦建築師事務所

台北市羅斯福路二段50號9F
TEL: 02-23948135
FAX: 02-23948139
e-mail: wanbang@ms16.hinet.net


簽章
SIGNATURE



業務編號
JOB NO.

圖號
DRAWING NO. AC-08

張號
SHEET NO.

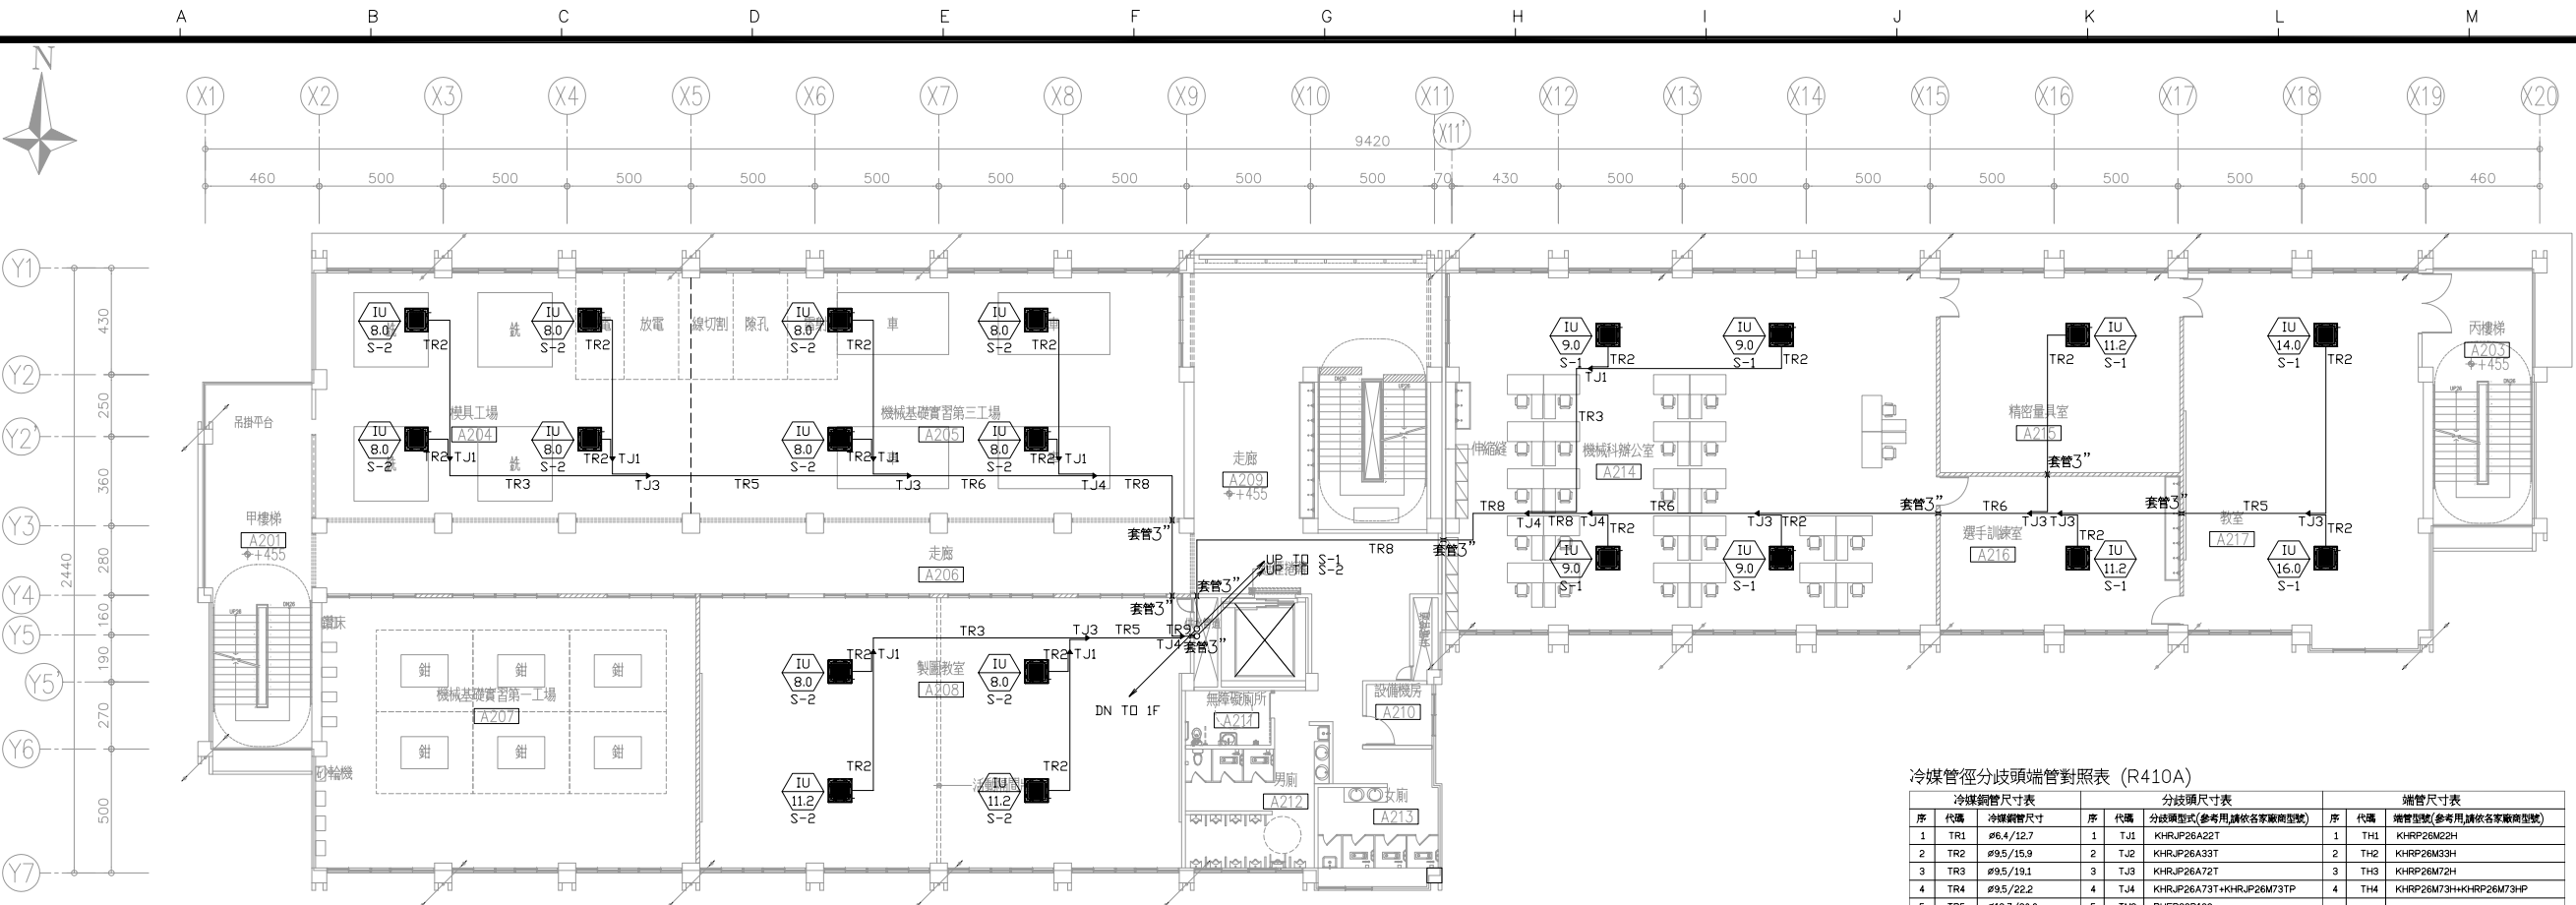


冷媒管徑分歧頭端管對照表 (R410A)

冷媒銅管尺寸表		分歧頭尺寸表		端管尺寸表	
序	代碼	序	代碼	序	代碼
1	TR1	1	TJ1	1	TH1
2	TR2	2	TJ2	2	TH2
3	TR3	3	TJ3	3	TH3
4	TR4	4	TJ4	4	TH4
5	TR5	5	TM2		
6	TR6	6	TM3		
7	TR7				
8	TR8				
9	TR9				

(※1) 室內機與：250型室內機不能裝在端管之後。

附註1:空調機圖面尺寸及位置為參考依據，冷媒管尺寸僅供參考依實際送管通過後之設備為準。
2:由業主及監造單位依現場實際位置確認後繪製施工圖送審後為施工依據。
3:變頻可調冷媒容量空調系統之設備安裝及配管施工均須由原廠商或原廠商指定之代理商施作，且完工後須由原廠商或原廠商指定之代理商出具合格證明文件並負連帶保固責任。

二層平面圖

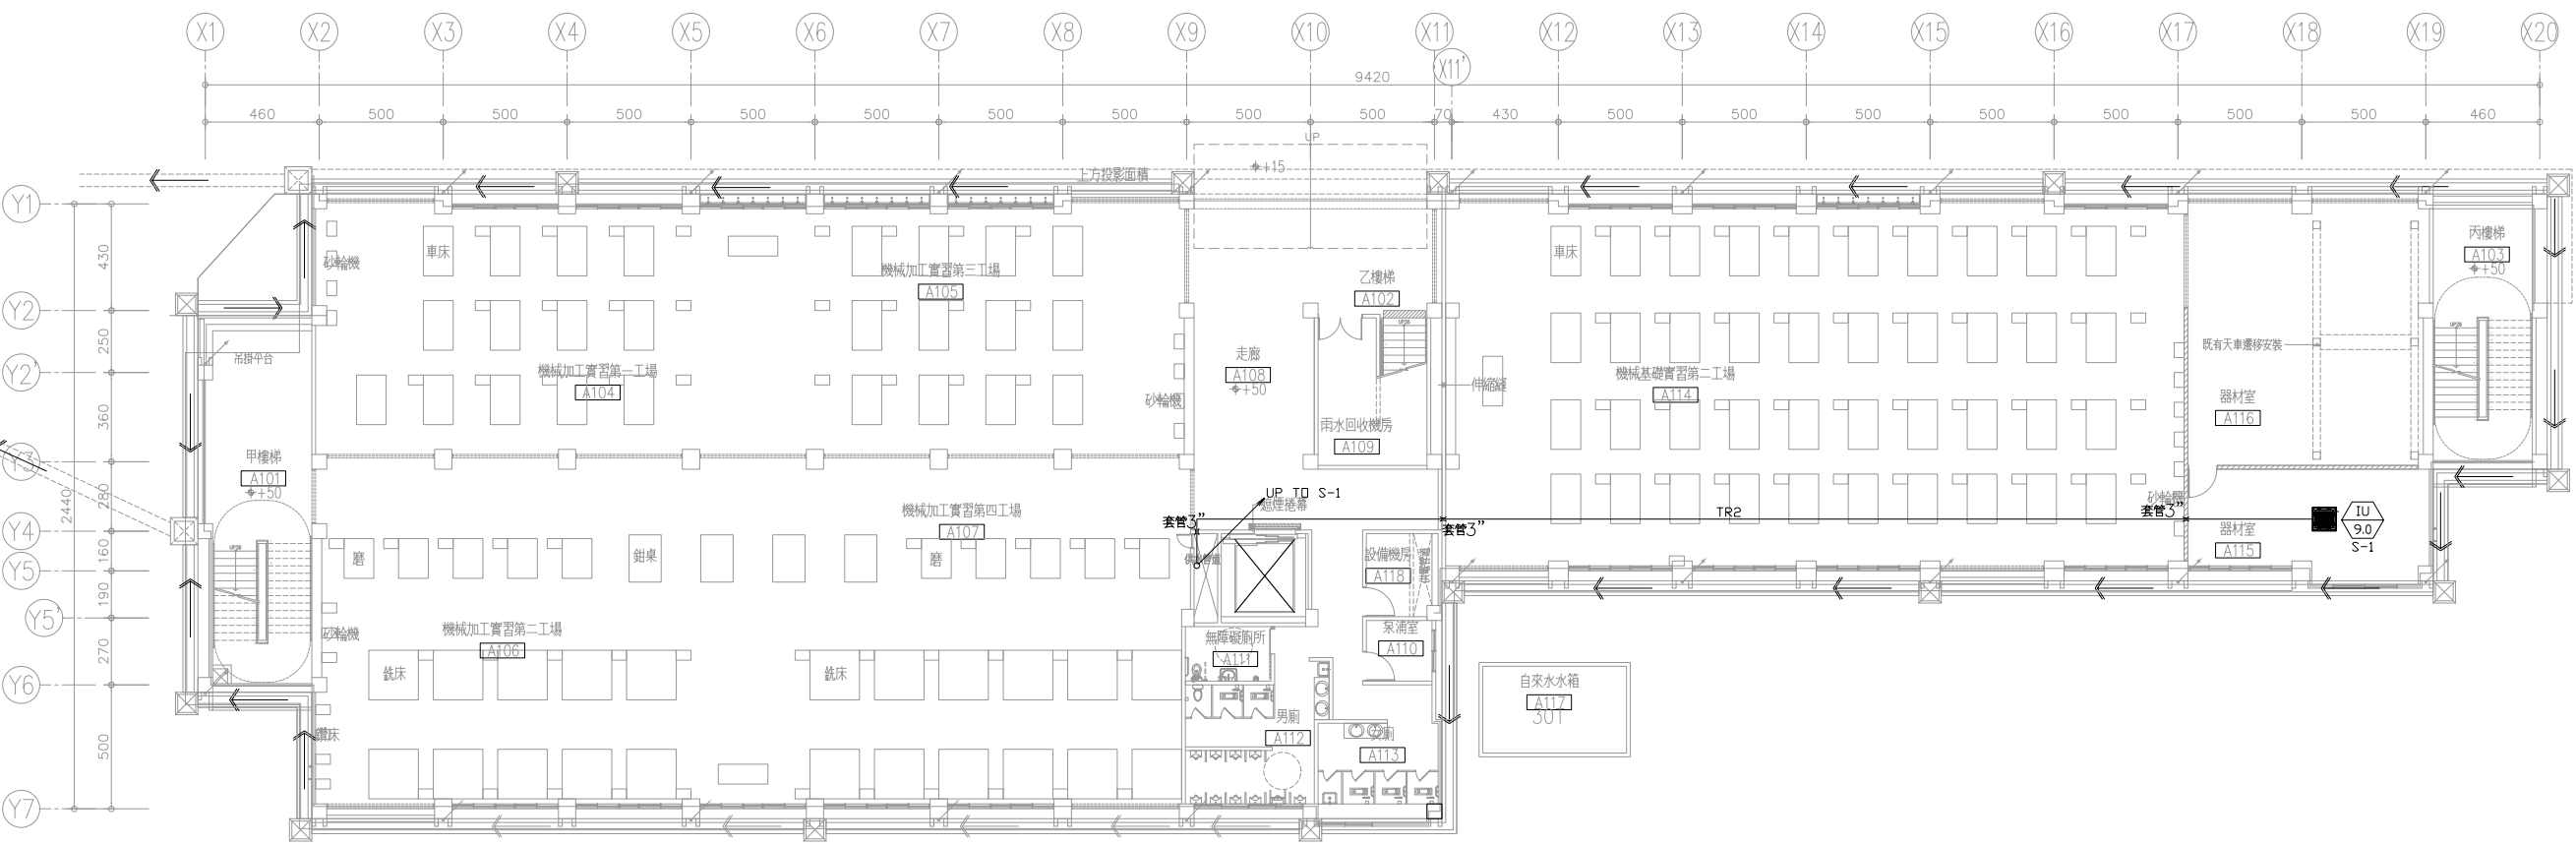

一層平面圖