

備註
REMARKS

日期
DATE
核准
APPROVED BY
校對
CHECKED BY
設計
DESIGNED BY
繪圖
DRAWN BY

業主
CLIENT

臺中市立臺中工業高級中等學校

工程名稱
CLIENT

新實習大樓新建工程

圖名
DRAWING

一層~二層空調設備
及排水平面圖

比例尺
SCALE

A1=S:1/150 A3=S:1/300

萬邦建築師事務所

台北市羅斯福路二段50號9F
TEL: 02-23948135
FAX: 02-23948139
e-mail: wanbang@ms16.hinet.net


簽章
SIGNATURE

業務編號
JOB NO.
圖號
DRAWING NO. AC-11
張號
SHEET NO.


業務編號
JOB NO.

圖號
DRAWING NO. AC-11

張號
SHEET NO.

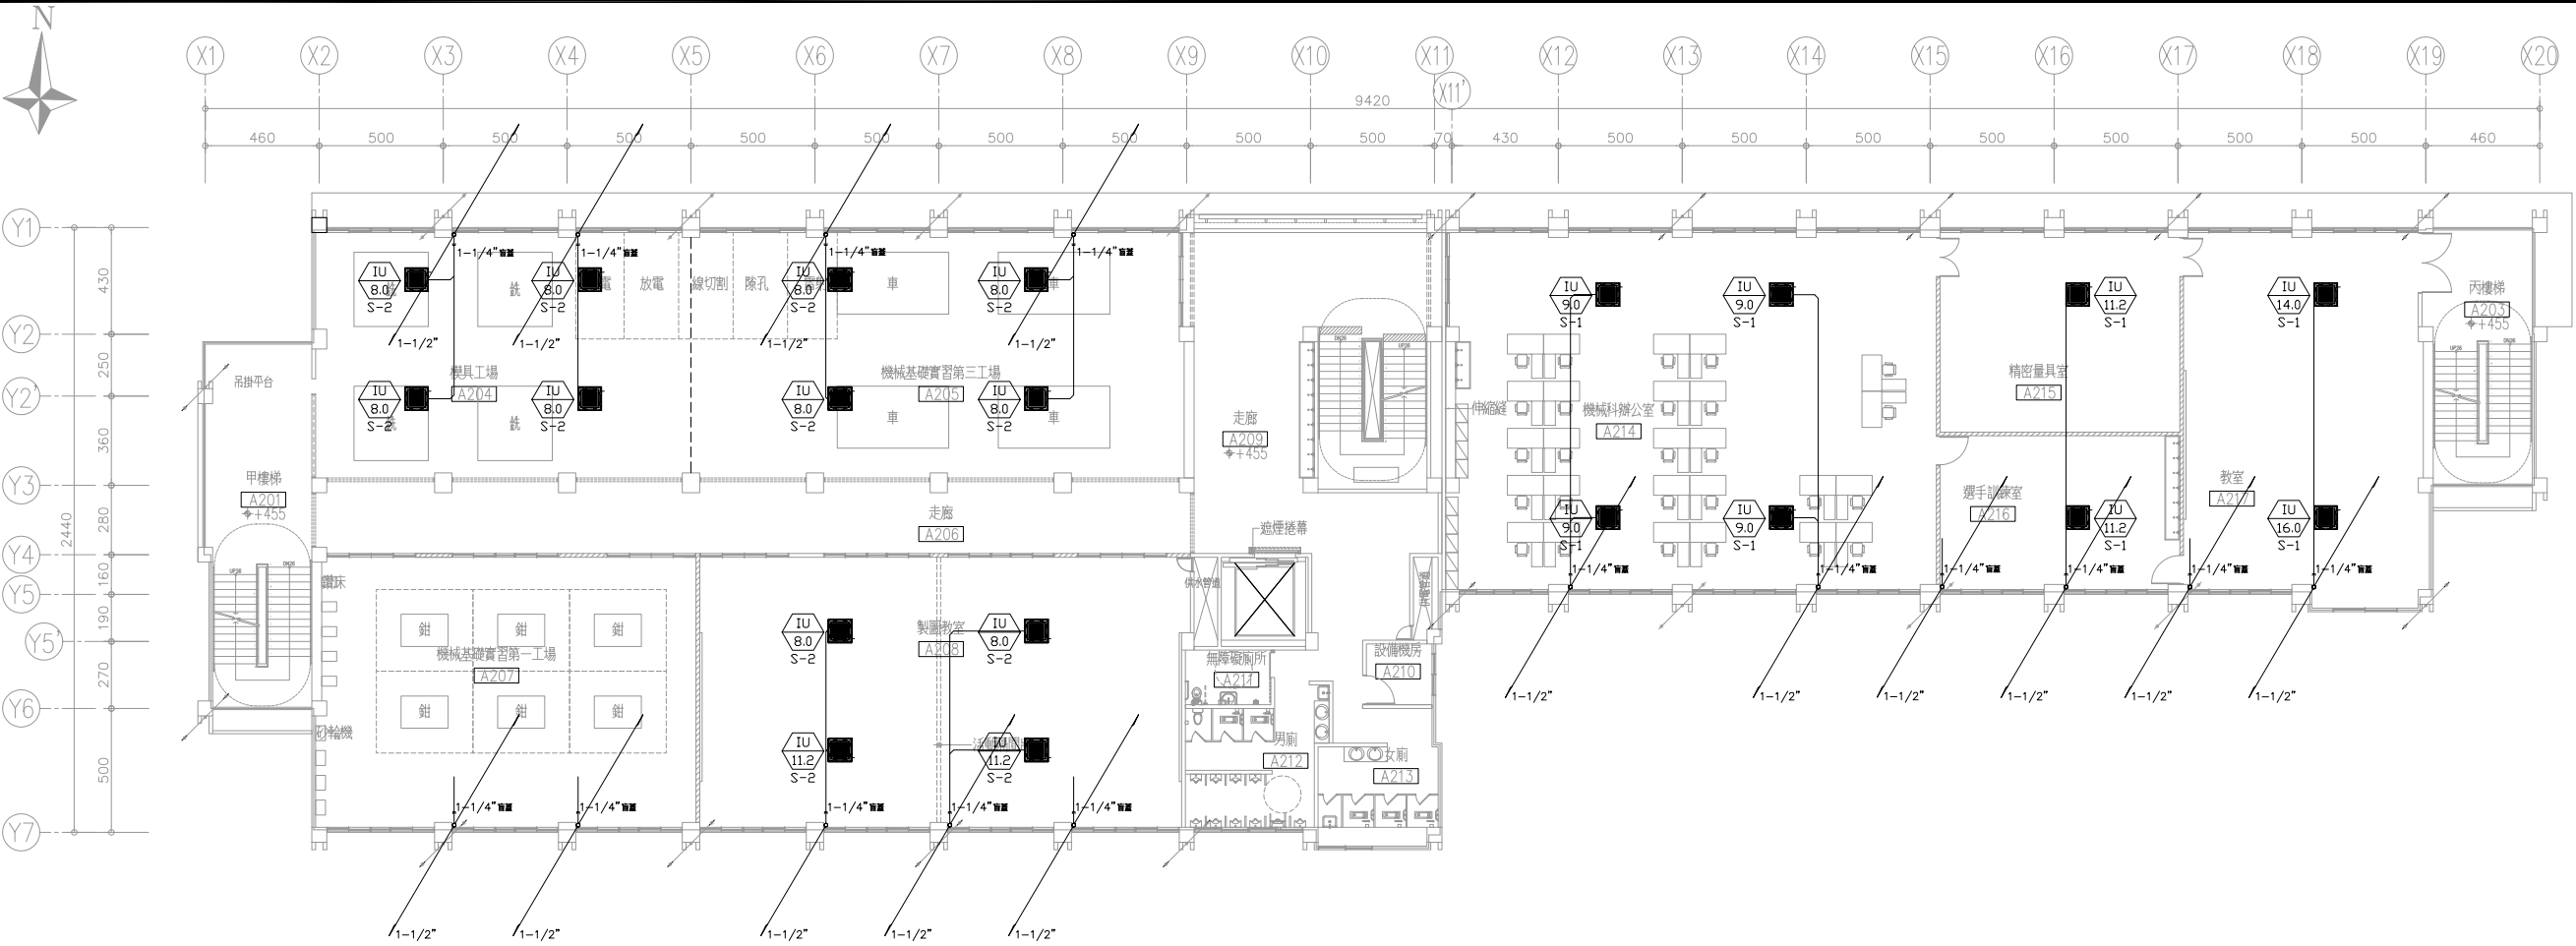

二層平面圖

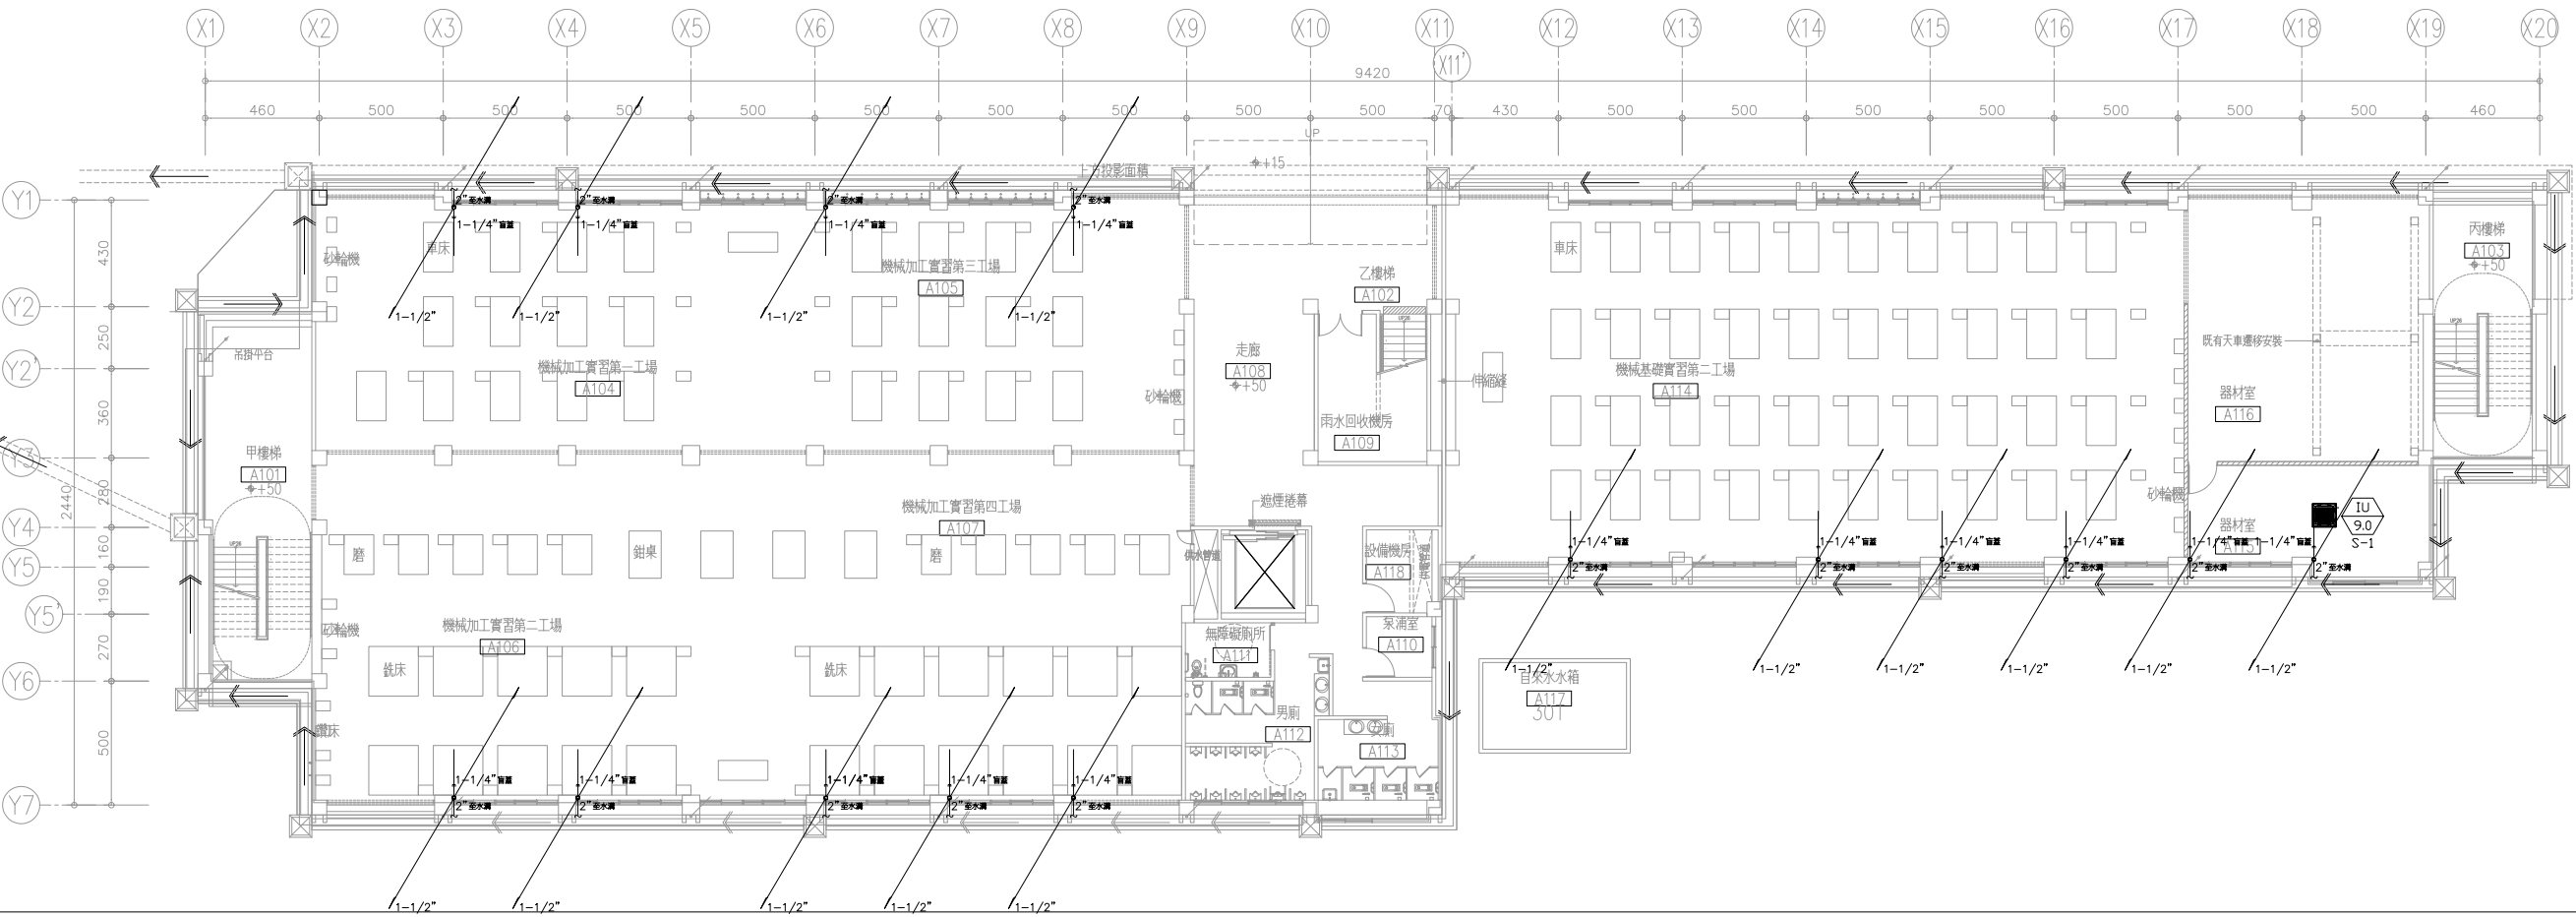

一層平面圖