



二層平面圖

- ▼ 空壓快速接頭，4分(one touch型)，裝置高度+150cm。(附1/2"不銹鋼球塞閥)
- ☒ 不銹鋼球塞閥(全流量型)
- 不銹鋼(304)空壓管，配管另件採不銹鋼牙口型。幹管採1"×3.0mmt，分支管採1/2"×2.5mmt。

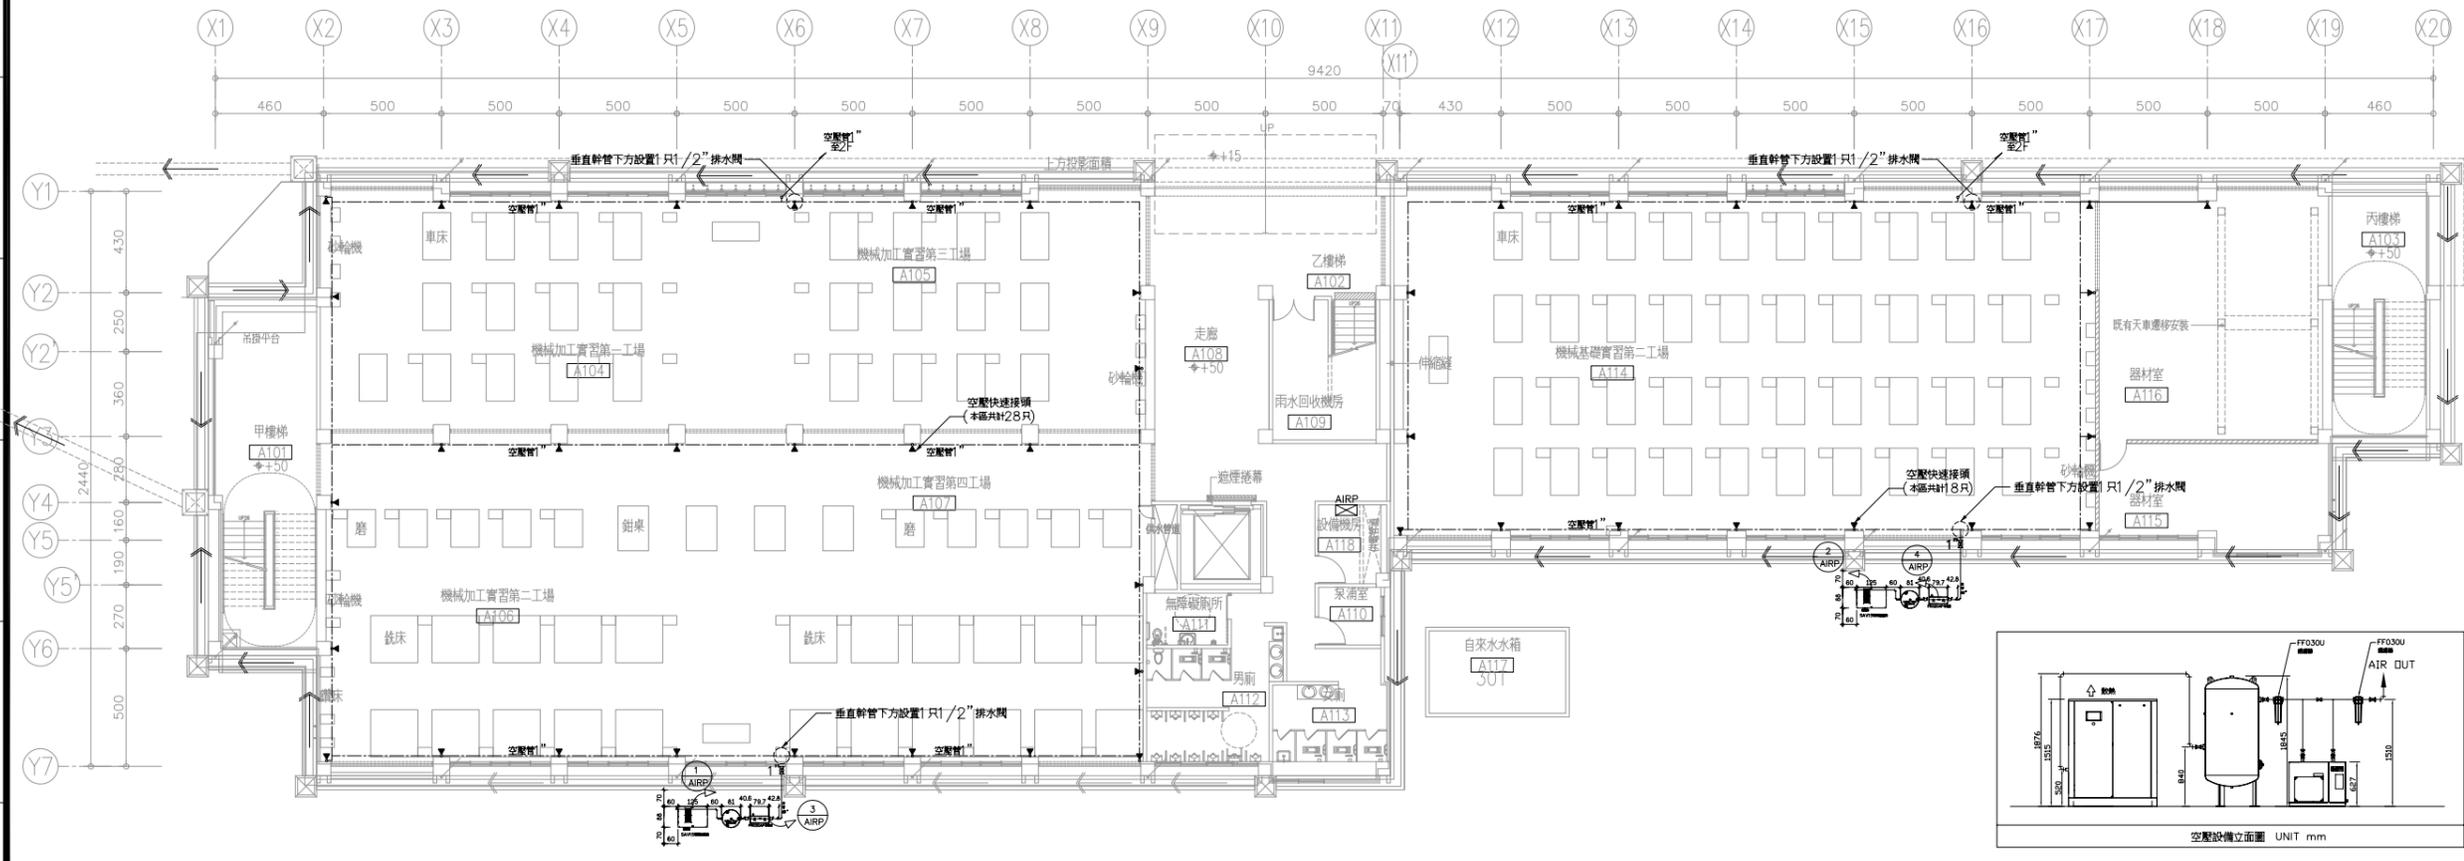

一層平面圖

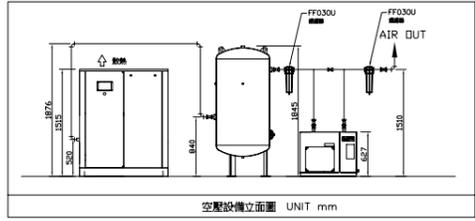

備註
REMARKS

日期 DATE	
核准 APPROVED BY	
校對 CHECKED BY	
設計 DESIGNED BY	
繪圖 DRAWN BY	

業主
CLIENT

臺中市立臺中工業高級中等學校

工程名稱
CLIENT

新賓習大樓新建工程

圖名
DRAWING

一層~二層空壓機配管及配電平面圖

比例尺
SCALE

A1=S:1/150 A3=S:1/300

萬邦建築師事務所
 台北市羅斯福路二段50號9F
 TEL: 02-23948135
 FAX: 02-23948139
 e-mail: wanbang@ms16.hinet.net

簽章
SIGNATURE



業務編號
JOB NO.

圖號
DRAWING NO. AC-17

張號
SHEET NO.