


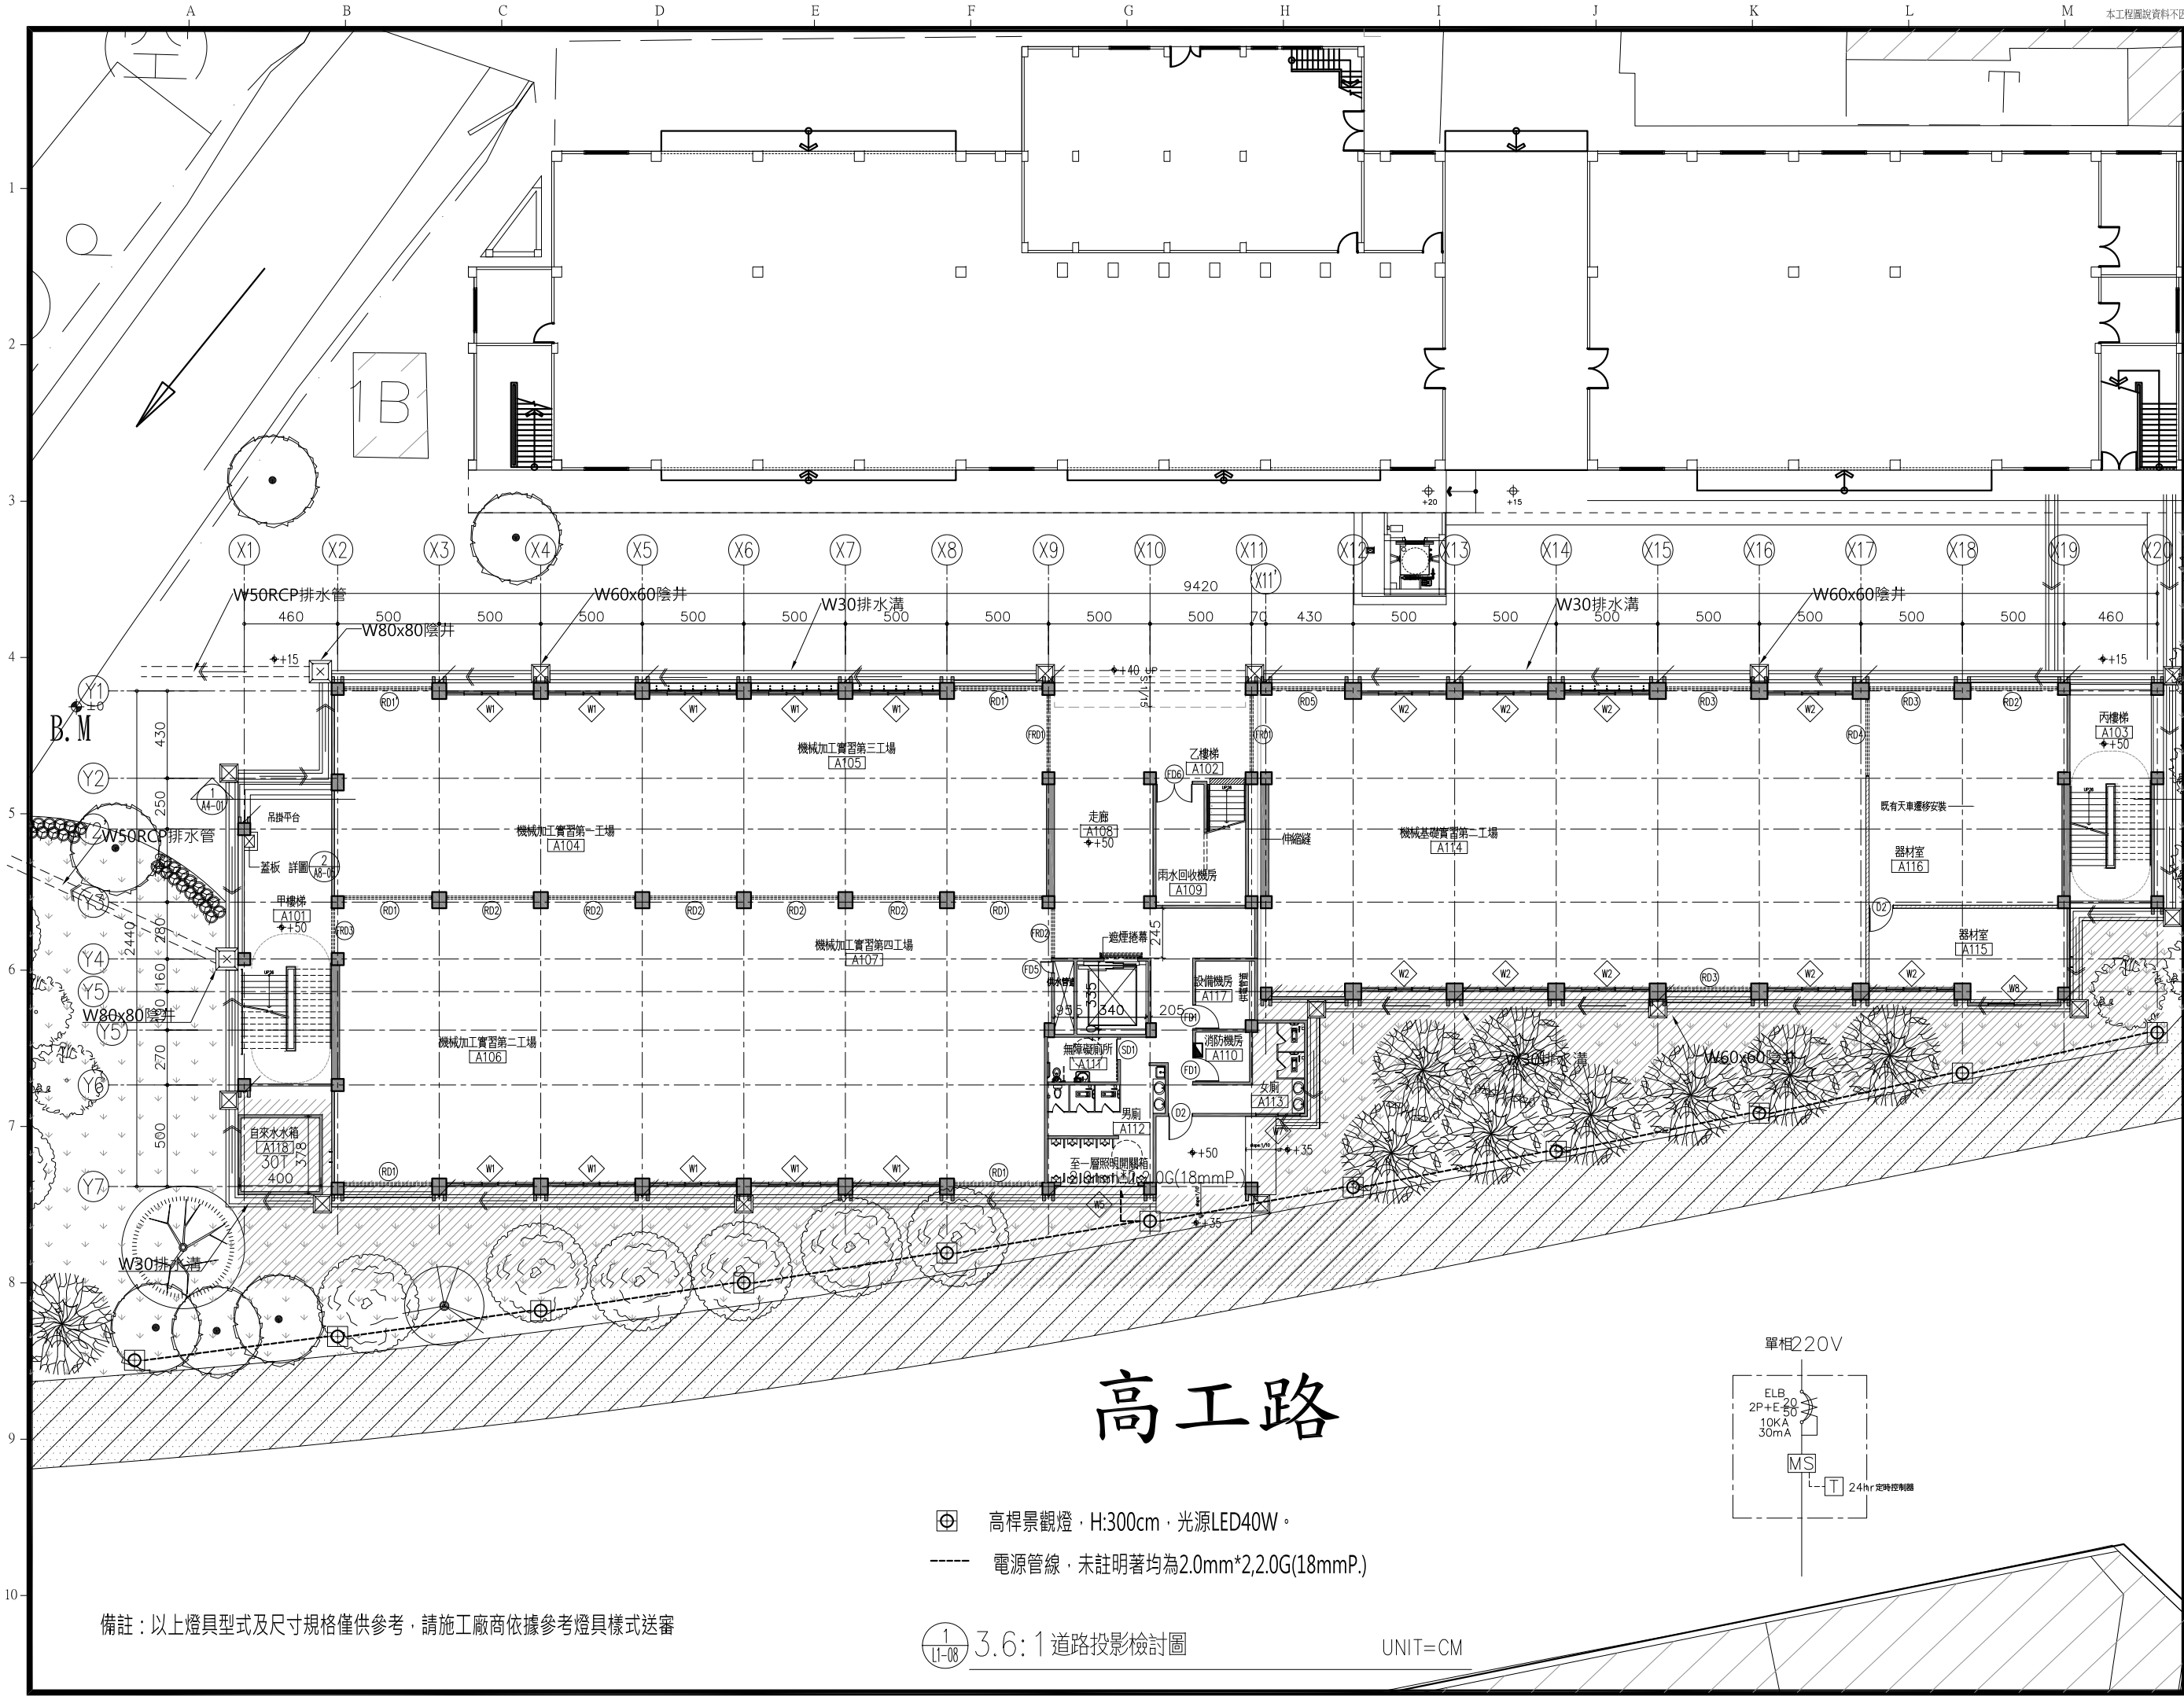

備註 REMARKS	
日期 DATE	
核准 APPROVED BY	
校對 CHECKED BY	
設計 DESIGNED BY	
繪圖 DRAWN BY	
業主 CLIENT	
臺中市立臺中工業高級中等學校	
工程名稱 CLIENT	
新實習大樓新建工程	
圖名 DRAWING	
一層景觀照明平面圖	
比例尺 SCALE	
A1=S:1/150 A3=S:1/300	
萬邦建築師事務所 台北市羅斯福路二段50號9F TEL: 02-23948135 FAX: 02-23948139 e-mail: wanbang@ms16.hinet.net	
簽章 SIGNATURE	
業務編號 JOB NO.	
圖號 DRAWING NO.	
L1-08	
張號 SHEET NO.	

備註：以上燈具型式及尺寸規格僅供參考，請施工廠商依據參考燈具樣式送審

1
L1-08

3.6:1 道路投影檢討圖

UNIT=CM