


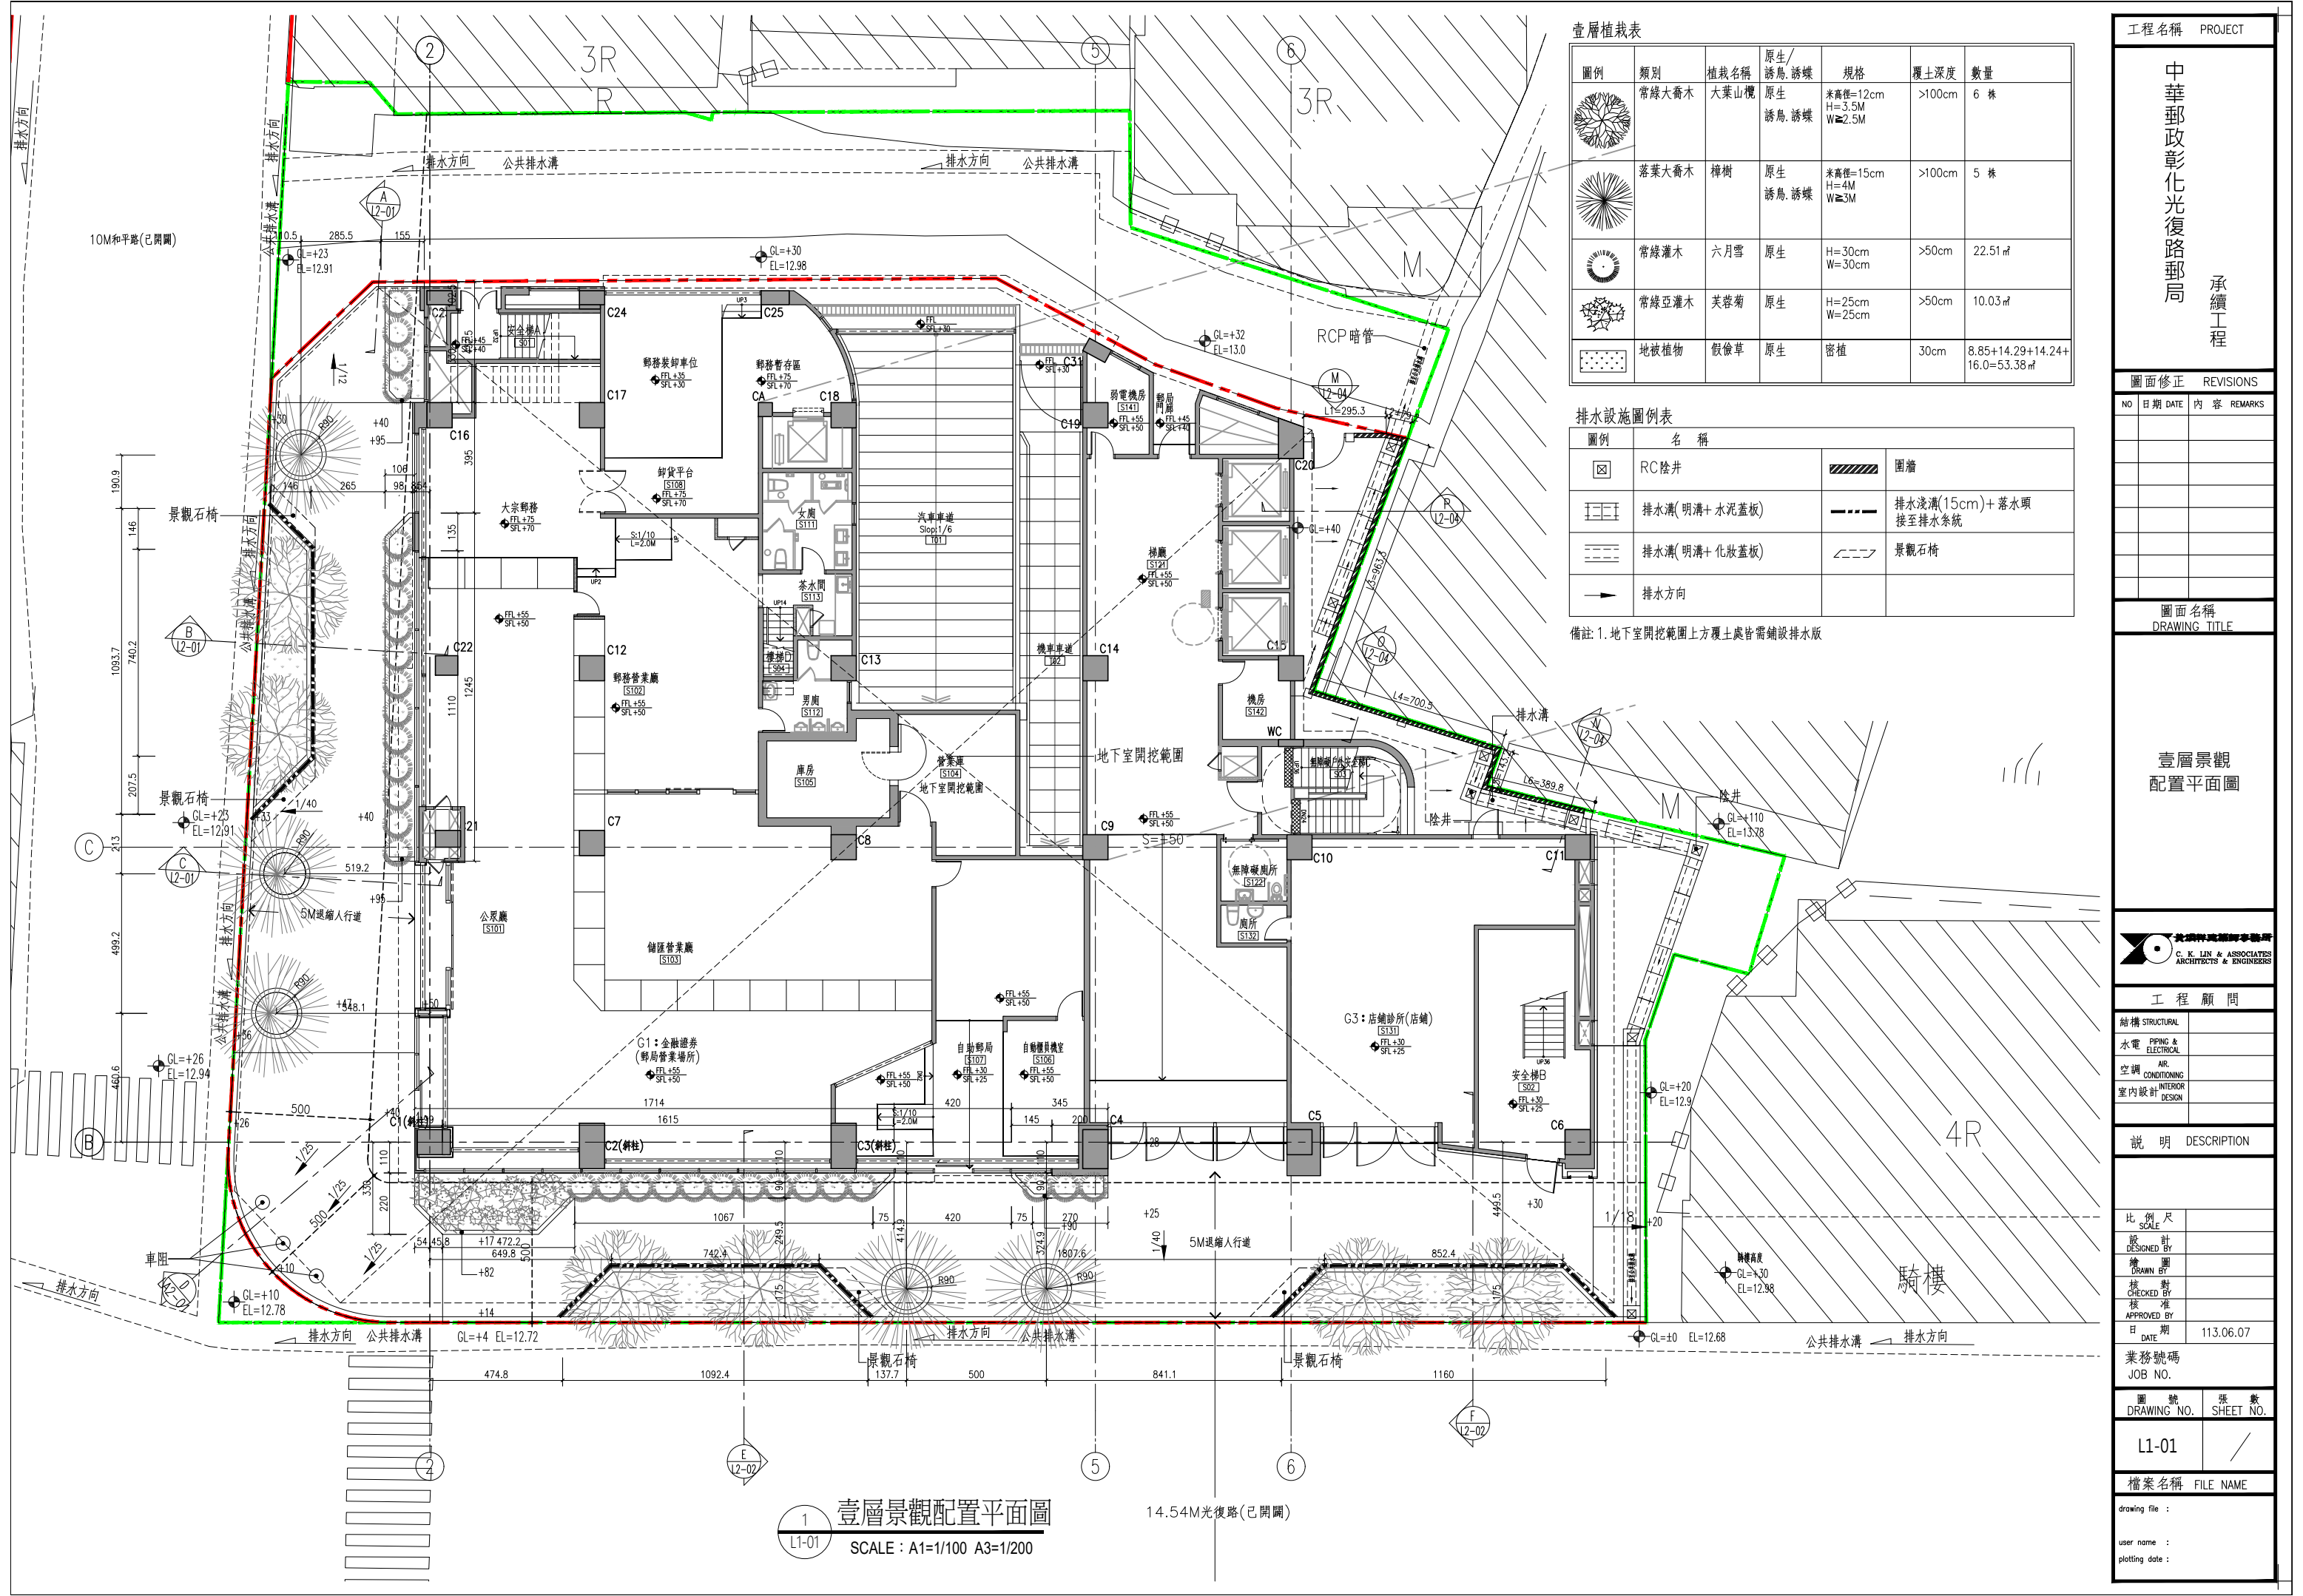

| 壹層植栽表 |       |      |          |                              |        |                                   |
|-------|-------|------|----------|------------------------------|--------|-----------------------------------|
| 圖例    | 類別    | 植栽名稱 | 原生/誘鳥/誘蝶 | 規格                           | 覆土深度   | 數量                                |
|       | 常綠大喬木 | 大葉山欖 | 原生       | 米高徑=12cm<br>H=3.5M<br>W≥2.5M | >100cm | 6 株                               |
|       | 落葉大喬木 | 樟樹   | 原生       | 米高徑=15cm<br>H=4M<br>W≥3M     | >100cm | 5 株                               |
|       | 常綠灌木  | 六月雪  | 原生       | H=30cm<br>W=30cm             | >50cm  | 22.51 ㎡                           |
|       | 常綠亞灌木 | 芙蓉菊  | 原生       | H=25cm<br>W=25cm             | >50cm  | 10.03 ㎡                           |
|       | 地被植物  | 假儼草  | 原生       | 密植                           | 30cm   | 8.85+14.29+14.24+<br>16.0=53.38 ㎡ |

| 排水設施圖例表                                                                             |               |                                                                                     |                           |
|-------------------------------------------------------------------------------------|---------------|-------------------------------------------------------------------------------------|---------------------------|
| 圖例                                                                                  | 名 稱           |                                                                                     |                           |
|  | RC 陰井         |  | 圍牆                        |
|  | 排水溝(明溝+ 水泥蓋板) |  | 排水淺溝(15cm)+ 落水頭<br>接至排水系統 |
|  | 排水溝(明溝+ 化妝蓋板) |  | 景觀石椅                      |
|  | 排水方向          |                                                                                     |                           |

備註: 1. 地下室開挖範圍上方覆土處皆需鋪設排水版

1 壹層景觀配置平面圖  
L1-01 SCALE : A1=1/100 A3=1/200

工程名稱 PROJECT

中華郵政彰化光復路郵局

承續工程

圖面修正 REVISIONS

| NO | 日期 DATE | 內容 | REMARKS |
|----|---------|----|---------|
|    |         |    |         |
|    |         |    |         |
|    |         |    |         |
|    |         |    |         |

圖面名稱 DRAWING TITLE

壹層景觀配置平面圖

壹層景觀配置平面圖

壹層景觀配置平面圖

工程顧問

結構 STRUCTURAL

水電 PIPING & ELECTRICAL

空調 AIR-CONDITIONING

室內設計 INTERIOR DESIGN

說明 DESCRIPTION

比 例 尺 SCALE

設 計 DESIGNED BY

繪 圖 DRAWN BY

核 對 CHECKED BY

核 准 APPROVED BY

日 期 DATE

113.06.07

業務號碼 JOB NO.

圖 號 DRAWING NO.

張 數 SHEET NO.

L1-01

檔案名稱 FILE NAME

drawing file :

user name :

plotting date :