


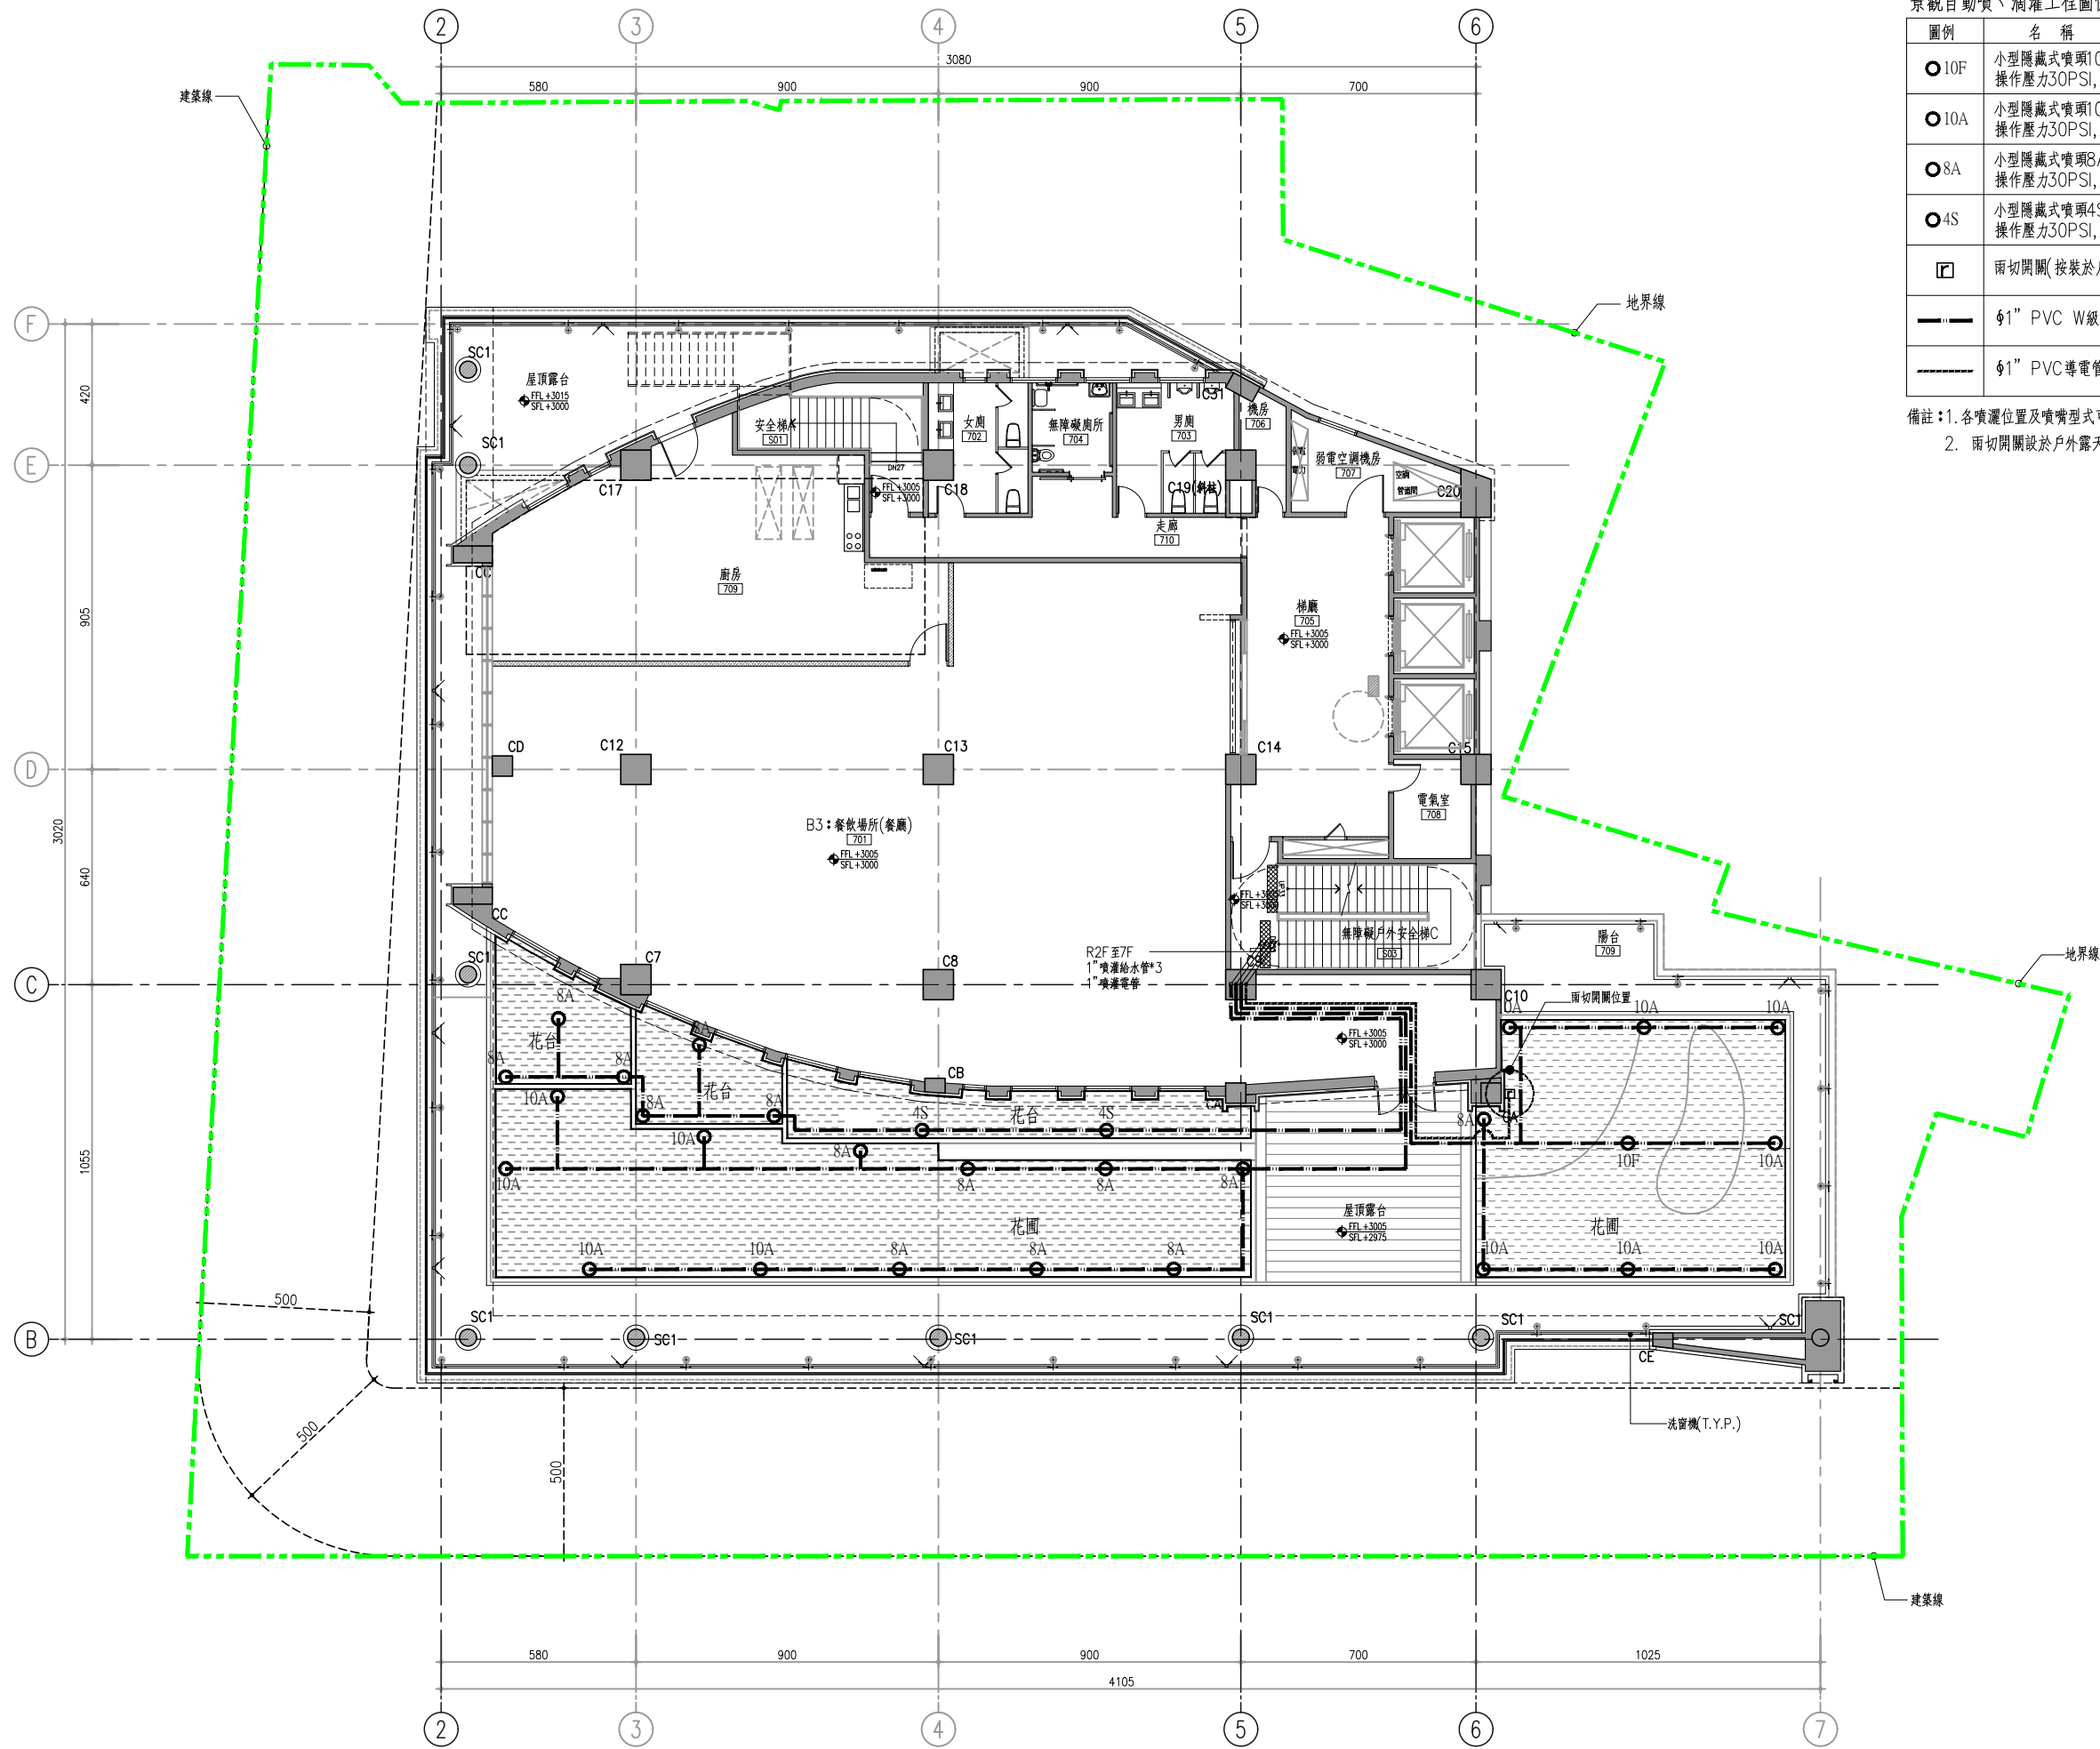

景觀自動噴、滴灌工程圖例說明	
圖例	名 稱
○10F	小型隱藏式噴頭10F, 口徑1/2", 半徑10英尺, 操作壓力30PSI, 水量2.11GPM/360度角度可調
○10A	小型隱藏式噴頭10A, 口徑1/2", 半徑10英尺, 操作壓力30PSI, 水量1.15GPM/180度角度可調
○8A	小型隱藏式噴頭8A, 口徑1/2", 半徑8英尺, 操作壓力30PSI, 水量0.99GPM/180度角度可調
○4S	小型隱藏式噴頭4SST, 口徑1/2", W x L=4'x30', 操作壓力30PSI, 水量0.9GPM
□	雨切開關(按裝於戶外適當位置)
—	1/2" PVC W級給水管
---	1/2" PVC導電管 / 2.0mm2PVC電纜線

備註：1. 各噴灑位置及噴嘴型式可視現場植栽變化調整
2. 雨切開關設於戶外露天噴灑不到之處適當位置

1
L1-25
柒層噴灌配置平面圖
SCALE : A1=1/100 A3=1/200

工程名稱PROJECT

中華郵政彰化光復路郵局

承續工程

圖面修正REVISIONS

NO	日期DATE	內容REMARKS

圖面名稱DRAWING TITLE

柒層噴灌配置平面圖

光復林氏事務所

C. K. LIN & ASSOCIATES

ARCHITECTS & ENGINEERS

工程顧問

結構STRUCTURAL	
水電PIPING & ELECTRICAL	
空調AIR-CONDITIONING	
室內設計INTERIOR DESIGN	

說明DESCRIPTION

比例SCALE	
設計DESIGNED BY	
繪圖DRAWN BY	
校對CHECKED BY	
核准APPROVED BY	
日期DATE	113.06.07
業務號碼JOB NO.	
圖號DRAWING NO.	
張數SHEET NO.	
L1-25	
檔案名稱FILE NAME	
drawing file :	
user name :	
plotting date :	