



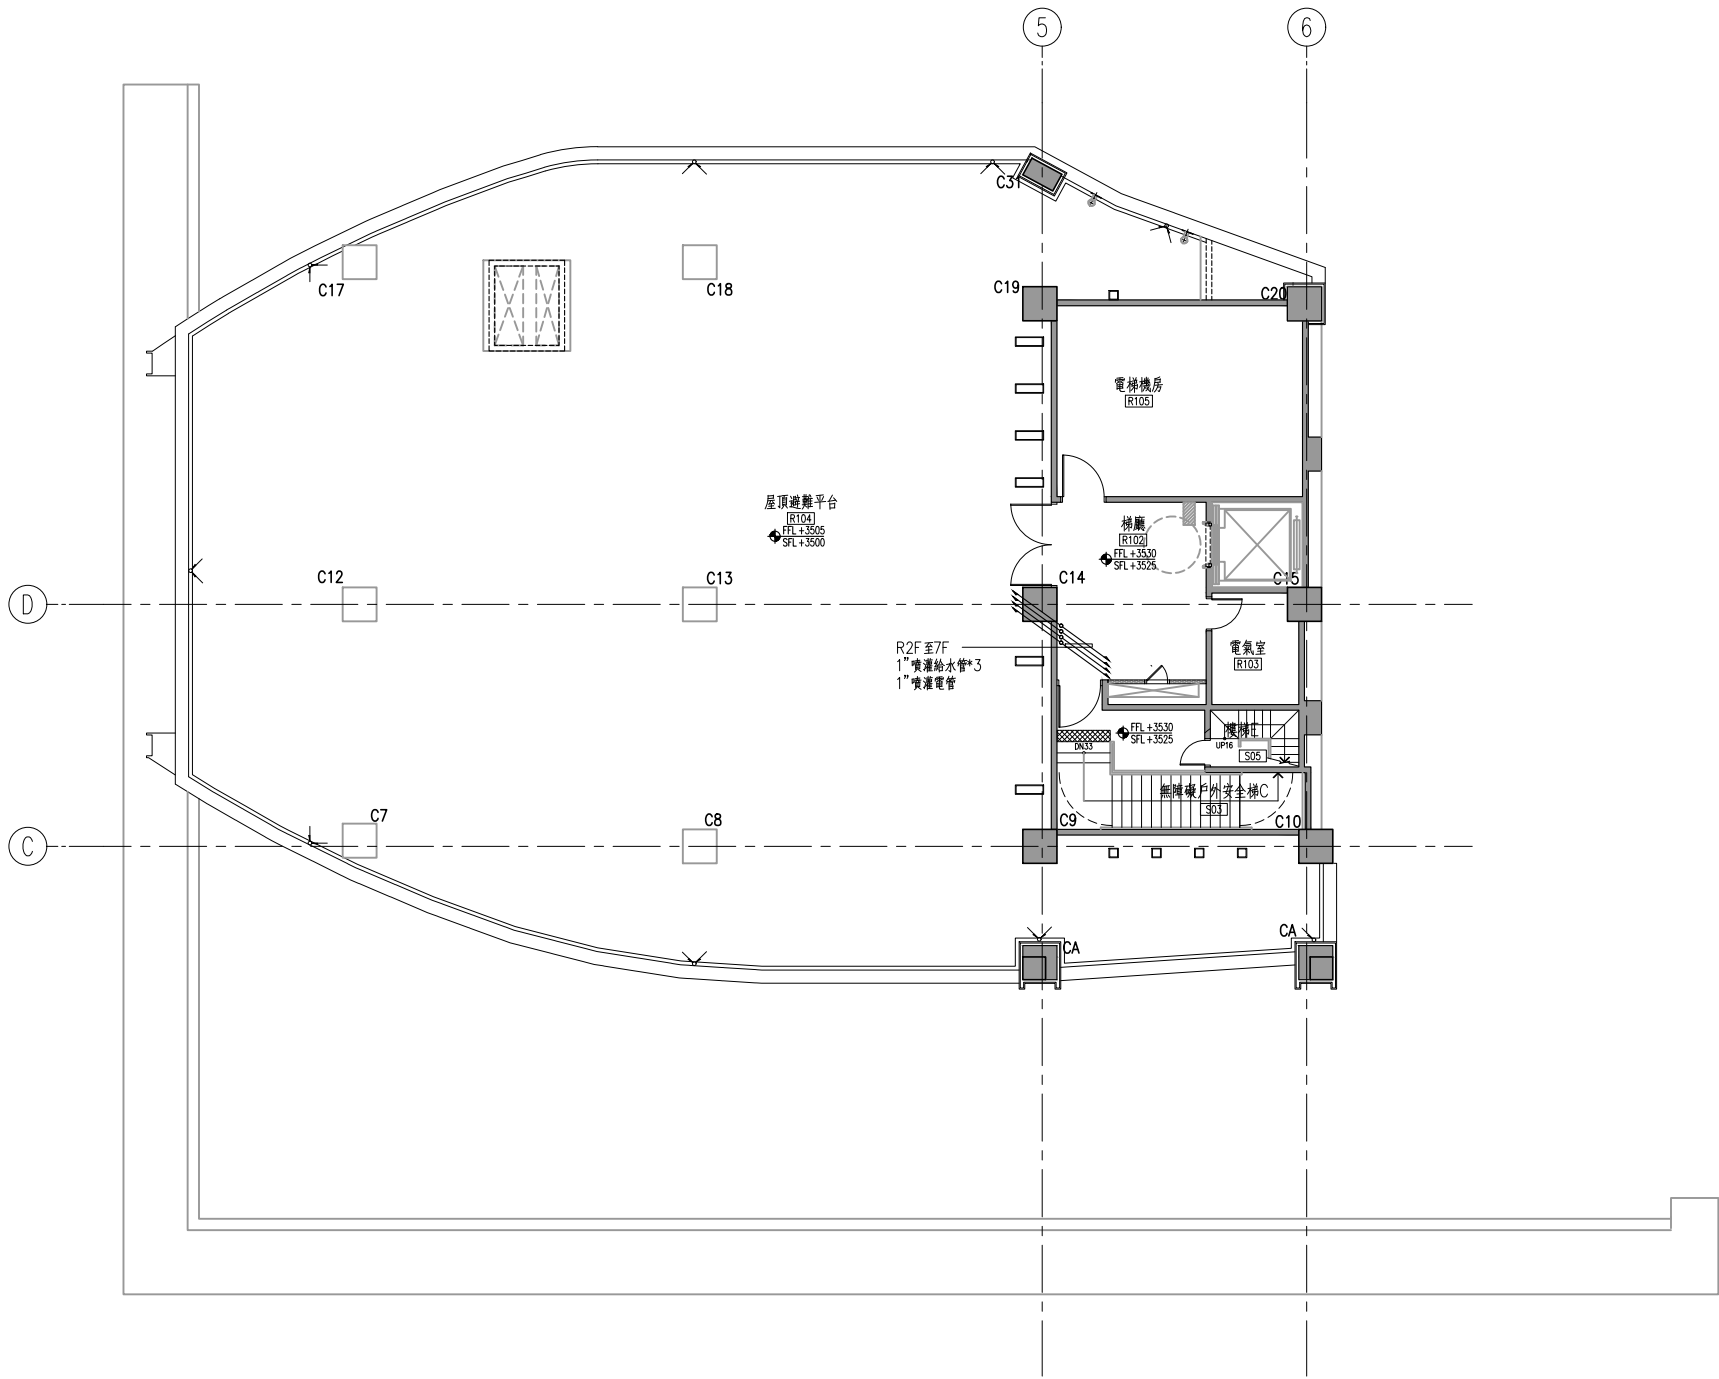

1 屋突壹層噴灌配置平面圖
L1-26 SCALE : A1=1/100 A3=1/200

景觀自動噴、滴灌工程圖例說明	
圖例	名 稱
⋈	1"噴灌電磁閥,含1"銅閘閥及12"HDPE綠色長方型閘箱
ⓐ	自動控制器,定時控制器,置於控制箱內
ⓑ	陸上型變頻恆壓系浦含壓力桶,220V/單相,水量14GPM,揚程3kg,1HP
ⓓ	控制箱
ⓔ	1000型儲水桶,φ85*H148cm
——	φ1" PVC W級給水管
----	φ1" PVC導電管 / 2.0mm2PVC電纜線

備註：1. φ3/4"一次測獨立給水水源含閘閥提供至噴灌儲水桶處(屬水電工程)
2. 一次測電源 1φ2W 220V提供至噴灌控制盤處(屬水電工程)

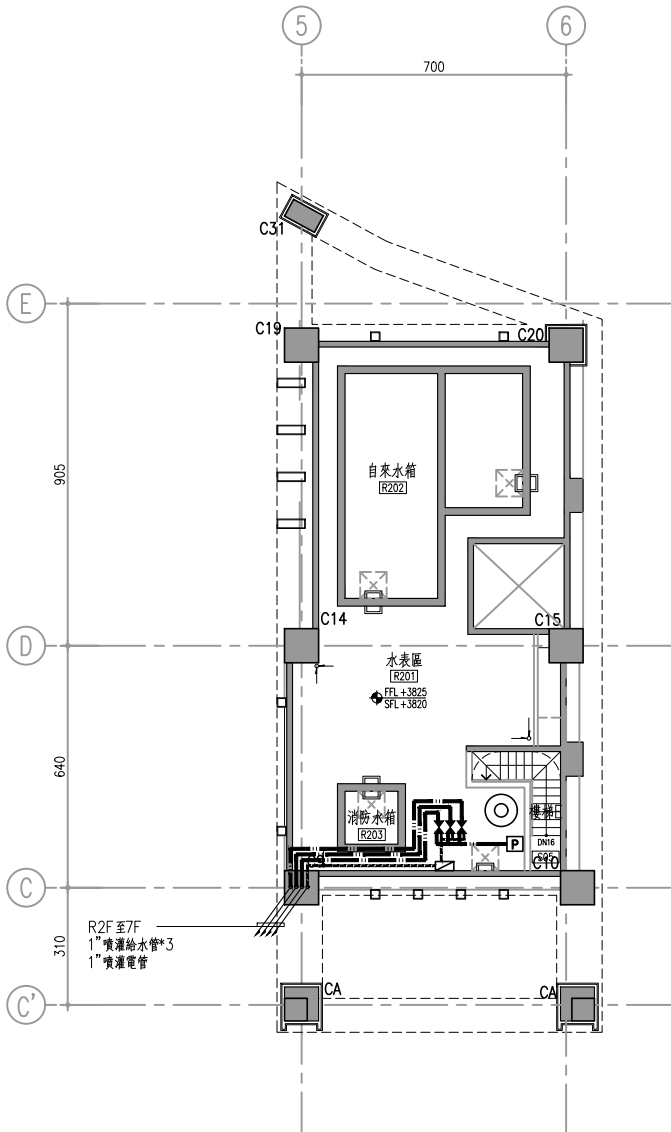

1 屋突貳層噴灌配置平面圖
L1-26 SCALE : A1=1/100 A3=1/200

工程名稱 PROJECT	
中華郵政彰化光復路郵局 承續工程	
圖面修正 REVISIONS	
NO	日期 DATE 內容 REMARKS
圖面名稱 DRAWING TITLE	
屋突壹~貳層 噴灌配置平面圖	
光復路郵政事務所 C. K. LIN & ASSOCIATES ARCHITECTS & ENGINEERS	
工程顧問	
結構 STRUCTURAL	
水電 PIPING & ELECTRICAL	
空調 AIR-CONDITIONING	
室內設計 INTERIOR DESIGN	
說明 DESCRIPTION	
比例尺 SCALE	
設計 DESIGNED BY	
繪圖 DRAWN BY	
校對 CHECKED BY	
核准 APPROVED BY	
日期 DATE	113.06.07
業務號碼 JOB NO.	
圖號 DRAWING NO.	張數 SHEET NO.
L1-26	/
檔案名稱 FILE NAME	
drawing file : user name : plotting date :	