
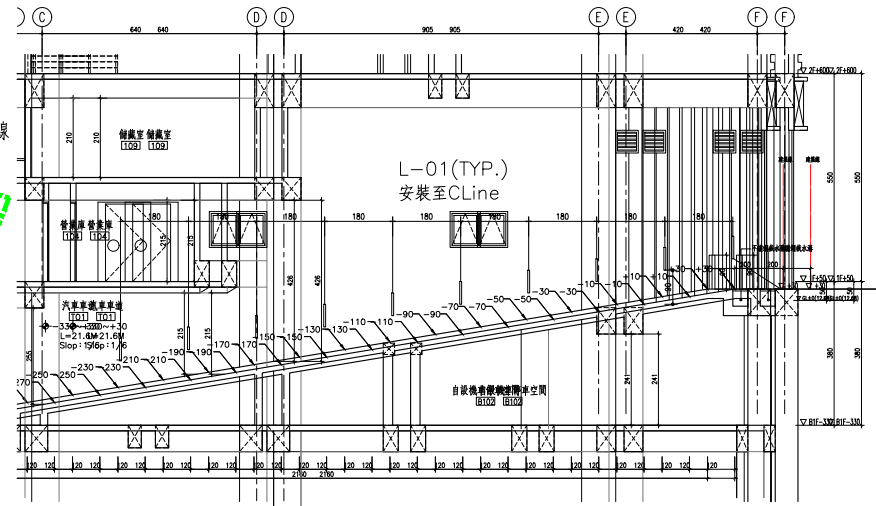


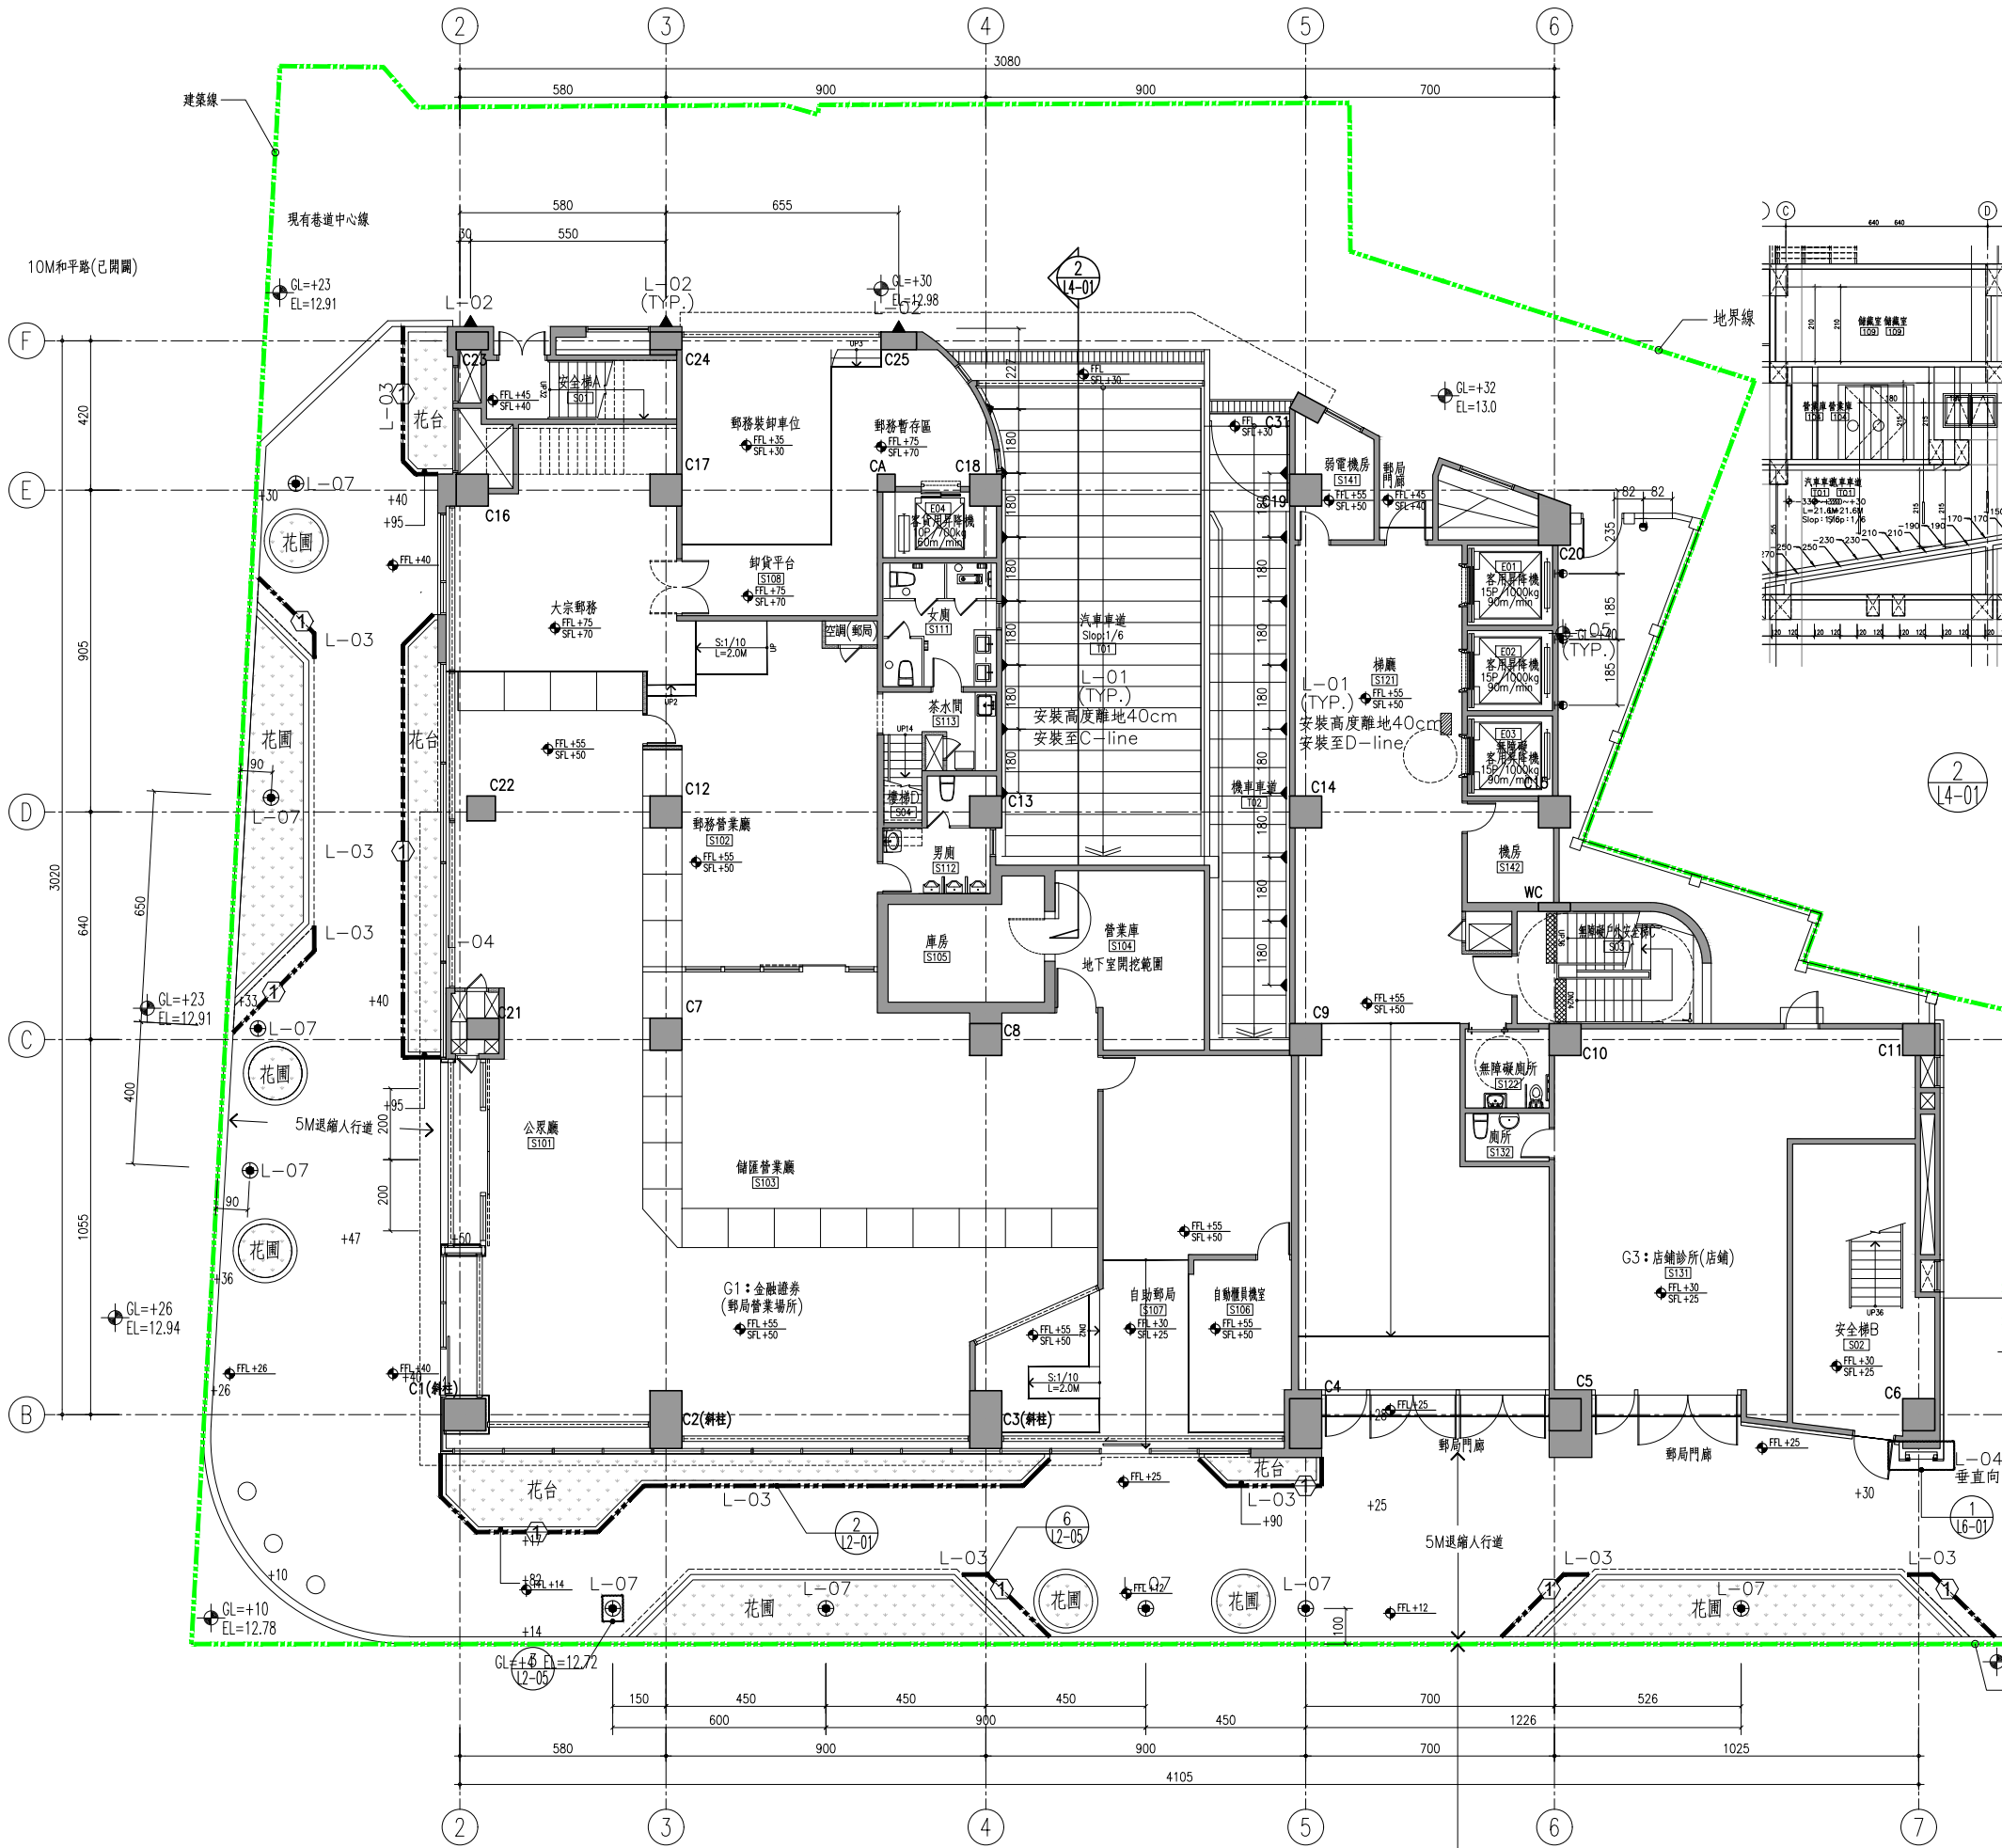

燈具索引圖	燈具編號	材質施工說明	色溫	備註
	L-01	停車燈	3000K	1F~B1F車道
	L-02	引導燈	3000K	1F
	L-03	LED軟燈帶	3000K	1F花台及座椅下方
	L-04	LED軟燈帶	4000K	1F~7F連型框架
	L-05	壁燈	3000K	1F郵局招牌下方
	L-06	射燈	3000K	1F郵局入口
	L-07	景觀高燈	3000K	1F
	L-08	矮柱燈	3000K	7F露台
	L-09	壁燈	3000K	7F露台

壹層燈光配置平面圖
SCALE: A1=1/100 A3=1/200

14.54M光復路(已開闢)

工程名稱 PROJECT
中華郵政彰化光復路郵局
承續工程

圖面修正 REVISIONS
NO 日期 DATE 內容 REMARKS

圖面名稱 DRAWING TITLE
壹層燈光配置平面圖

工程顧問
結構 STRUCTURAL
水電 PIPING & ELECTRICAL
空調 AIR-CONDITIONING
室內設計 INTERIOR DESIGN

說明 DESCRIPTION

比例尺 SCALE
設計 DESIGNED BY
繪圖 DRAWN BY
校對 CHECKED BY
核准 APPROVED BY
日期 DATE 113.06.07

業務號碼 JOB NO.
圖號 DRAWING NO. L4-01
張數 SHEET NO. /

檔案名稱 FILE NAME
drawing file :
user name :
plotting date :