

工程名稱 PROJECT

中華郵政彰化光復路郵局
承續工程

圖面修正 REVISIONS

NO	日期 DATE	內容 REMARKS

圖面名稱 DRAWING TITLE

燈光配置
南向立面圖



工程顧問

結構 STRUCTURAL	
水電 PIPING & ELECTRICAL	
空調 AIR CONDITIONING	
室內設計 INTERIOR DESIGN	

說明 DESCRIPTION

比例 SCALE	
設計 DESIGNED BY	
繪圖 DRAWN BY	
校對 CHECKED BY	
核准 APPROVED BY	
日期 DATE	113.06.07

業務號碼 JOB NO.

圖號 DRAWING NO. 張數 SHEET NO.


L5-01 /

檔案名稱 FILE NAME


drawing file :

user name :

plotting date :

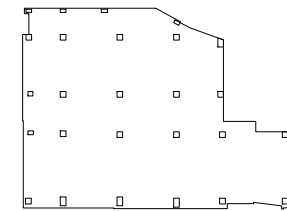

PLAN

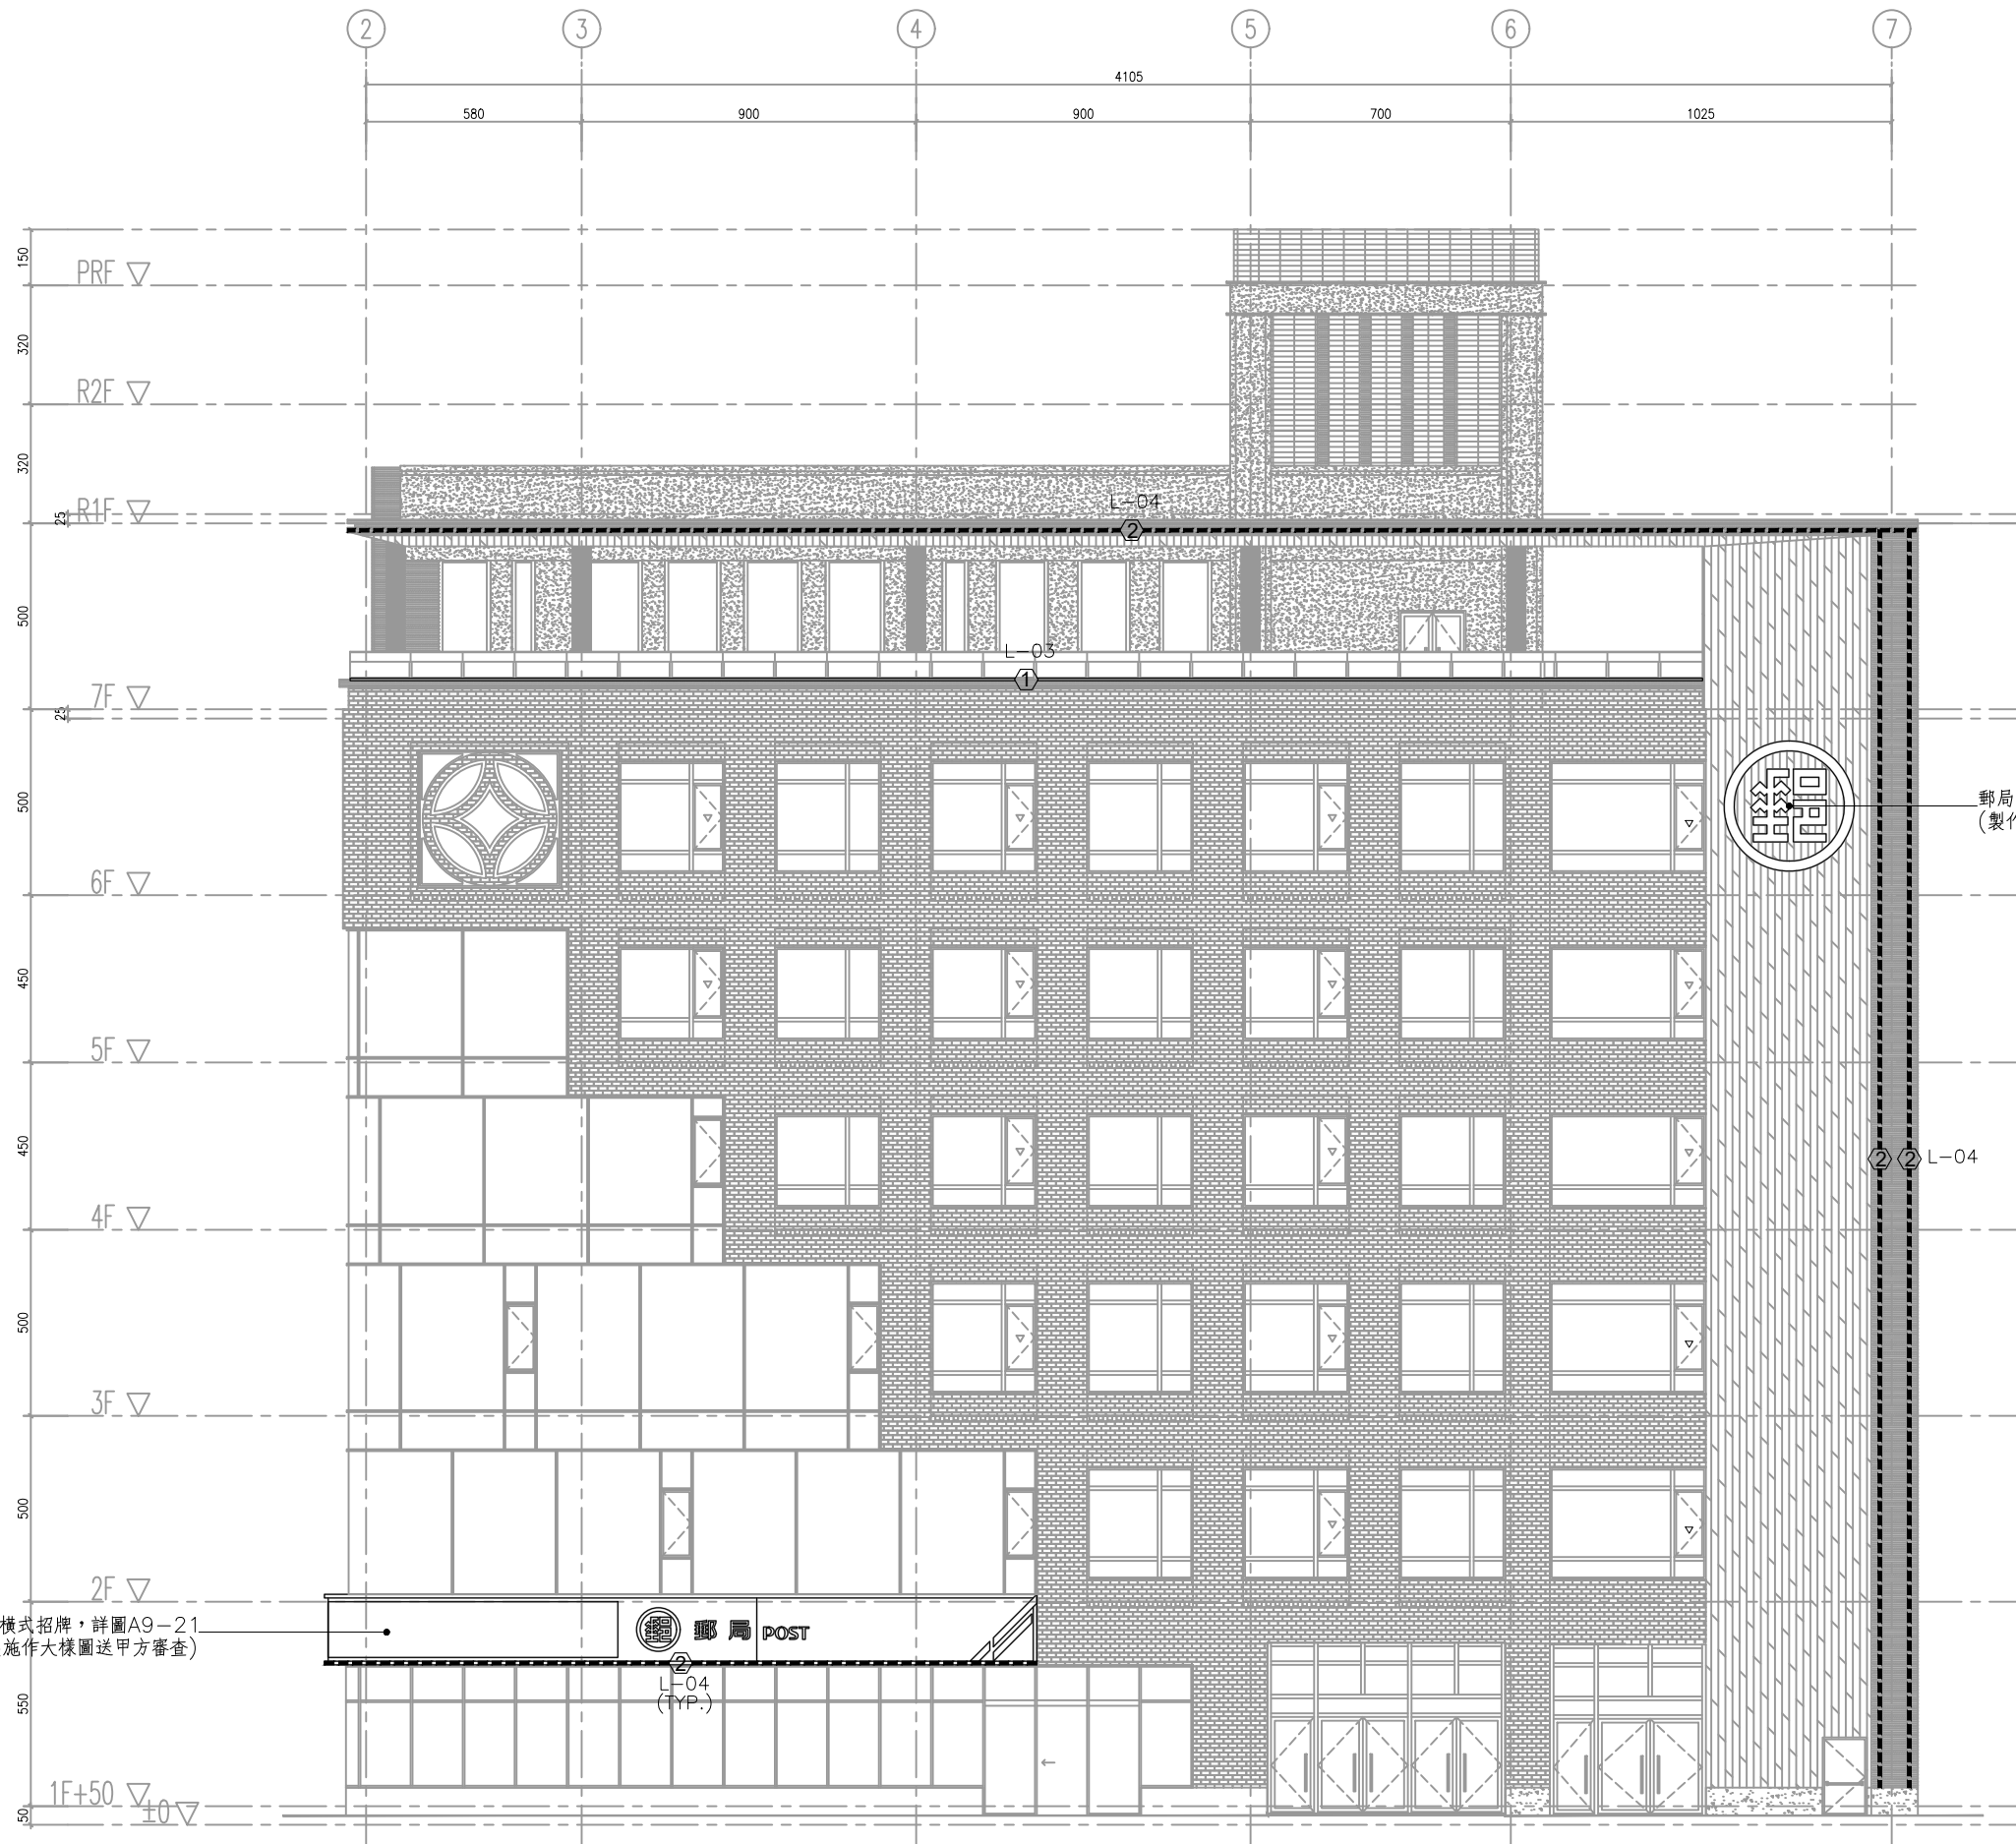

郵局模式招牌，詳圖A9-23
(製作前廠商應繪製施作大樣圖送甲方審查)

郵局模式招牌，詳圖A9-21
(製作前廠商應繪製施作大樣圖送甲方審查)

1 燈光配置南向立面圖
SCALE : A1=1/100 A3=1/200

燈具索引圖	圖例	材質施工說明	色溫	備註
L-01	▼	停車壁燈	3000K	1F~B1F車道
L-02	▲	引導燈	3000K	1F
L-03	①	LED軟燈帶	3000K	1F花台及座椅下方
L-04	② 口(垂直向)	LED軟燈帶	4000K	1F~7F進型框架 1F郵局招牌下方
L-05	HD	壁燈	3000K	1F
L-06	◇	射燈	3000K	1F郵局入口
L-07	⊙	景觀高燈	3000K	1F
L-08	⊙	矮柱燈	3000K	7F露台
L-09	HO	壁燈	3000K	7F露台

備註：(TYP.)符號代表皆為相同燈具