



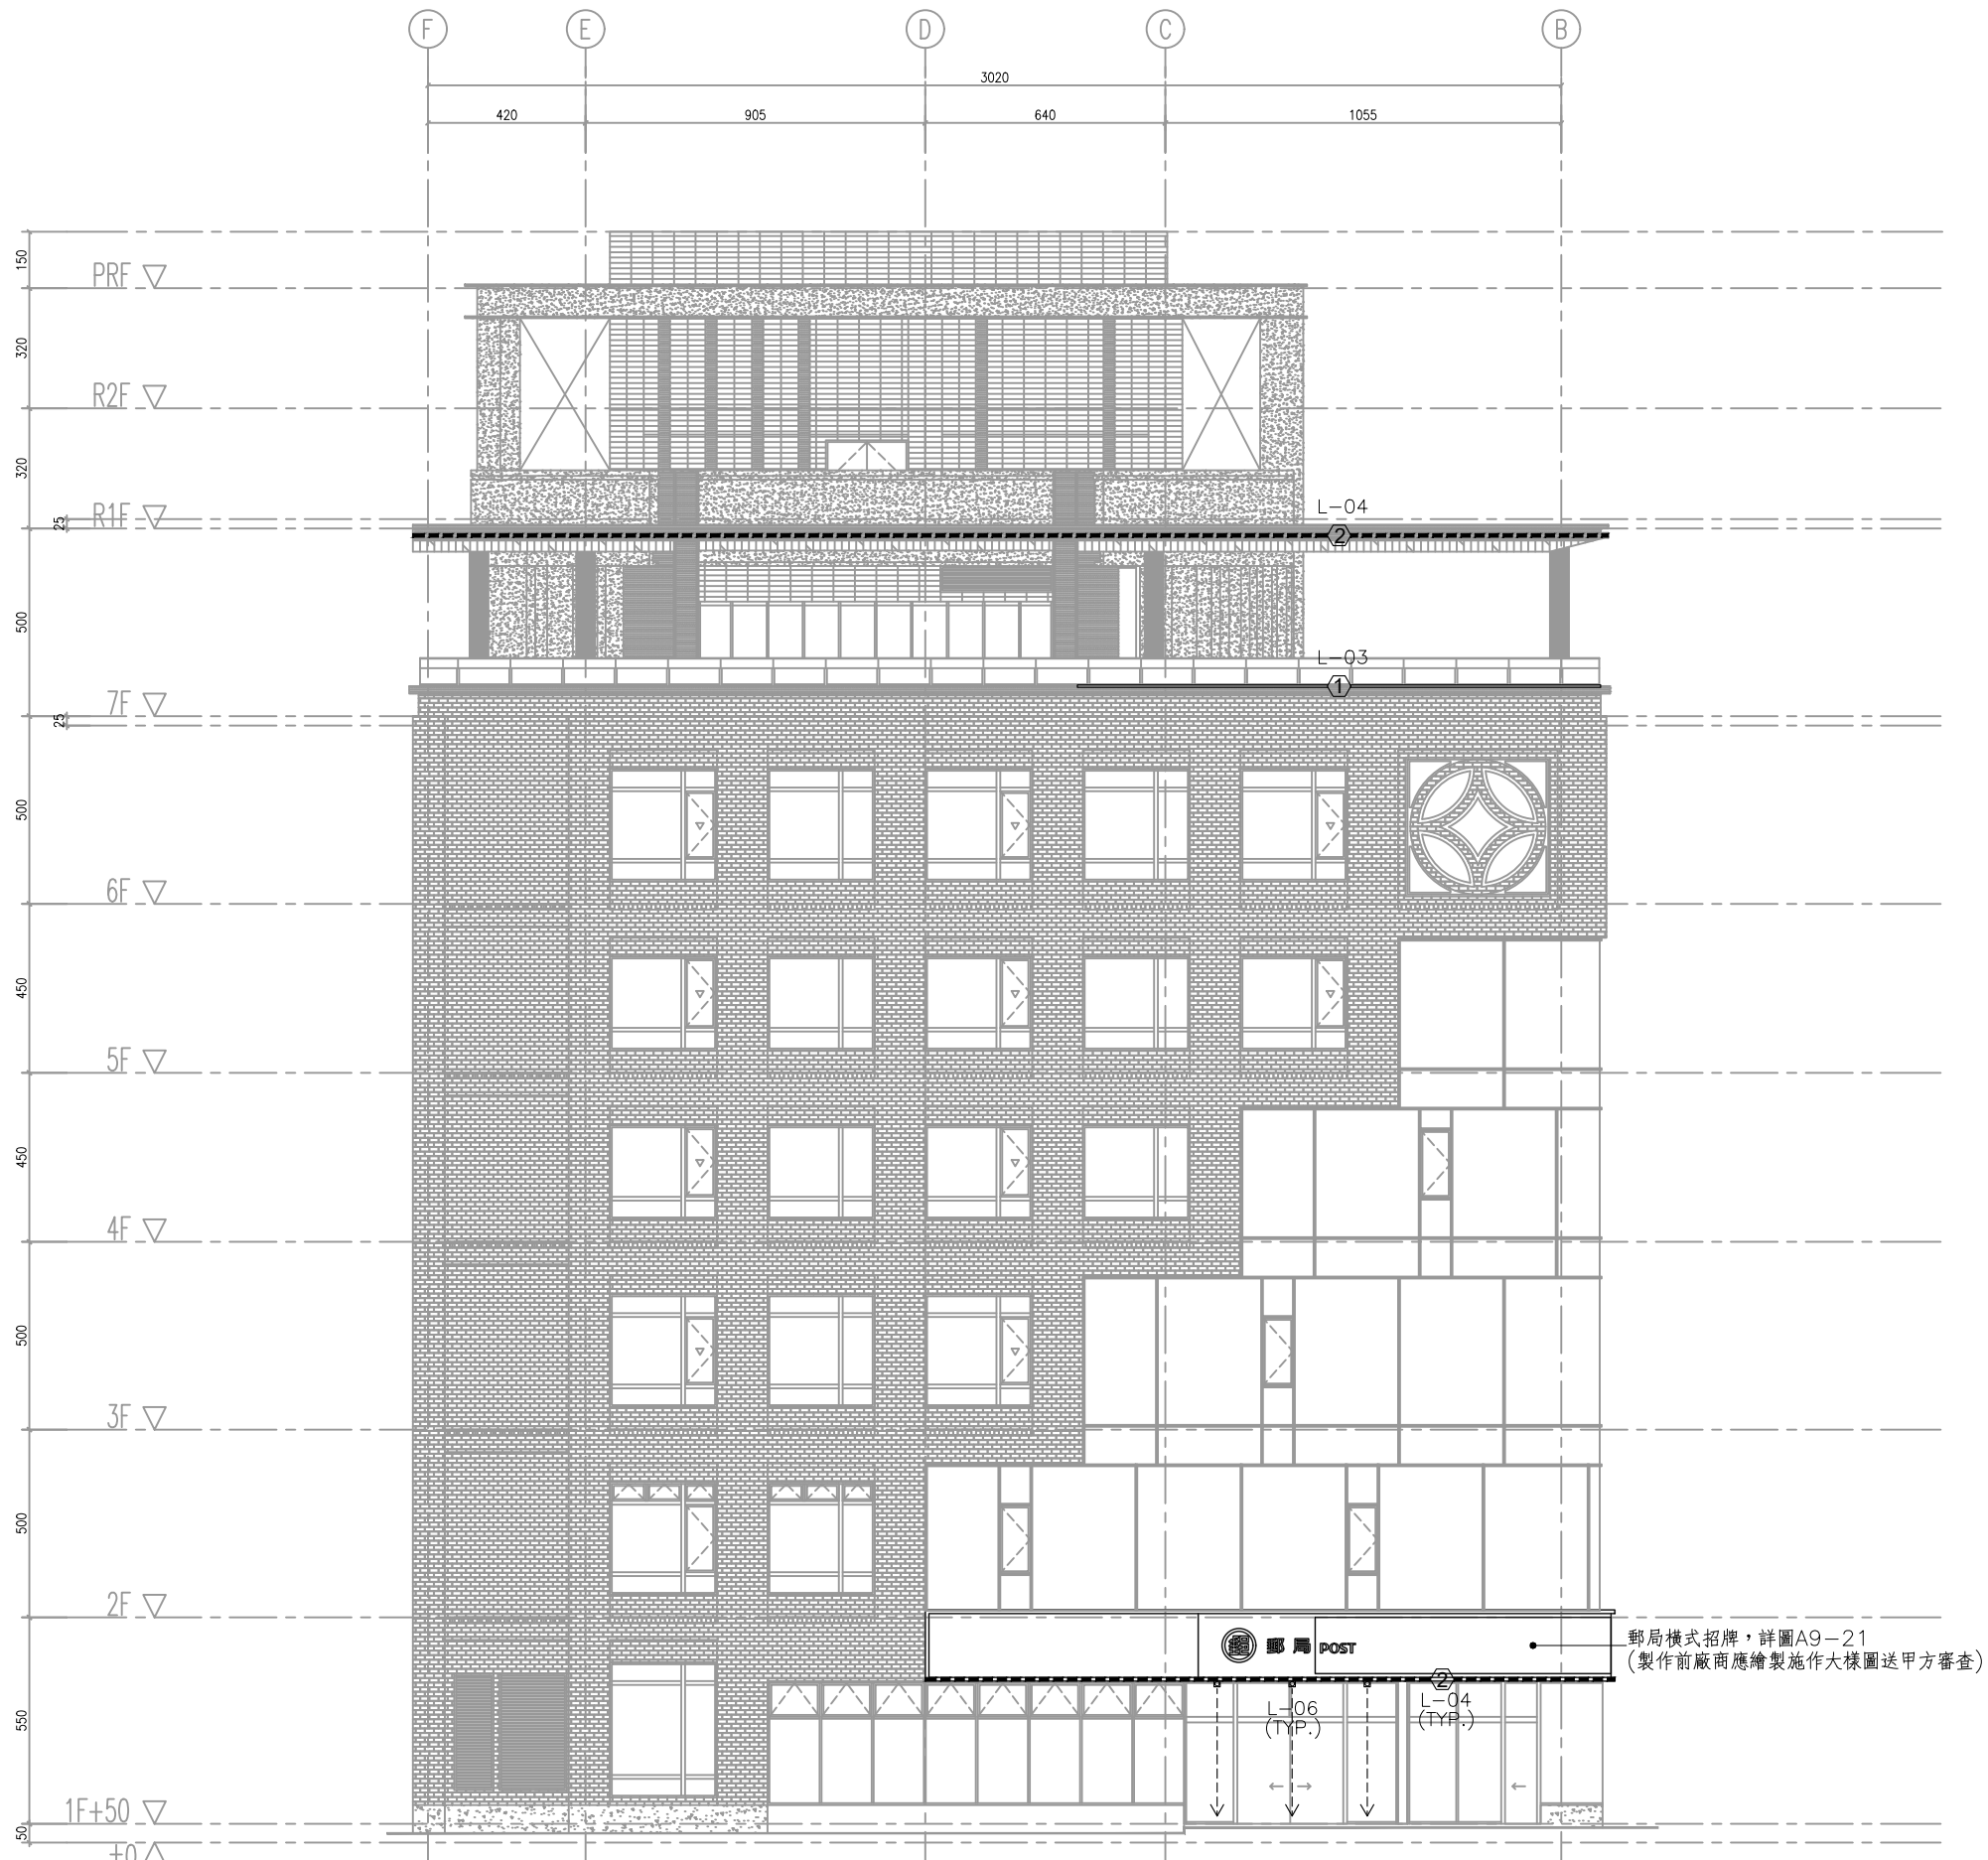

1
L5-02 燈光配置西向立面圖
SCALE : A1=1/100 A3=1/200

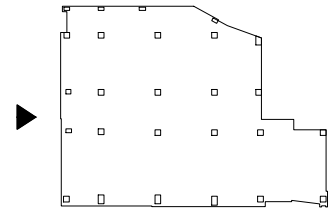

PLAN

工程名稱 PROJECT

中華郵政彰化光復路郵局
承續工程

圖面修正 REVISIONS

NO	日期 DATE	內容 REMARKS

圖面名稱
DRAWING TITLE

燈光配置
西向立面圖



工程顧問

結構 STRUCTURAL	
水電 PIPING & ELECTRICAL	
空調 AIR-CONDITIONING	
室內設計 INTERIOR DESIGN	

說明 DESCRIPTION

比例尺 SCALE

設計 DESIGNED BY

繪圖 DRAWN BY

校對 CHECKED BY

核准 APPROVED BY

日期 DATE 113.06.07

業務號碼 JOB NO.

圖號 DRAWING NO.

張數 SHEET NO.

L5-02 /

檔案名稱 FILE NAME

drawing file :

user name :

plotting date :

燈具索引圖	燈具編號	圖例	材質施工說明	色溫	備註
	L-01	▼	停車壁燈	3000K	1F~B1F車道
	L-02	▲	引導燈	3000K	1F
	L-03	①	LED軟燈帶	3000K	1F花台及座椅下方
	L-04	②	LED軟燈帶	4000K	1F~7F進型框架 1F郵局招牌下方
	L-05	HD	壁燈	3000K	1F
	L-06	◇	射燈	3000K	1F郵局入口
	L-07	⊙	景觀高燈	3000K	1F
	L-08	⊙	矮柱燈	3000K	7F露台
	L-09	HO	壁燈	3000K	7F露台

備註：(TYP.)符號代表皆為相同燈具