
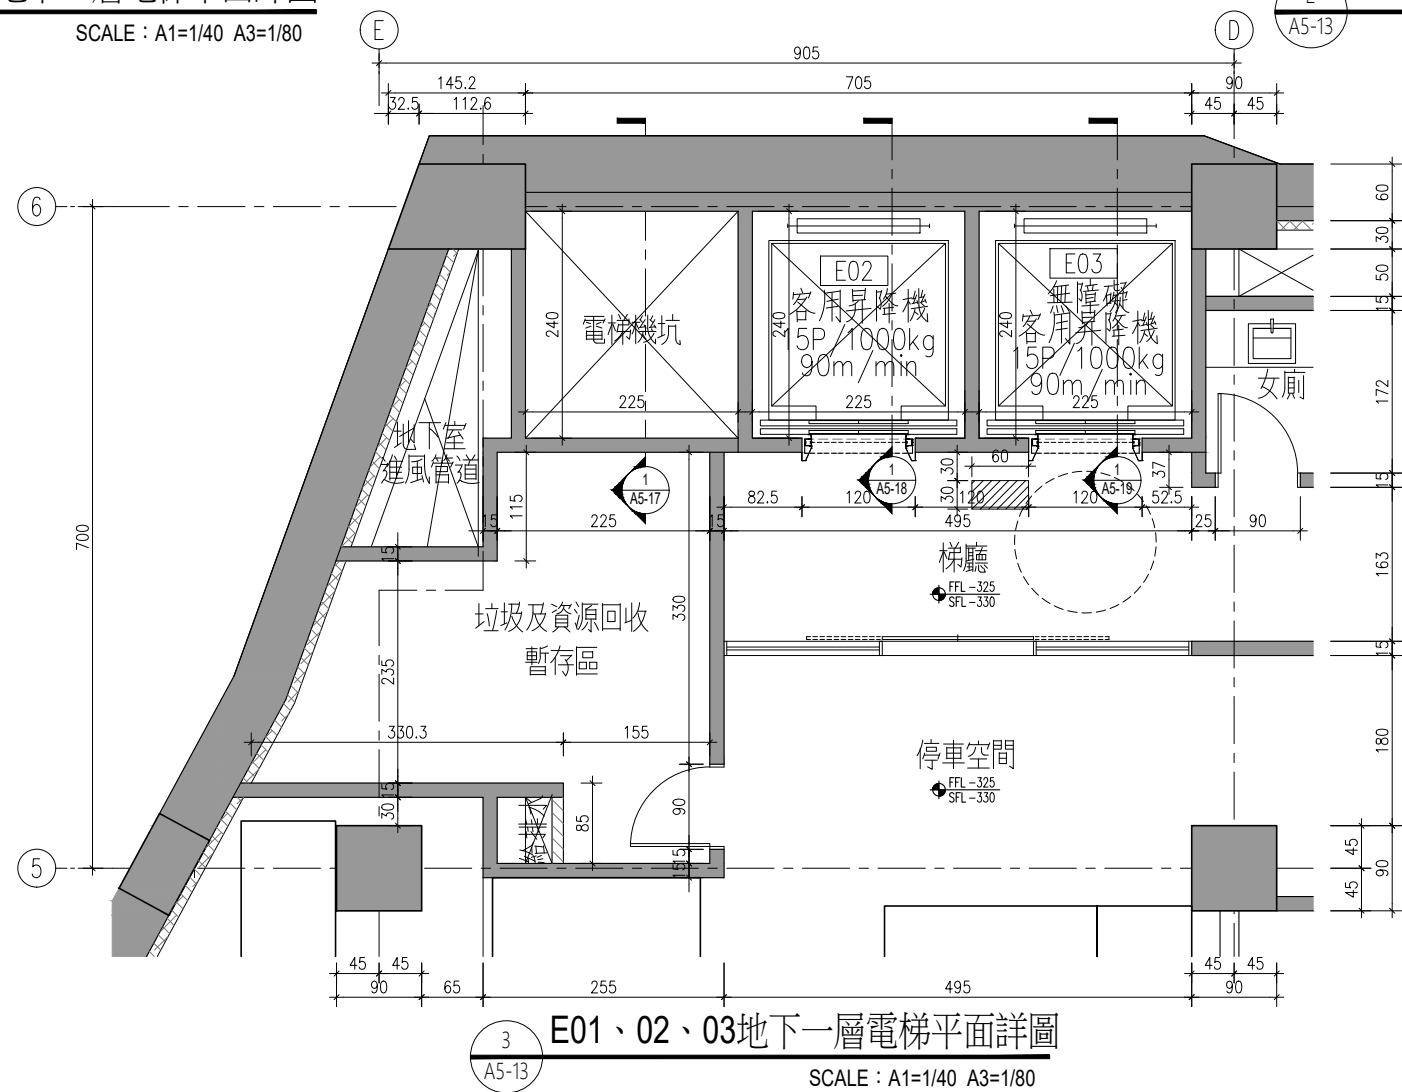
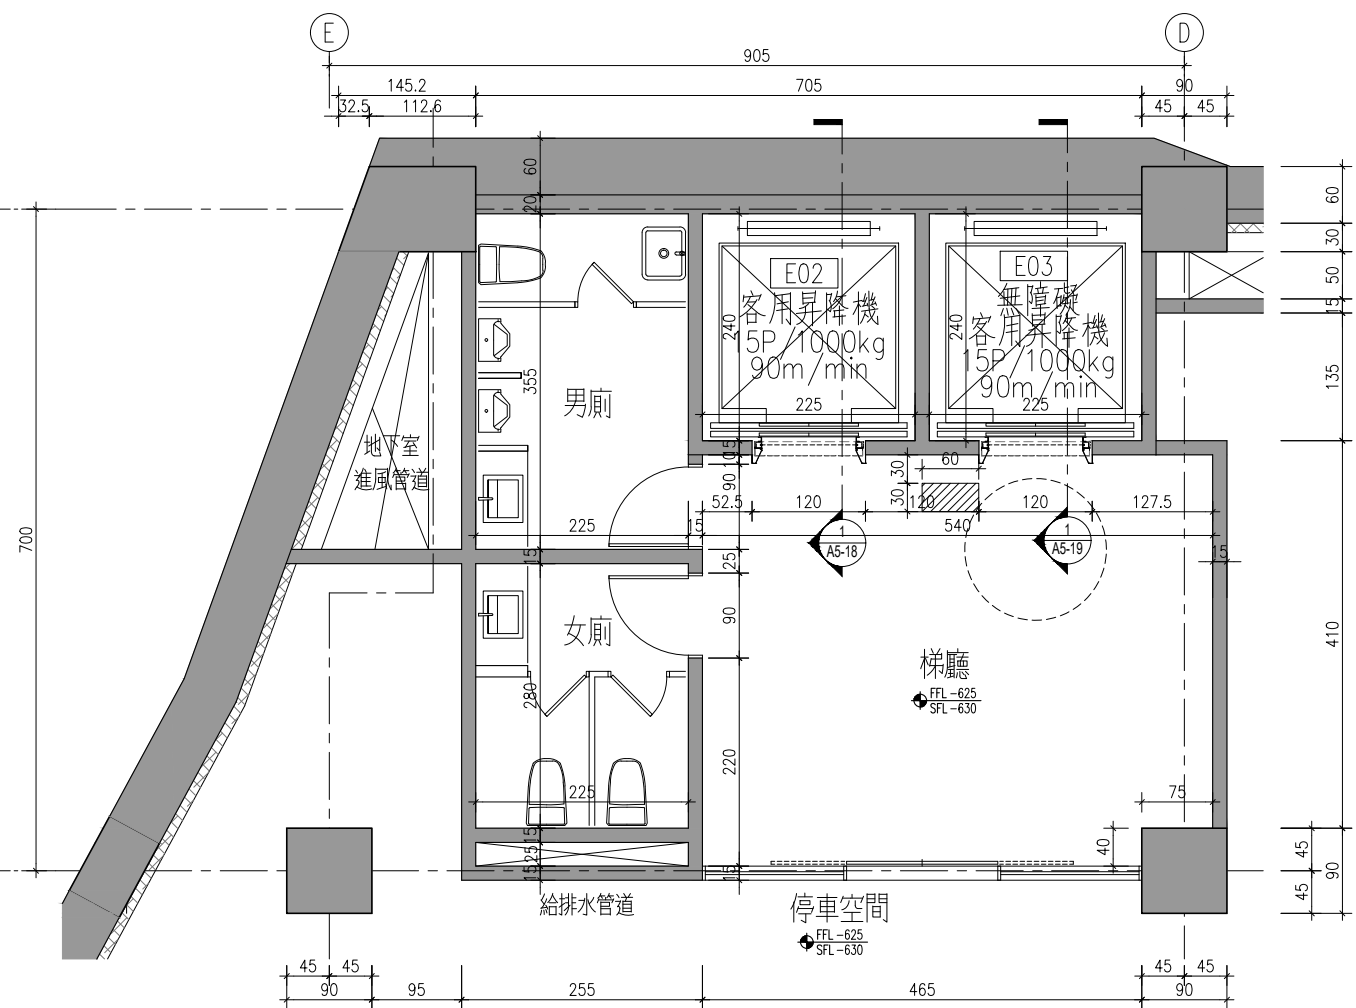


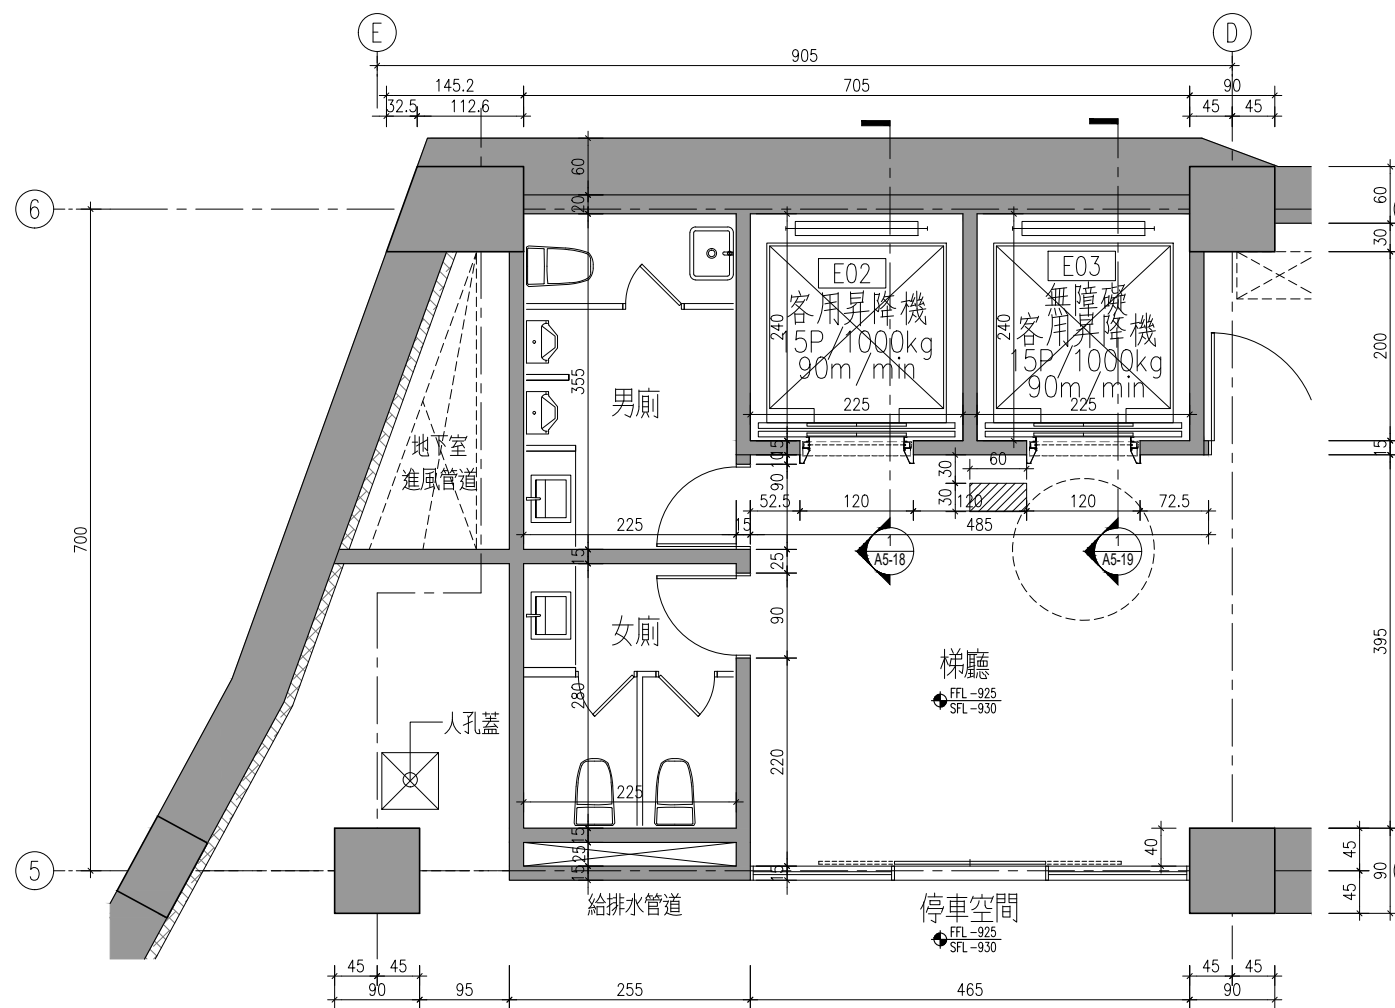

工程名稱 PROJECT

中華郵政彰化光復路郵局

承續工程

[illegible][illegible]

圖面名稱 DRAWING TITLE	
-----------------------	--

E01、E02、E03
電梯平面詳圖(一)



工程顧問

結構 STRUCTURAL	
水電 PIPING & ELECTRICAL	
空調 AIR CONDITIONING	
室內設計 INTERIOR DESIGN	

說明 DESCRIPTION

比 例 尺 SCALE	
設 計 DESIGNED BY	
繪 圖 DRAWN BY	
核 對 CHECKED BY	
核 准 APPROVED BY	
日 期 DATE	113.06.07

業務號碼
JOB NO.

圖 號 DRAWING NO.	張 數 SHEET NO.
--------------------	------------------

A5-13 /

檔案名稱	FILE NAME
------	-----------

drawing file :

```
user name :
```

plotting date :