




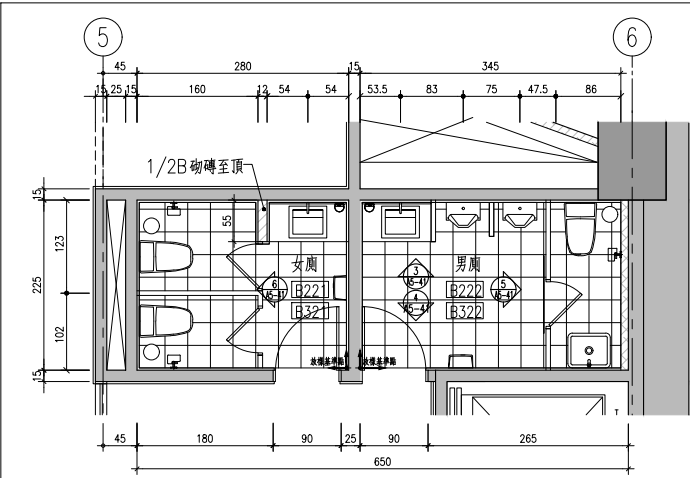


1 地下貳至地下參層男女廁平面詳圖 S:1/50

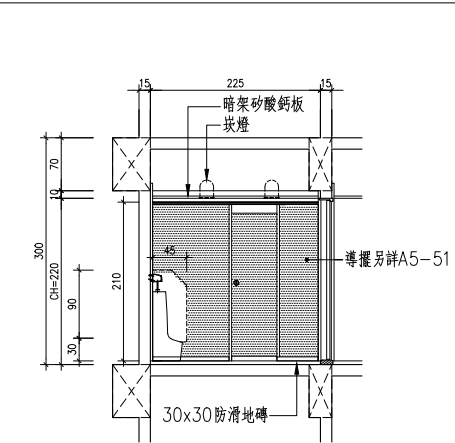


5 地下貳至地下參層男女廁剖面詳圖C S:1/50

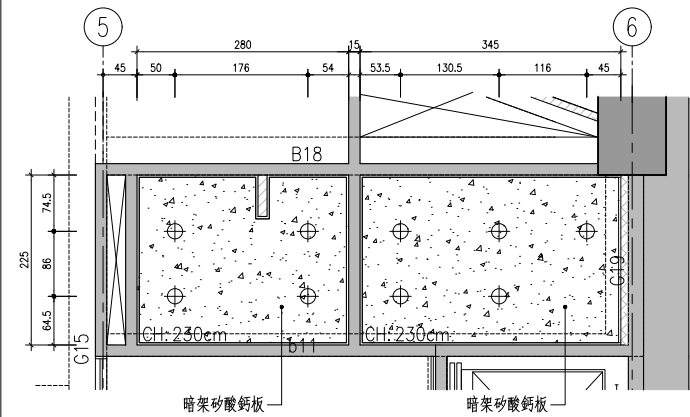


2 地下貳至地下參層男女廁天花詳圖 S:1/50

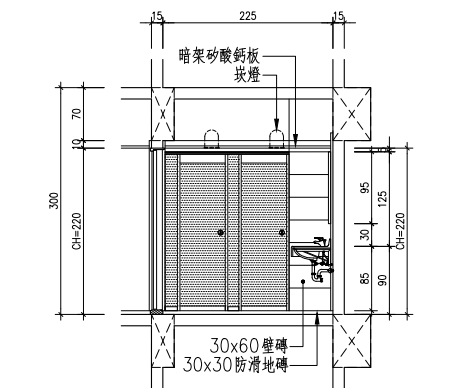


6 地下貳至地下參層男女廁剖面詳圖D S:1/50

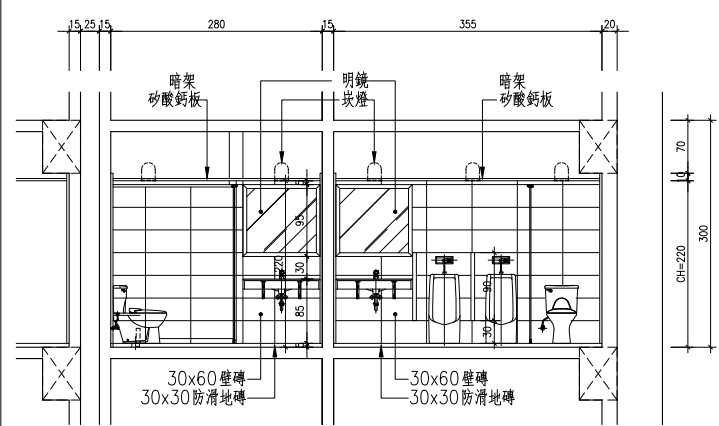


3 地下貳至地下參層男女廁剖面詳圖B S:1/50

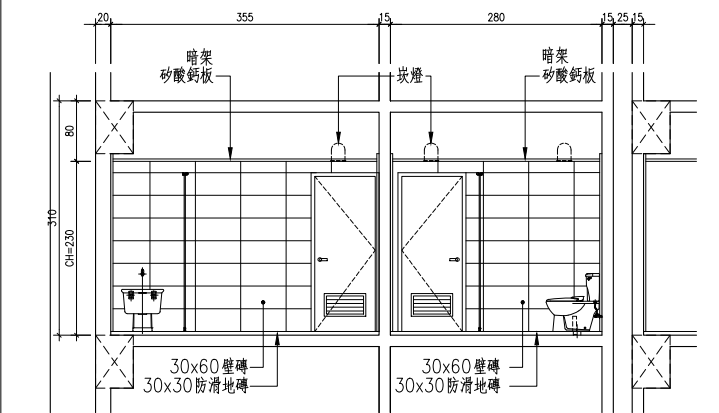


4 地下貳至地下參層男女廁剖面詳圖C S:1/50

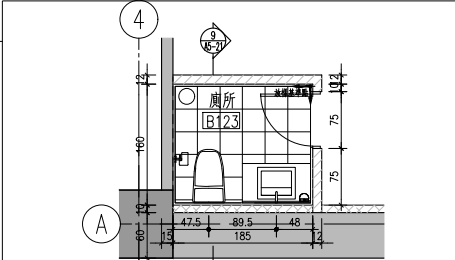


7 地下壹層管理室廁所平面詳圖 S:1/50

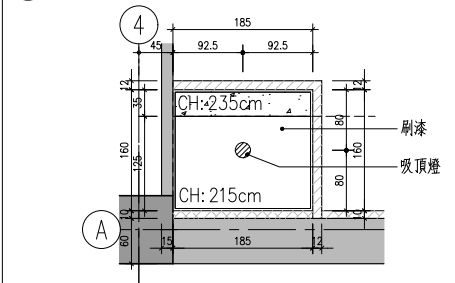


8 地下壹層管理室廁所天花詳圖 S:1/50

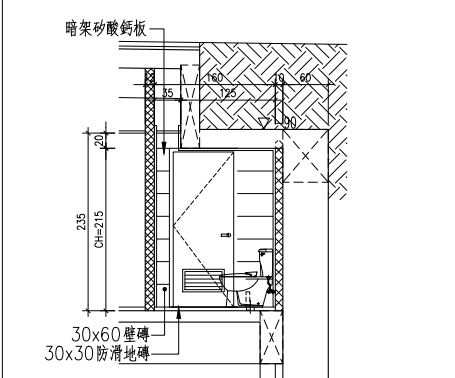


9 地下壹層管理室廁所剖面詳圖A S:1/50

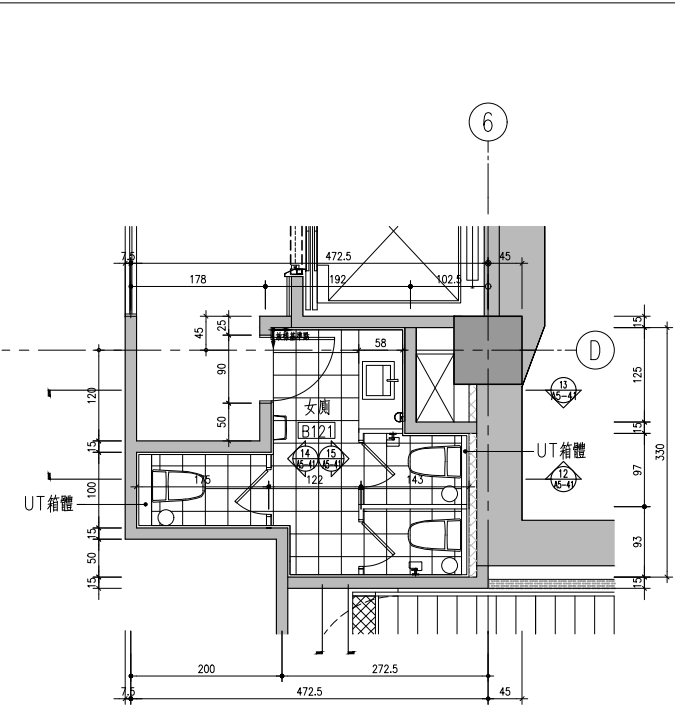


10 地下壹層男女廁平面詳圖 S:1/50

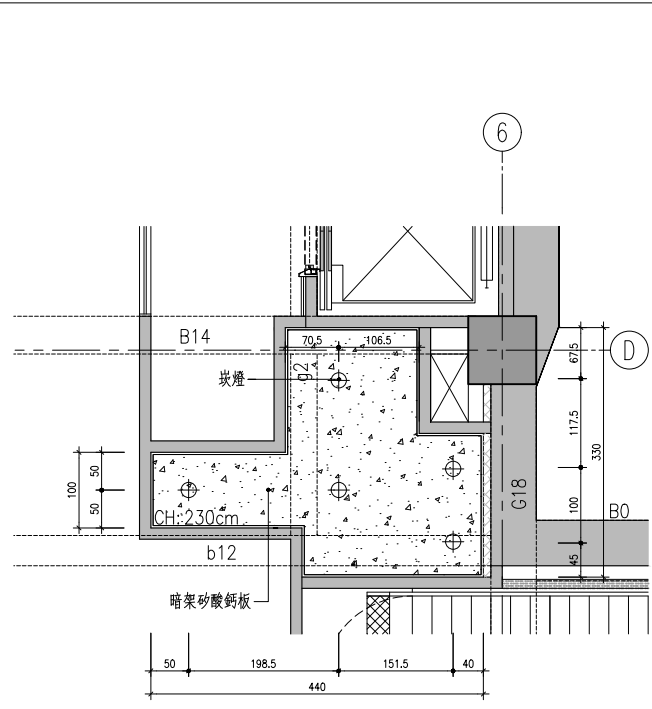


11 地下壹層男女廁天花詳圖 S:1/50

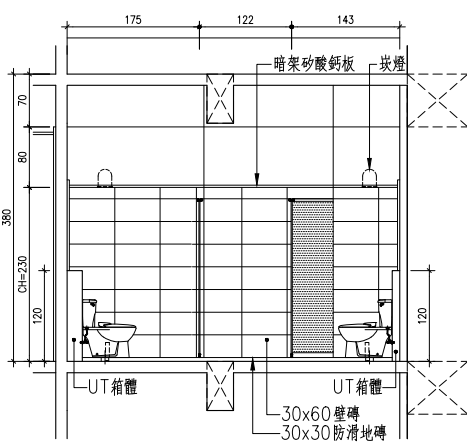


12 地下壹層女廁剖面詳圖A S:1/50

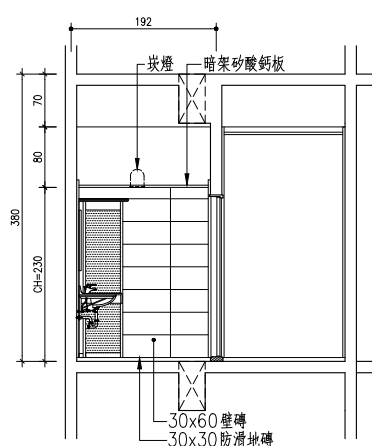

13 地下壹層女廁剖面詳圖B S:1/50

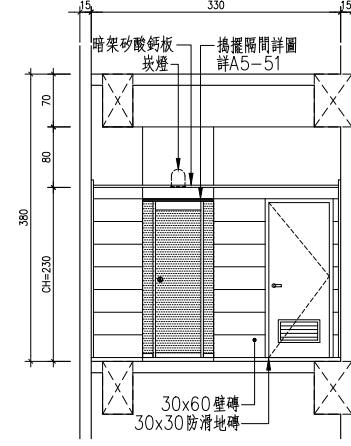

14 地下壹層女廁剖面詳圖C S:1/50

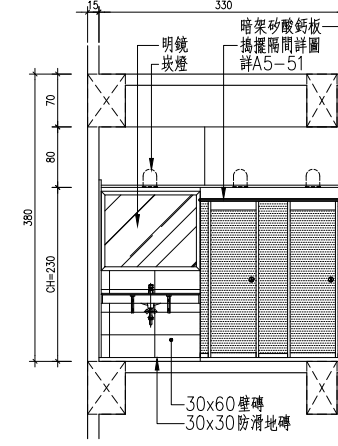

15 地下壹層女廁剖面詳圖D S:1/50

浴廁配件說明表		
編號	圖示	產品功能
(a)		自動烘手機
(b)		不鏽鋼衛生紙架
(c)		自動給皂機(泡沫式)
(d)		不鏽鋼置雙層轉角置物架
(e)		明鏡
(f)		PVC垃圾桶
※本圖衛生器具, 燈具, 地板落水頭屬機電工程, 餘廁所導擺, 配件, 裝修屬建築工程。		
※各廁間導擺另詳A5-51		
※小便斗隔屏另詳A5-51		

工程名稱 PROJECT	
中華郵政彰化光復路郵局	
承續工程	
圖面修正 REVISIONS	
NO	日期 DATE 內容 REMARKS
圖面名稱 DRAWING TITLE	
地下壹至地下參層廁所詳圖	
光復路郵局事務所 C. K. LIN & ASSOCIATES ARCHITECTS & ENGINEERS	
工程顧問	
結構 STRUCTURAL	
水電 PIPING & ELECTRICAL	
空調 AIR-CONDITIONING	
室內設計 INTERIOR DESIGN	
說明 DESCRIPTION	
※本圖結構體已經完工, 裝修工程進行時請參考本圖各部位設計尺寸。	
比例尺 SCALE	
設計 DESIGNED BY	
繪圖 DRAWN BY	
核對 CHECKED BY	
核准 APPROVED BY	
日期 DATE	113.06.07
業務號碼 JOB NO.	
圖號 DRAWING NO.	張數 SHEET NO.
A5-41	/
檔案名稱 FILE NAME	
drawing file :	
user name :	
plotting date :	