




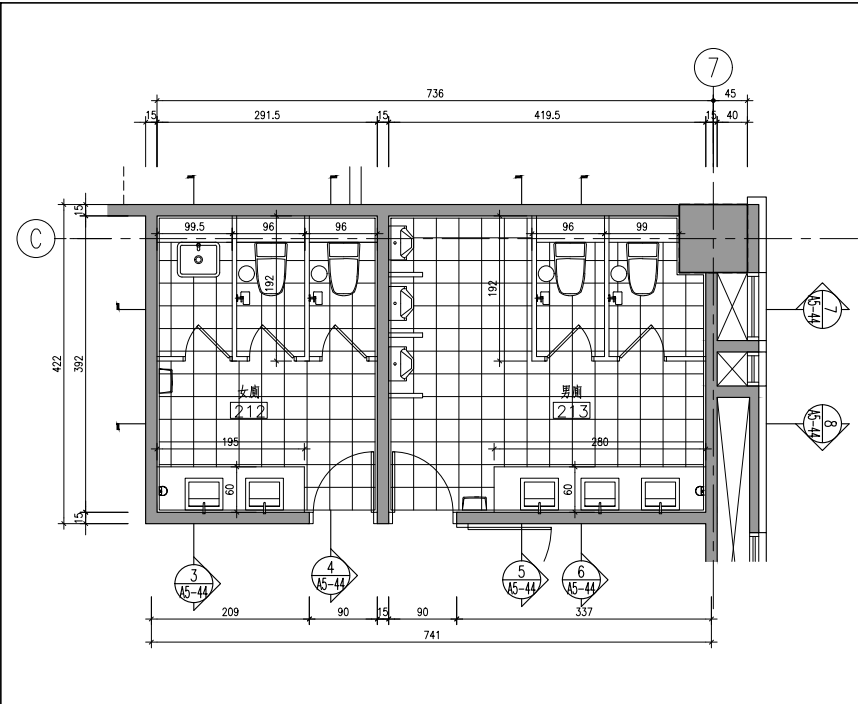


1 貳層補習班廁所平面詳圖 S:1/50

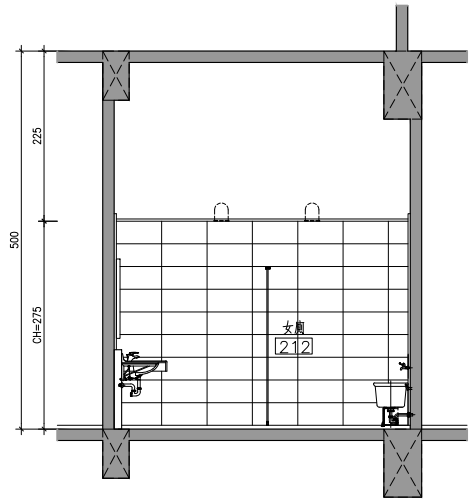


3 貳層補習班女廁剖面詳圖A S:1/50

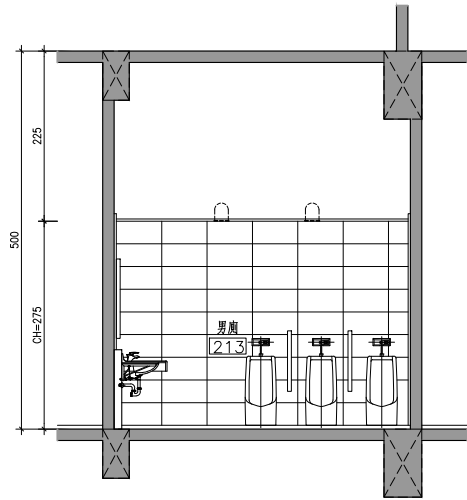


5 貳層補習班男廁剖面詳圖C S:1/50

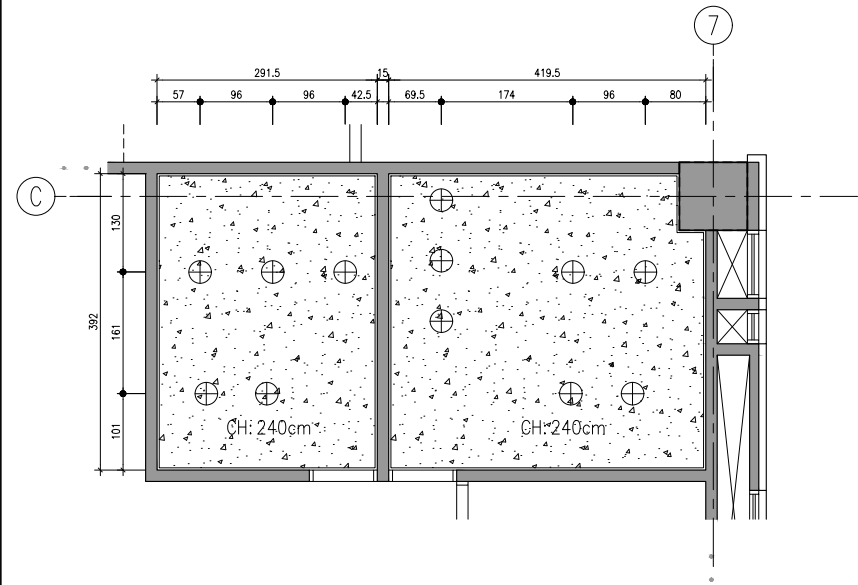


2 貳層補習班廁所天花詳圖 S:1/50

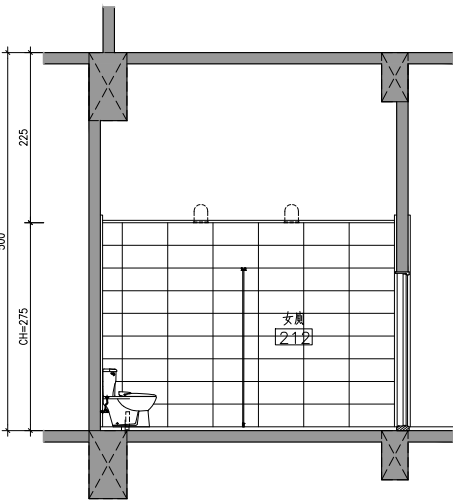


4 貳層補習班女廁剖面詳圖B S:1/50

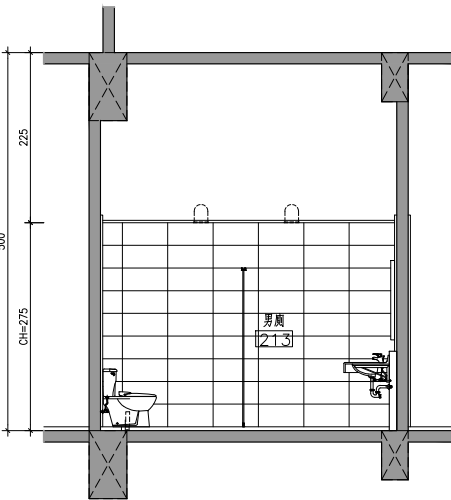

6 貳層補習班男廁剖面詳圖D S:1/50

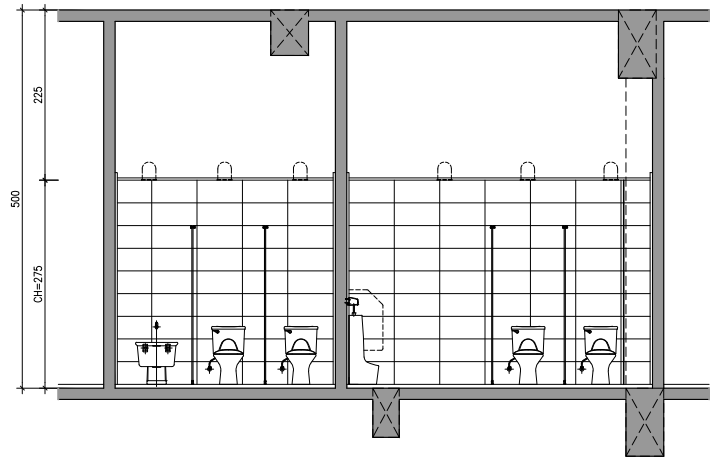

7 貳層補習班廁所天花詳圖剖面詳圖E S:1/50

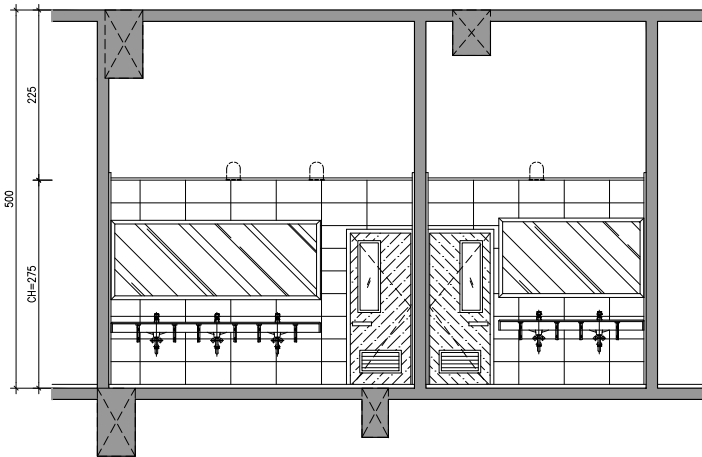

8 貳層補習班廁所剖面詳圖F S:1/50

浴廁配件說明表		
編號	圖示	產品功能
(a)		自動烘手機
(b)		不鏽鋼衛生紙架
(c)		自動給皂機(泡沫式)
(d)		不鏽鋼置雙層轉角置物架
(e)		明鏡
(f)		PVC垃圾桶
(g)		水龍頭+蓮蓬頭
※本圖衛生器具, 燈具, 地板落水頭屬		
機電工程, 餘廁所導擺, 配件, 裝修		
屬建築工程。		
※各廁間導擺另詳A5-51		
※小便斗隔屏另詳A5-51		

工程名稱 PROJECT

中華郵政彰化光復路郵局

承續工程

圖面修正 REVISIONS

NO	日期 DATE	內容	REMARKS

圖面名稱
DRAWING TITLE

貳層補習班
廁所詳圖

光復科技建築事務所
C. K. LIN & ASSOCIATES
ARCHITECTS & ENGINEERS

工程顧問

結構 STRUCTURAL	
水電 PIPING & ELECTRICAL	
空調 AIR-CONDITIONING	
室內設計 INTERIOR DESIGN	

說明 DESCRIPTION

比例尺 SCALE	
設計 DESIGNED BY	
繪圖 DRAWN BY	
校對 CHECKED BY	
核准 APPROVED BY	
日期 DATE	113.06.07

業務號碼
JOB NO.

圖號 DRAWING NO. 張數 SHEET NO.

A5-44 /

檔案名稱 FILE NAME

drawing file :

user name :

plotting date :