




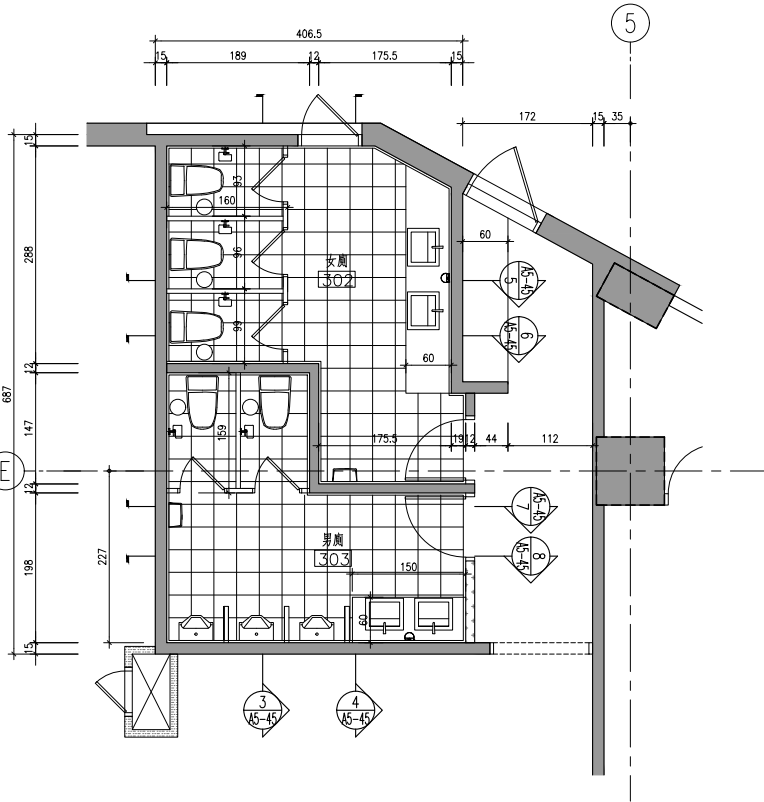


1  
A5-45 參層補習班廁所平面詳圖 S:1/50

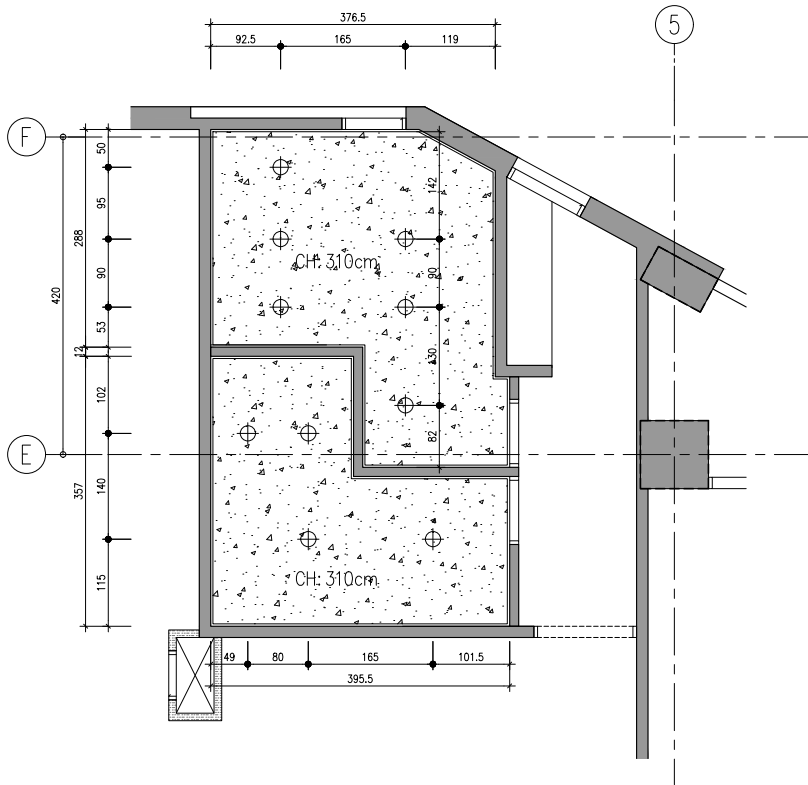


2  
A5-45 參層補習班廁所天花詳圖 S:1/50

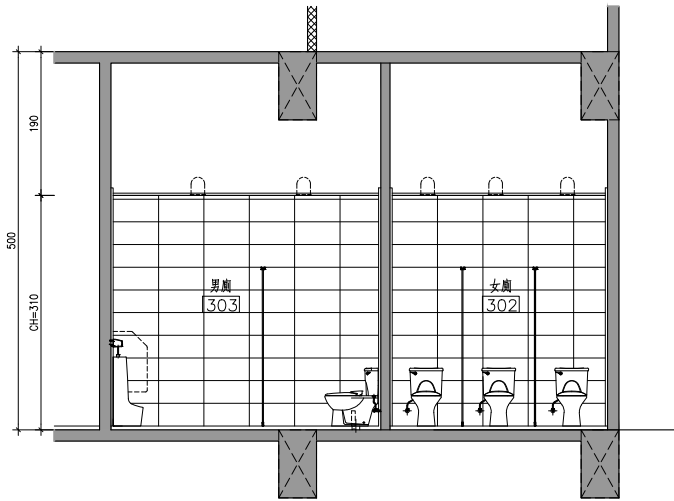


3  
A5-45 參層補習班廁所剖面詳圖A S:1/50

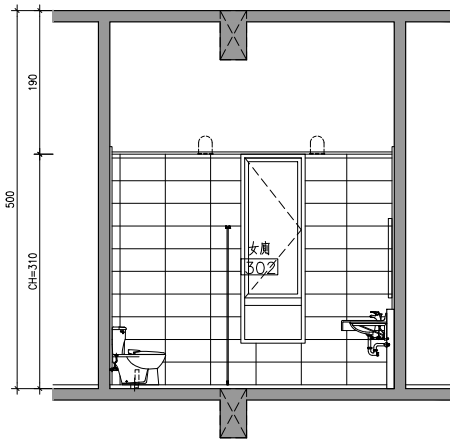


5  
A5-45 參層補習班女廁剖面詳圖C S:1/50

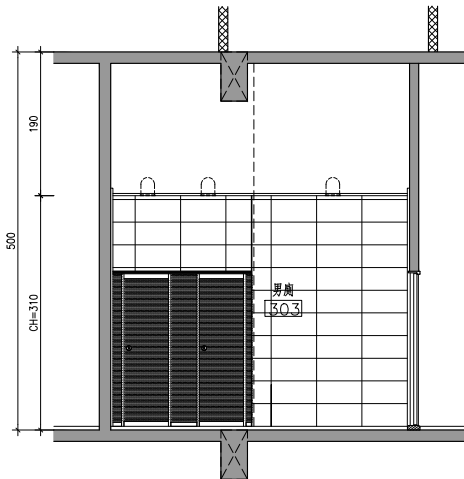


7  
A5-45 參層補習班男廁剖面詳圖E S:1/50

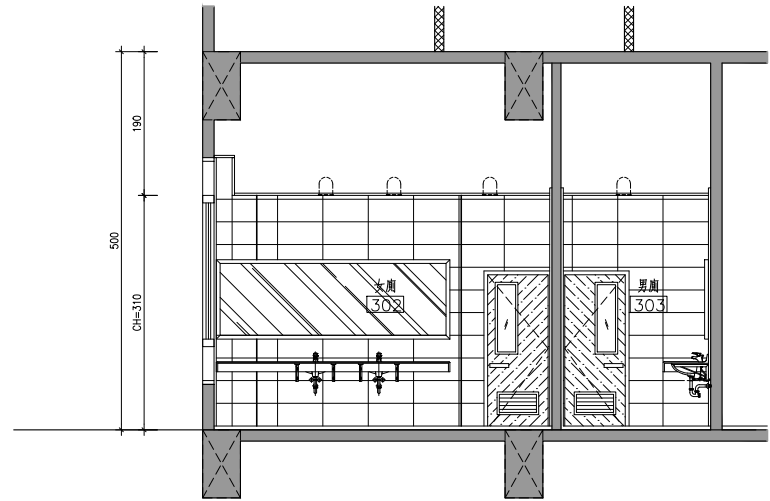

4  
A5-45 參層補習班廁所剖面詳圖B S:1/50

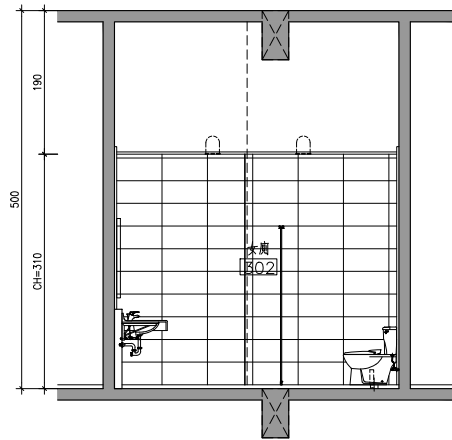

6  
A5-45 參層補習班女廁剖面詳圖D S:1/50

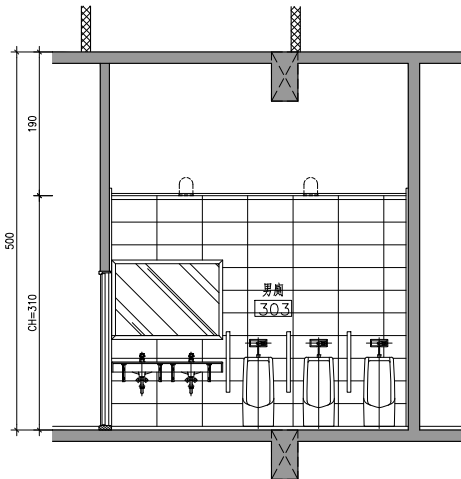

8  
A5-45 參層補習班男廁剖面詳圖F S:1/50

| 浴前配件說明表             |    |             |
|---------------------|----|-------------|
| 編號                  | 圖示 | 產品功能        |
| (a)                 |    | 自動烘手機       |
| (b)                 |    | 不鏽鋼衛生紙架     |
| (c)                 |    | 自動給皂機(泡沫式)  |
| (d)                 |    | 不鏽鋼置雙層轉角置物架 |
| (e)                 |    | 明鏡          |
| (f)                 |    | PVC垃圾桶      |
| (g)                 |    | 水龍頭+蓮蓬頭     |
| ※本圖衛生器具, 燈具, 地板落水頭屬 |    |             |
| 機電工程, 餘廁所導擺, 配件, 裝修 |    |             |
| 屬建築工程,              |    |             |
| ※各廁間導擺另詳A5-51       |    |             |
| ※小便斗隔屏另詳A5-51       |    |             |

工程名稱 PROJECT

中華郵政彰化光復路郵局

承續工程

圖面修正 REVISIONS

| NO | 日期 DATE | 內容 REMARKS |
|----|---------|------------|
|    |         |            |
|    |         |            |
圖面名稱  
DRAWING TITLE

參層補習班  
廁所詳圖

光復科技建築師事務所  
C. K. LIN & ASSOCIATES  
ARCHITECTS & ENGINEERS

工程顧問

|                        |  |
|------------------------|--|
| 結構 STRUCTURAL          |  |
| 水電 PIPING & ELECTRICAL |  |
| 空調 AIR-CONDITIONING    |  |
| 室內設計 INTERIOR DESIGN   |  |

說明 DESCRIPTION

|                |           |
|----------------|-----------|
| 比例尺 SCALE      |           |
| 設計 DESIGNED BY |           |
| 繪圖 DRAWN BY    |           |
| 校對 CHECKED BY  |           |
| 核准 APPROVED BY |           |
| 日期 DATE        | 113.06.07 |
| 業務號碼 JOB NO.   |           |

圖號 DRAWING NO.

A5-45

張數 SHEET NO.

檔案名稱 FILE NAME

drawing file :

user name :

plotting date :