




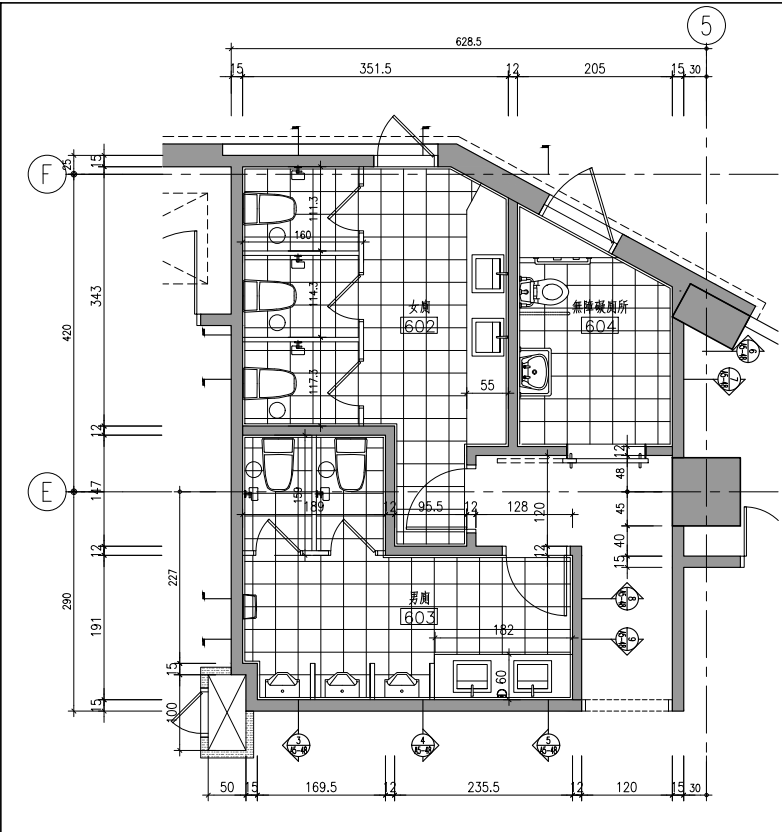


1
A5-48 陸層餐廳廁所平面詳圖 S:1/50

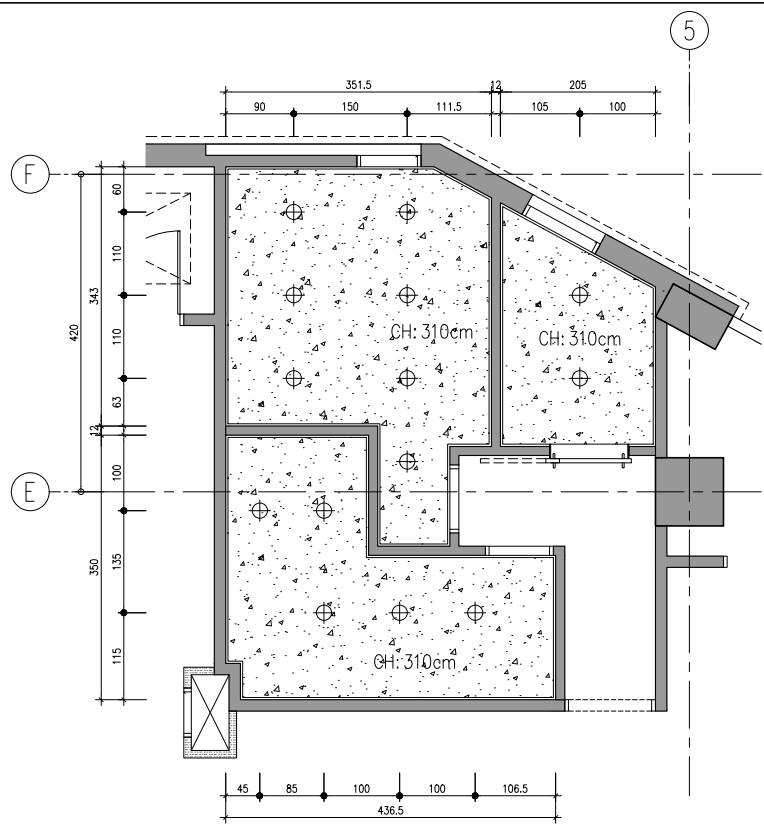


2
A5-48 陸層餐廳廁所天花詳圖 S:1/50

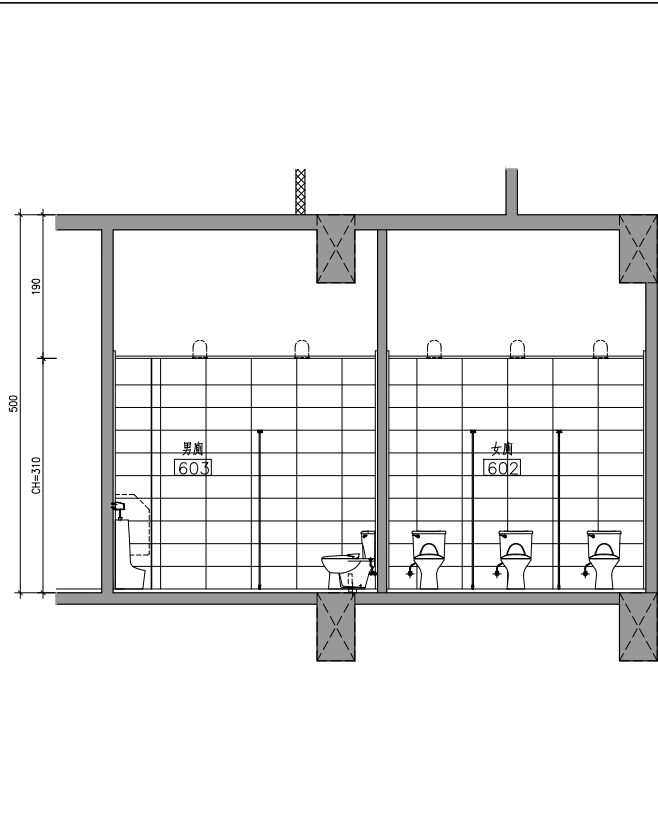


3
A5-48 陸層餐廳廁所剖面詳圖A S:1/50

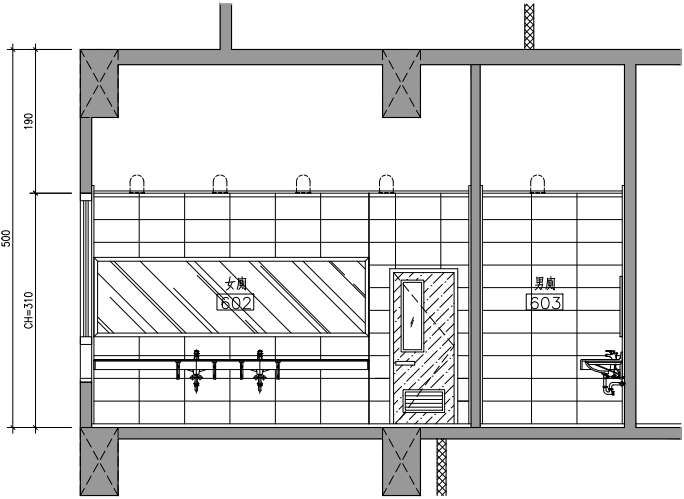


4
A5-48 陸層餐廳廁所剖面詳圖B S:1/50

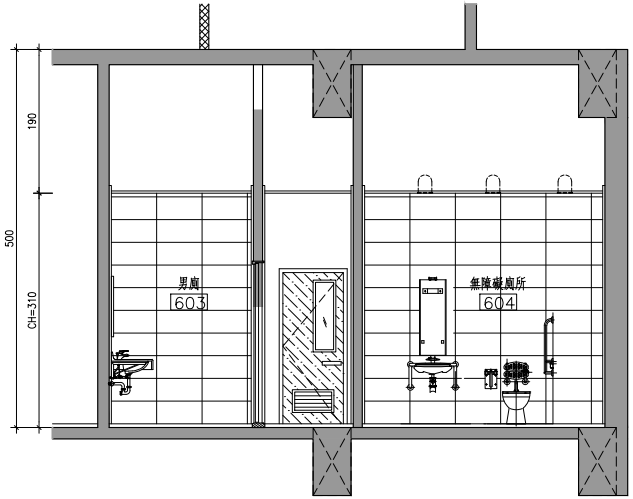


5
A5-48 陸層餐廳廁所剖面詳圖C S:1/50

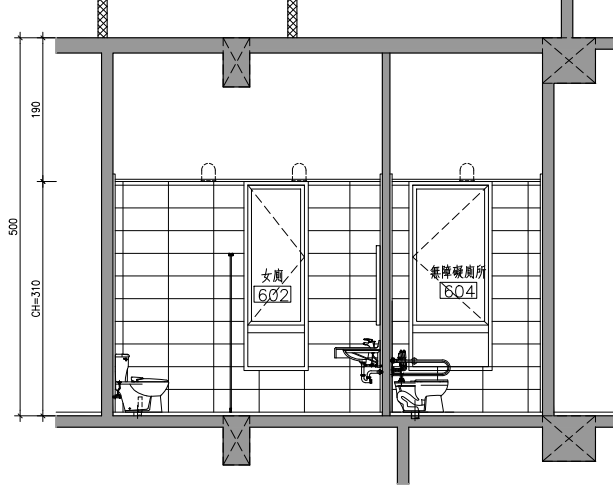


6
A5-48 陸層餐廳廁所剖面詳圖D S:1/50

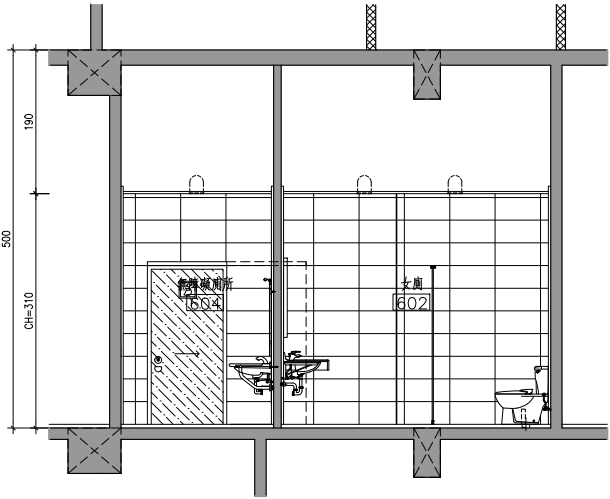

7
A5-48 陸層餐廳廁所剖面詳圖E S:1/50

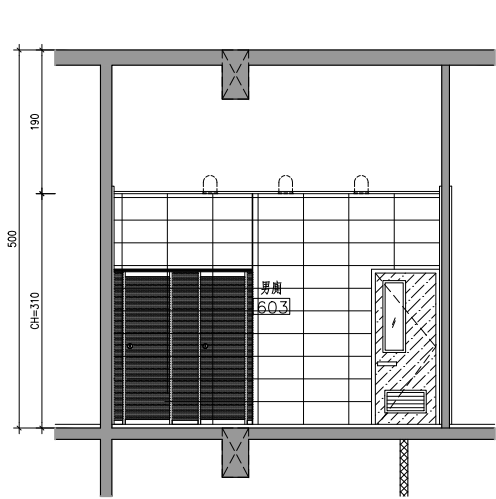

8
A5-48 陸層餐廳廁所剖面詳圖F S:1/50

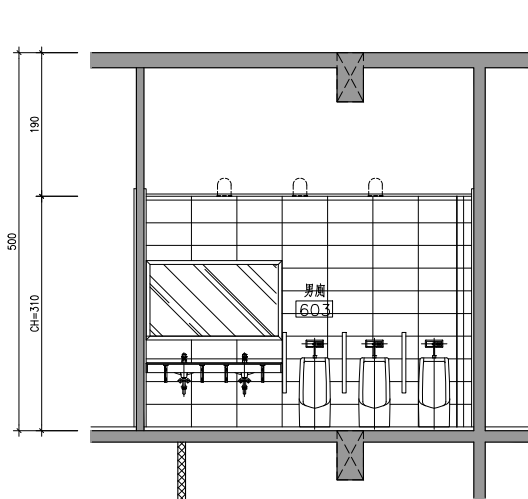

9
A5-48 陸層餐廳廁所剖面詳圖G S:1/50

浴廁配件說明表		
編號	圖示	產品功能
(a)		自動烘手機
(b)		不鏽鋼衛生紙架
(c)		自動給皂機(泡沫式)
(d)		不鏽鋼置雙層轉角置物架
(e)		明鏡
(f)		PVC垃圾桶
(g)		水龍頭+蓮蓬頭
※本圖衛生器具, 燈具, 地板落水頭屬機電工程, 餘廁所導擺, 配件, 裝修屬建築工程。		
※各廁所導擺另詳A5-51		
※小便斗隔屏另詳A5-51		

工程名稱 PROJECT

中華郵政彰化光復路郵局

承續工程

圖面修正 REVISIONS

NO	日期 DATE	內容	REMARKS

圖面名稱 DRAWING TITLE

陸層餐廳廁所詳圖

陸層餐廳廁所詳圖

工程顧問

結構 STRUCTURAL	
水電 PIPING & ELECTRICAL	
空調 AIR-CONDITIONING	
室內設計 INTERIOR DESIGN	

說明 DESCRIPTION

比例尺 SCALE	
設計 DESIGNED BY	
繪圖 DRAWN BY	
校對 CHECKED BY	
核准 APPROVED BY	
日期 DATE	113.06.07
業務號碼 JOB NO.	
圖號 DRAWING NO.	A5-48
張數 SHEET NO.	
檔案名稱 FILE NAME	
drawing file :	
user name :	
plotting date :	