
 



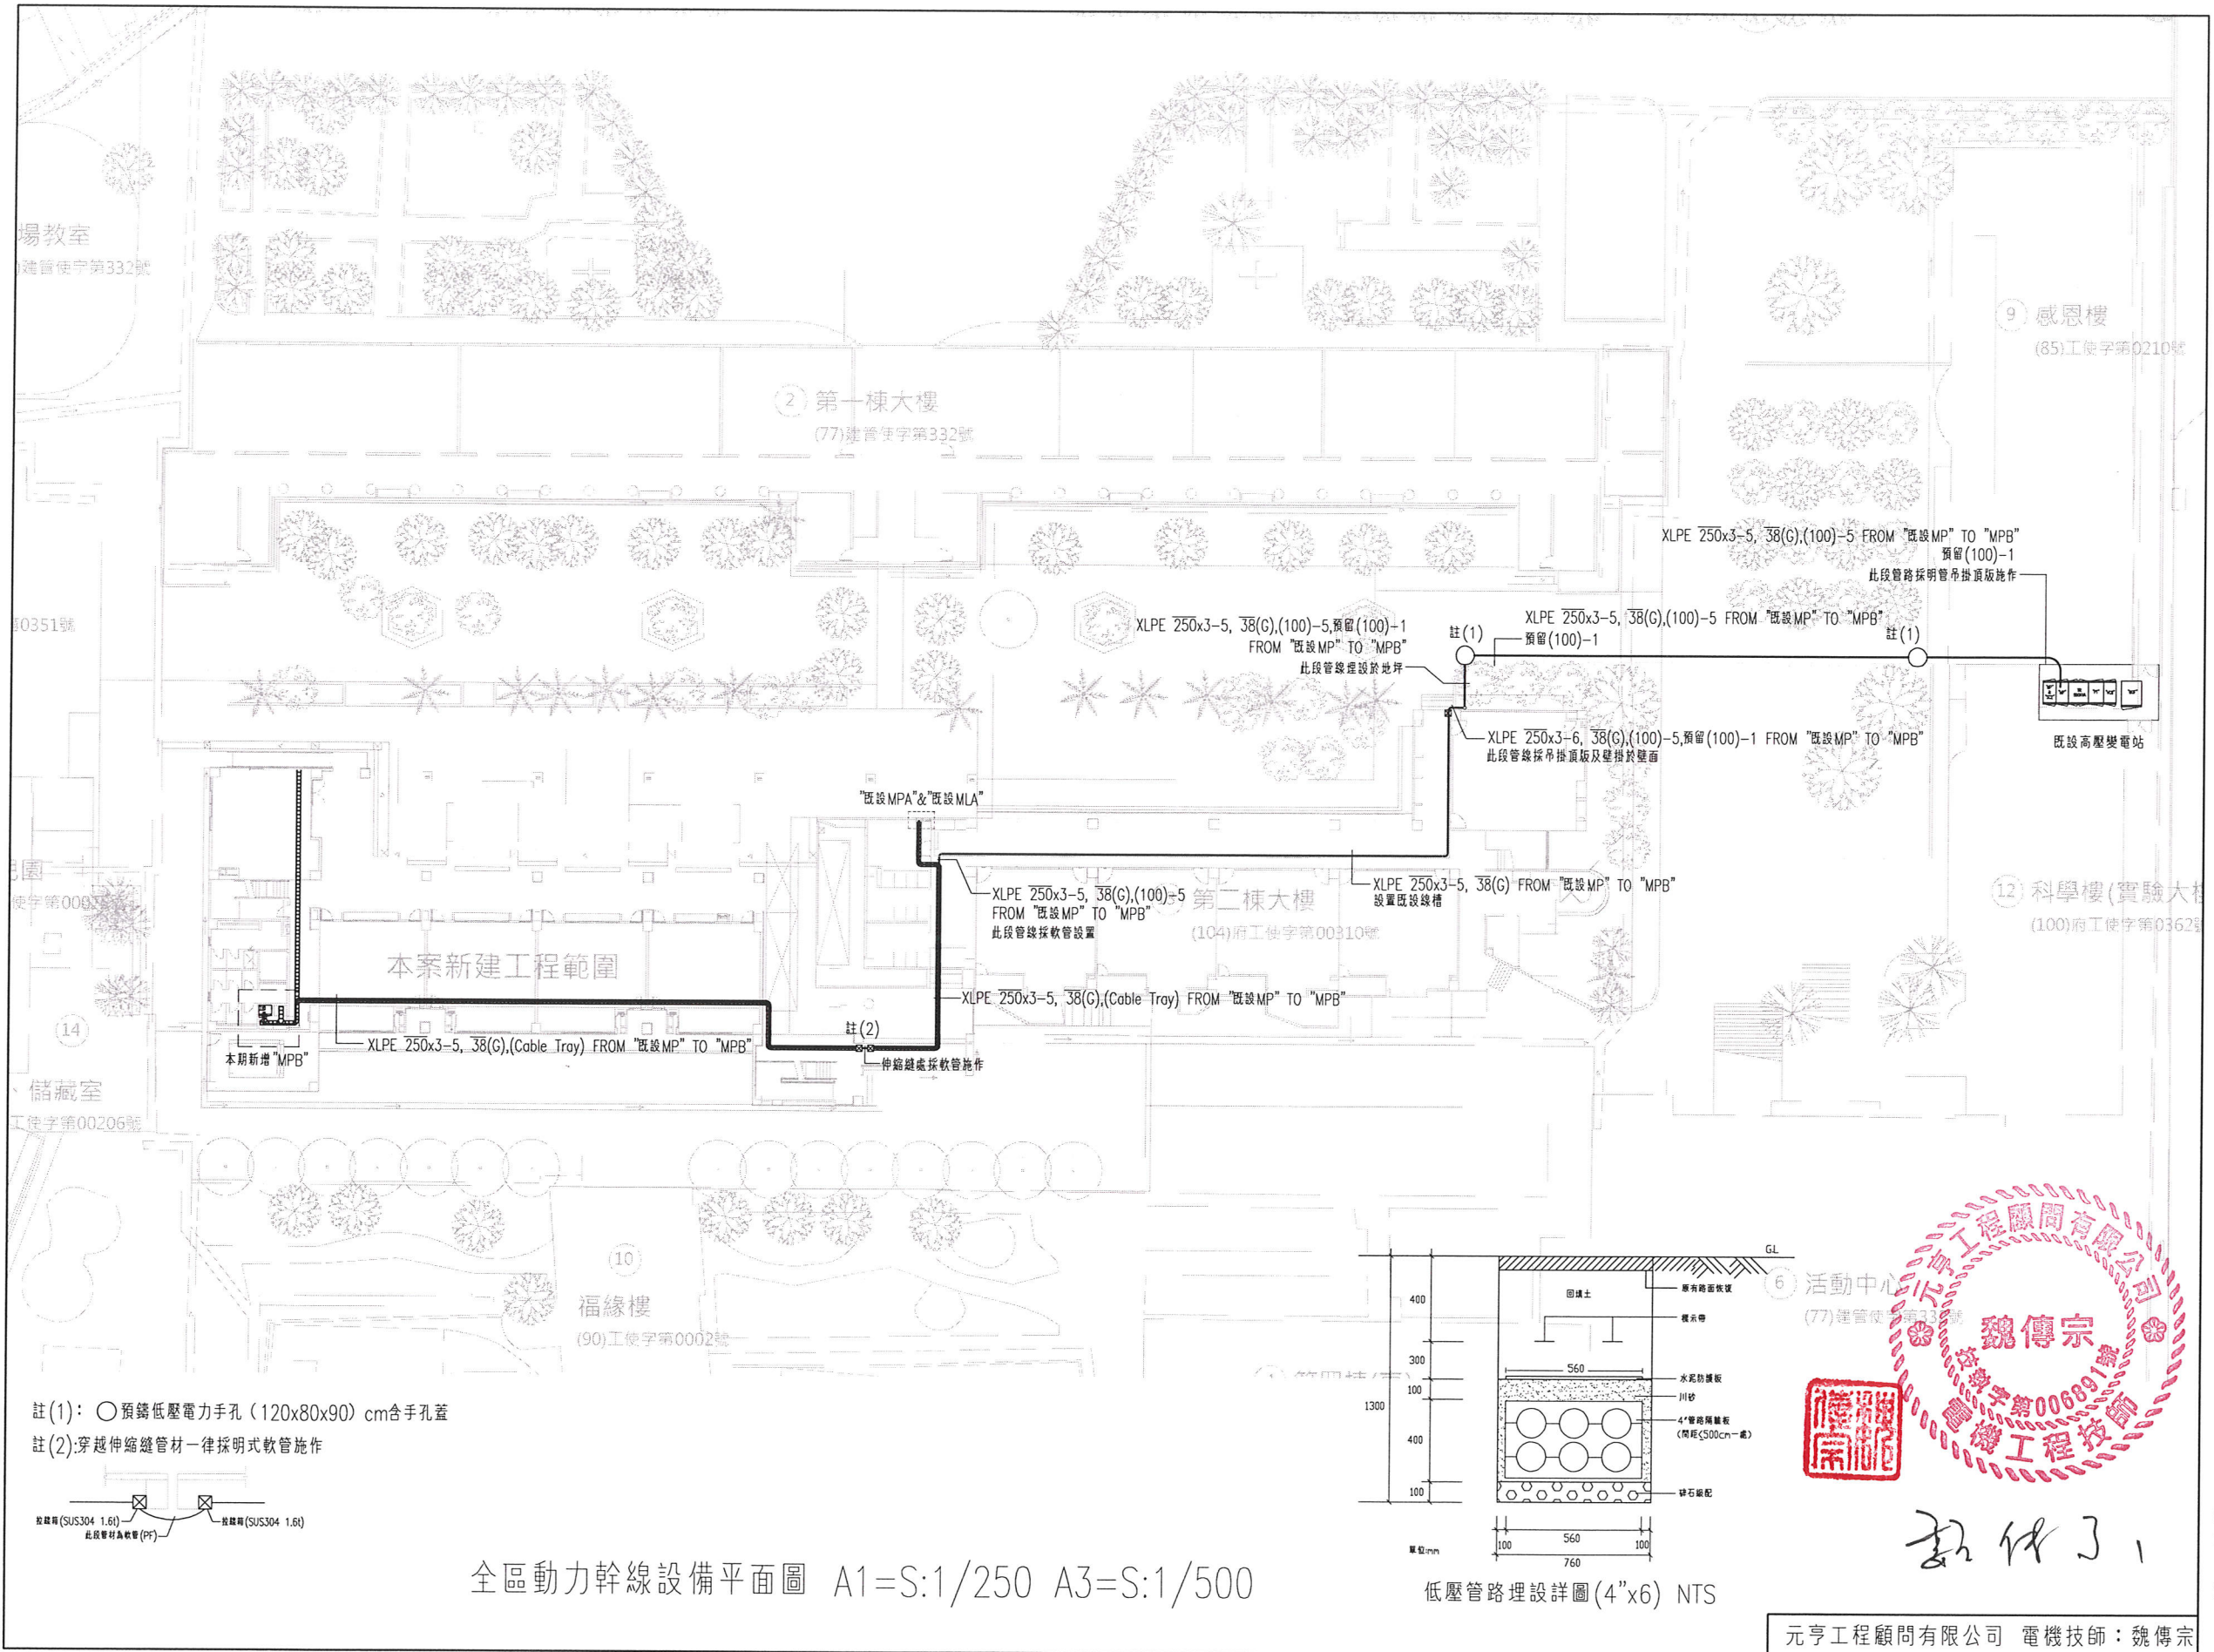

註(1): ○預鑄低壓電力手孔(120x80x90)cm含手孔蓋
註(2):穿越伸縮縫管材一律採用明式軟管施作



全區動力幹線設備平面圖 A1=S:1/250 A3=S:1/500

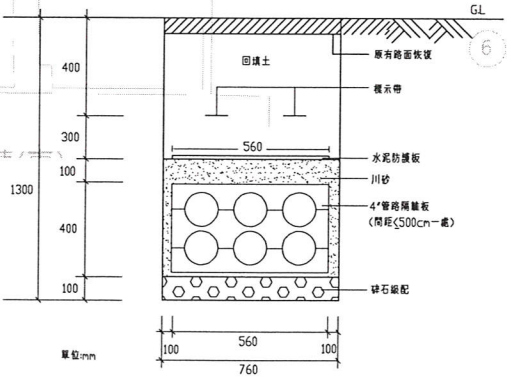

低壓管路埋設詳圖(4"x6') NTS



魏傳宗

元亨工程顧問有限公司 電機技師：魏傳宗

張瑞龍陳玉霖聯合建築師事務所
e: info@malone.com.tw
w: www.mayuarchitects.com

高雄
高雄市苓雅區四維四路10號3F-1
07-3389098

台北
台北市中山區松江路76號6F
070-1000-0019

工程名稱
新竹市建華國中校園整體規劃暨
新建校舍工程
圖名

一層動力插座設備平面圖

簽章

核准 設計

校核 繪圖

日期
108/08

張號 圖號

E3-01