


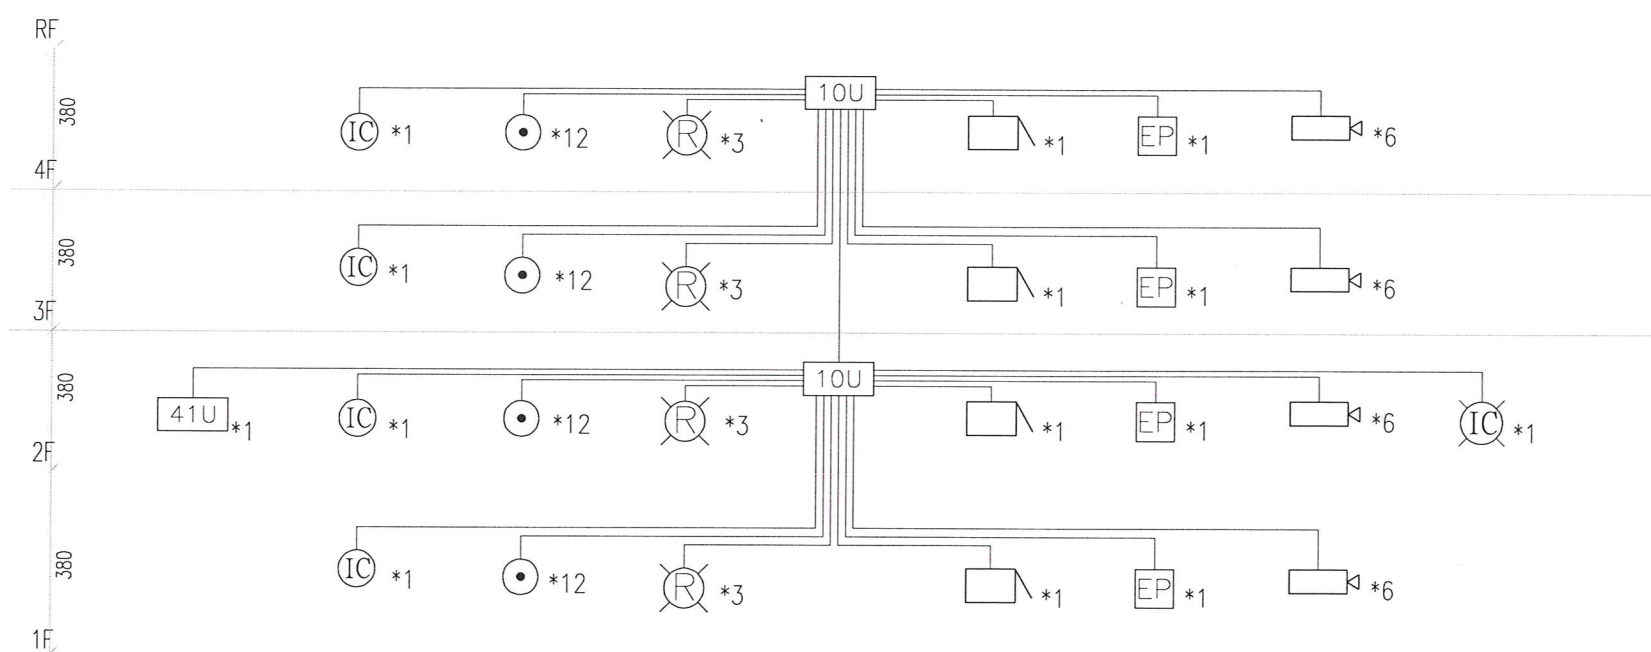

弱電系統昇位圖



附件 3

元亨工程顧問有限公司 電機技師：魏傳宗

張瑪龍陳玉霖聯合建築師事務所
e: info@malone.com.tw
w: www.mayuarchitects.com

高雄
高雄市苓雅區四維四路 10號3F-1
07-3389098

台北
台北市中山區松江路 76號6F
070-1000-0019

工程名稱

新竹市建華國中校園整體規劃暨
新建校舍工程

圖名

弱電系統昇位圖

簽章

核准 設計

校核 繪圖

日期
108/08

張號 圖號

BA1-04