


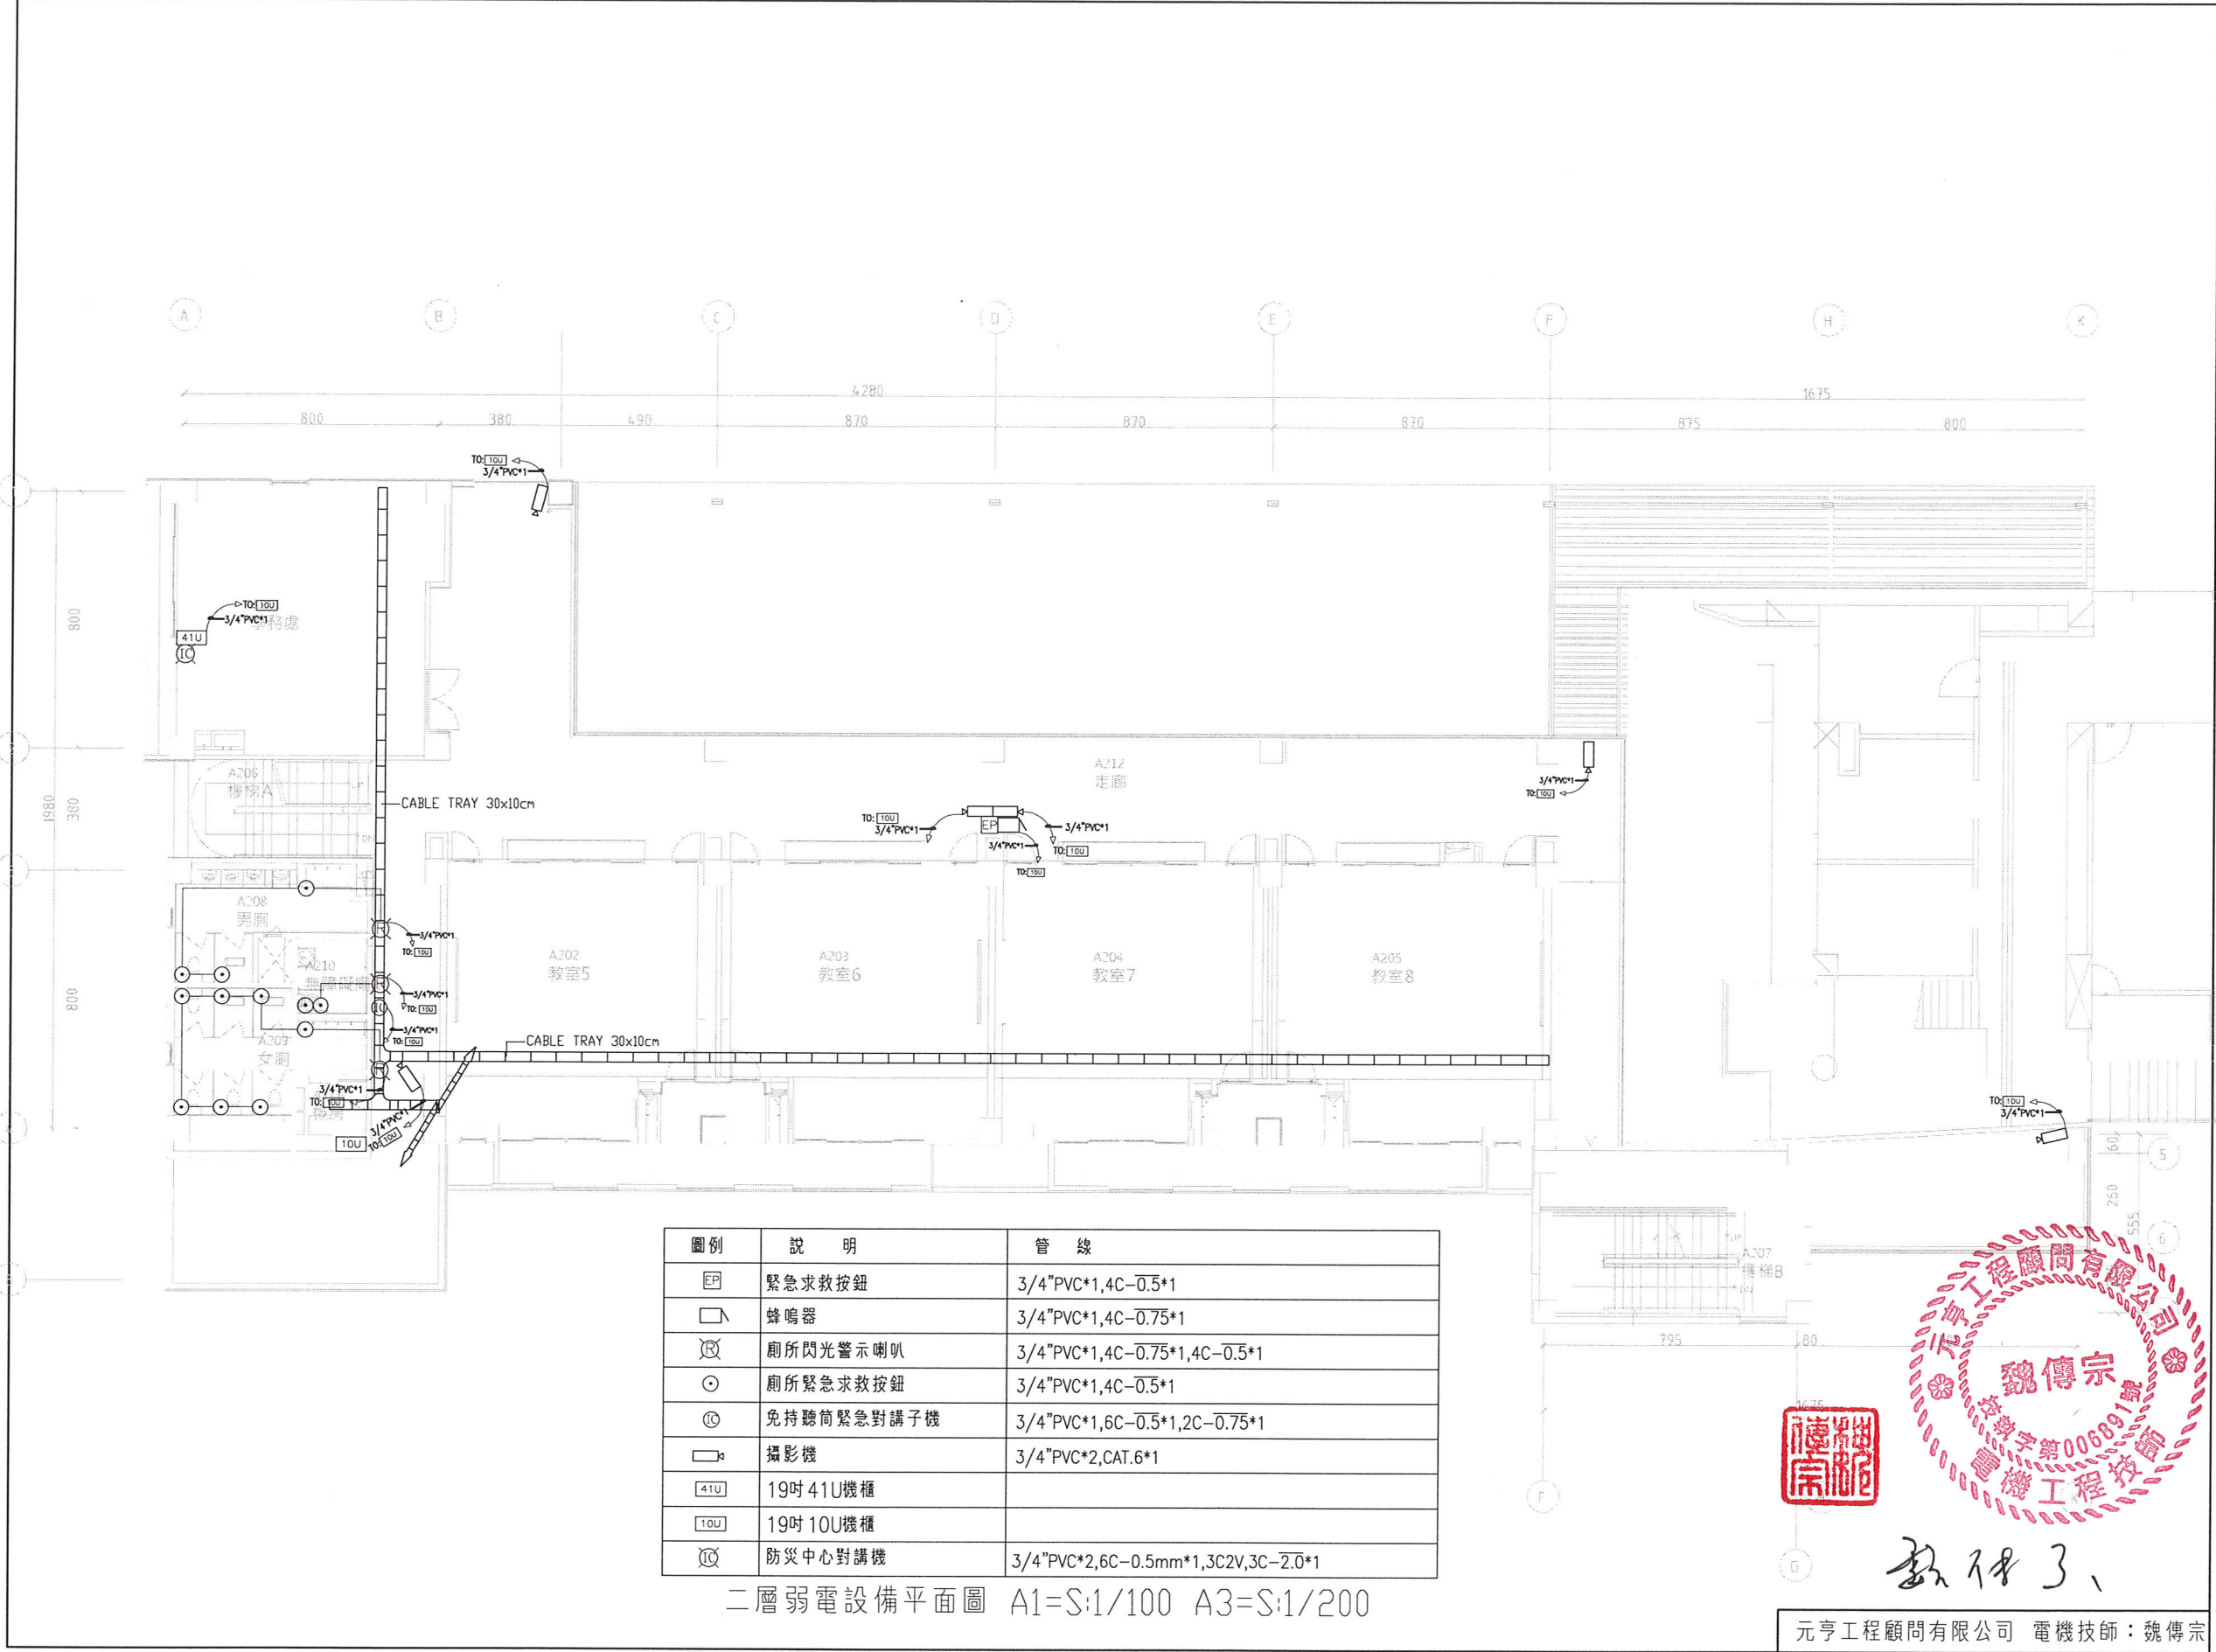

圖例	說明	管 線
EP	緊急求救按鈕	3/4" PVC*1, 4C-0.5*1
蜂鳴器	蜂鳴器	3/4" PVC*1, 4C-0.75*1
閃光警示喇叭	廁所閃光警示喇叭	3/4" PVC*1, 4C-0.75*1, 4C-0.5*1
緊急求救按鈕	廁所緊急求救按鈕	3/4" PVC*1, 4C-0.5*1
免持聽筒緊急對講機	免持聽筒緊急對講機	3/4" PVC*1, 6C-0.5*1, 2C-0.75*1
攝影機	攝影機	3/4" PVC*2, CAT.6*1
41U	19吋 41U機櫃	
10U	19吋 10U機櫃	
防災中心對講機	防災中心對講機	3/4" PVC*2, 6C-0.5mm*1, 3C2V, 3C-2.0*1

二層弱電設備平面圖 A1=S:1/100 A3=S:1/200

張瑪龍陳玉霖聯合建築師事務所
e: info@malone.com.tw
w: www.mayuarchitects.com

高雄
高雄市苓雅區四維四路 10號3F-1
07-3389098

台北
台北市中山區松江路 76號6F
070-1000-0019

工程名稱
新竹市建華國中校園整體規劃暨
新建校舍工程

圖名
二層弱電設備平面圖

簽章

核准 設計

校核 總圖

日期
108/08

張號 圖號

BA2-02



附件 3、

元亨工程顧問有限公司 電機技師：魏傳宗