


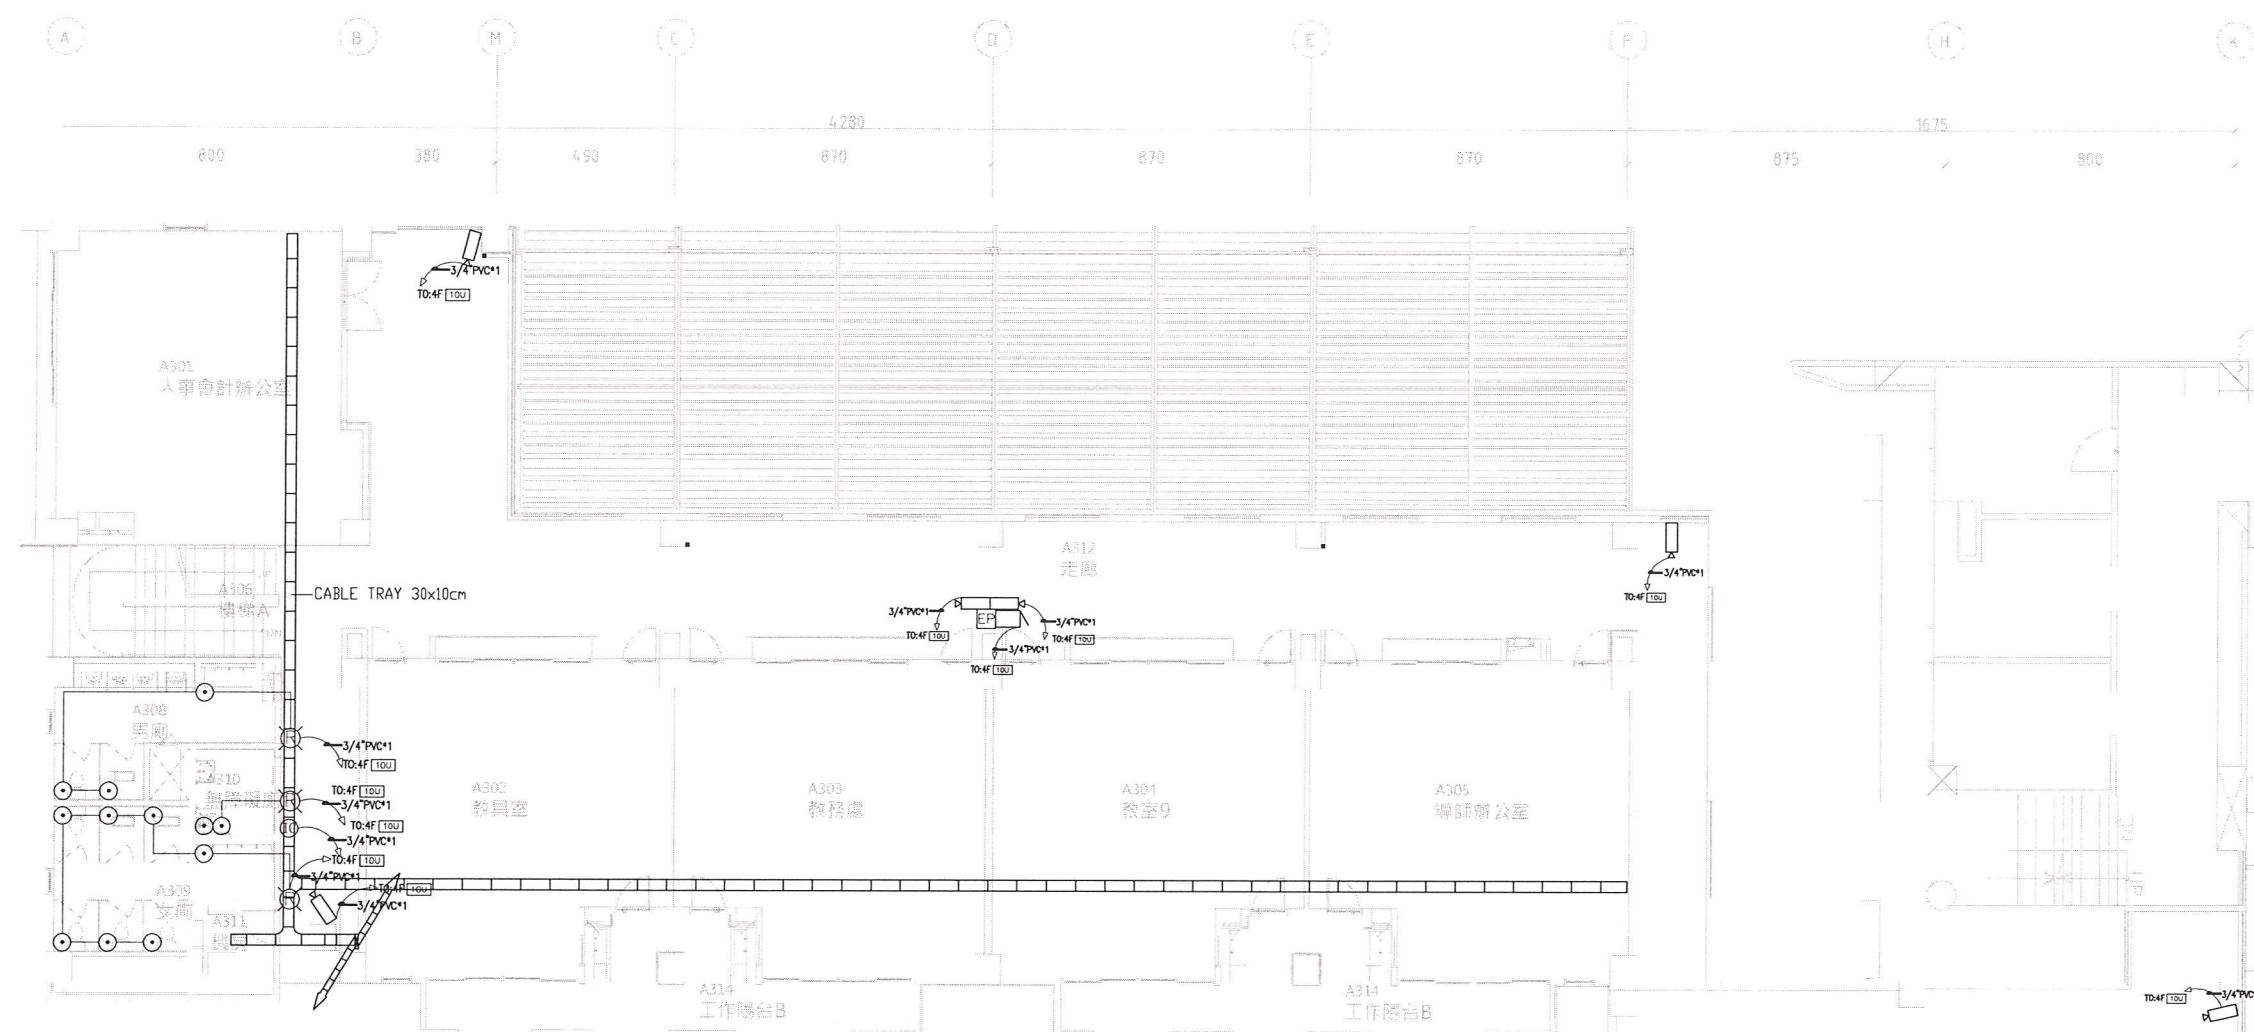

圖例	說明	管線
EP	緊急求救按鈕	3/4" PVC*1, 4C-0.5*1
□	蜂鳴器	3/4" PVC*1, 4C-0.75*1
⊗	廁所閃光警示喇叭	3/4" PVC*1, 4C-0.75*1, 4C-0.5*1
⊙	廁所緊急求救按鈕	3/4" PVC*1, 4C-0.5*1
Ⓢ	免持聽筒緊急對講子機	3/4" PVC*1, 6C-0.5*1, 2C-0.75*1
□	攝影機	3/4" PVC*2, CAT.6*1

三層弱電設備平面圖 A1=S:1/100 A3=S:1/200

魏傳宗
006891號
電機工程師

元亨工程顧問有限公司 電機技師：魏傳宗

張瑪龍陳玉霖聯合建築師事務所
e: info@malone.com.tw
w: www.mayurarchitects.com

高雄
高雄市苓雅區四維四路 10號3F-1
07-3389098

台北
台北市中山區松江路 76號6F
070-1000-0019

工程名稱

新竹市建華國中校園整體規劃暨
新建校舍工程

圖名

三層弱電設備平面圖

簽章

核准 設計

校核 總圖

日期
108/08

張號 圖號

BA2-03