


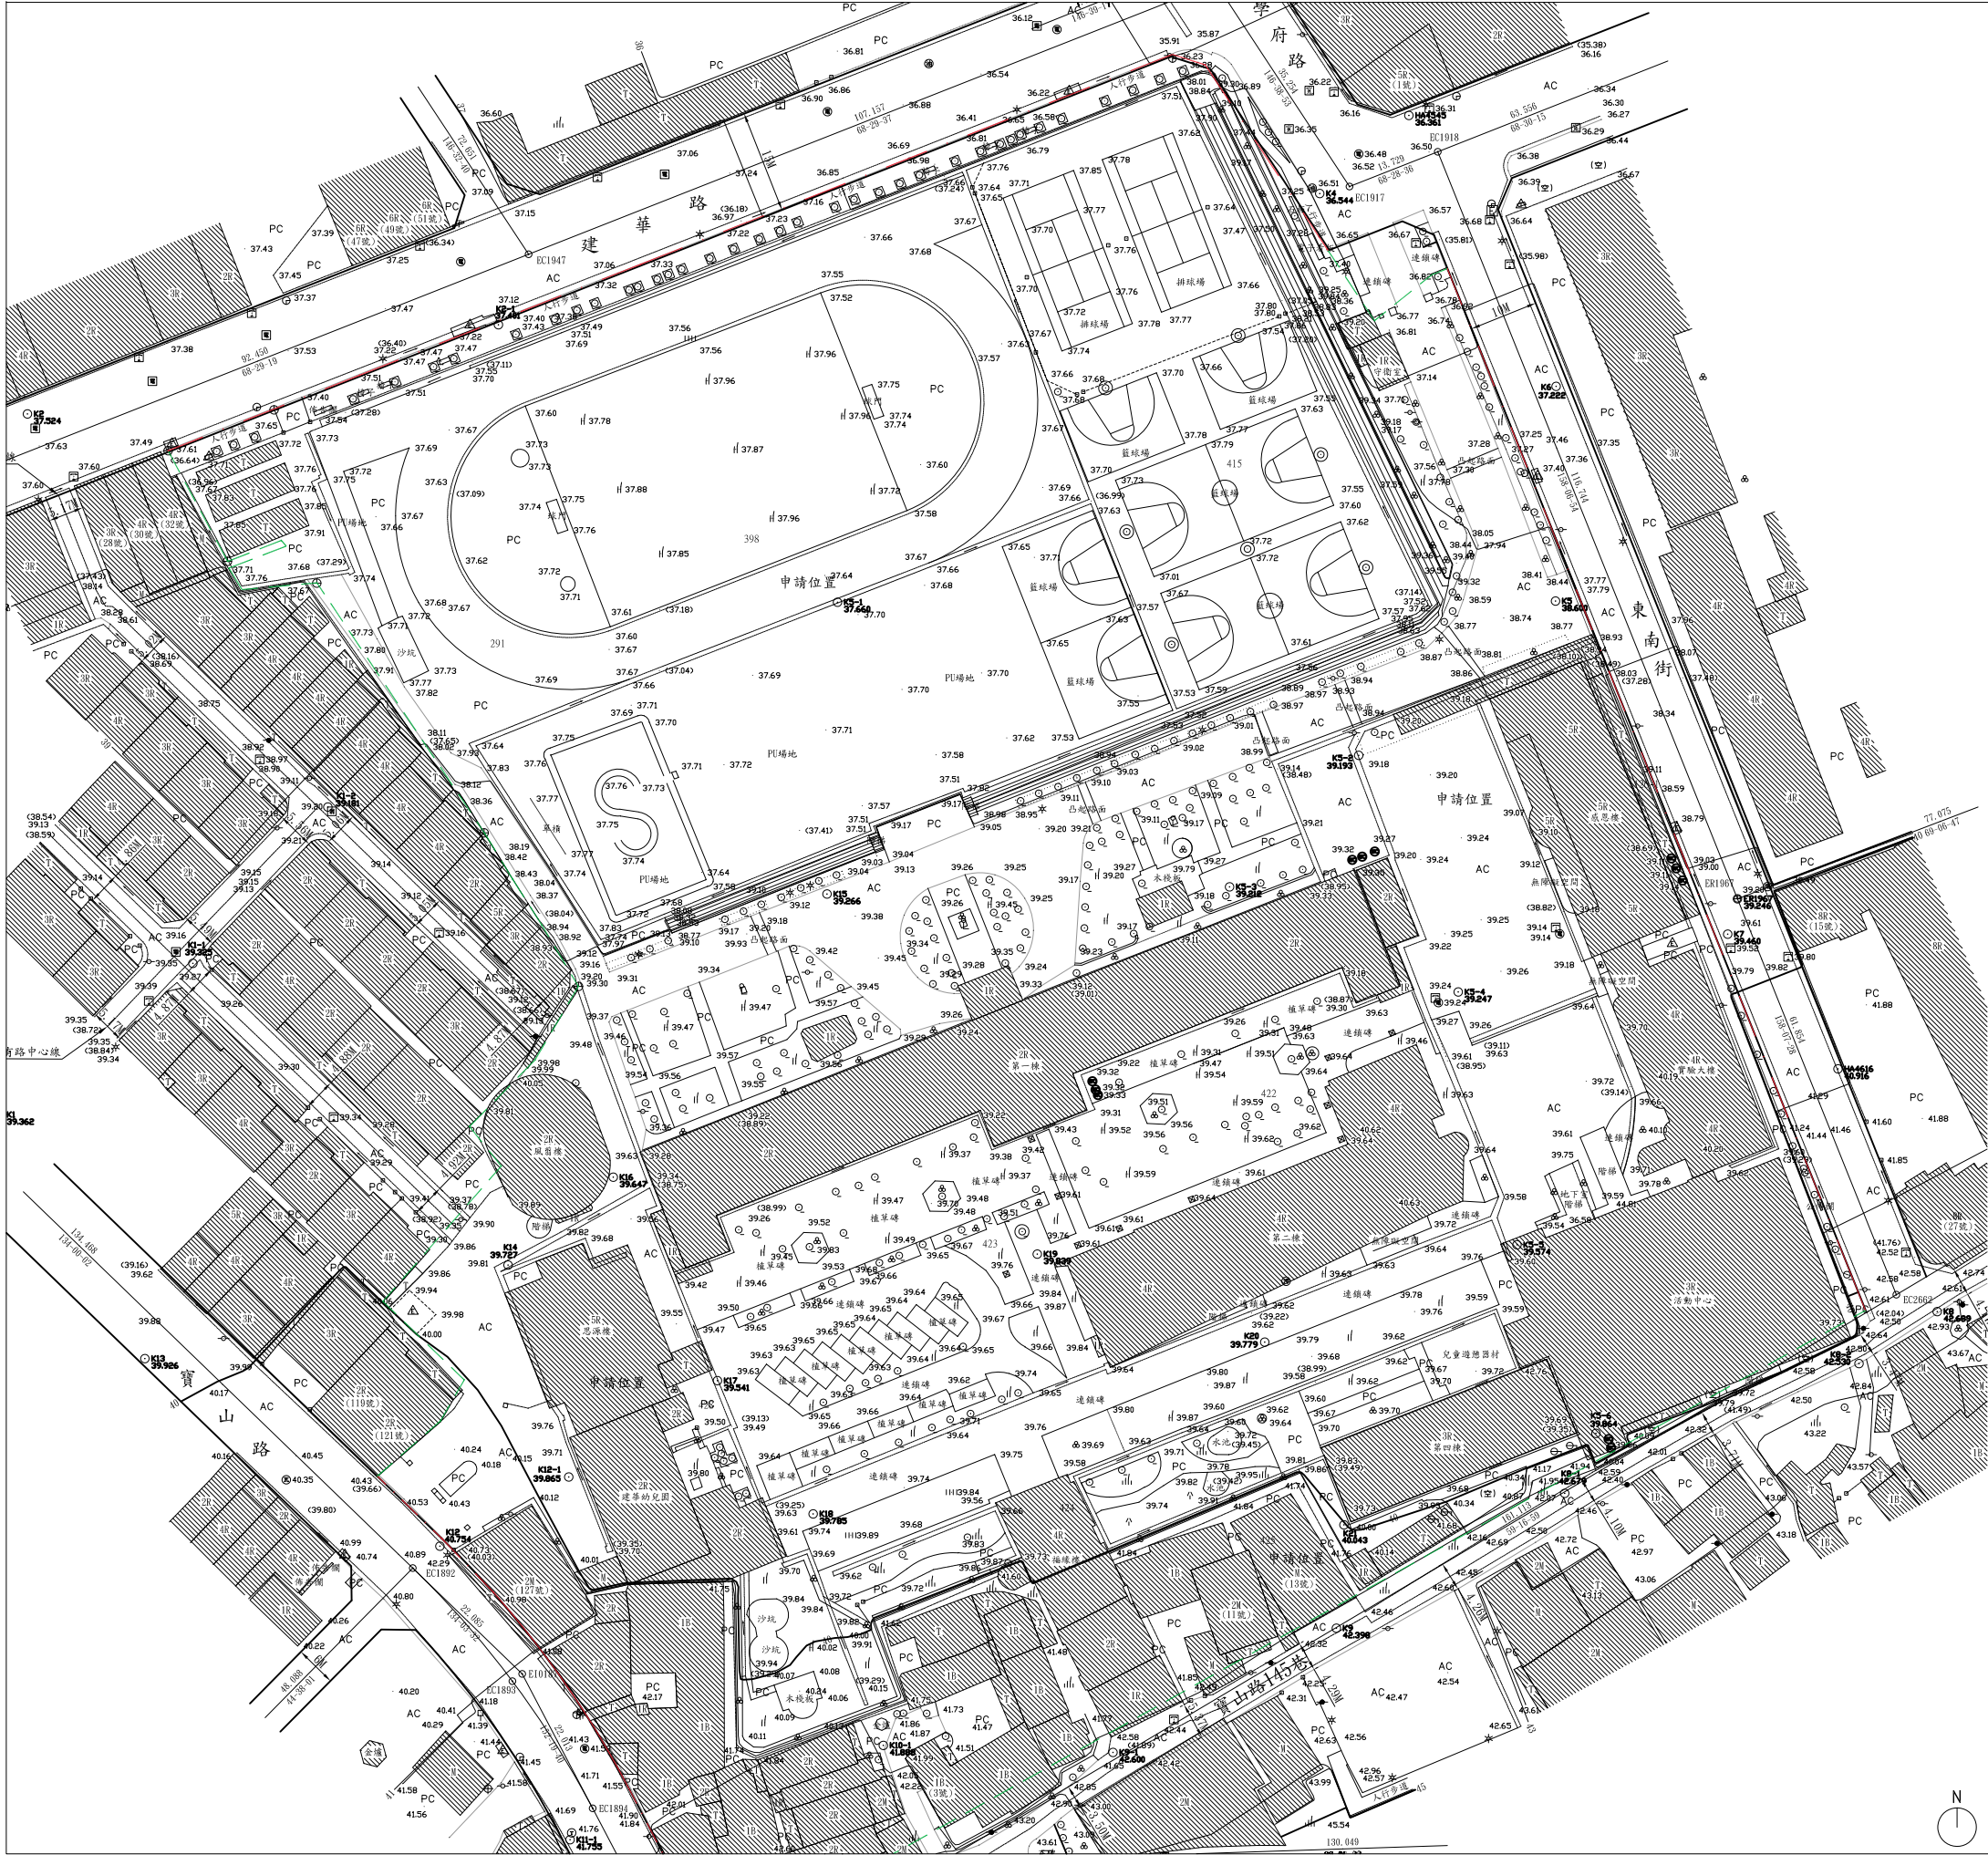

| TWD97二度分帶坐標系統 |             |            |        |     |
|---------------|-------------|------------|--------|-----|
| 樁 號           | 縱坐標         | 橫坐標        | 高程     | 點型式 |
| ER1967        | 2742866.103 | 247704.850 | 39.246 | 中心樁 |
| HA4616        | 2742841.439 | 247719.431 | 40.916 | 導線點 |
| HA4545        | 2742979.699 | 247657.190 | 36.361 | 導線點 |
| K1            | 2742834.806 | 247452.875 | 39.362 | 導線點 |
| K2            | 2742936.419 | 247456.776 | 39.246 | 導線點 |
| K3            | 2742997.588 | 247635.412 | 35.991 | 導線點 |
| K4            | 2742968.374 | 247644.251 | 36.544 | 導線點 |
| K5            | 2742909.283 | 247678.455 | 38.600 | 導線點 |
| K6            | 2742940.412 | 247678.534 | 37.222 | 導線點 |
| K7            | 2742860.977 | 247703.431 | 39.460 | 導線點 |
| K8            | 2742806.252 | 247733.825 | 42.689 | 導線點 |
| K9            | 2742760.340 | 247646.666 | 42.398 | 導線點 |
| K10           | 2742721.274 | 247592.108 | 43.197 | 導線點 |
| K11           | 2742704.899 | 247549.208 | 42.470 | 導線點 |
| K12           | 2742772.235 | 247516.629 | 40.754 | 導線點 |
| K13           | 2742799.431 | 247473.825 | 39.926 | 導線點 |
| K14           | 2742813.003 | 247526.502 | 39.727 | 導線點 |
| K15           | 2742866.794 | 247572.780 | 39.266 | 導線點 |
| K16           | 2742825.736 | 247541.773 | 39.647 | 導線點 |
| K17           | 2742796.230 | 247556.877 | 39.541 | 導線點 |
| K18           | 2742776.915 | 247570.759 | 39.785 | 導線點 |
| K19           | 2742814.594 | 247603.279 | 39.839 | 導線點 |
| K20           | 2742801.834 | 247684.326 | 39.779 | 導線點 |
| K21           | 2742775.319 | 247647.765 | 40.043 | 導線點 |
| K1-1          | 2742856.749 | 247480.783 | 39.325 | 導線點 |
| K1-2          | 2742879.415 | 247500.374 | 39.181 | 導線點 |
| K2-1          | 2742949.345 | 247525.099 | 37.401 | 導線點 |
| K5-1          | 2742909.118 | 247574.297 | 37.660 | 導線點 |
| K5-2          | 2742886.916 | 247649.897 | 39.193 | 導線點 |
| K5-3          | 2742867.836 | 247631.179 | 39.212 | 導線點 |
| K5-4          | 2742852.591 | 247664.341 | 39.247 | 導線點 |
| K5-5          | 2742815.935 | 247672.863 | 39.574 | 導線點 |
| K5-6          | 2742788.596 | 247684.326 | 39.864 | 導線點 |
| K8-1          | 2742779.899 | 247679.796 | 42.679 | 導線點 |
| K8-2          | 2742798.717 | 247722.486 | 42.530 | 導線點 |
| K9-1          | 2742742.333 | 247614.261 | 42.600 | 導線點 |
| K10-1         | 2742743.352 | 247580.947 | 41.888 | 導線點 |
| K10-2         | 2742716.362 | 247570.416 | 43.019 | 導線點 |
| K11-1         | 2742729.676 | 247535.501 | 41.755 | 導線點 |
| K12-1         | 2742782.276 | 247535.300 | 39.865 | 導線點 |

| 圖 例    |     |        |
|--------|-----|--------|
| 鋼筋混凝土屋 | *   | 路燈     |
| 簡易屋    | ⊗   | 交通號誌   |
| 磚造屋    | ~   | 電力桿    |
| 棚子     | Q   | 獨立樹    |
| 地盤高程   | (四) | 空地     |
| 水泥路面   | ⊙   | 圓形消防栓  |
| 柏油路    | △   | 電信設備   |
| 明溝     | △   | 電力設備   |
| 暗溝     | △   | 花園     |
| 導線點    | ⊖   | 細草地    |
| 鬆路面道路  | ⊖   | 圓形電信人孔 |
| 計畫道路邊線 | ●   | 圓形電力人孔 |
| 現有路邊線  | ●   | 圓形雨水人孔 |
| 申請範圍線  | ●   | 圓形制水閘  |
| 門柱     | ⊖   | 方形電信手孔 |
| 高程點    | ⊖   | 方形消防栓  |
| 溝底高程   | ⊖   | 街道名牌   |
| 中心樁    | ⊖   | 方形電力手孔 |
| 界點     | ⊖   | 圓形汗水人孔 |
| 土坎     | ⊖   | 圓形瓦斯閘  |
| 地頭線    | ●   | 化糞池    |
| 等高線    | ⊖   | 籃球架    |
| 圍牆     | ⊖   | 方形寬頻手孔 |
| 鐵絲網    | ●   | 圓形中油手孔 |
| 水泥坎    | ⊖   | 銅像     |
| 壘石坎    | ⊖   | 竹林     |
| 鐵欄杆    | ⊖   | 雜草地    |
| 施工圍籬   | ⊖   | 水塔     |
|        | ⊖   | 公車站牌   |

註：本實測圖與現場相符。

01 現況測量圖  
SCALE:(A1)1/500 (A3)1/1000 UNIT: - cm

may MAYU architects

張瑪龍陳玉霖聯合建築師事務所  
e: info@malone.com.tw  
w: www.mayuarchitects.com

高雄  
高雄市苓雅區四維四路10號3F-1  
07-3389098

台北  
台北市中山區龍江路281巷4號1F  
070-1000-0019

工程名稱

新竹市建華國中校園整體規劃  
暨 新建校舍工程

圖名

現況測量圖



陳玉霖  
校核

張瑪龍 陳玉霖 陳玉霖 羅婷頤

校核 繪圖

羅婷頤 羅婷頤 葉利琪

日期 蘇 孚

張號 圖號

A0-02