
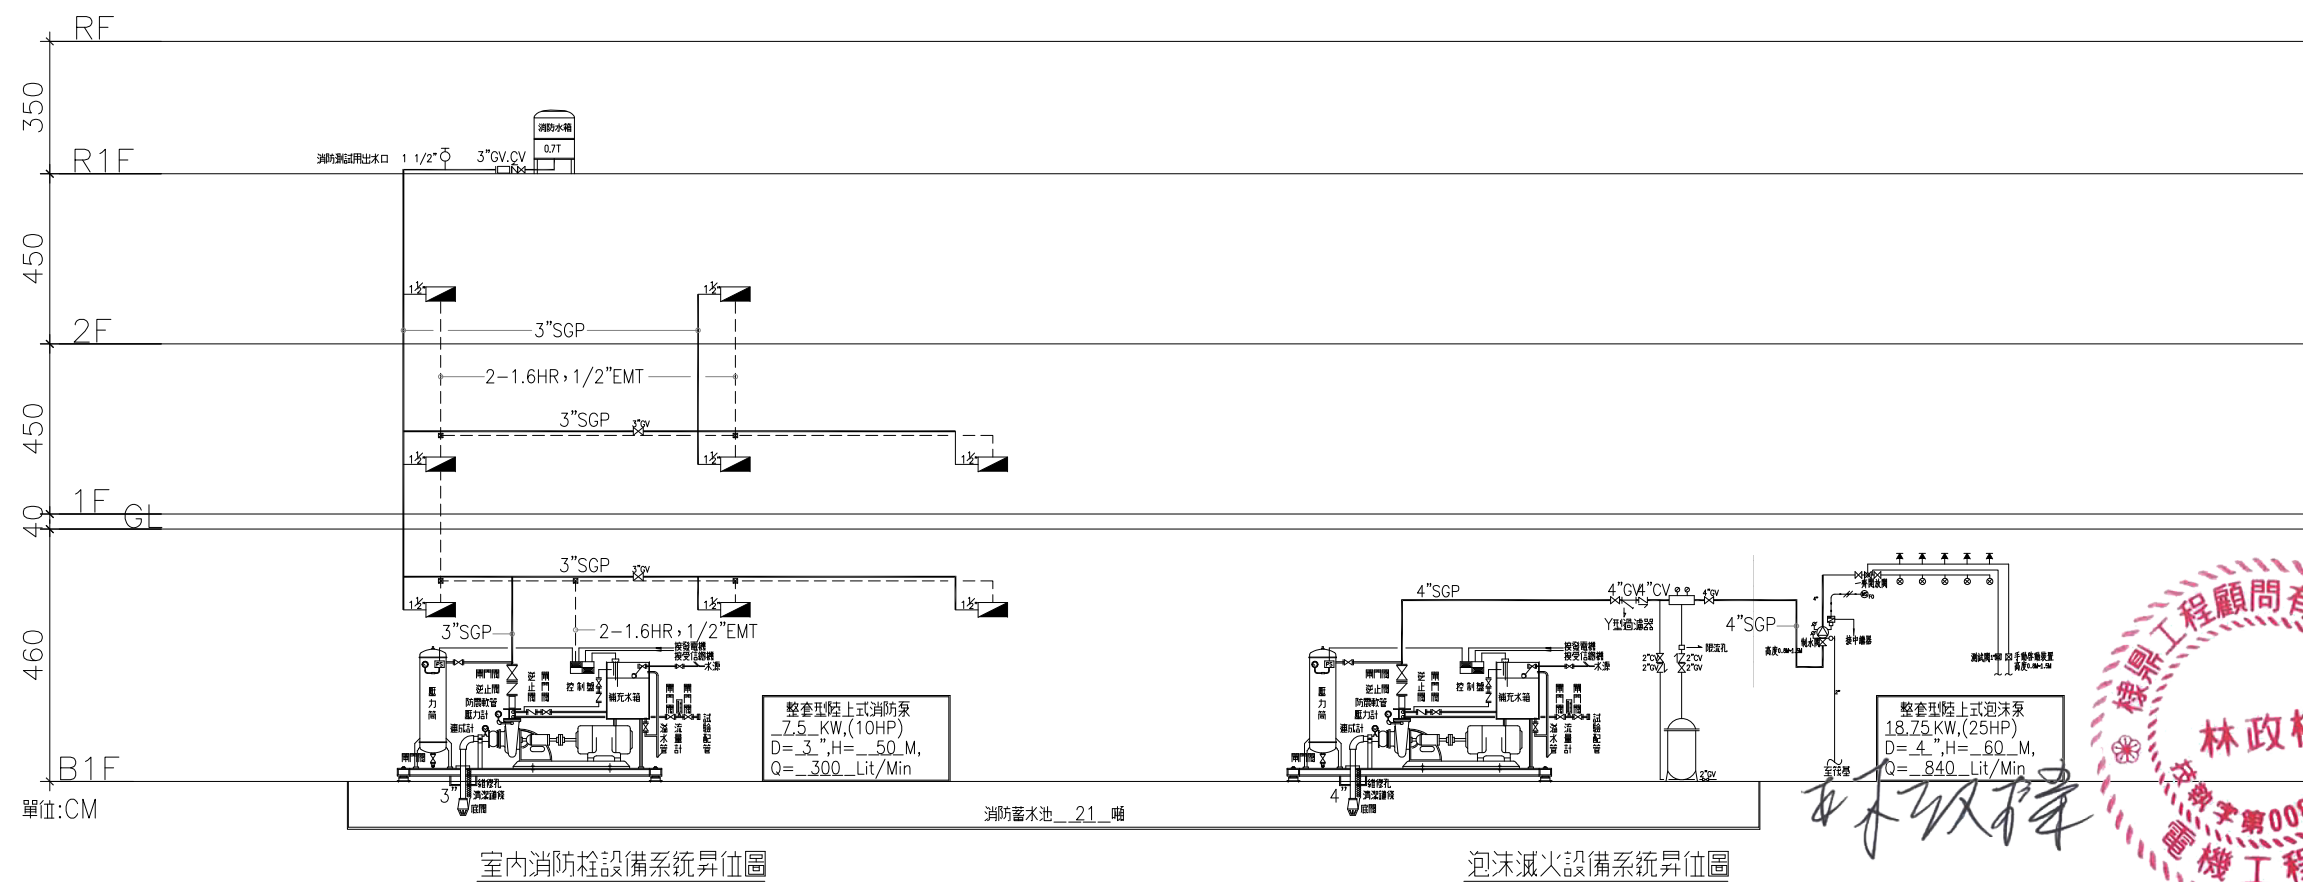


機電、空調工程
屬後擴工程

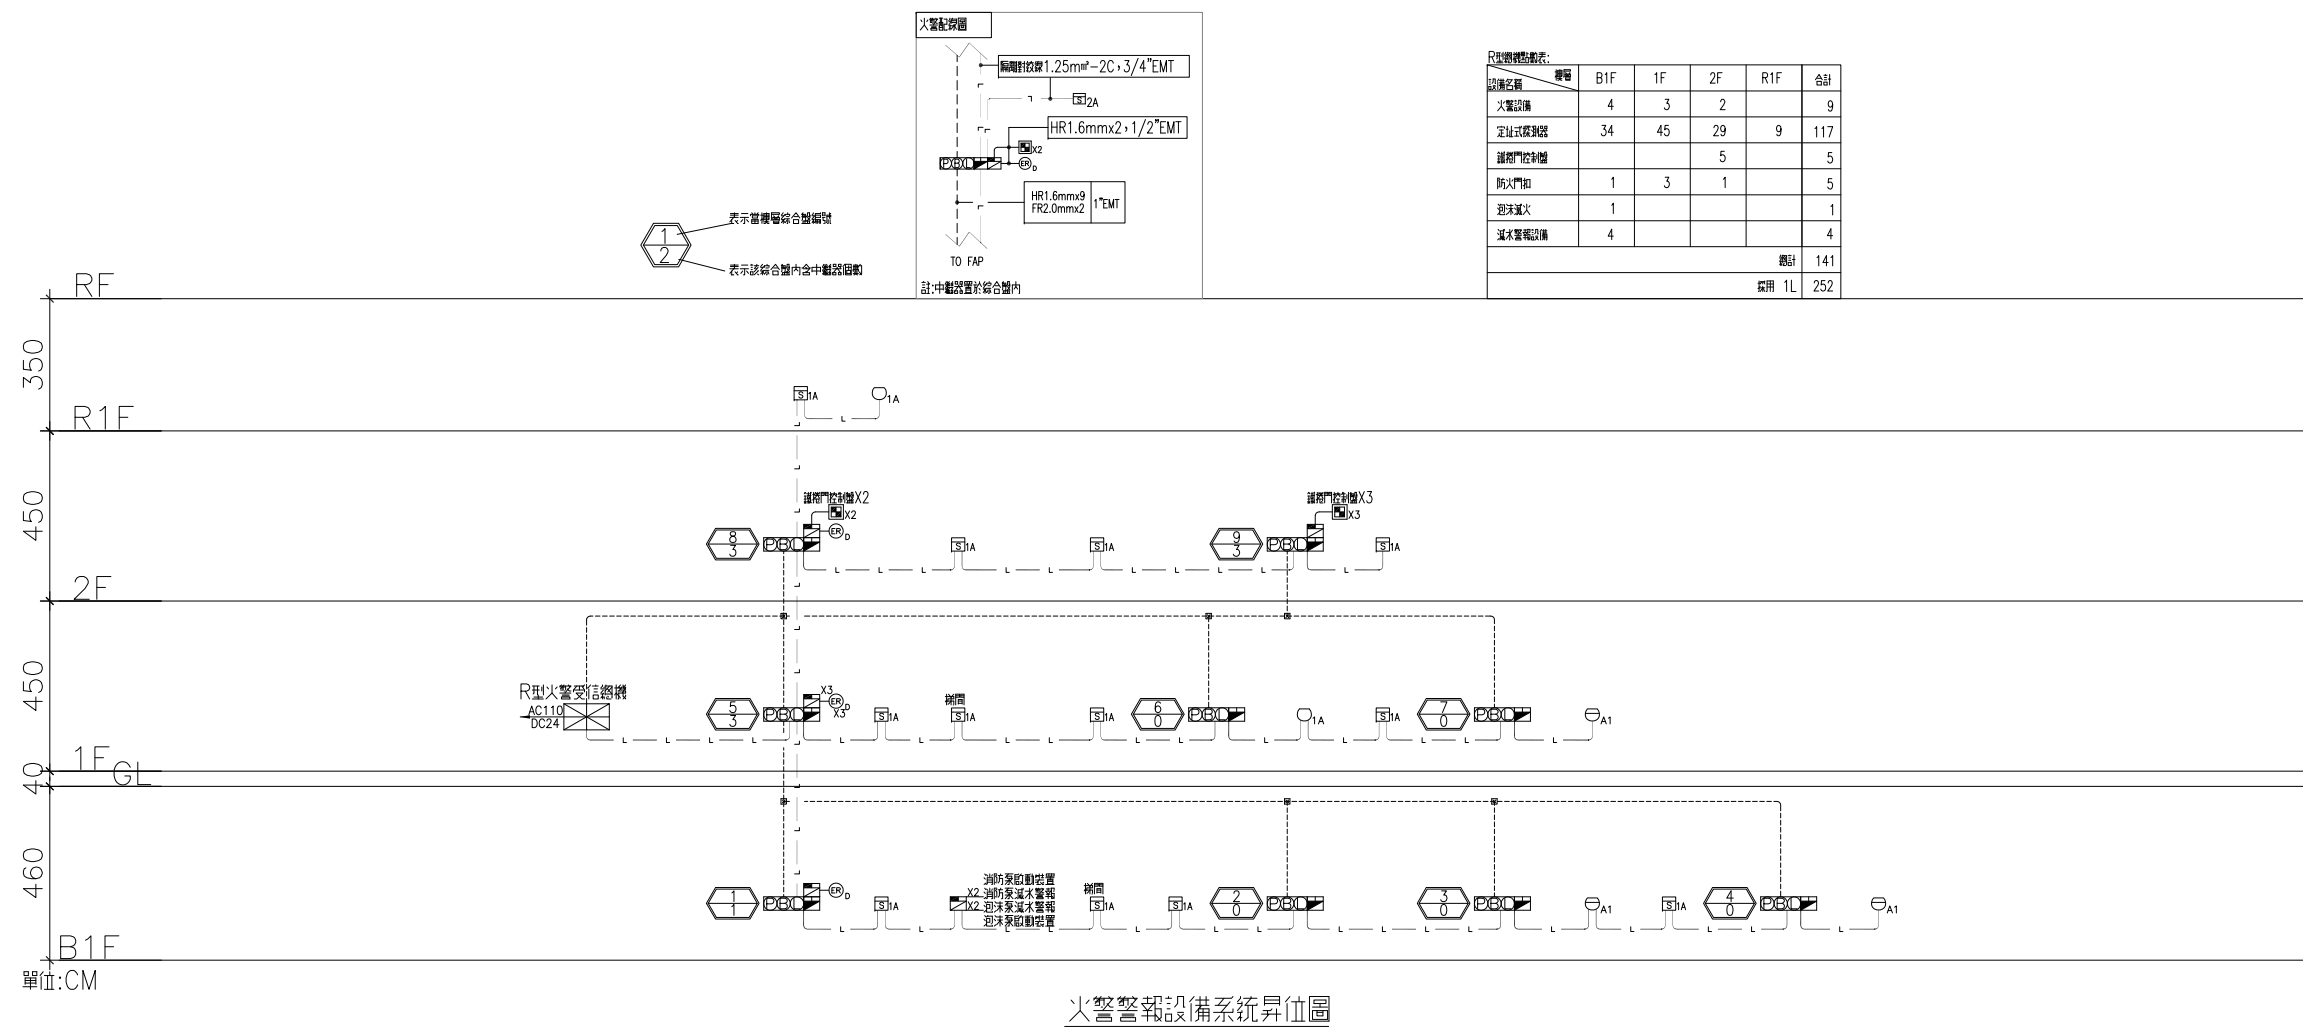

棣鼎工程顧問有限公司
林政樑技師

工程名稱

香山綜合休閒運動館新建工程

圖名

消防栓、泡沫滅火及
火警警報設備系統昇位圖

簽章

核准 設計

校核 _____ 繪圖 _____

日期_____

110/03/29

張號	圖號
----	----

—	F1-04
---	-------