




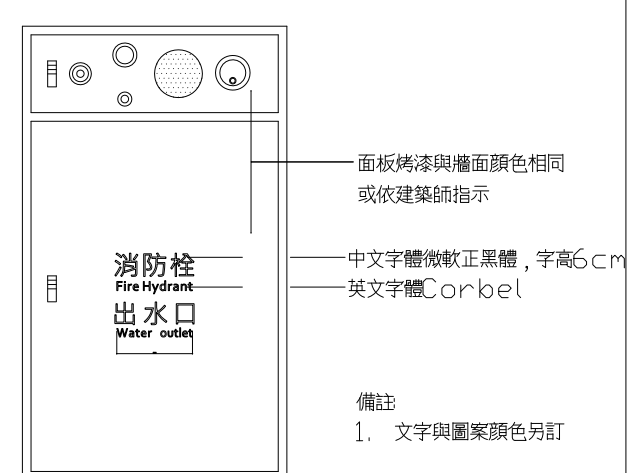

1 綜合消防栓箱立面圖

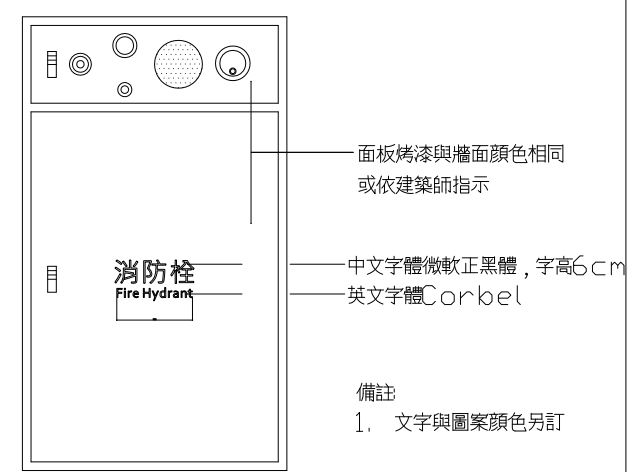


2 消防栓箱立面圖

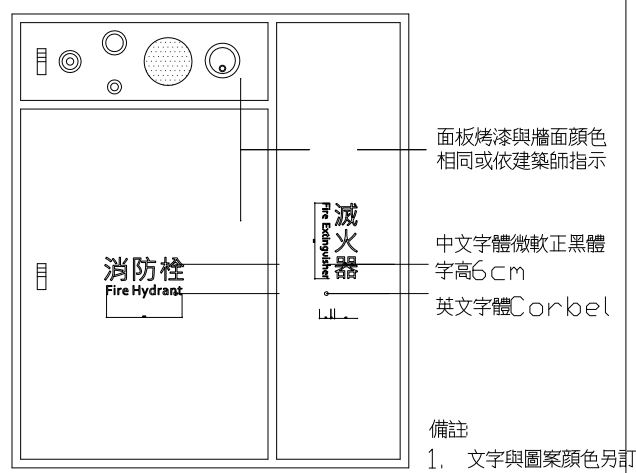


3 滅火器箱與消防栓箱合併外箱立面圖


1 消防栓箱立面詳圖
SCALE: 1:10 UNIT: mm

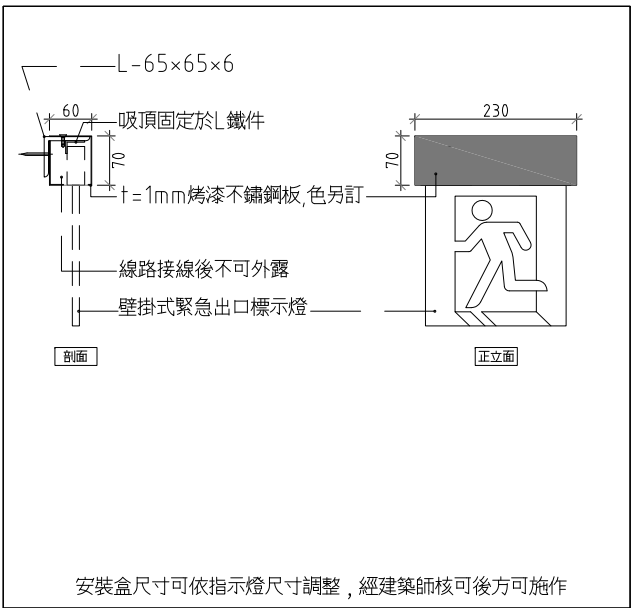



2 消防指示燈安裝盒 Type A
SCALE: 1:10 UNIT: mm

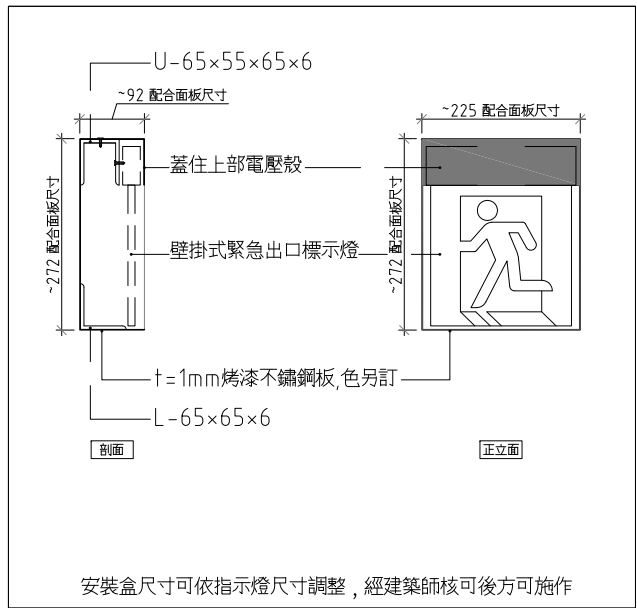

3 消防指示燈安裝盒 Type B
SCALE: 1:10 UNIT: mm

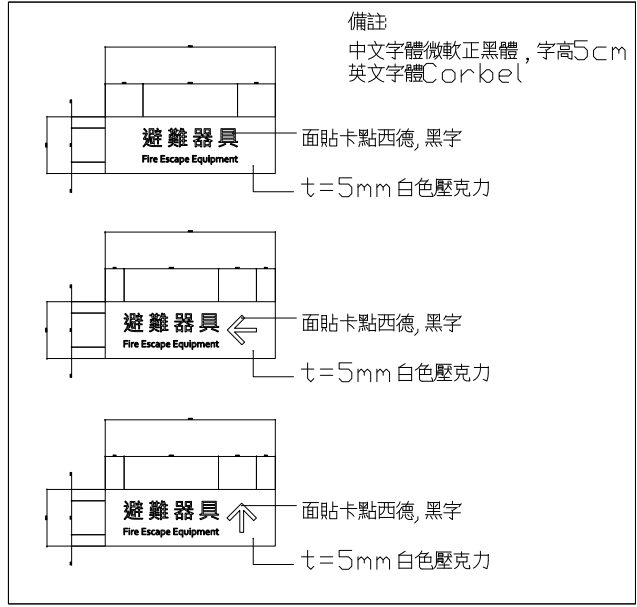


6 避難器具標示牌詳圖
SCALE: 1:10 UNIT: mm

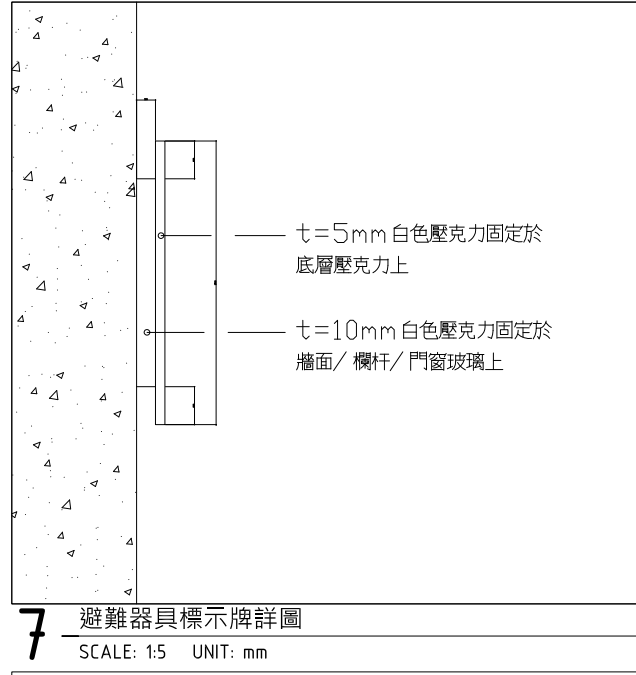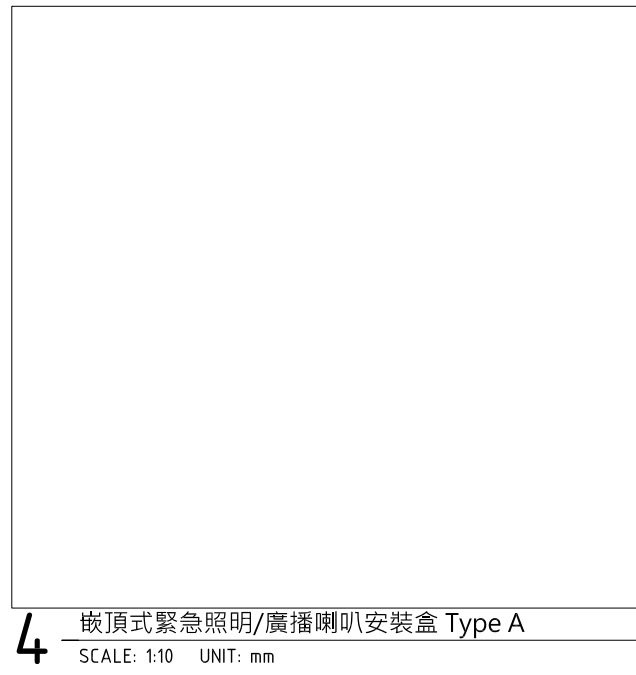


7 避難器具標示牌詳圖
SCALE: 1:5 UNIT: mm

5 嵌頂式緊急照明/廣播喇叭安裝盒 Type B
SCALE: 1:10 UNIT: mm

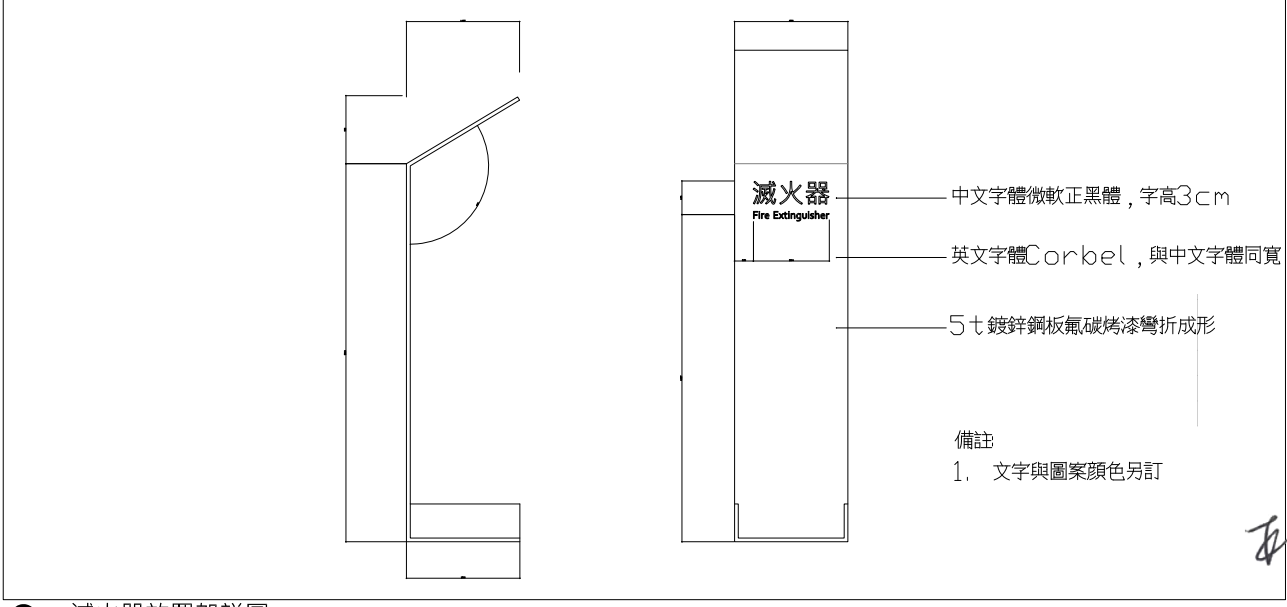

8 滅火器放置架詳圖
SCALE: 1:5 UNIT: mm

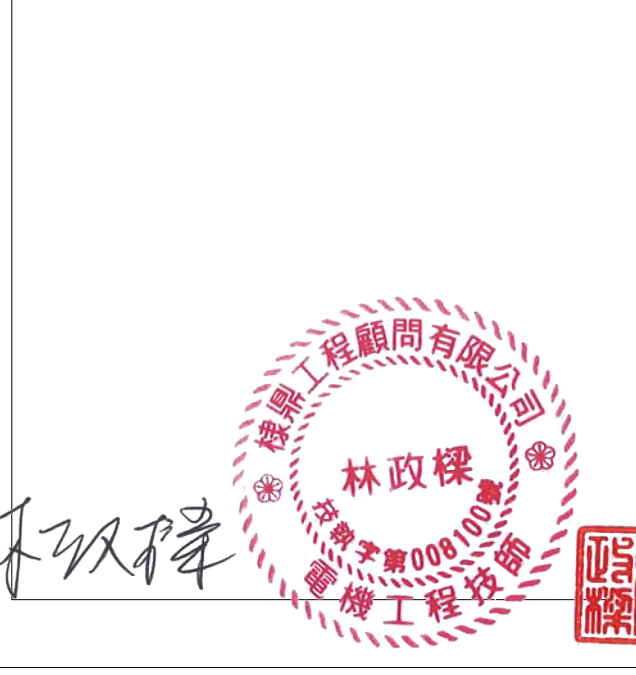

機電、空調工程
屬後擴工程

may MAYU architects

張瑪龍陳玉霖聯合建築師事務所
e: info@malone.com.tw
w: www.mayuarchitects.com

高雄
高雄市苓雅區四維四路 10 號 3F-1
07-3389098

台北
台北市中山區松江路 76 號 6F
070-1000-0019

棣鼎工程顧問有限公司
林政樑技師

工程名稱

香山綜合休閒運動館新建工程

圖名

消防設備施工大樣圖

簽章

核准 設計

校核 繪圖

日期

110/03/29

張號 圖號

FF-01