


機電、空調工程
屬後擴工程

序	代碼	液管(mm)	氣管(mm)	序	代碼	液管(mm)	氣管(mm)	序	代碼	液管(mm)	氣管(mm)
1	R0	ø6.35(1/4")	ø15.88(5/8")	5	R4	ø9.52(3/8")	ø19.05(3/4")	9	R8	ø15.88(5/8")	ø28.58(1-1/8")
2	R1	ø6.35(1/4")	ø9.52(3/8")	6	R5	ø9.52(3/8")	ø22.22(7/8")	10	R9	ø15.88(5/8")	ø34.93(1-1/4")
3	R2	ø6.35(1/4")	ø12.7(1/2")	7	R6	ø12.7(1/2")	ø22.22(7/8")	11	R10	ø19.05(3/4")	ø34.93(1-1/4")
4	R3	ø9.52(3/8")	ø15.88(5/8")	8	R7	ø12.7(1/2")	ø28.58(1-1/8")	12	R11	ø19.05(3/4")	ø41.28(1-1/2")


備註：圖說標示之冷媒管徑僅供參考，承商需依據廠家標準及提供之技術資料並考量配管長度之補償，修正所需之管徑以符合室內機組容量需求。

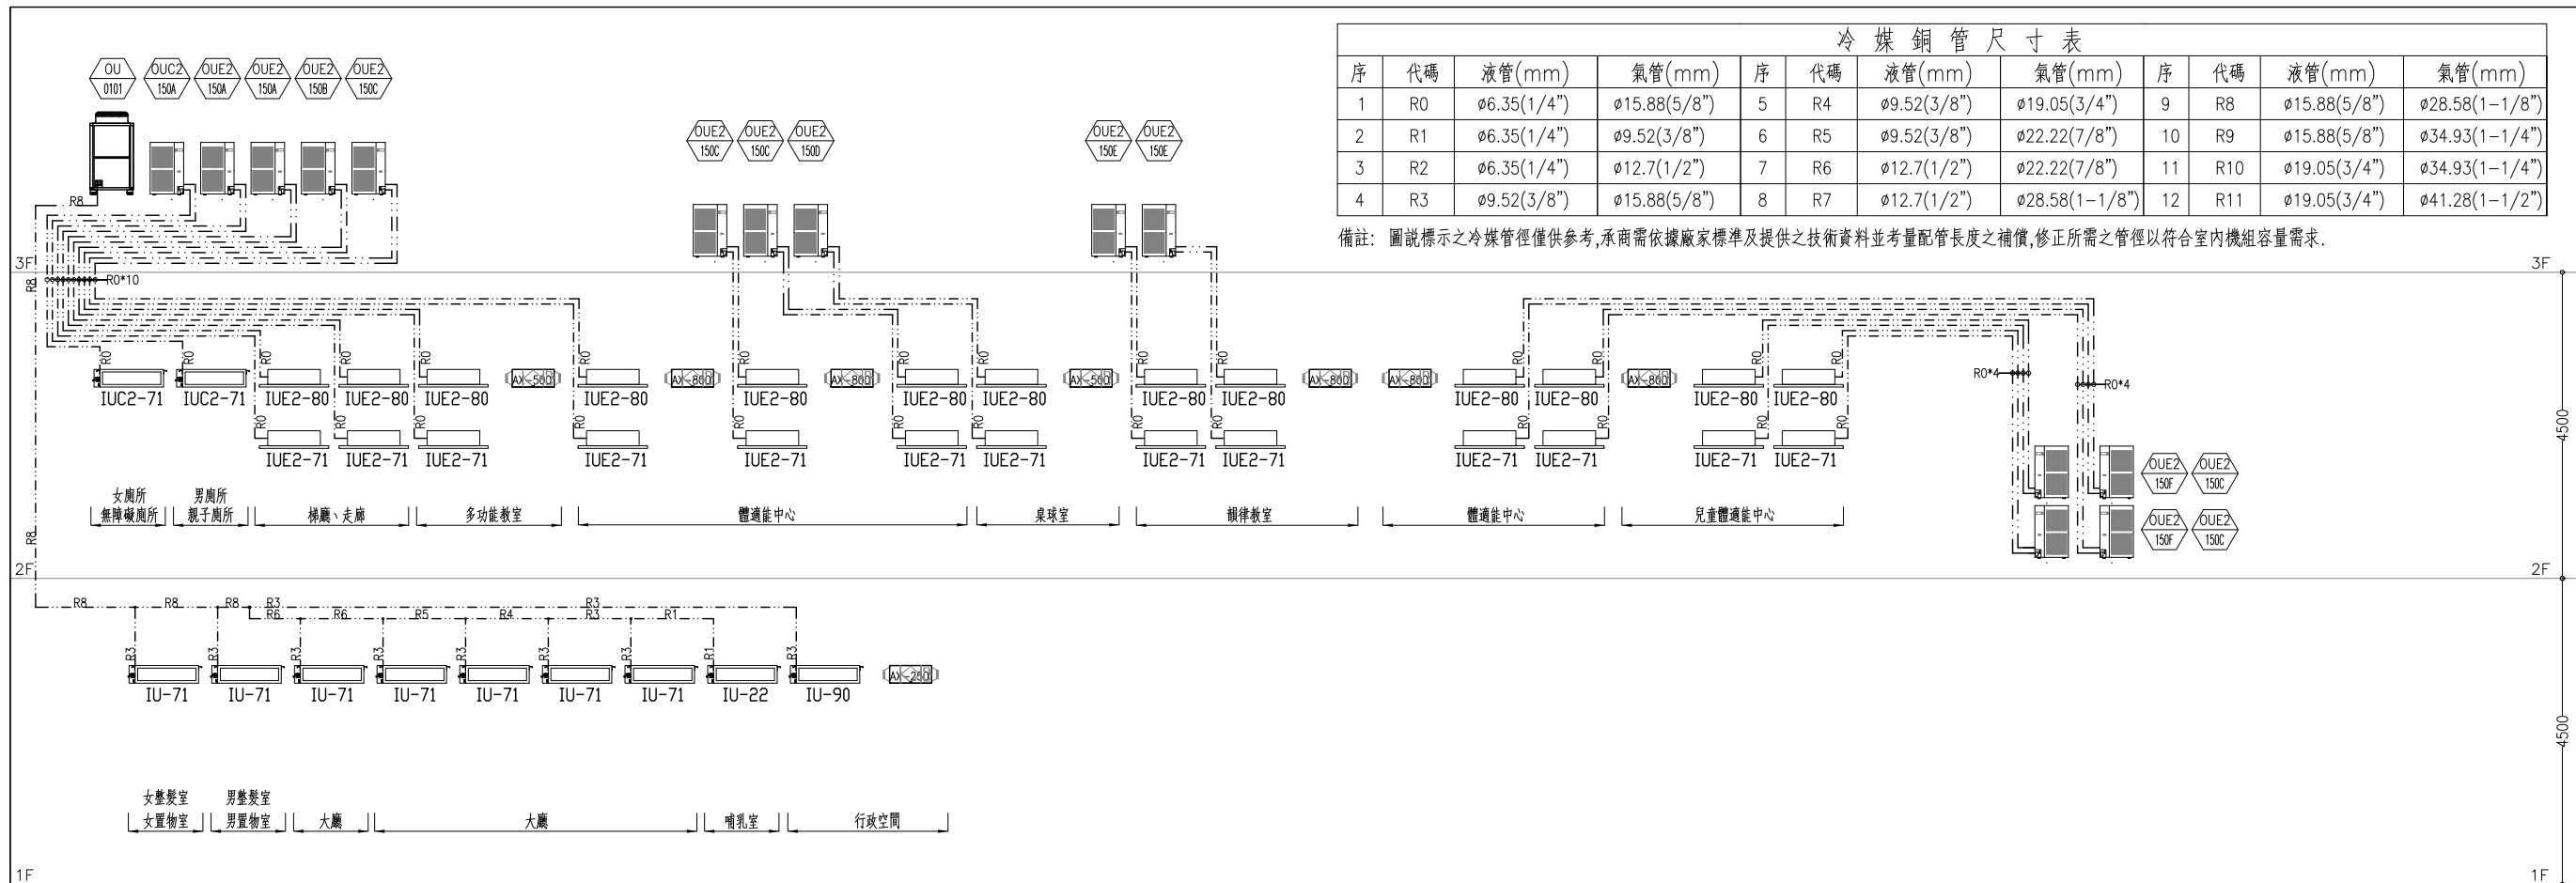

分離式空調冷媒系統流程圖

圖例	說 明	圖例	說 明
	有線控制電纜線 (牆內埋設) 1.25mm ² * 2C 穿於PVC電管φ1/2"中		有線控制器 (室內機組溫度及風速控制器)
	控制電纜線1.25mm ² * 2C		有線控制器 (全熱交換器控制器)
	室內機電源纜線 2.0mm ² * 2C + 控制電纜線 1.25mm ² * 2C		

備註： 1.圖示控制接線方式僅供參考，實際配置依廠家標準及建議，但其控制及監控功能須符合本圖說要求。
2.室內機組溫度、風速控制器、集中控制器及全熱交換器控制器等有線控制器依業主及室裝需求位置安裝，施工單位應配合繪製施工圖供審定確認。

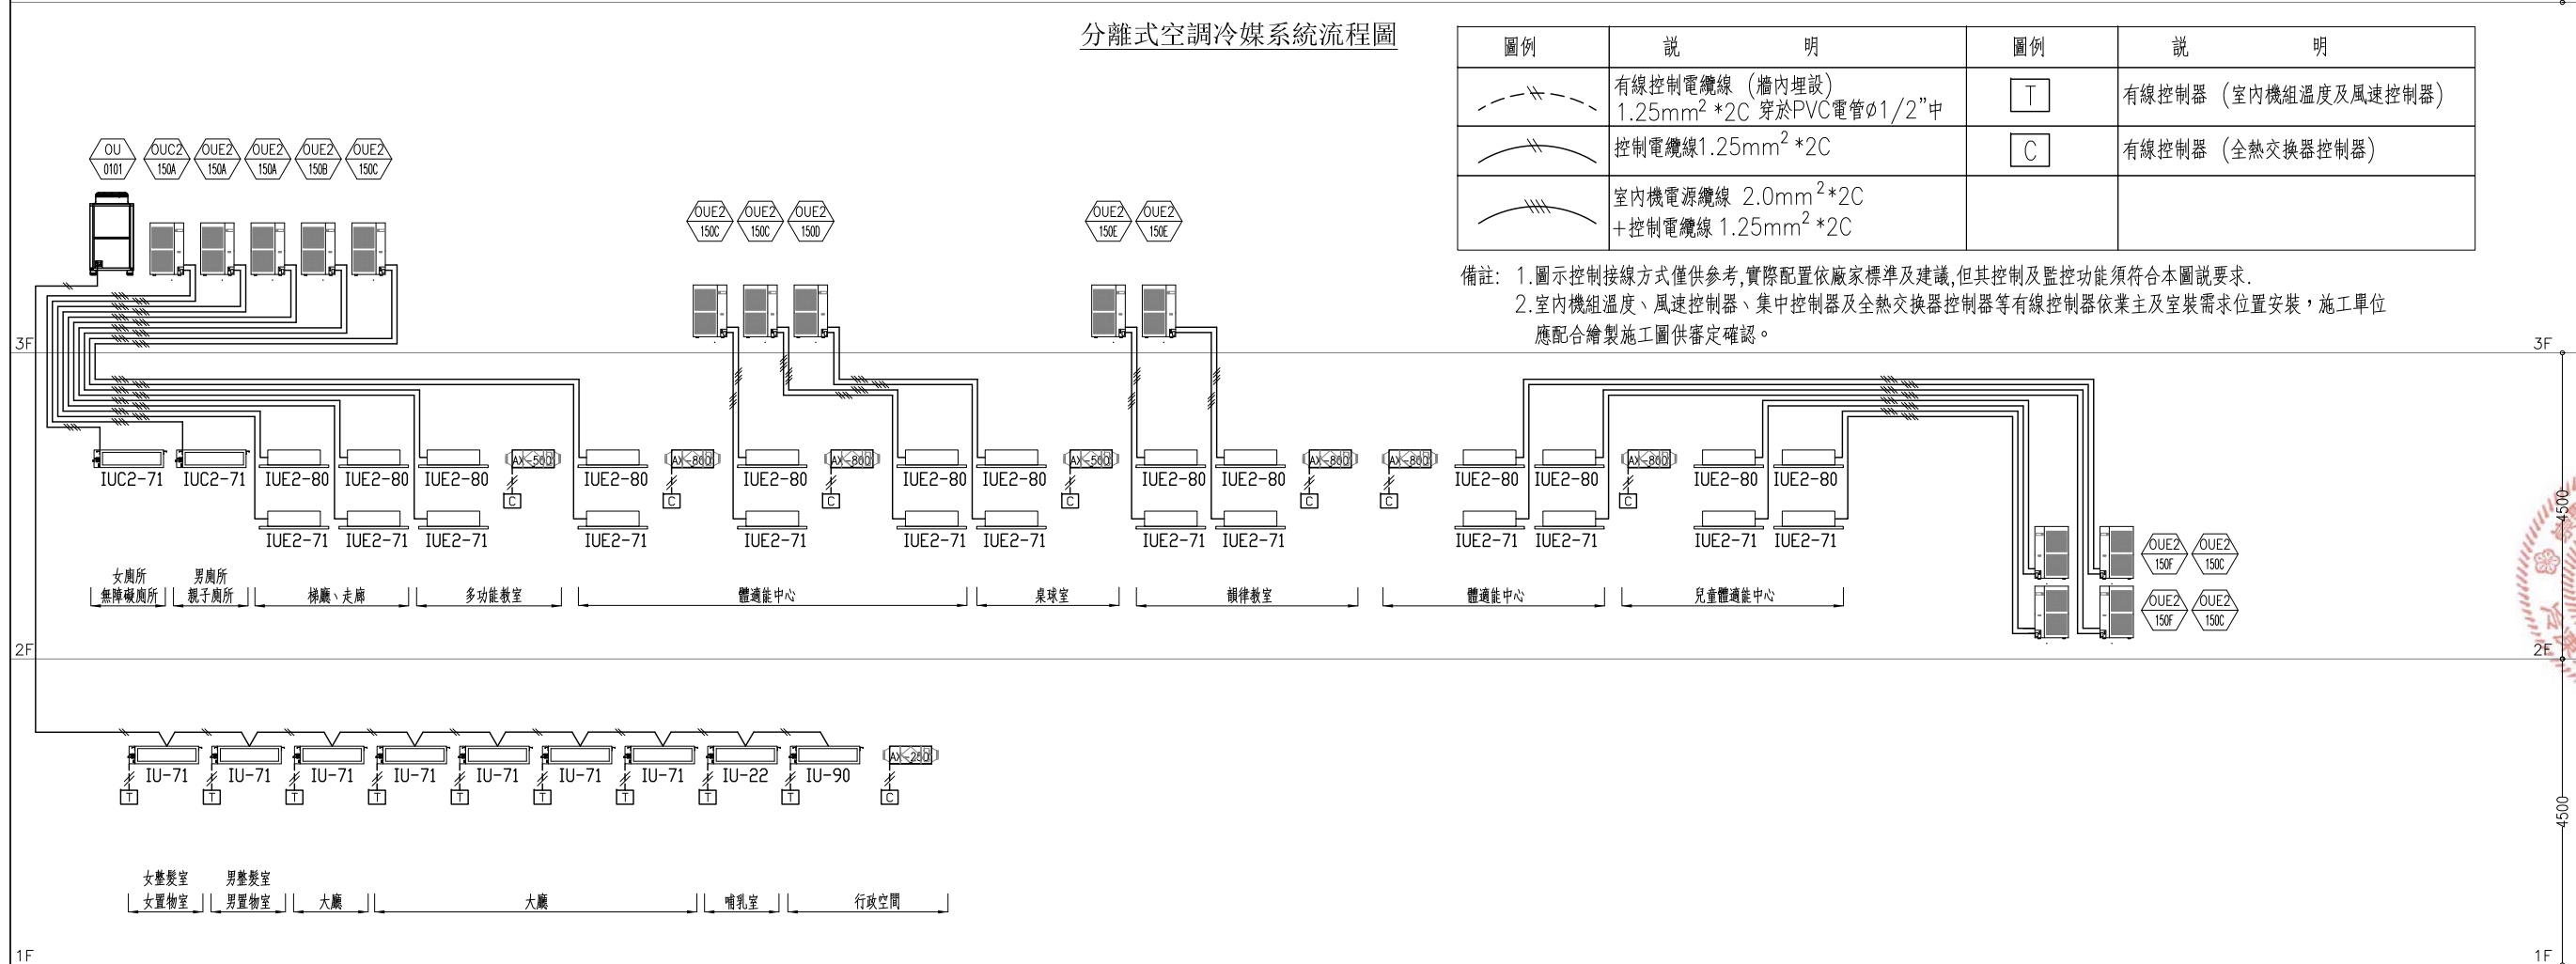

分離式空調控制系統流程圖

MAYU architects
張瑪龍陳玉霖聯合建築師事務所
E: info@malone.com.tw
W: www.mayuarchitects.com

高雄
高雄市苓雅區四維四路10號3F-1
07-3389098

台北
台北市中山區松江路76號6F
070-1000-0019

工程名稱
香山綜合休閒運動館新建工程

圖名
分離式空調冷媒及控制系統流程圖

簽章

核准 設計

校核 繪圖

日期_____

張號 圖號

AC-302