




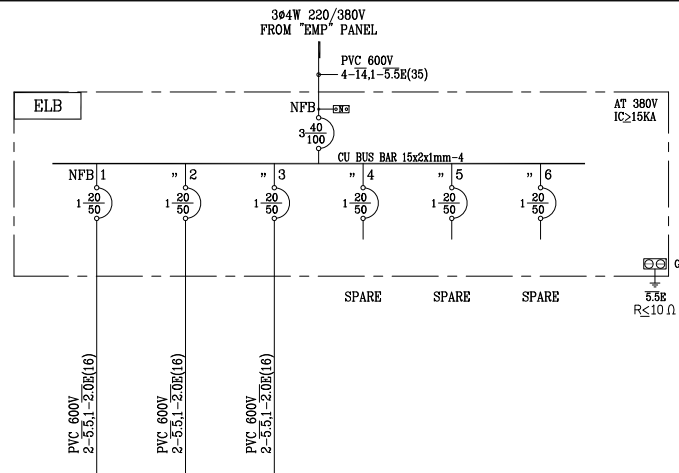


負載名稱	鐵櫃門 3/4HP	鐵櫃門 3/4HP	消防照明燈 500VA	SPARE	SPARE	SPARE	小計
負載容量 (VA)	750	750	500	——	——	——	2000
A●	750			——			750
B●		750			——		750
C●			500			——	500
負載電流 (A)	3.4	3.4	2.3				3.4

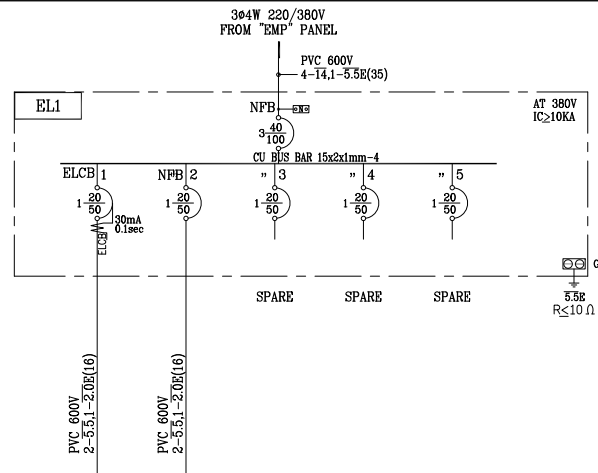


負載名稱	製冰機 2000VA	消防照明燈 500VA	SPARE	SPARE	SPARE	小計
負載容量 (VA)	2000	500	—	—	—	2500
負載相位	Aø	2000	—	—	—	2000
	Bø	—	500	—	—	500
	Cø	—	—	—	—	—
負載電流 (A)	9.1	2.3	—	—	—	9.1

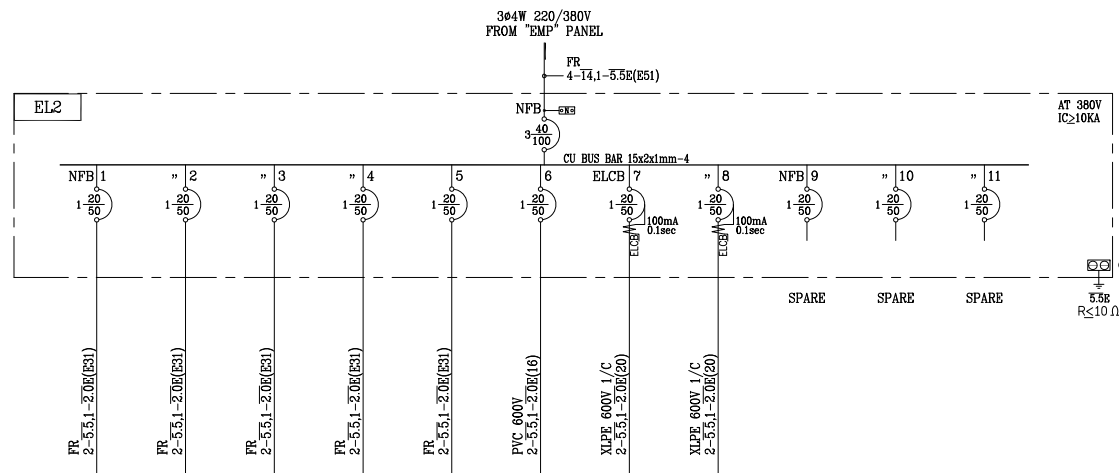

負載名稱	防火爐總門 1HP	防火爐總門 1HP	防火爐總門 1.5HP	防火爐總門 1.5HP	防火爐總門 1.5HP	消防照明燈 500VA	強制油風機 1HP	強制風風機 1HP	SPARE	SPARE	SPARE	小計
負載容量 (VA)	1000	1000	1500	1500	1500	500	1000	1000	——	——	——	9000
負載相位	AΦ		1500			500			——			2000
	BΦ	1000			1500			1000			——	3500
	CΦ	1000			1500		1000			——		3500
負載電流 (A)	4.5	4.5	6.8	6.8	6.8	2.3	4.5	4.5				15.9

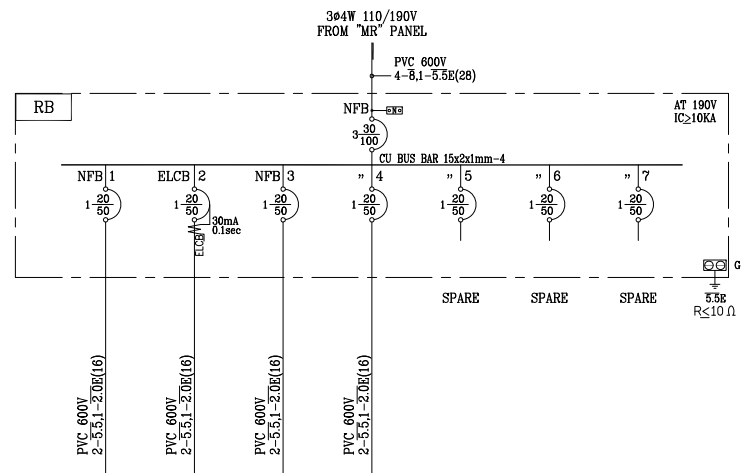

負載名稱	REC 180VA-2	REC 180VA-2	REC 180VA-3	REC 180VA-3	SPARE	SPARE	SPARE	小計
負載容量 (VA)	360	360	540	540	——	——	——	1800
As	360	360			——		——	720
Bs			540		——			540
Cs				540		——		540
負載電流 (A)	3.3	3.3	4.9	4.9				6.5

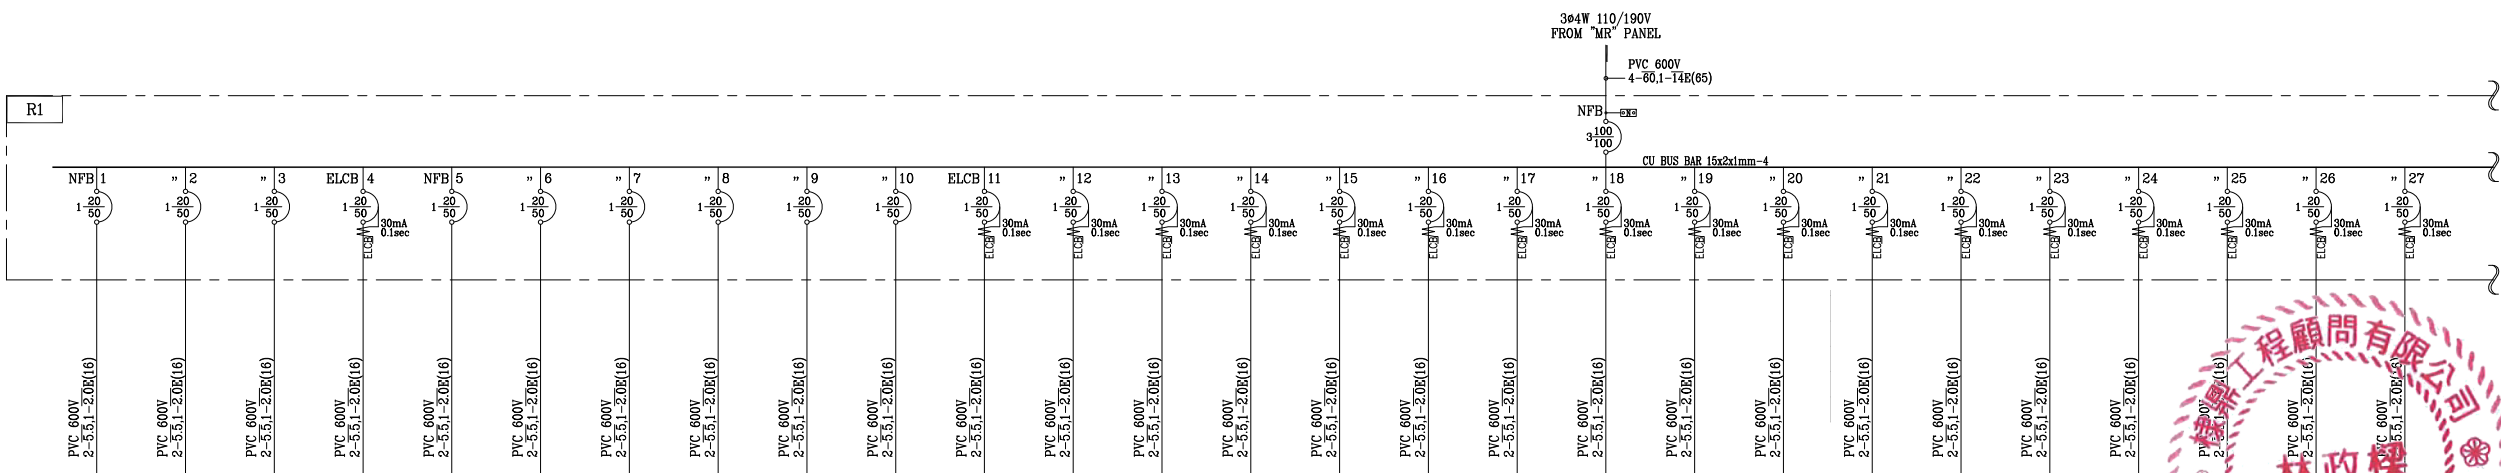

貨載名稱	REC 180VA-2	REC 180VA-2	REC 180VA-6	REC 180VA-2	REC 180VA-3	REC 180VA-3	REC 180VA-2	REC 180VA-4	REC 180VA-2	REC 180VA-3	REC 180VA-5	REC 180VA-4	吹風機專插 1000VA	吹風機專插 1000VA	吹風機專插 1000VA	吹風機專插 1000VA	吹風機專插 1000VA	吹風機專插 1000VA	吹風機專插 1000VA	吹風機專插 1000VA	吹風機專插 1000VA	吹風機專插 1000VA	吹風機專插 1000VA
負載容量 (VA)	360	360	1080	360	540	540	360	720	360	540	900	720	1000A	1000A	1000A	1000A	1000A	1000A	1000A	1000A	1000A	1000A	1000A
負載相位	Aφ	360		360			360			540			1000	1000	1000	1000	1000	1000	1000	1000	1000	1000	1000
	Bφ		360		540			720			900		1000	1000		1000		1000		1000		1000	1000
Cφ			1080			540			360			720			1000		1000		1000		1000		1000
負載電流 (A)	3.3	3.3	9.8	3.3	4.9	4.9	3.3	6.5	3.3	4.9	8.2	6.5	9.1	9.1		9.1	9.1	9.1	9.1	9.1	9.1	9.1	9.1



MAYU architects

張瑪龍陳玉霖聯合建築師事務所
e: info@malone.com.tw
w: www.mayuarchitects.com

高雄
高雄市苓雅區四維四路 10號3F-1
07-3389098

台北
台北市中山區松江路 76號6F
070-1000-0019

棣鼎工程顧問有限公司
林政樑技師

工程名稱

香山綜合休閒運動館新建工程

圖名

負載單線圖(八)

簽章

核准 _____ 設計 _____

校核 繪圖

日期

圖號

E-11