 
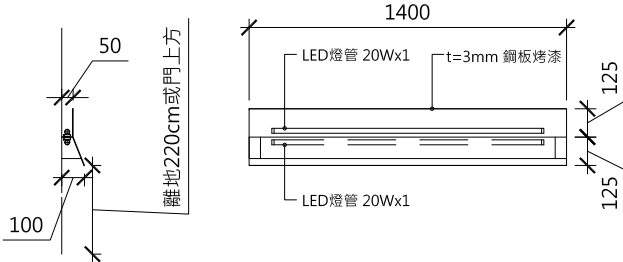
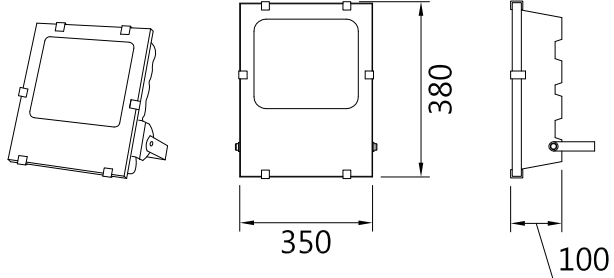
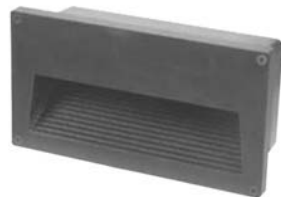
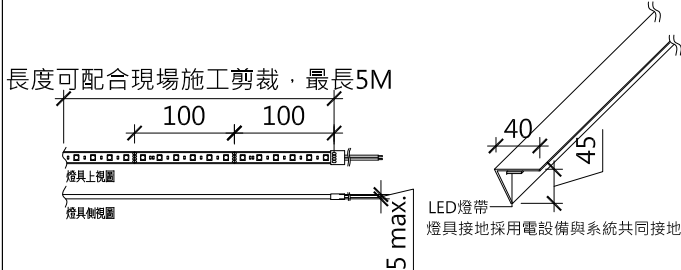


 燈具規範： 1.燈具型式：工字型 2.固定方式：吸頂式,吊桿式 3.燈具尺寸：1200mmx60mmx80cm ±10% 4.輸入電壓：AC100V~240V 5.功率：電子式 LED 20Wx1 6.材質：本體：冷軋鋼板烤漆，反射板：烤漆。 7.光源：4000K±10% 8.光通量：2000 lm 9.發光效率：100 lm/W			 燈具規範： 1.燈具型式：中東型 2.固定方式：吸頂式 3.燈具尺寸：1200mmx60mmx80cm ±10% 4.輸入電壓：AC100V~240V 5.功率：電子式 LED 20Wx1 6.材質：本體：冷軋鋼板烤漆，反射板：烤漆。 7.光源：4000K±10% 8.光通量：2000 lm 9.發光效率：100 lm/W			 燈具規範： 1.固定方式：無邊框嵌入式。 2.燈具尺寸：L305mmxW155mmxH110mm ±5% 3.輸入電壓：AC 100~240V 4.功率：LED 12Wx2 5.材質：冷軋鋼板/粉體烤漆。 6.光源：3000K±10% 7.旋轉角度：燈具可左右搖擺0~30度、水平調整角度0~355度。 8.光通量：2200 lm 9.發光效率：80 lm/W			 燈具規範： 1.固定方式：嵌入式。 2.燈具尺寸：不得大於ø82mm 3.輸入電壓：100~240V。 4.功率：電子式 LED 7W 5.材質：燈框採用鋁壓鑄成型，粉體烤漆。 6.光源：3000K±10% 7.光通量：450 lm 8.發光效率：60 lm/W以上		
①		工字型吸頂式日光燈 LED 20Wx1 工字型吊頂式日光燈 LED 20Wx1	②		中東型吸頂式日光燈 LED 20Wx1 中東型吸頂式日光燈 LED 20Wx1	③		無框式燈箱嵌燈 LED 12Wx2	④		圓形嵌燈 LED 7W
 燈具規範： 1.固定方式：嵌入式。 2.燈具尺寸：ø190mmxH60mm±10% 3.輸入電壓：DC 24V。 4.功率：電子式 LED 24W 5.材質：燈框採用鋁壓鑄成型，粉體烤漆。 6.光源：3000K±10% 7.防水等級：IP65 8.光通量：2400 lm 9.發光效率：100 lm/W			 燈具規範： 1.固定方式：吸頂式。 2.燈具尺寸：直徑不得小於280mm,高度不得大於80mm 燈罩尺寸須大於燈座 3.輸入電壓：AC100V~240V。 4.功率：電子式 LED 15W 5.材質：合成纖維/PC複合材料。 6.光源：3000K±10% 7.光通量：1500 lm 8.發光效率：100 lm/W			 燈具規範： 1.固定方式：壁掛式 2.燈具尺寸：120cmx3cmx4cm ±10% 3.輸入電壓：AC 100V~240V 4.功率：LED 20W 5.本體：鋼板烤漆 6.光源：LED燈管 4000K±5% 模組 7.光通量：2000 lm 8.發光效率：100 lm/W			 燈具規範： 1.固定方式：壁掛式 2.燈具尺寸：35cm(W)x38cm(H)x10cm(D) ±10% 3.輸入電壓：AC 100V~240V 4.功率：電子式 LED 200W 5.本體：壓鑄鋁成型/烤漆，防水強化玻璃燈罩 6.光源：6500K±10% 7.光通量：22000 lm 8.發光效率：110 lm/W		
⑤		防潮型圓形嵌燈 LED 24W	⑥		吸頂式圓形防潮燈 LED 13Wx2	⑦		壁掛式樓梯燈 LED 20W	⑧		投射燈 LED 200Wx1
 燈具規範： 1.固定方式：預埋盒嵌壁式 2.燈具尺寸：L273mmxH145mmxD115mm ±10% 3.輸入電壓：AC 110~240V 4.功率：LED 12W 5.材質：鋁壓鑄造型/烤漆。 6.光源：3000K±10% 7.光通量：1000 lm 8.發光效率：90 lm/W			 燈具規範： 1.固定方式：吸頂式或線槽式 2.燈具尺寸：W40mm*H45mm±10% 3.輸入電壓：AC220~240V 轉24V 變壓器別置 4.功率：LED 14W 5.材質：燈具本體採用雙鋼箔基板 5050LED t1mm 鋁合金 指定烤漆色 L型 固定槽。 6.光源：2700K±10% 7.防護等級：IP67 8.光通量：1350 lm 9.發光效率：90 lm/W			 燈具規範： 1.燈具尺寸：W150mm*H230mm±10% 2.輸入電壓：AC100~240V 3.功率：LED 7W 4.材質：鋁壓鑄造型/烤漆。 5.光源：2700K±10% 6.防護等級：IP65 7.光通量：500 lm 8.發光效率：70 lm/W			 林政標 林政標 林政標		
⑨		車道壁燈 LED 12W	⑩		線燈 LED 14W/M	⑪		景觀照樹燈 LED 7W			

機電、空調工程
屬後擴工程

MAYU architects
張瑪龍陳玉霖聯合建築師事務所
E: info@malone.com.tw
W: www.mayuarchitects.com

高雄
高雄市苓雅區四維四路 10號3F-1
07-3389098

台北
台北市中山區松江路 76號6F
070-1000-0019

棣鼎工程顧問有限公司
林政標技師

工程名稱

香山綜合休閒運動館新建工程

圖名

燈具大樣圖

簽章

核准 設計

校核 繪圖

日期

110/03/29

張號 圖號

— E-27