


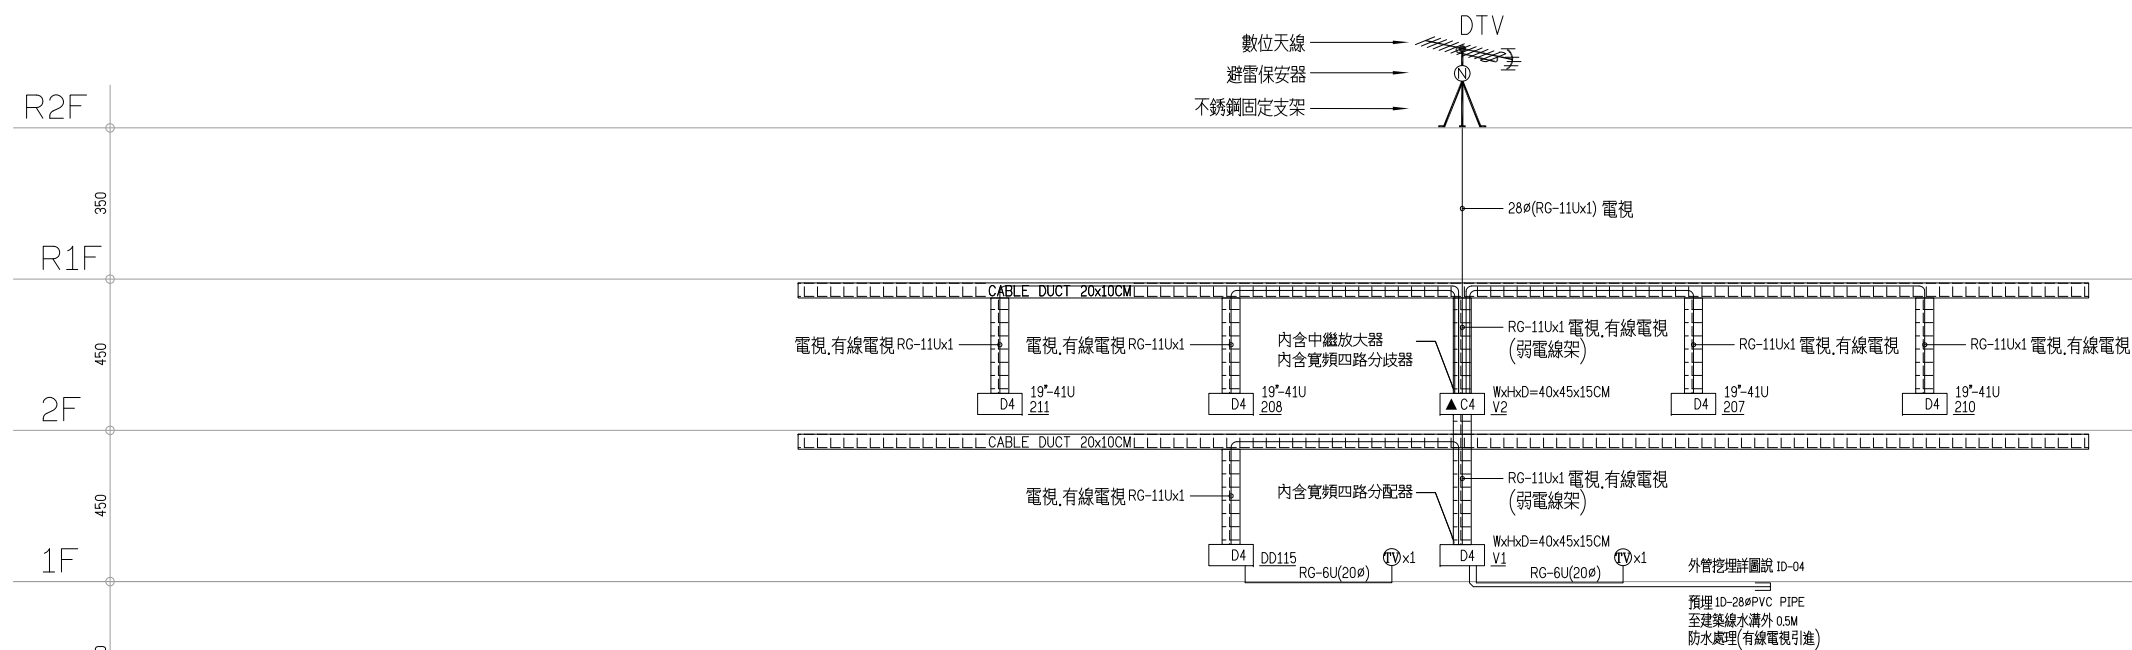

註: CABLE TRAY 30x10CM
弱電線架: 電信, 資訊, 電視,
監視, 求救, 監控

電視共同天線系統昇位圖

胡以祥



MAYU architects
張瑪龍陳玉霖聯合建築師事務所
E: info@malone.com.tw
W: www.mayuarchitects.com

高雄
高雄市苓雅區四維四路 10 號 3F-1
07-3389098

台北
台北市中山區松江路 76號6F
070-1000-0019

棣鼎工程顧問有限公司
林政樑技師

工程名稱

香山綜合休閒運動館新建工程

圖名

電視共同天線系統昇位圖

簽章

核准

設計

校核

繪圖

日期

110/03/29

張號

圖號

T-06