




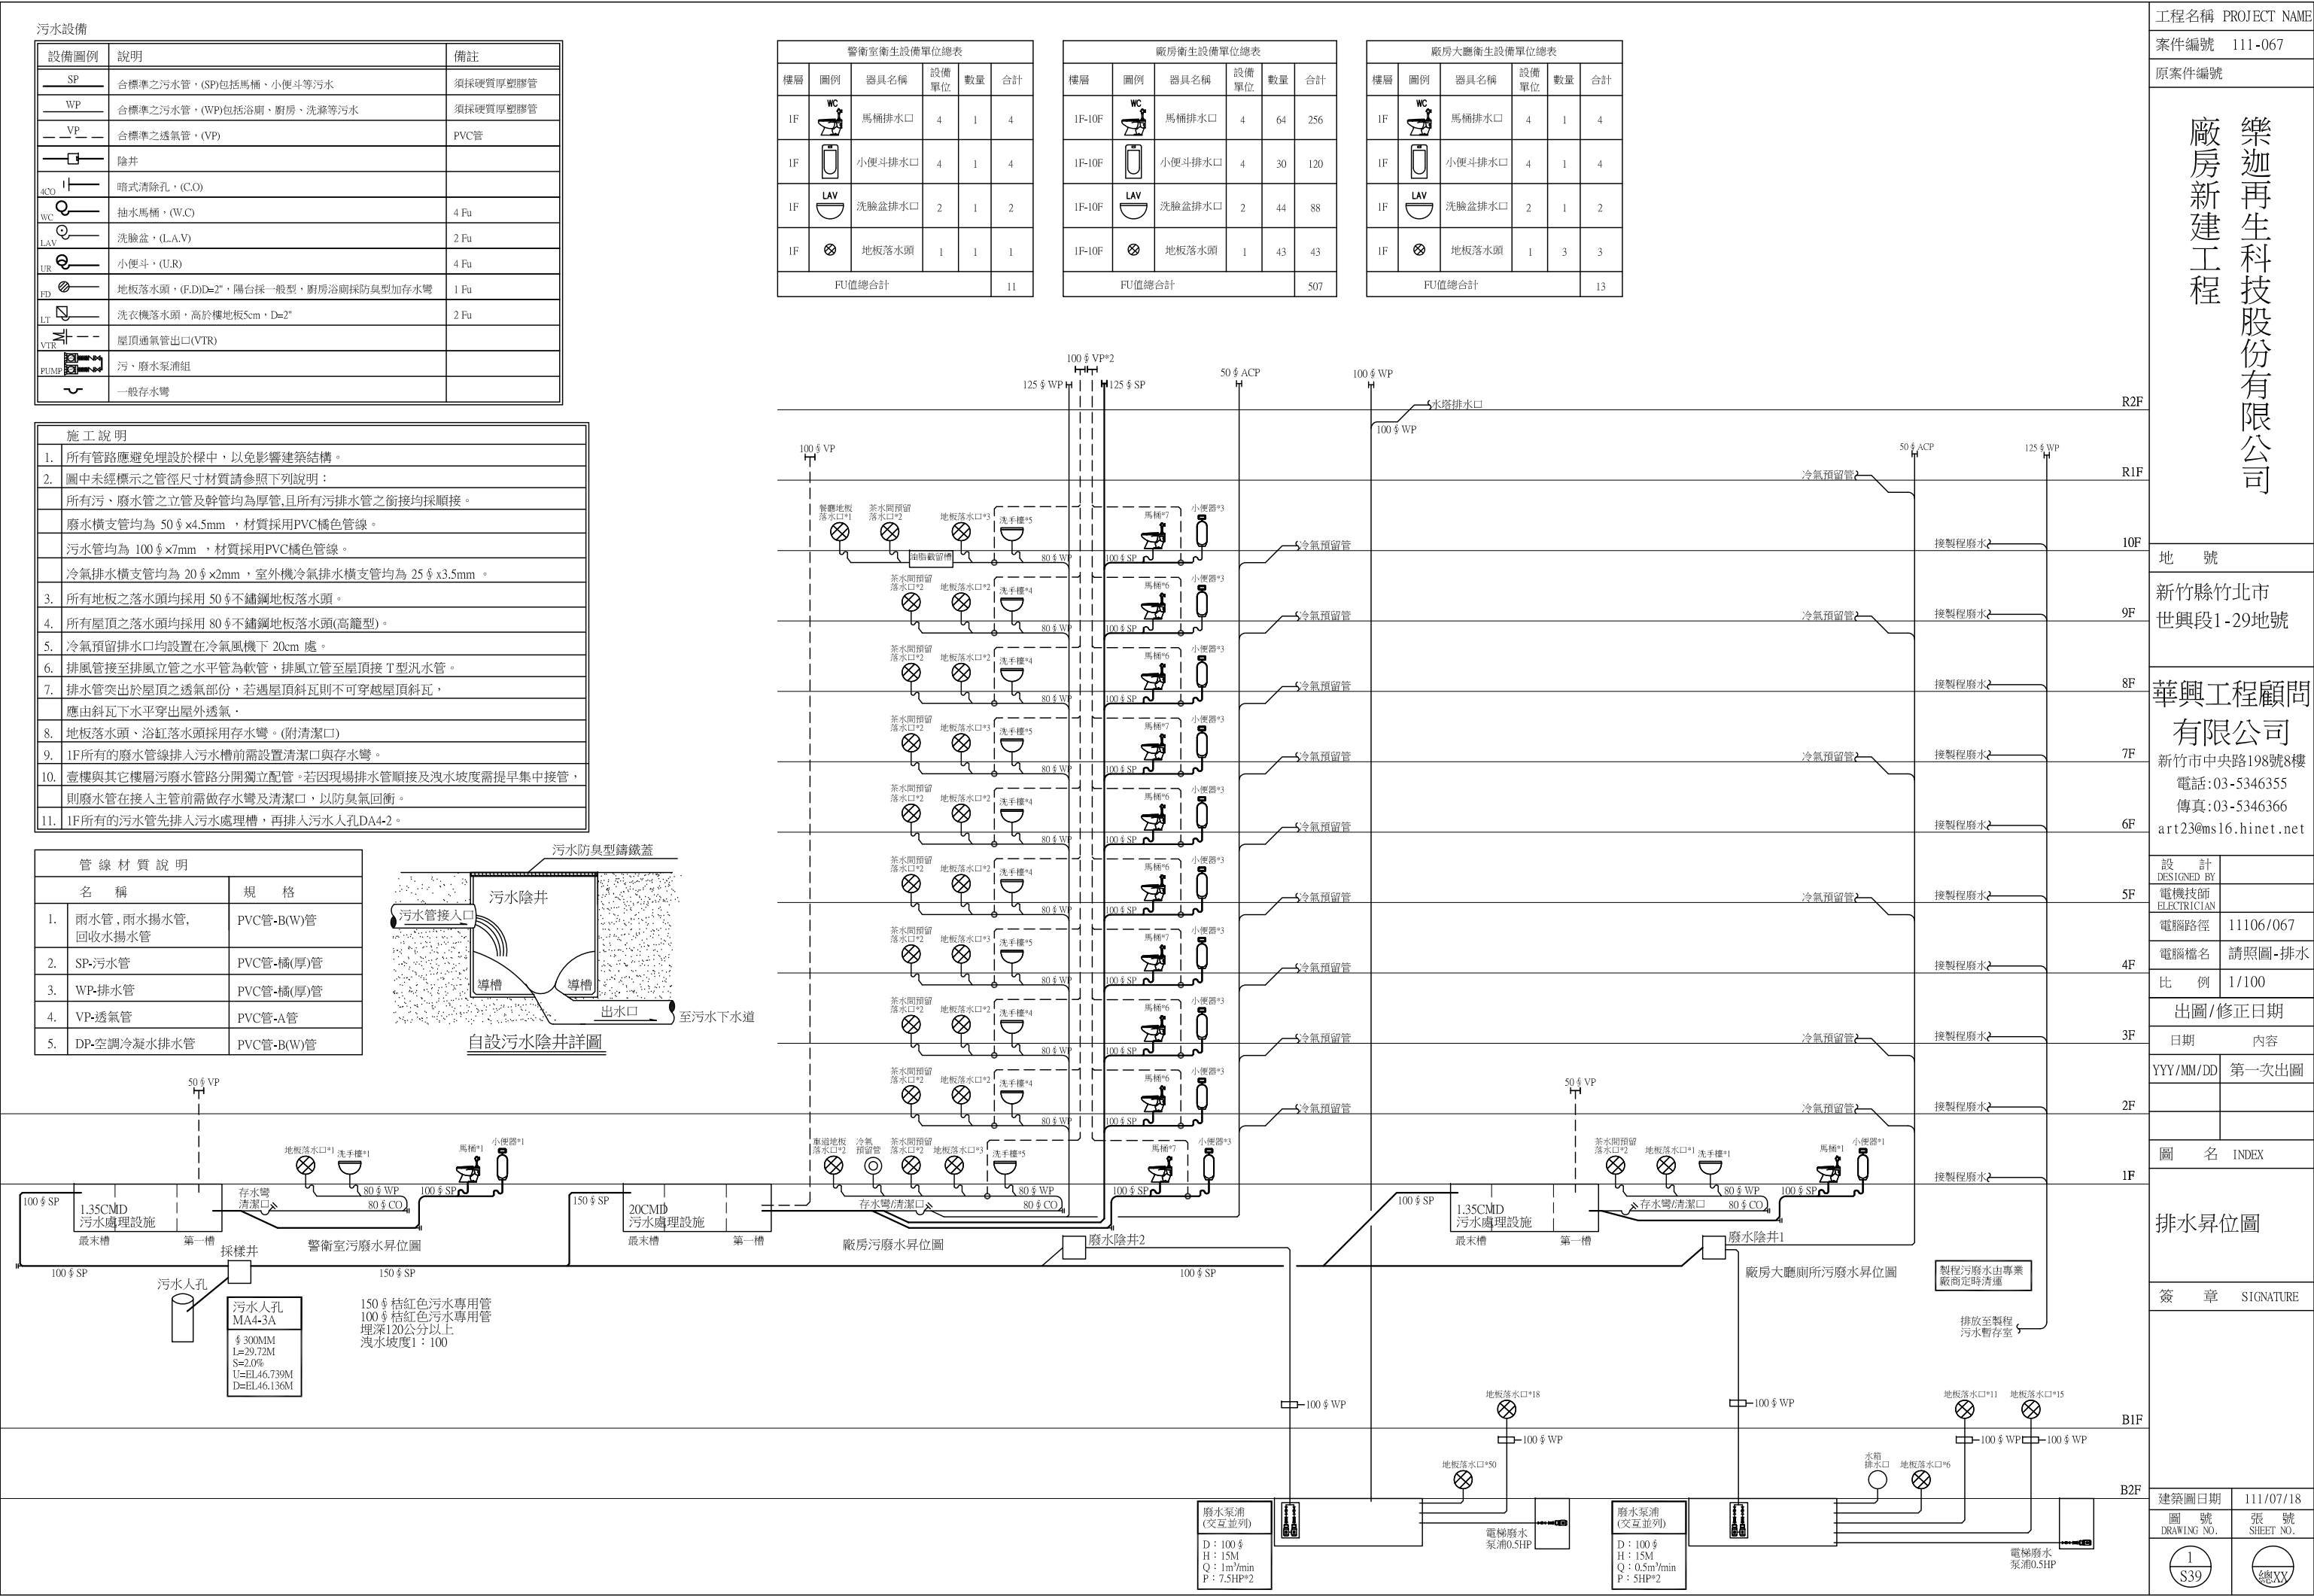

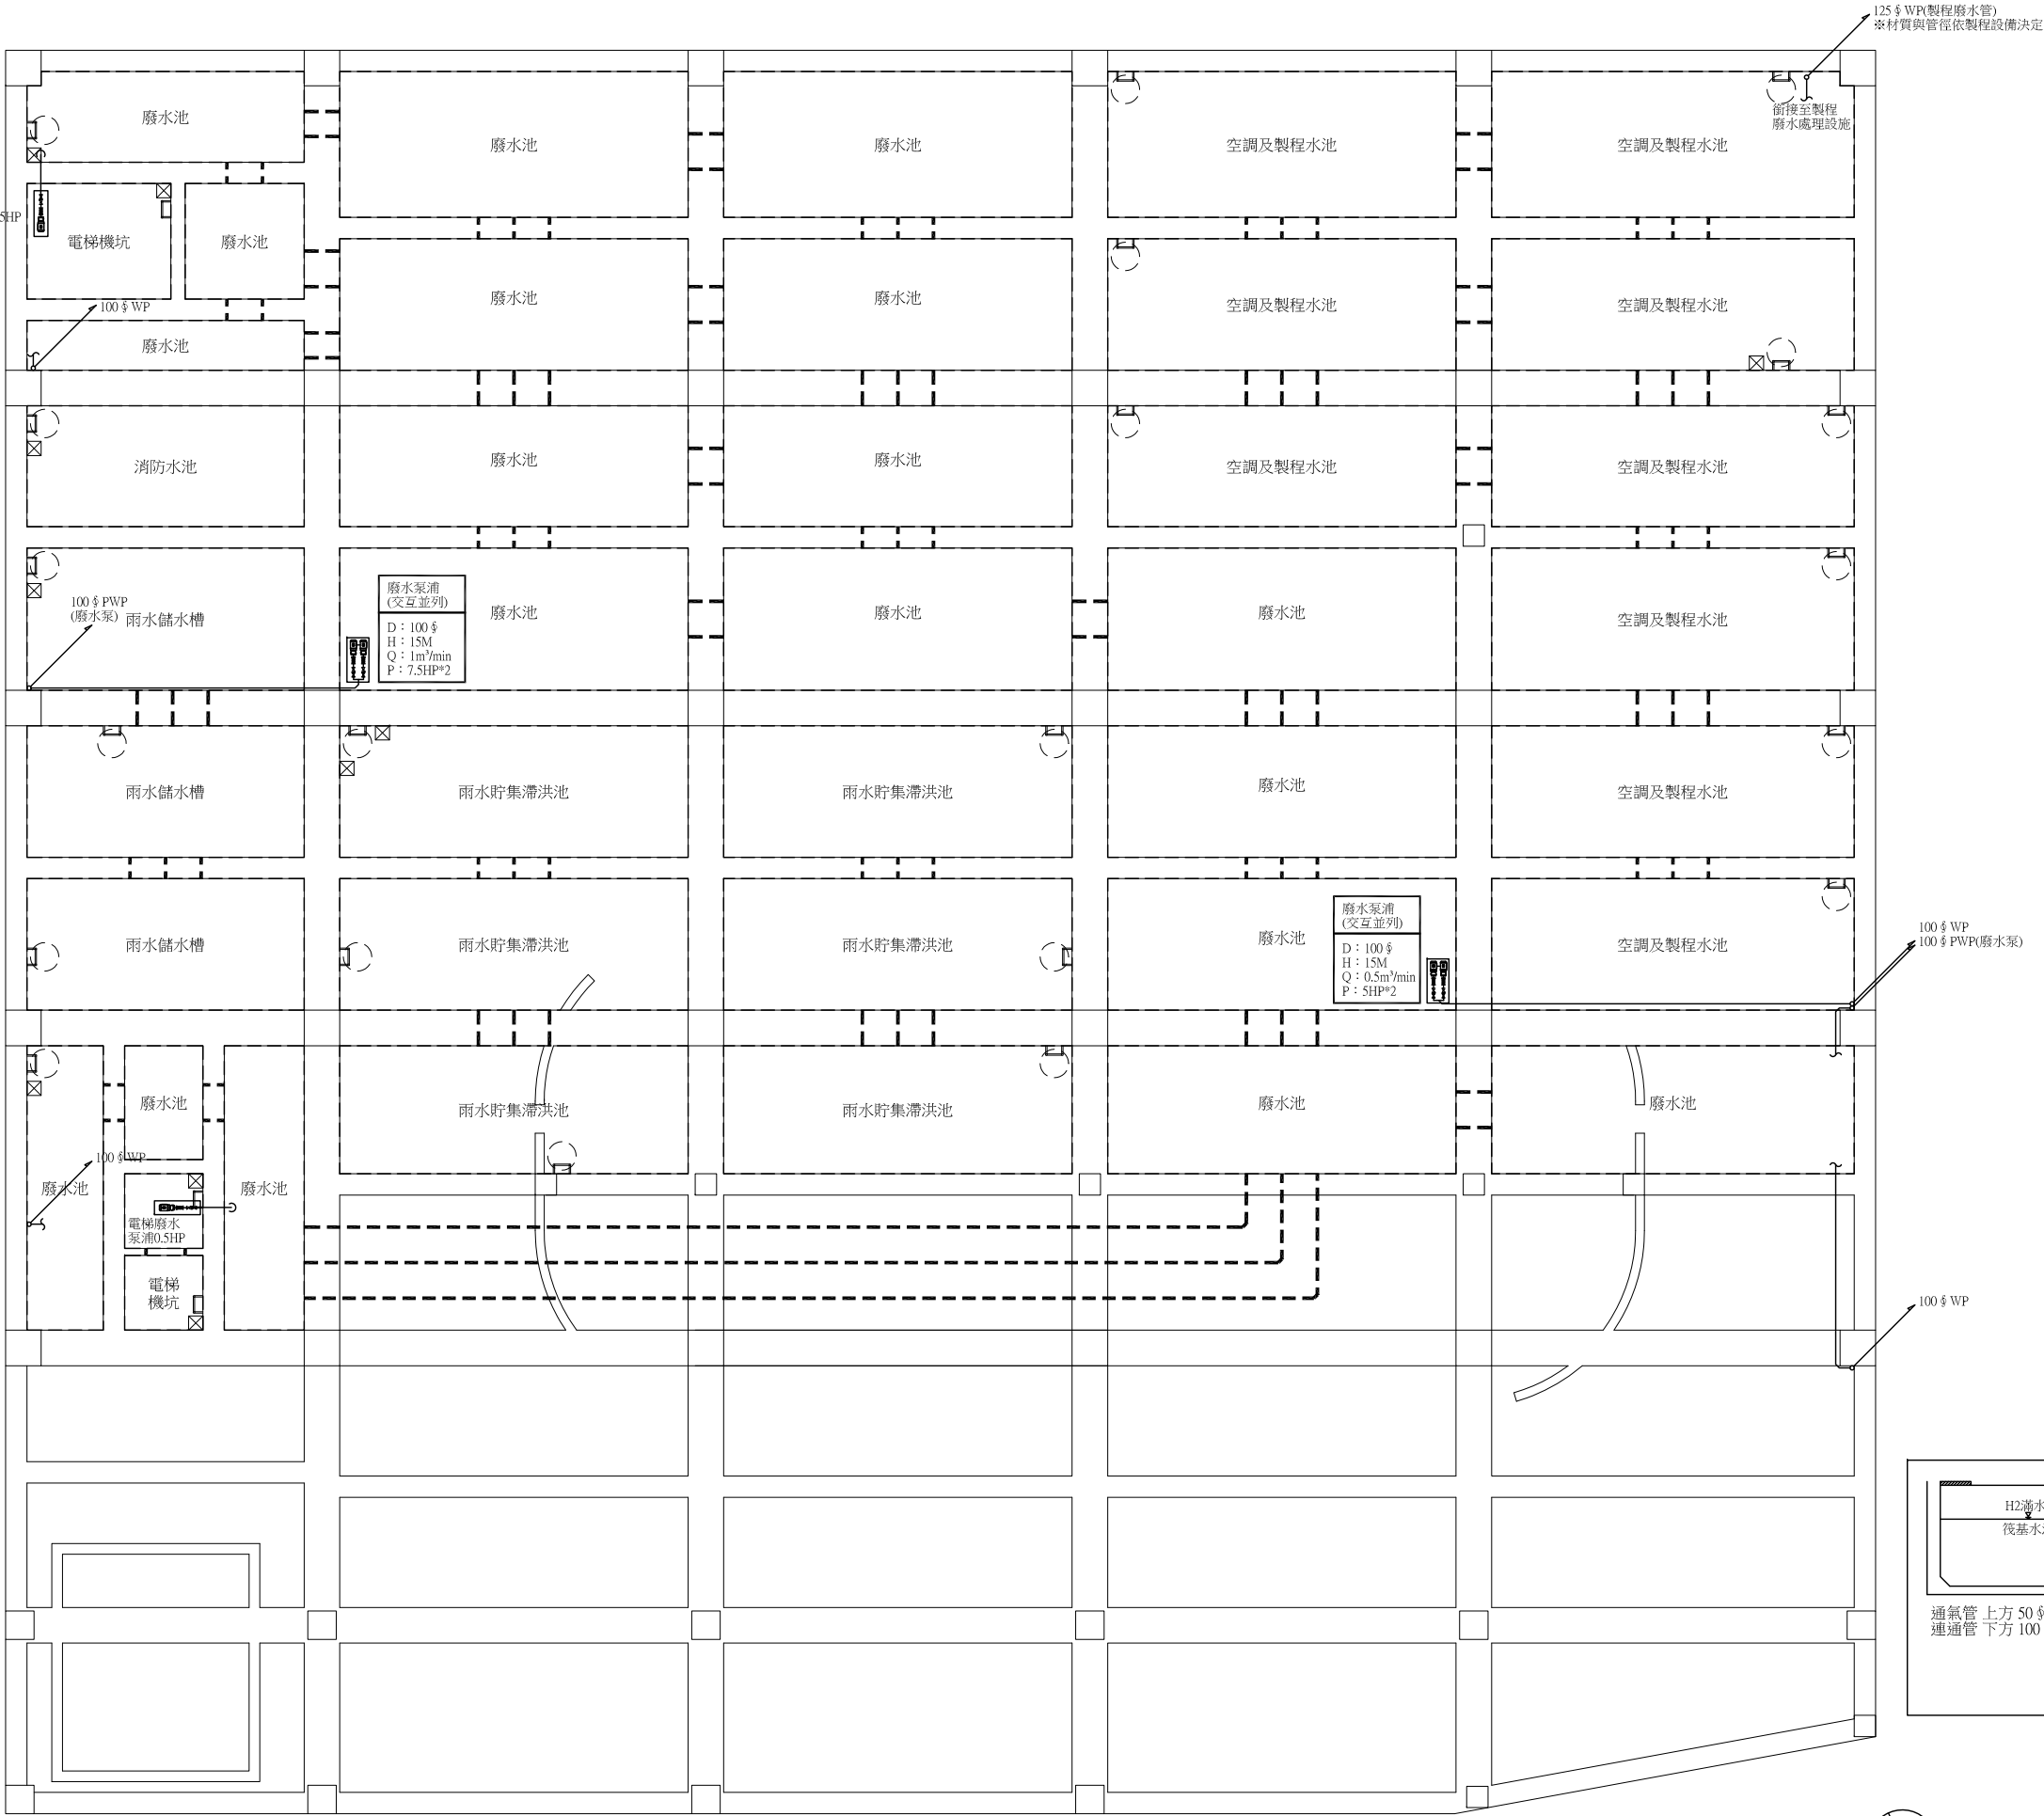


筏基層排水平面圖 A1=S:1/100

工程名稱 PROJECT NAME	
案件編號	111-067
原案件編號	
樂迦再生科技股份有限公司 廠房新建工程	
地 號	
新竹縣竹北市 世興段1-29地號	
華興工程顧問 有限公司 新竹市中央路198號8樓 電話:03-5346355 傳真:03-5346366 art23@ms16.hinet.net	
設 計 DESIGNED BY	
電機技師 ELECTRICIAN	
電腦路徑	11106/067
電腦檔名	請照圖-排水
比 例	1/100
出圖/修正日期	
日期	內容
YYY/MM/DD	第一次出圖
圖 名 INDEX	
筏基層 排水平面圖	
簽 章	SIGNATURE
建築圖日期	111/07/18
圖 號 DRAWING NO.	張 號 SHEET NO.
2 S39	總 XY

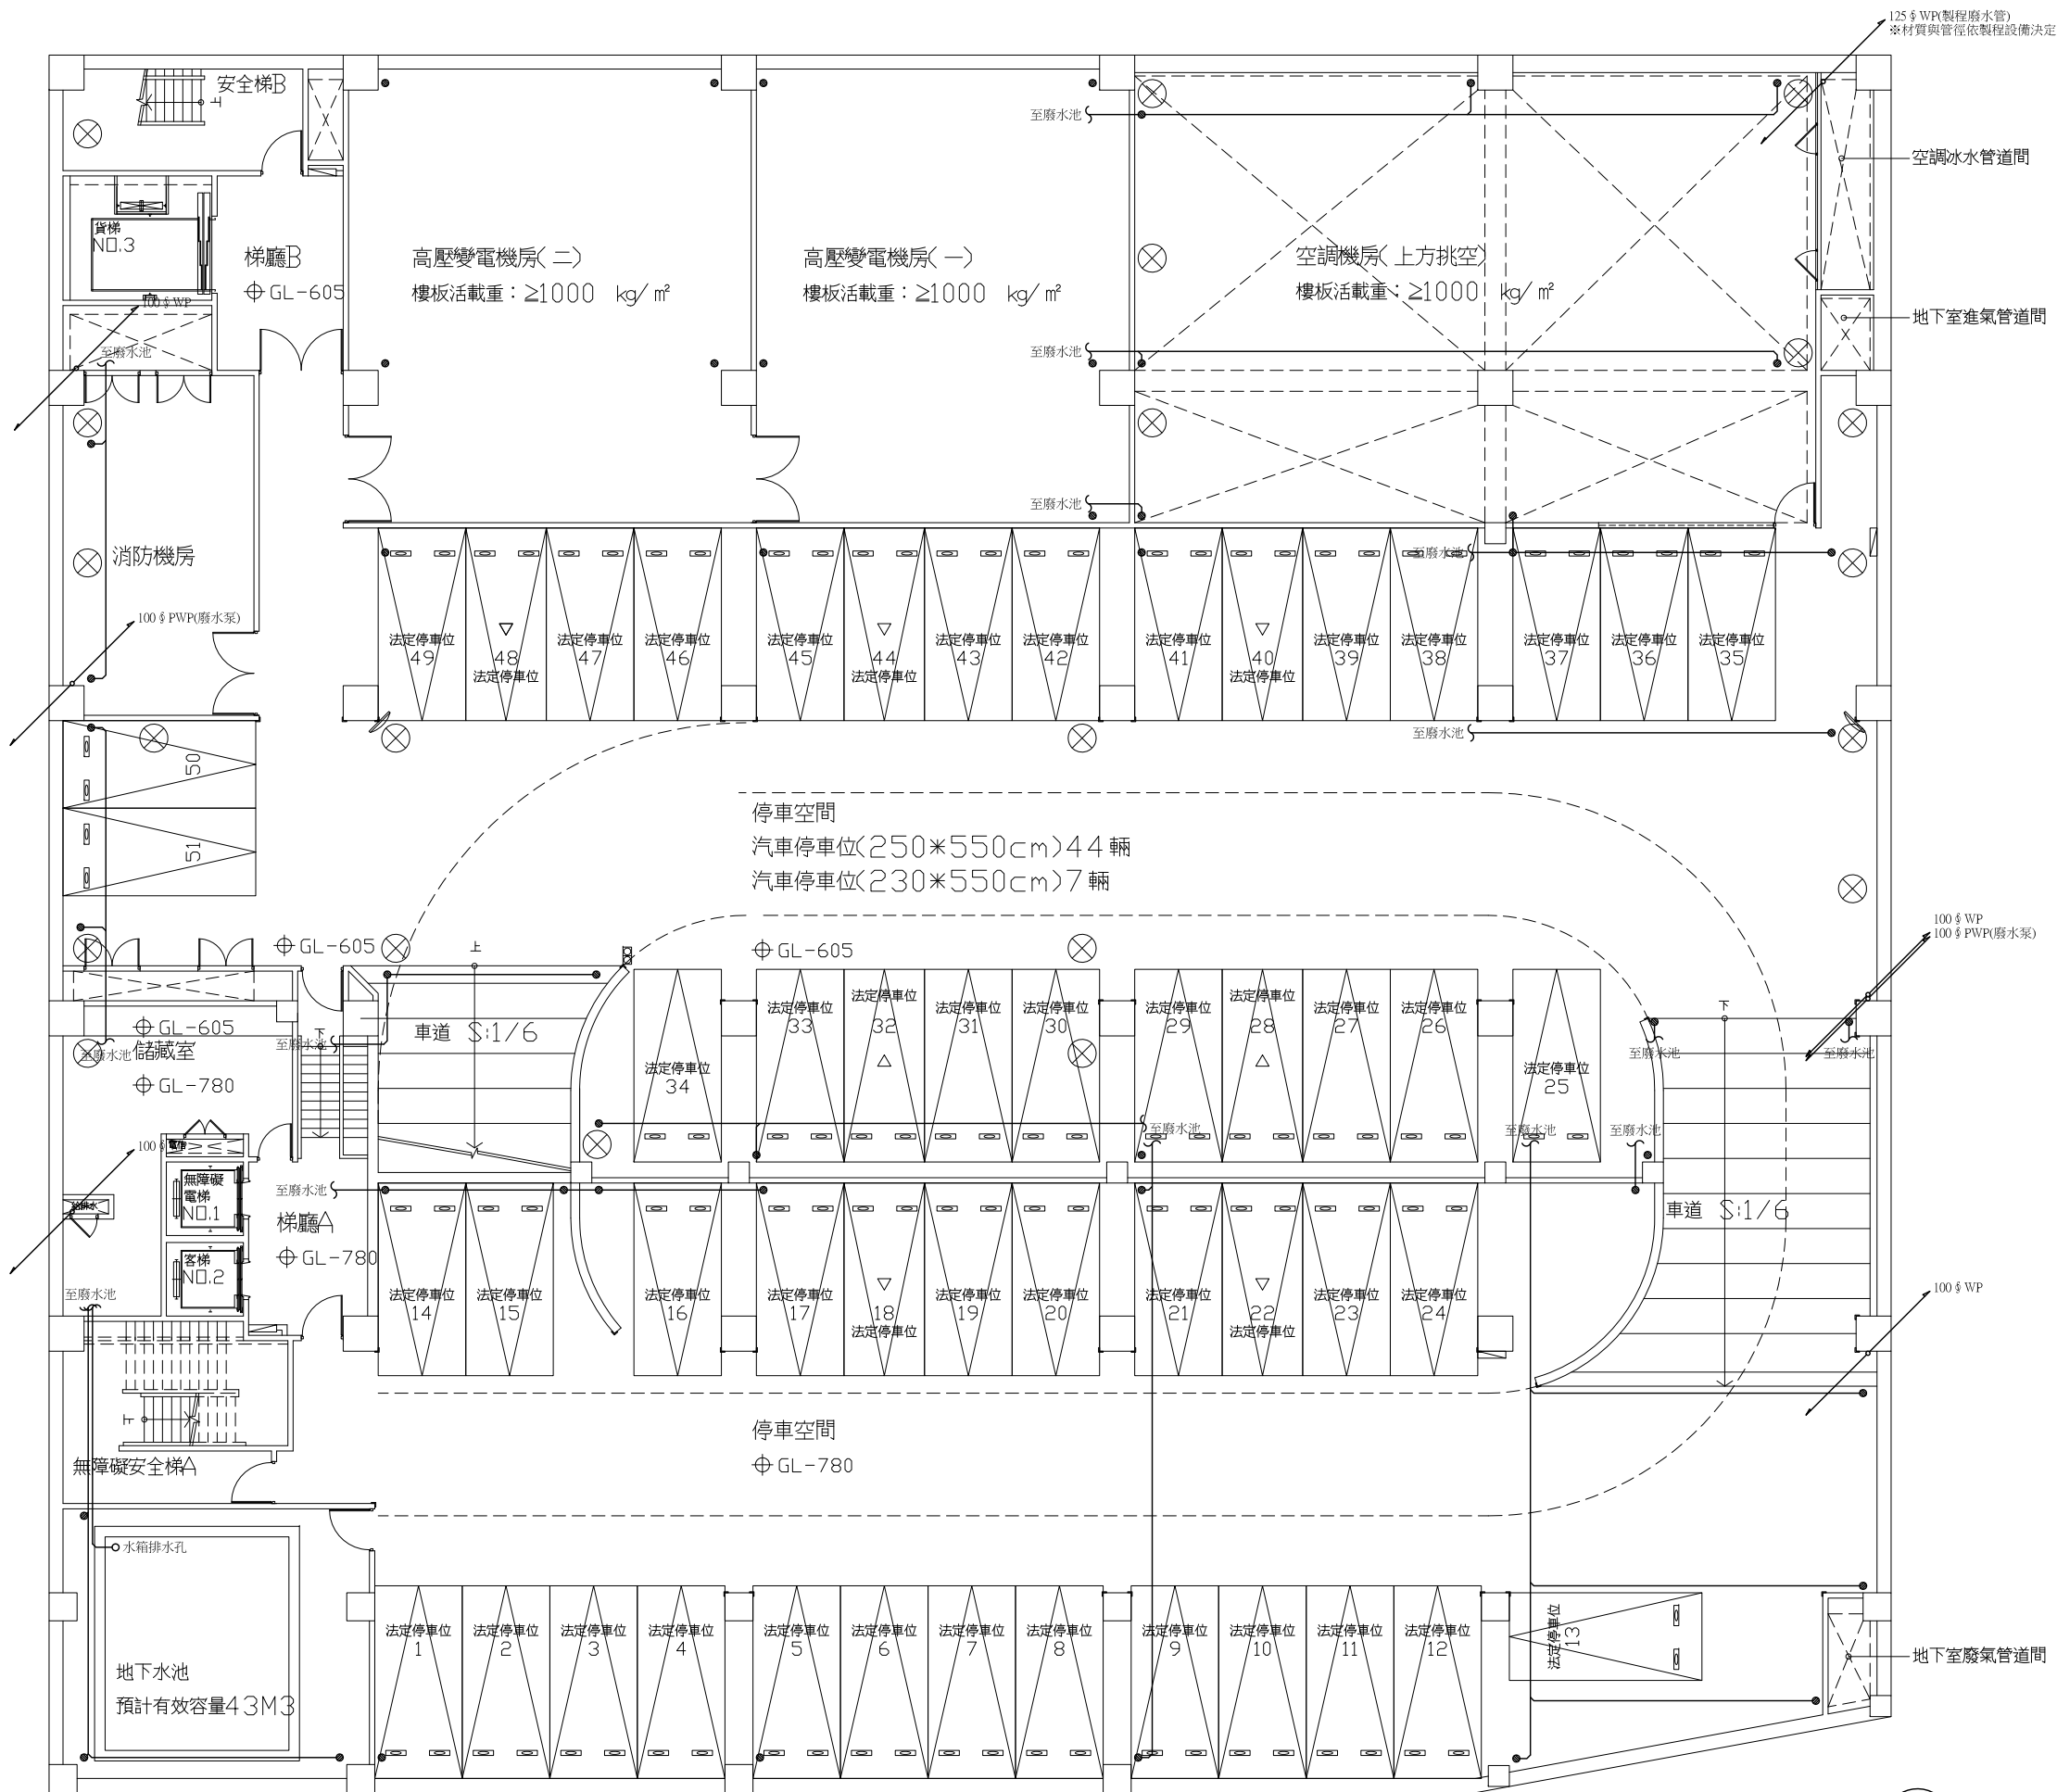


地下二層排水平面圖 A1=S:1/100

工程名稱 PROJECT NAME	
案件編號 111-067	
原案件編號	
樂迦再生科技股份有限公司 廠房新建工程	
地 號	
新竹縣竹北市 世興段1-29地號	
華興工程顧問 有限公司 新竹市中央路198號8樓 電話:03-5346355 傳真:03-5346366 art23@ms16.hinet.net	
設 計 DESIGNED BY	
電機技師 ELECTRICIAN	
電腦路徑	11106/067
電腦檔名	請照圖-排水
比 例	1/100
出圖/修正日期	
日期	內容
YYY/MM/DD	第一次出圖
圖 名 INDEX	
地下二層 排水平面圖	
簽 章 SIGNATURE	
建案圖日期	111/07/18
圖 號 DRAWING NO.	張 號 SHEET NO.
3 S39	總 XY

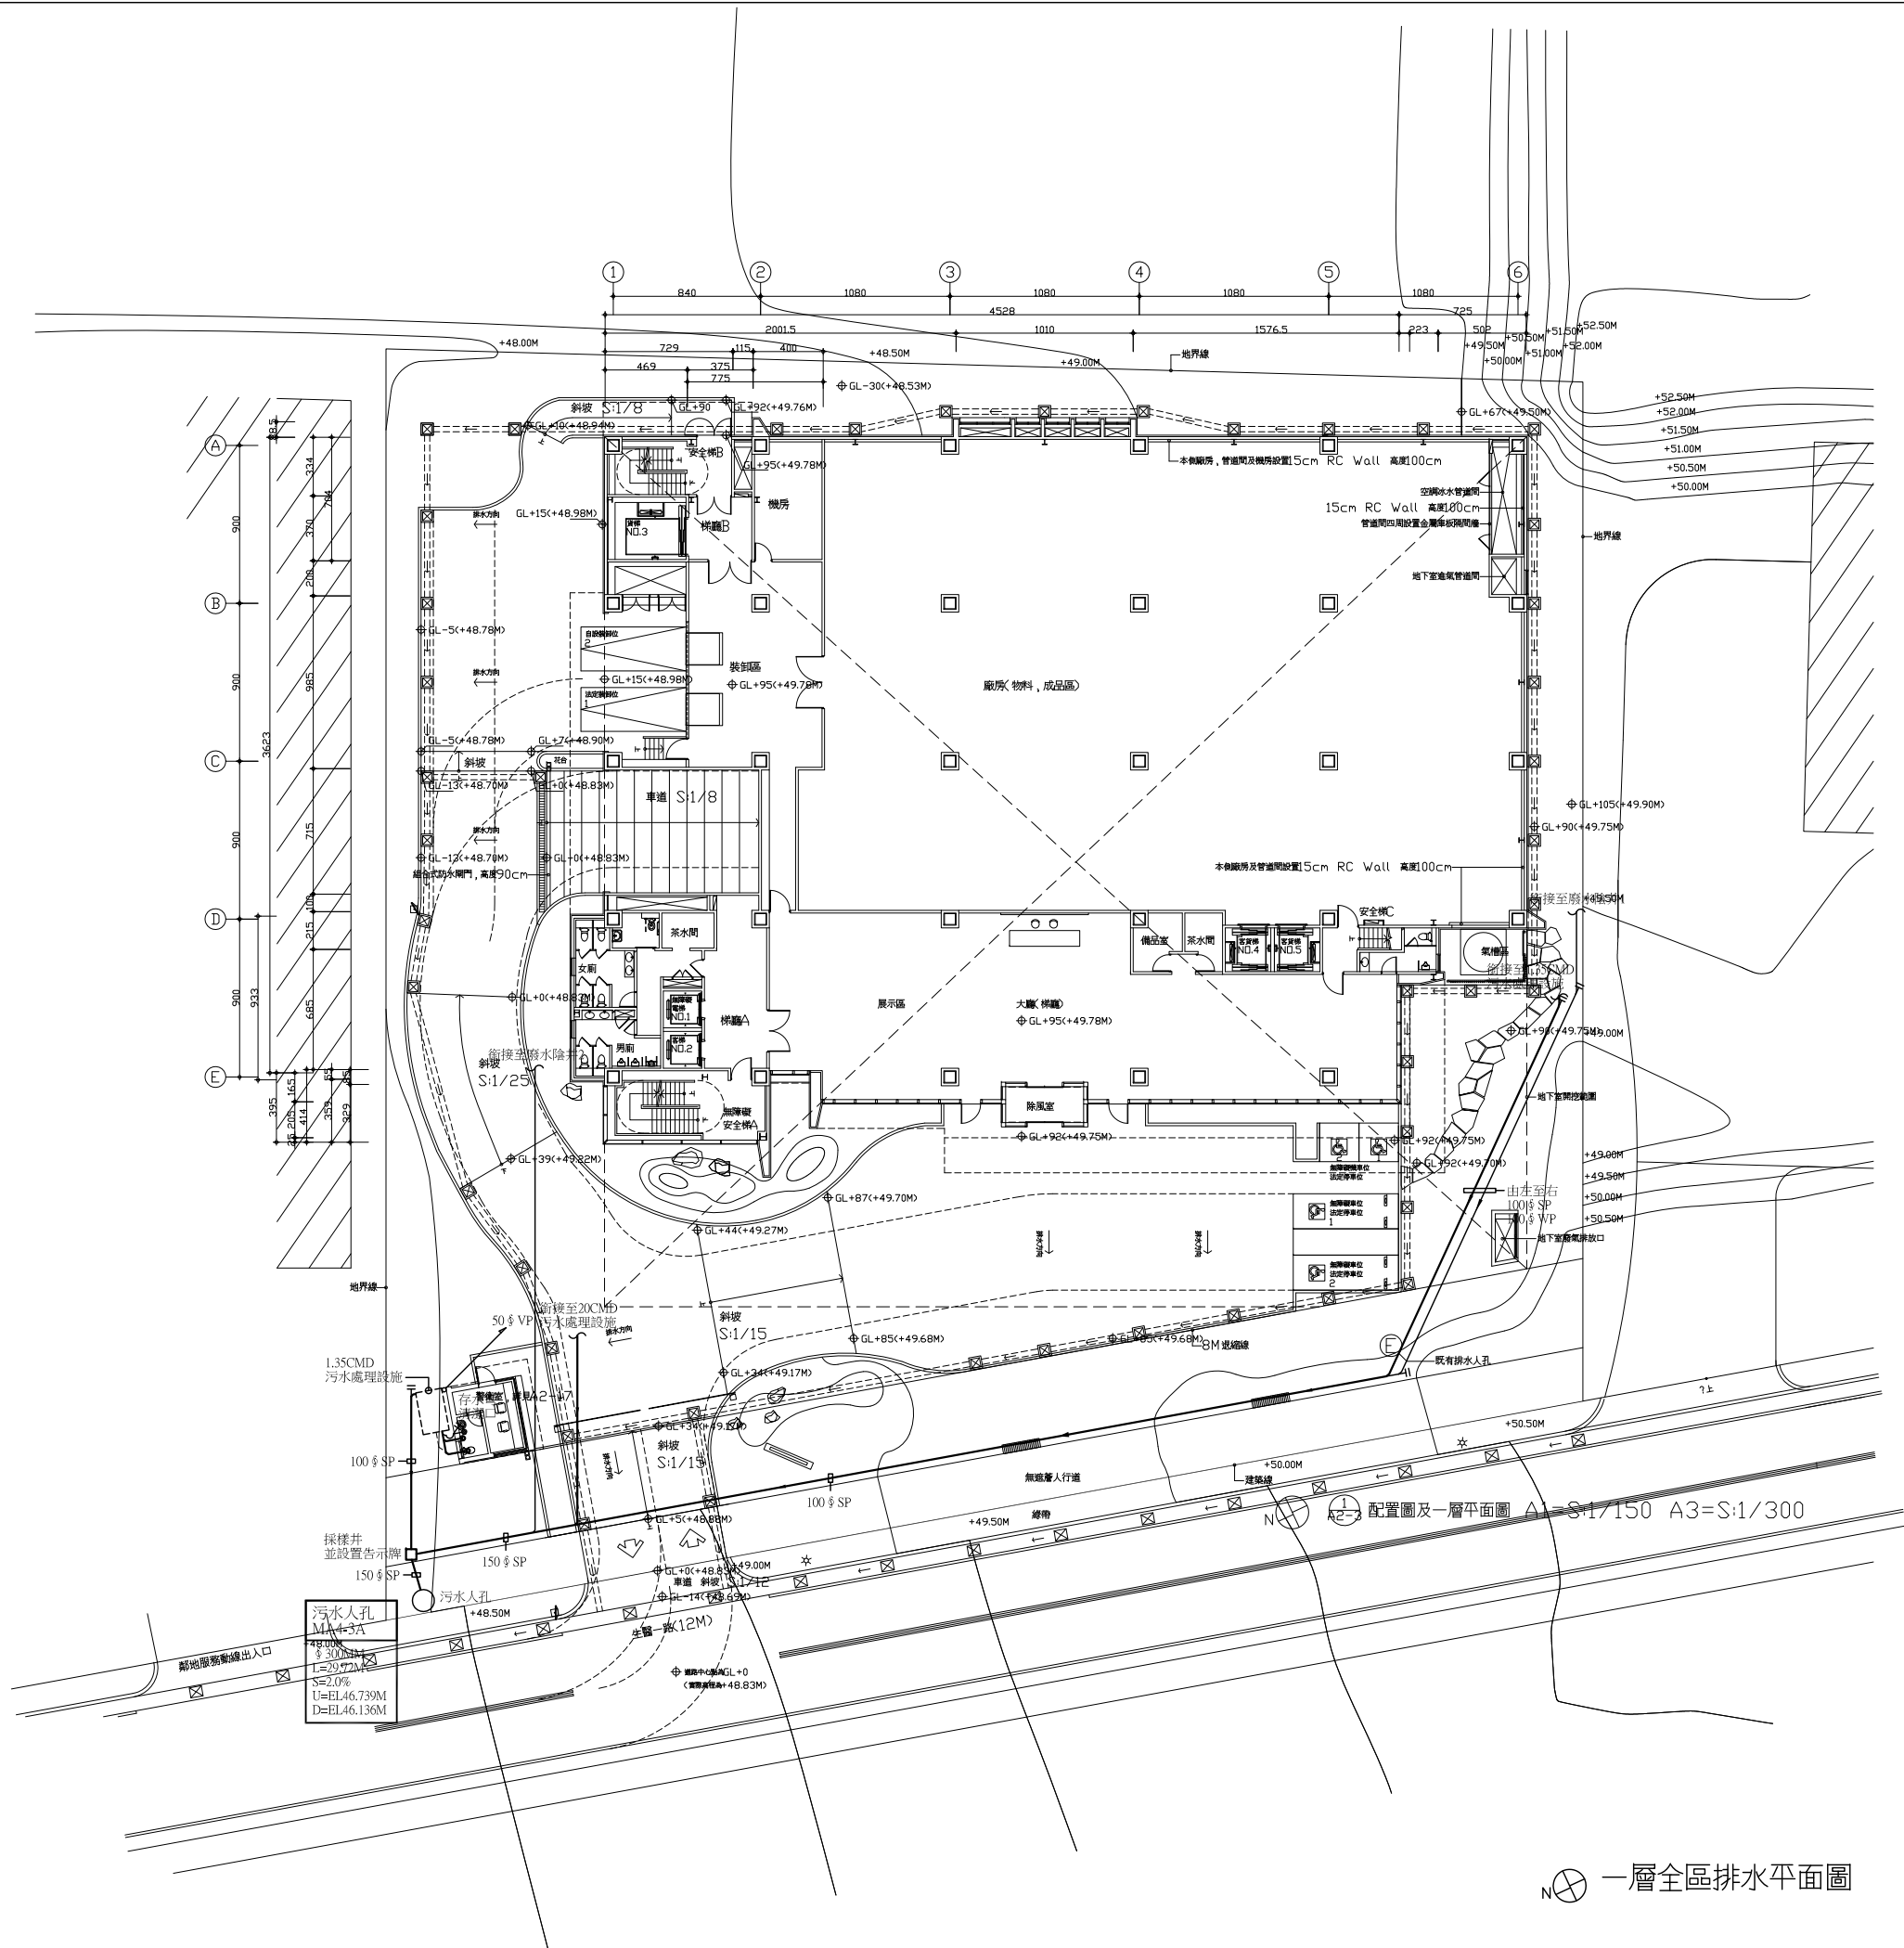


一層全區排水平面圖 A1=S:1/200


工程名稱 PROJECT NAME	
案件編號 111-067	
原案件編號	
樂迦再生科技股份有限公司 廠房新建工程	
地 號	
新竹縣竹北市 世興段1-29地號	
華興工程顧問 有限公司	
新竹市中央路198號8樓 電話:03-5346355 傳真:03-5346366 art23@ms16.hinet.net	
設 計 DESIGNED BY	
電機技師 ELECTRICIAN	
電腦路徑	11106/067
電腦檔名	請照圖-排水
比 例	1/200
出圖/修正日期	
日期	內容
YYY/MM/DD	第一次出圖
圖 名 INDEX	
一層全區 排水平面圖	
簽 章 SIGNATURE	
建築圖日期 111/07/18	
圖 號 DRAWING NO.	張 號 SHEET NO.
5 S39	總 XY

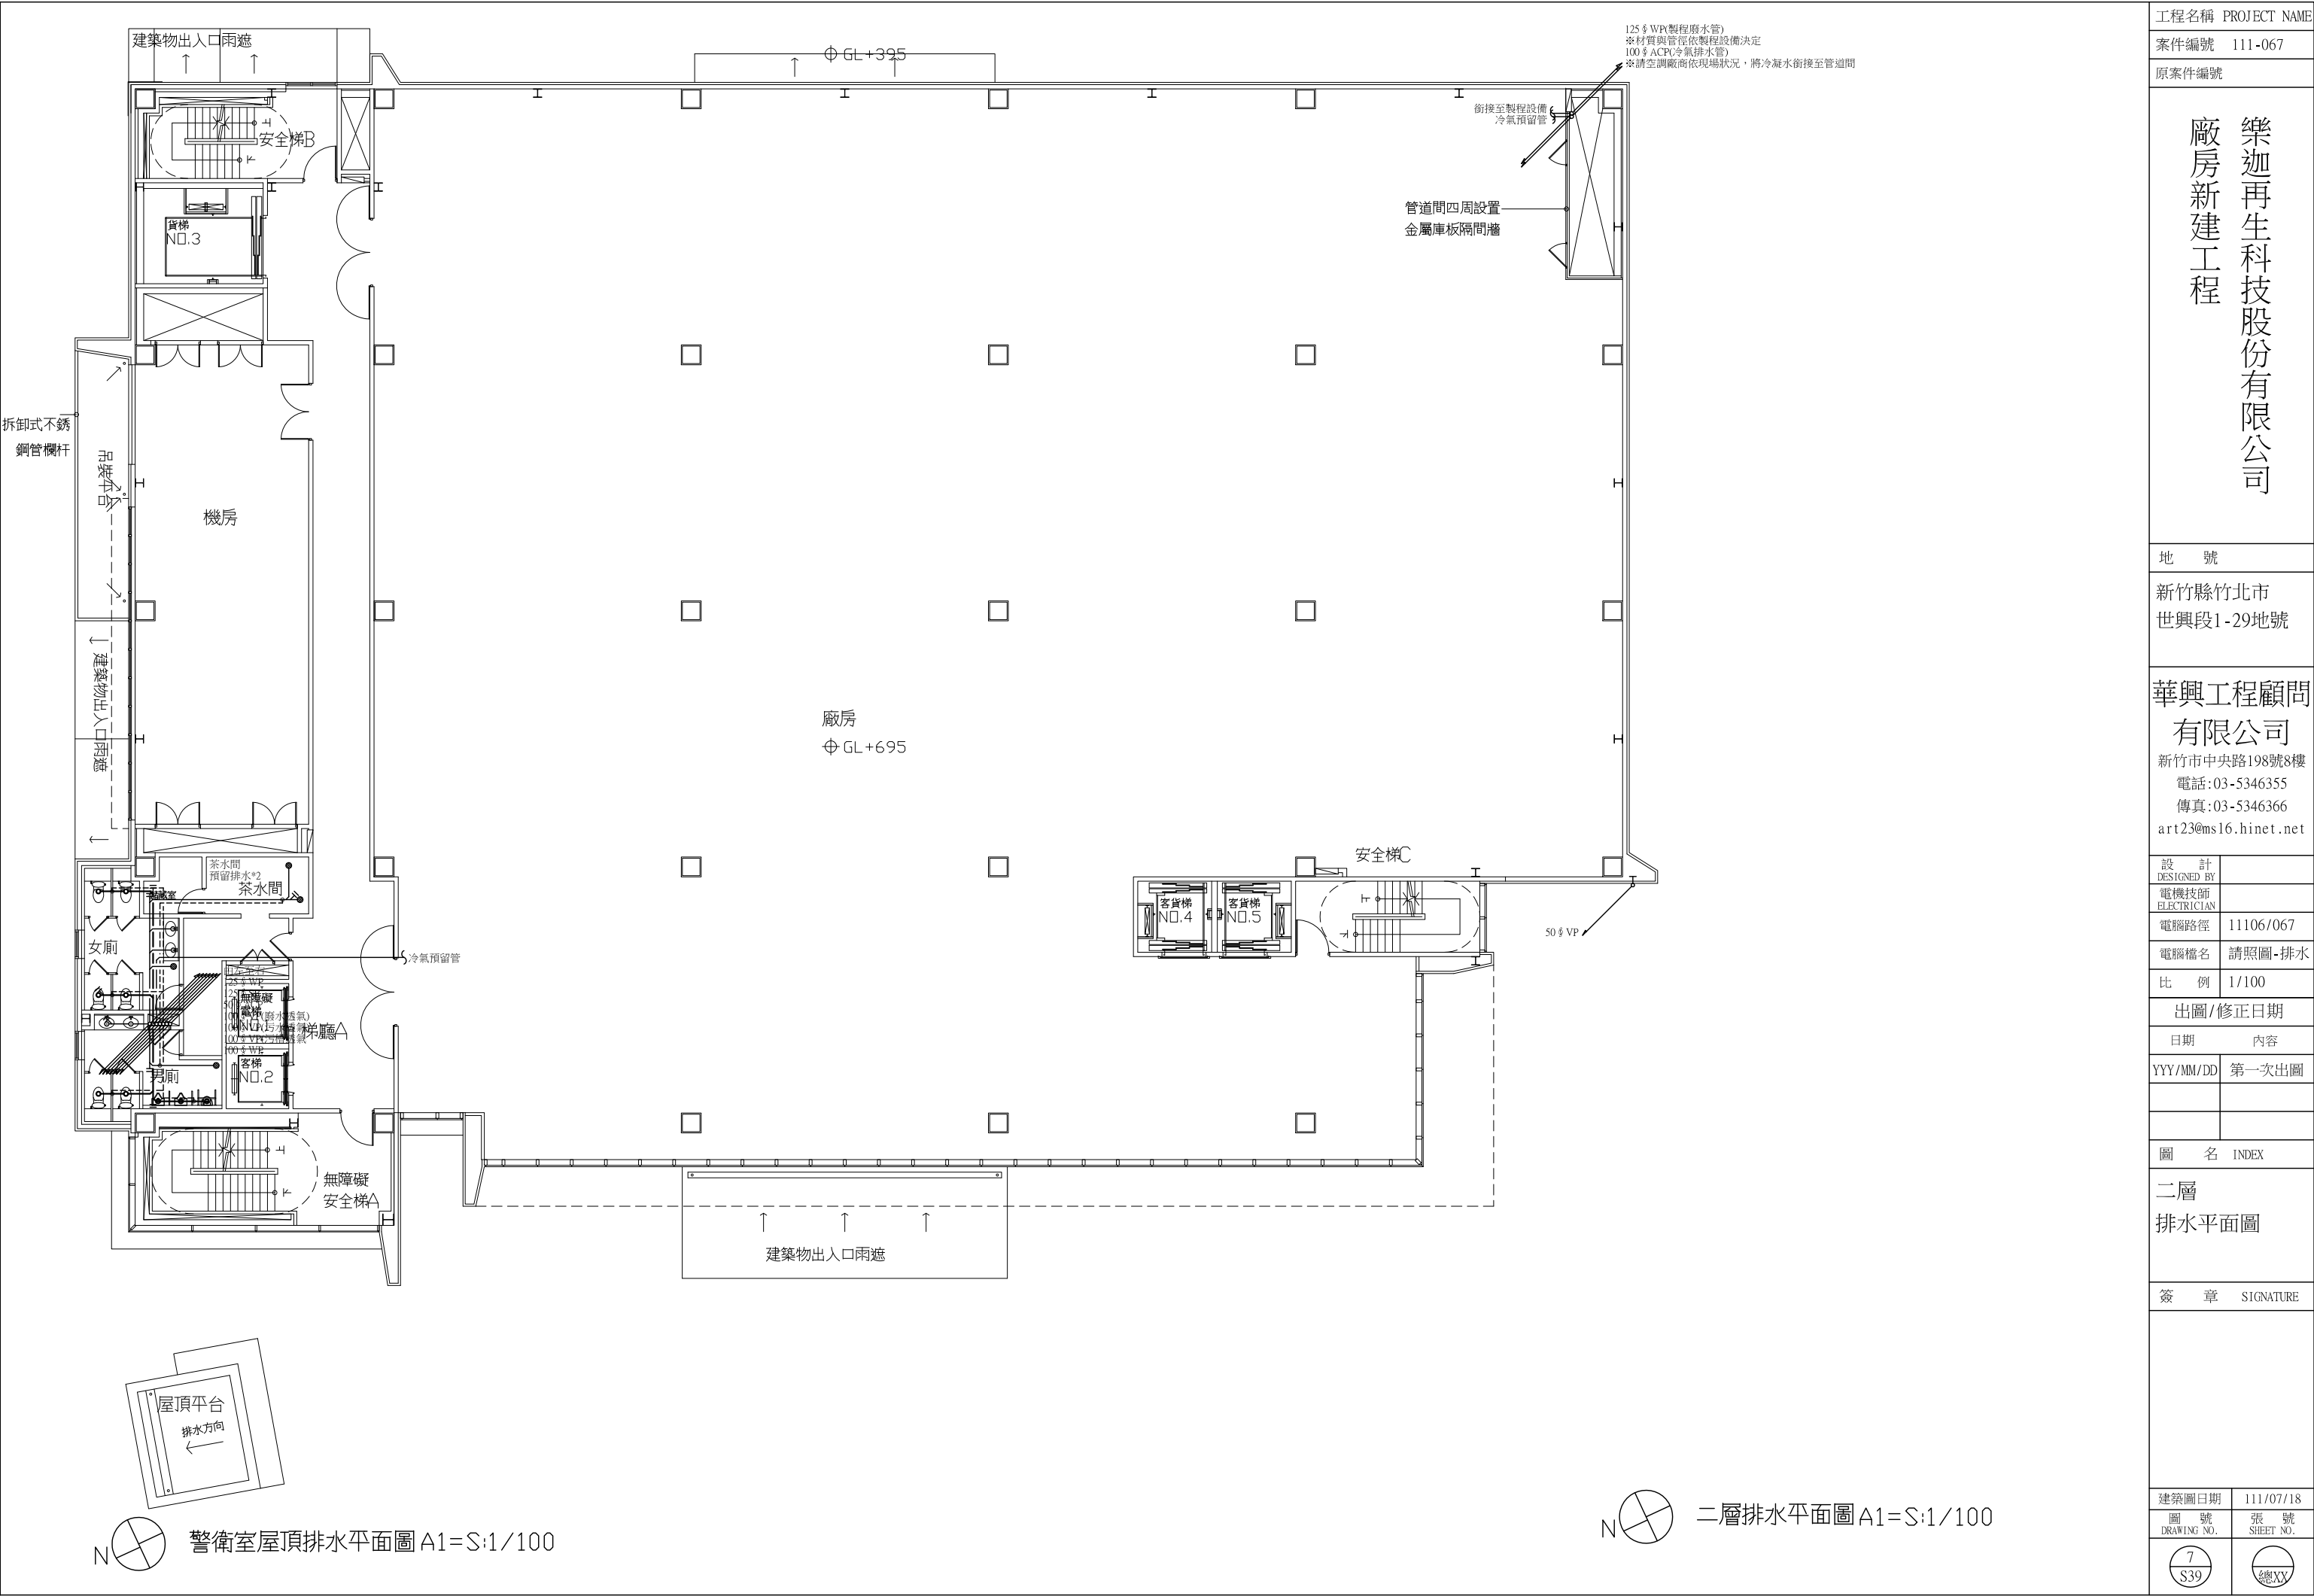

工程名稱 PROJECT NAME	
案件編號	111-067
原案件編號	
樂迦再生科技股份有限公司 廠房新建工程	
地 號	
新竹縣竹北市 世興段1-29地號	
華興工程顧問 有限公司 新竹市中央路198號8樓 電話:03-5346355 傳真:03-5346366 art23@ms16.hinet.net	
設 計 DESIGNED BY	
電機技師 ELECTRICIAN	
電腦路徑	11106/067
電腦檔名	請照圖-排水
比 例	1/100
出圖/修正日期	
日期	內容
YYY/MM/DD	第一次出圖
圖 名 INDEX	
二層 排水平面圖	
簽 章 SIGNATURE	
建築圖日期	111/07/18
圖 號 DRAWING NO.	張 號 SHEET NO.
7 S39	總 XY

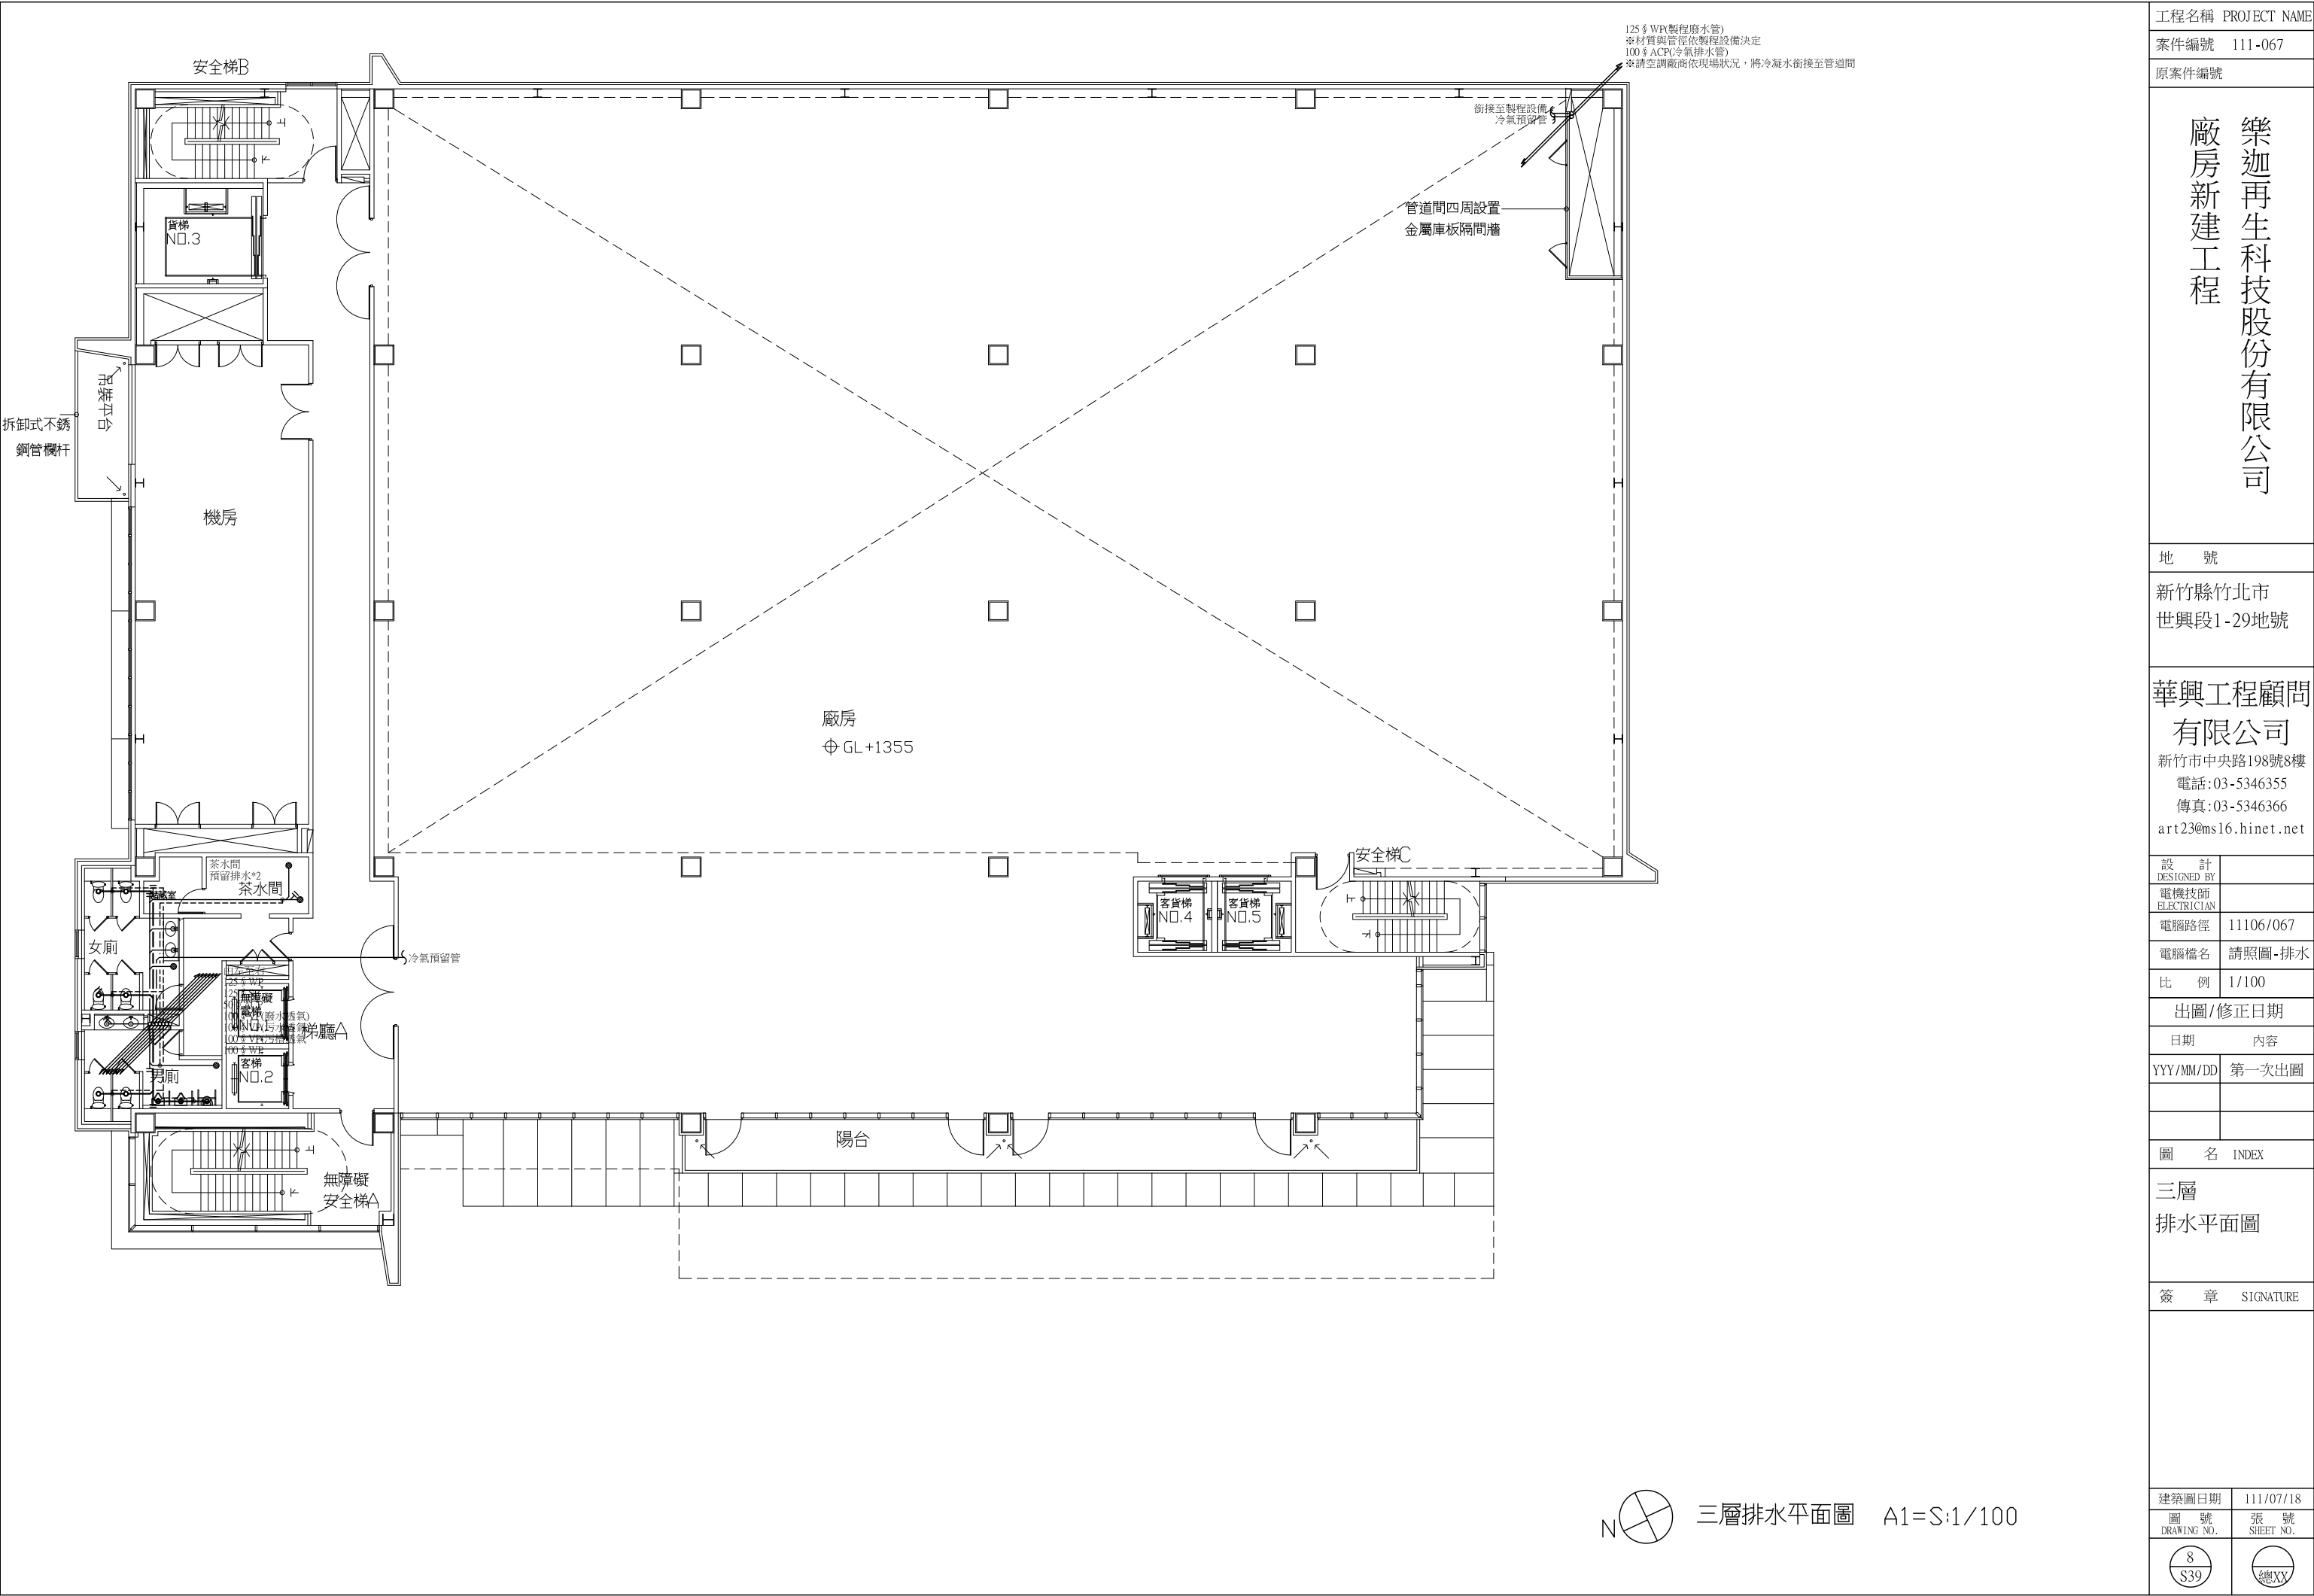

工程名稱 PROJECT NAME	
案件編號	111-067
原案件編號	
樂迦再生科技股份有限公司 廠房新建工程	
地 號	
新竹縣竹北市 世興段1-29地號	
華興工程顧問 有限公司 新竹市中央路198號8樓 電話:03-5346355 傳真:03-5346366 art23@ms16.hinet.net	
設 計 DESIGNED BY	
電機技師 ELECTRICIAN	
電腦路徑	11106/067
電腦檔名	請照圖-排水
比 例	1/100
出圖/修正日期	
日期	內容
YYY/MM/DD	第一次出圖
圖 名 INDEX	
三層 排水平面圖	
簽 章	SIGNATURE
建築圖日期	111/07/18
圖 號 DRAWING NO.	張 號 SHEET NO.
8 S39	總頁

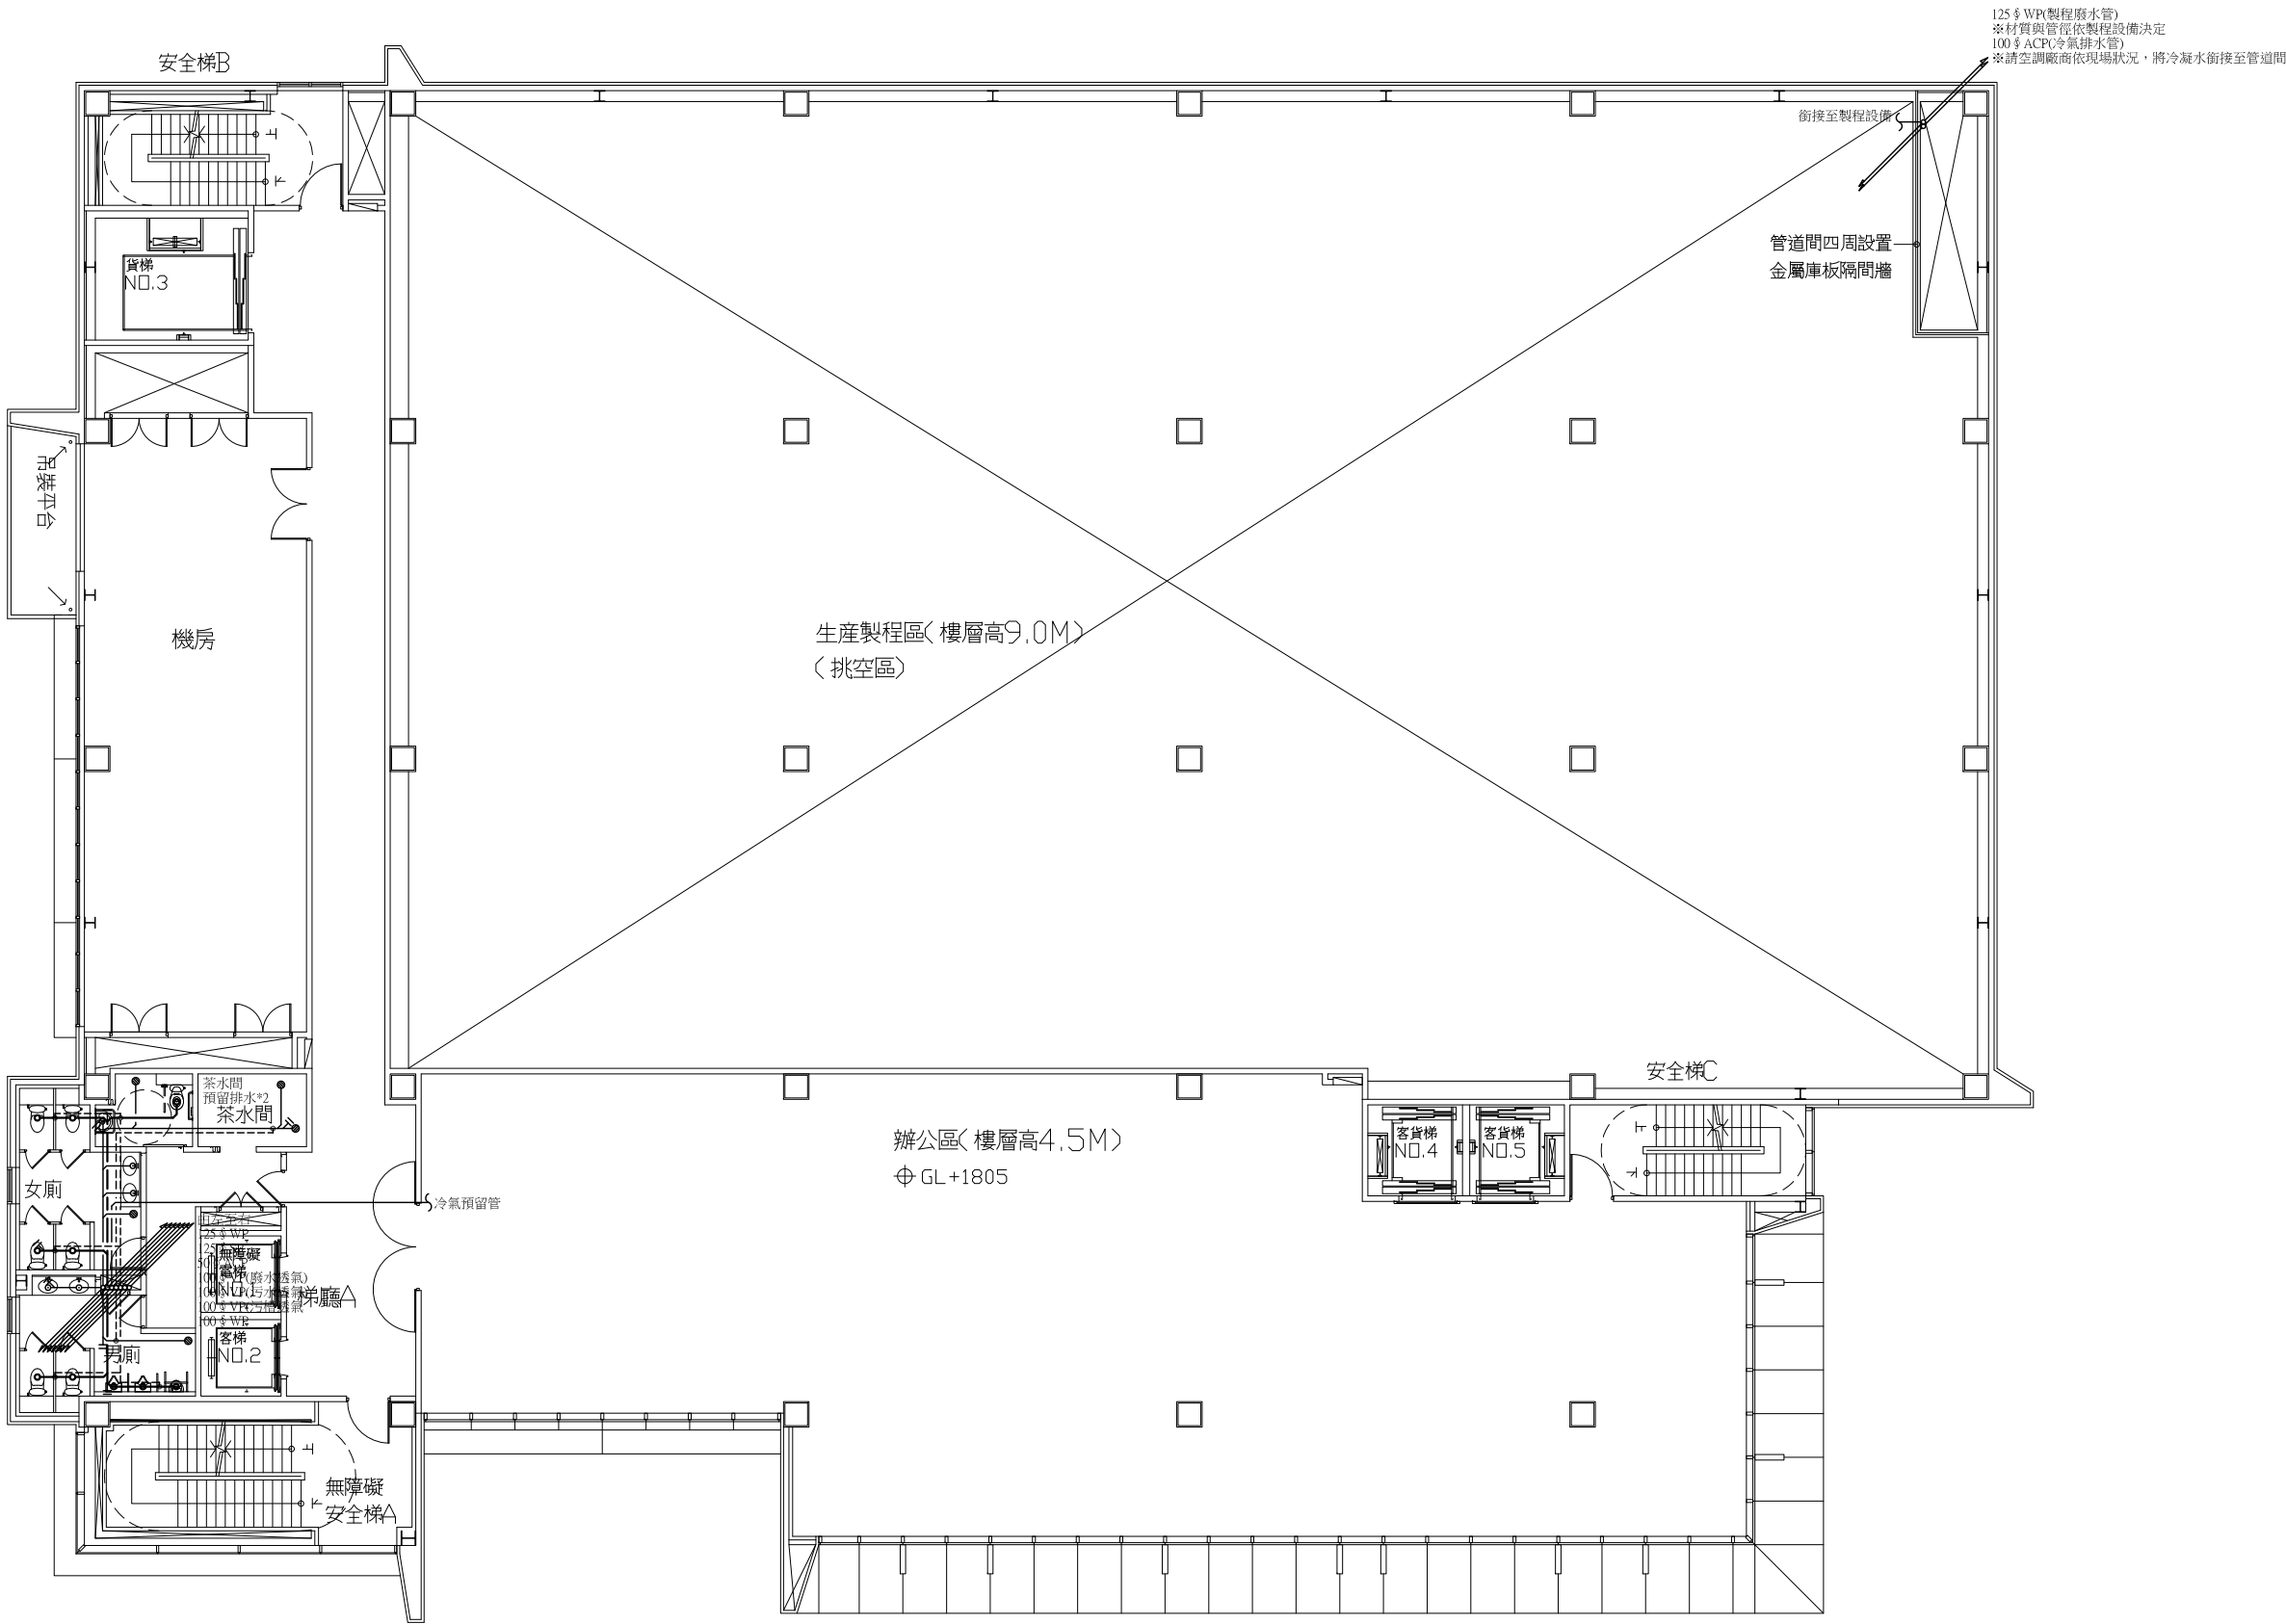

四層排水平面圖 A1=S:1/100

工程名稱 PROJECT NAME

案件編號 111-067

原案件編號

樂迦再生科技股份有限公司
廠房新建工程

地 號

新竹縣竹北市
世興段1-29地號

華興工程顧問
有限公司

新竹市中央路198號8樓
電話:03-5346355
傳真:03-5346366
art23@ms16.hinet.net

設 計

DESIGNED BY

電機技師

ELECTRICIAN

電腦路徑 11106/067

電腦檔名 請照圖-排水

比 例 1/100

出圖/修正日期

日期

內容

YYY/MM/DD 第一次出圖

圖 名 INDEX

四層

排水平面圖

簽 章

SIGNATURE

建築圖日期

111/07/18

圖 號

DRAWING NO.


9

S39

張 號

SHEET NO.

總XY

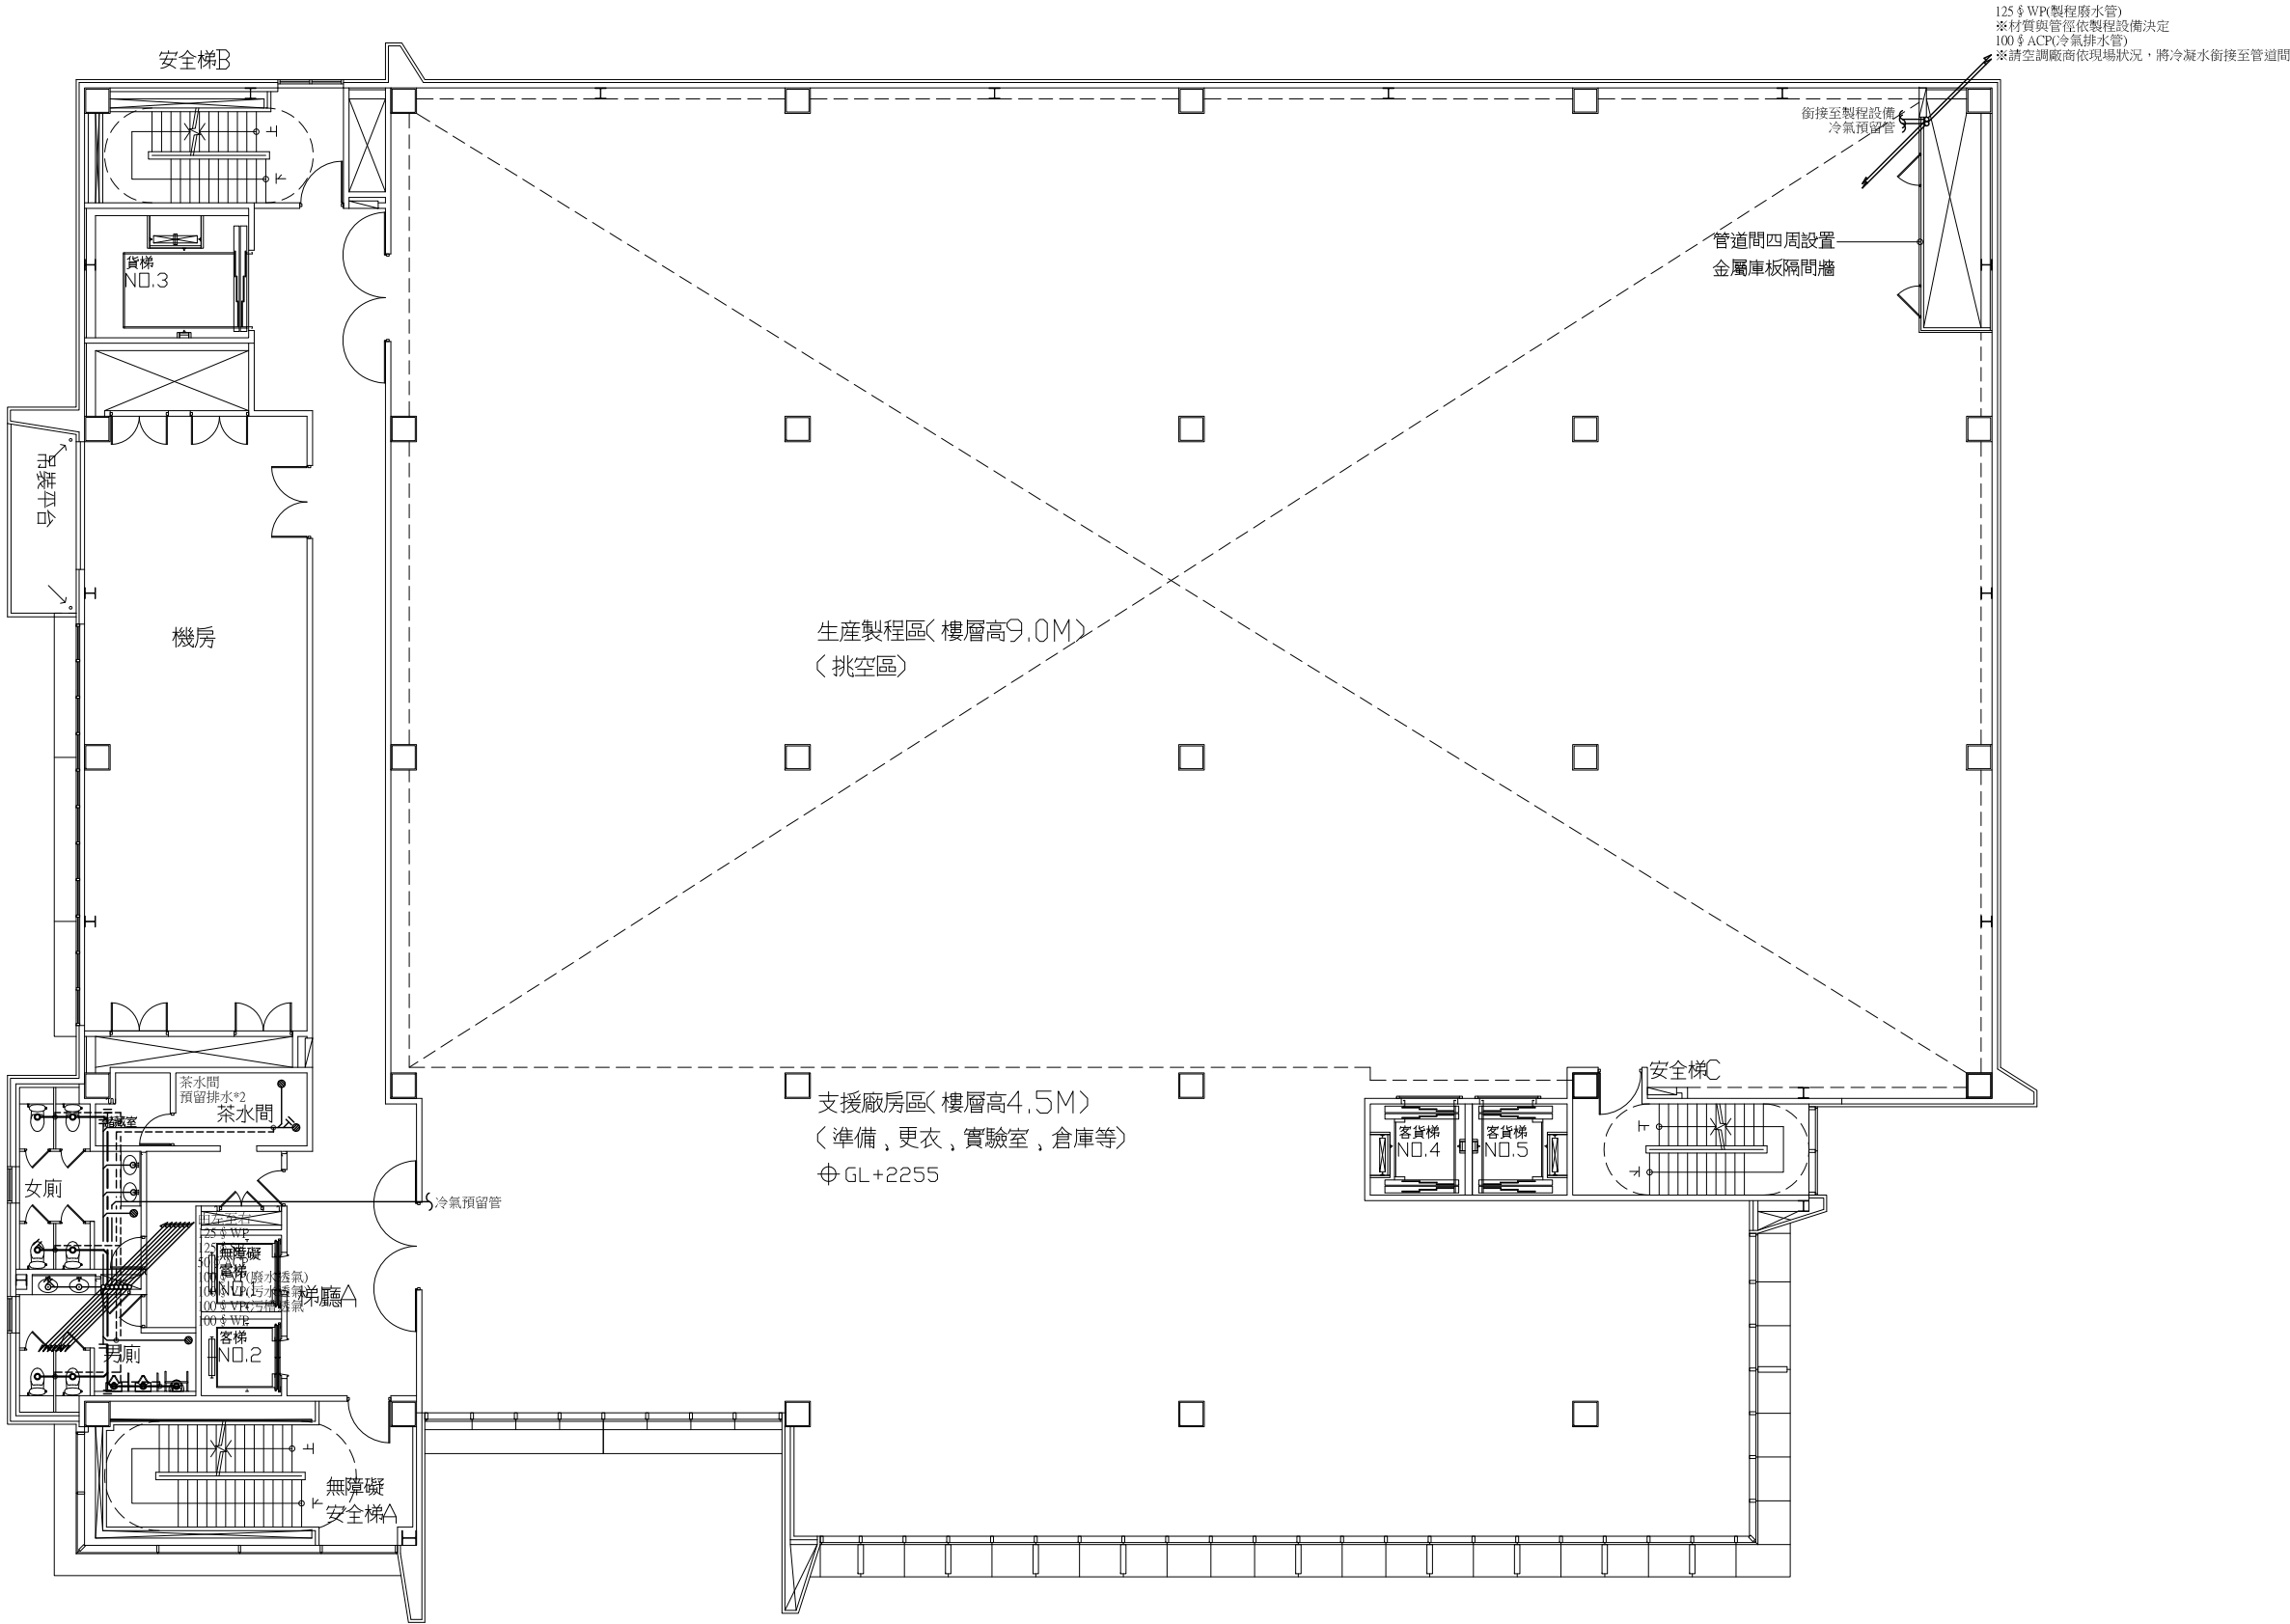

125 \$ WP(製程廢水管)
※材質與管徑依製程設備決定
100 \$ ACP(冷氣排水管)
※請空調廠商依現場狀況，將冷凝水銜接至管道間

銜接至製程設備
冷氣預留管

管道間四周設置
金屬庫板隔間牆

生產製程區(樓層高9.0M)
(挑空區)

支援廠房區(樓層高4.5M)
(準備,更衣,實驗室,倉庫等)
⊕ GL+2255

安全梯C

客貨梯
NO.4

客貨梯
NO.5

廚房

貨梯
NO.3

吊裝平台

茶水間
預留排水*2

茶水間

女廁

男廁

客梯
NO.2

無障礙
安全梯A

冷氣預留管



五層排水平面圖

A1=S:1/100

工程名稱 PROJECT NAME

案件編號 111-067

原案件編號

樂迦再生科技股份有限公司
廠房新建工程

地 號

新竹縣竹北市
世興段1-29地號

華興工程顧問
有限公司

新竹市中央路198號8樓
電話:03-5346355
傳真:03-5346366
art23@ms16.hinet.net

設 計

DESIGNED BY

電機技師

ELECTRICIAN

電腦路徑 11106/067

電腦檔名 請照圖-排水

比 例 1/100

出圖/修正日期

日期

內容

YYY/MM/DD 第一次出圖

圖 名 INDEX

五層

排水平面圖

簽 章

SIGNATURE

建築圖日期

111/07/18


圖 號

DRAWING NO.

10

S39

總XY

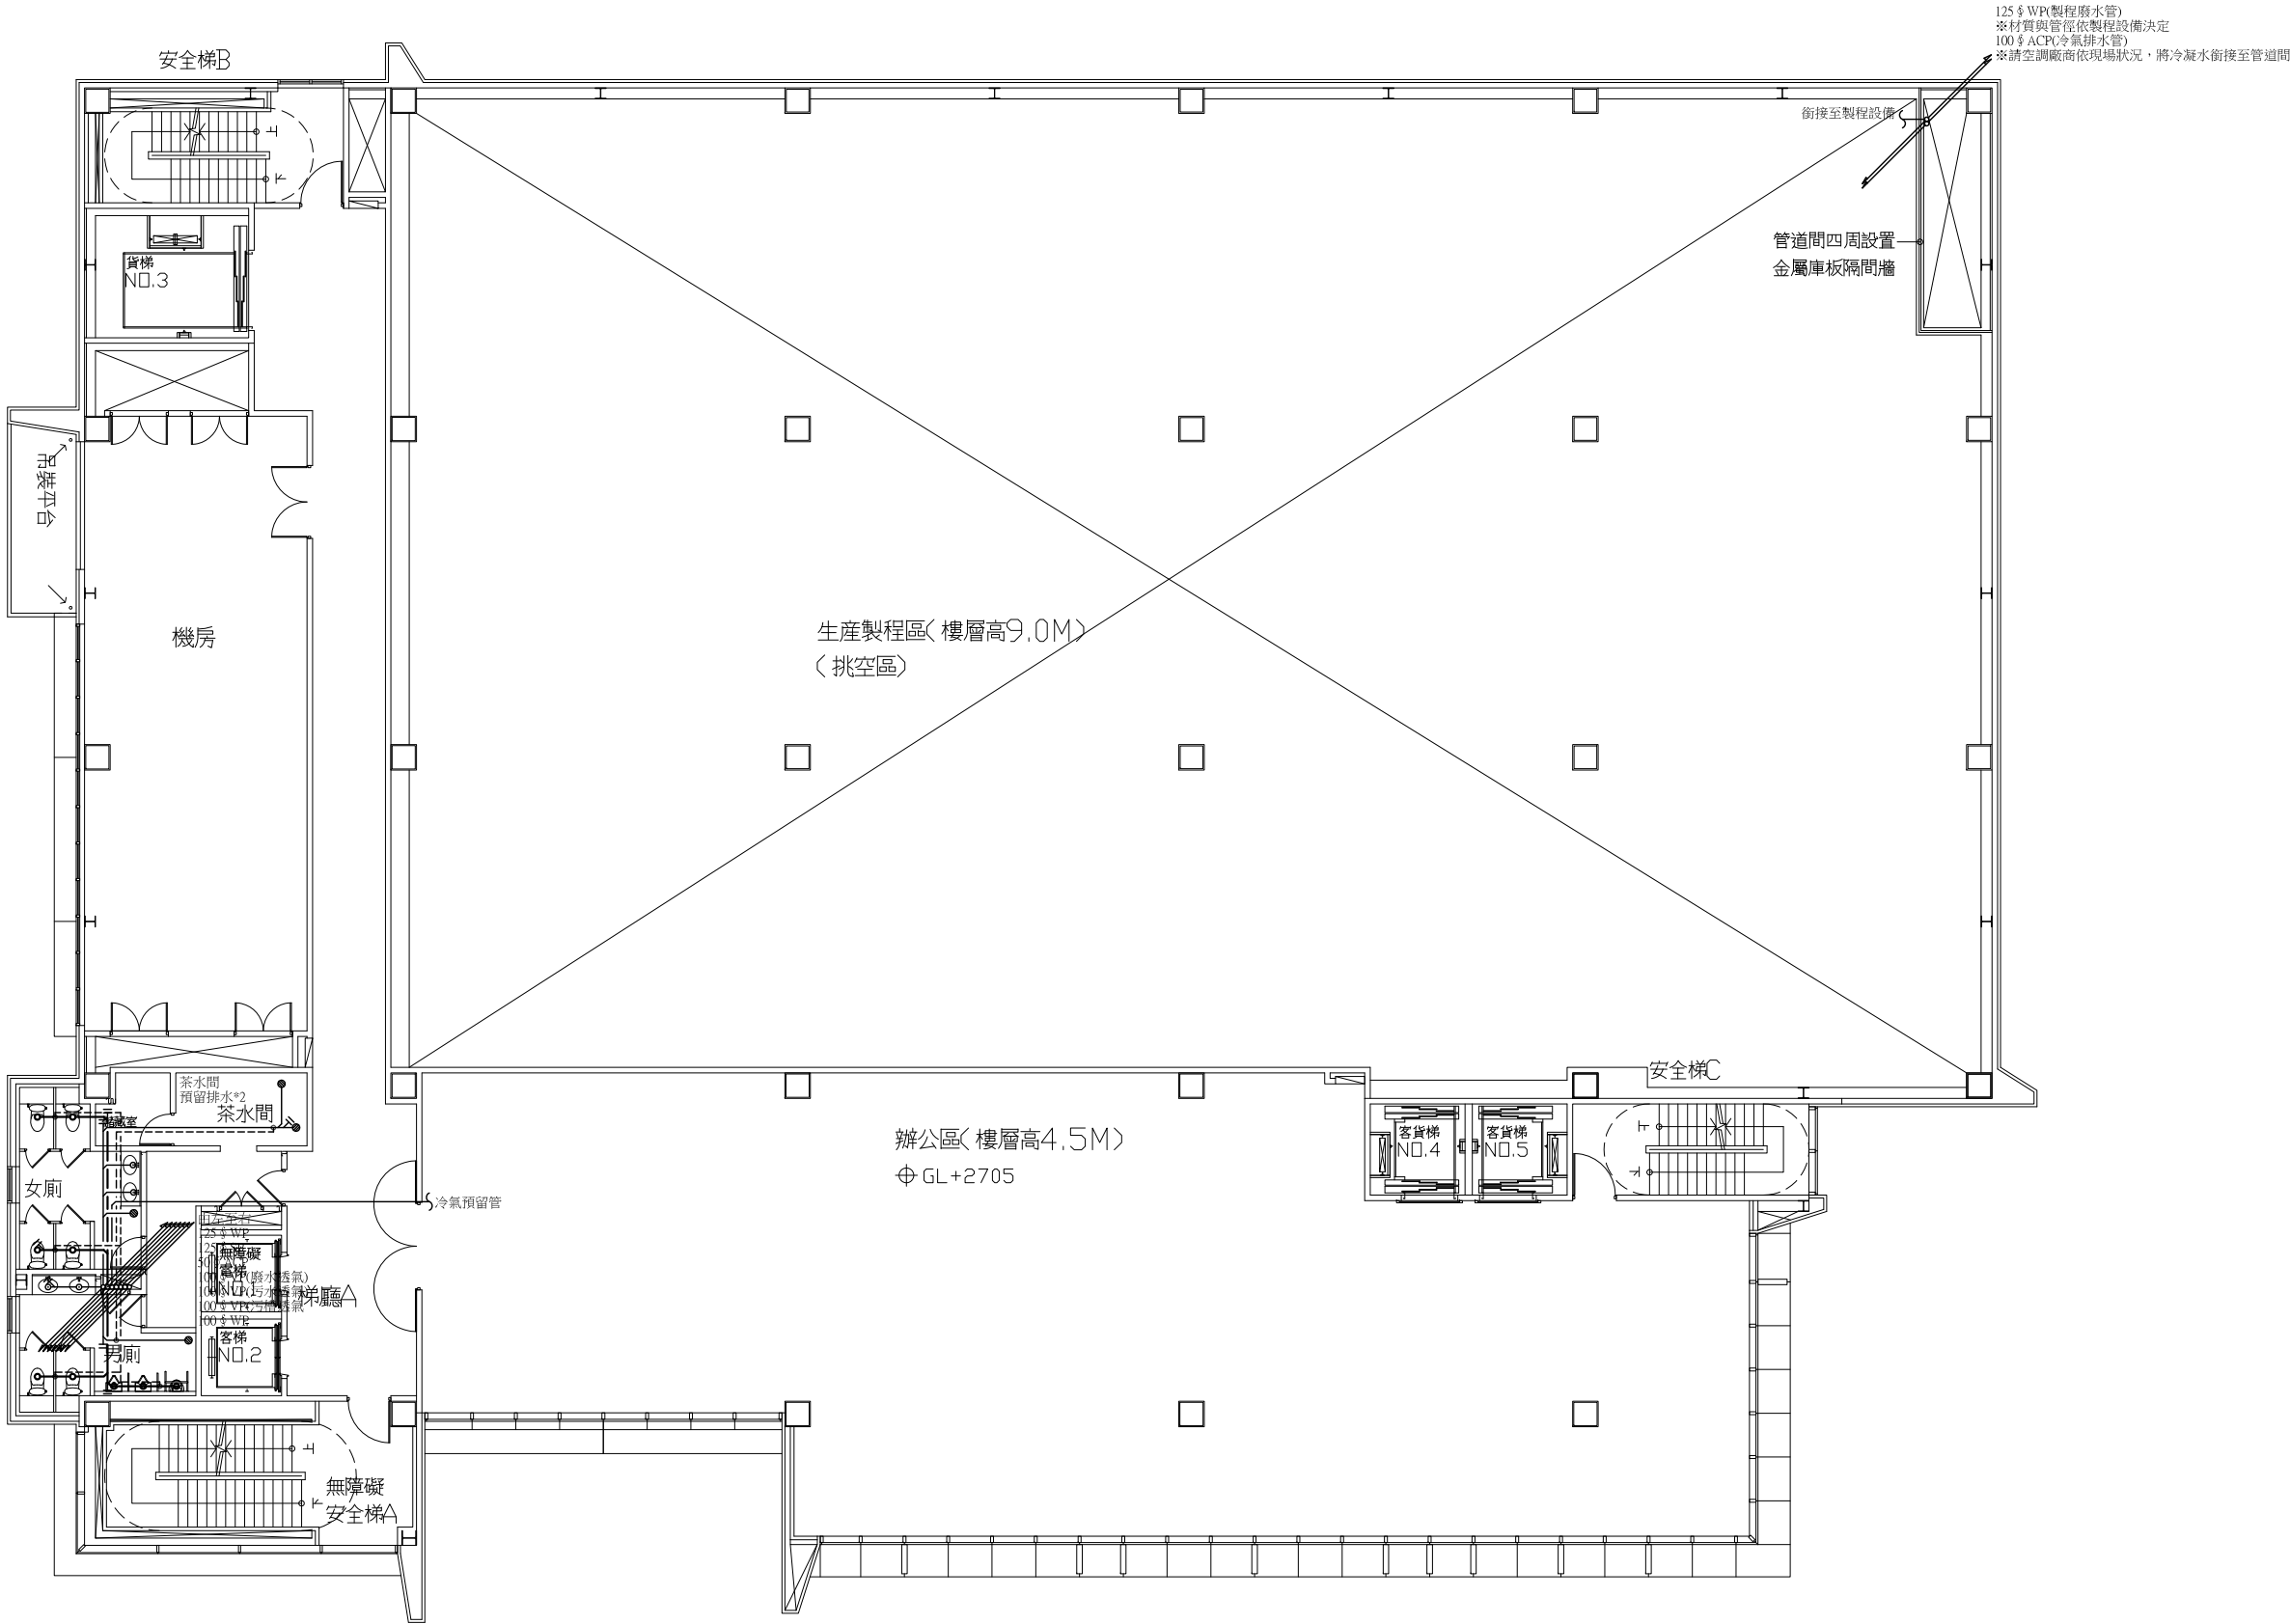

125 \$ WP(製程廢水管)
※材質與管徑依製程設備決定
100 \$ ACP(冷氣排水管)
※請空調廠商依現場狀況，將冷凝水銜接至管道間

銜接至製程設備
管道間四周設置
金屬庫板隔間牆

生產製程區(樓層高9.0M)
(挑空區)

辦公區(樓層高4.5M)
Φ GL+2705

安全梯C

機房

吊裝平台

安全梯B

貨梯
NO.3

茶水間
預留排水*2

茶水間

女廁

男廁

客梯
NO.2

無障礙
弟廳△

無障礙
安全梯△

冷氣預留管



六層排水平面圖

A1=S:1/100

工程名稱 PROJECT NAME

案件編號 111-067

原案件編號

樂迦再生科技股份有限公司
廠房新建工程

地 號

新竹縣竹北市
世興段1-29地號

華興工程顧問
有限公司

新竹市中央路198號8樓
電話:03-5346355
傳真:03-5346366
art23@ms16.hinet.net

設 計

DESIGNED BY

電機技師

ELECTRICIAN

電腦路徑 11106/067

電腦檔名 請照圖-排水

比 例 1/100

出圖/修正日期

日期

內容

YYY/MM/DD 第一次出圖

圖 名 INDEX

六層

排水平面圖

簽 章

SIGNATURE

建築圖日期

111/07/18

圖 號

DRAWING NO.


11

S39

張 號

SHEET NO.

總XY

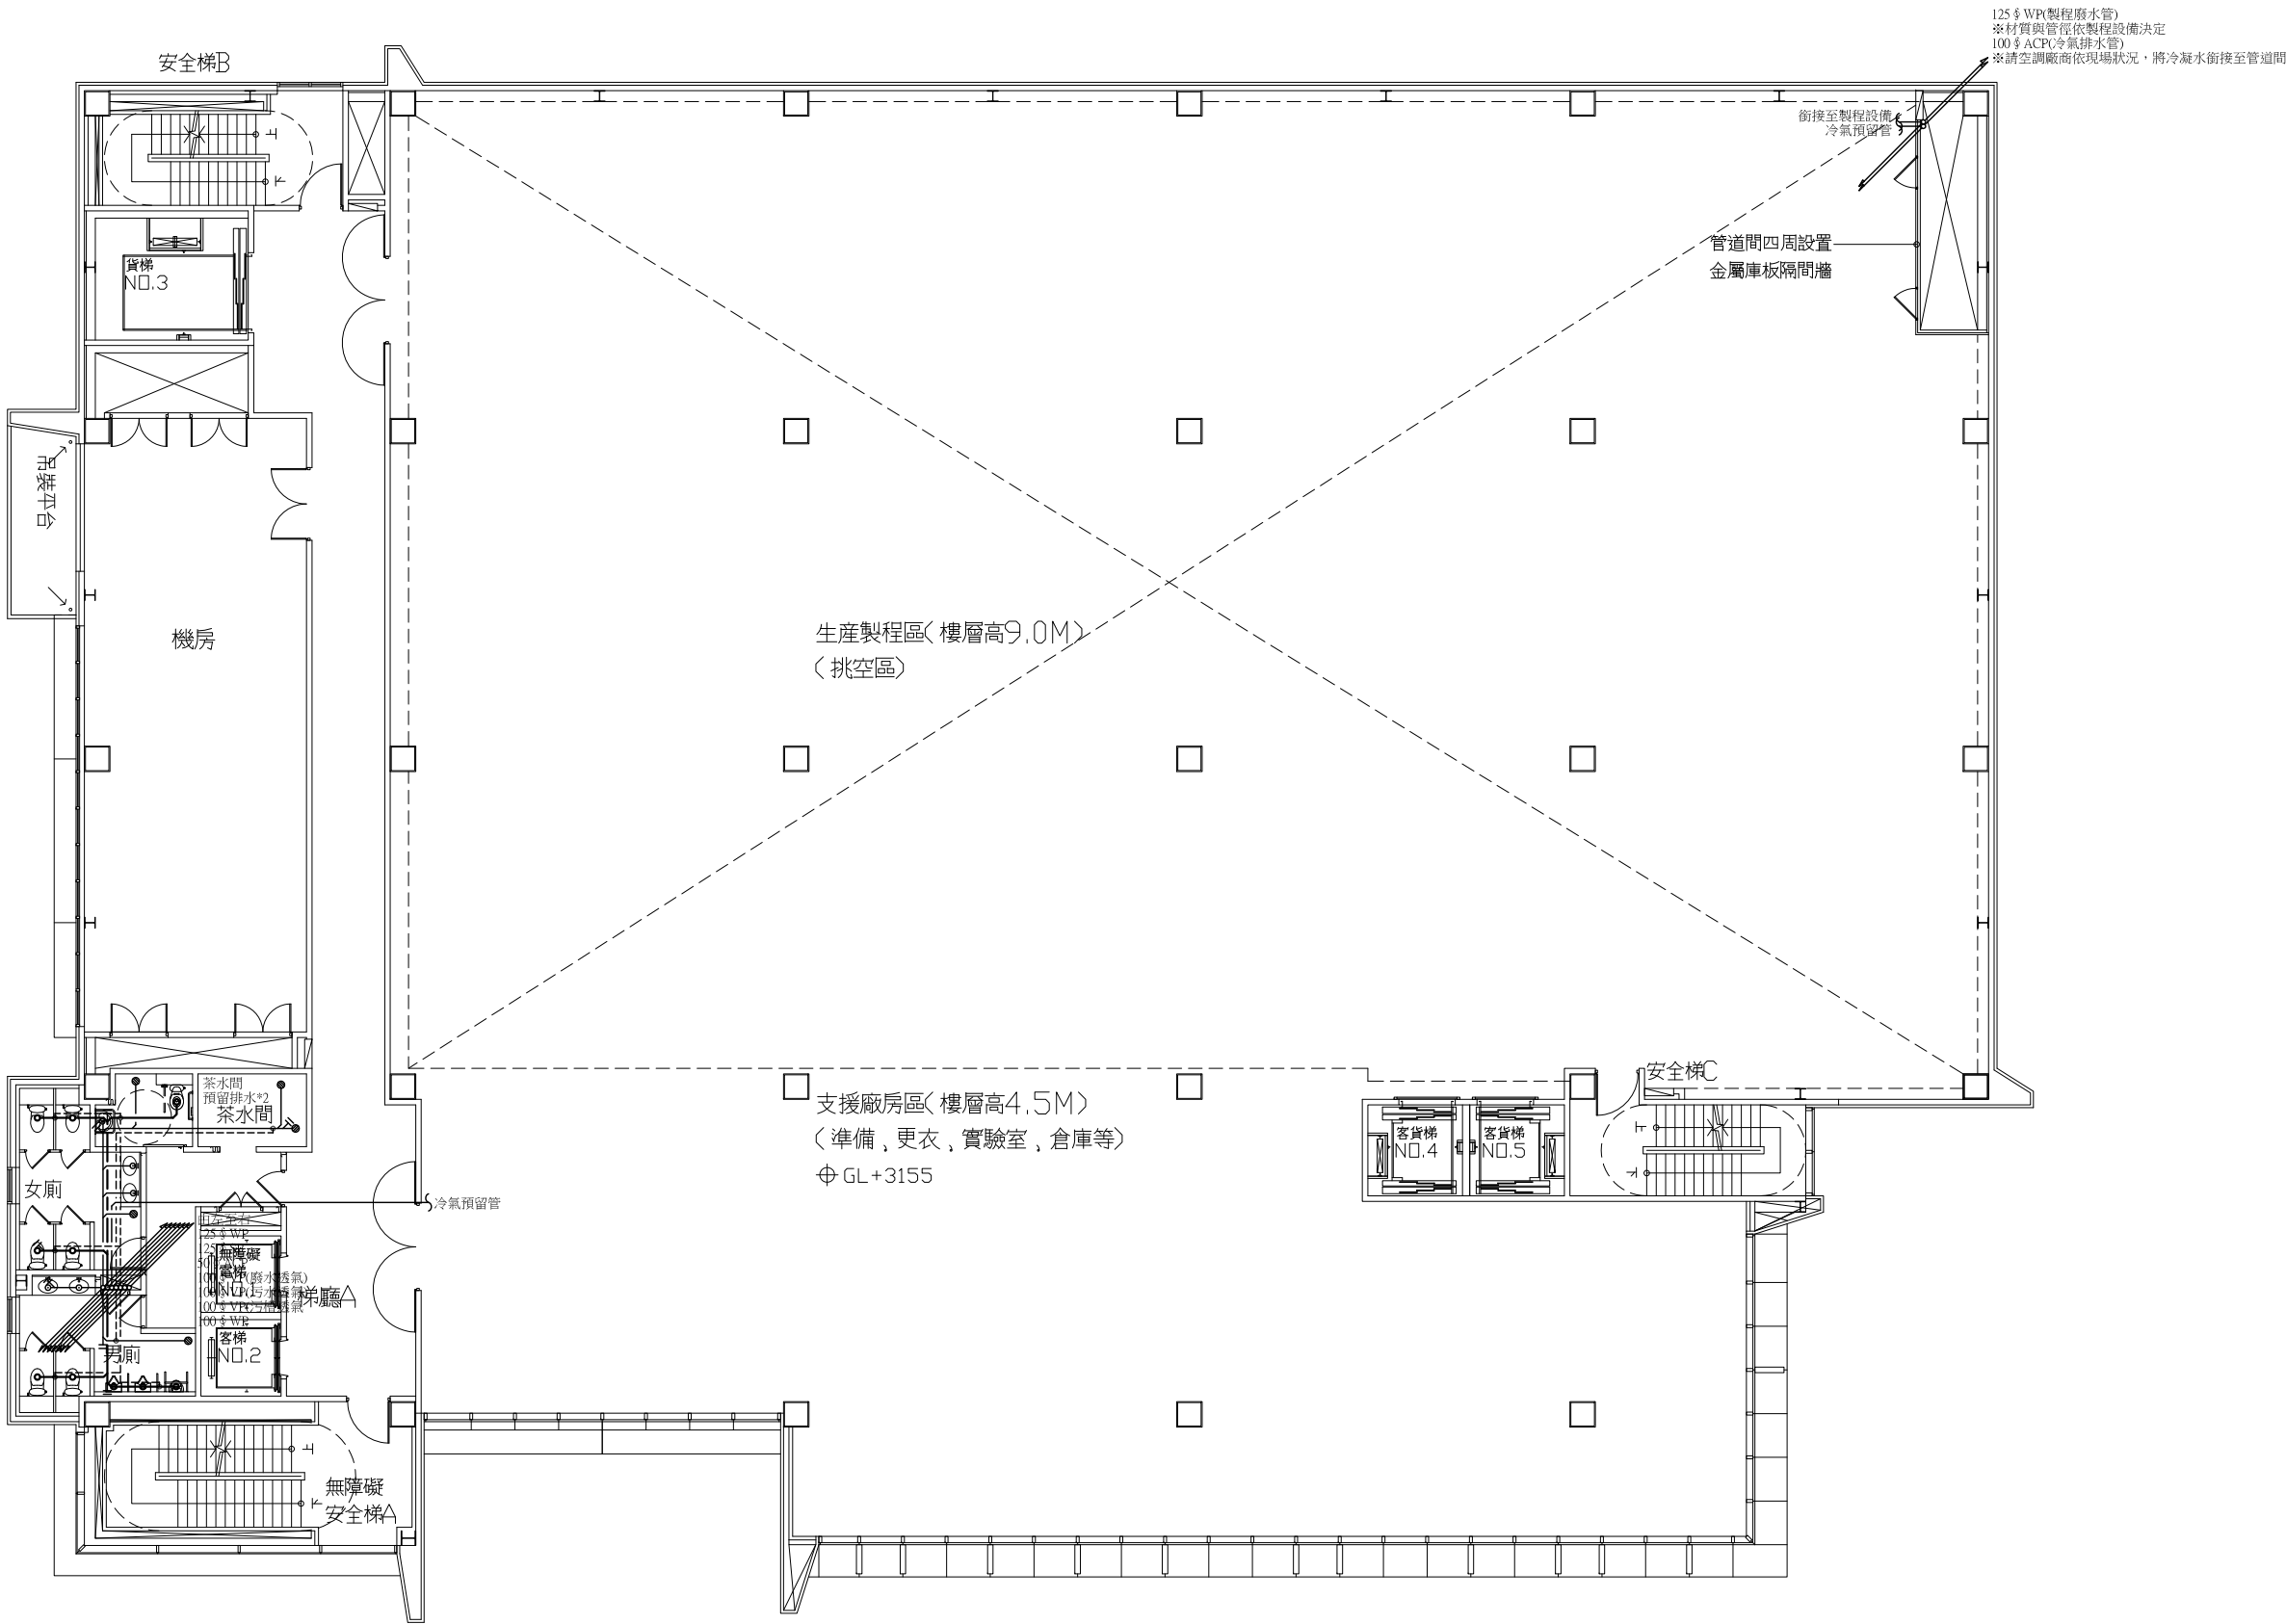

七層排水平面圖 A1=S:1/100

工程名稱 PROJECT NAME

案件編號 111-067

原案件編號

樂迦再生科技股份有限公司
廠房新建工程

地 號

新竹縣竹北市
世興段1-29地號

華興工程顧問
有限公司

新竹市中央路198號8樓
電話:03-5346355
傳真:03-5346366
art23@ms16.hinet.net

設 計
DESIGNED BY

電機技師
ELECTRICIAN

電腦路徑 11106/067

電腦檔名 請照圖-排水

比 例 1/100

出圖/修正日期

日期 內容

YYY/MM/DD 第一次出圖

圖 名 INDEX

七層
排水平面圖

簽 章 SIGNATURE


建築圖日期 111/07/18

圖 號
DRAWING NO.

12
S39

張 號
SHEET NO.

總頁

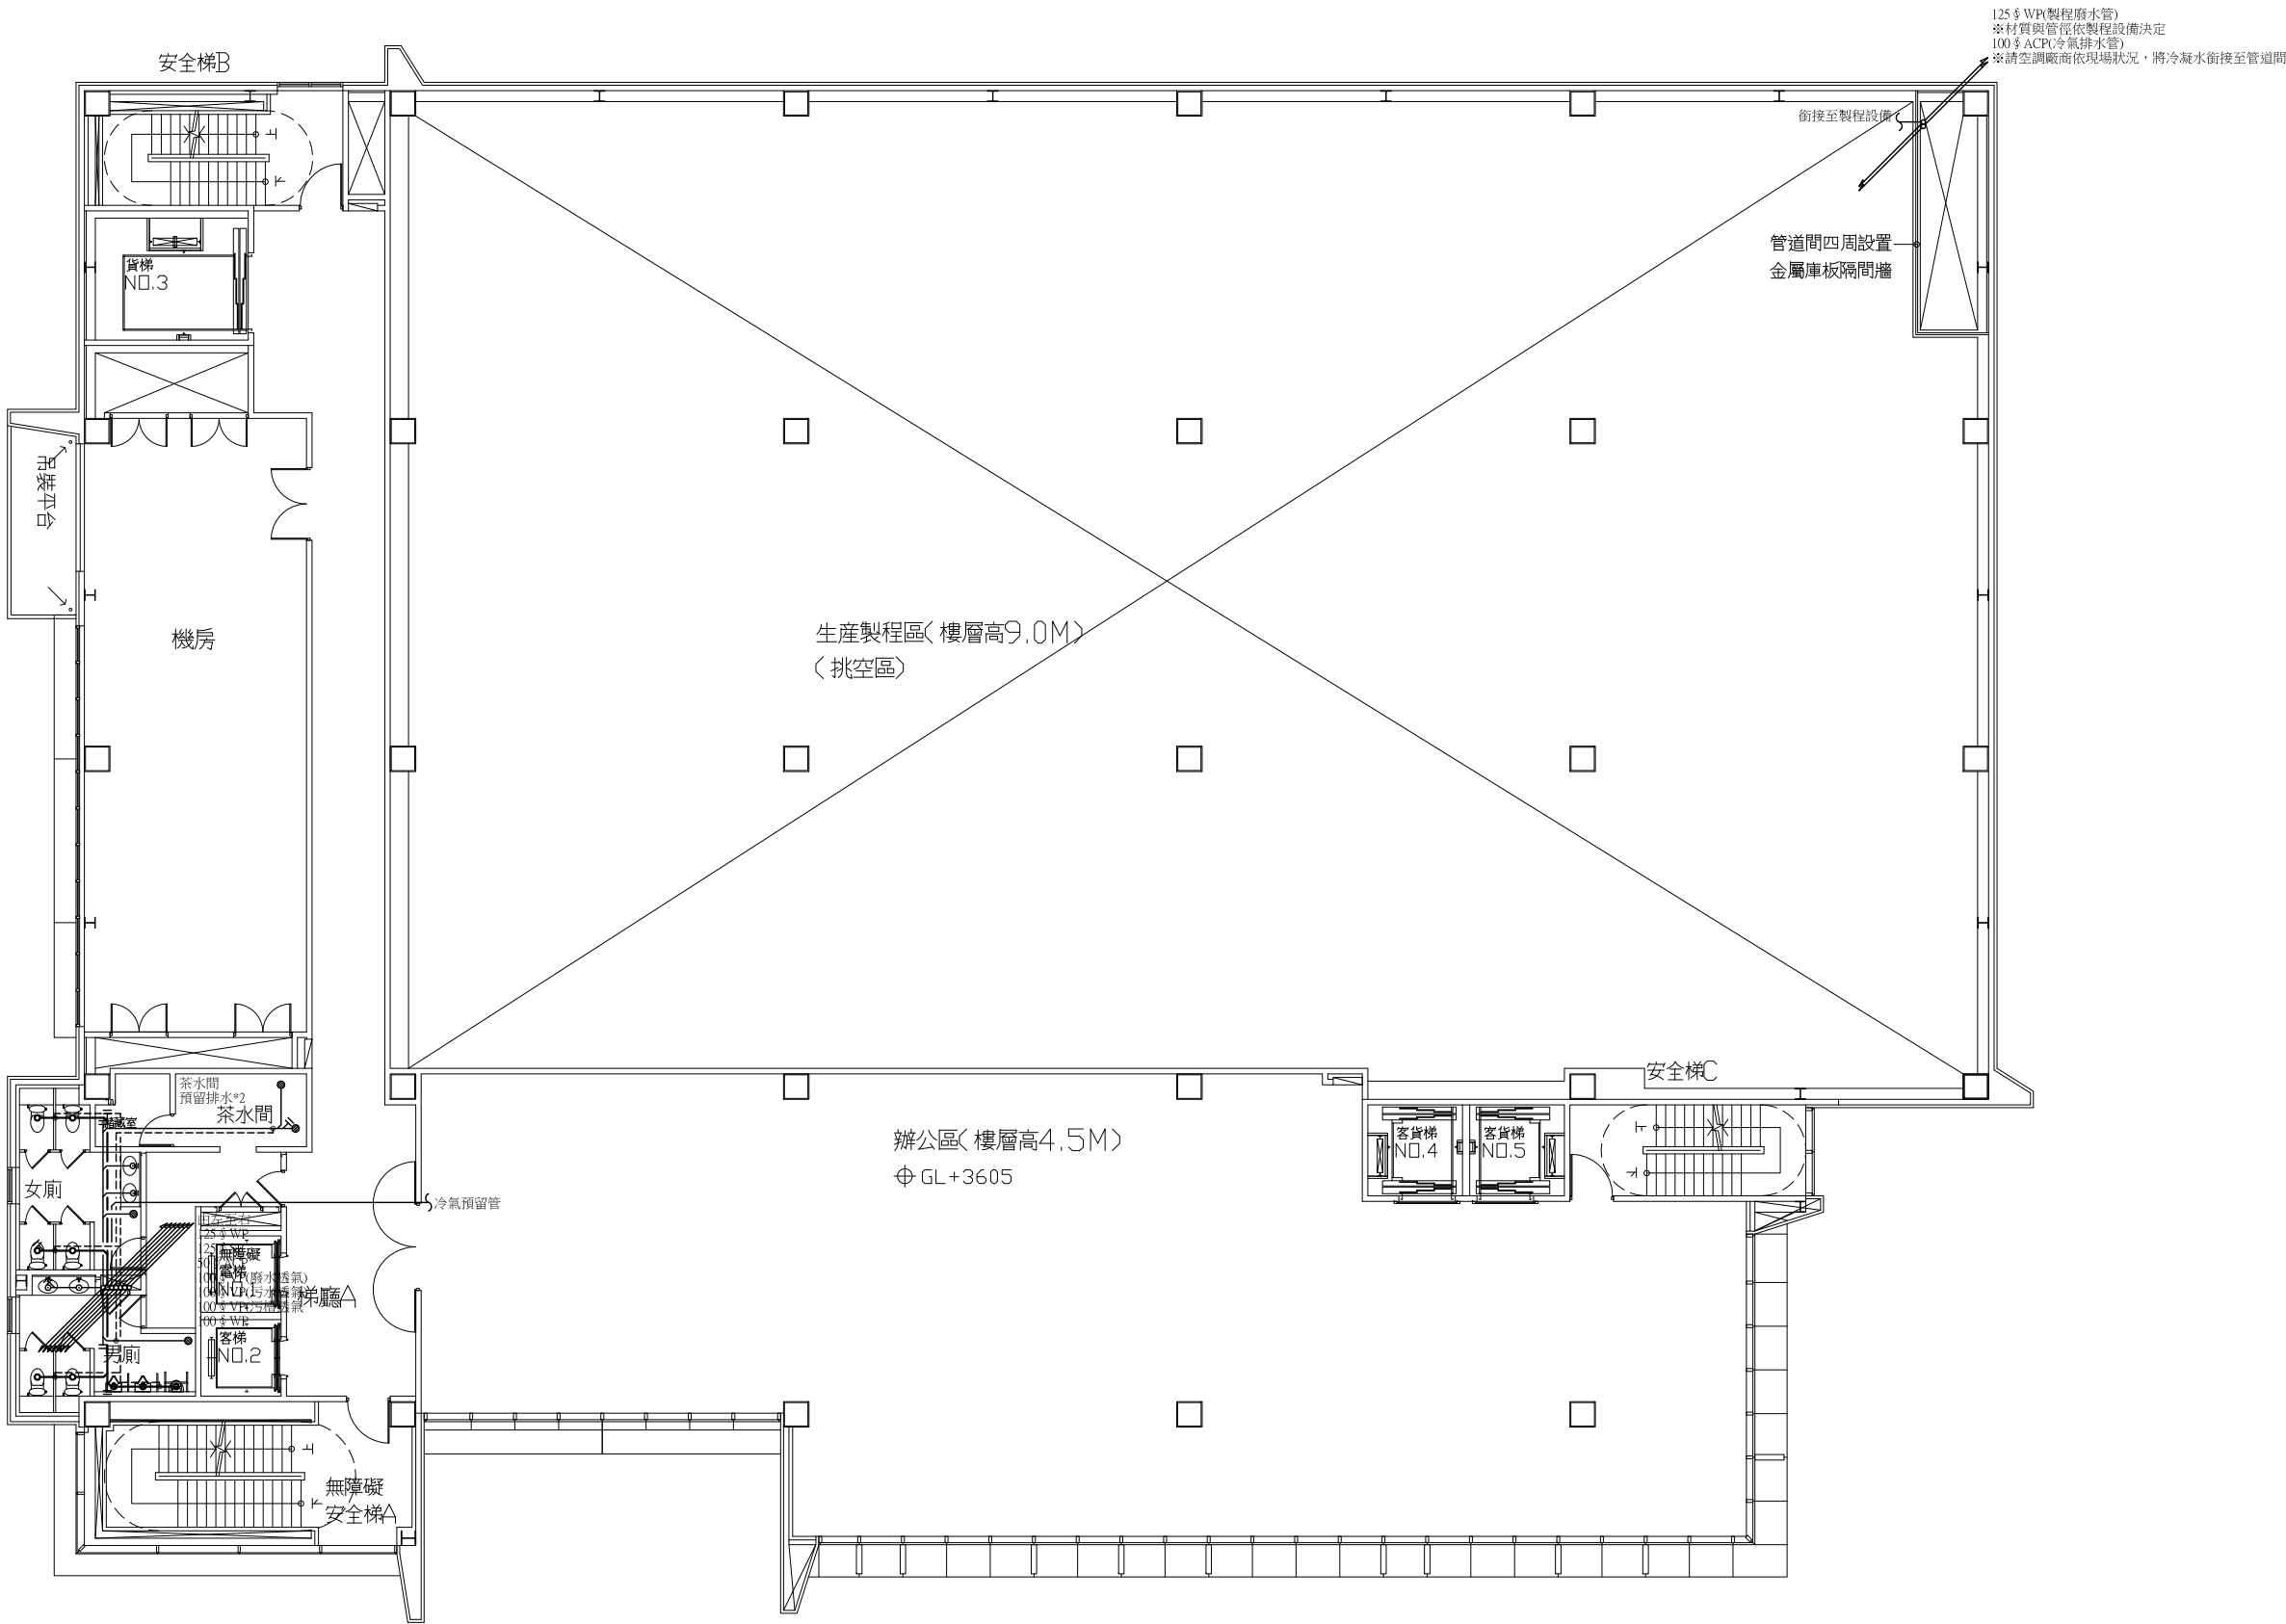

125 \$ WP(製程廢水管)
※材質與管徑依製程設備決定
100 \$ ACP(冷氣排水管)
※請空調廠商依現場狀況，將冷凝水銜接至管道間

銜接至製程設備
管道間四周設置
金屬庫板隔間牆

生產製程區(樓層高9.0M)
(挑空區)

辦公區(樓層高4.5M)
Φ GL+3605

安全梯C

機房

安全梯B

貨梯
NO.3

吊裝平台

茶水間
預留排水*2

茶水間

女廁

男廁

客梯
NO.2

無障礙
安全梯A

無障礙
安全梯A

客貨梯
NO.4

客貨梯
NO.5



八層排水平面圖 A1=S:1/100

工程名稱 PROJECT NAME

案件編號 111-067

原案件編號

樂迦再生科技股份有限公司
廠房新建工程

地 號

新竹縣竹北市
世興段1-29地號

華興工程顧問
有限公司

新竹市中央路198號8樓
電話:03-5346355
傳真:03-5346366
art23@ms16.hinet.net

設 計

DESIGNED BY

電機技師

ELECTRICIAN

電腦路徑 11106/067

電腦檔名 請照圖-排水

比 例 1/100

出圖/修正日期

日期 內容

YYY/MM/DD 第一次出圖

圖 名 INDEX

八層

排水平面圖

簽 章 SIGNATURE

建築圖日期 111/07/18

圖 號


DRAWING NO.

張 號

SHEET NO.

13
S39

總頁

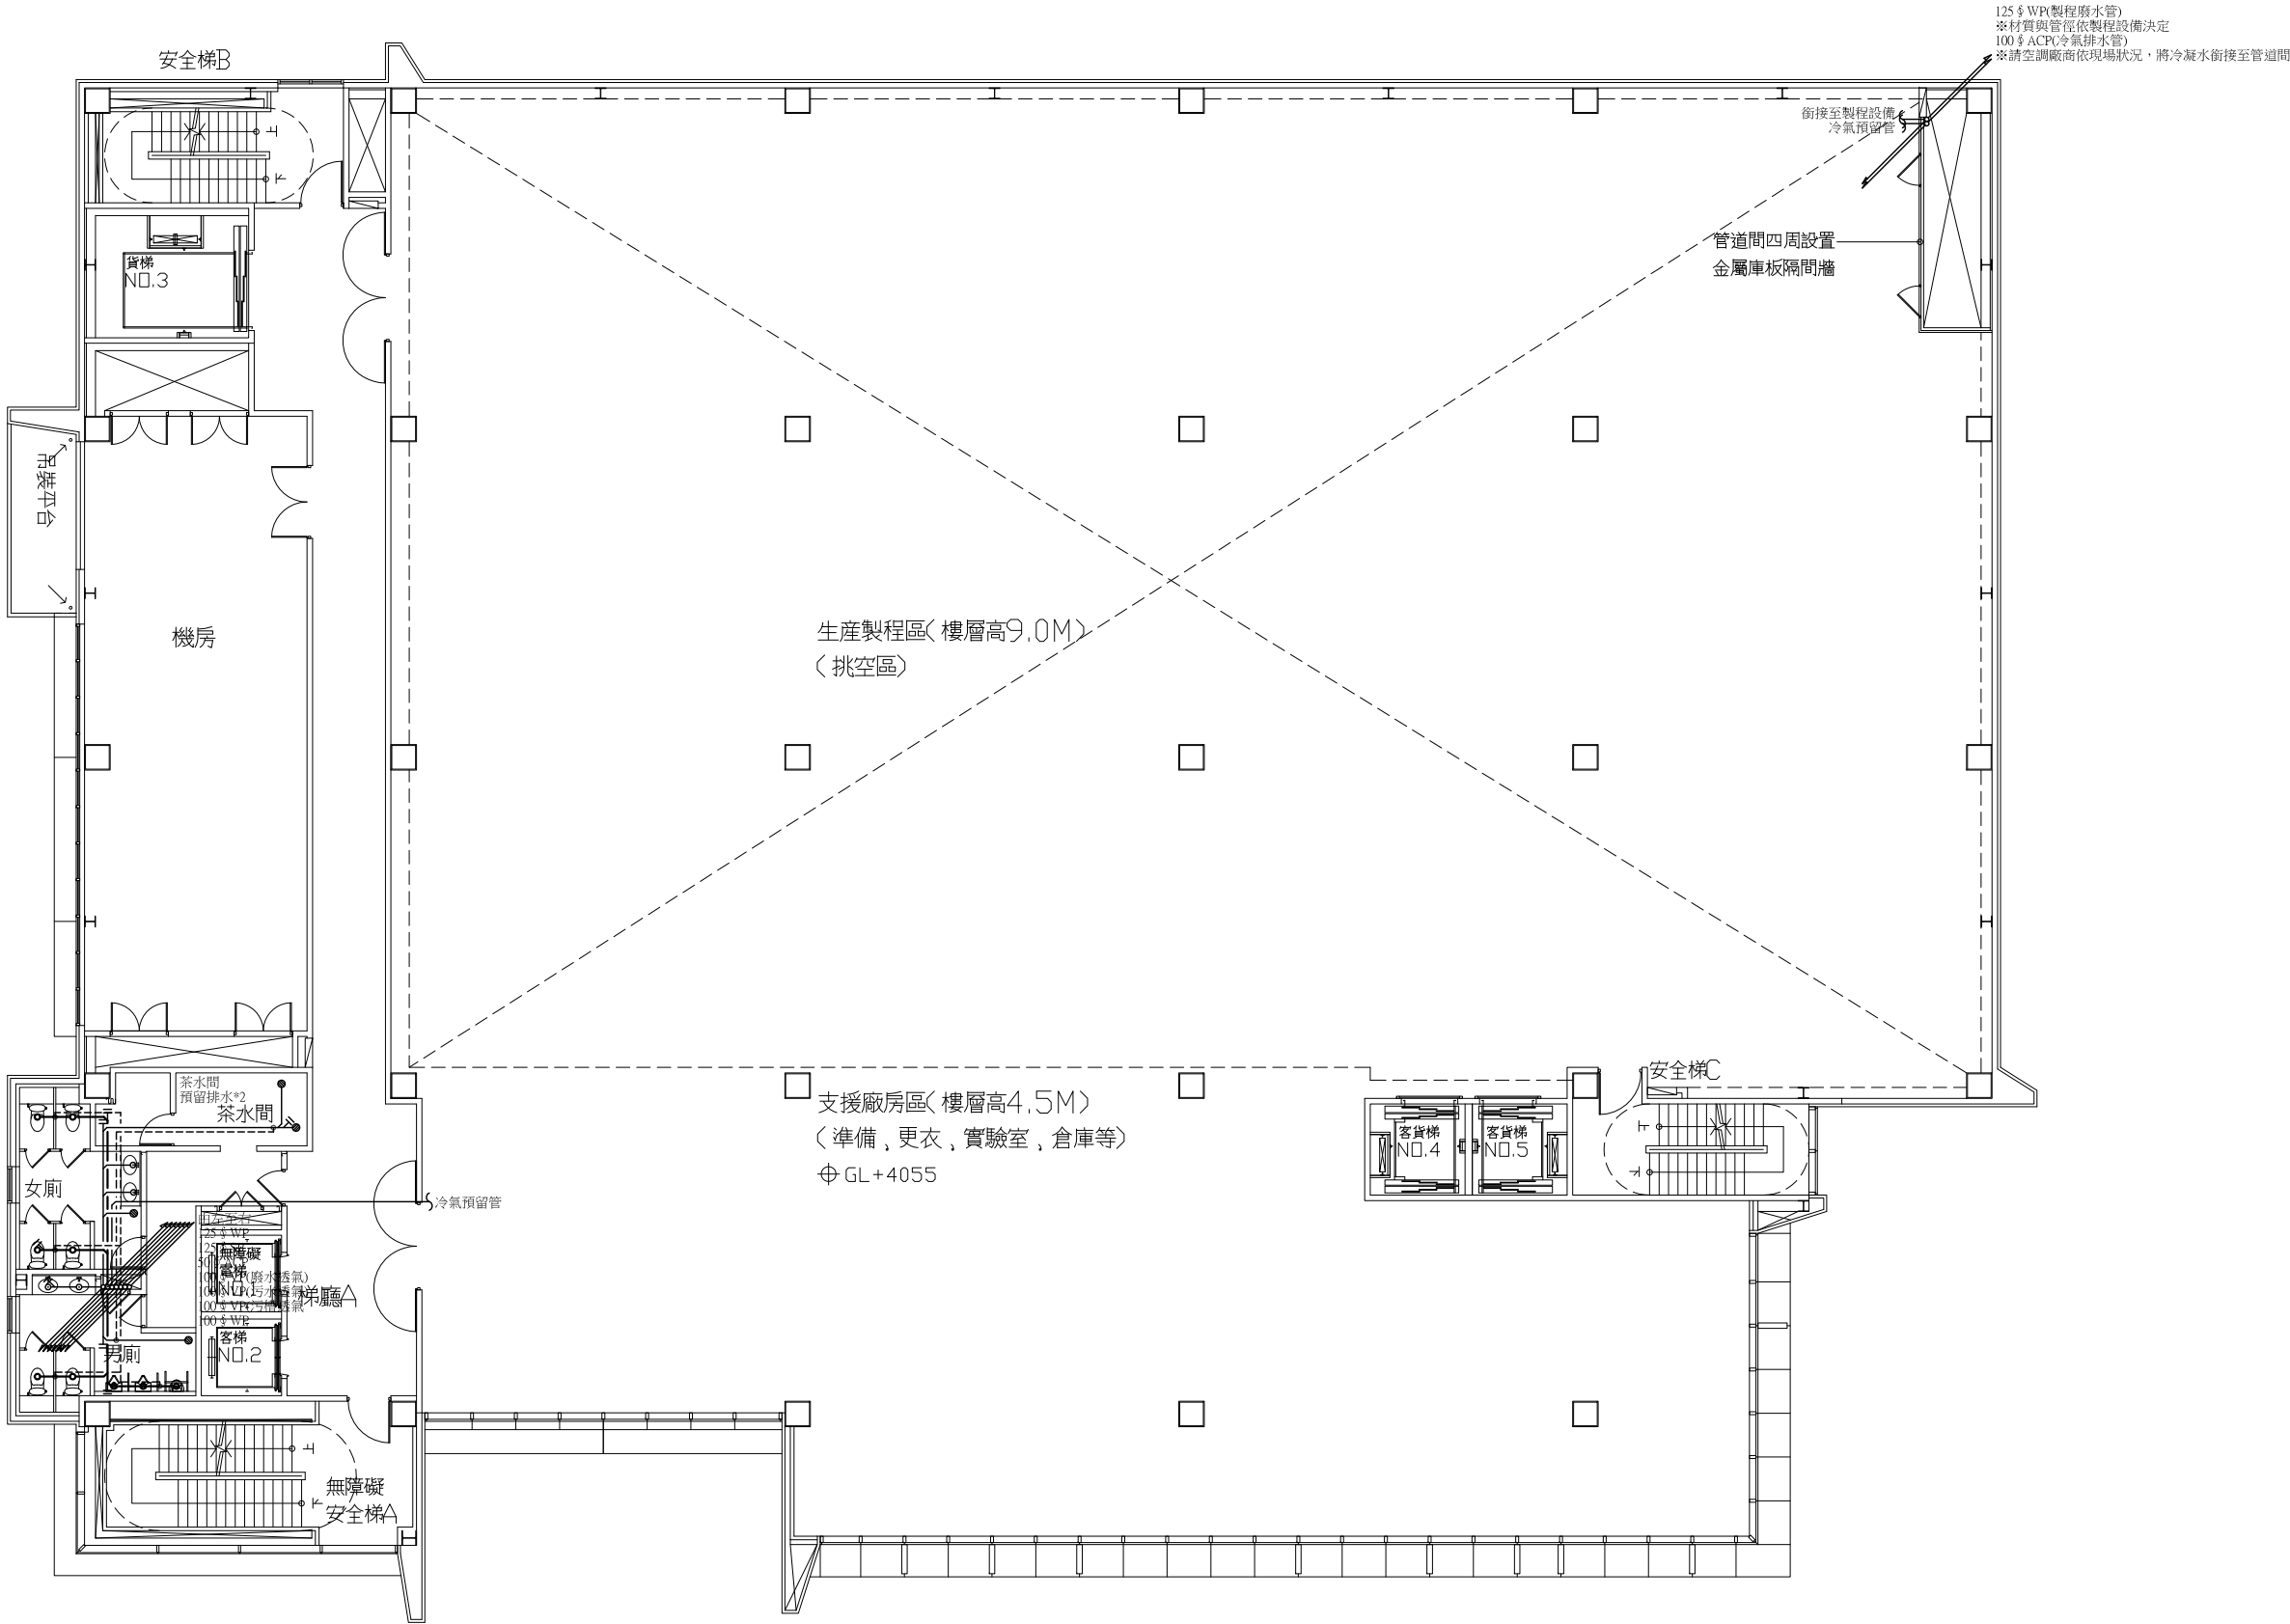

125 \$ WP(製程廢水管)
※材質與管徑依製程設備決定
100 \$ ACP(冷氣排水管)
※請空調廠商依現場狀況，將冷凝水銜接至管道間

銜接至製程設備
冷氣預留管

管道間四周設置
金屬庫板隔間牆

生產製程區(樓層高9.0M)
(挑空區)

支援廠房區(樓層高4.5M)
(準備,更衣,實驗室,倉庫等)
⊕ GL+4055

安全梯C


冷氣預留管

無障礙
安全梯△



九層排水平面圖 A1=S:1/100

工程名稱 PROJECT NAME	
案件編號	111-067
原案件編號	
樂迦再生科技股份有限公司 廠房新建工程	
地 號	
新竹縣竹北市 世興段1-29地號	
華興工程顧問 有限公司 新竹市中央路198號8樓 電話:03-5346355 傳真:03-5346366 art23@ms16.hinet.net	
設 計 DESIGNED BY	
電機技師 ELECTRICIAN	
電腦路徑	11106/067
電腦檔名	請照圖-排水
比 例	1/100
出圖/修正日期	
日期	內容
YYY/MM/DD	第一次出圖
圖 名 INDEX	
九層 排水平面圖	
簽 章	SIGNATURE
建築圖日期	111/07/18
圖 號 DRAWING NO.	張 號 SHEET NO.
14 S39	總頁

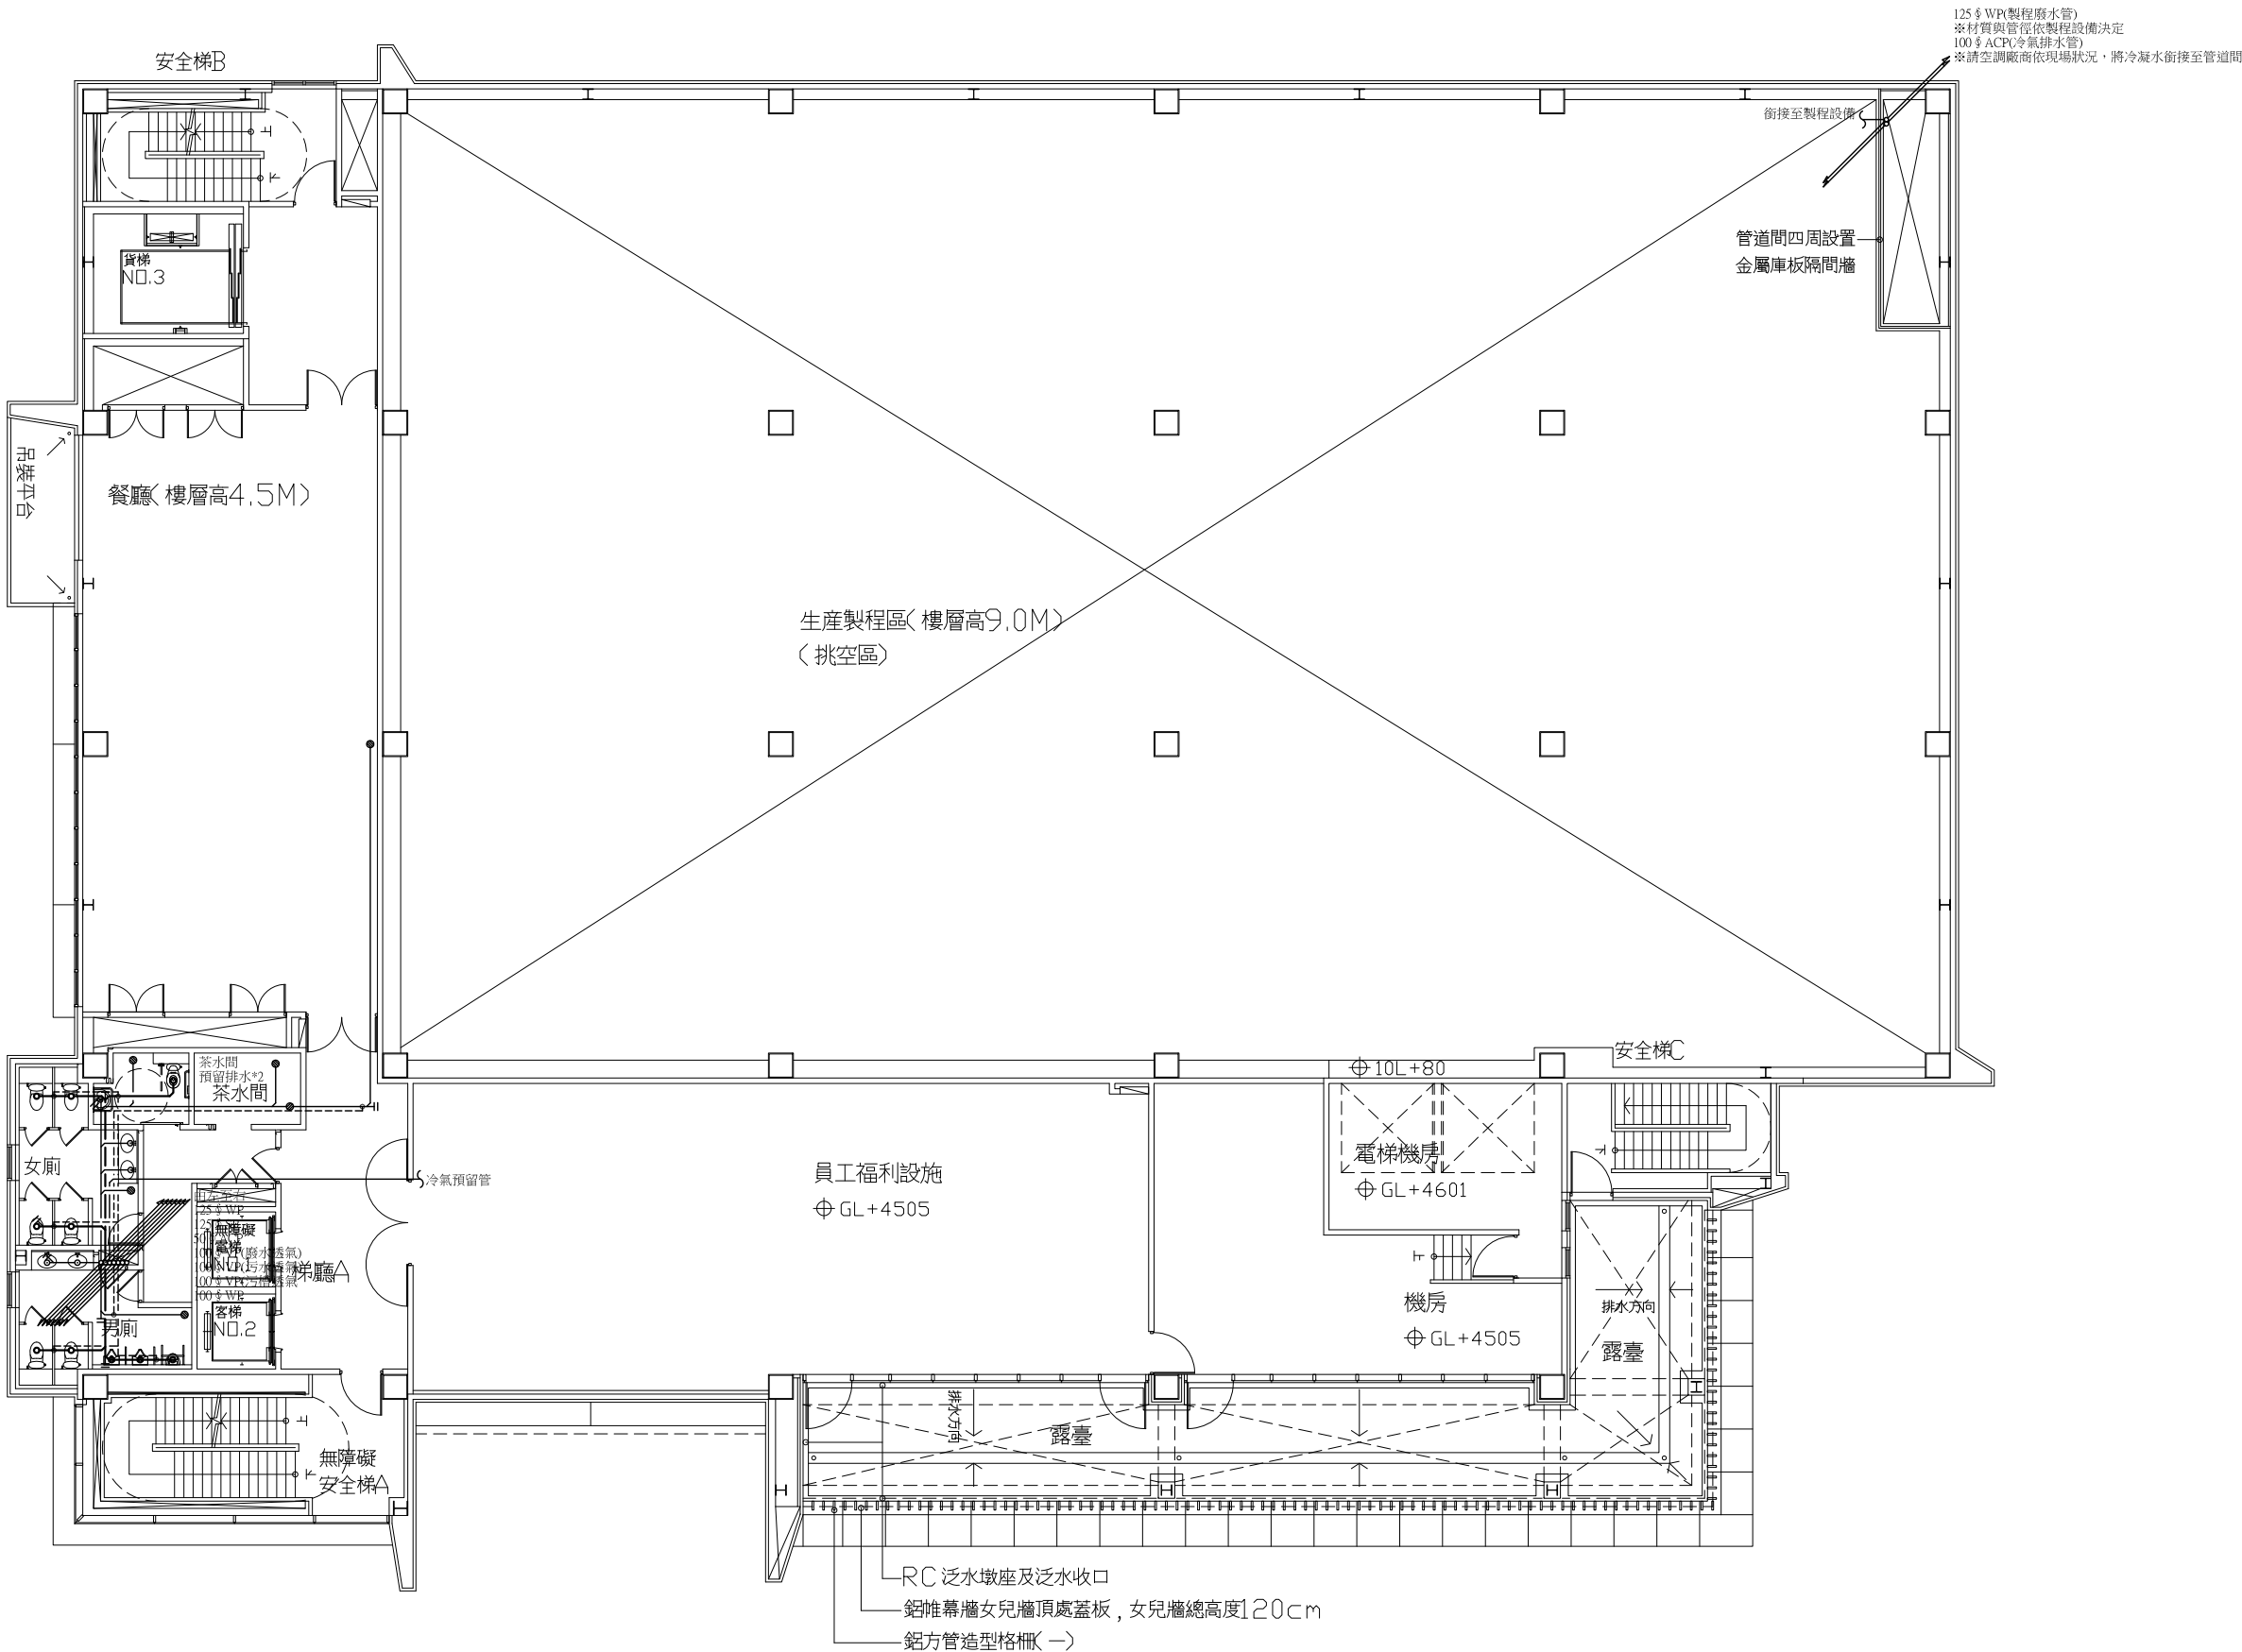

十層排水平面圖

A1=S:1/100

工程名稱 PROJECT NAME

案件編號 111-067

原案件編號

樂迦再生科技股份有限公司
廠房新建工程

地 號

新竹縣竹北市
世興段1-29地號

華興工程顧問
有限公司

新竹市中央路198號8樓
電話:03-5346355
傳真:03-5346366
art23@ms16.hinet.net

設 計

DESIGNED BY

電機技師

ELECTRICIAN

電腦路徑 11106/067

電腦檔名 請照圖-排水

比 例 1/100

出圖/修正日期

日期 內容

YYY/MM/DD 第一次出圖

圖 名 INDEX

十層

排水平面圖

簽 章 SIGNATURE

建築圖日期 111/07/18

圖 號

DRAWING NO.

15


S39

張 號



SHEET NO.

總頁

總頁

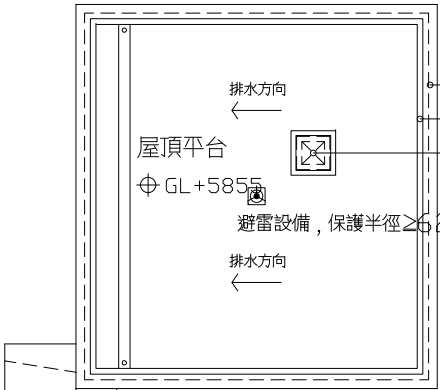


- 四周鋁帷幕牆女兒牆頂處蓋板，女兒牆總高度120cm
- 四周RC 泛水收口
- 高度40cmRC 泛水墩座及泛水收口，頂部設置不銹鋼人孔蓋板，詳A7-3之5

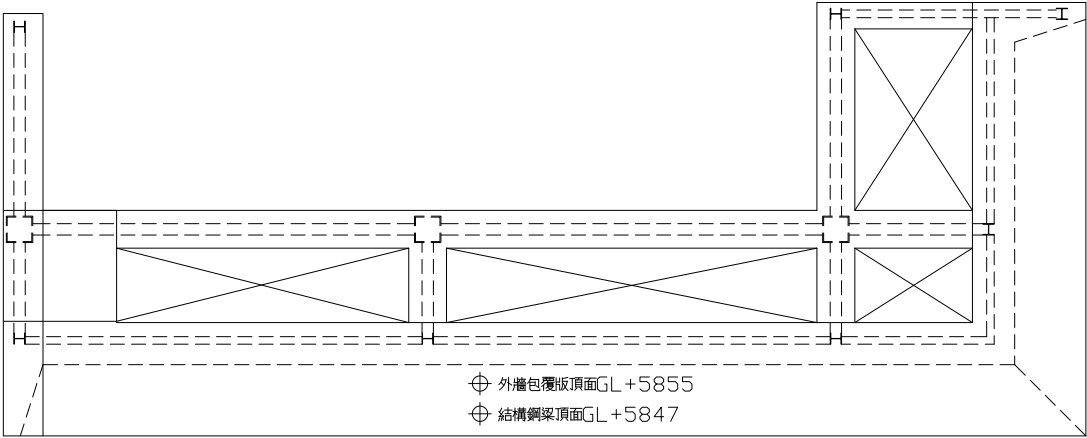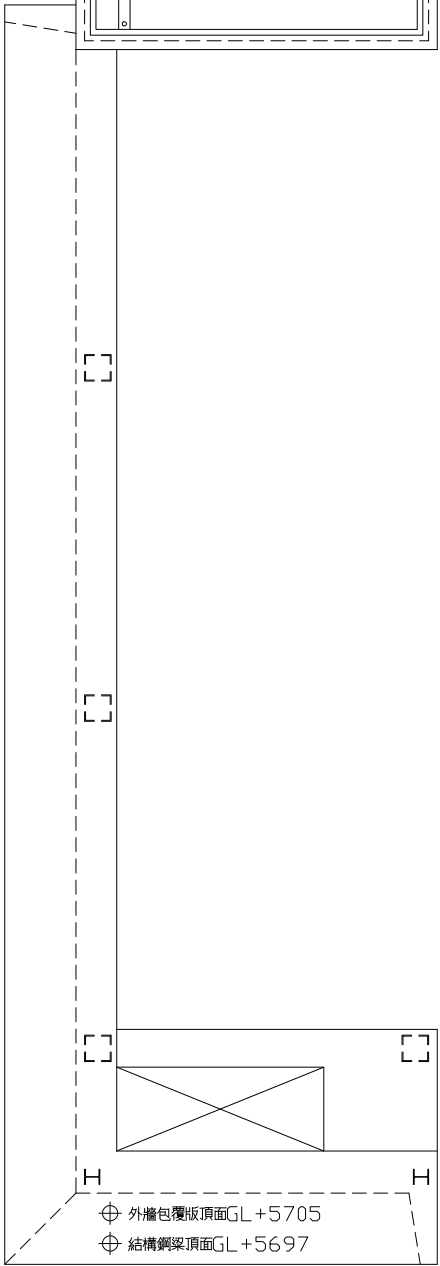




屋頂突出物頂層排水平面圖

A1=S:1/100


工程名稱 PROJECT NAME	
案件編號 111-067	
原案件編號	
樂迦再生科技股份有限公司 廠房新建工程	
地 號	
新竹縣竹北市 世興段1-29地號	
華興工程顧問 有限公司 新竹市中央路198號8樓 電話:03-5346355 傳真:03-5346366 art23@ms16.hinet.net	
設 計 DESIGNED BY	
電機技師 ELECTRICIAN	
電腦路徑	11106/067
電腦檔名	請照圖-排水
比 例	1/100
出圖/修正日期	
日期	內容
YYY/MM/DD	第一次出圖
圖 名 INDEX	
屋頂突出物頂層 排水平面圖	
簽 章 SIGNATURE	
建築圖日期	111/07/18
圖 號 DRAWING NO.	張 號 SHEET NO.
18 S39	總 XY

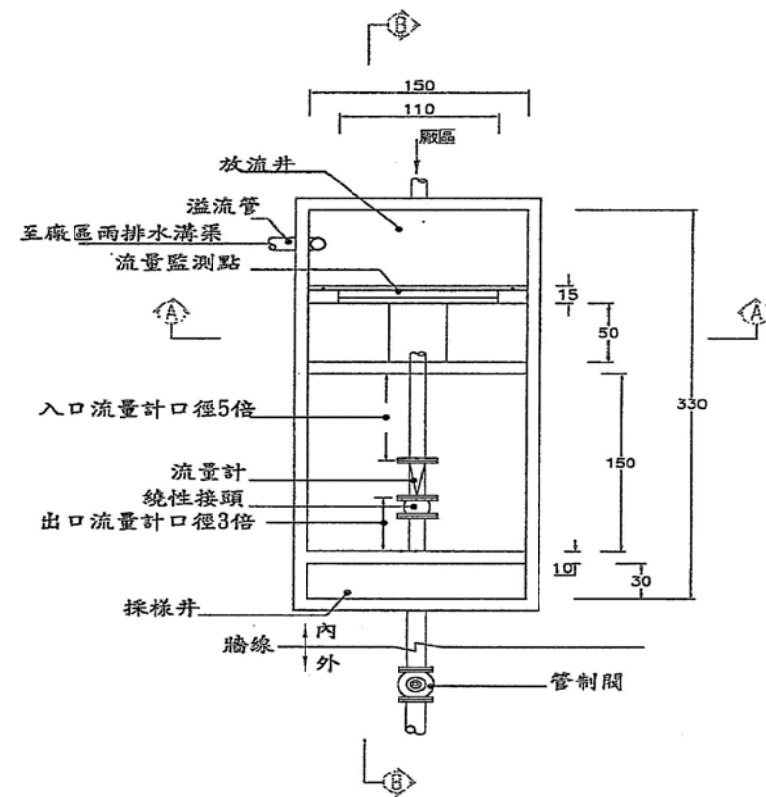


計量槽及採樣井平面圖

 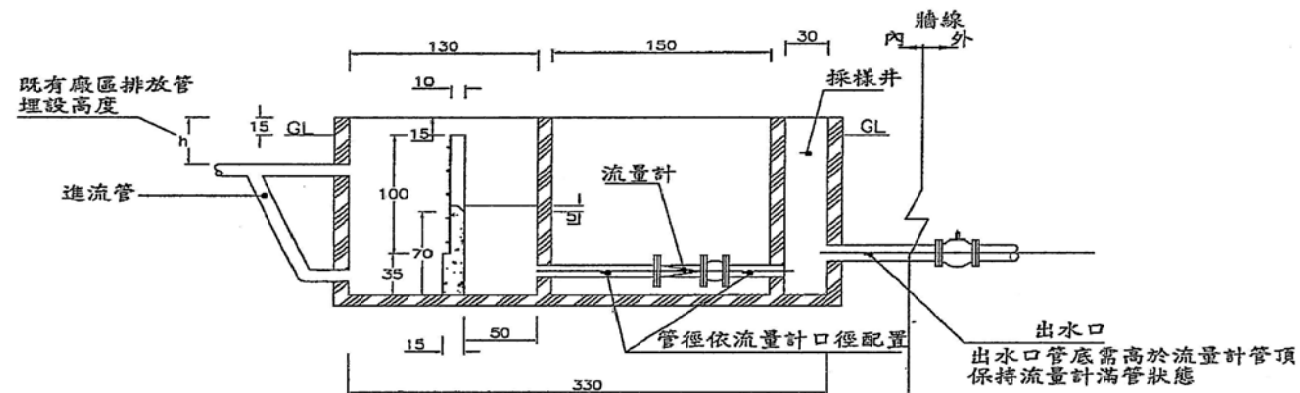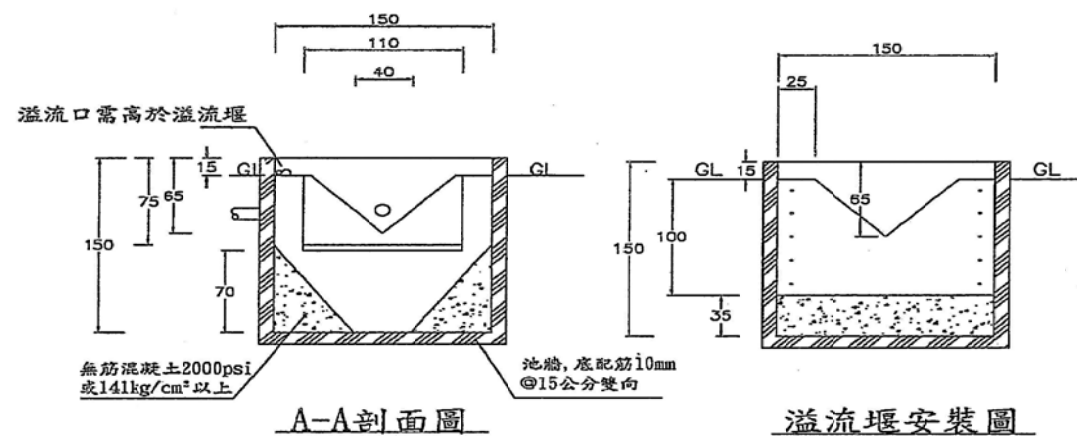

計量槽及採樣井B-B剖面圖

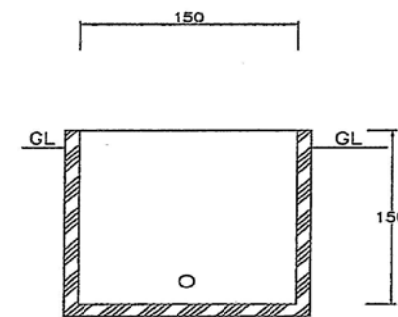

採樣井安裝圖

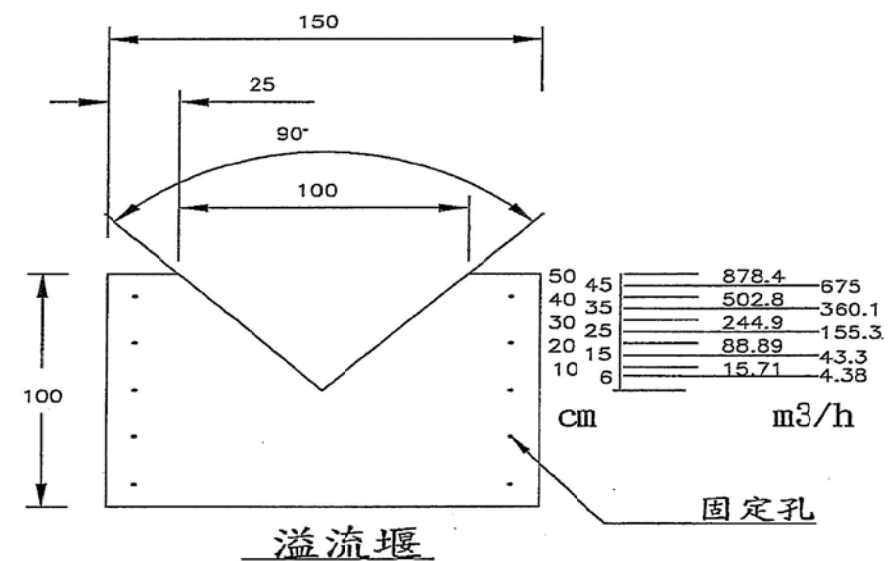

溢流堰


流量計口徑	出水口管徑
4"	6"
6"	8"
8"	10"

註：池體混凝土製時池牆厚度不得小於8cm
混凝土強度需為3000psi 或210kg/cm² 以上
池體不銹鋼板製時鋼板厚度不得小於3mm
廠區排放至放流井前應設置攔污設施


B型：一、產生製程廢水者
二、使用水量無法計量，採用排放水計量者
三、廠地足過容納該設施者

計量槽及採樣井示意圖




 
流程圖



箱體圖

 

控制箱材質:
採sus304
焊製.屋外型.門上須附鎖

 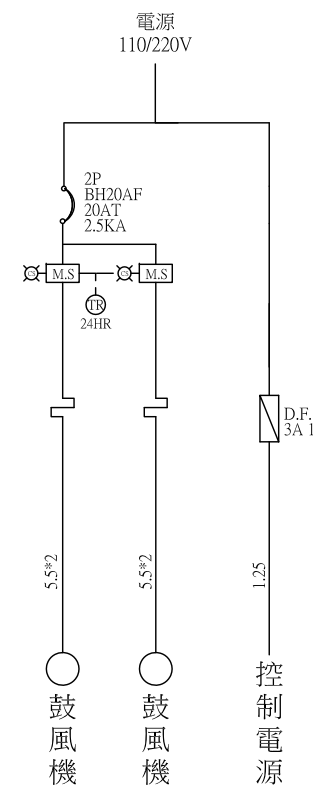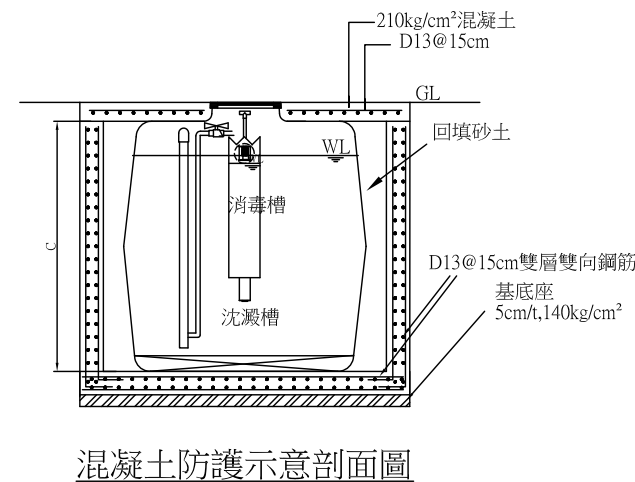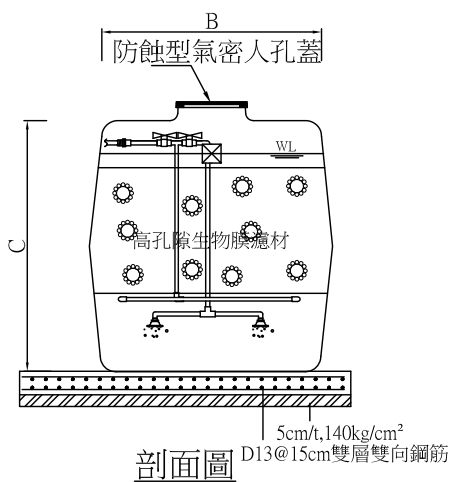


規格尺寸表

採用型號	設備型式	處理水量 (CMD)	適用人數(人)	槽體尺寸(cm)					防蝕型氣密式人孔蓋□50	鼓風機		屋外型控制箱材質	高孔隙生物膜濾材		自清過濾器 過濾粒徑 (micron)	微生物製劑 10 ¹¹ CFU/g粉劑 (kg)	認可字號	放流水類別
				A	B	C	h1	h2		風量	馬力		尺寸(cm)	填充率				
○		1.35	3~13	267	120	140	15	25	3	48L	46W	SUS 304	□25	55%	100	10	預建污字第0722號	甲類

註：處理人數由於使用場所不同,依"建築物污水處理設施設計技術規範"計算。 本設備說明如污水處理設施規範


工程名稱 PROJECT NAME	
案件編號 111-067	
原案件編號	
廠房新建工程 樂迦再生科技股份有限公司	
地 號	
新竹縣竹北市 世興段1-29地號	
華興工程顧問 有限公司 新竹市中央路198號8樓 電話:03-5346355 傳真:03-5346366 art23@ms16.hinet.net	
設 計 DESIGNED BY	
電機技師 ELECTRICIAN	
電腦路徑	11106/067
電腦檔名	請照圖-排水
比 例	1/100
出圖/修正日期	
日期	內容
YYY/MM/DD	第一次出圖
圖 名 INDEX	
1.35CMD 污水處理槽 設計詳圖	
簽 章	SIGNATURE
建築圖日期	111/07/18
圖 號 DRAWING NO.	張 號 SHEET NO.
20 S39	總XX

流程圖

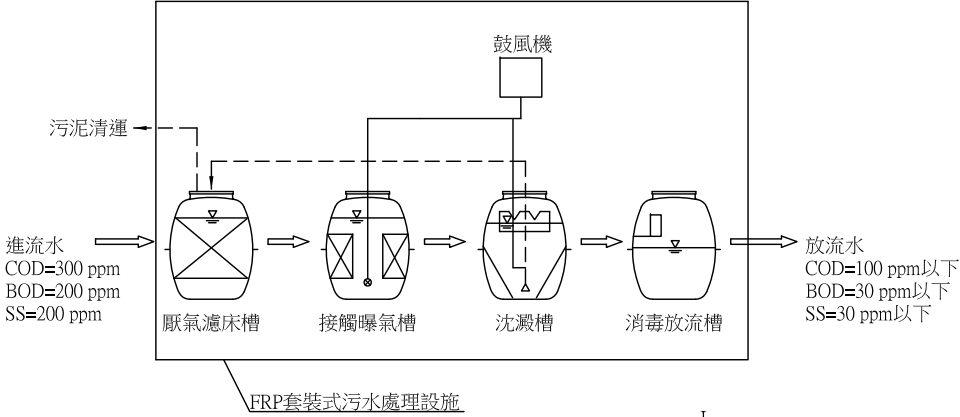


計劃處理水量

本建物根據環保署〔建築物污水處理設施功能〕及營建署〔建築技術規則建築物污水處理設施設計規範之研訂〕：
適用類別：
適用人數：57 ~ 200 人
處理水量：20 CMD
採用型號：SHT-5020

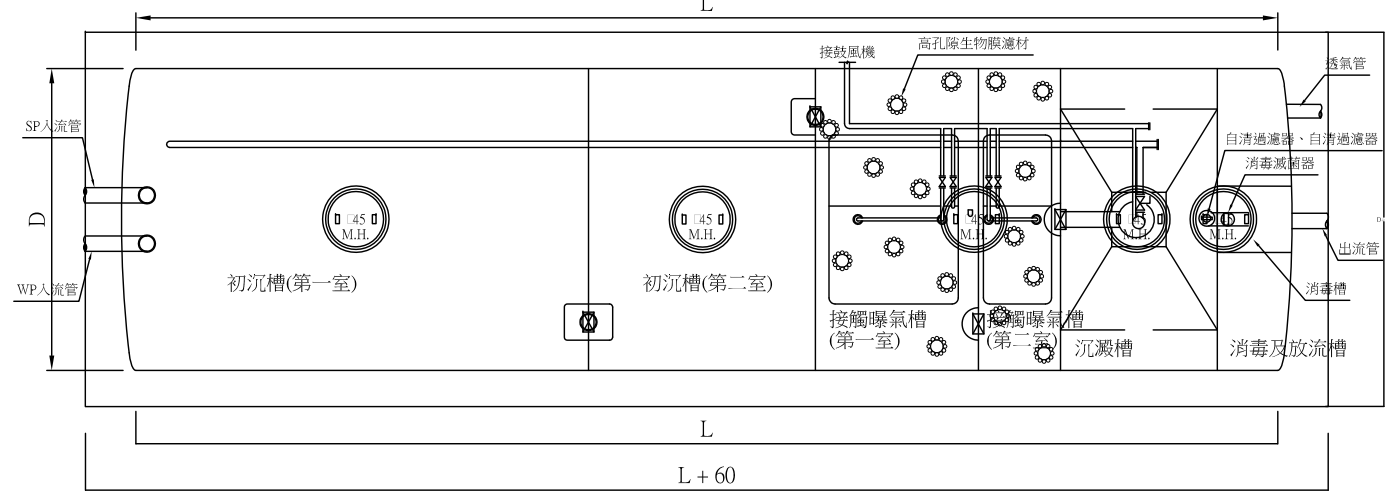

平面圖

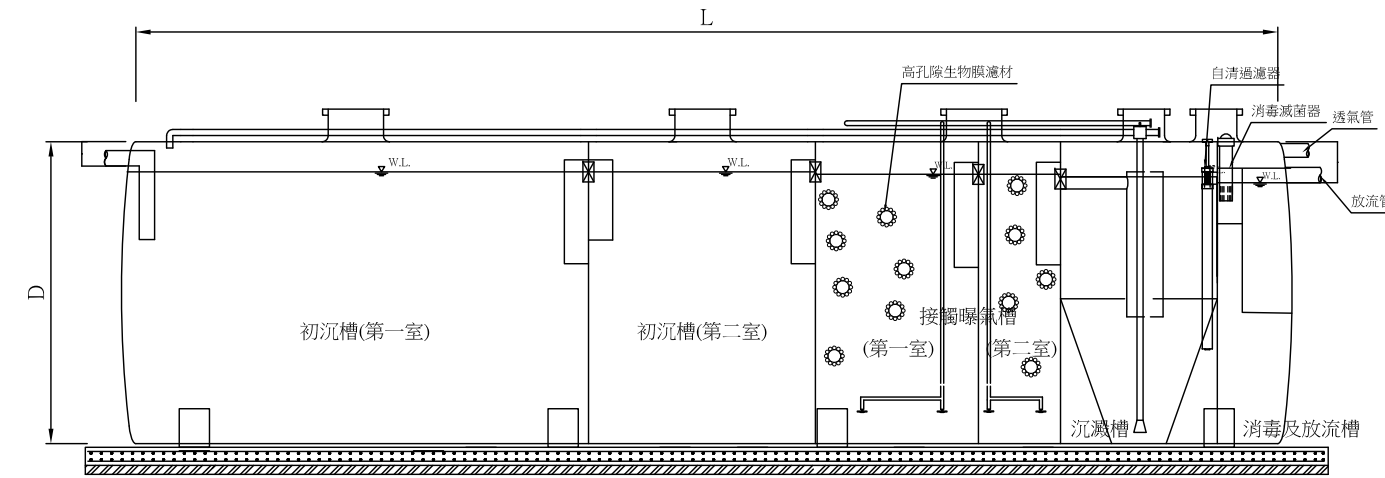


剖面圖

規格尺寸表（FRP槽體厚度為12mm/t以上）


採用型號	設備型式	處理水量 (CMD)	適用人數(人)	槽體尺寸(cm)				防蝕型氣密式人孔蓋□50	鼓風機		屋外型控制箱材質	高孔隙生物膜濾材		自清過濾器過濾粒徑 (micron)	微生物製劑 10 ¹¹ CFU/g粉劑 (kg)	認可字號
				直徑(D)	L	h1	h2		風量	馬力		尺寸(cm)	填充率			
○		20.0	57~200	252	1128	20	34	5	750L	343W	SUS 304	□25	55%	100	15	預建污字第0883號

註：處理人數由於使用場所不同,依"建築物污水處理設施設計技術規範"計算。 本設備說明如污水處理設施規範


FRP預鑄式建築物污水處理設施

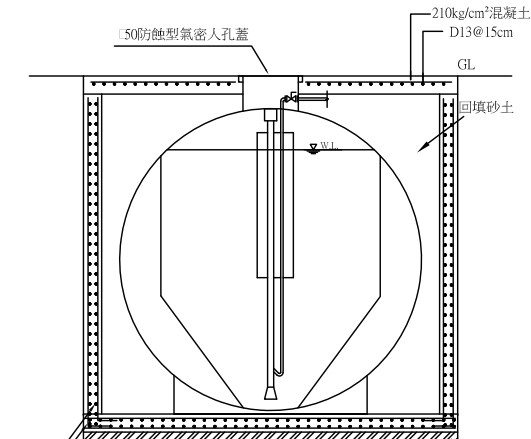

混凝土防護示意圖

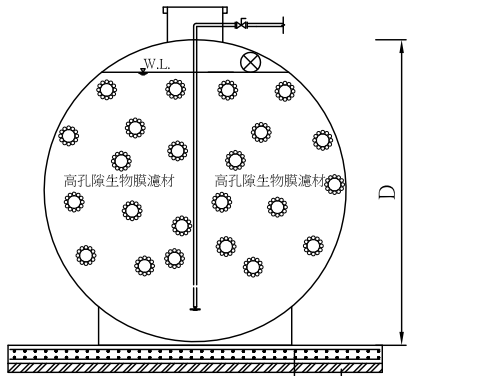

剖面圖

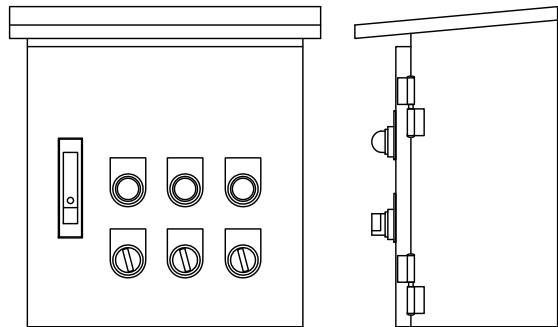

箱體圖


控制箱標示

電源指示燈	鼓風機A指示燈	鼓風機B指示燈
電源開—關	鼓風機A手動-停-自動	鼓風機B手動-停-自動

控制箱材質:

採sus304

焊製,屋外型,門上須附鎖

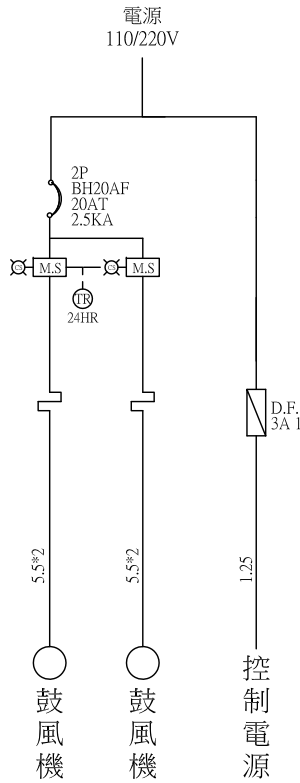

單線圖

工程名稱 PROJECT NAME

案件編號 111-067

原案件編號

樂迦再生科技股份有限公司
廠房新建工程

地 號

新竹縣竹北市
世興段1-29地號

華興工程顧問
有限公司

新竹市中央路198號8樓
電話:03-5346355
傳真:03-5346366
art23@ms16.hinet.net

設 計

DESIGNED BY

電機技師

ELECTRICIAN

電腦路徑 11106/067

電腦檔名 請照圖-排水

比 例 1/100

出圖/修正日期

日期 內容

YYY/MM/DD 第一次出圖

圖 名 INDEX

20CMD

污水處理槽

設計詳圖

簽 章 SIGNATURE

建築圖日期 111/07/18

圖 號

DRAWING NO.

張 號

SHEET NO.

21

S39


總XY

雨水設備

設備圖例	說明	備註
RP	合標準之雨水管，(RP)包括陽台、地板、花台及冷氣機排水	PVC管
FD	地板落水頭，(F.D)D=2"，陽台採一般型，廚房浴廁採防臭型加存水彎	1 Fu
FD2	屋頂地板落水頭	
VTR	屋頂通氣管出口(VTR)	
PUMP	雨水泵浦組	

塑膠管、管徑與厚度對照表

標稱管徑 (INCH)	標稱管徑 (M/M□)	厚 度 (M/M)		
		雨水	污水廢水	通氣用
1	25	3.5	—	2.0
1-1/2	40	4.0	—	2.0
2	50	4.5	4.5	2.0
3	80	6.0	6.0	3.0
4	100	7.0	7.0	3.5
5	125	7.0	7.0	4.5
6	150	9.0	9.0	5.5
8	200	11.0	10.5	7.0
10	250	13.5	13.0	8.5
12	300	16.0	15.5	10.0

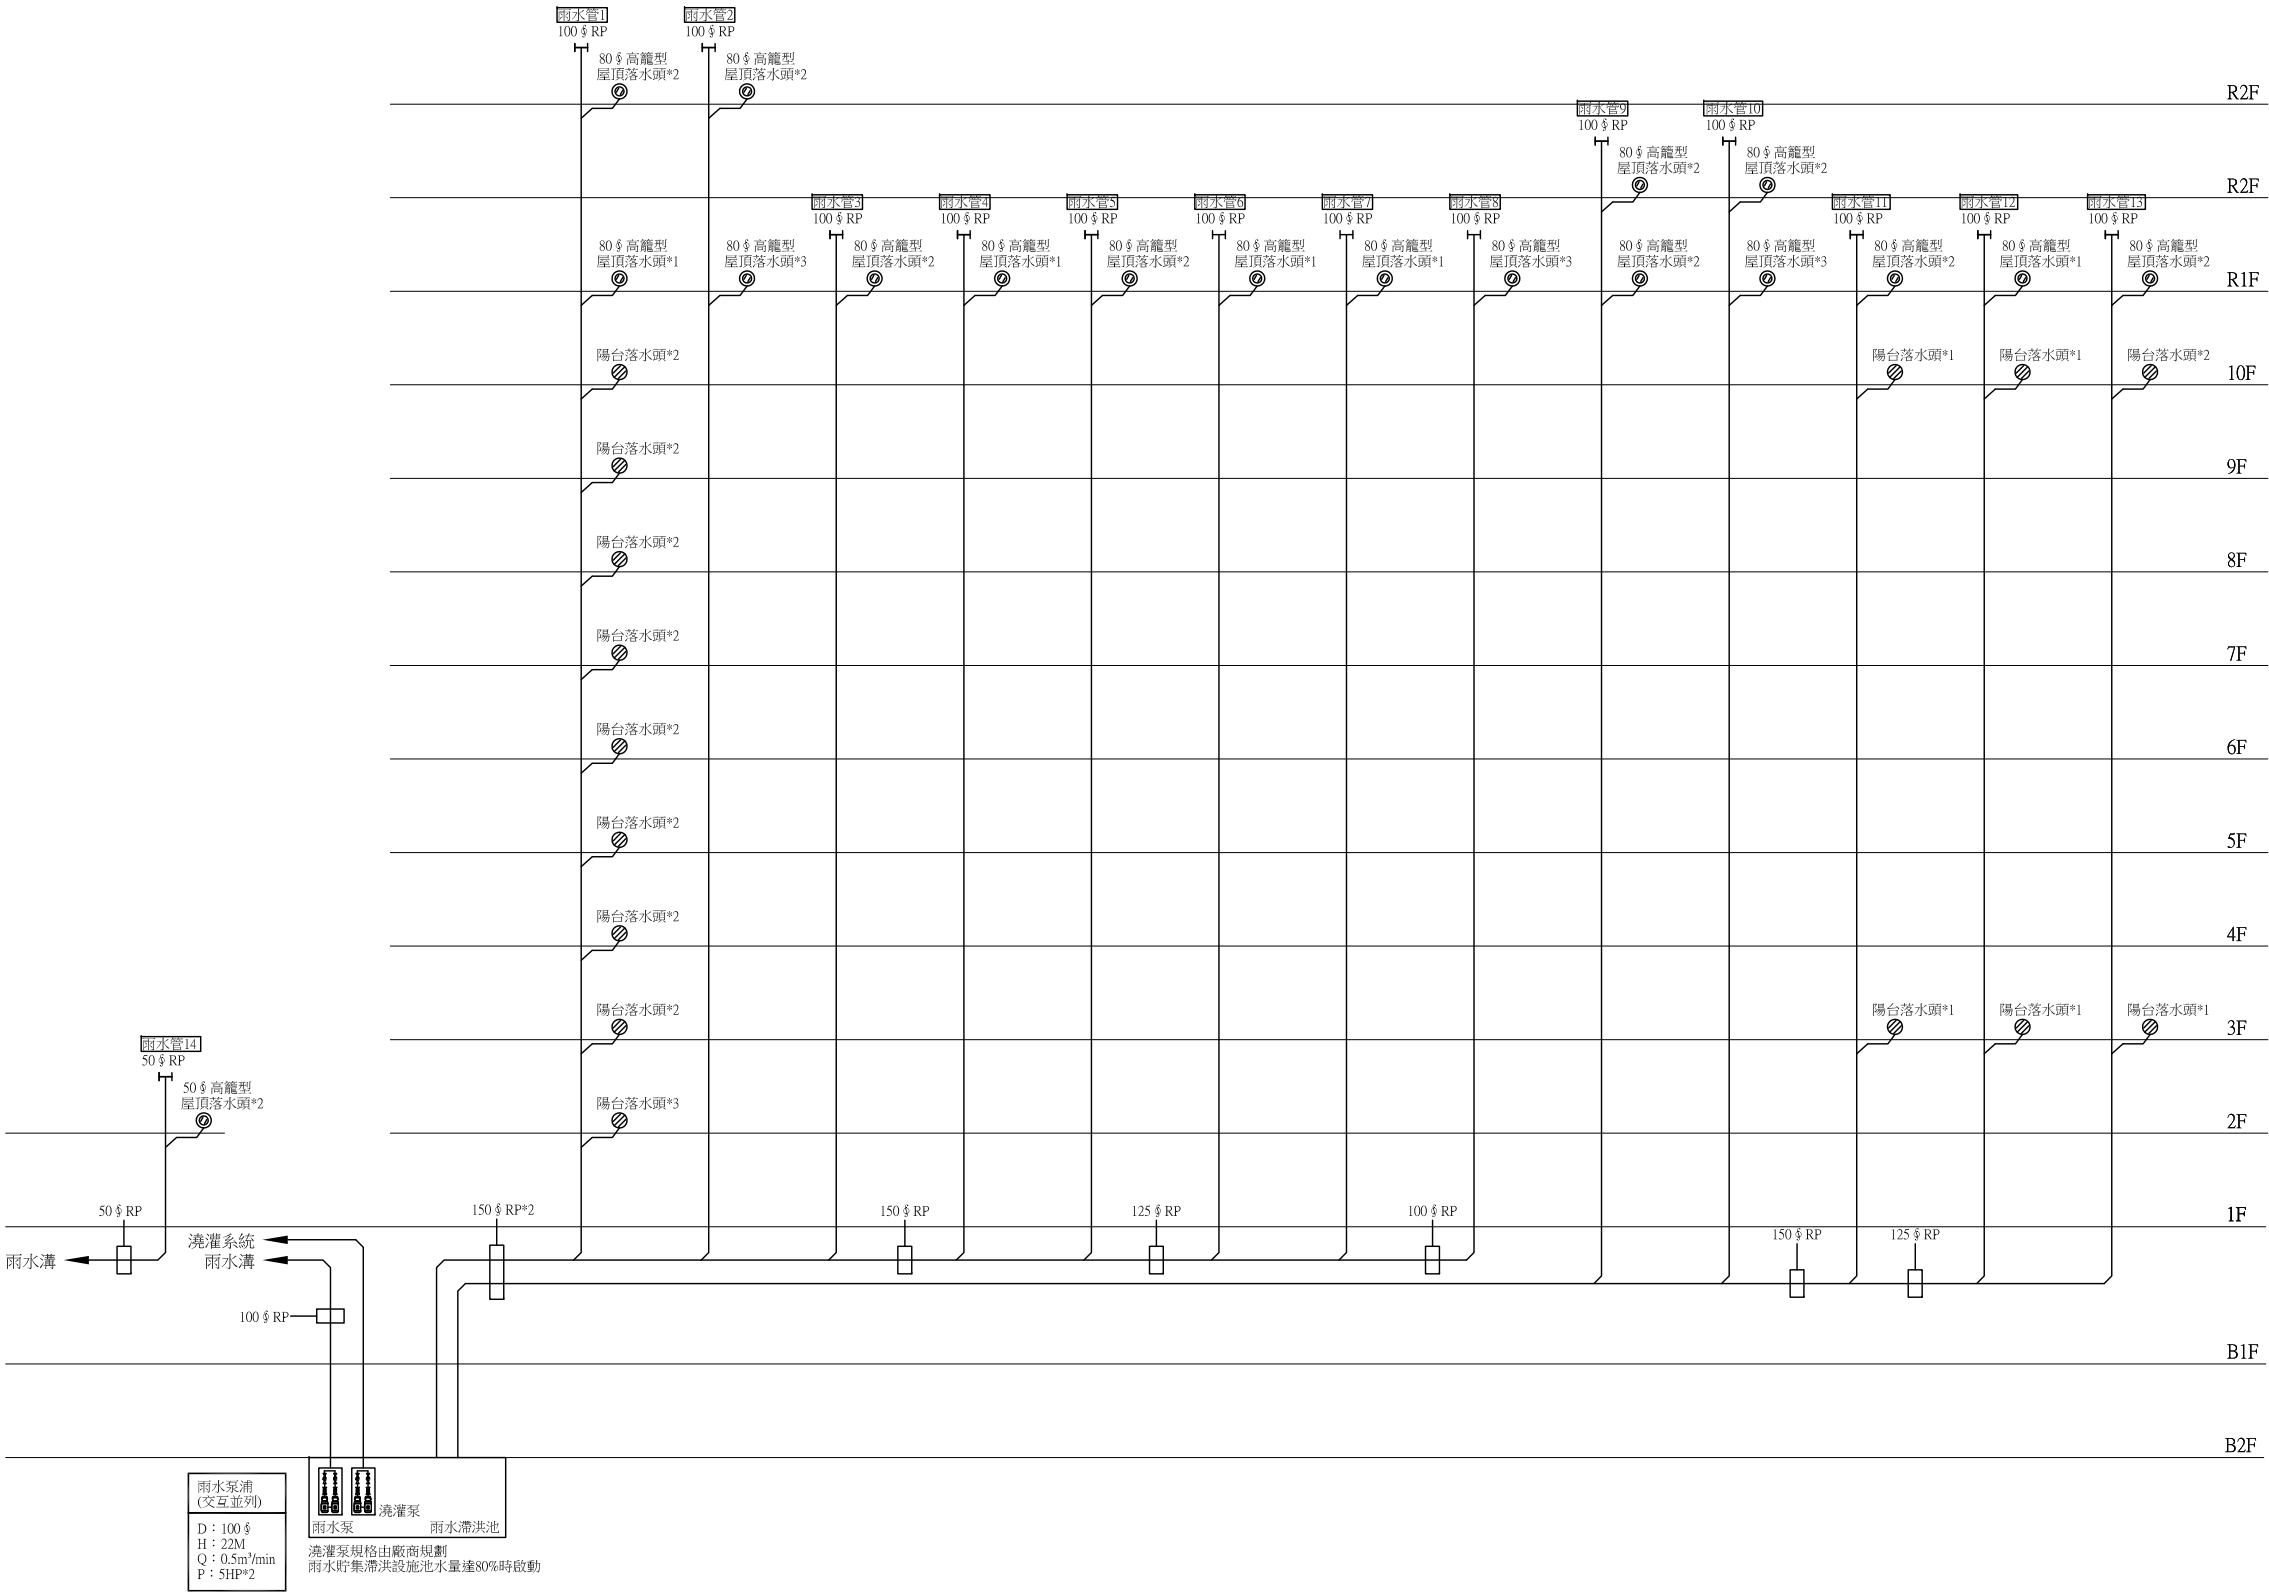

工程名稱 PROJECT NAME

案件編號 111-067

原案件編號

樂迦再生科技股份有限公司
廠房新建工程

地 號

新竹縣竹北市
世興段1-29地號

華興工程顧問
有限公司

新竹市中央路198號8樓
電話:03-5346355
傳真:03-5346366
art23@ms16.hinet.net

設 計
DESIGNED BY

電機技師
ELECTRICIAN

電腦路徑 11106/067

電腦檔名 請照圖-排水

比 例 1/100

出圖/修正日期

日期 內容

YYY/MM/DD 第一次出圖

圖 名 INDEX



雨水昇位圖

簽 章 SIGNATURE

建案圖日期 111/07/18


圖 號 張 號
DRAWING NO. SHEET NO.

22
S39 總XY

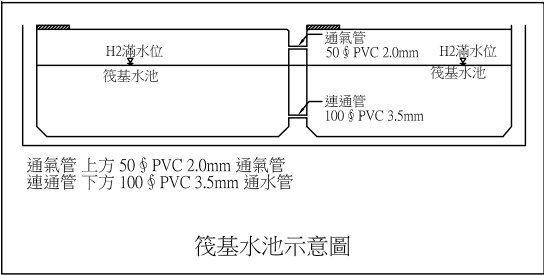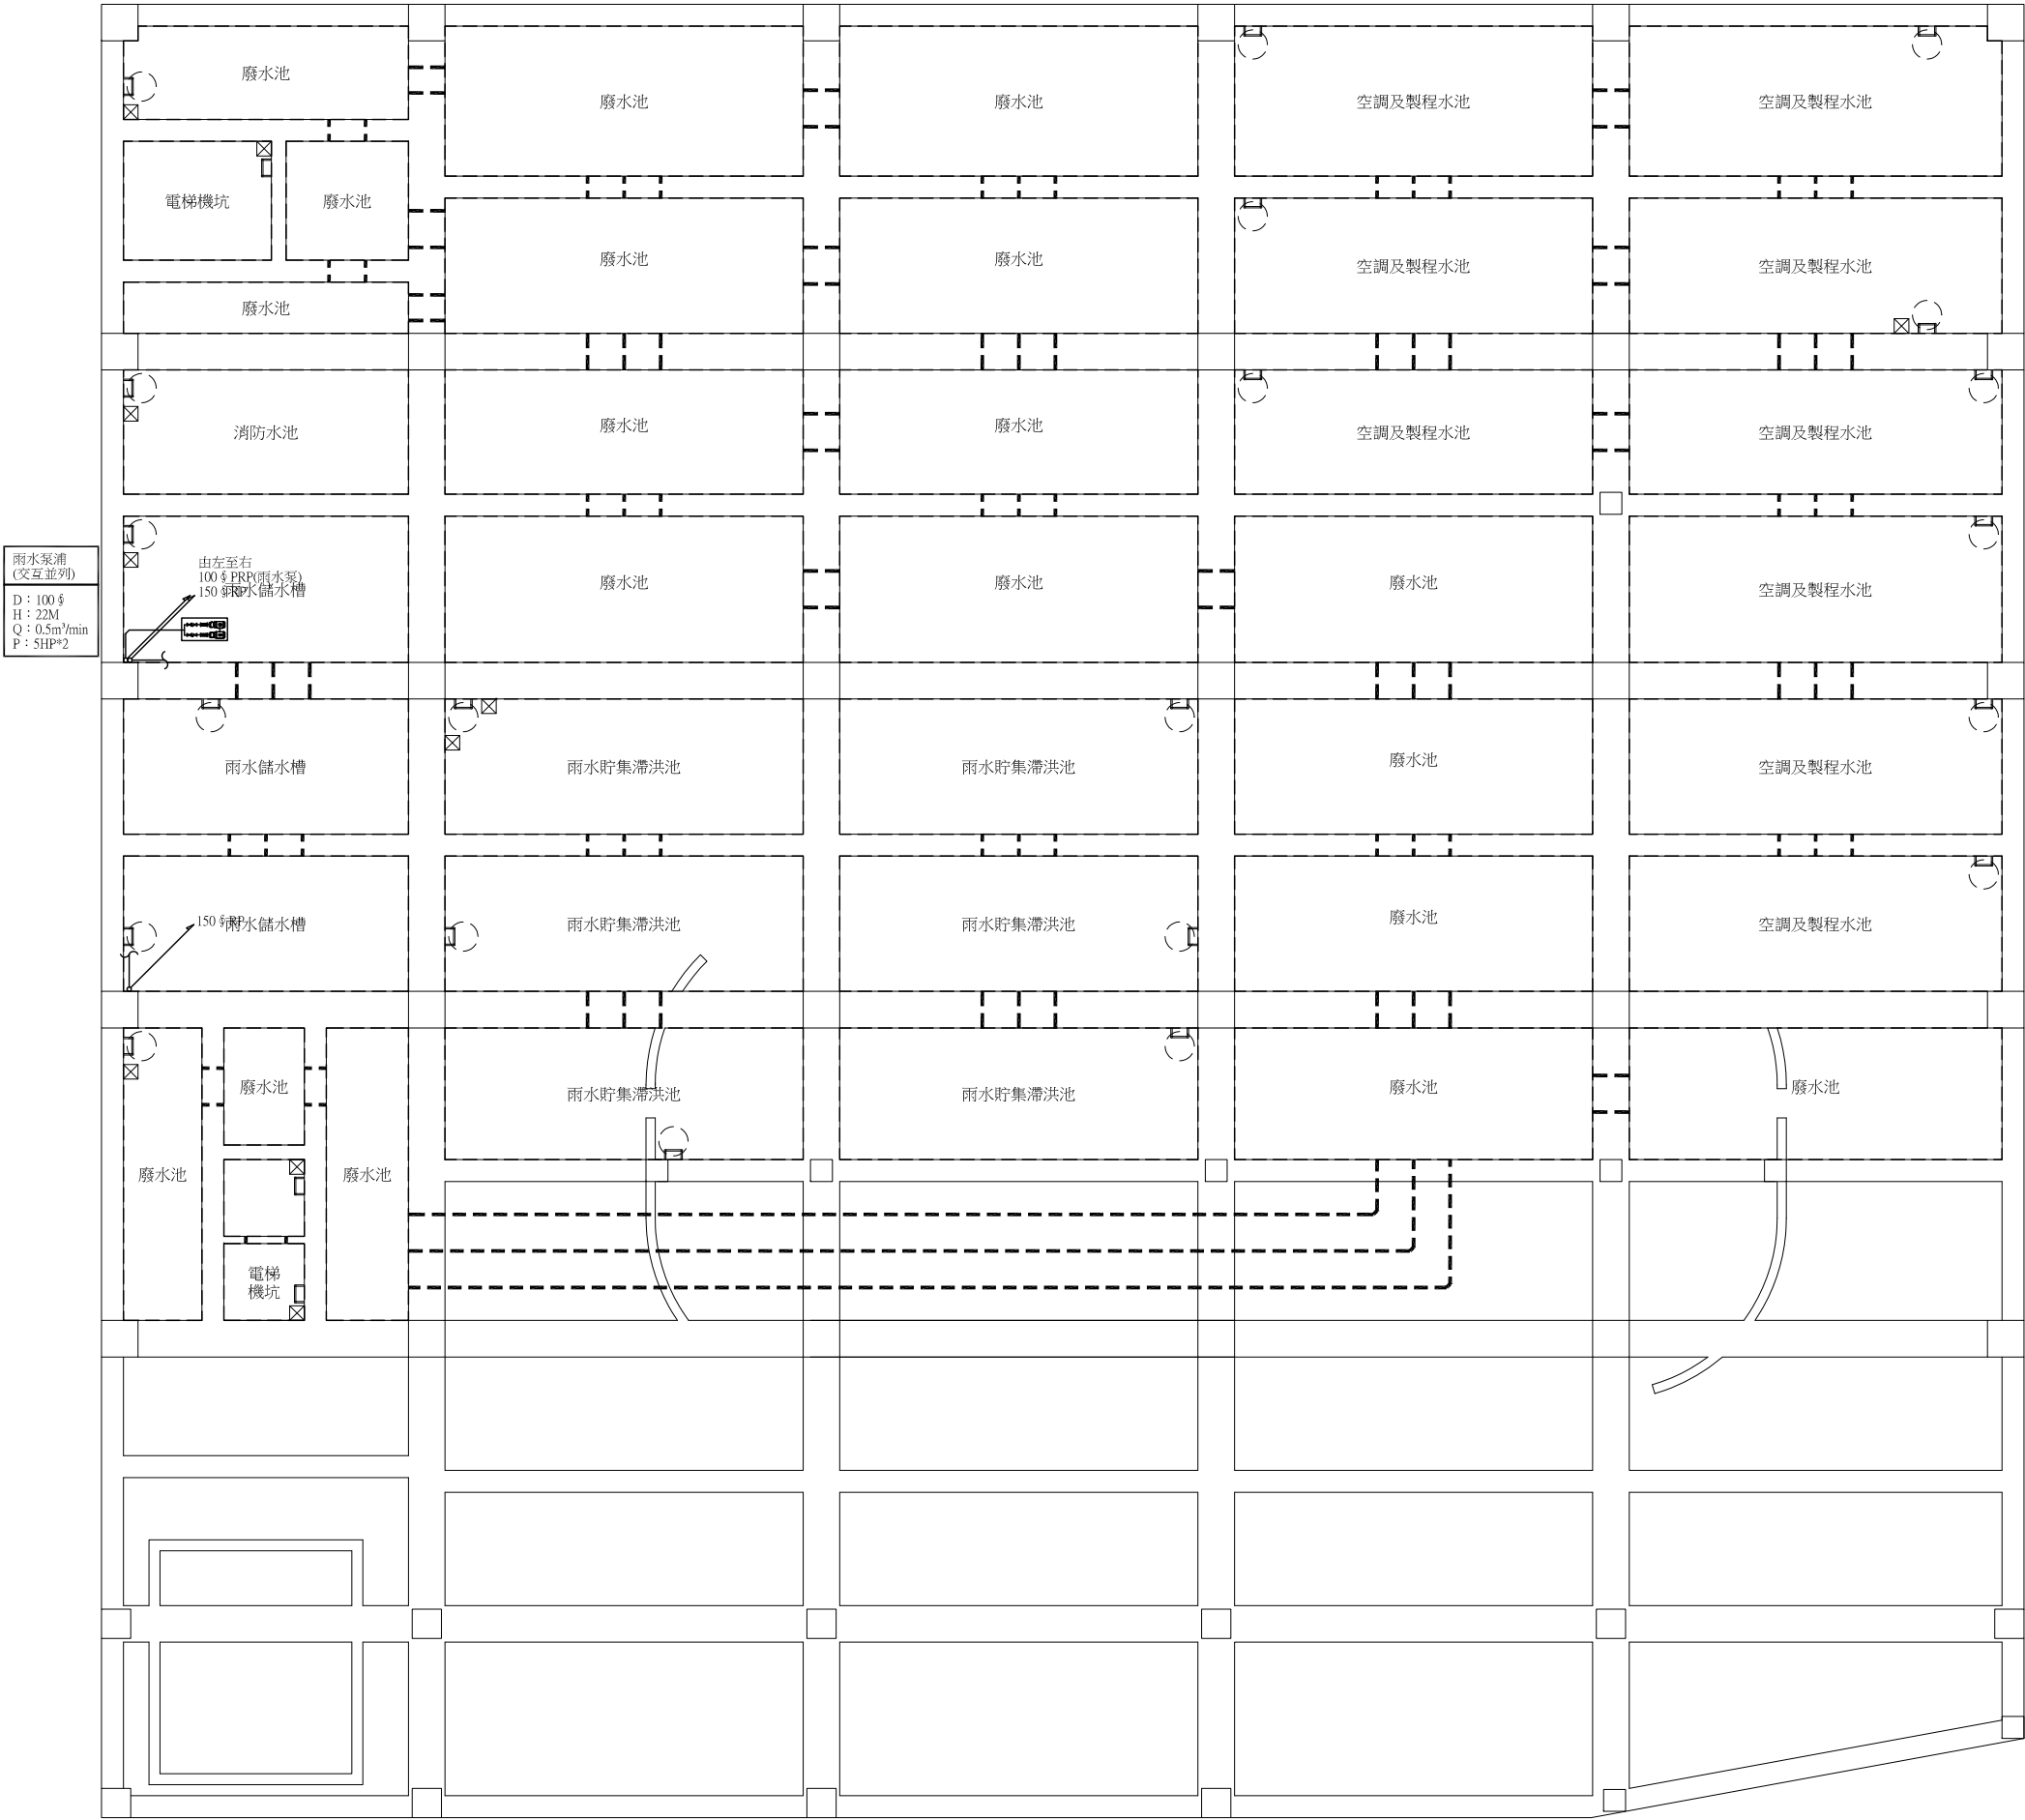


N 筏基層雨水平面圖 A1=S:1/100

工程名稱 PROJECT NAME	
案件編號	111-067
原案件編號	
樂迦再生科技股份有限公司 廠房新建工程	
地 號	
新竹縣竹北市 世興段1-29地號	
華興工程顧問 有限公司 新竹市中央路198號8樓 電話:03-5346355 傳真:03-5346366 art23@ms16.hinet.net	
設 計 DESIGNED BY	
電機技師 ELECTRICIAN	
電腦路徑	11106/067
電腦檔名	請照圖-排水
比 例	1/100
出圖/修正日期	
日期	內容
YYY/MM/DD	第一次出圖
圖 名 INDEX	
筏基層 雨水平面圖	
簽 章	SIGNATURE
建築圖日期	111/07/18
圖 號 DRAWING NO.	張 號 SHEET NO.
23 S39	總 XY

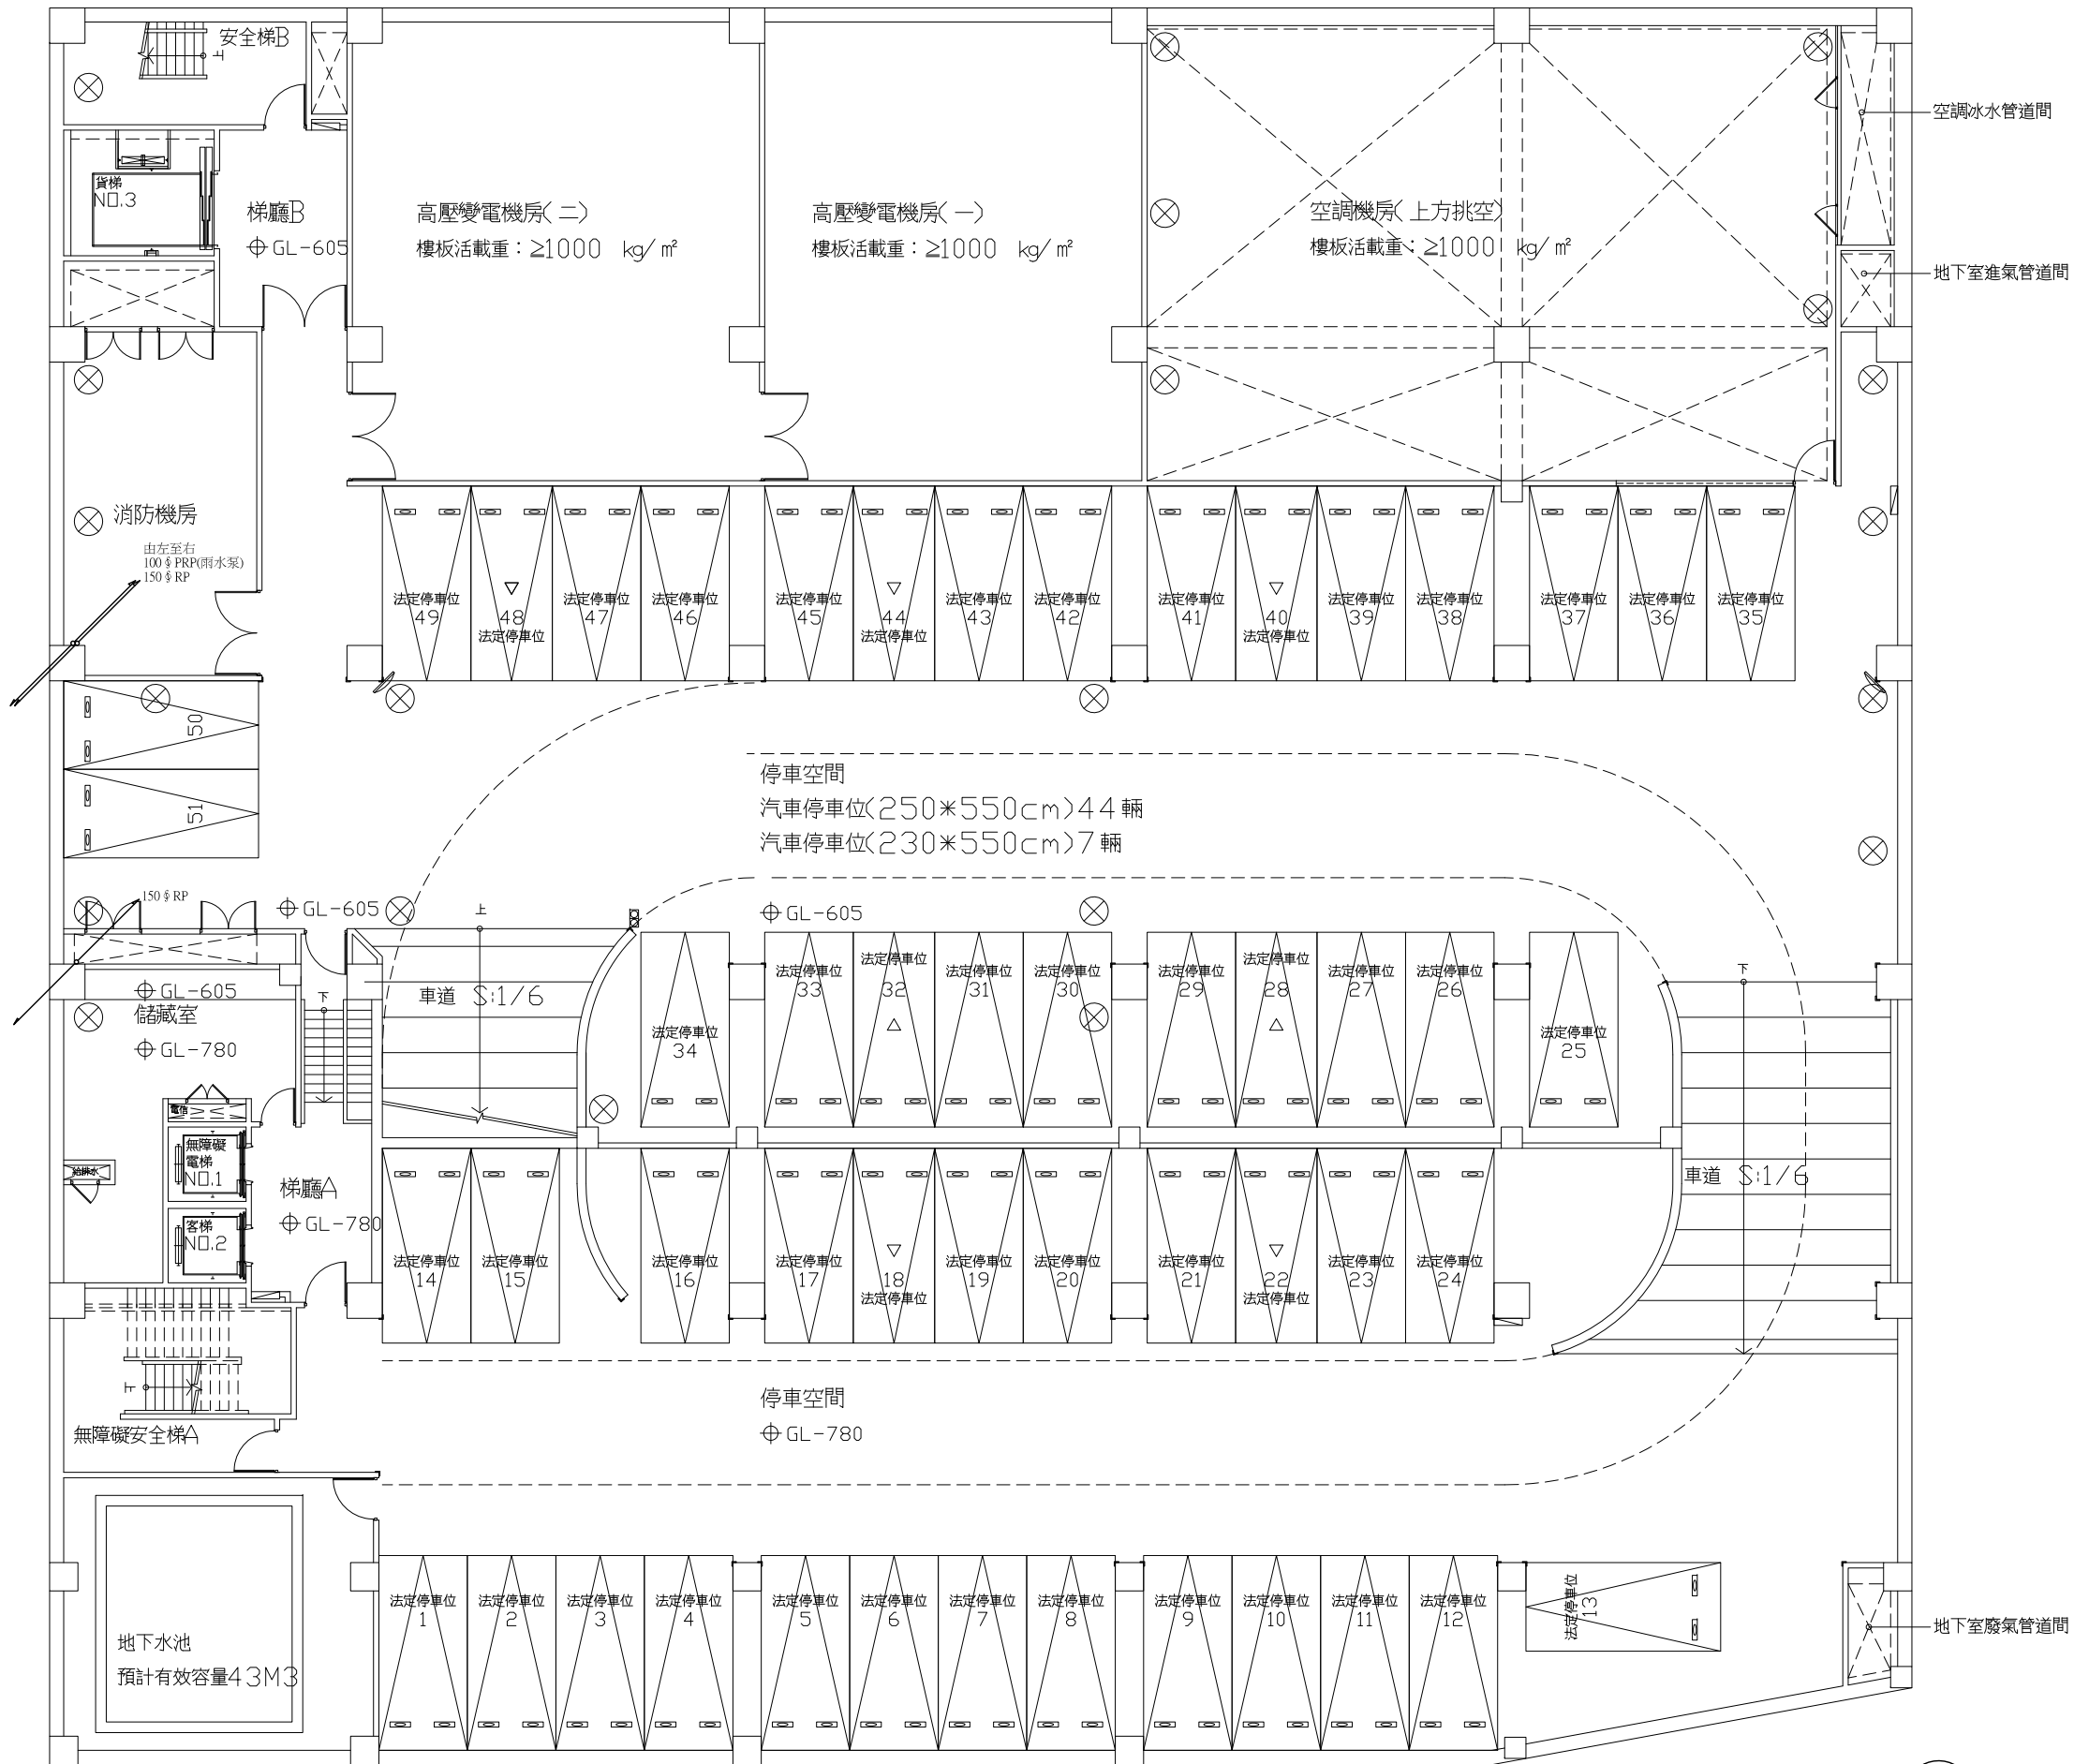

地下二層雨水平面圖 A1=S:1/100

工程名稱 PROJECT NAME	
案件編號	111-067
原案件編號	
樂迦再生科技股份有限公司 廠房新建工程	
地 號	
新竹縣竹北市 世興段1-29地號	
華興工程顧問 有限公司 新竹市中央路198號8樓 電話:03-5346355 傳真:03-5346366 art23@ms16.hinet.net	
設 計 DESIGNED BY	
電機技師 ELECTRICIAN	
電腦路徑	11106/067
電腦檔名	請照圖-排水
比 例	1/100
出圖/修正日期	
日期	內容
YYY/MM/DD	第一次出圖
圖 名 INDEX	
地下二層 雨水平面圖	
簽 章 SIGNATURE	
建案圖日期	111/07/18
圖 號 DRAWING NO.	張 號 SHEET NO.
24 S39	總 XY

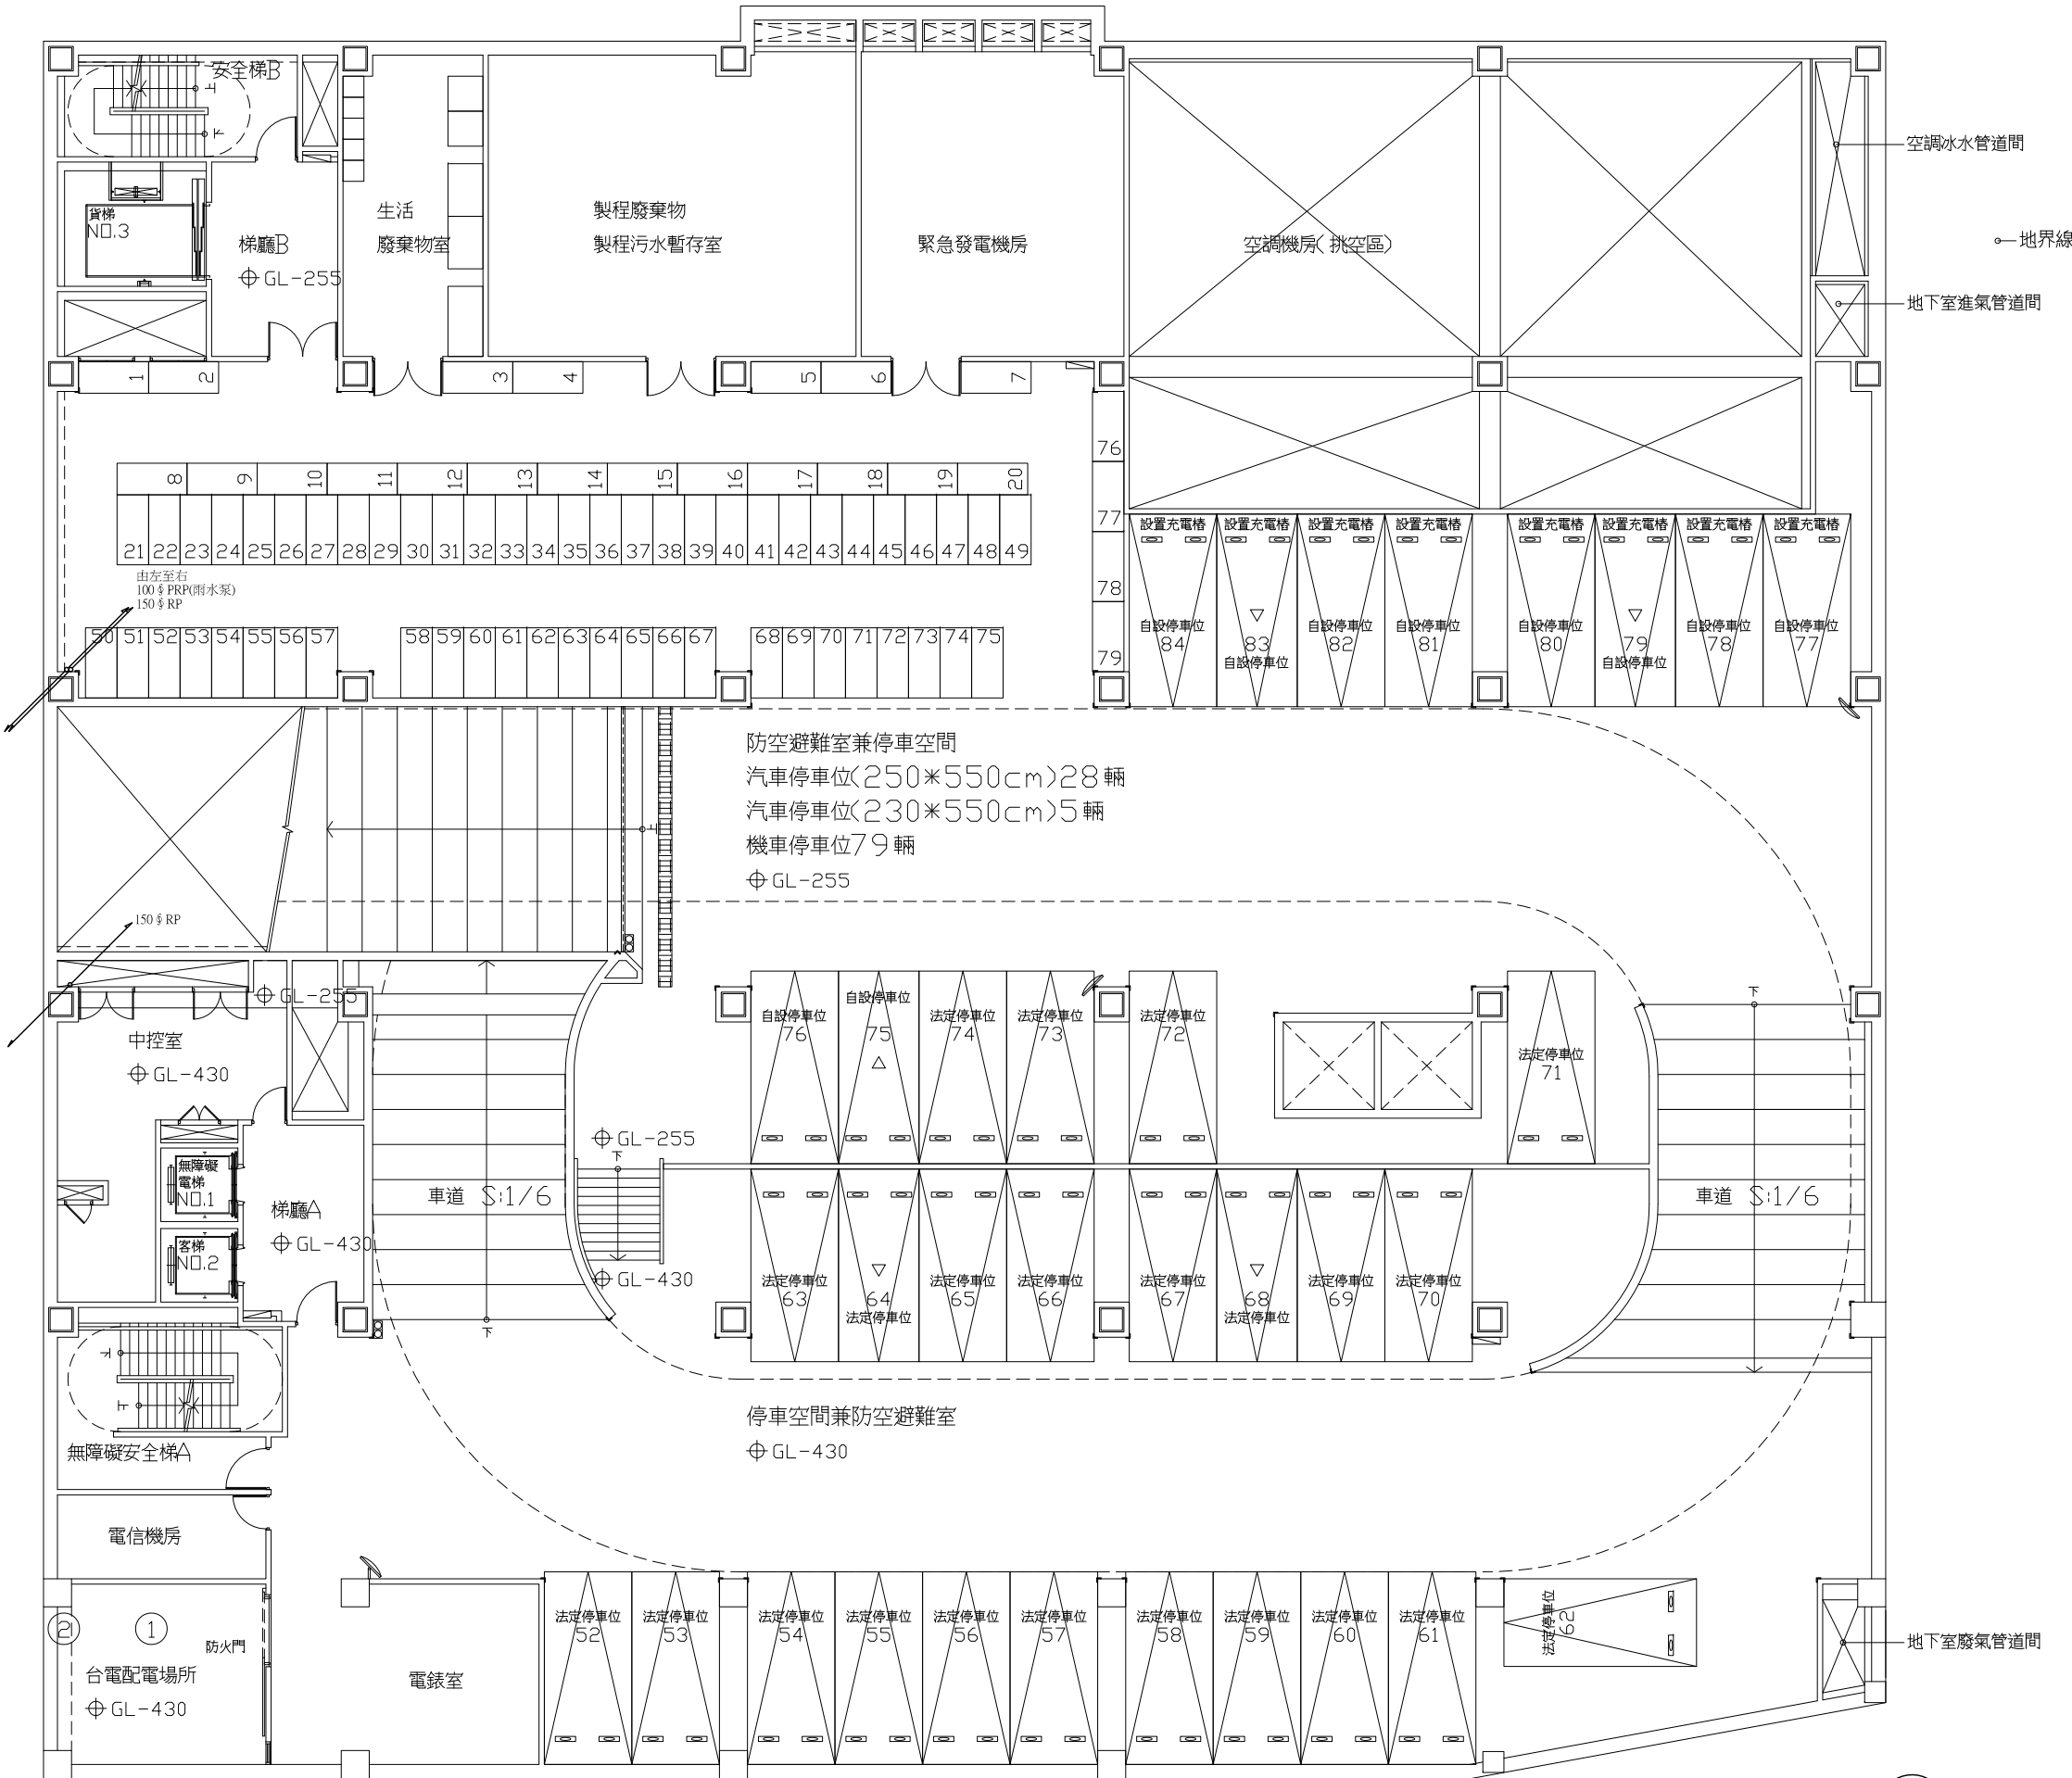

地下一層雨水平面圖 A1=S:1/100

工程名稱 PROJECT NAME

案件編號 111-067

原案件編號

樂迦再生科技股份有限公司
廠房新建工程

地 號

新竹縣竹北市
世興段1-29地號

華興工程顧問
有限公司

新竹市中央路198號8樓
電話:03-5346355
傳真:03-5346366
art23@ms16.hinet.net

設 計 DESIGNED BY	
電機技師 ELECTRICIAN	
電腦路徑	11106/067
電腦檔名	請照圖-排水
比 例	1/100

出圖/修正日期

日期	內容
YYY/MM/DD	第一次出圖

圖 名 INDEX

地下一層


雨水平面圖

簽 章 SIGNATURE

建築圖日期 111/07/18

圖 號 DRAWING NO.	張 號 SHEET NO.
--------------------	------------------

25 S39	總頁 XY
-----------	----------

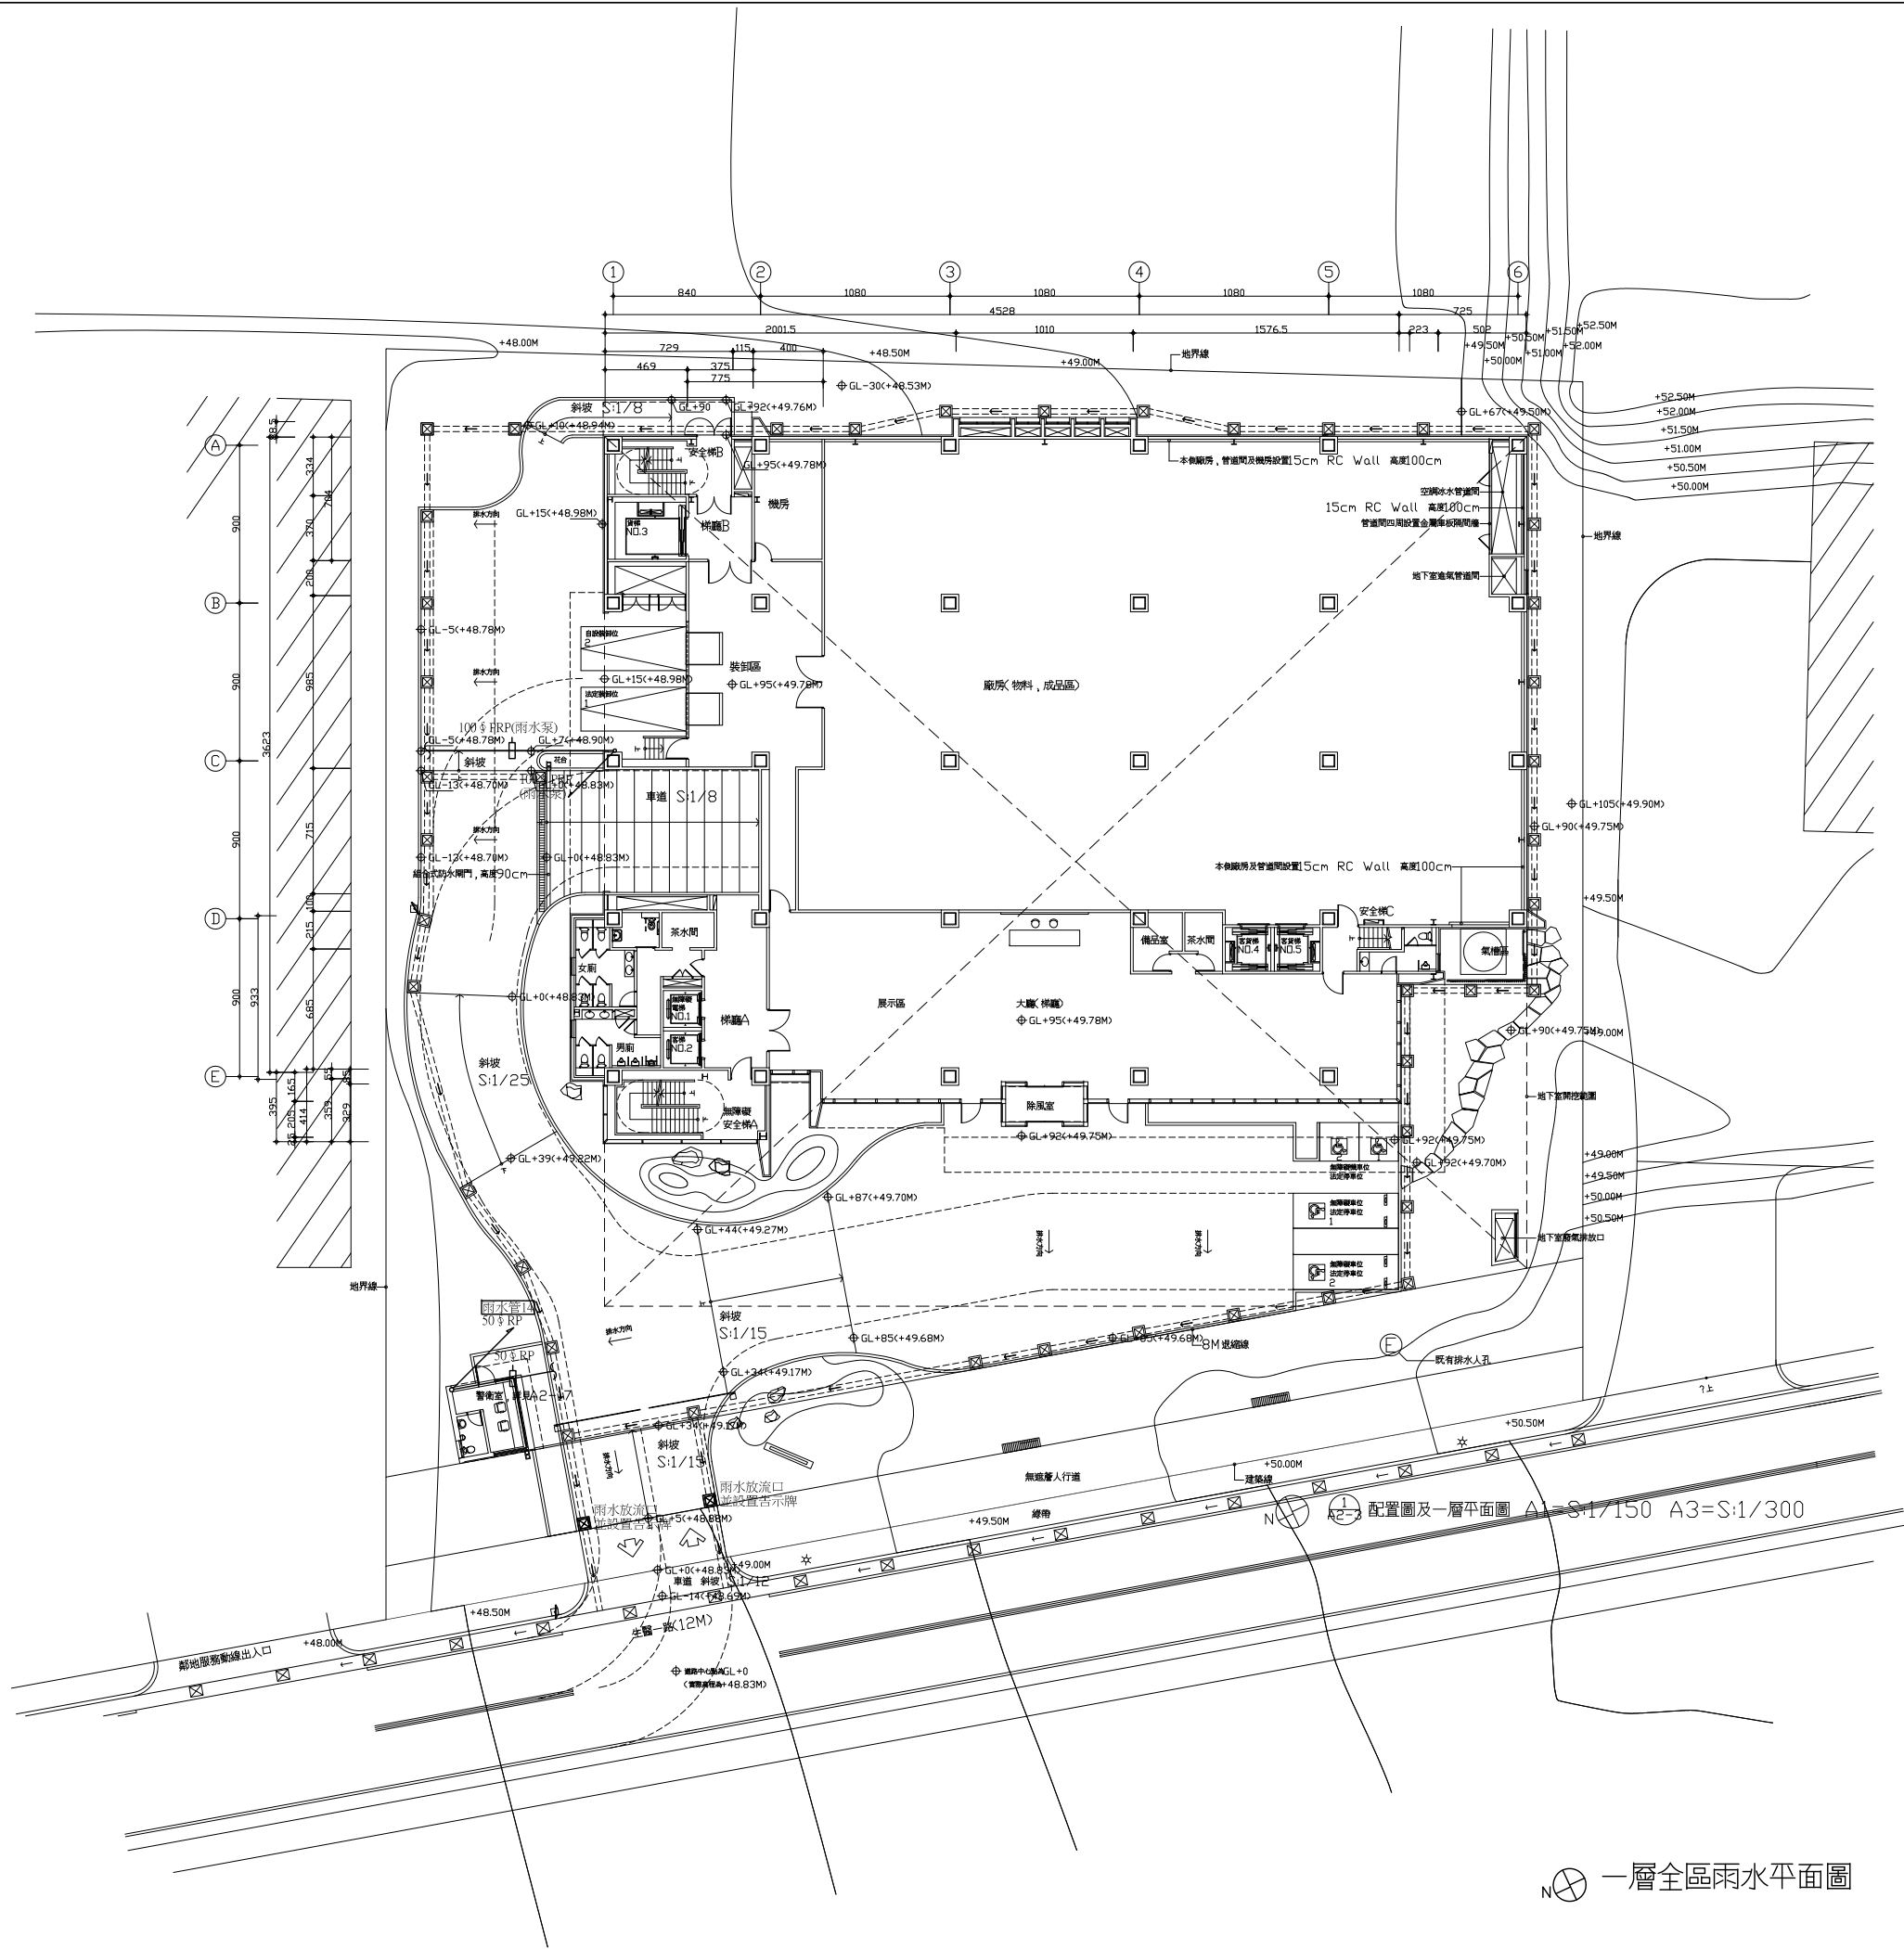

工程名稱 PROJECT NAME

案件編號 111-067

原案件編號

樂迦再生科技股份有限公司
廠房新建工程

地 號

新竹縣竹北市
世興段1-29地號

華興工程顧問
有限公司

新竹市中央路198號8樓
電話:03-5346355
傳真:03-5346366
art23@ms16.hinet.net

設 計

DESIGNED BY

電機技師

ELECTRICIAN

電腦路徑 11106/067

電腦檔名 請照圖-排水

比 例 1/200

出圖/修正日期

日期 內容

YYY/MM/DD 第一次出圖

圖 名 INDEX

一層全區

雨水平面圖

簽 章 SIGNATURE

建築圖日期 111/07/18


圖 號 張 號

DRAWING NO. SHEET NO.

26 總

S39 XY

一層全區雨水平面圖 A1=S:1/200

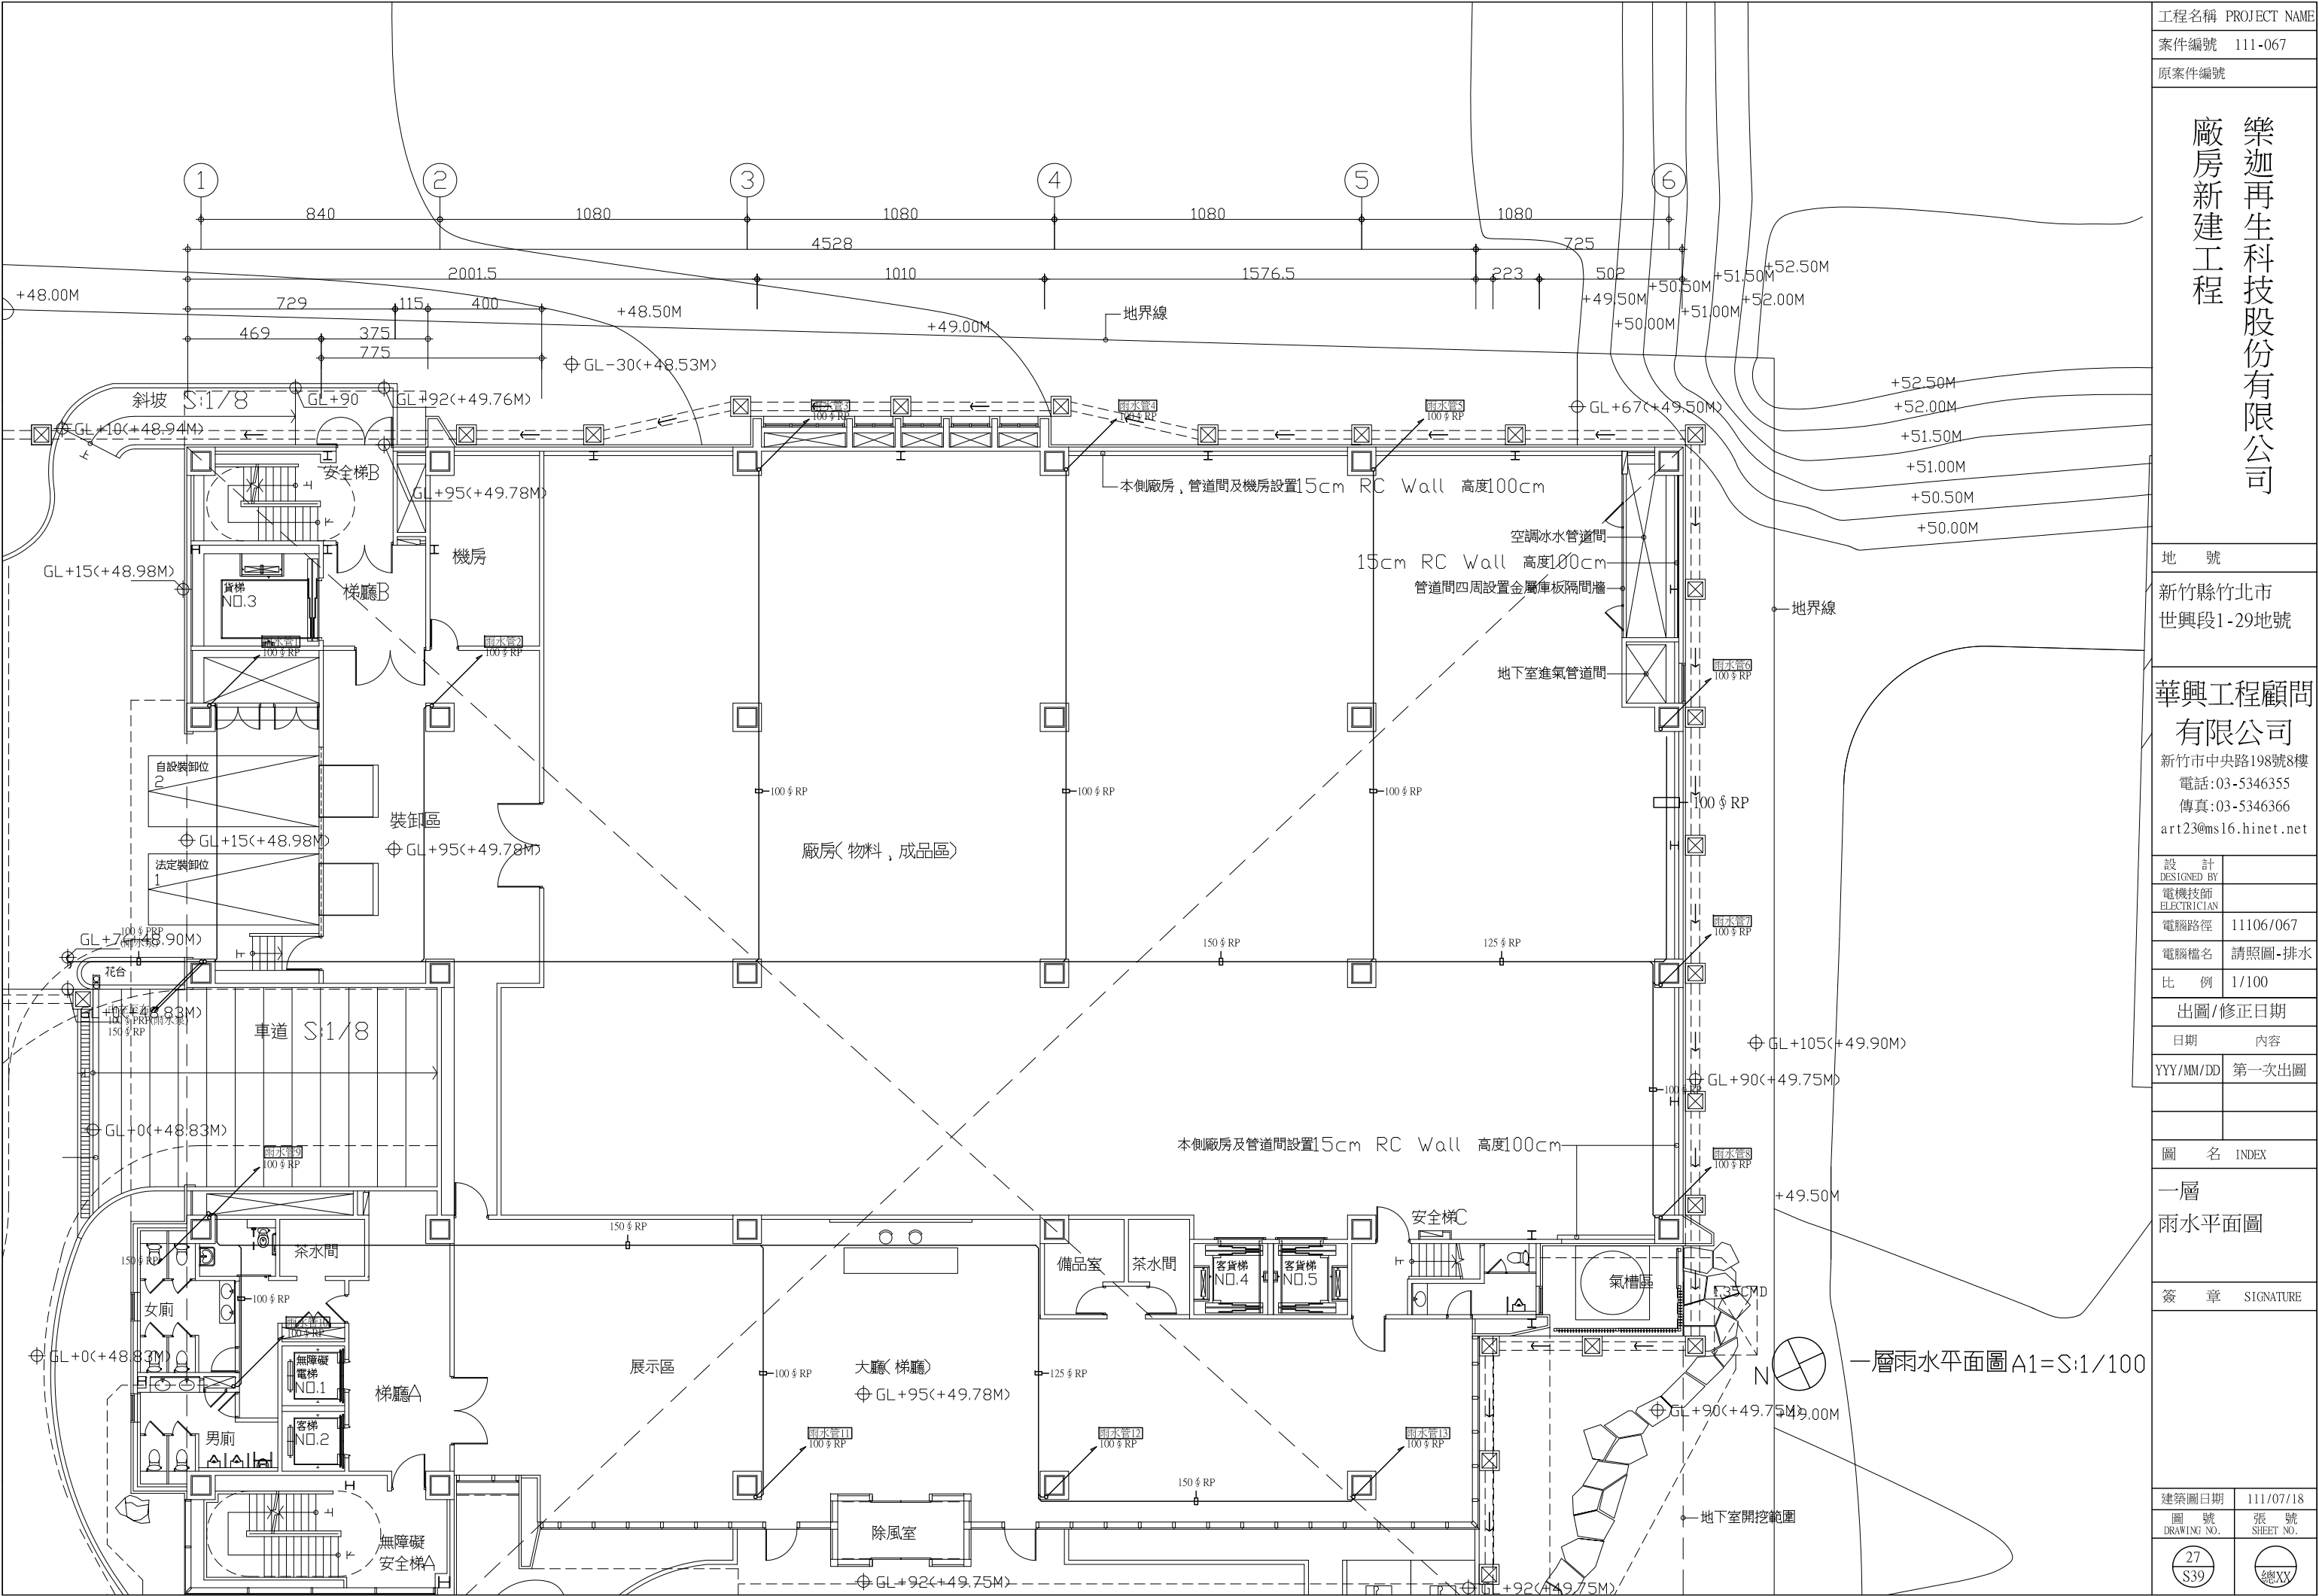

工程名稱 PROJECT NAME

案件編號 111-067

原案件編號

樂迦再生科技股份有限公司
廠房新建工程

地 號

新竹縣竹北市
世興段1-29地號

華興工程顧問
有限公司

新竹市中央路198號8樓
電話:03-5346355
傳真:03-5346366
art23@ms16.hinet.net

設 計

DESIGNED BY

電機技師

ELECTRICIAN

電腦路徑 11106/067

電腦檔名 請照圖-排水

比 例 1/100

出圖/修正日期

日期 內容

YYY/MM/DD 第一次出圖

圖 名 INDEX

一層

雨水平面圖

簽 章 SIGNATURE

建築圖日期 111/07/18

圖 號

DRAWING NO.

張 號

 
SHEET NO.

27


S39

總

XY



工程名稱 PROJECT NAME	
案件編號 111-067	
原案件編號	
樂迦再生科技股份有限公司 廠房新建工程	
地 號	
新竹縣竹北市 世興段1-29地號	
華興工程顧問有限公司 新竹市中央路198號8樓 電話:03-5346355 傳真:03-5346366 art23@ms16.hinet.net	
設 計 DESIGNED BY	
電機技師 ELECTRICIAN	
電腦路徑	11106/067
電腦檔名	請照圖·排水
比 例	1/100
出圖/修正日期	
日期	內容
YYY/MM/DD	第一次出圖
圖 名 INDEX	
二層 雨水平面圖	
簽 章 SIGNATURE	
建築圖日期	111/07/18
圖 號 DRAWING NO.	張 號 SHEET NO.
28 S39	總頁

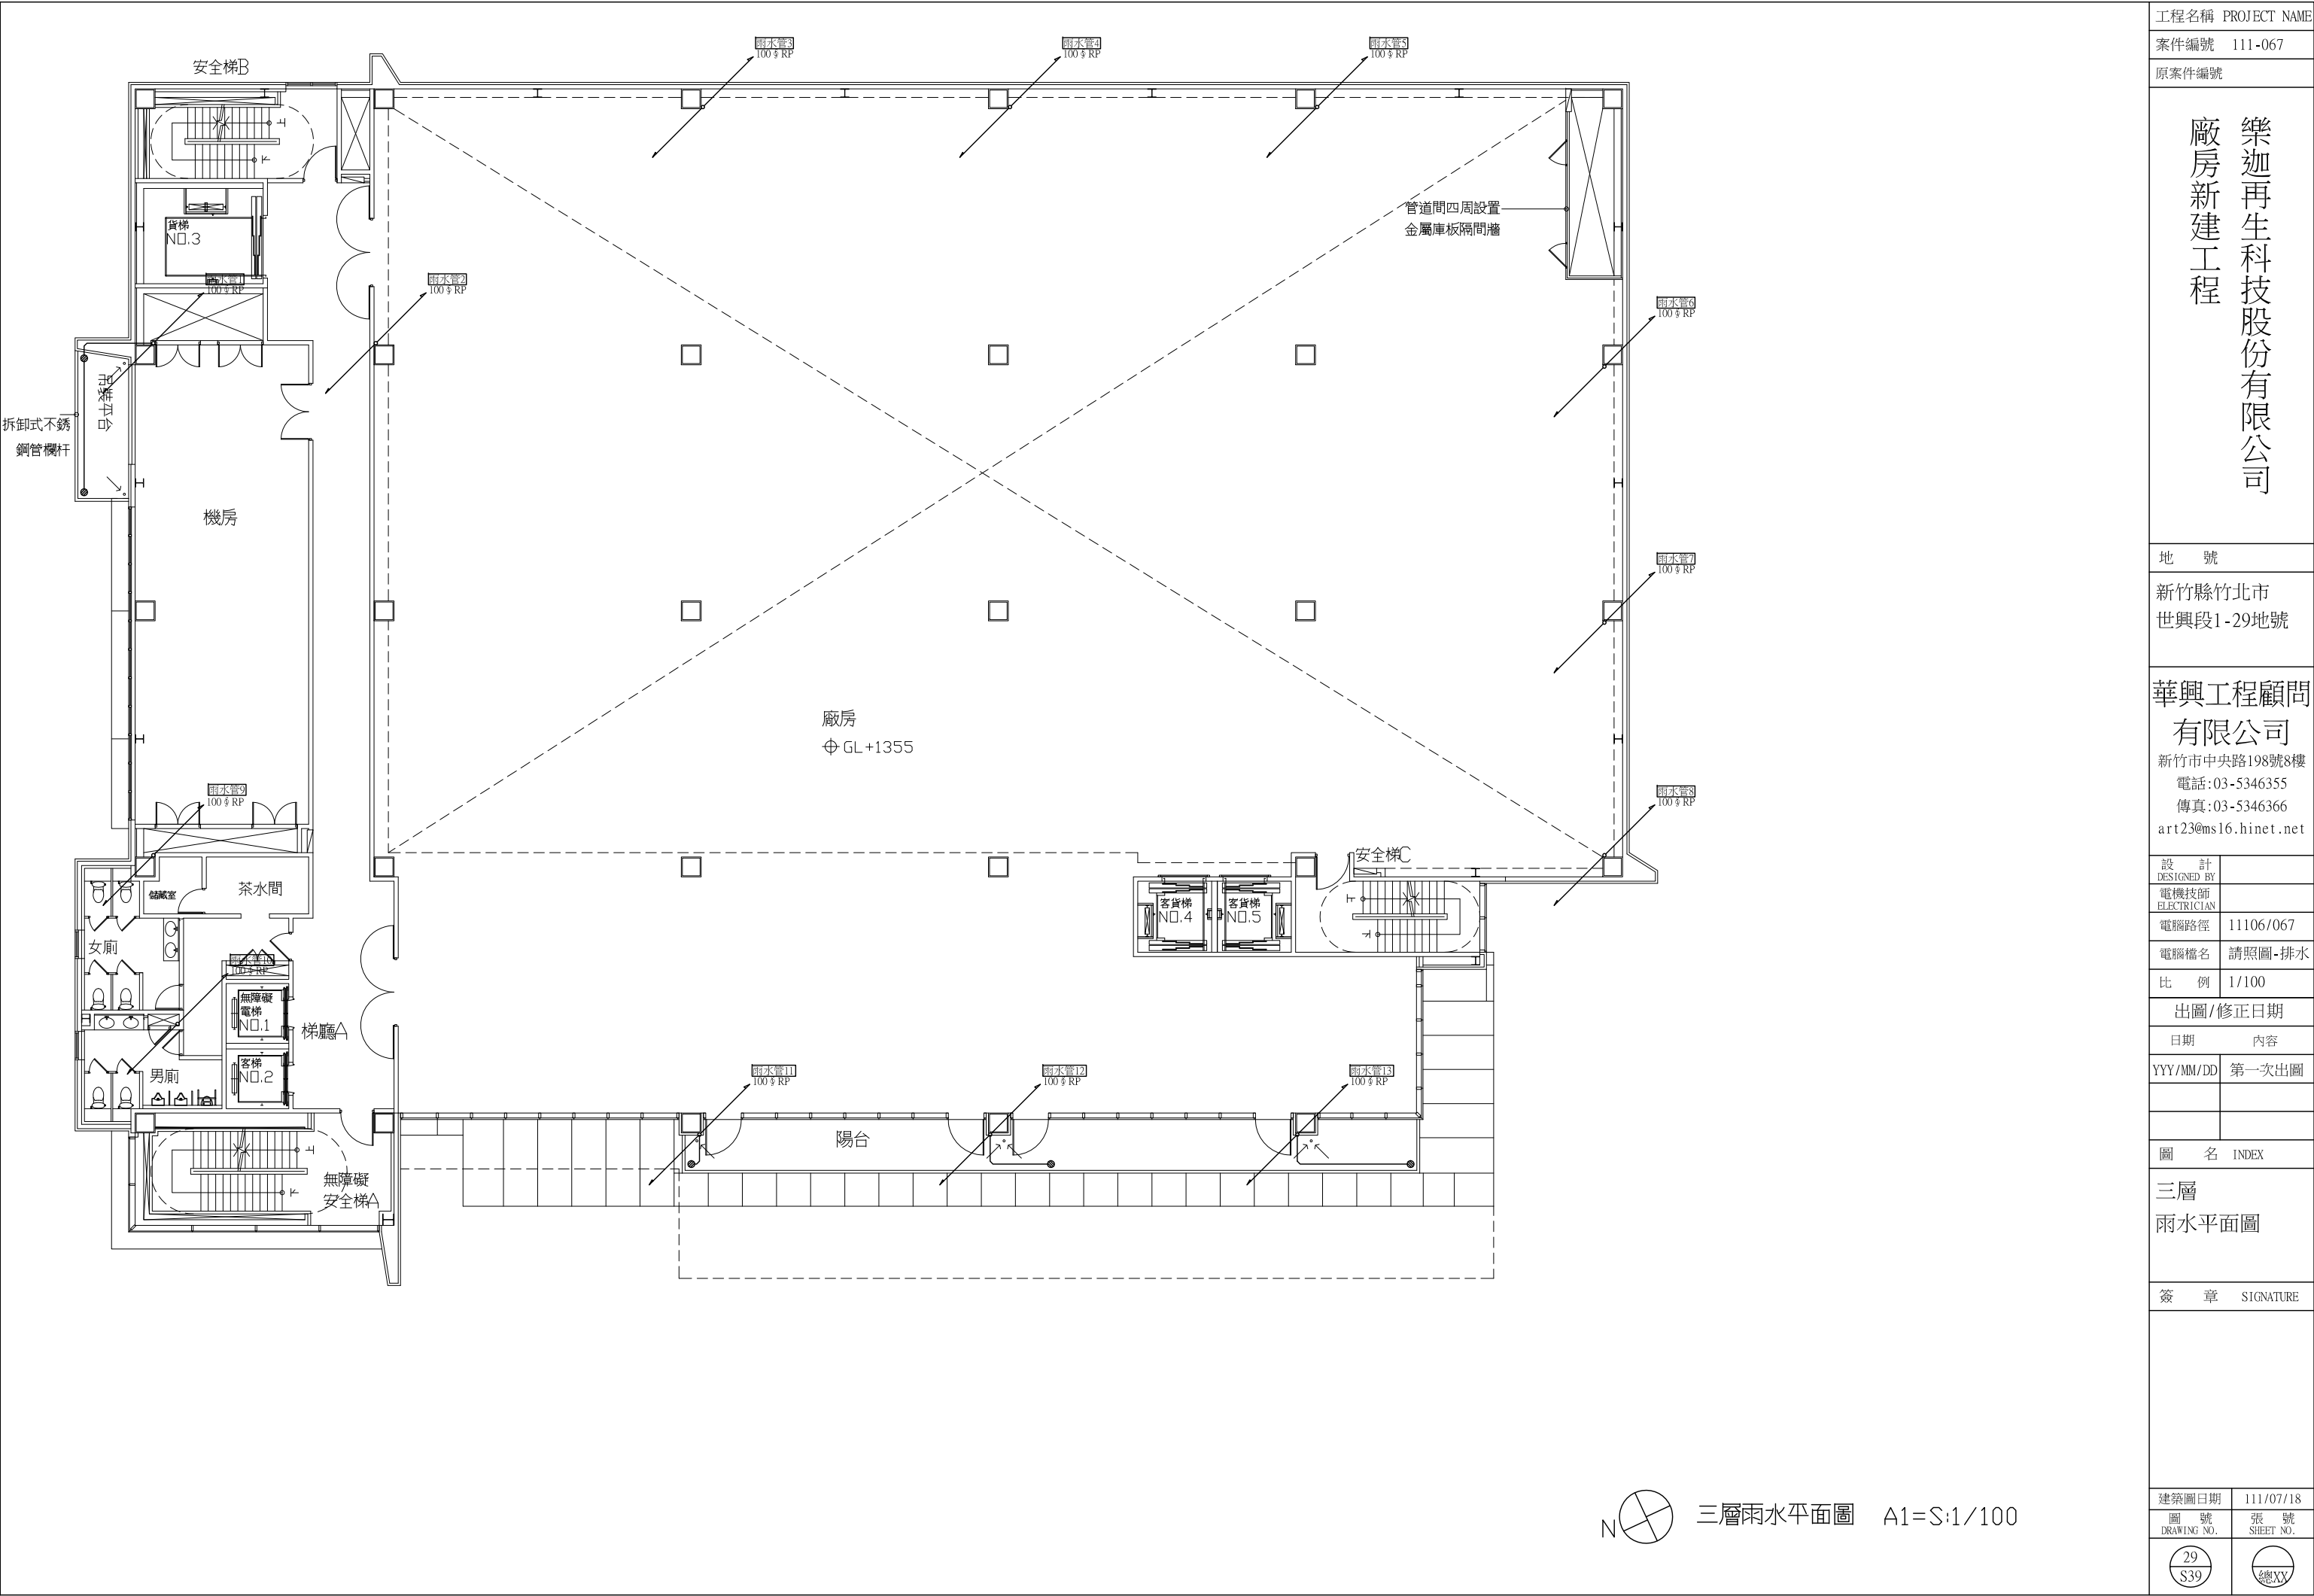

工程名稱 PROJECT NAME

案件編號 111-067

原案件編號

樂迦再生科技股份有限公司
廠房新建工程

地 號

新竹縣竹北市
世興段1-29地號

華興工程顧問
有限公司

新竹市中央路198號8樓
電話:03-5346355
傳真:03-5346366
art23@ms16.hinet.net

設 計

DESIGNED BY

電機技師

ELECTRICIAN

電腦路徑 11106/067

電腦檔名 請照圖-排水

比 例 1/100

出圖/修正日期

日期 內容

YYY/MM/DD 第一次出圖

圖 名 INDEX

三層

雨水平面圖

簽 章 SIGNATURE

建築圖日期 111/07/18

圖 號

DRAWING NO.


張 號

SHEET NO.

29

S39

總頁

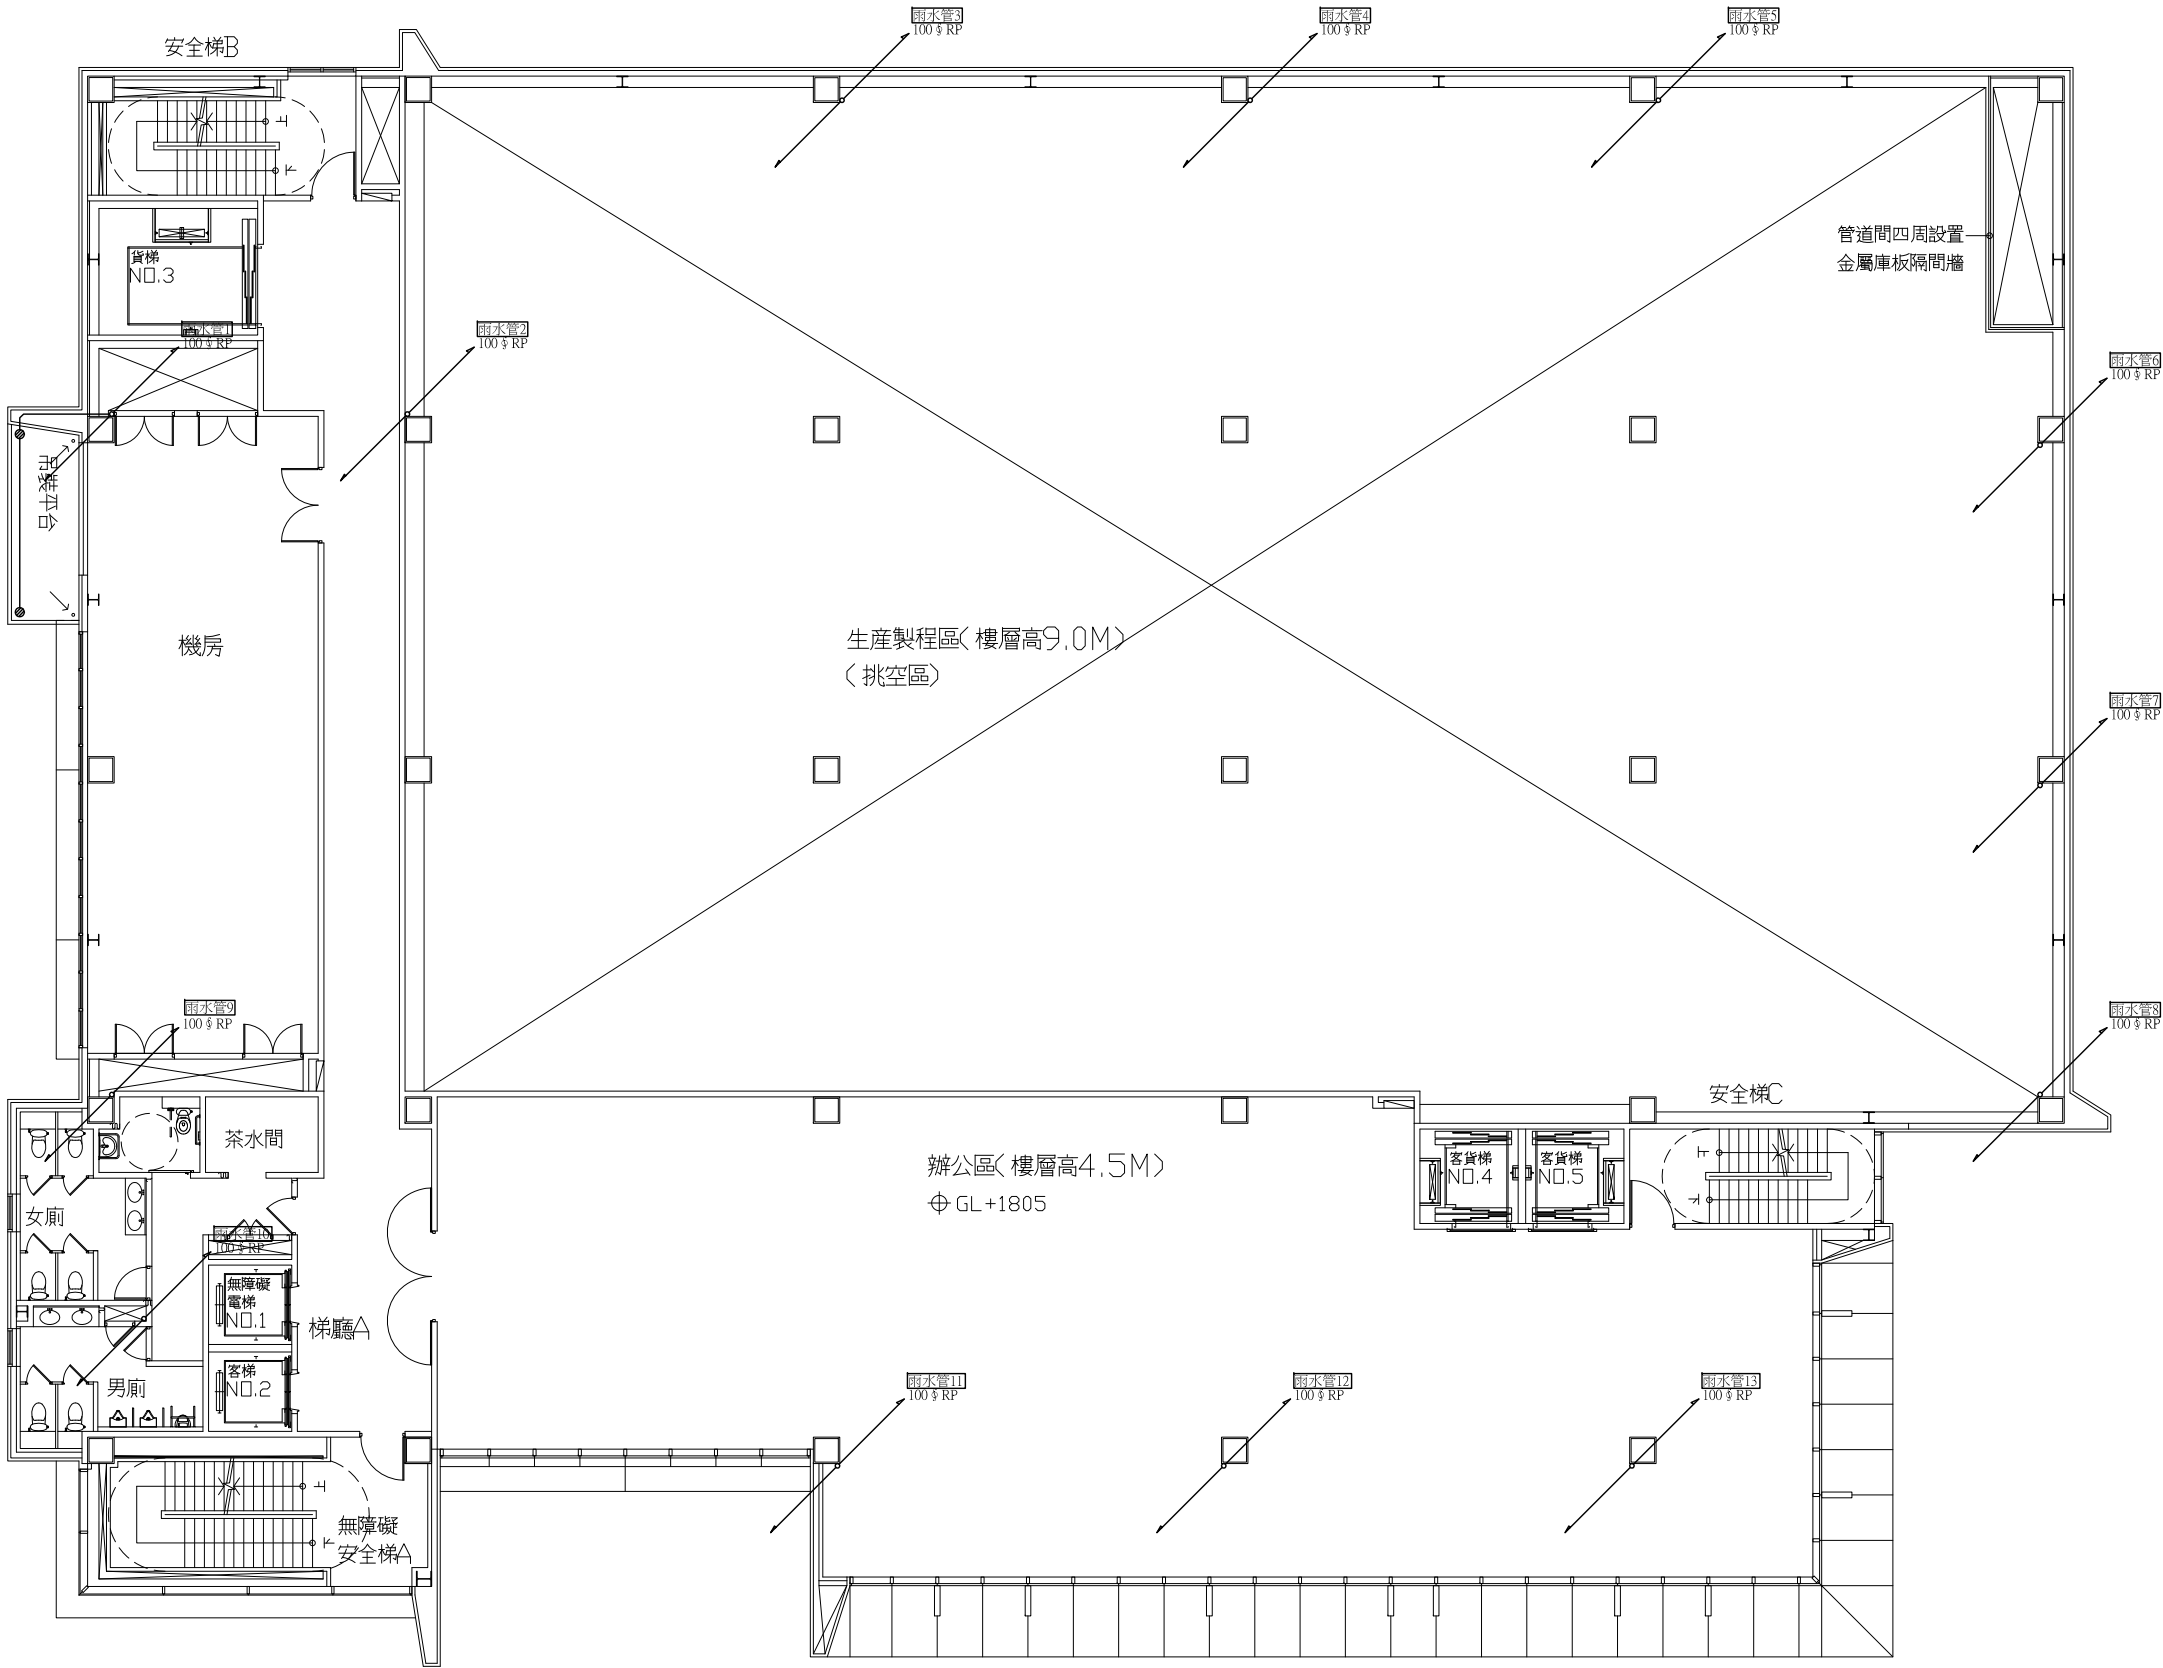

四層雨水平面圖 A1=S:1/100

工程名稱 PROJECT NAME

案件編號 111-067

原案件編號

樂迦再生科技股份有限公司
廠房新建工程

地 號

新竹縣竹北市
世興段1-29地號

華興工程顧問
有限公司

新竹市中央路198號8樓
電話:03-5346355
傳真:03-5346366
art23@ms16.hinet.net

設 計

DESIGNED BY

電機技師

ELECTRICIAN

電腦路徑 11106/067

電腦檔名 請照圖-排水

比 例 1/100

出圖/修正日期

日期

內容

YYY/MM/DD 第一次出圖

圖 名 INDEX

四層

雨水平面圖

簽 章

SIGNATURE

建築圖日期

111/07/18

圖 號

DRAWING NO.

30


S39

張 號

SHEET NO.

總頁


總頁

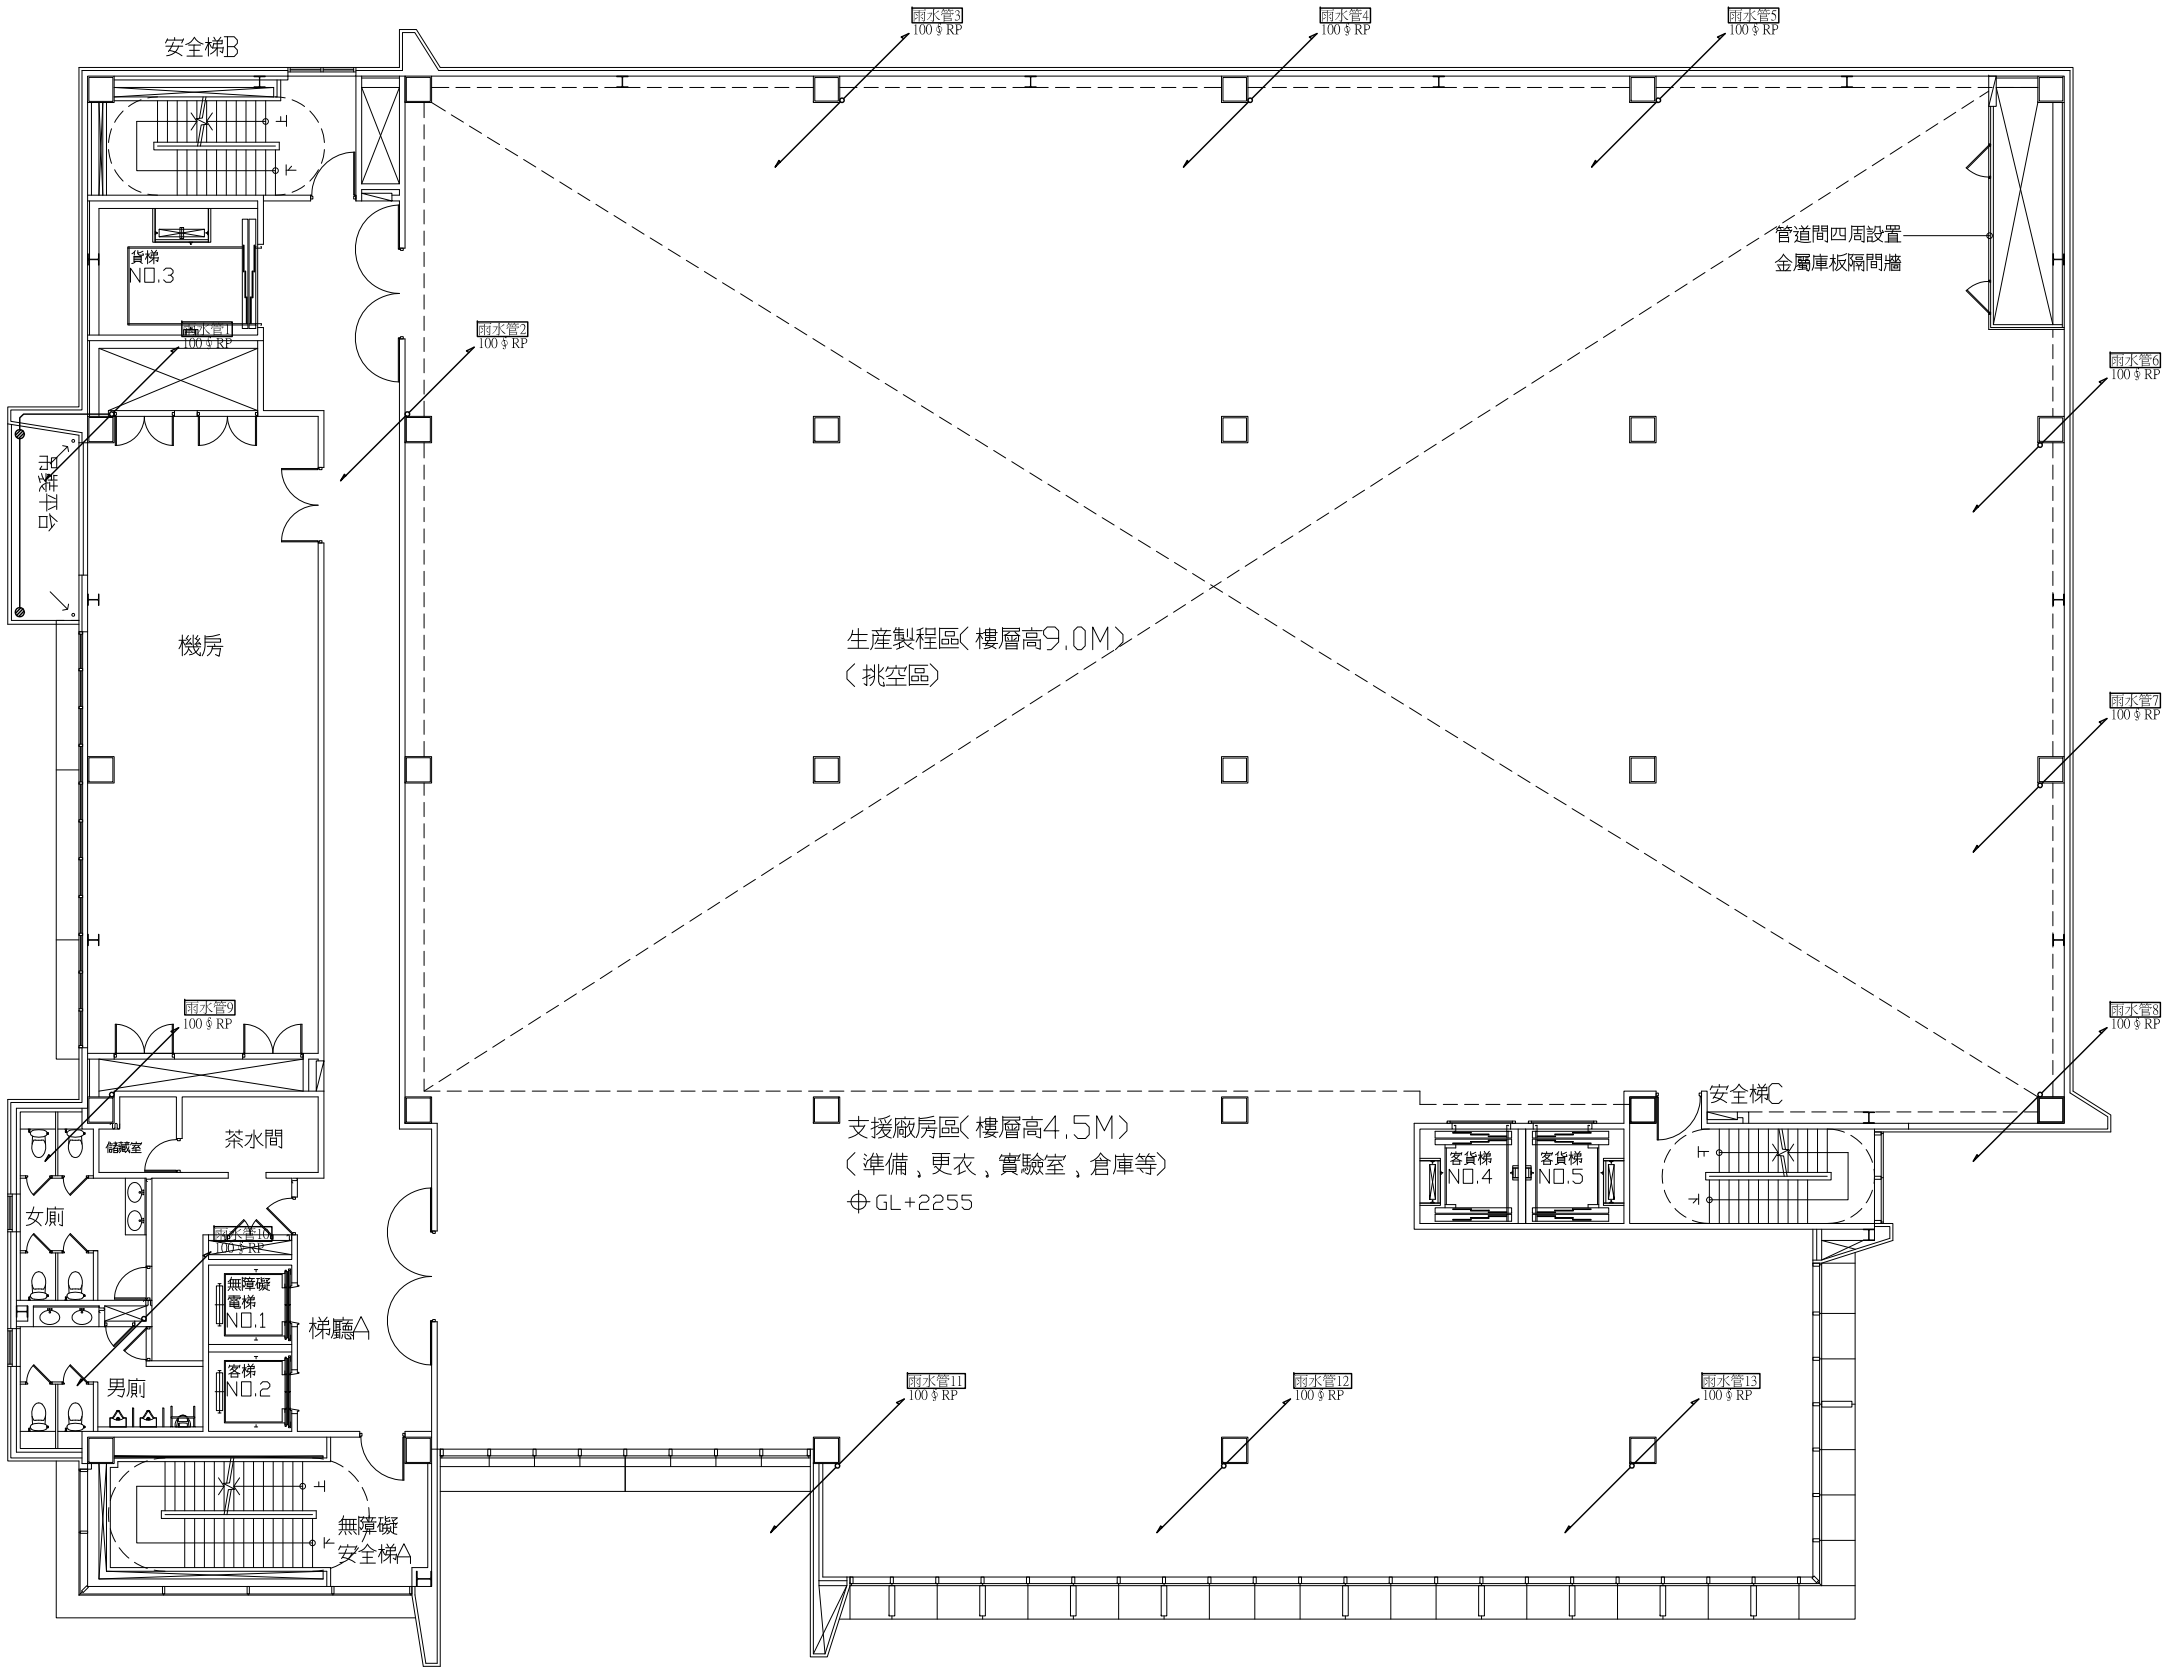

五層雨水平面圖

A1=S:1/100

工程名稱 PROJECT NAME	
案件編號 111-067	
原案件編號	
樂迦再生科技股份有限公司 廠房新建工程	
地 號	
新竹縣竹北市 世興段1-29地號	
華興工程顧問 有限公司 新竹市中央路198號8樓 電話:03-5346355 傳真:03-5346366 art23@ms16.hinet.net	
設 計 DESIGNED BY	
電機技師 ELECTRICIAN	
電腦路徑	11106/067
電腦檔名	請照圖-排水
比 例	1/100
出圖/修正日期	
日期	內容
YYY/MM/DD	第一次出圖
圖 名 INDEX	
五層 雨水平面圖	
簽 章 SIGNATURE	
建築圖日期	111/07/18
圖 號 DRAWING NO.	張 號 SHEET NO.
31 S39	總 XY

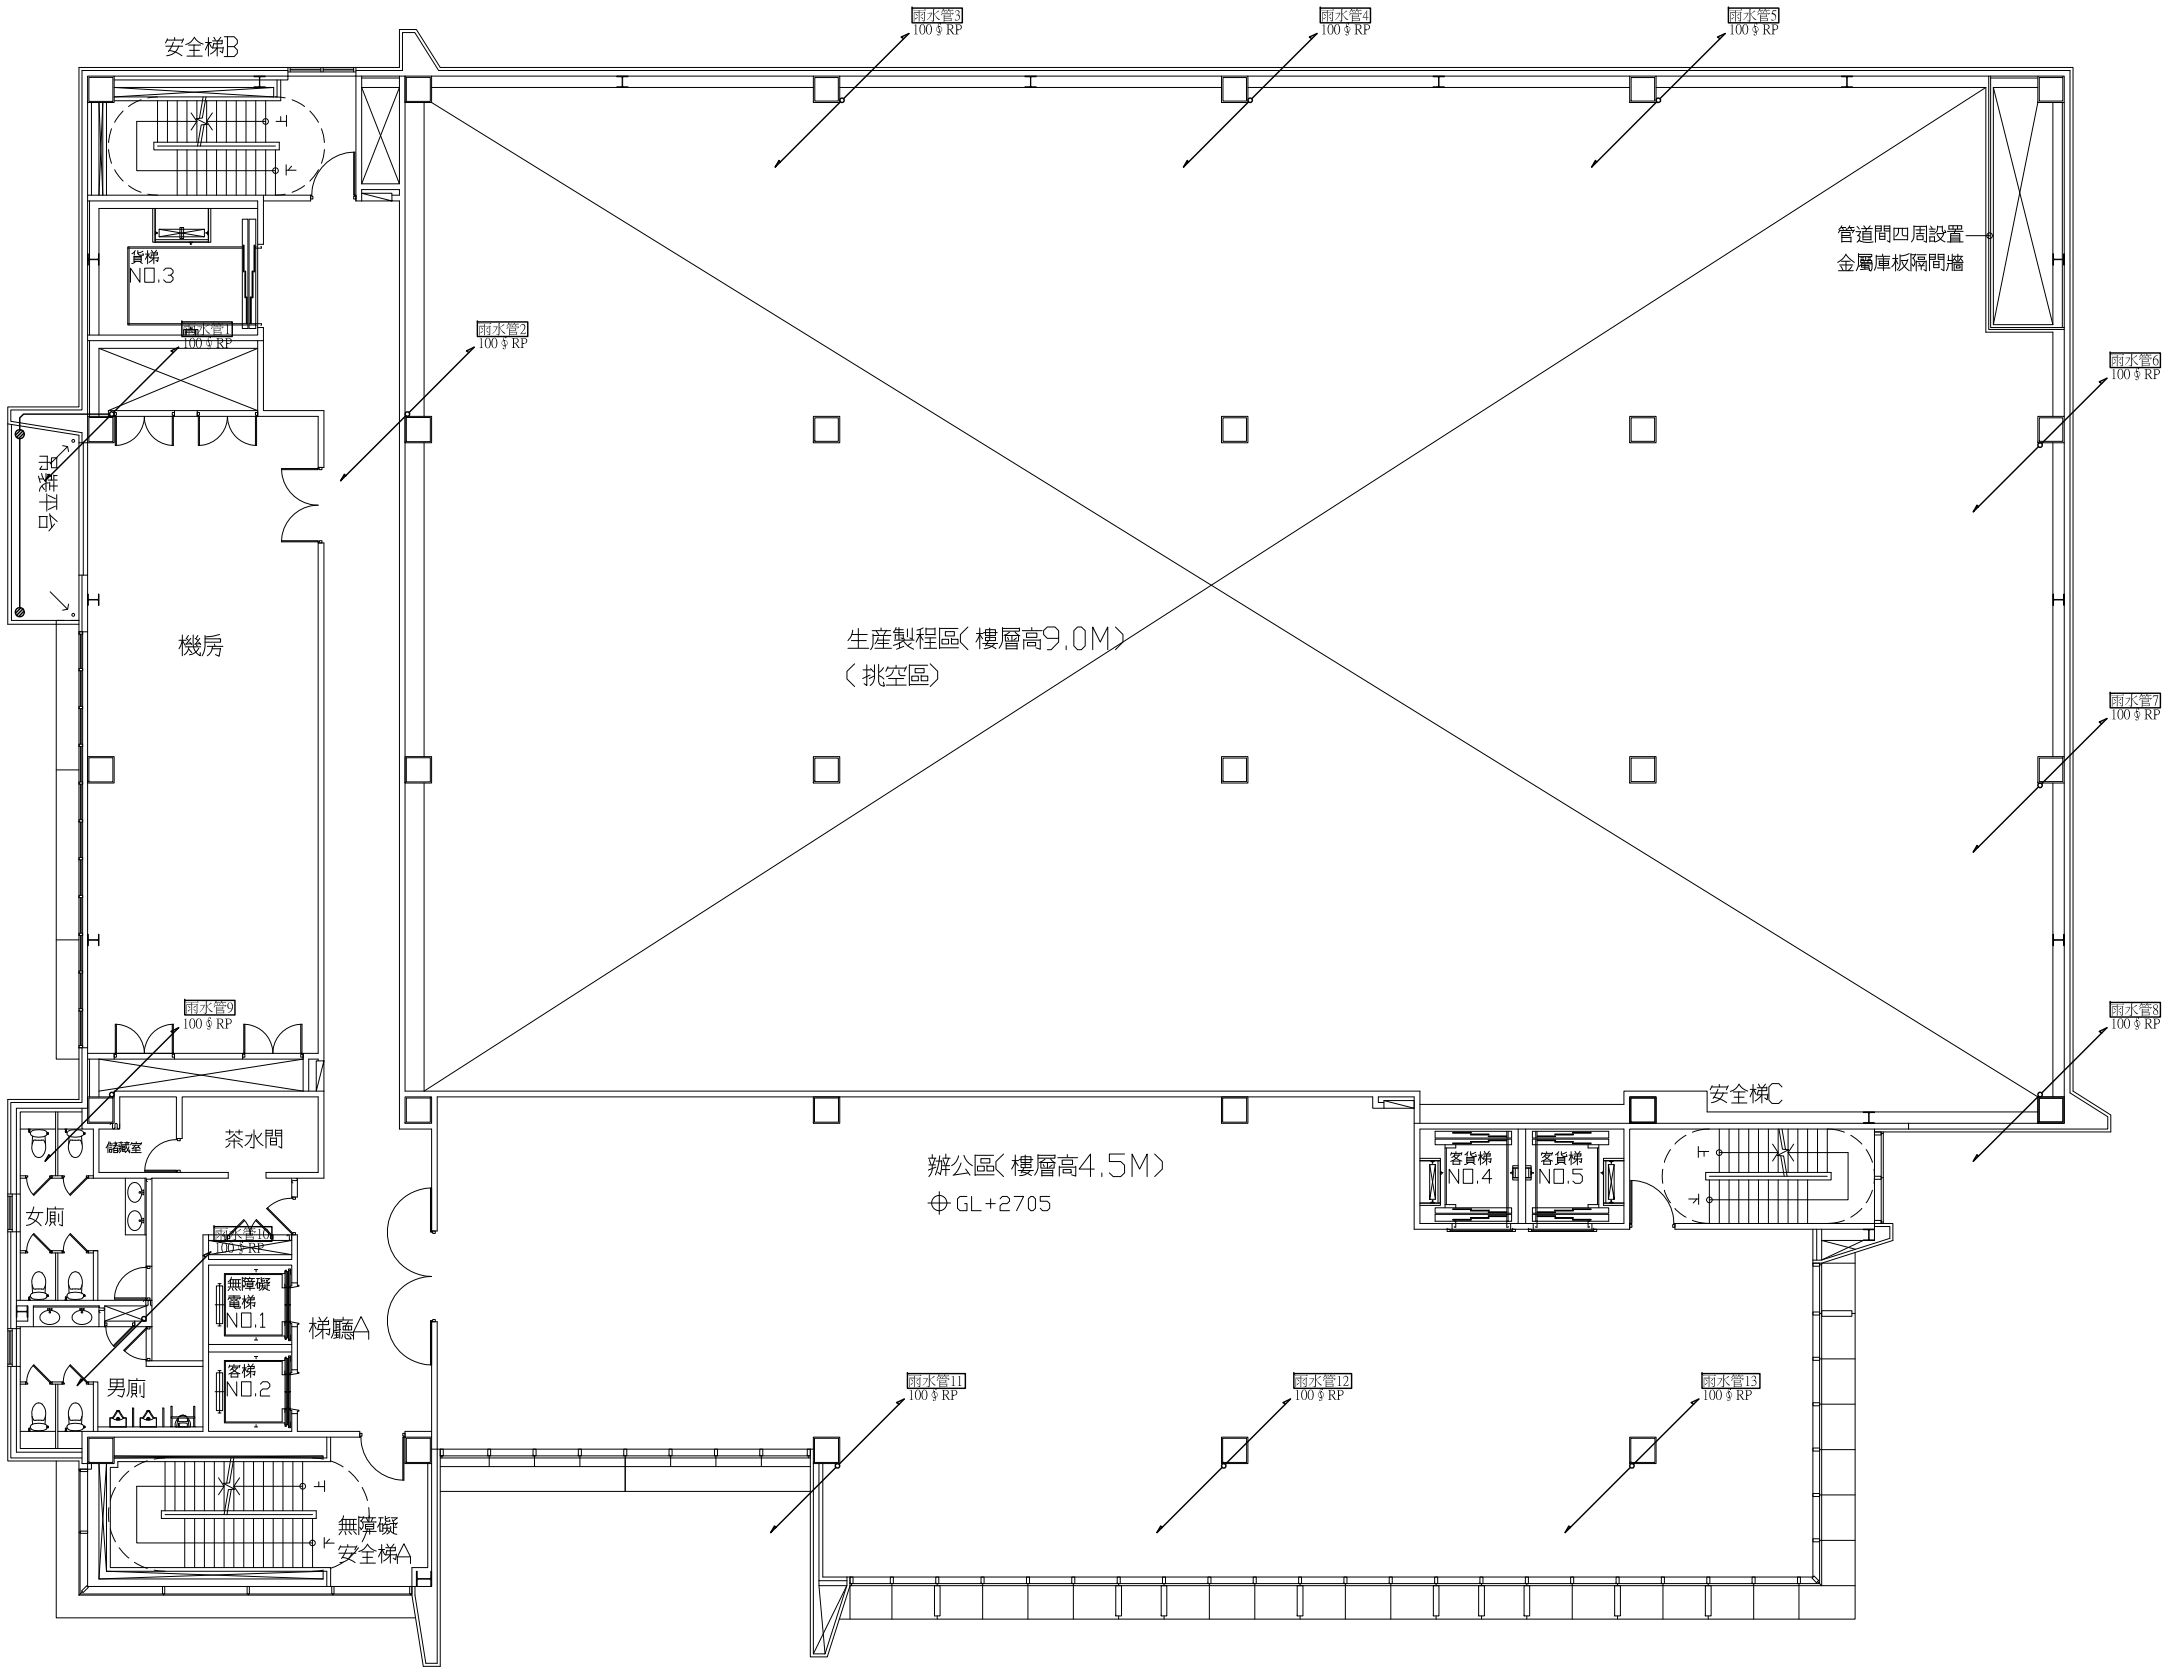

六層雨水平面圖

A1=S:1/100

工程名稱 PROJECT NAME

案件編號 111-067

原案件編號

樂迦再生科技股份有限公司
廠房新建工程

地 號

新竹縣竹北市
世興段1-29地號

華興工程顧問
有限公司

新竹市中央路198號8樓
電話:03-5346355
傳真:03-5346366
art23@ms16.hinet.net

設 計
DESIGNED BY

電機技師
ELECTRICIAN

電腦路徑 11106/067

電腦檔名 請照圖-排水

比 例 1/100

出圖/修正日期

日期 內容

YYY/MM/DD 第一次出圖

圖 名 INDEX

六層
雨水平面圖

簽 章 SIGNATURE

建築圖日期 111/07/18

圖 號
DRAWING NO.


張 號
SHEET NO.

32

S39


總

XY

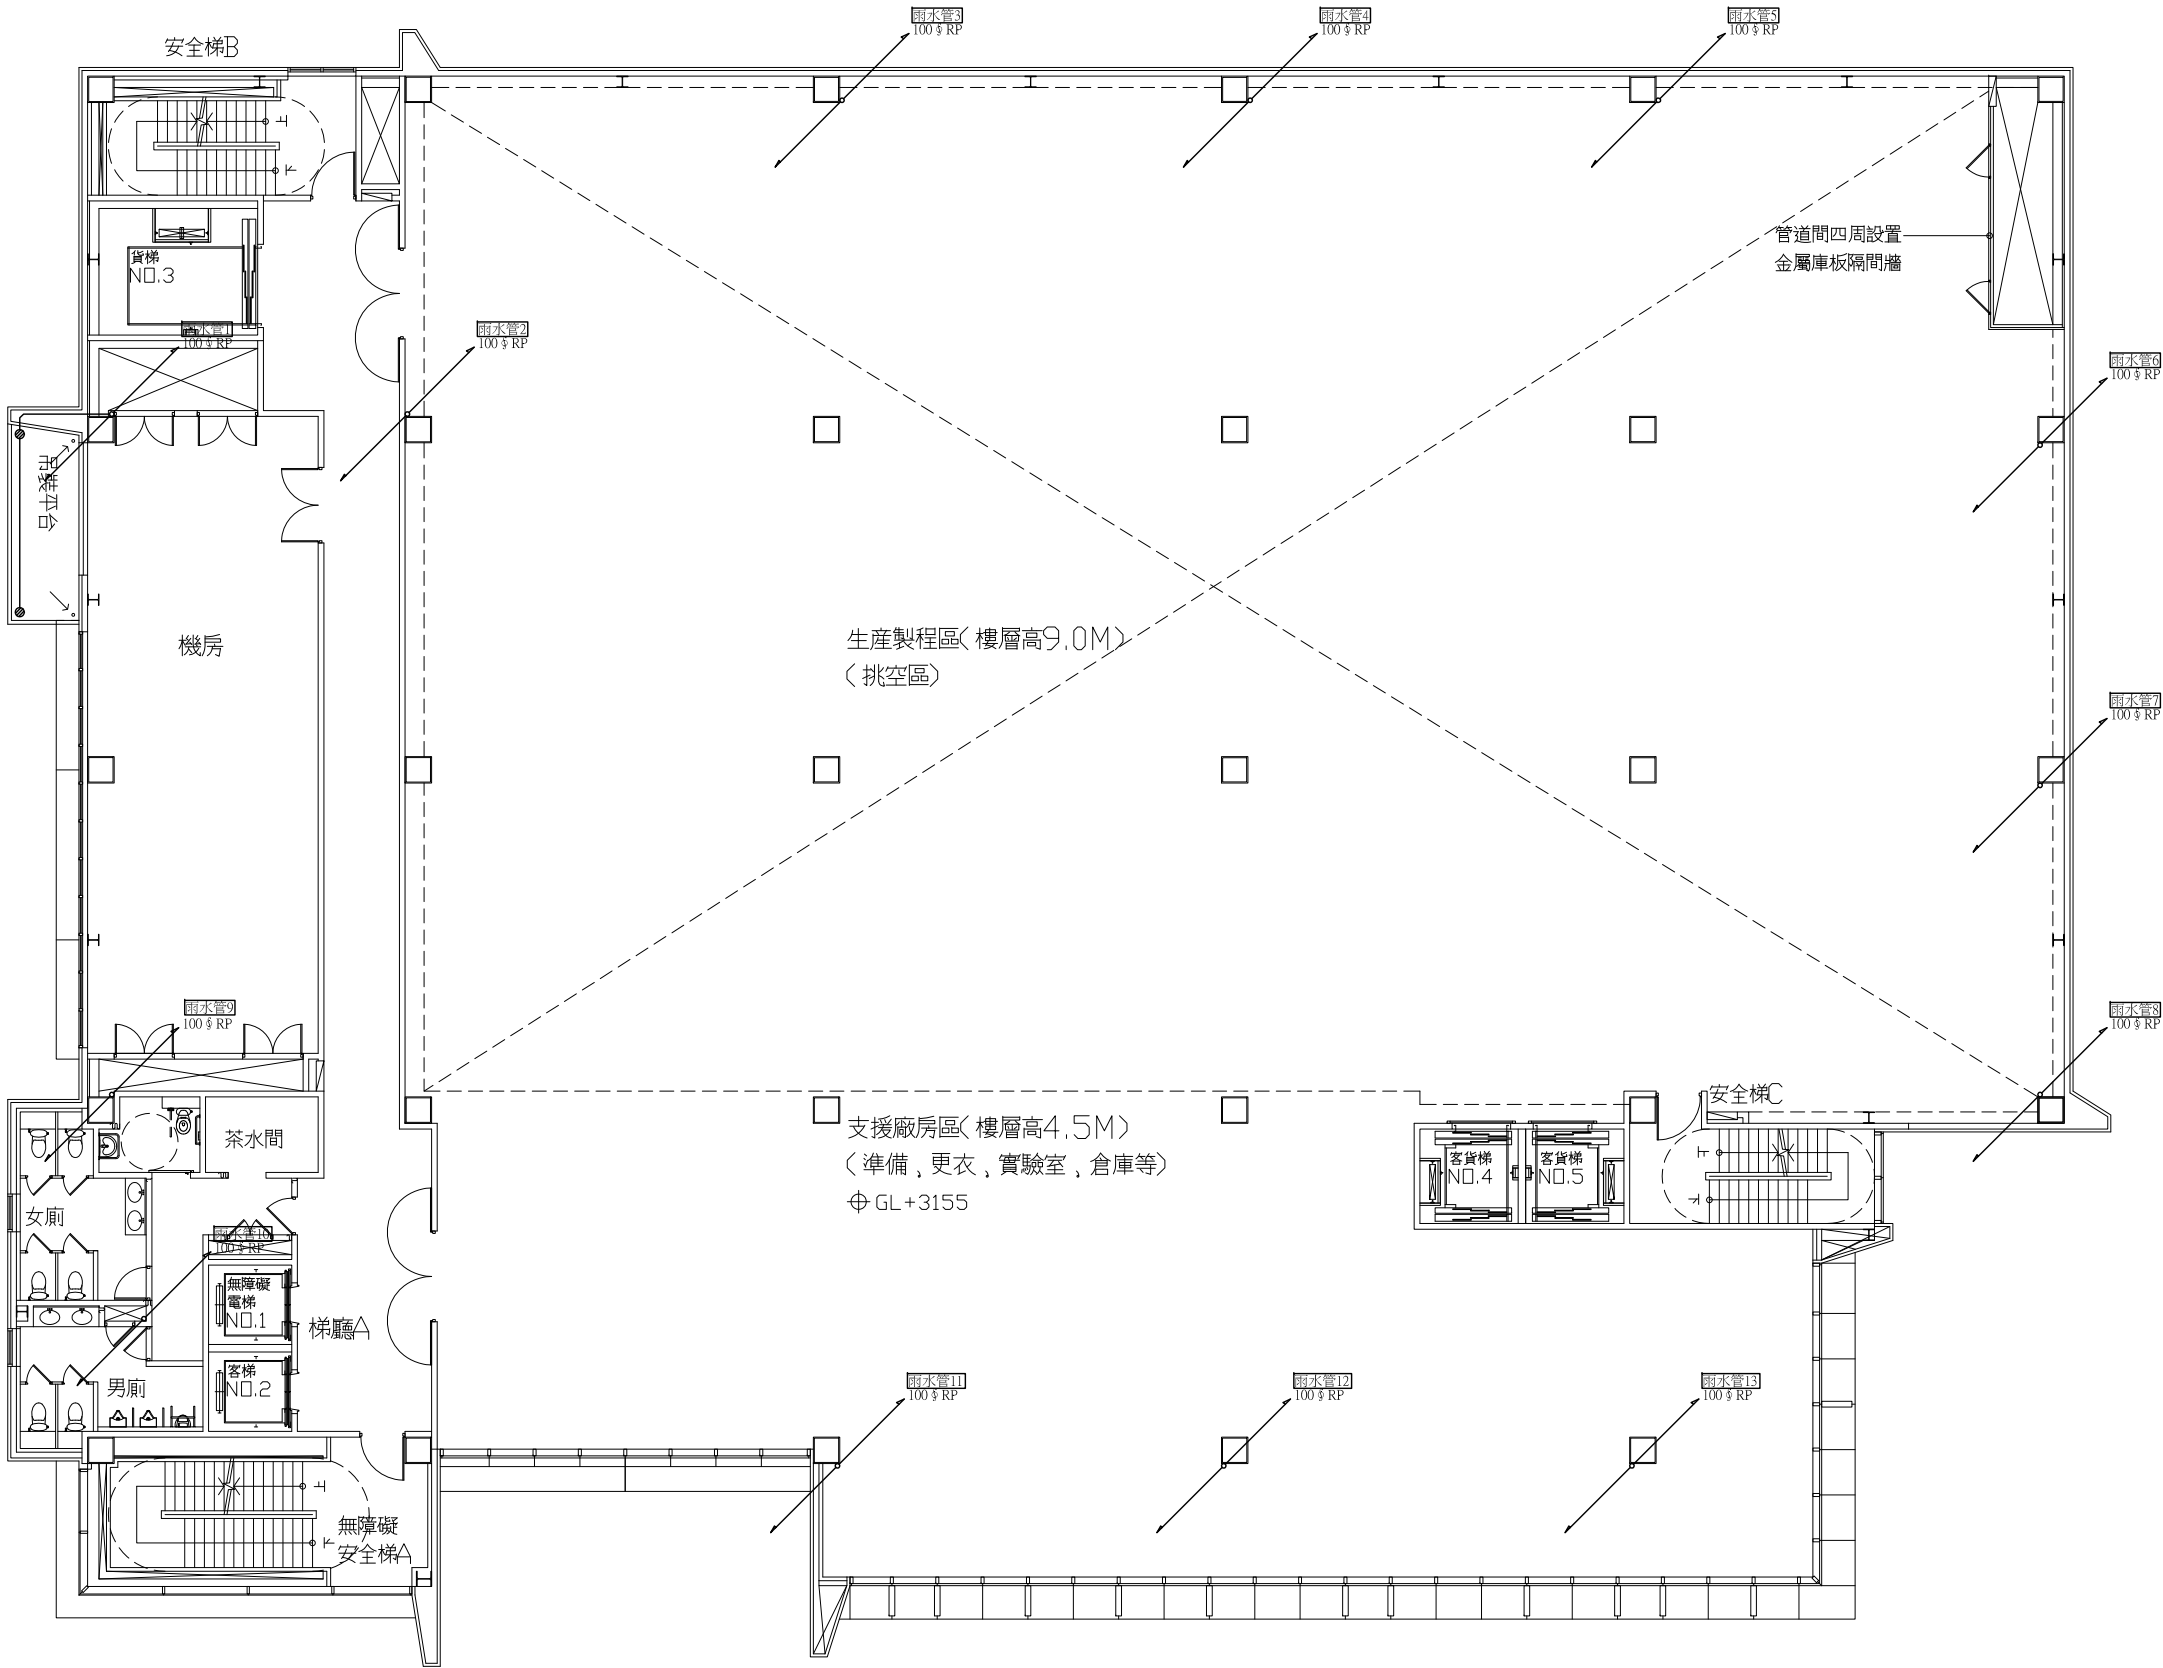


七層雨水平面圖 A1=S:1/100

工程名稱 PROJECT NAME	
案件編號 111-067	
原案件編號	
樂迦再生科技股份有限公司 廠房新建工程	
地 號	
新竹縣竹北市 世興段1-29地號	
華興工程顧問 有限公司 新竹市中央路198號8樓 電話:03-5346355 傳真:03-5346366 art23@ms16.hinet.net	
設 計 DESIGNED BY	
電機技師 ELECTRICIAN	
電腦路徑	11106/067
電腦檔名	請照圖-排水
比 例	1/100
出圖/修正日期	
日期	內容
YYY/MM/DD	第一次出圖
圖 名 INDEX	
七層 雨水平面圖	
簽 章 SIGNATURE	
建築圖日期	111/07/18
圖 號 DRAWING NO.	張 號 SHEET NO.
33 S39	總頁

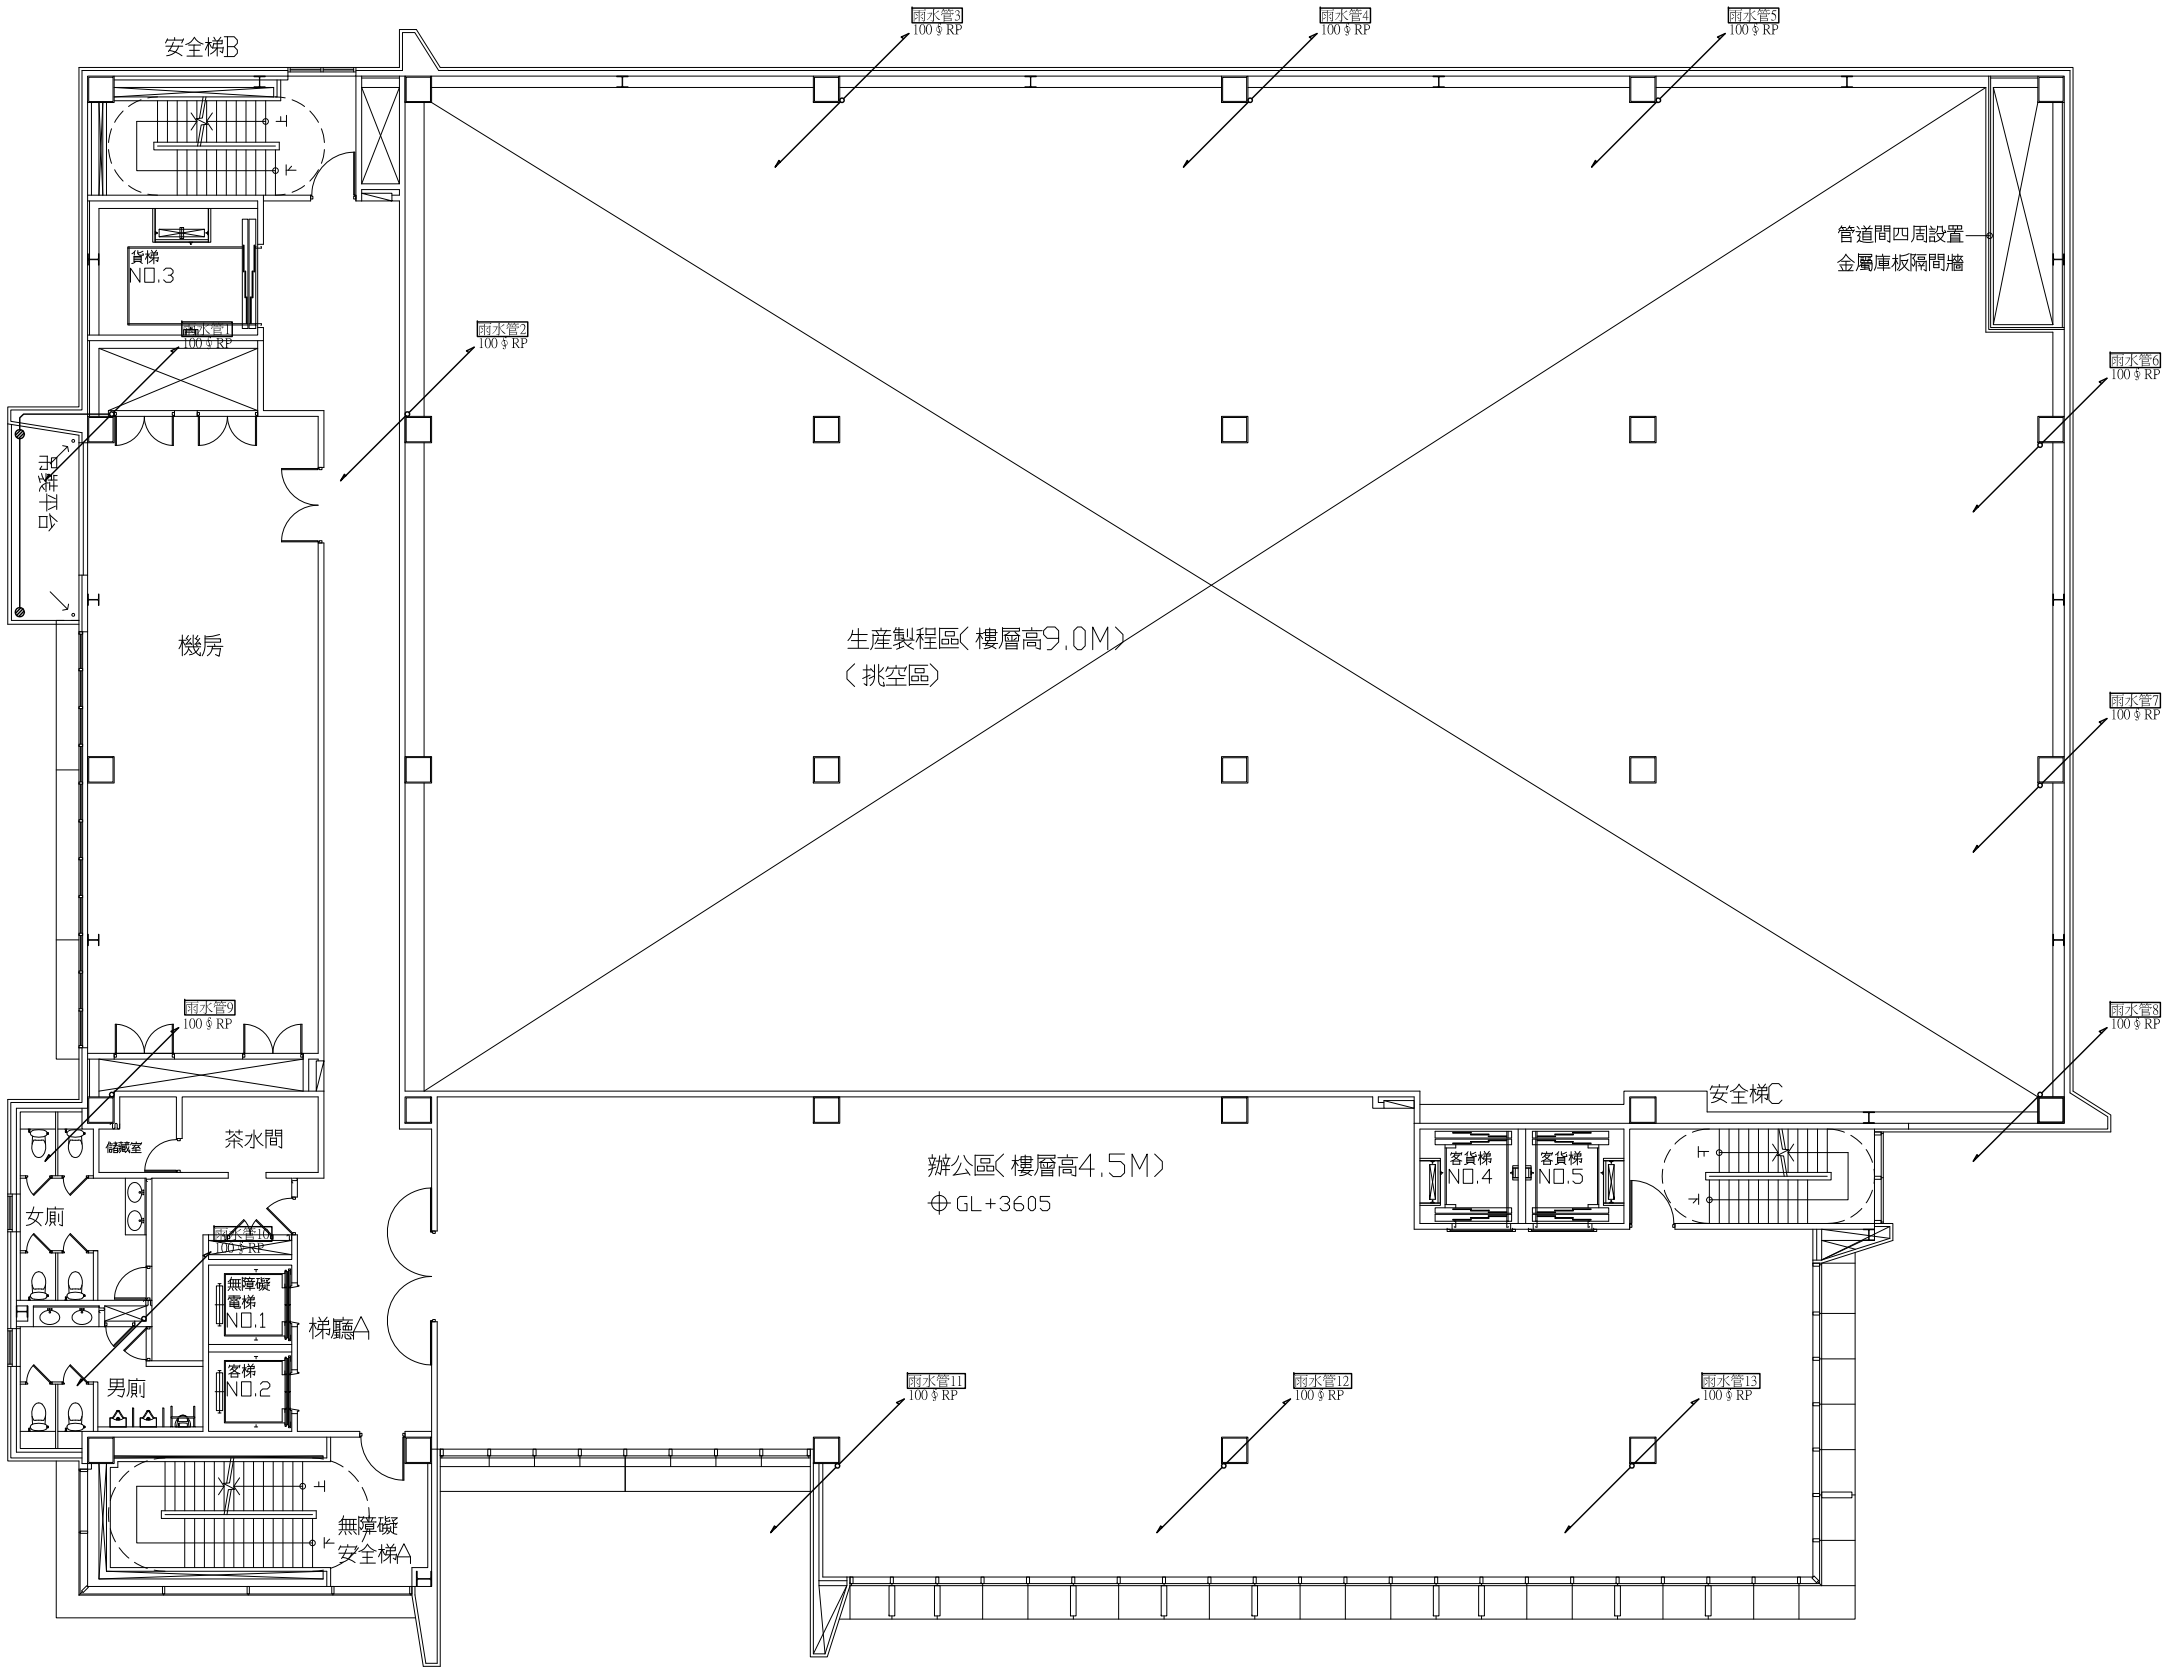

八層雨水平面圖 A1=S:1/100

工程名稱 PROJECT NAME	
案件編號 111-067	
原案件編號	
樂迦再生科技股份有限公司 廠房新建工程	
地 號	
新竹縣竹北市 世興段1-29地號	
華興工程顧問 有限公司 新竹市中央路198號8樓 電話:03-5346355 傳真:03-5346366 art23@ms16.hinet.net	
設 計 DESIGNED BY	
電機技師 ELECTRICIAN	
電腦路徑	11106/067
電腦檔名	請照圖-排水
比 例	1/100
出圖/修正日期	
日期	內容
YYY/MM/DD	第一次出圖
圖 名 INDEX	
八層 雨水平面圖	
簽 章 SIGNATURE	
建築圖日期	111/07/18
圖 號 DRAWING NO.	張 號 SHEET NO.
34 S39	總頁

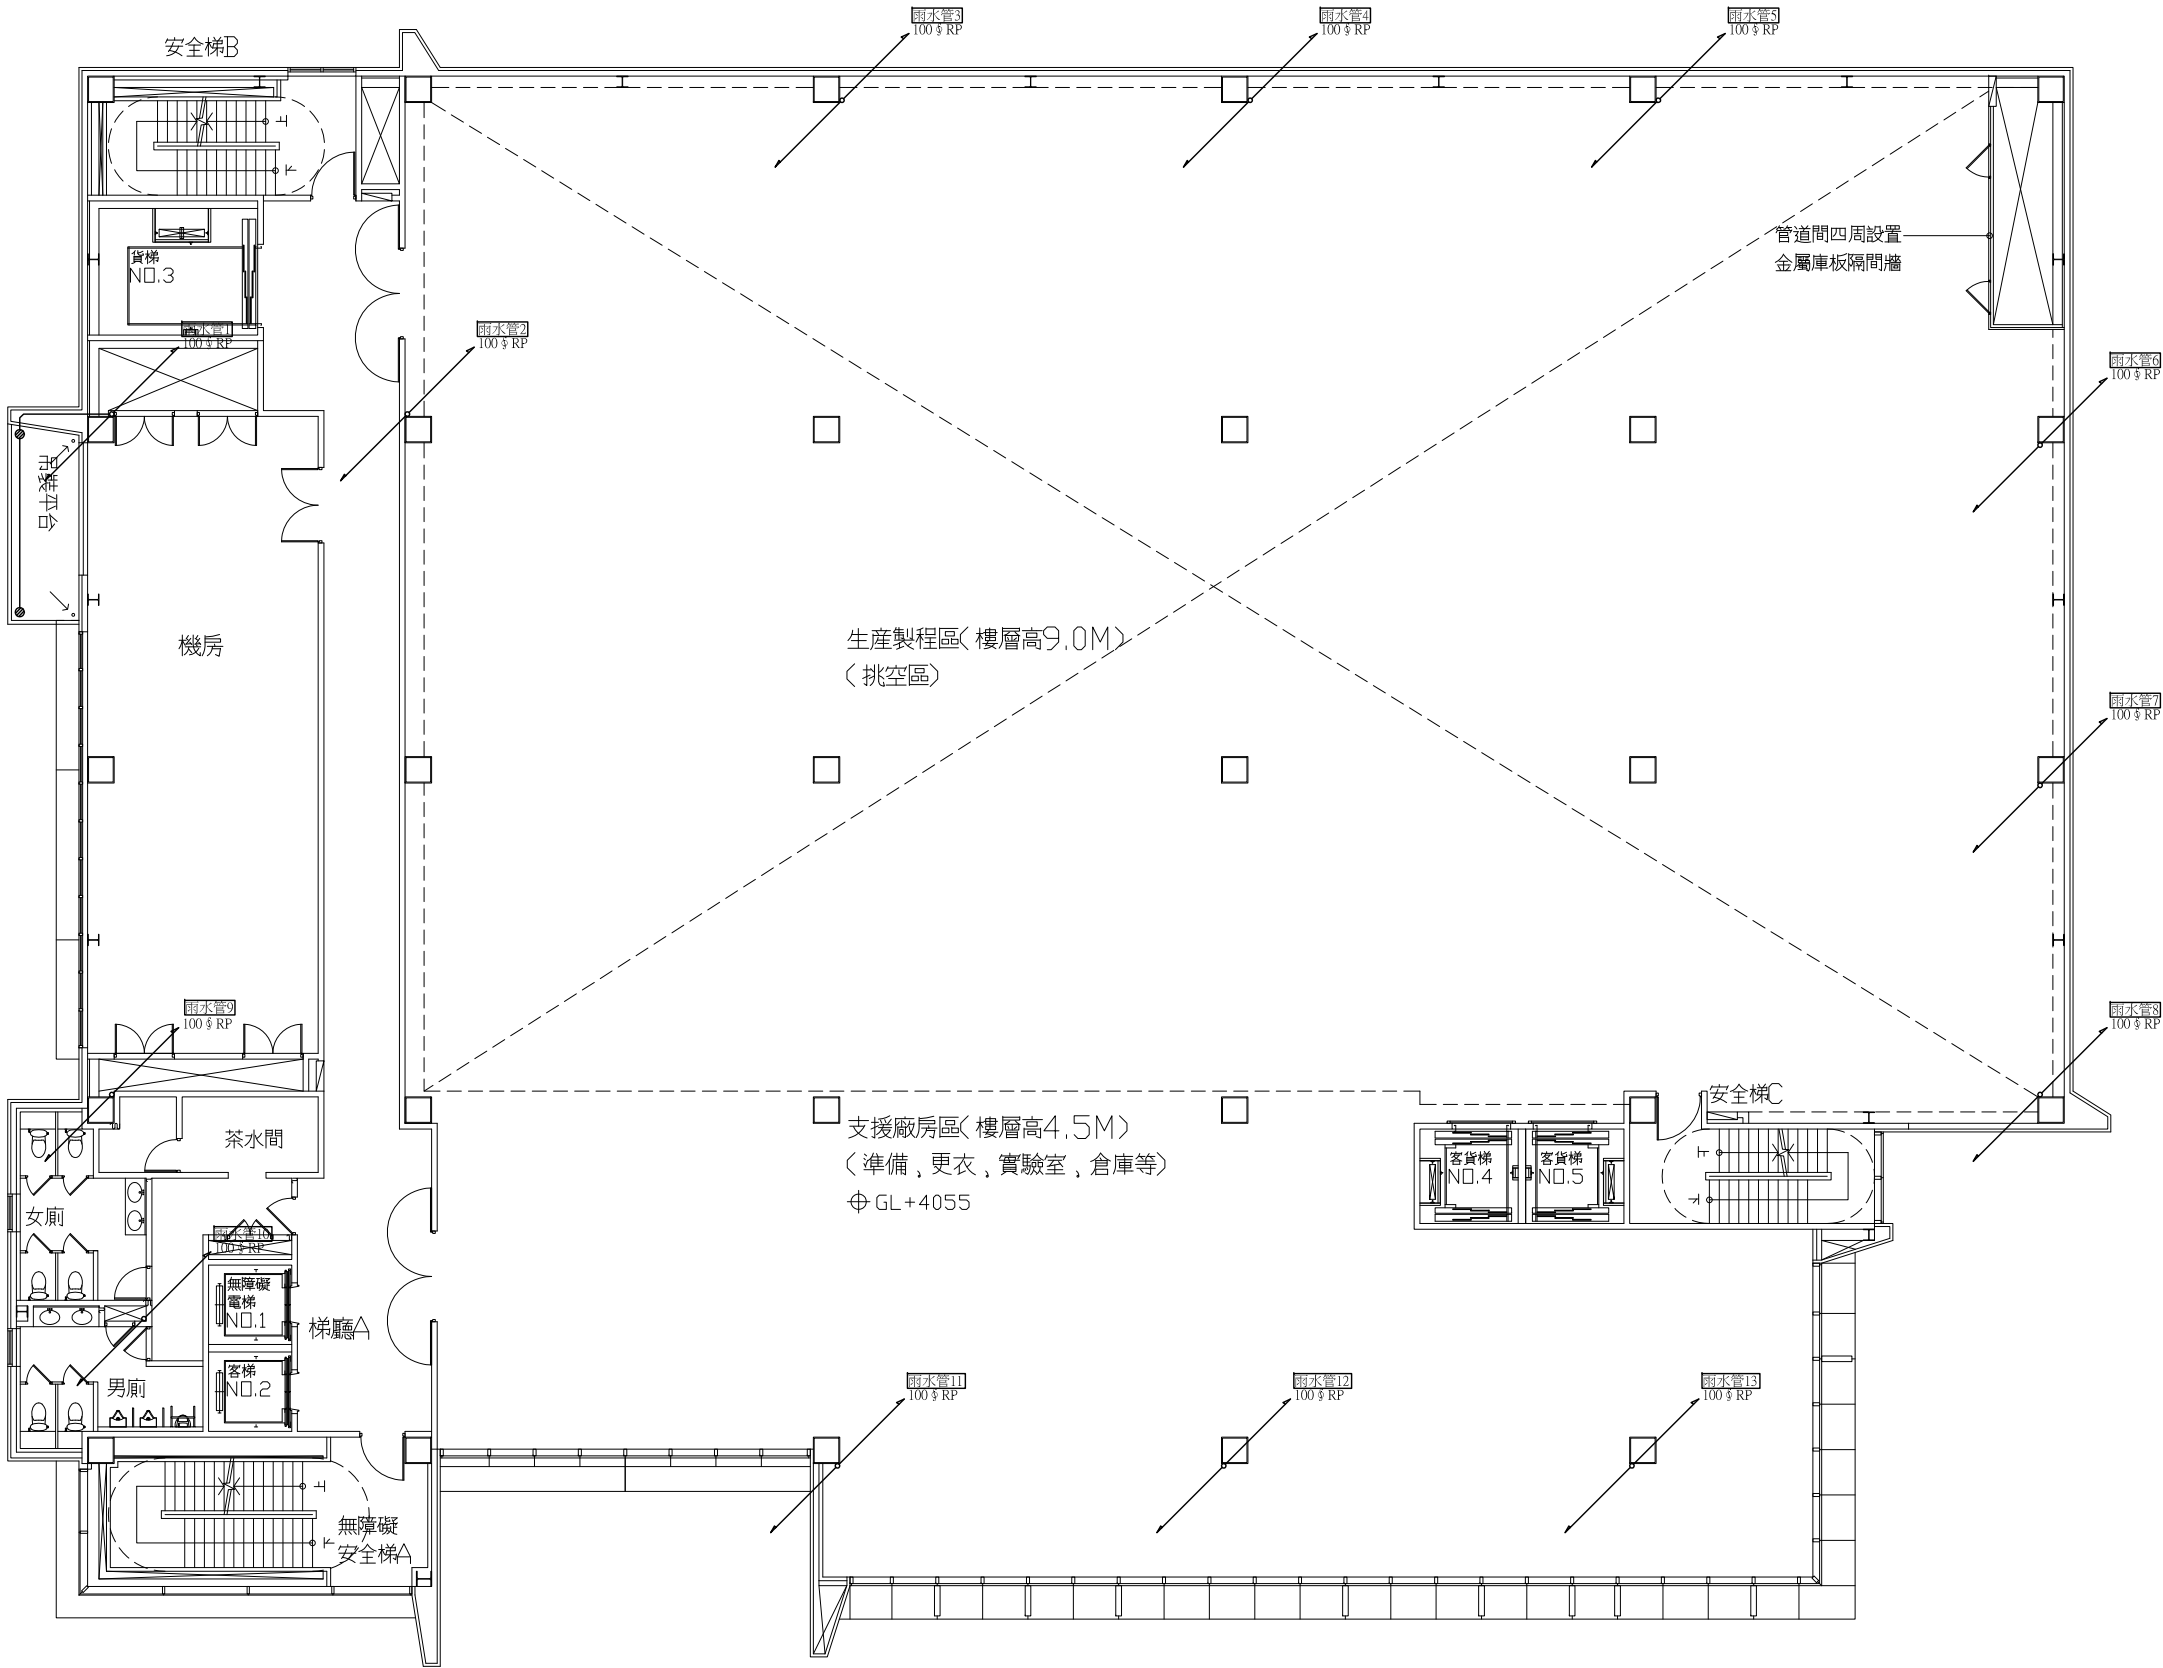

九層雨水平面圖

A1=S:1/100

工程名稱 PROJECT NAME

案件編號 111-067

原案件編號

樂迦再生科技股份有限公司
廠房新建工程

地 號

新竹縣竹北市
世興段1-29地號

華興工程顧問
有限公司

新竹市中央路198號8樓
電話:03-5346355
傳真:03-5346366
art23@ms16.hinet.net

設 計
DESIGNED BY

電機技師
ELECTRICIAN

電腦路徑 11106/067

電腦檔名 請照圖-排水

比 例 1/100

出圖/修正日期

日期 內容

YYY/MM/DD 第一次出圖

圖 名 INDEX

九層
雨水平面圖

簽 章 SIGNATURE

建築圖日期

111/07/18

圖 號
DRAWING NO.


張 號
SHEET NO.

35

S39


總

XY

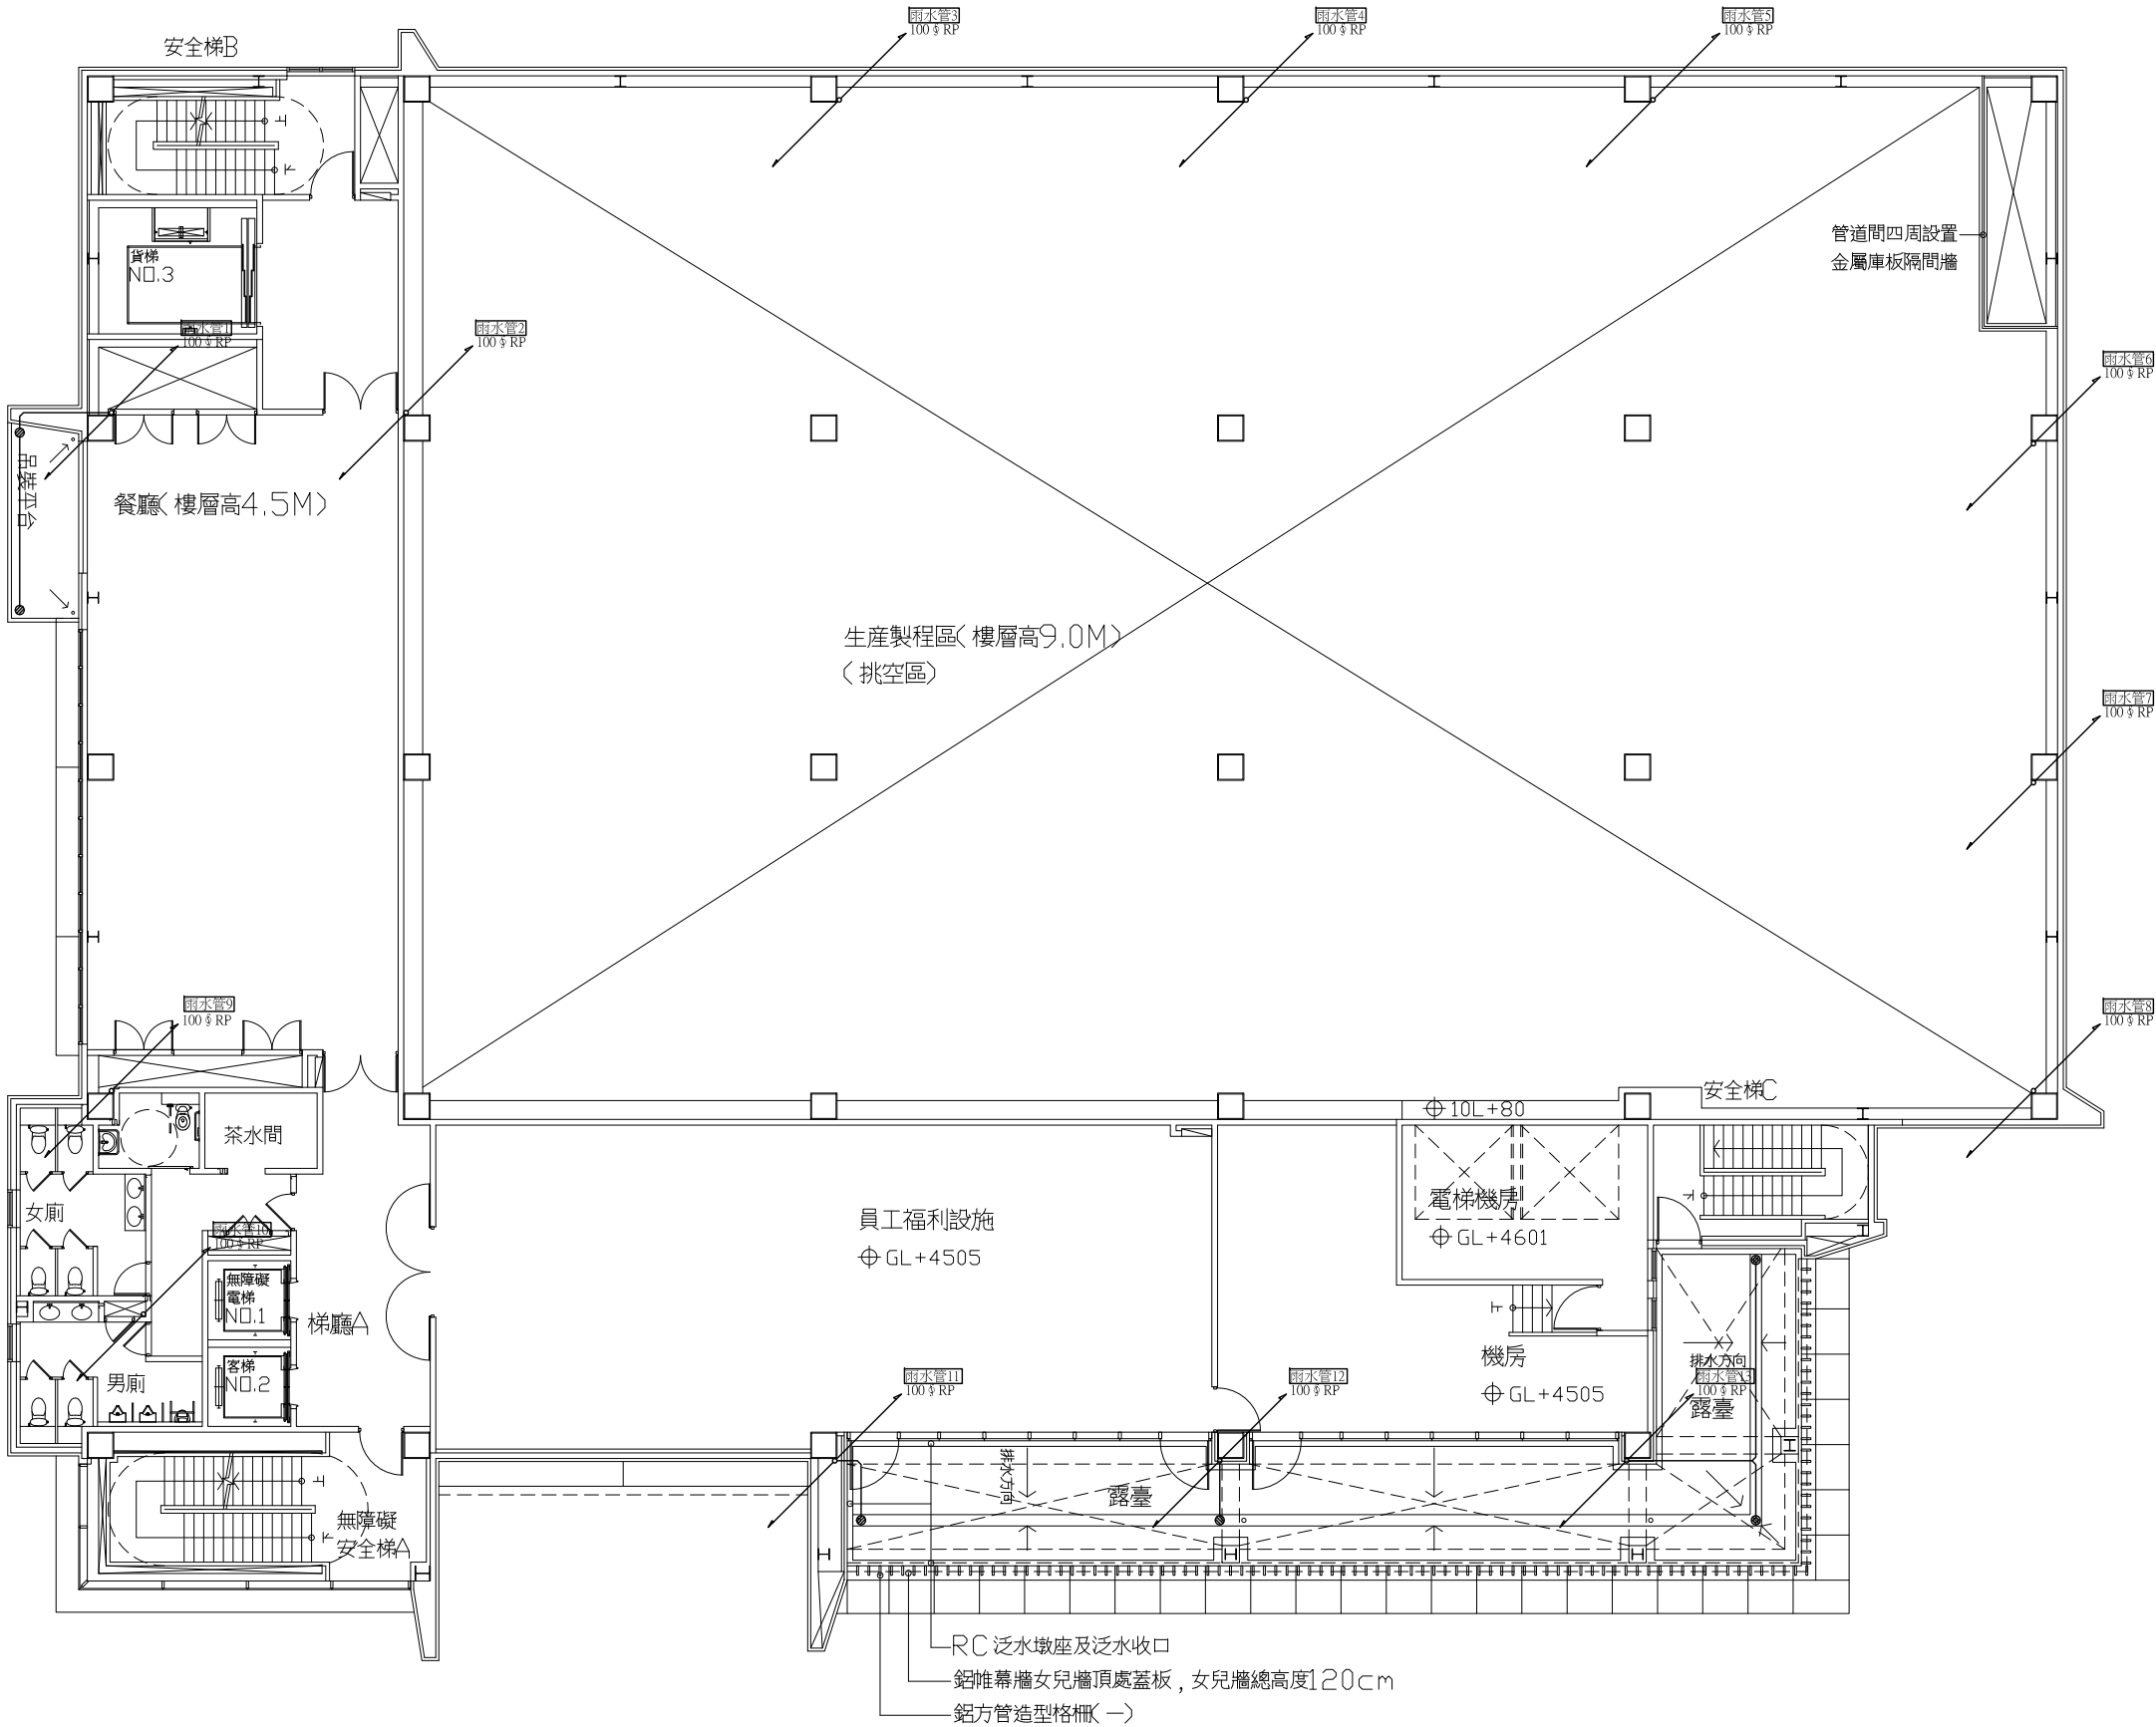


工程名稱 PROJECT NAME	
案件編號 111-067	
原案件編號	
樂迦再生科技股份有限公司 廠房新建工程	
地 號	
新竹縣竹北市 世興段1-29地號	
華興工程顧問 有限公司 新竹市中央路198號8樓 電話:03-5346355 傳真:03-5346366 art23@ms16.hinet.net	
設 計 DESIGNED BY	
電機技師 ELECTRICIAN	
電腦路徑	11106/067
電腦檔名	請照圖-排水
比 例	1/100
出圖/修正日期	
日期	內容
YYY/MM/DD	第一次出圖
圖 名 INDEX	
十層 雨水平面圖	
簽 章 SIGNATURE	
建築圖日期	111/07/18
圖 號 DRAWING NO.	張 號 SHEET NO.
36 S39	總XY

十層雨水平面圖 A1=S:1/100



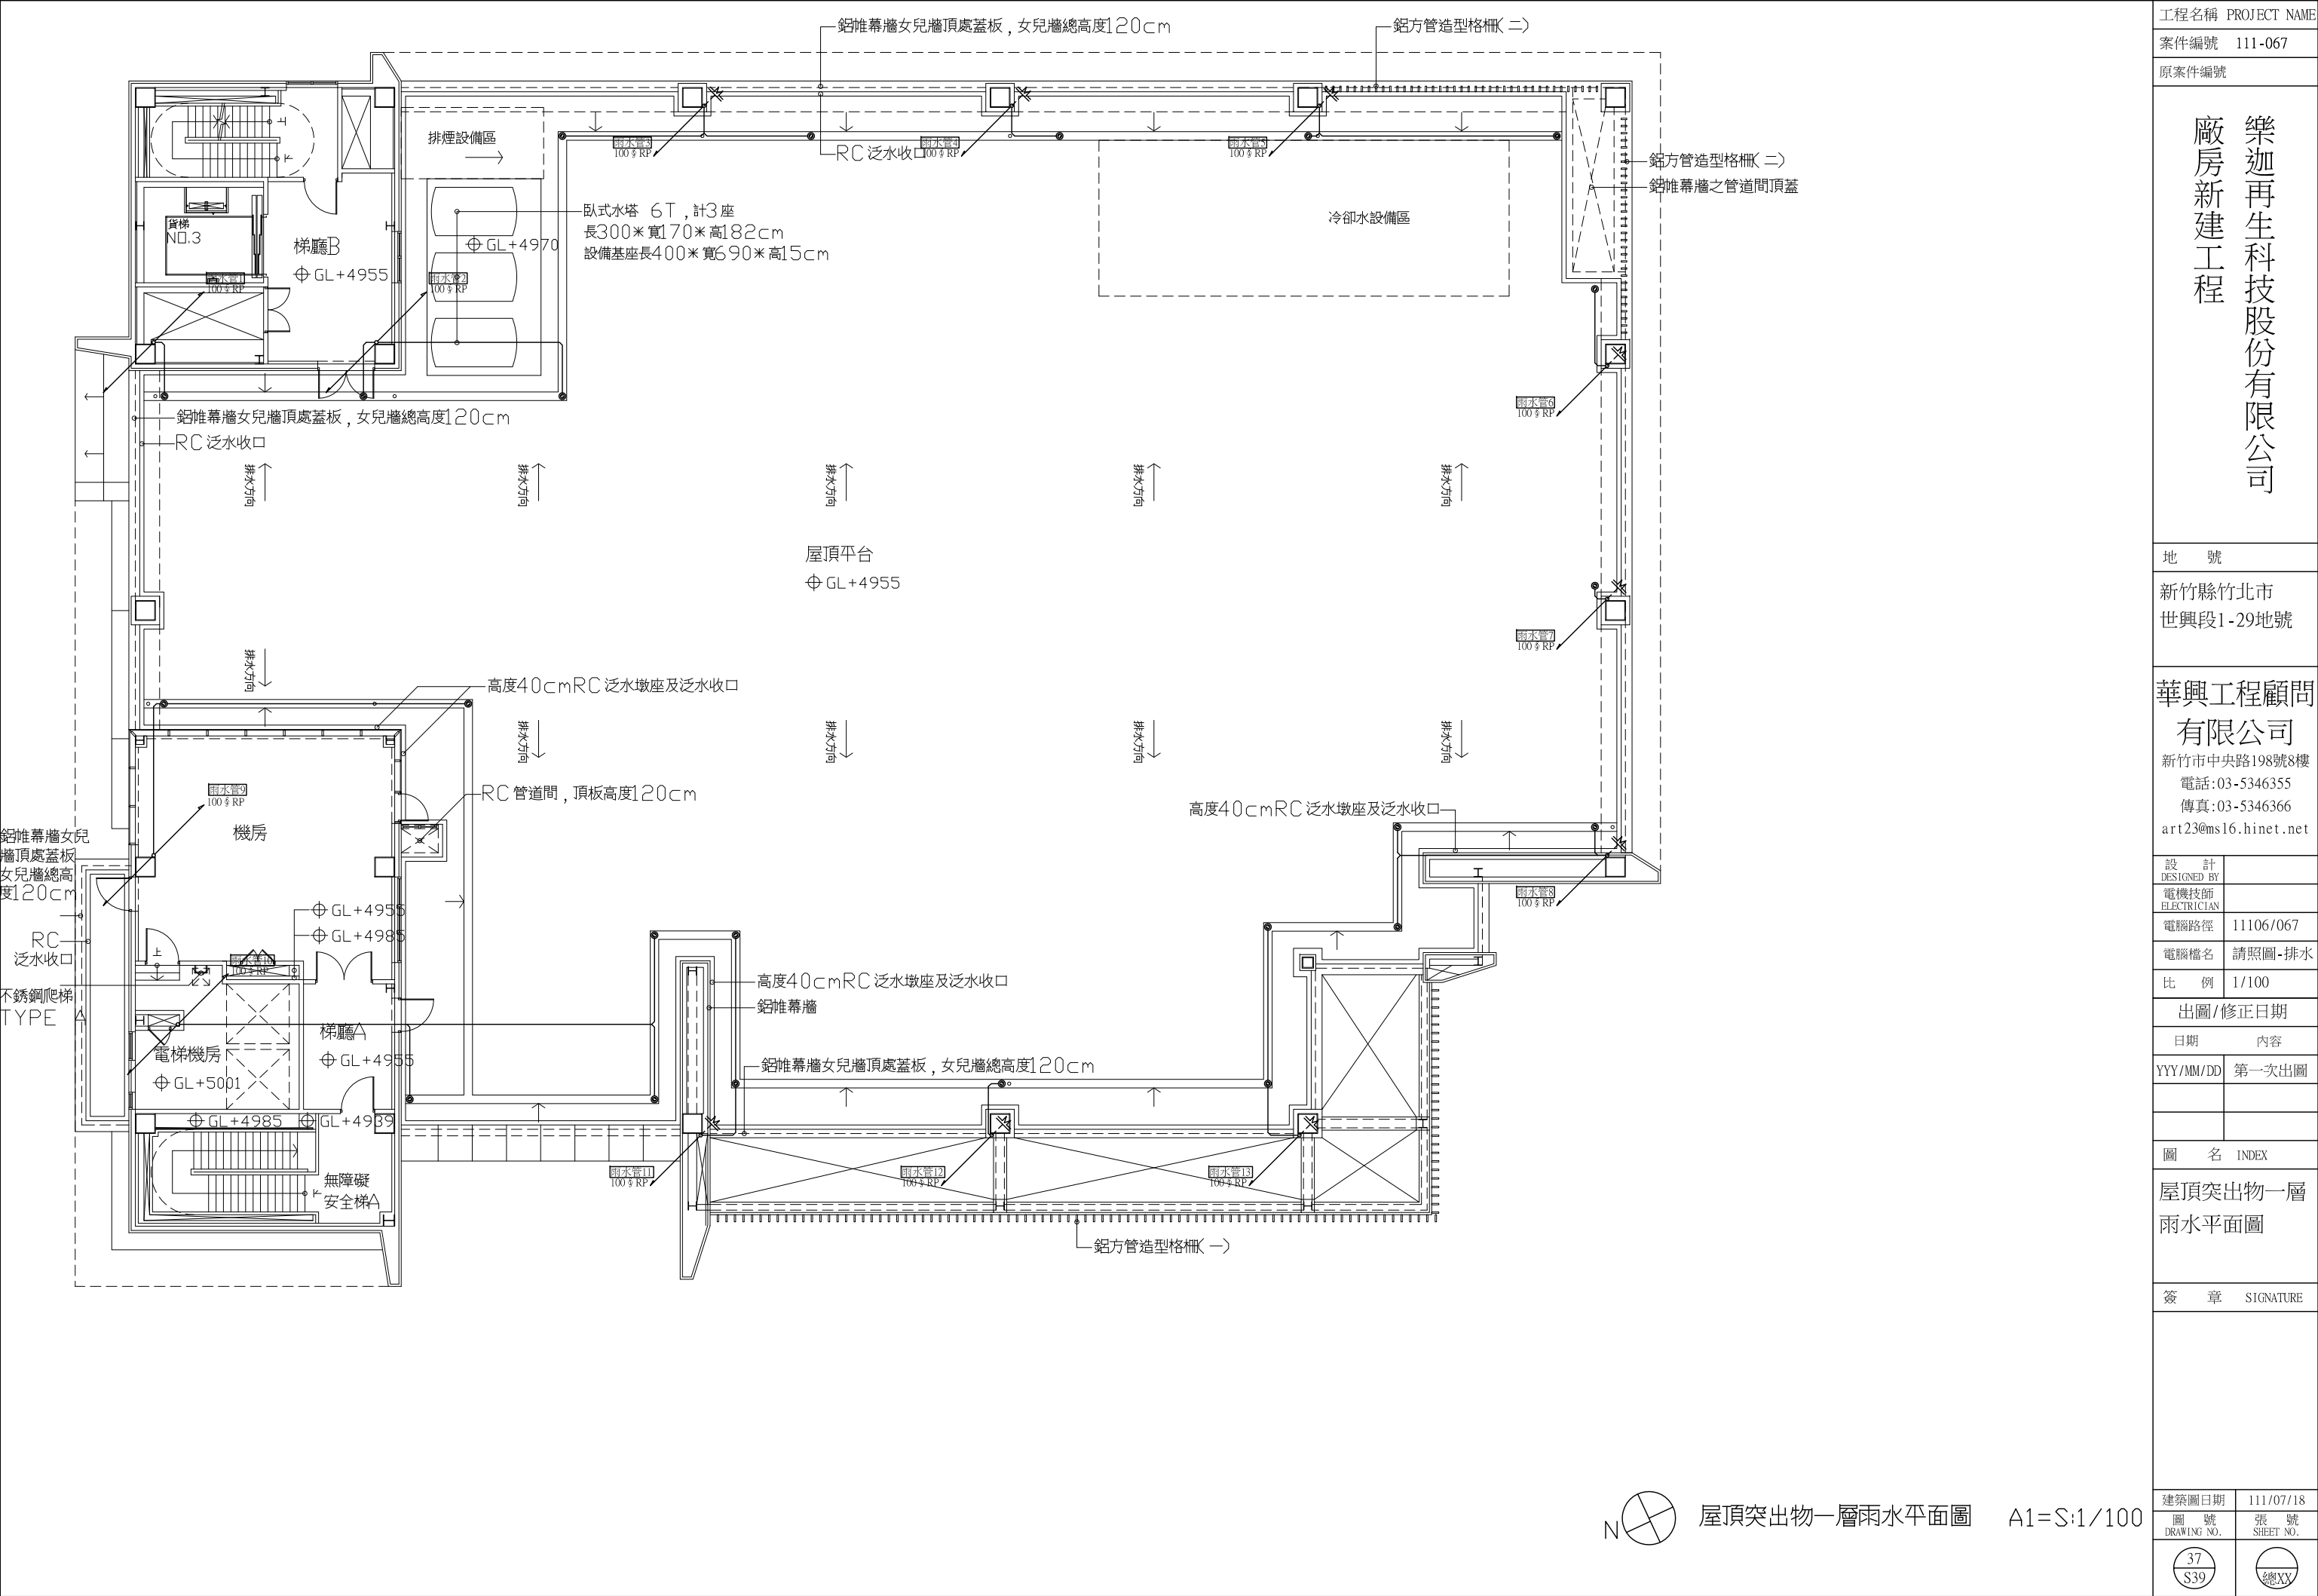


工程名稱 PROJECT NAME	
案件編號 111-067	
原案件編號	
樂迦再生科技股份有限公司 廠房新建工程	
地 號	
新竹縣竹北市 世興段1-29地號	
華興工程顧問 有限公司 新竹市中央路198號8樓 電話:03-5346355 傳真:03-5346366 art23@ms16.hinet.net	
設 計 DESIGNED BY	
電機技師 ELECTRICIAN	
電腦路徑	11106/067
電腦檔名	請照圖-排水
比 例	1/100
出圖/修正日期	
日期	內容
YYY/MM/DD	第一次出圖
圖 名 INDEX	
屋頂突出物一層 雨水平面圖	
簽 章	SIGNATURE
建築圖日期	111/07/18
圖 號 DRAWING NO.	張 號 SHEET NO.
37 S39	總頁

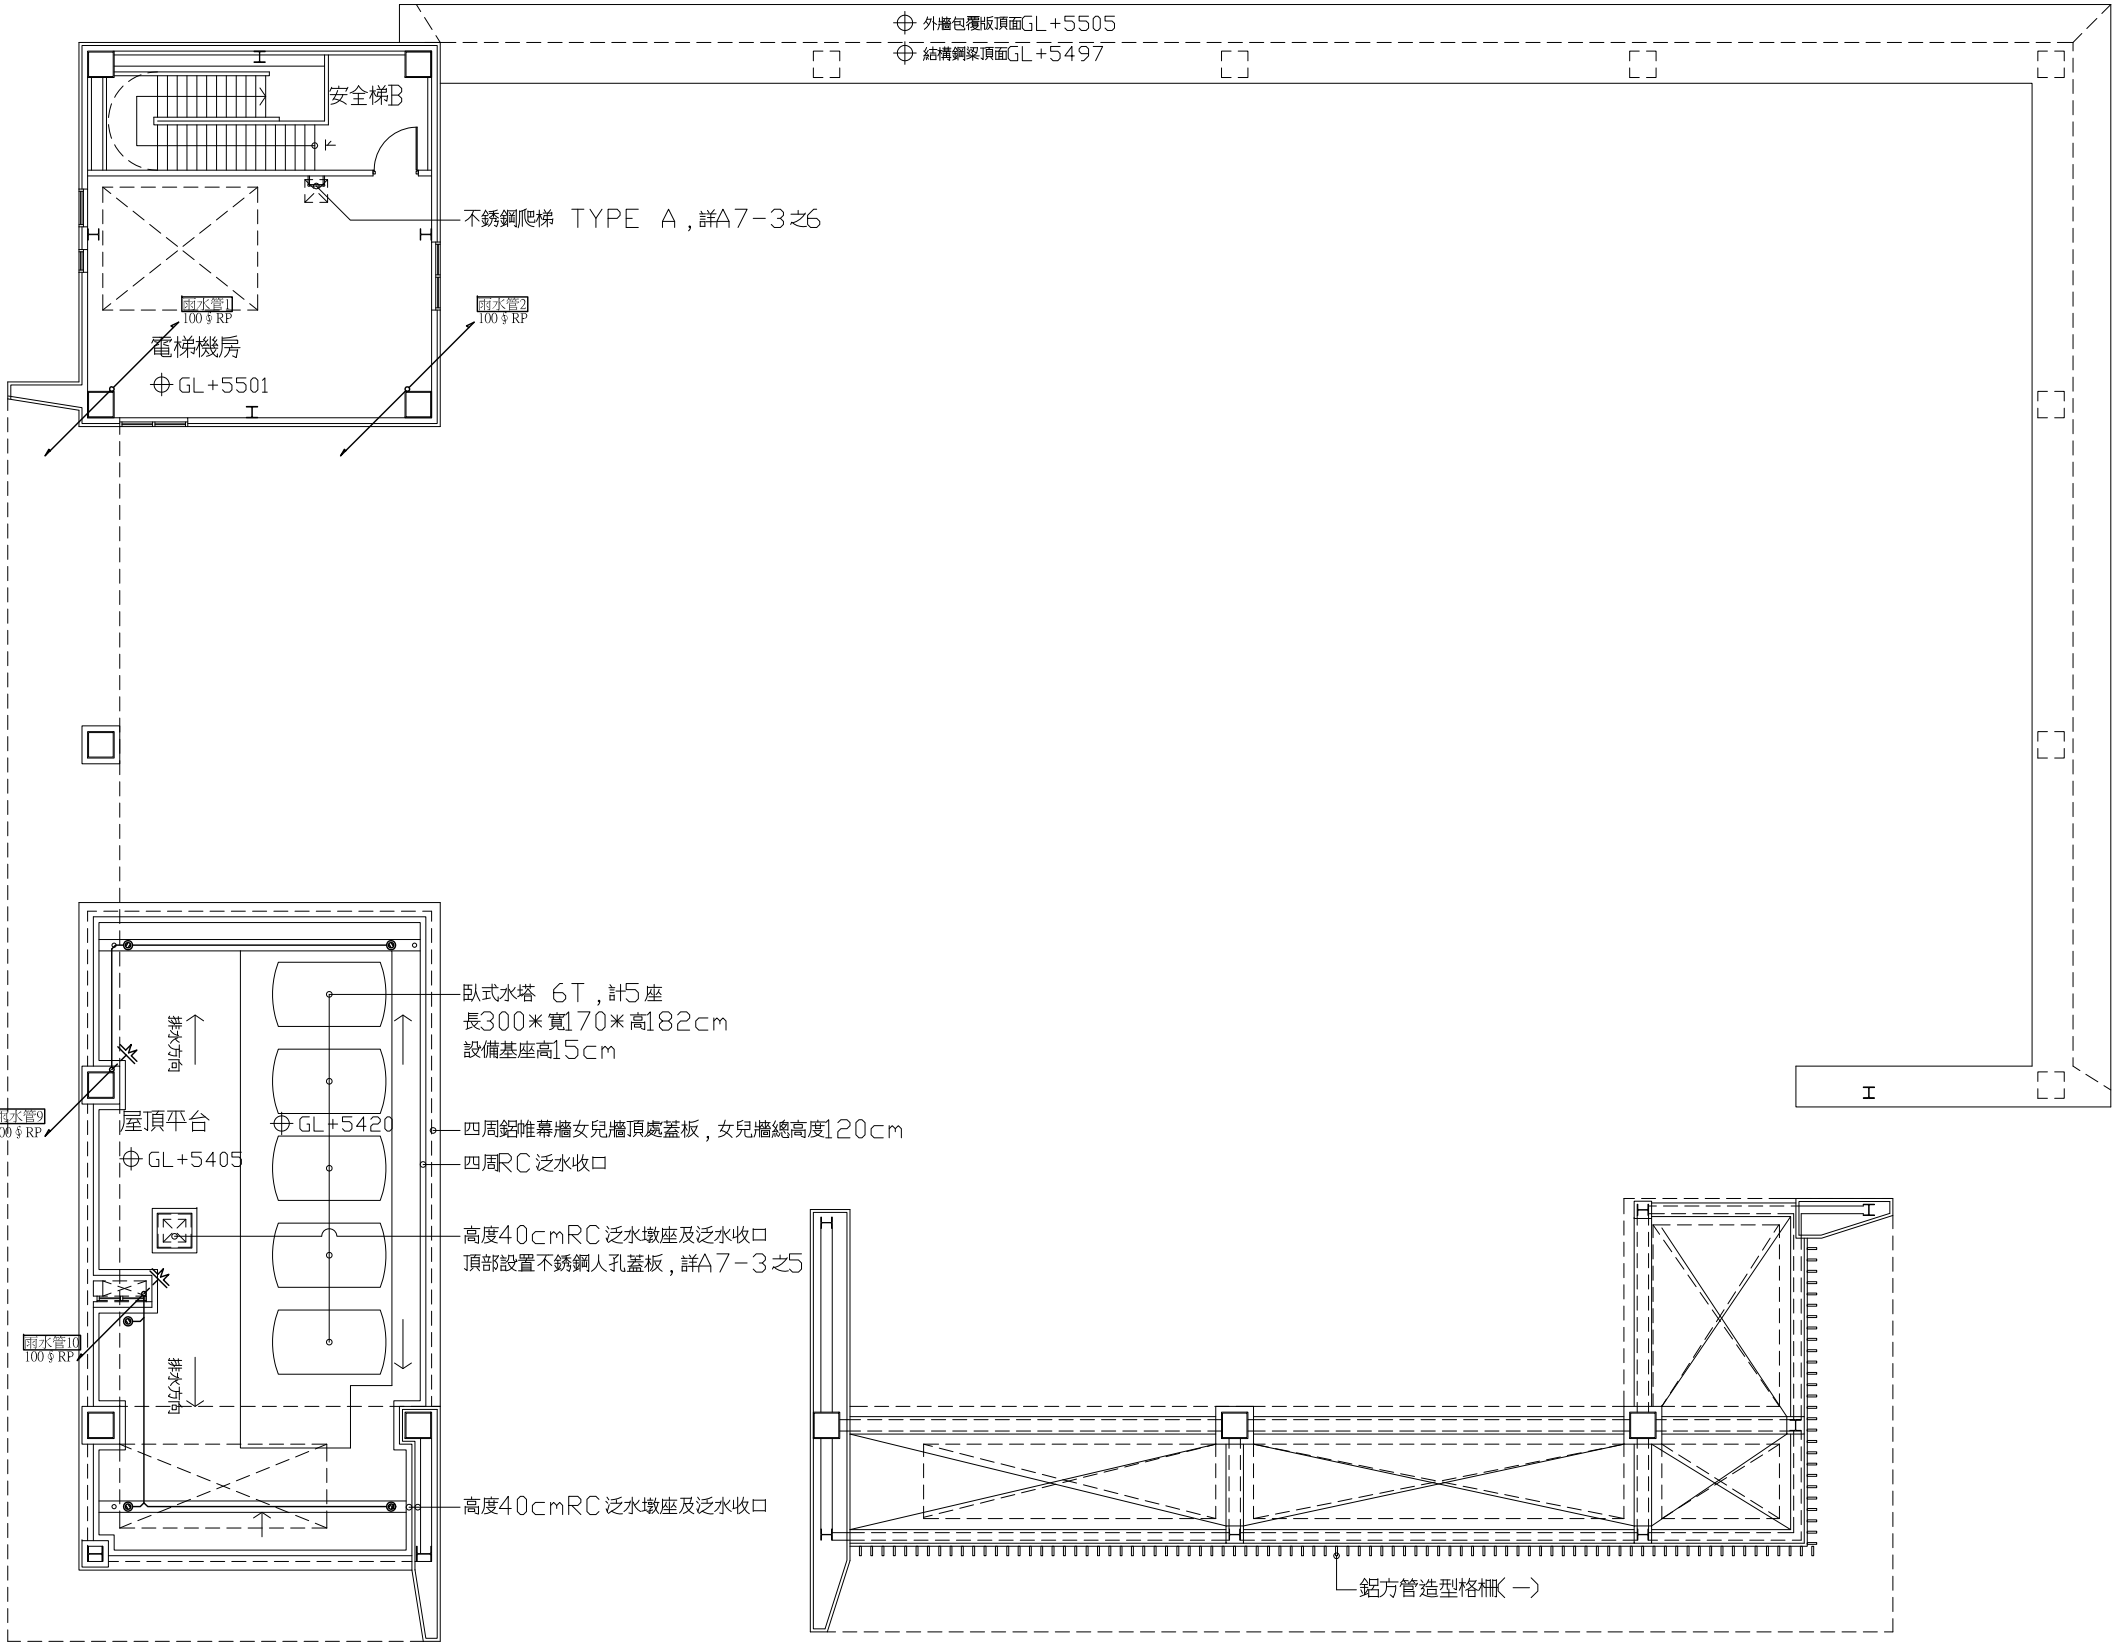

工程名稱 PROJECT NAME	
案件編號 111-067	
原案件編號	
樂迦再生科技股份有限公司 廠房新建工程	
地 號	
新竹縣竹北市 世興段1-29地號	
華興工程顧問 有限公司 新竹市中央路198號8樓 電話:03-5346355 傳真:03-5346366 art23@ms16.hinet.net	
設 計 DESIGNED BY	
電機技師 ELECTRICIAN	
電腦路徑	11106/067
電腦檔名	請照圖-排水
比 例	1/100
出圖/修正日期	
日期	內容
YYY/MM/DD	第一次出圖
圖 名 INDEX	
屋頂突出物二層 雨水平面圖	
簽 章	SIGNATURE
建築圖日期	111/07/18
圖 號 DRAWING NO.	張 號 SHEET NO.
38 S39	總頁

屋頂突出物二層雨水平面圖 A1=S:1/100

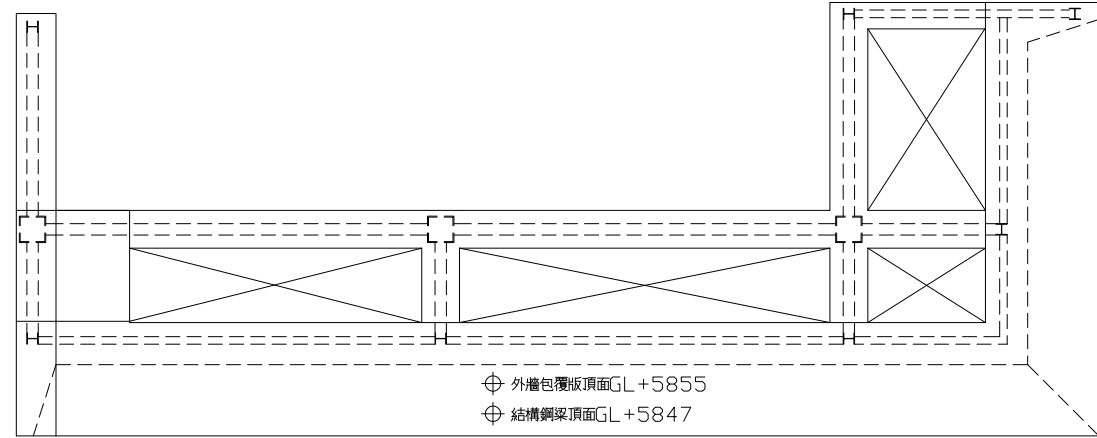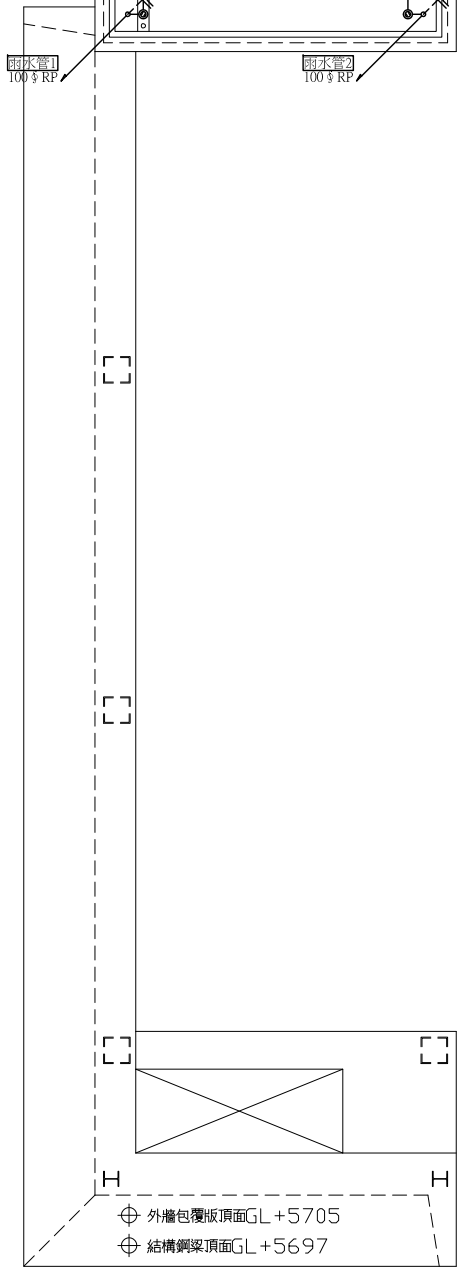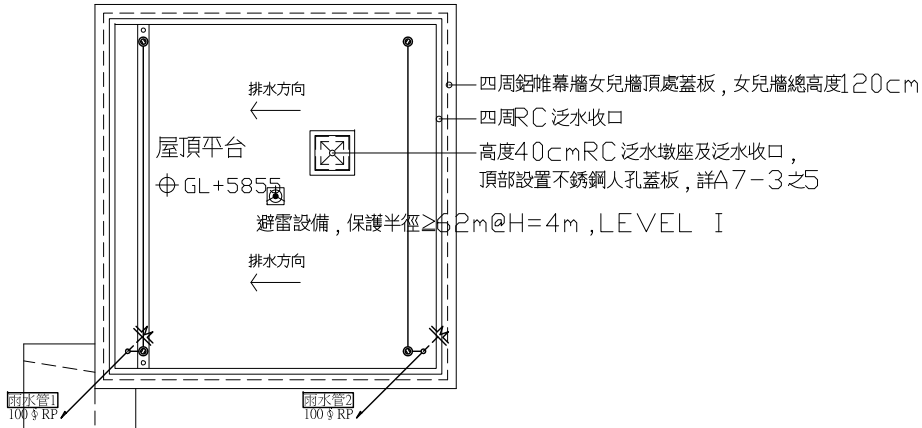

N  屋頂突出物頂層雨水平面圖 A1=S:1/100

工程名稱 PROJECT NAME	
案件編號 111-067	
原案件編號	
樂迦再生科技股份有限公司 廠房新建工程	
地 號	
新竹縣竹北市 世興段1-29地號	
華興工程顧問 有限公司 新竹市中央路198號8樓 電話:03-5346355 傳真:03-5346366 art23@ms16.hinet.net	
設 計 DESIGNED BY	
電機技師 ELECTRICIAN	
電腦路徑	11106/067
電腦檔名	請照圖-排水
比 例	1/100
出圖/修正日期	
日期	內容
YYY/MM/DD	第一次出圖
圖 名 INDEX	
屋頂突出物頂層 雨水平面圖	
簽 章 SIGNATURE	
建築圖日期	111/07/18
圖 號 DRAWING NO.	張 號 SHEET NO.
39 S39	總 XY