


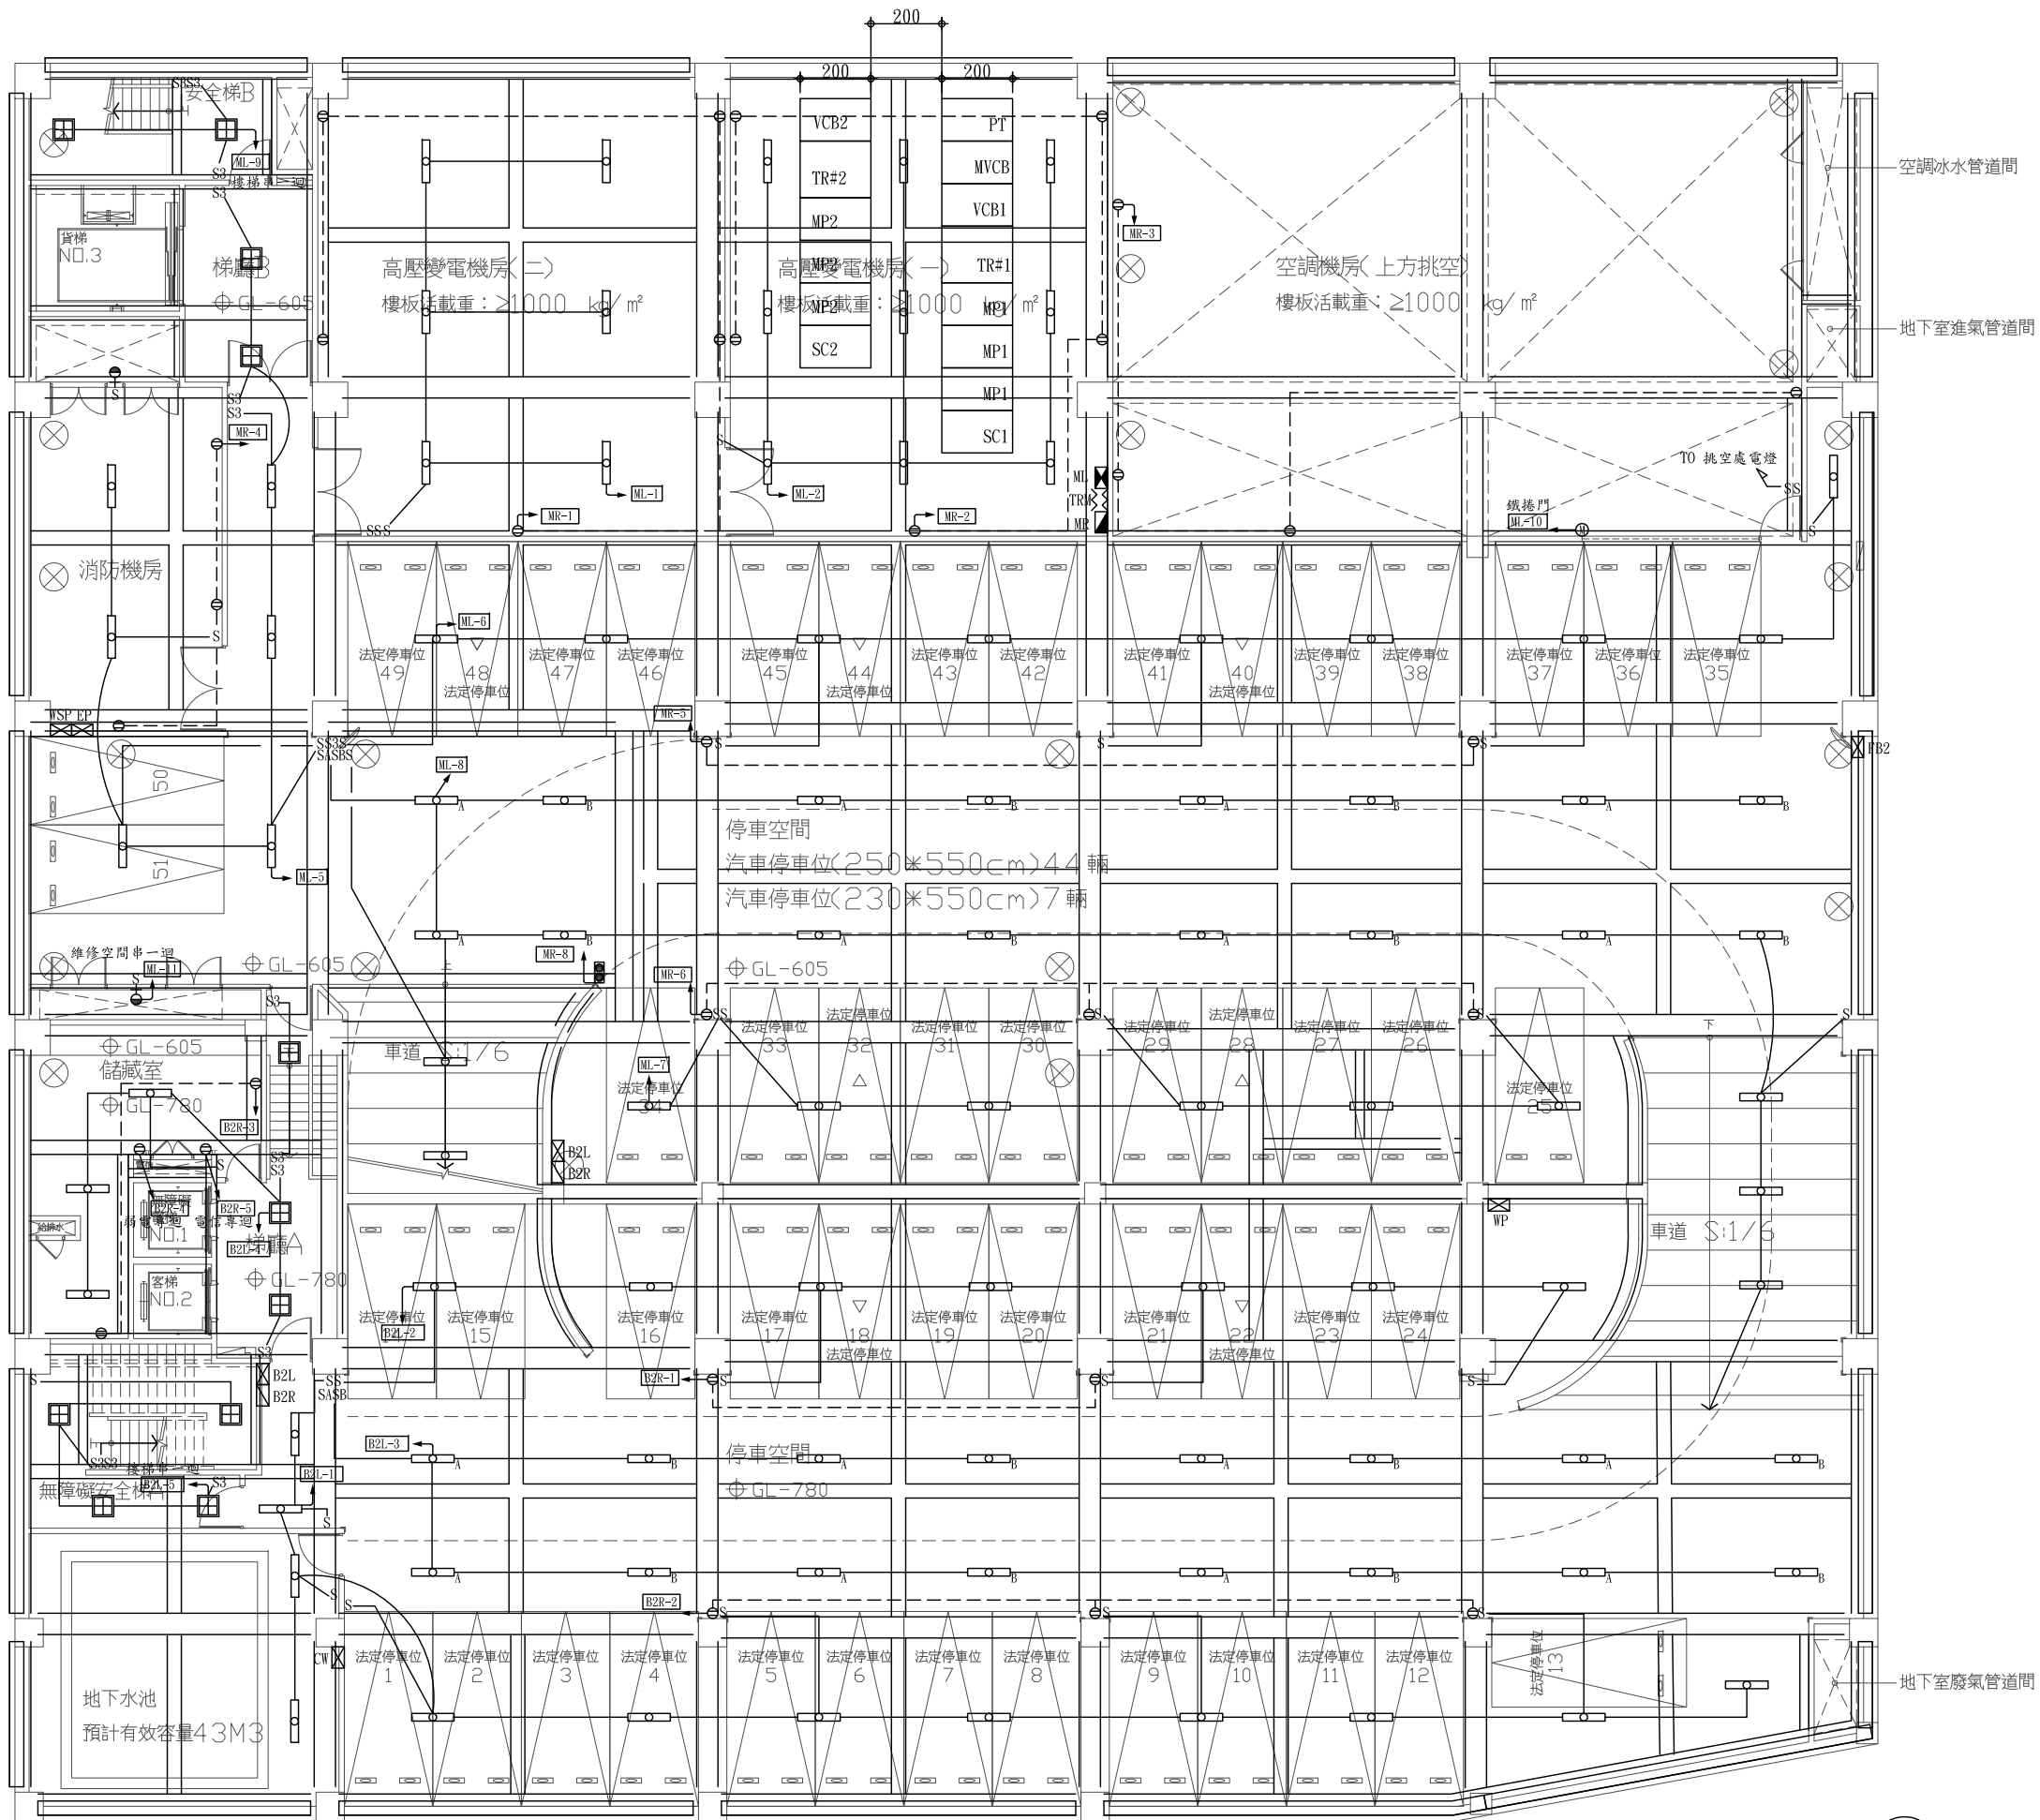

地下二層燈插平面圖 A1=S:1/100

工程名稱 PROJECT NAME

案件編號 111-067

原案件編號

樂迦再生科技股份有限公司
廠房新建工程

地 號

新竹縣竹北市
世興段1-29地號

華興工程顧問
有限公司

新竹市中央路198號8樓
電話:03-5346355
傳真:03-5346366
art23@ms16.hinet.net

設 計

DESIGNED BY

電機技師

ELECTRICIAN

電腦路徑

11105/067

電腦檔名

請照圖-電力

比 例

1/100

出圖/修正日期

日期

內容

YYY/MM/DD

第一次出圖

圖 名 INDEX

地下二層

燈插平面圖

簽 章

SIGNATURE

建案圖日期

111/07/18

圖 號


DRAWING NO.

1

L17

總 號

XY

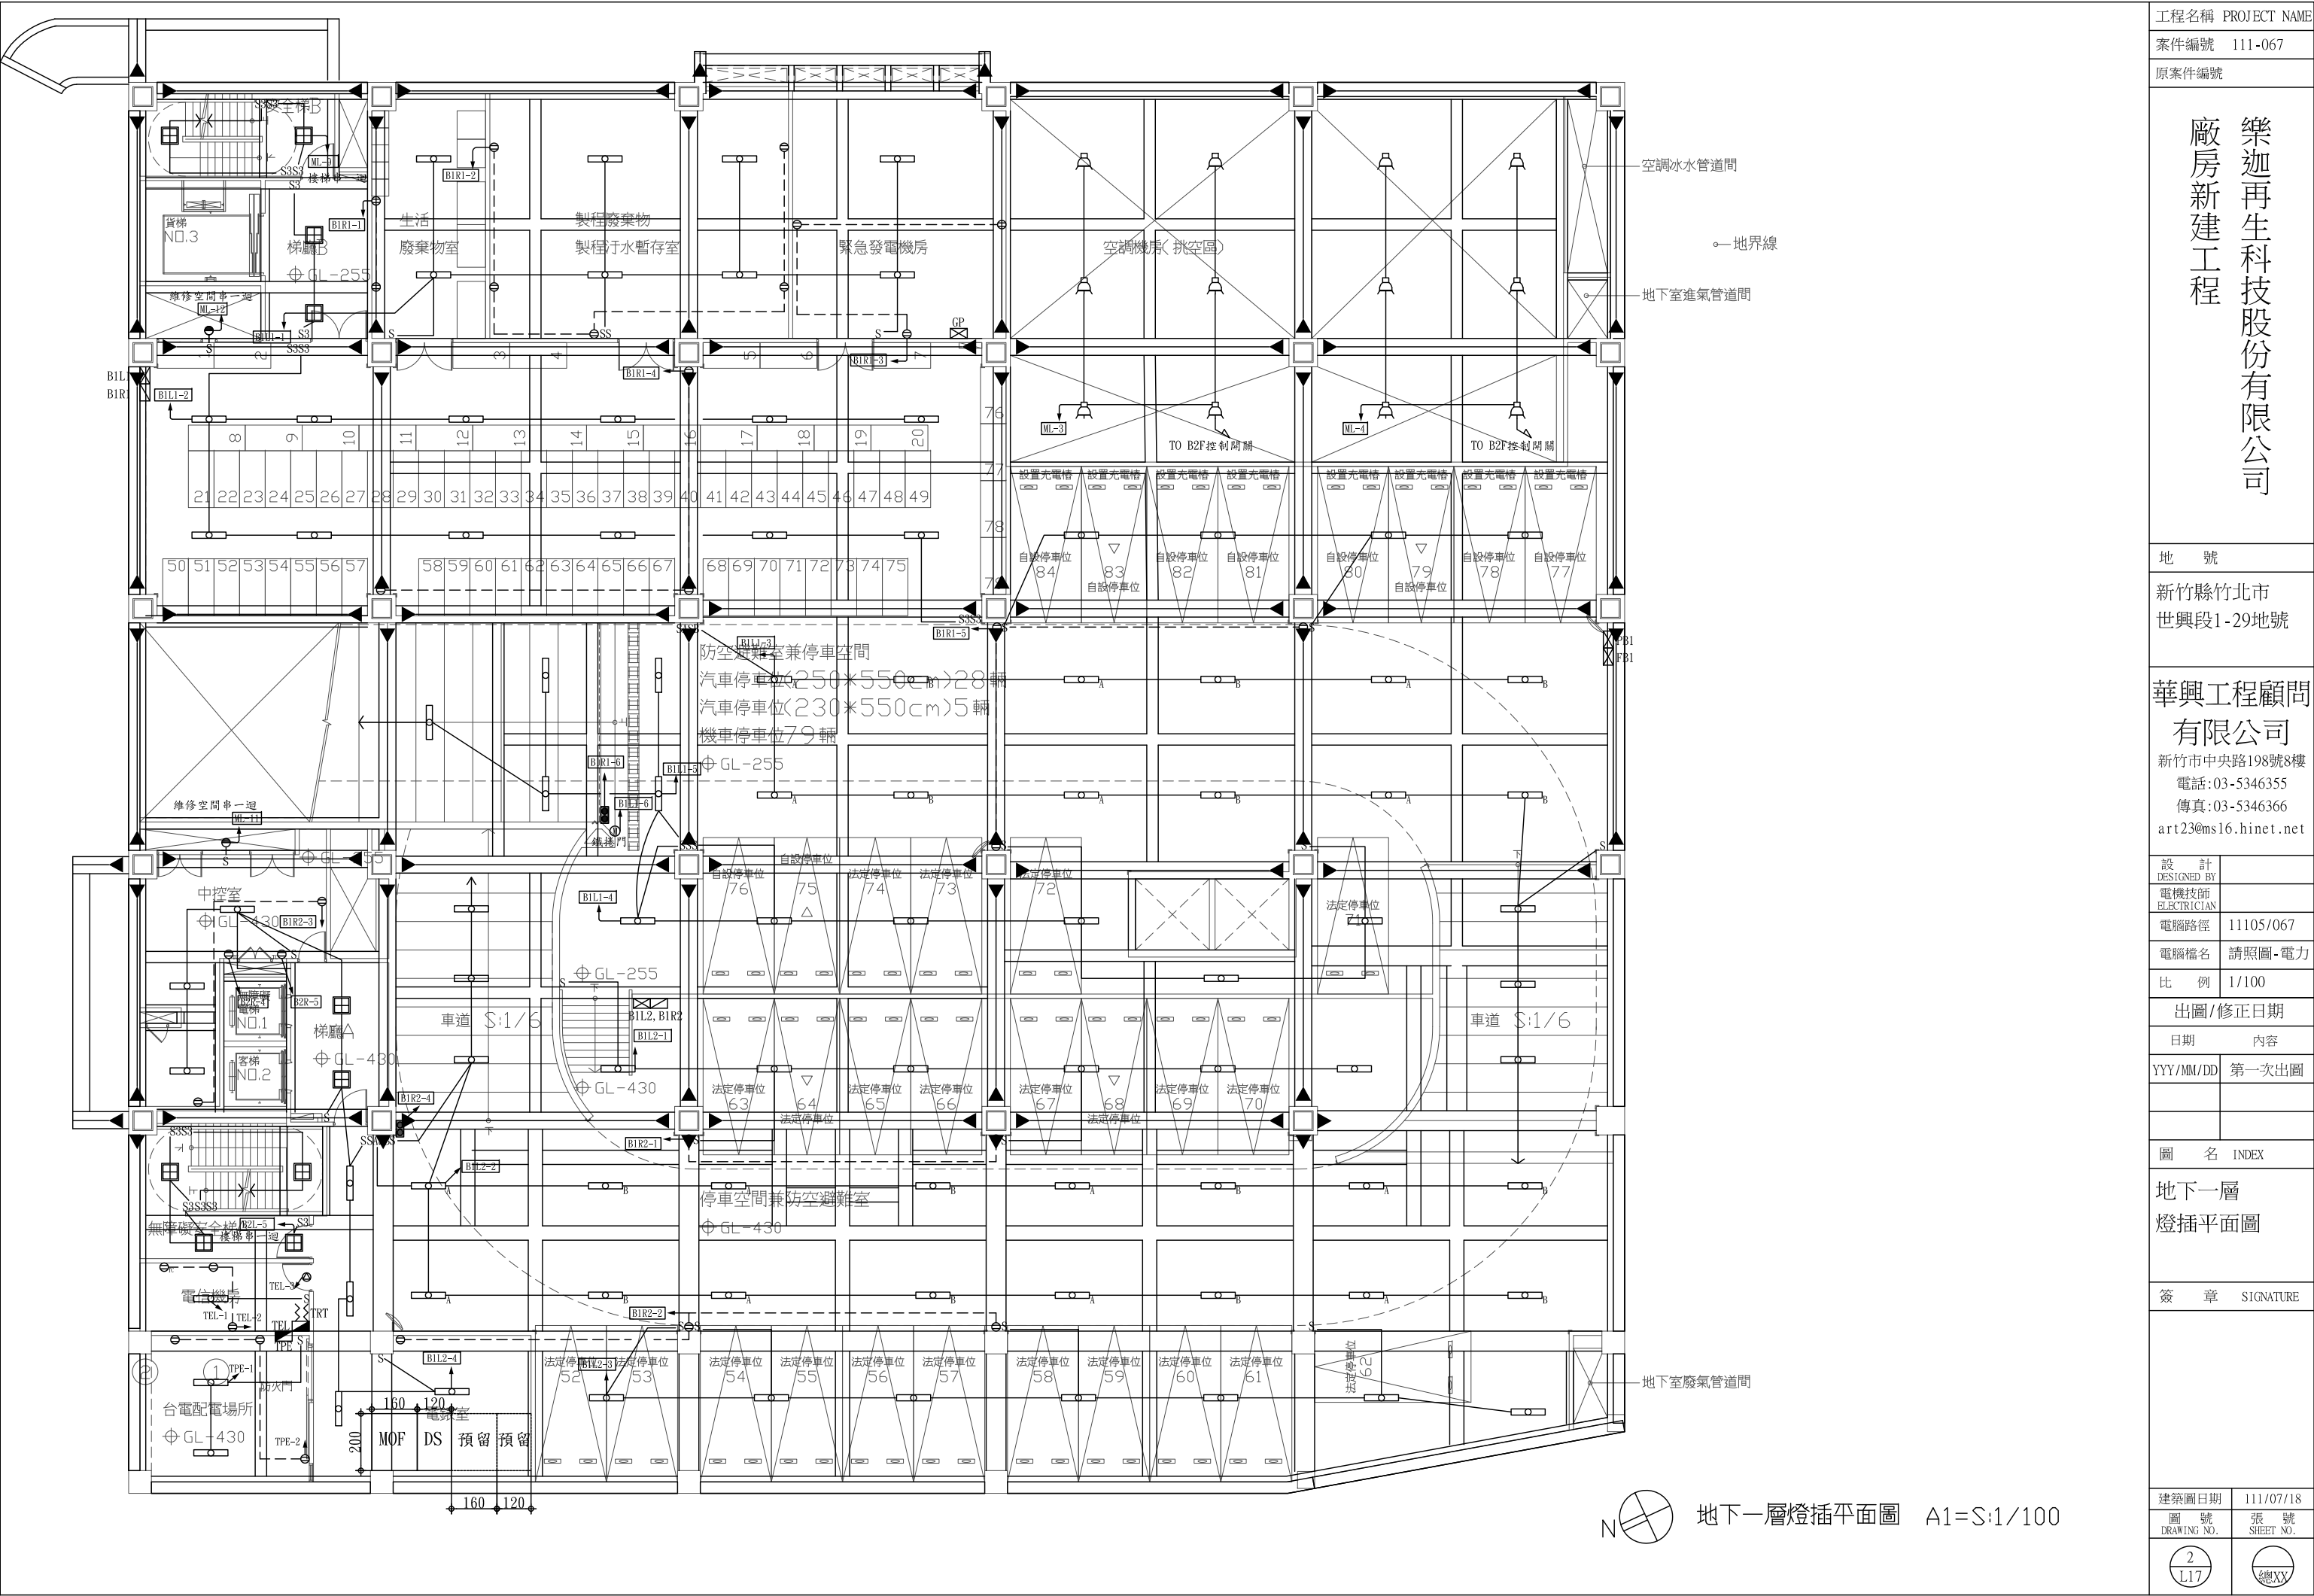


註：盤體銜接均採用XLPE的線,並以走電力線槽(架)為優先

符號圖例	圖 例 說 明	施 工 說 明
1	吸頂式平板燈	LED 30W/1, >1401m/w附節能標章
2	吸頂式平板燈	LED 14W/1, >1401m/w附節能標章
3	T-BAR 平板燈	LED 35W/1, >1401m/w附節能標章
4	吸頂式平板燈	LED 25W/1, >1401m/w附節能標章
5	廁所燈-平板燈	LED 25W/1, >1401m/w附節能標章
6	戶外壁燈(上下照)	LED 10Wx2, >1001m/w
7	220V 廁所抽風扇與電燈分別控制	置於天花板上或依現場調整位置
8	S 單切開關	依現場調整位置高度
9	S3 雙切開關	依現場調整位置高度
10	III 瞬間電熱水器	依現場調整位置高度
11	III 各鄉馬達泵	依現場調整位置高度
以上燈具規格/型式/色溫,承商應送審樣品及型錄,照度模擬,施工圖等,經會審核准後安裝。		
符號圖例	圖 例 說 明	施 工 說 明
12	110V插座 一般插座	建議安裝高度:FL+120cmFL+30cm
13	110V插座 電信筒電箱內插座	置於箱內
14	110V插座 飲水機專插	建議安裝高度:FL+30cm
15	110V插座 除霧燒插座	建議安裝高度:依設備調整高度
16	110V插座 廁所小便斗電沖及馬桶沖水器	建議安裝高度:依設備調整高度
17	110V插座 天花板插座	依現場調整位置高度
18	110V插座 地板插座	依現場調整位置高度
19	220V 冷氣電源	依現場調整位置高度
20	220V 插座	依現場調整位置高度
21	220V電源出線口	依現場調整位置高度
備 註 說 明	1.	所有插座均為三孔接地型雙插座,單線圖中2.0mm導線均為單心線。
	2.	所有開關高度需依現況做適當的調整,內部開關及插座部份,需配合實際裝環圖,以避免有高度誤差的問題。
	3.	應加裝漏電斷路器EDB之場所,依【用戶用電設備裝置規則】及【輸配電設備裝置規則】辦理,按責任施工。
	4.	現場施工若有疑問需與業主確認方能施做。
	5.	圖面需與消防及空調設備配合施做。

S1~S9的景觀迴路


設於ILA盤的第6迴路到第14迴路

景觀迴路及招牌燈採定時控制

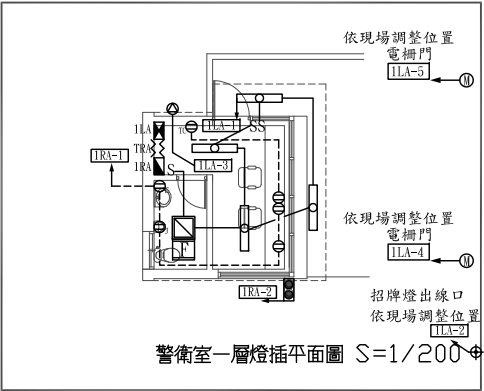

照明圖例說明(依建築師規劃)

圖例	說明	數量	備註
⊙	景觀高燈	8	
⊙	景觀矮燈	34	
△	投射燈	3	
—	迴路	9	
■	照明控制箱(警衛室)	1	

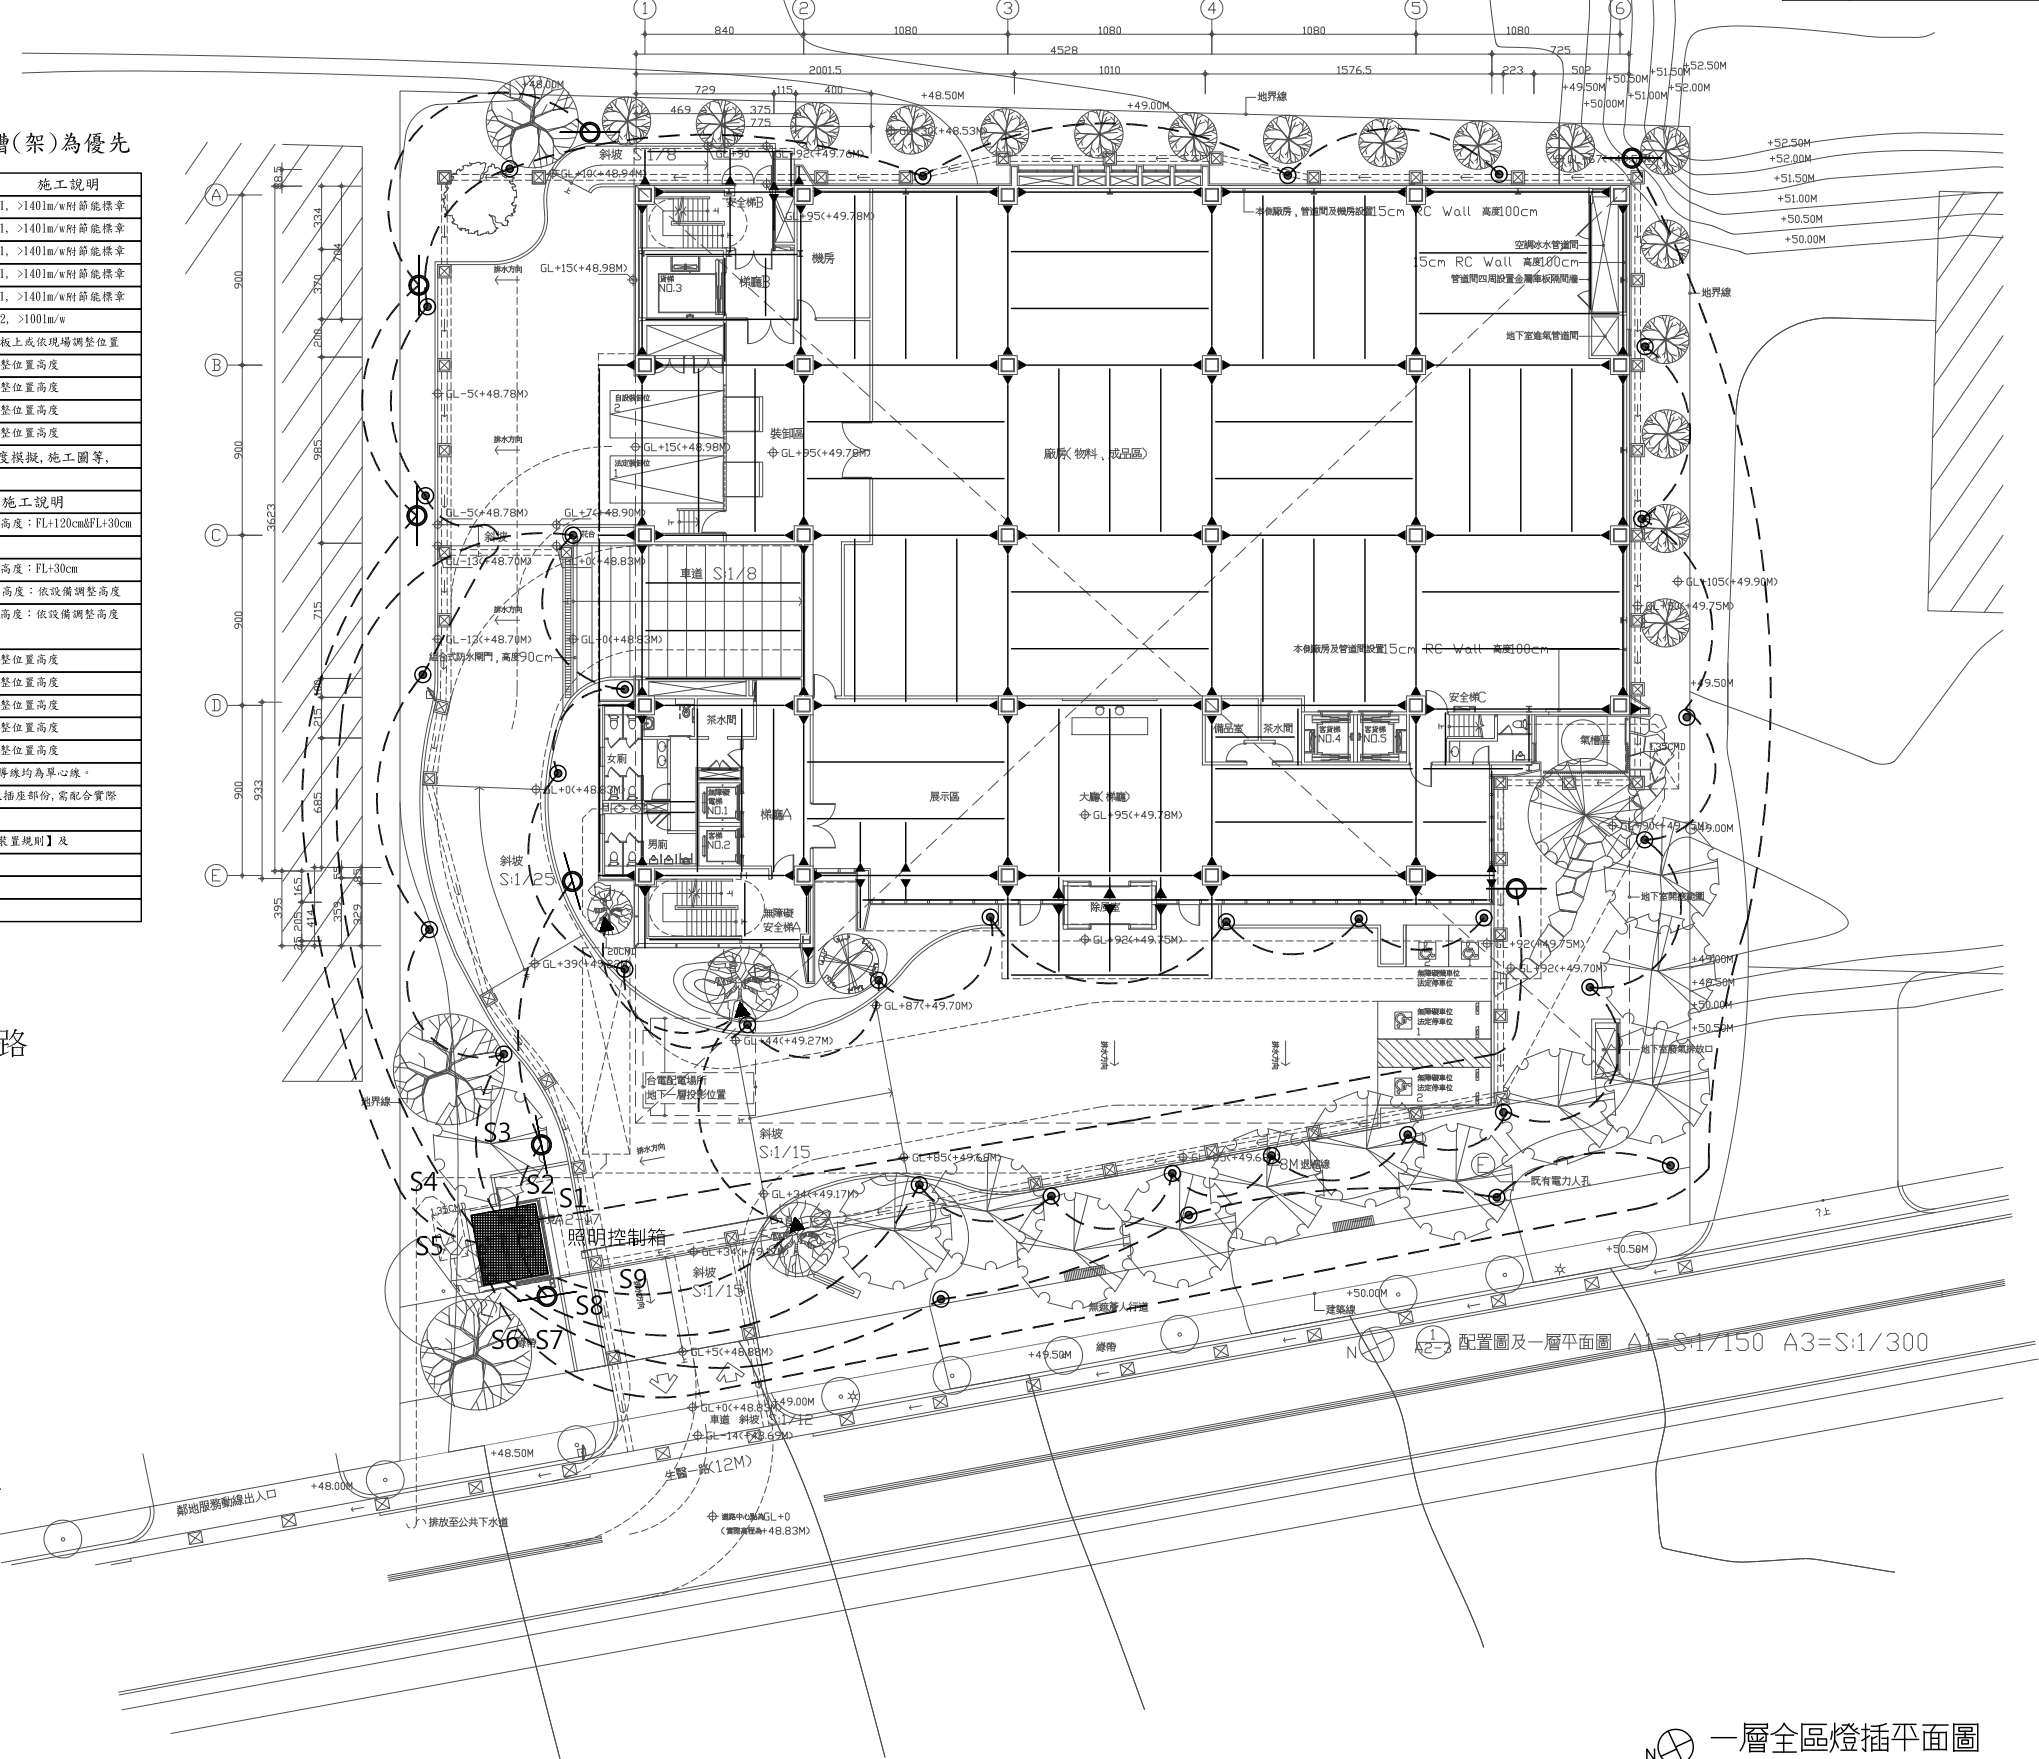

一層全區燈插平面圖 A1=S:1/200

工程名稱 PROJECT NAME

案件編號 111-067

原案件編號

樂迦再生科技股份有限公司
廠房新建工程

地 號

新竹縣竹北市
世興段1-29地號

華興工程顧問
有限公司

新竹市中央路198號8樓
電話:03-5346355
傳真:03-5346366
art23@ms16.hinet.net

設 計

DESIGNED BY

電機技師

ELECTRICIAN

電腦路徑 11105/067

電腦檔名 請照圖-電力

比 例 1/200

出圖/修正日期

日期 內容

YYY/MM/DD 第一次出圖

圖 名 INDEX

一層全區

燈插平面圖

簽 章 SIGNATURE

建築圖日期 111/07/18

圖 號


DRAWING NO.

3


L17

總 經 理

XY

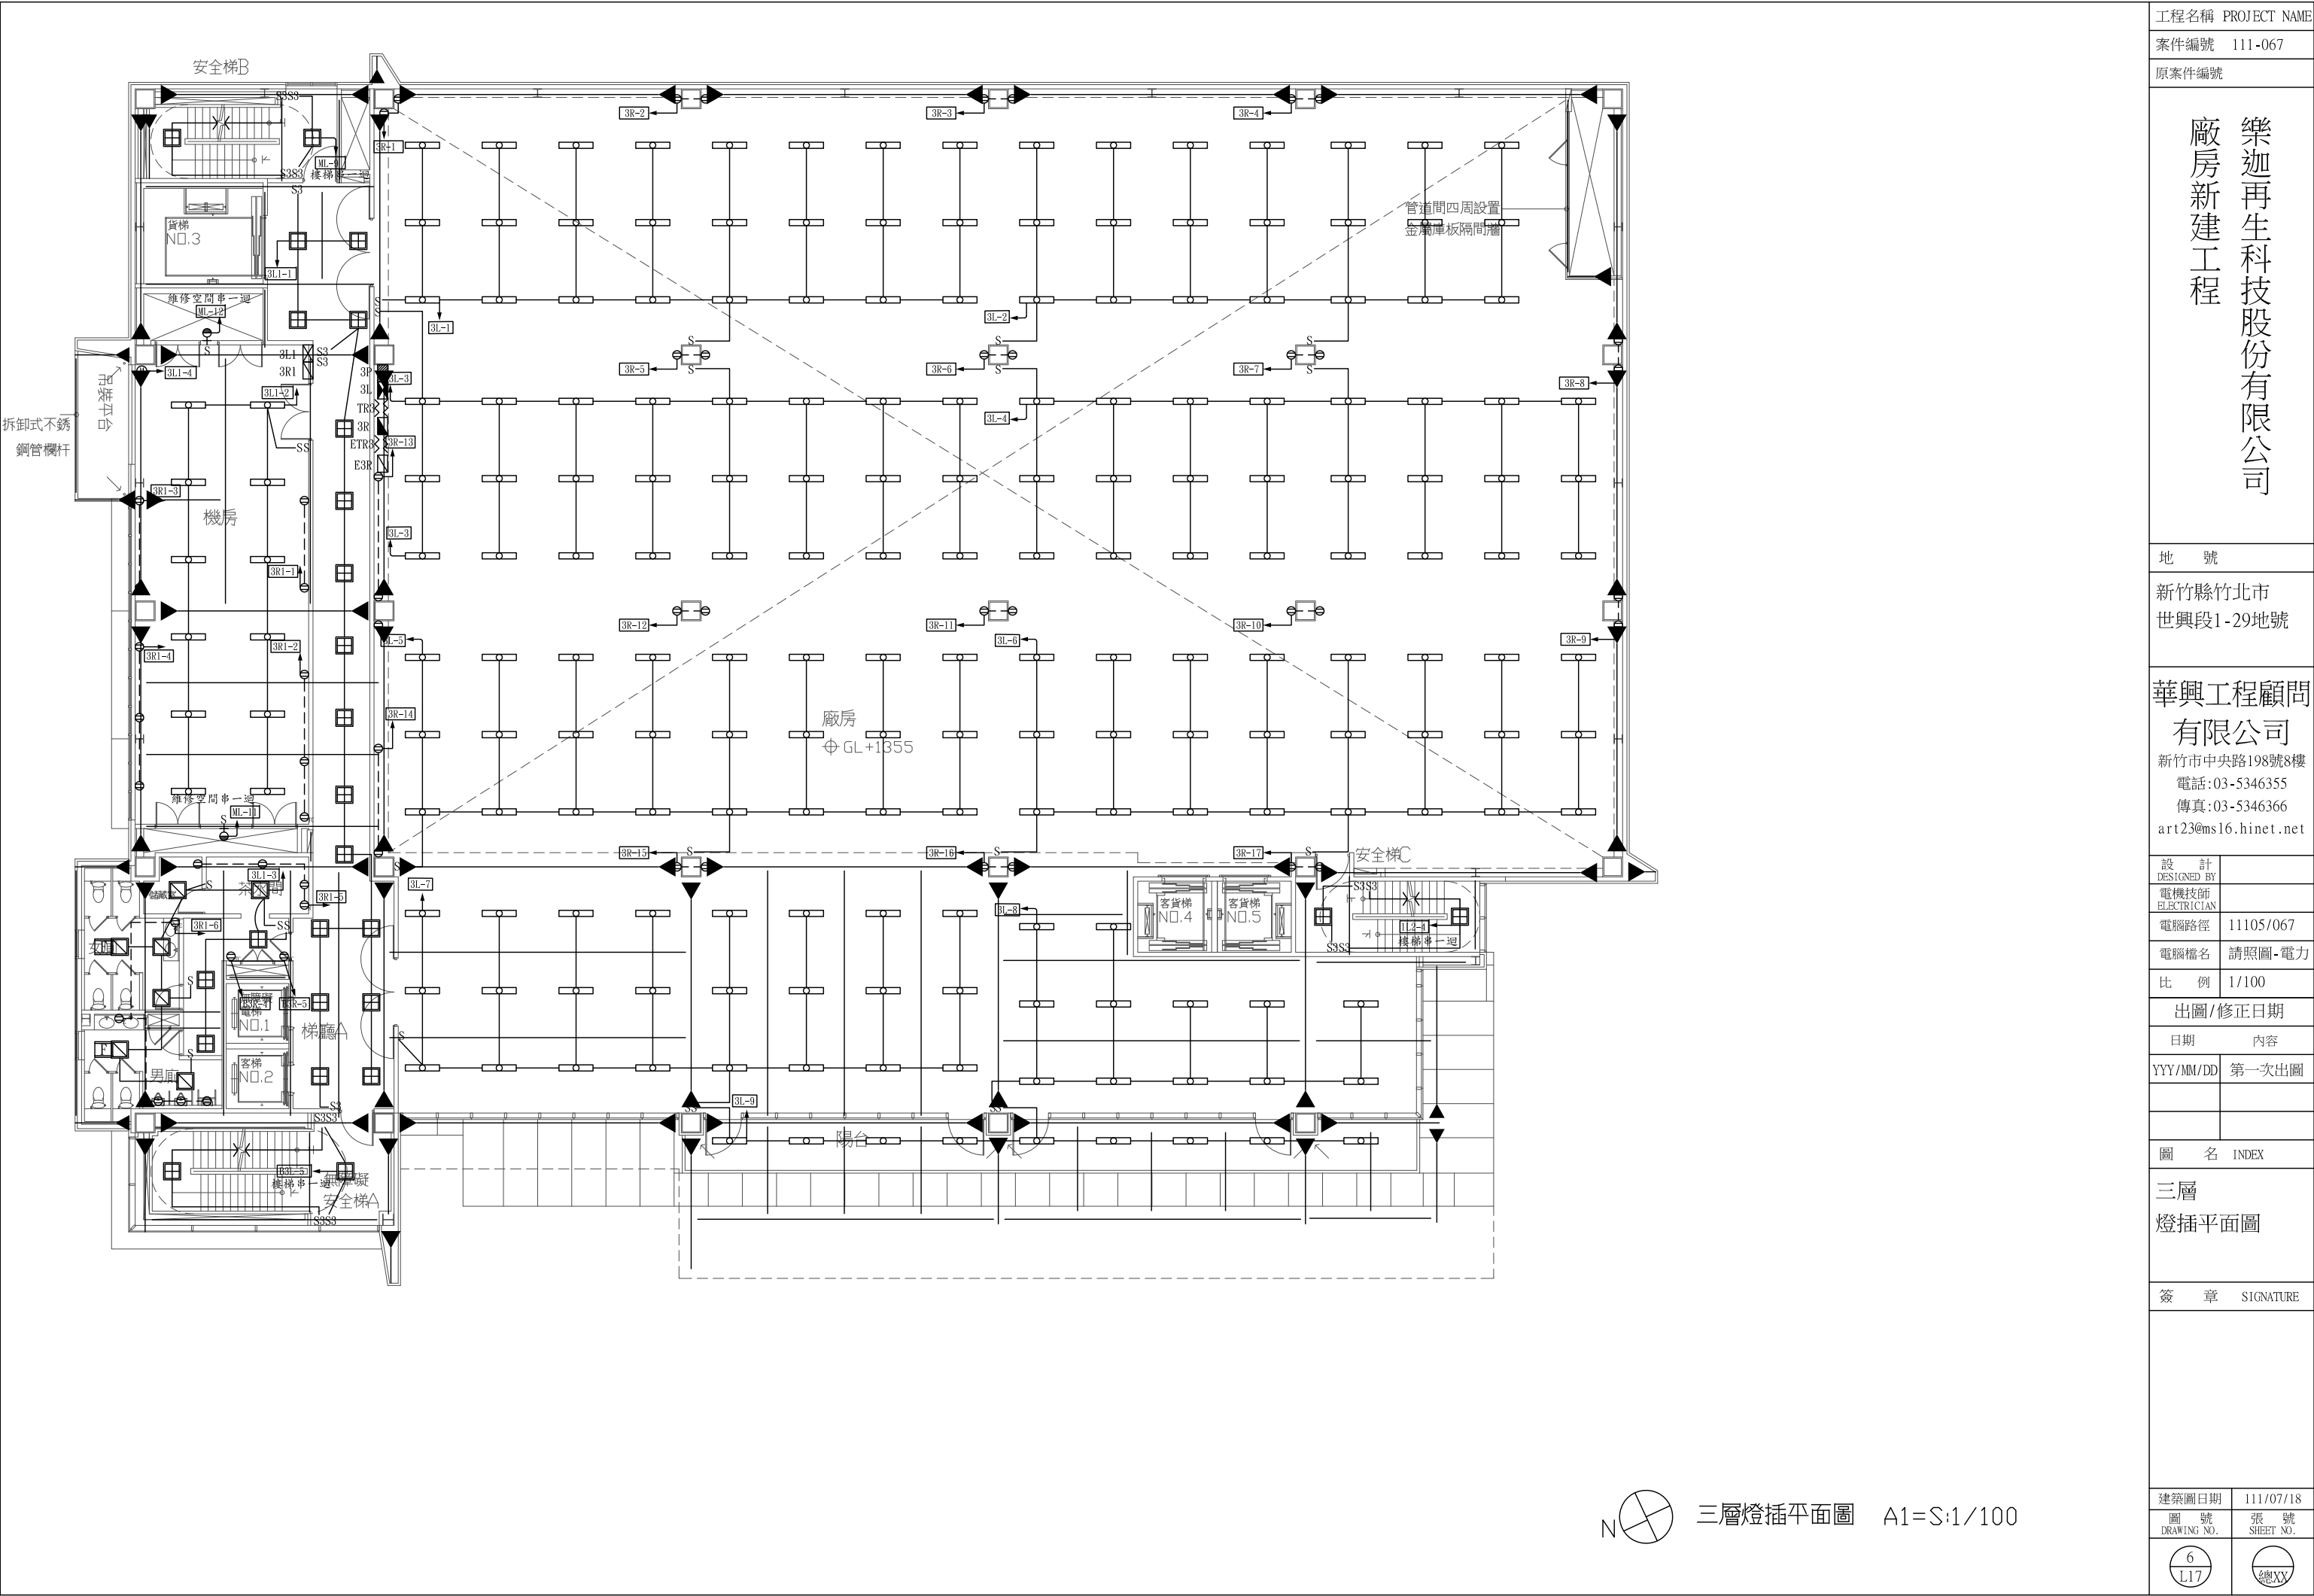


工程名稱 PROJECT NAME	
案件編號 111-067	
原案件編號	
樂迦再生科技股份有限公司 廠房新建工程	
地 號	
新竹縣竹北市 世興段1-29地號	
華興工程顧問 有限公司 新竹市中央路198號8樓 電話:03-5346355 傳真:03-5346366 art23@ms16.hinet.net	
設 計 DESIGNED BY	
電機技師 ELECTRICIAN	
電腦路徑	11105/067
電腦檔名	請照圖-電力
比 例	1/100
出圖/修正日期	
日期	內容
YYY/MM/DD	第一次出圖
圖 名 INDEX	
三層 燈插平面圖	
簽 章 SIGNATURE	
建築圖日期	111/07/18
圖 號 DRAWING NO.	張 號 SHEET NO.
6 L17	總 XY

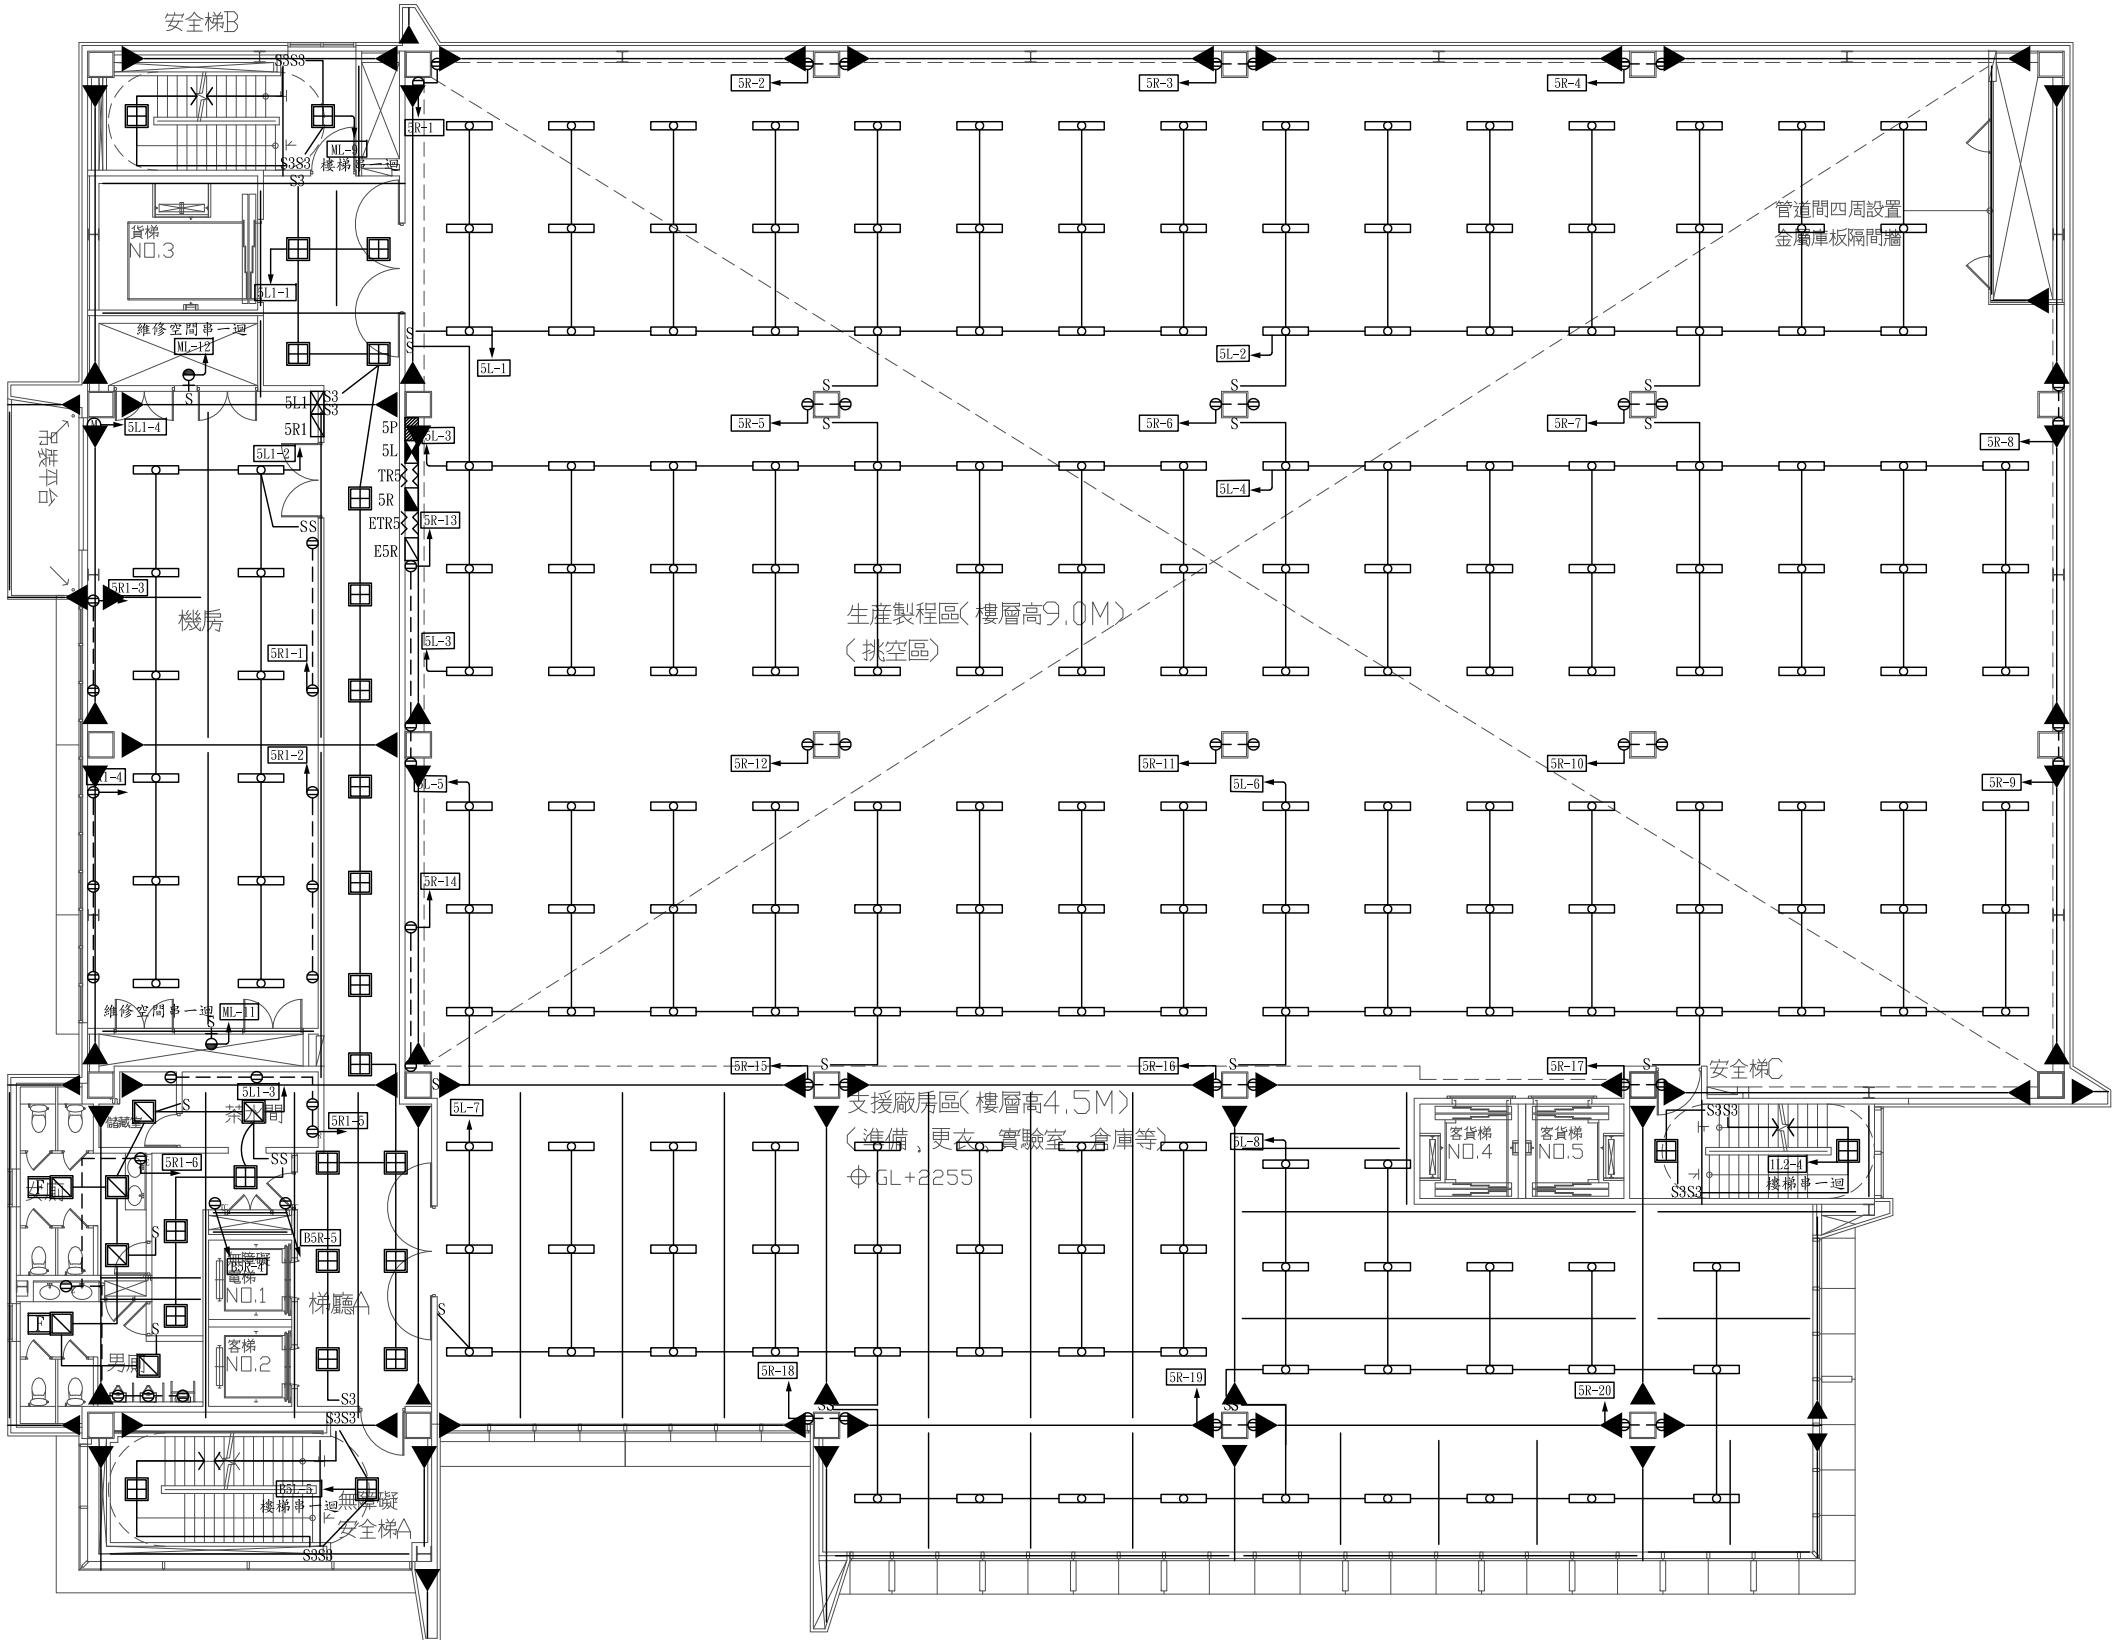

五層燈插平面圖


A1=S:1/100

工程名稱 PROJECT NAME	
案件編號 111-067	
原案件編號	
樂迦再生科技股份有限公司 廠房新建工程	
地 號	
新竹縣竹北市 世興段1-29地號	
華興工程顧問 有限公司 新竹市中央路198號8樓 電話:03-5346355 傳真:03-5346366 art23@ms16.hinet.net	
設 計 DESIGNED BY	
電機技師 ELECTRICIAN	
電腦路徑	11105/067
電腦檔名	請照圖-電力
比 例	1/100
出圖/修正日期	
日期	內容
YYY/MM/DD	第一次出圖
圖 名 INDEX	
五層 燈插平面圖	
簽 章 SIGNATURE	
建築圖日期	111/07/18
圖 號 DRAWING NO.	張 號 SHEET NO.
8 L17	總XY

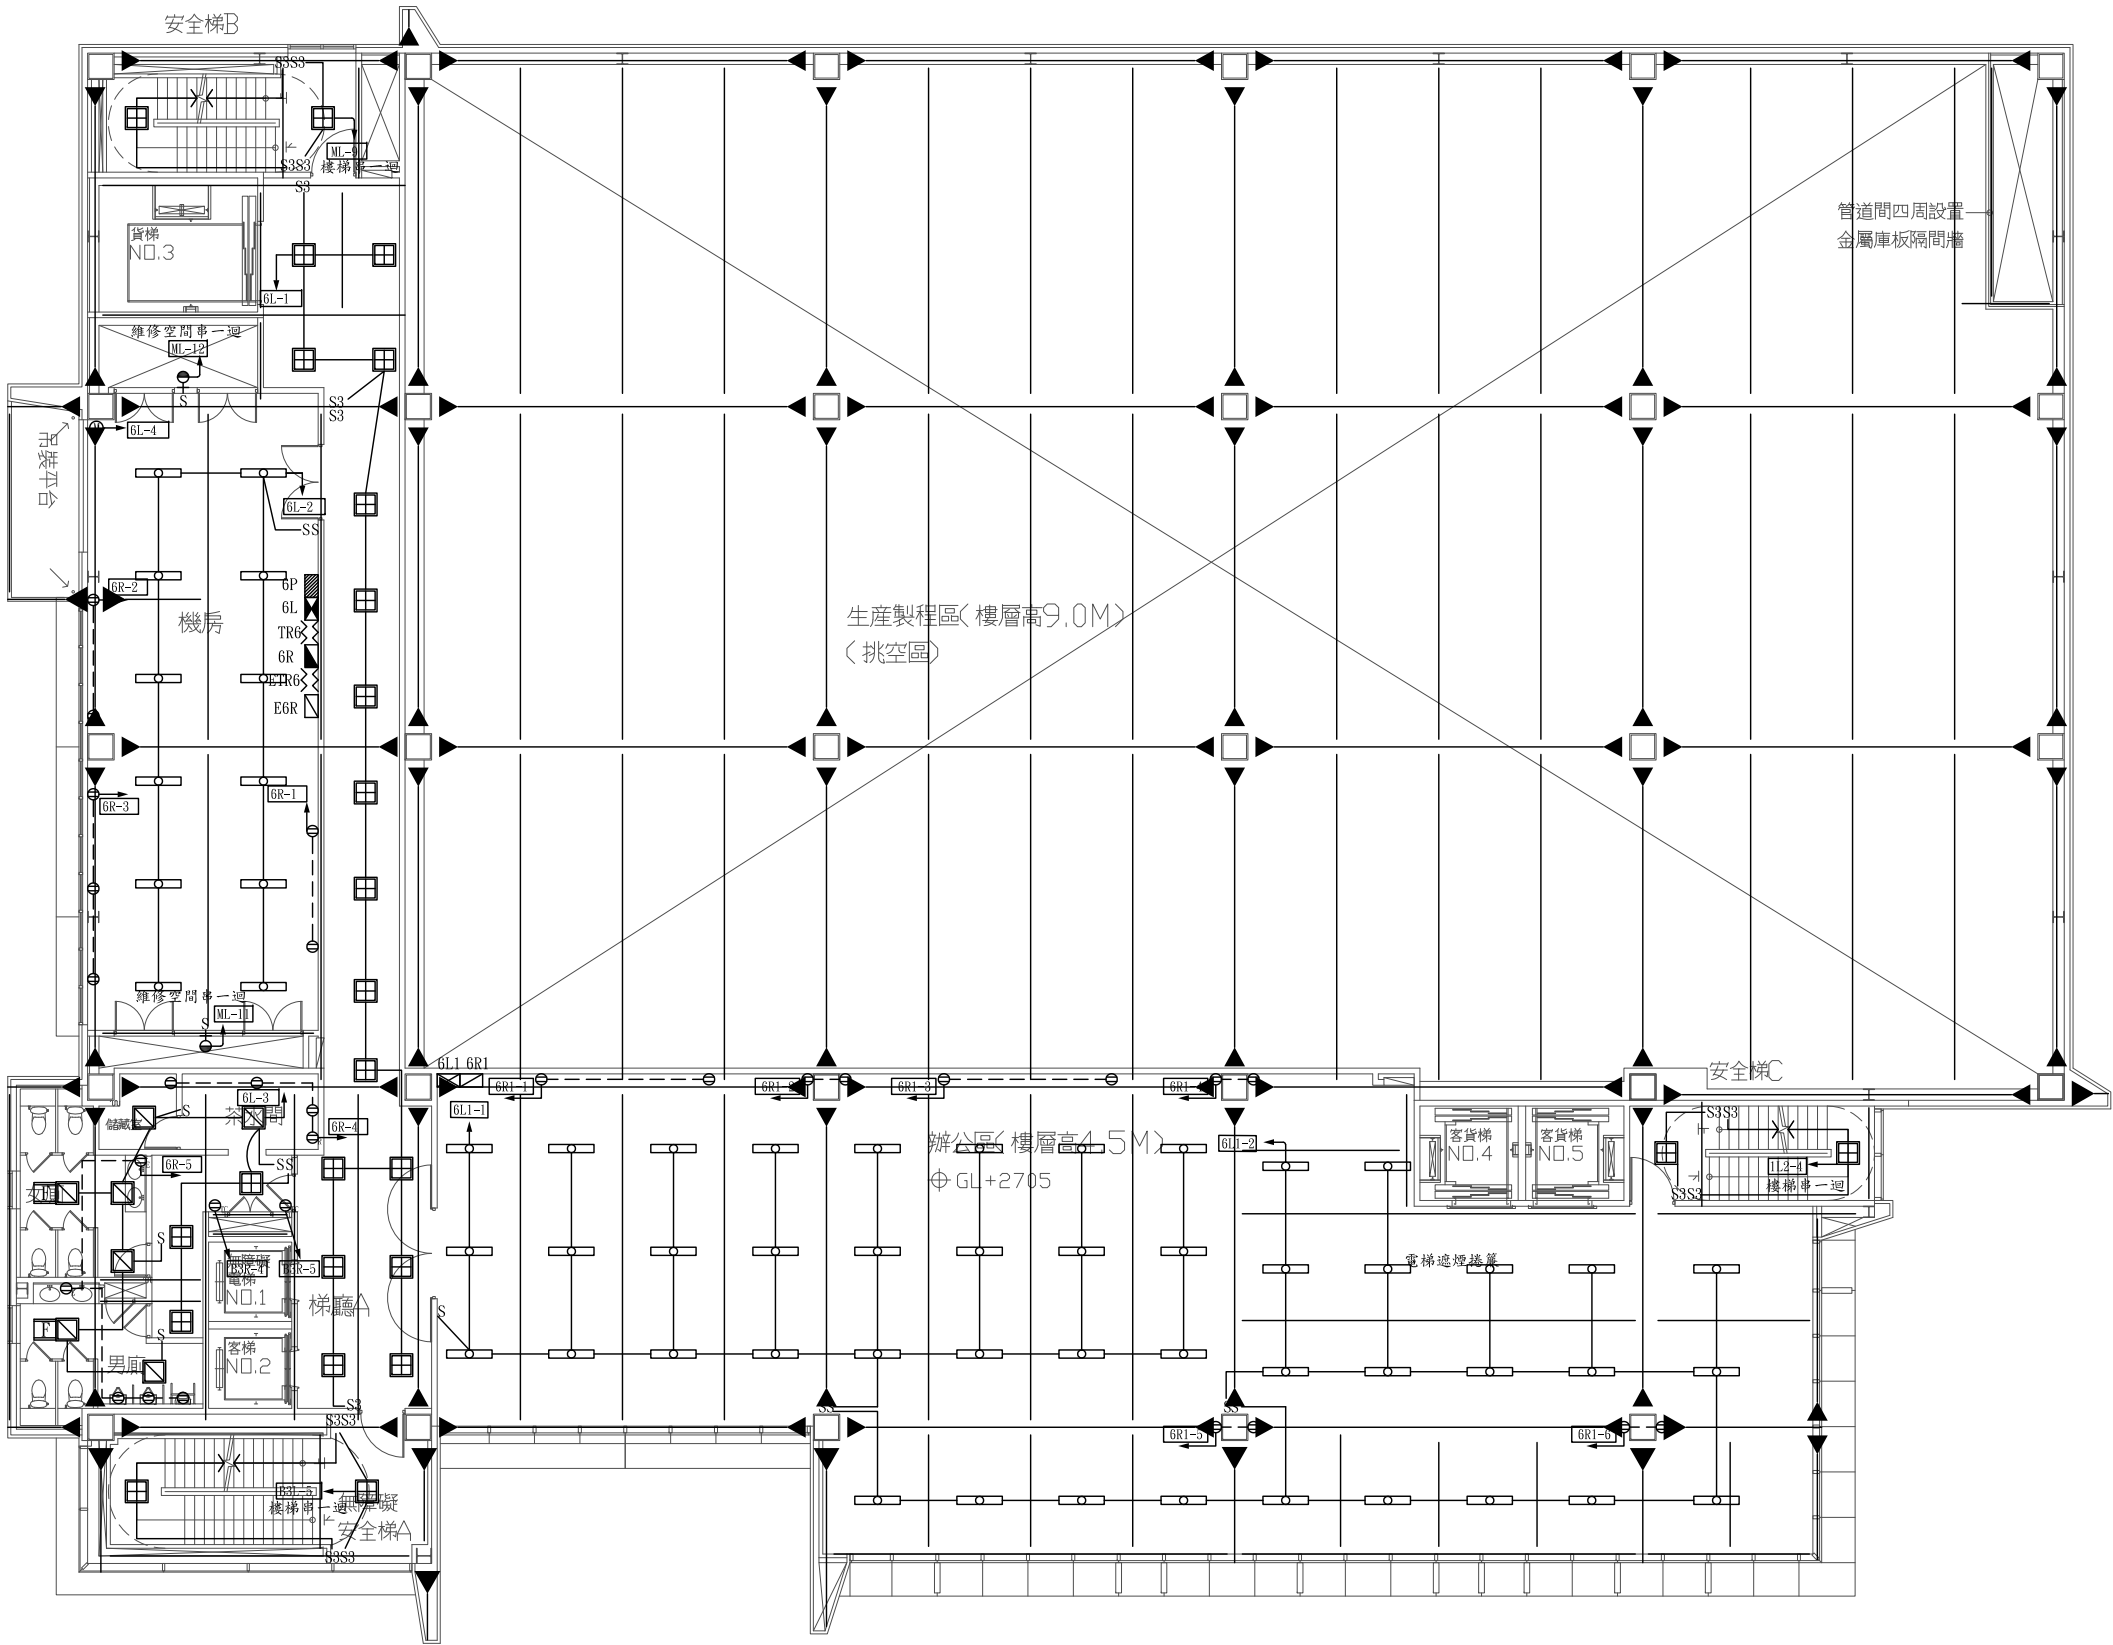


六層燈插平面圖 A1=S:1/100

工程名稱 PROJECT NAME	
案件編號 111-067	
原案件編號	
樂迦再生科技股份有限公司 廠房新建工程	
地 號	
新竹縣竹北市 世興段1-29地號	
華興工程顧問 有限公司	
新竹市中央路198號8樓 電話:03-5346355 傳真:03-5346366 art23@ms16.hinet.net	
設 計 DESIGNED BY	
電機技師 ELECTRICIAN	
電腦路徑	11105/067
電腦檔名	請照圖-電力
比 例	1/100
出圖/修正日期	
日期	內容
YYY/MM/DD	第一次出圖
圖 名 INDEX	
六層 燈插平面圖	
簽 章 SIGNATURE	
建築圖日期	111/07/18
圖 號 DRAWING NO.	張 號 SHEET NO.
9 L17	總 XY

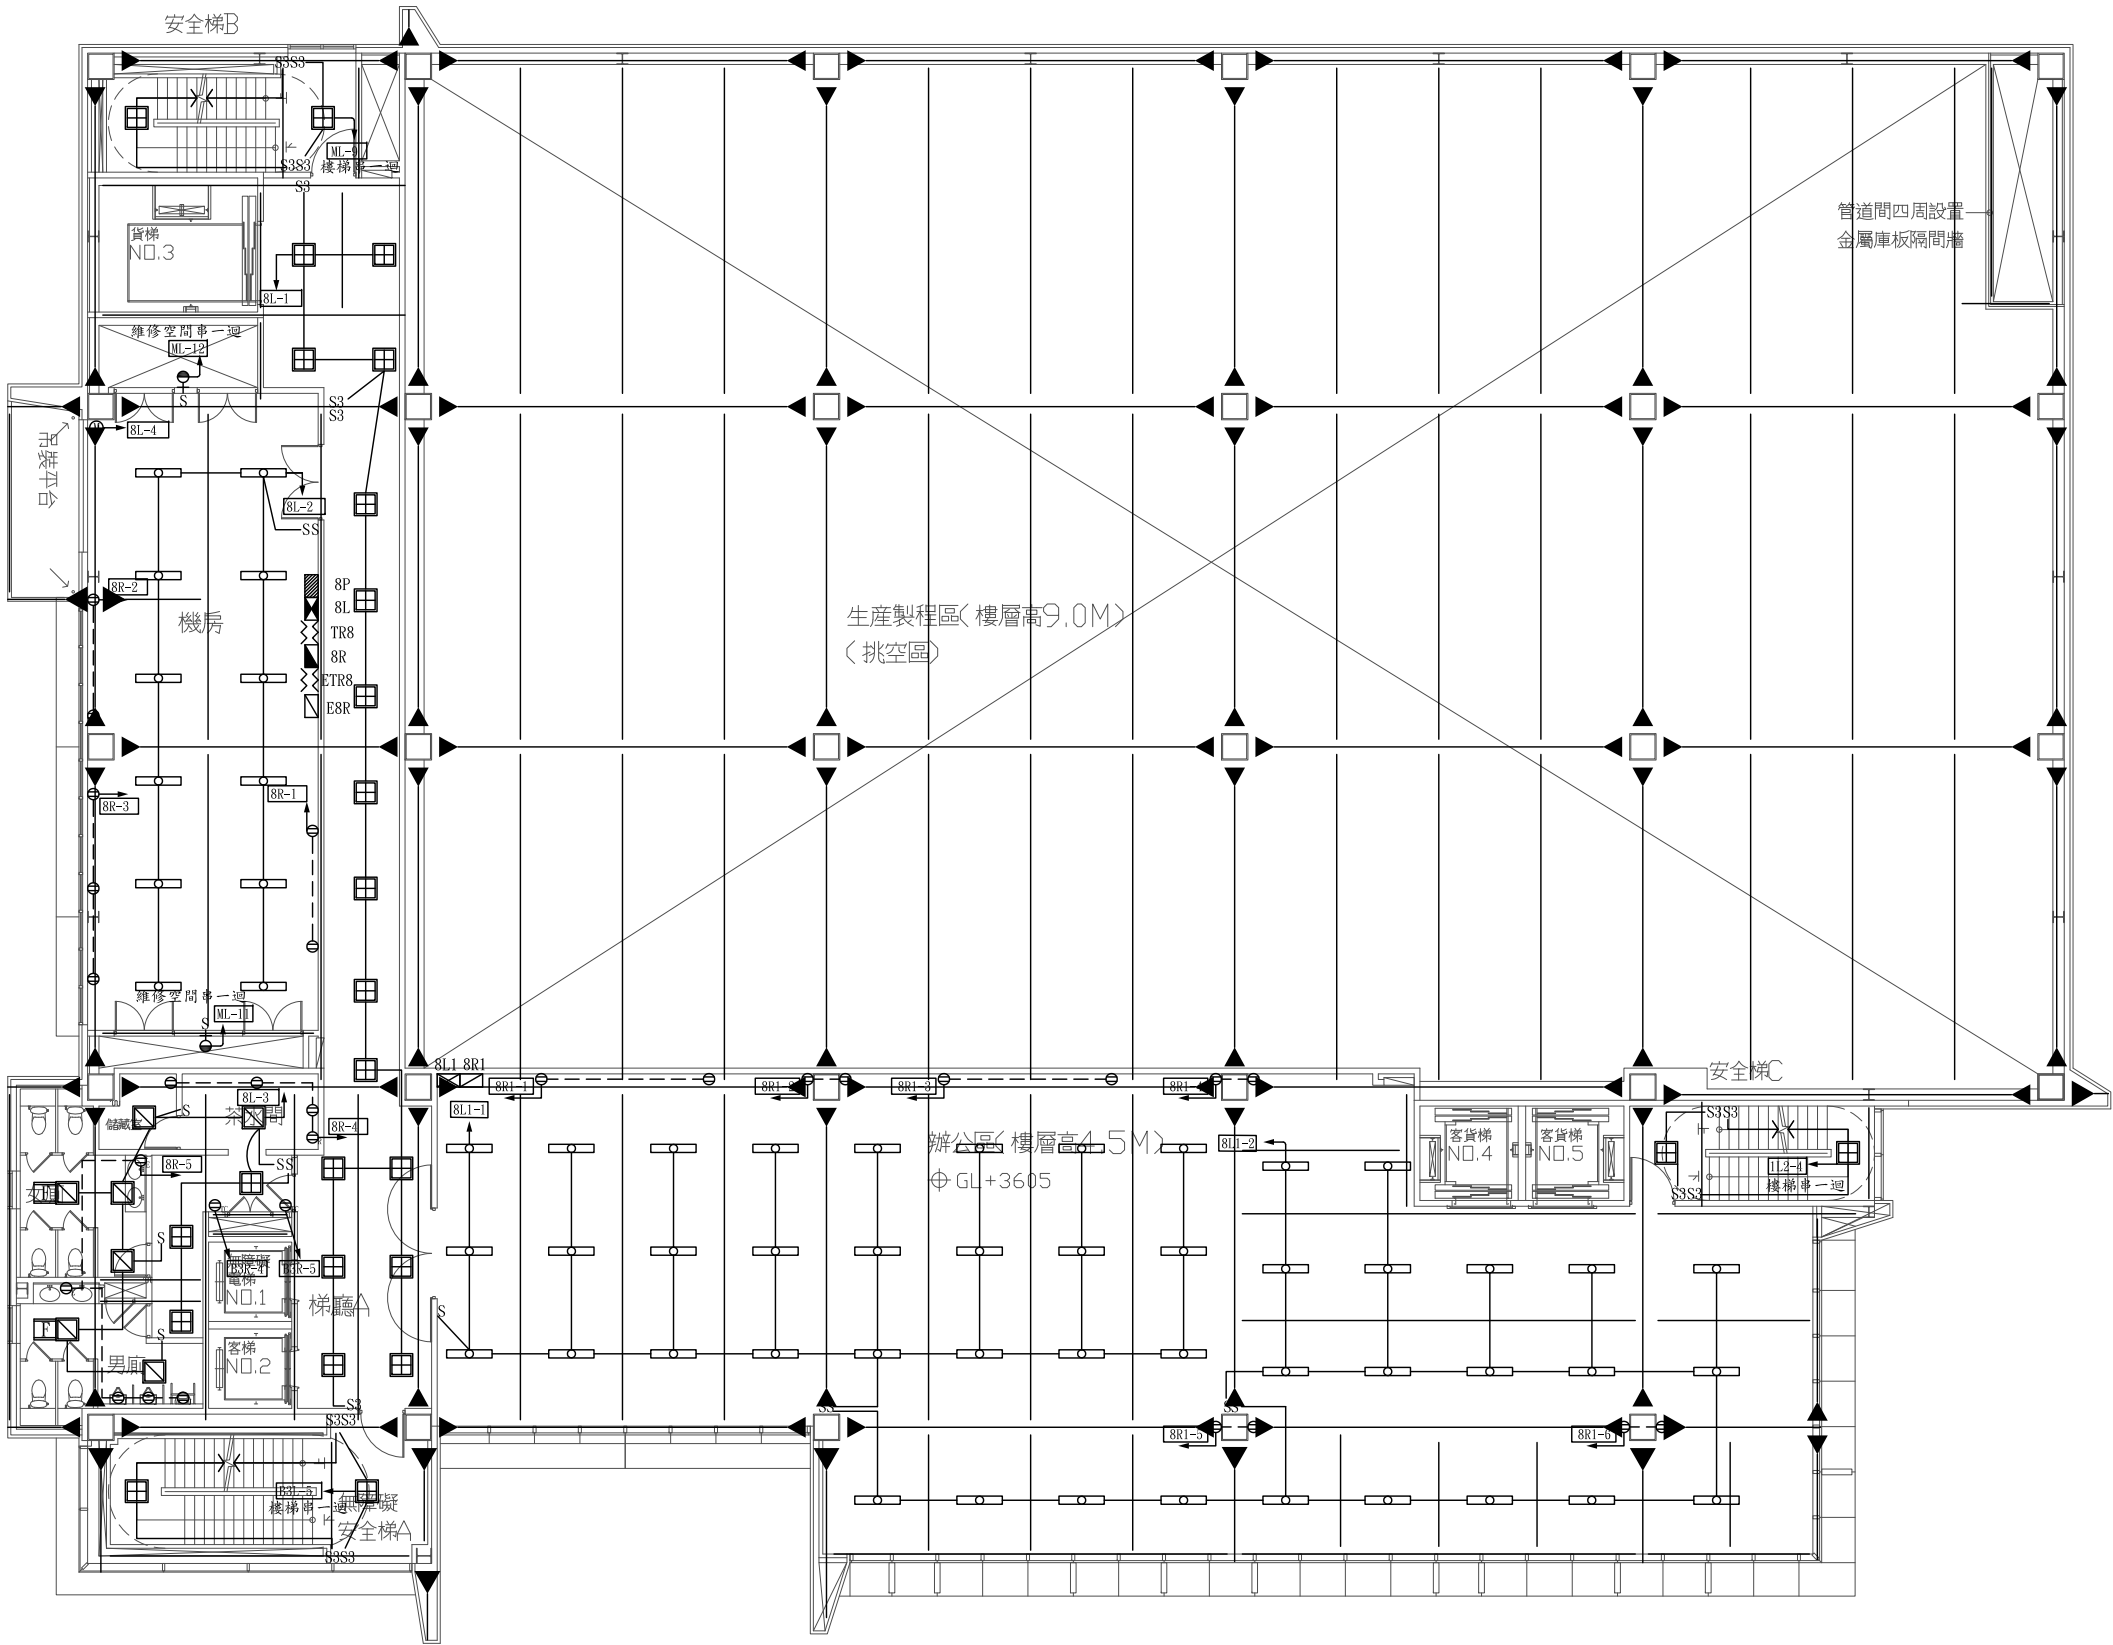


八層燈插平面圖 A1=S:1/100

工程名稱 PROJECT NAME	
案件編號 111-067	
原案件編號	
樂迦再生科技股份有限公司 廠房新建工程	
地 號	
新竹縣竹北市 世興段1-29地號	
華興工程顧問 有限公司 新竹市中央路198號8樓 電話:03-5346355 傳真:03-5346366 art23@ms16.hinet.net	
設 計 DESIGNED BY	
電機技師 ELECTRICIAN	
電腦路徑	11105/067
電腦檔名	請照圖-電力
比 例	1/100
出圖/修正日期	
日期	內容
YYY/MM/DD	第一次出圖
圖 名 INDEX	
八層 燈插平面圖	
簽 章 SIGNATURE	
建築圖日期	111/07/18
圖 號 DRAWING NO.	張 號 SHEET NO.
11 L17	總頁

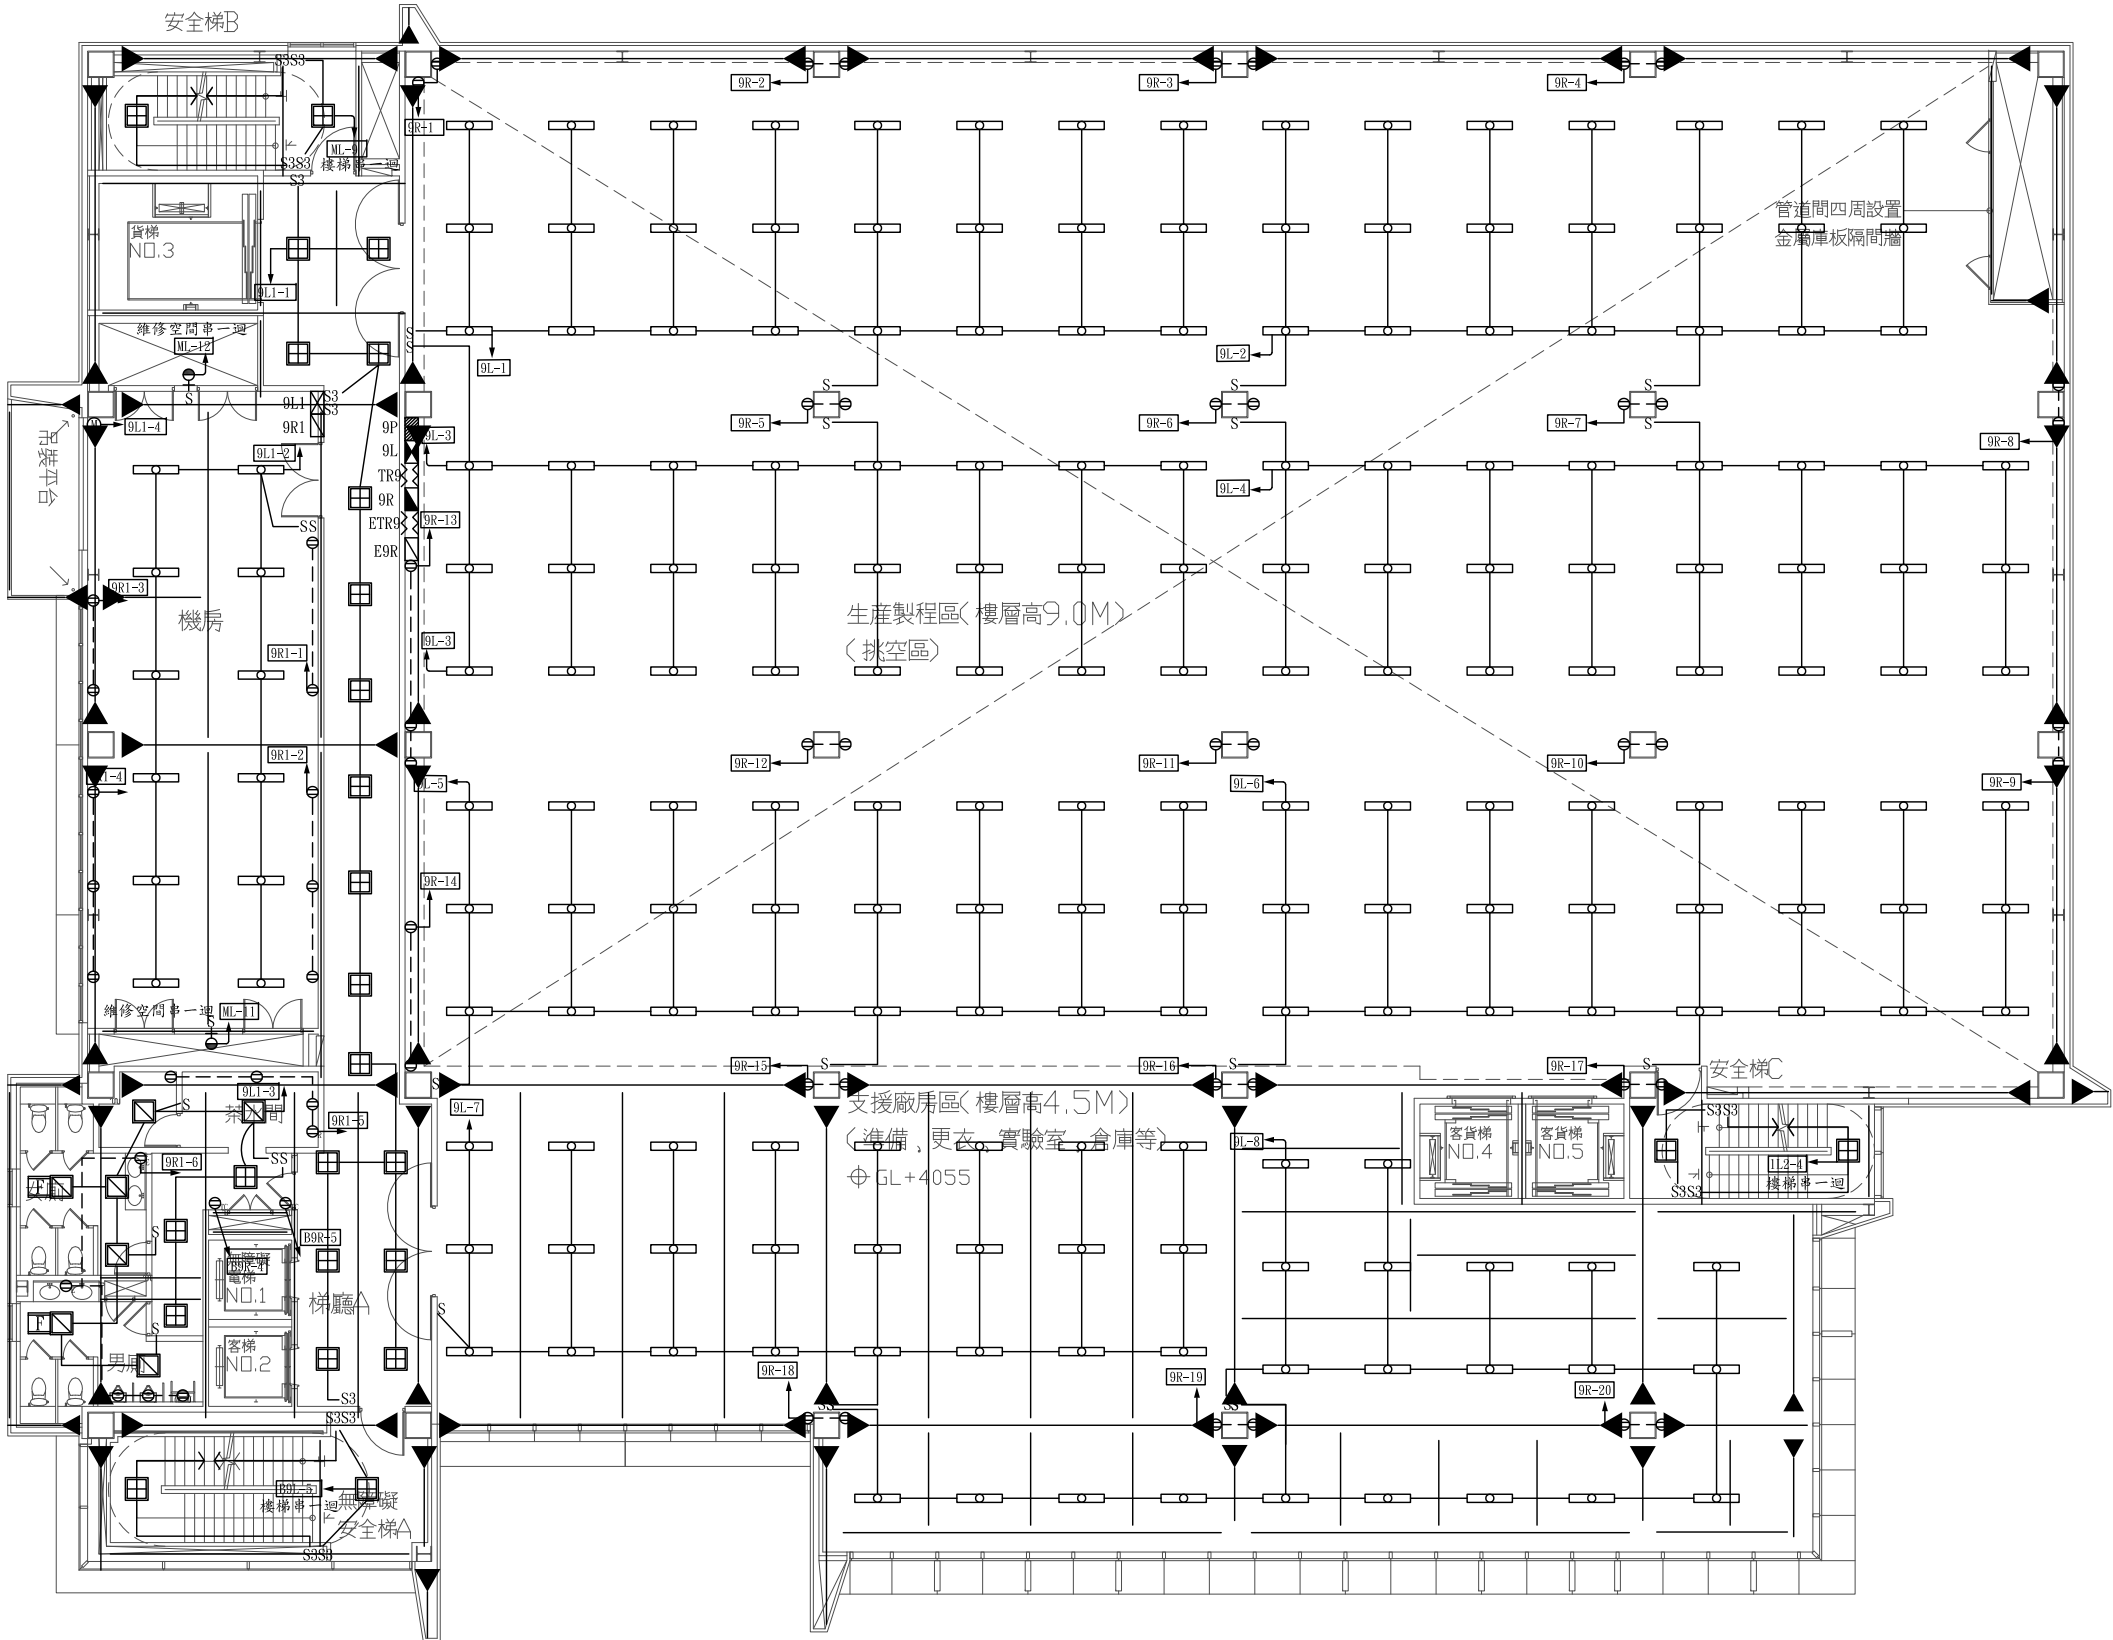

九層燈插平面圖 A1=S:1/100

工程名稱 PROJECT NAME	
案件編號 111-067	
原案件編號	
樂迦再生科技股份有限公司 廠房新建工程	
地 號	
新竹縣竹北市 世興段1-29地號	
華興工程顧問 有限公司 新竹市中央路198號8樓 電話:03-5346355 傳真:03-5346366 art23@ms16.hinet.net	
設 計 DESIGNED BY	
電機技師 ELECTRICIAN	
電腦路徑	11105/067
電腦檔名	請照圖-電力
比 例	1/100
出圖/修正日期	
日期	內容
YYY/MM/DD	第一次出圖
圖 名 INDEX	
九層 燈插平面圖	
簽 章 SIGNATURE	
建築圖日期	111/07/18
圖 號 DRAWING NO.	張 號 SHEET NO.
12 L17	總 XY

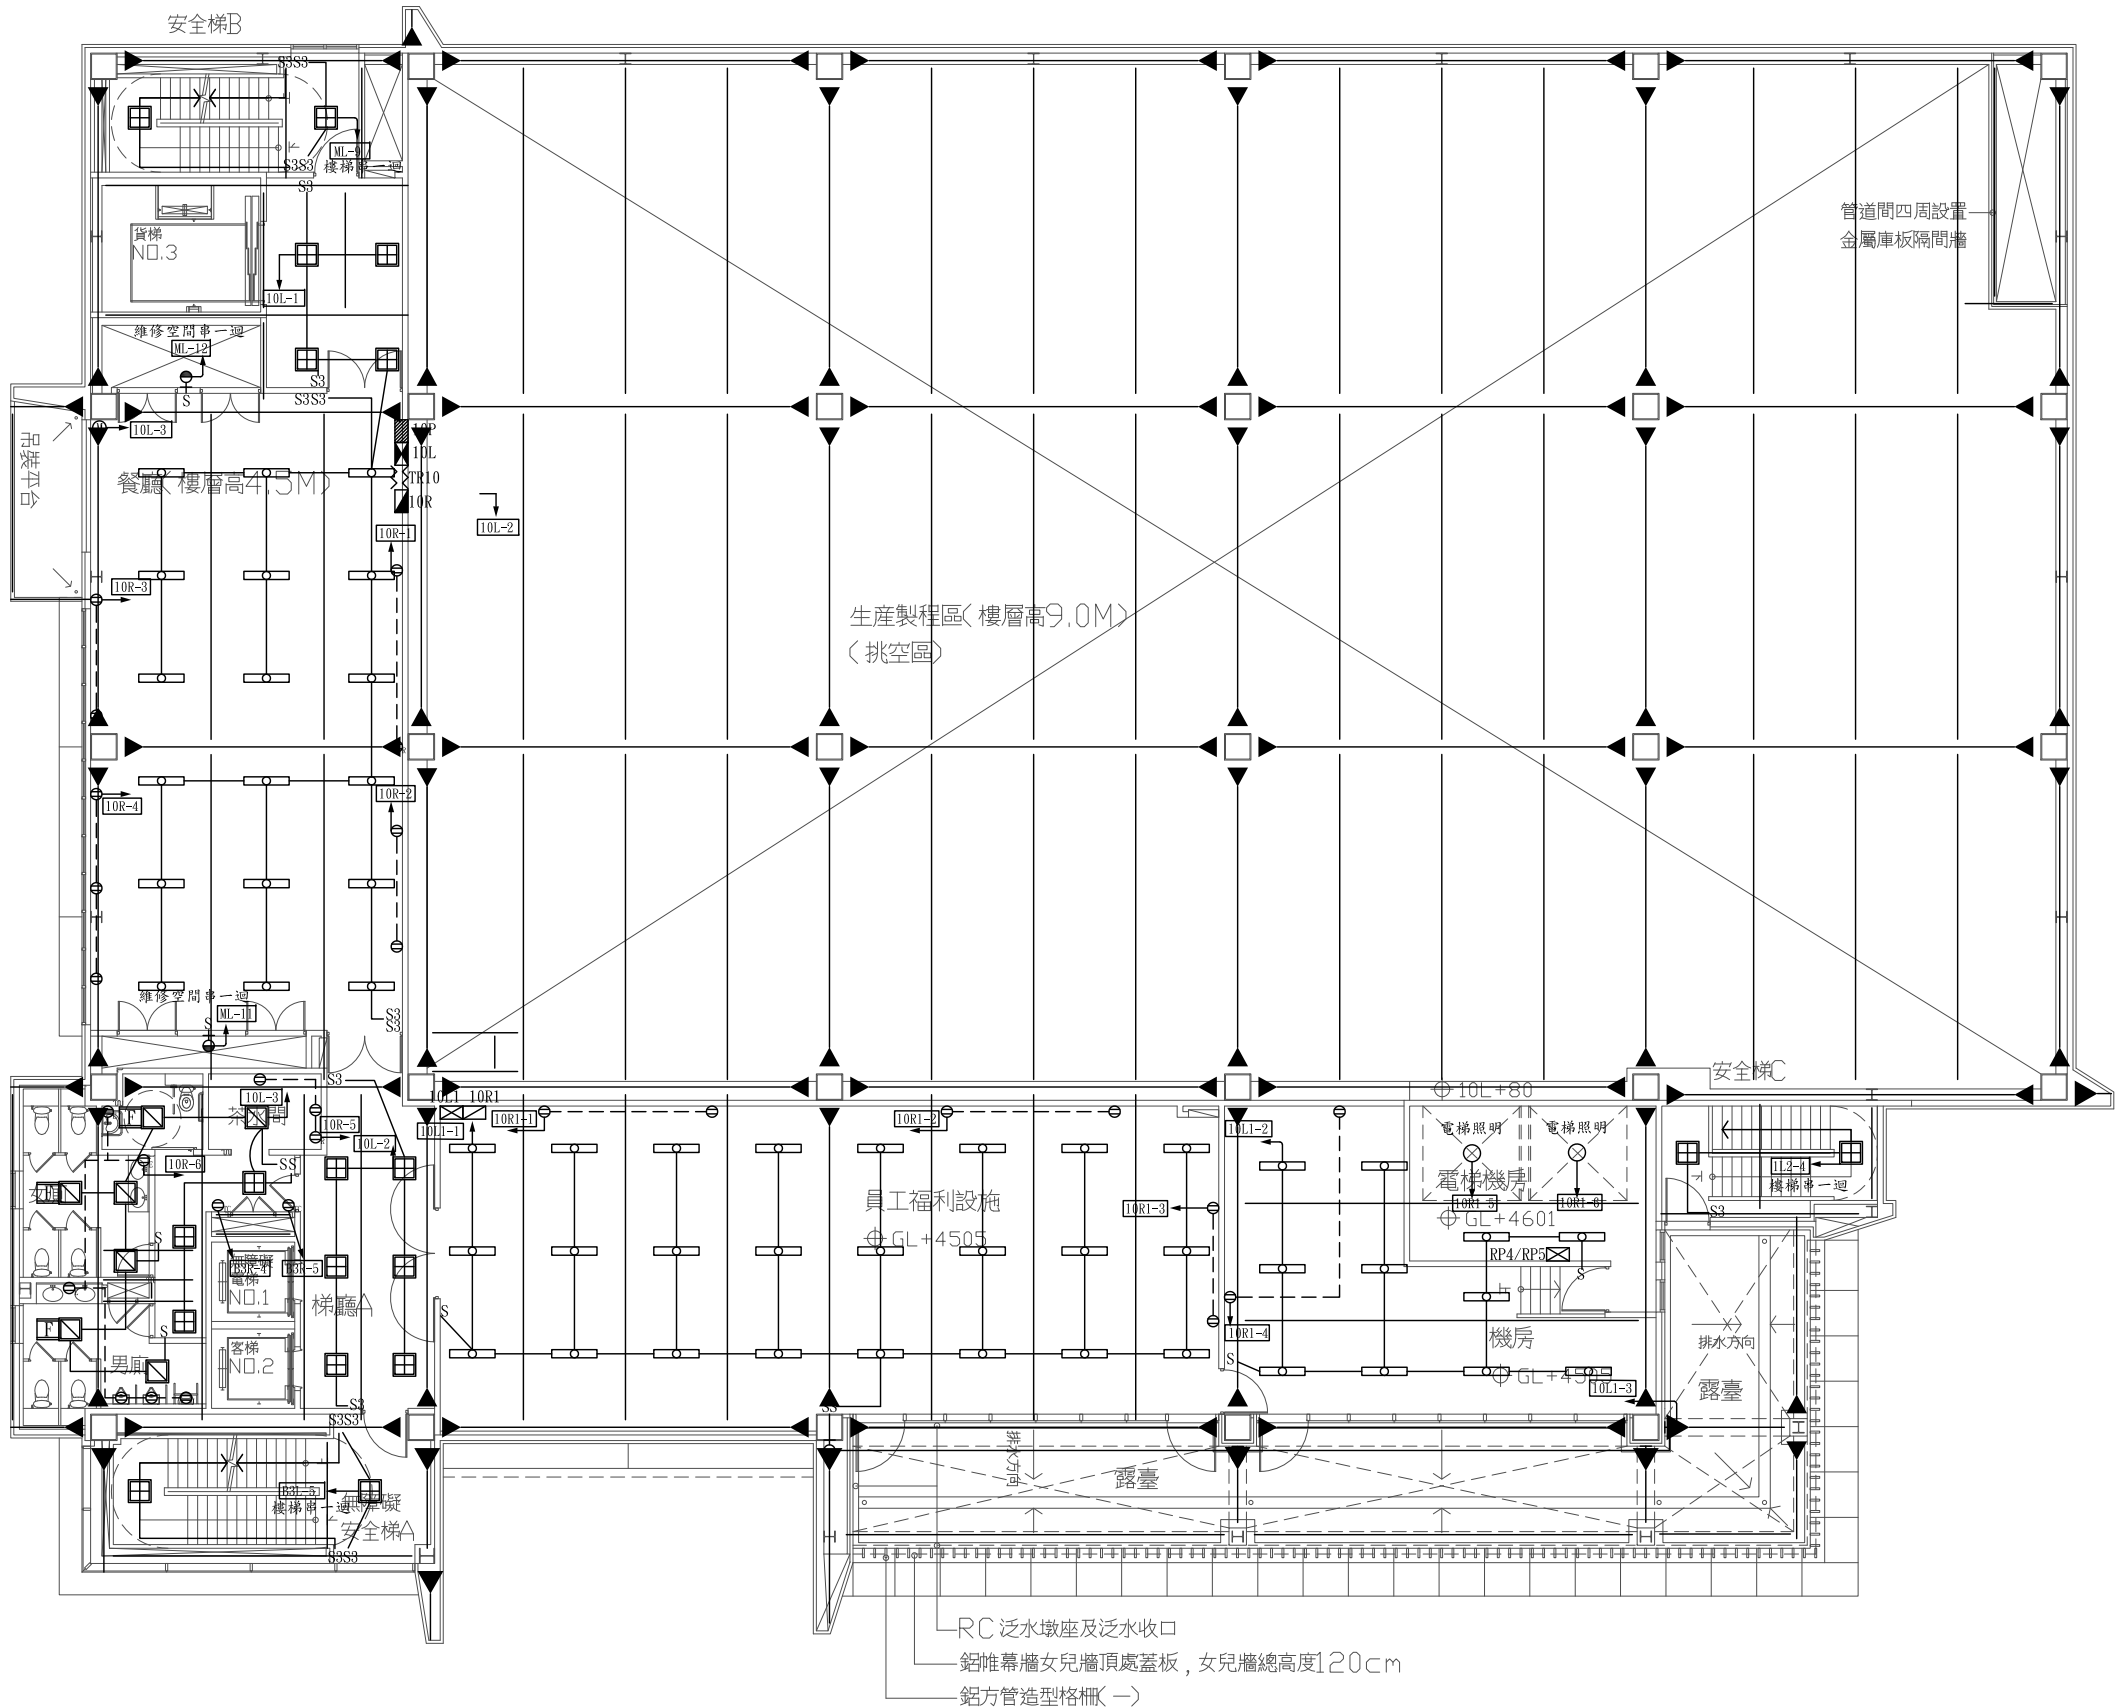

十層燈插平面圖

A1=S:1/100

工程名稱 PROJECT NAME

案件編號 111-067

原案件編號

樂迦再生科技股份有限公司
廠房新建工程

地 號

新竹縣竹北市
世興段1-29地號

華興工程顧問
有限公司

新竹市中央路198號8樓
電話:03-5346355
傳真:03-5346366
art23@ms16.hinet.net

設 計

DESIGNED BY

電機技師

ELECTRICIAN

電腦路徑 11105/067

電腦檔名 請照圖-電力

比 例 1/100

出圖/修正日期

日期 內容

YYY/MM/DD 第一次出圖

圖 名 INDEX

十層

燈插平面圖

簽 章

SIGNATURE

建築圖日期

111/07/18

圖 號

DRAWING NO.


13


L17

張 號

SHEET NO.

總頁

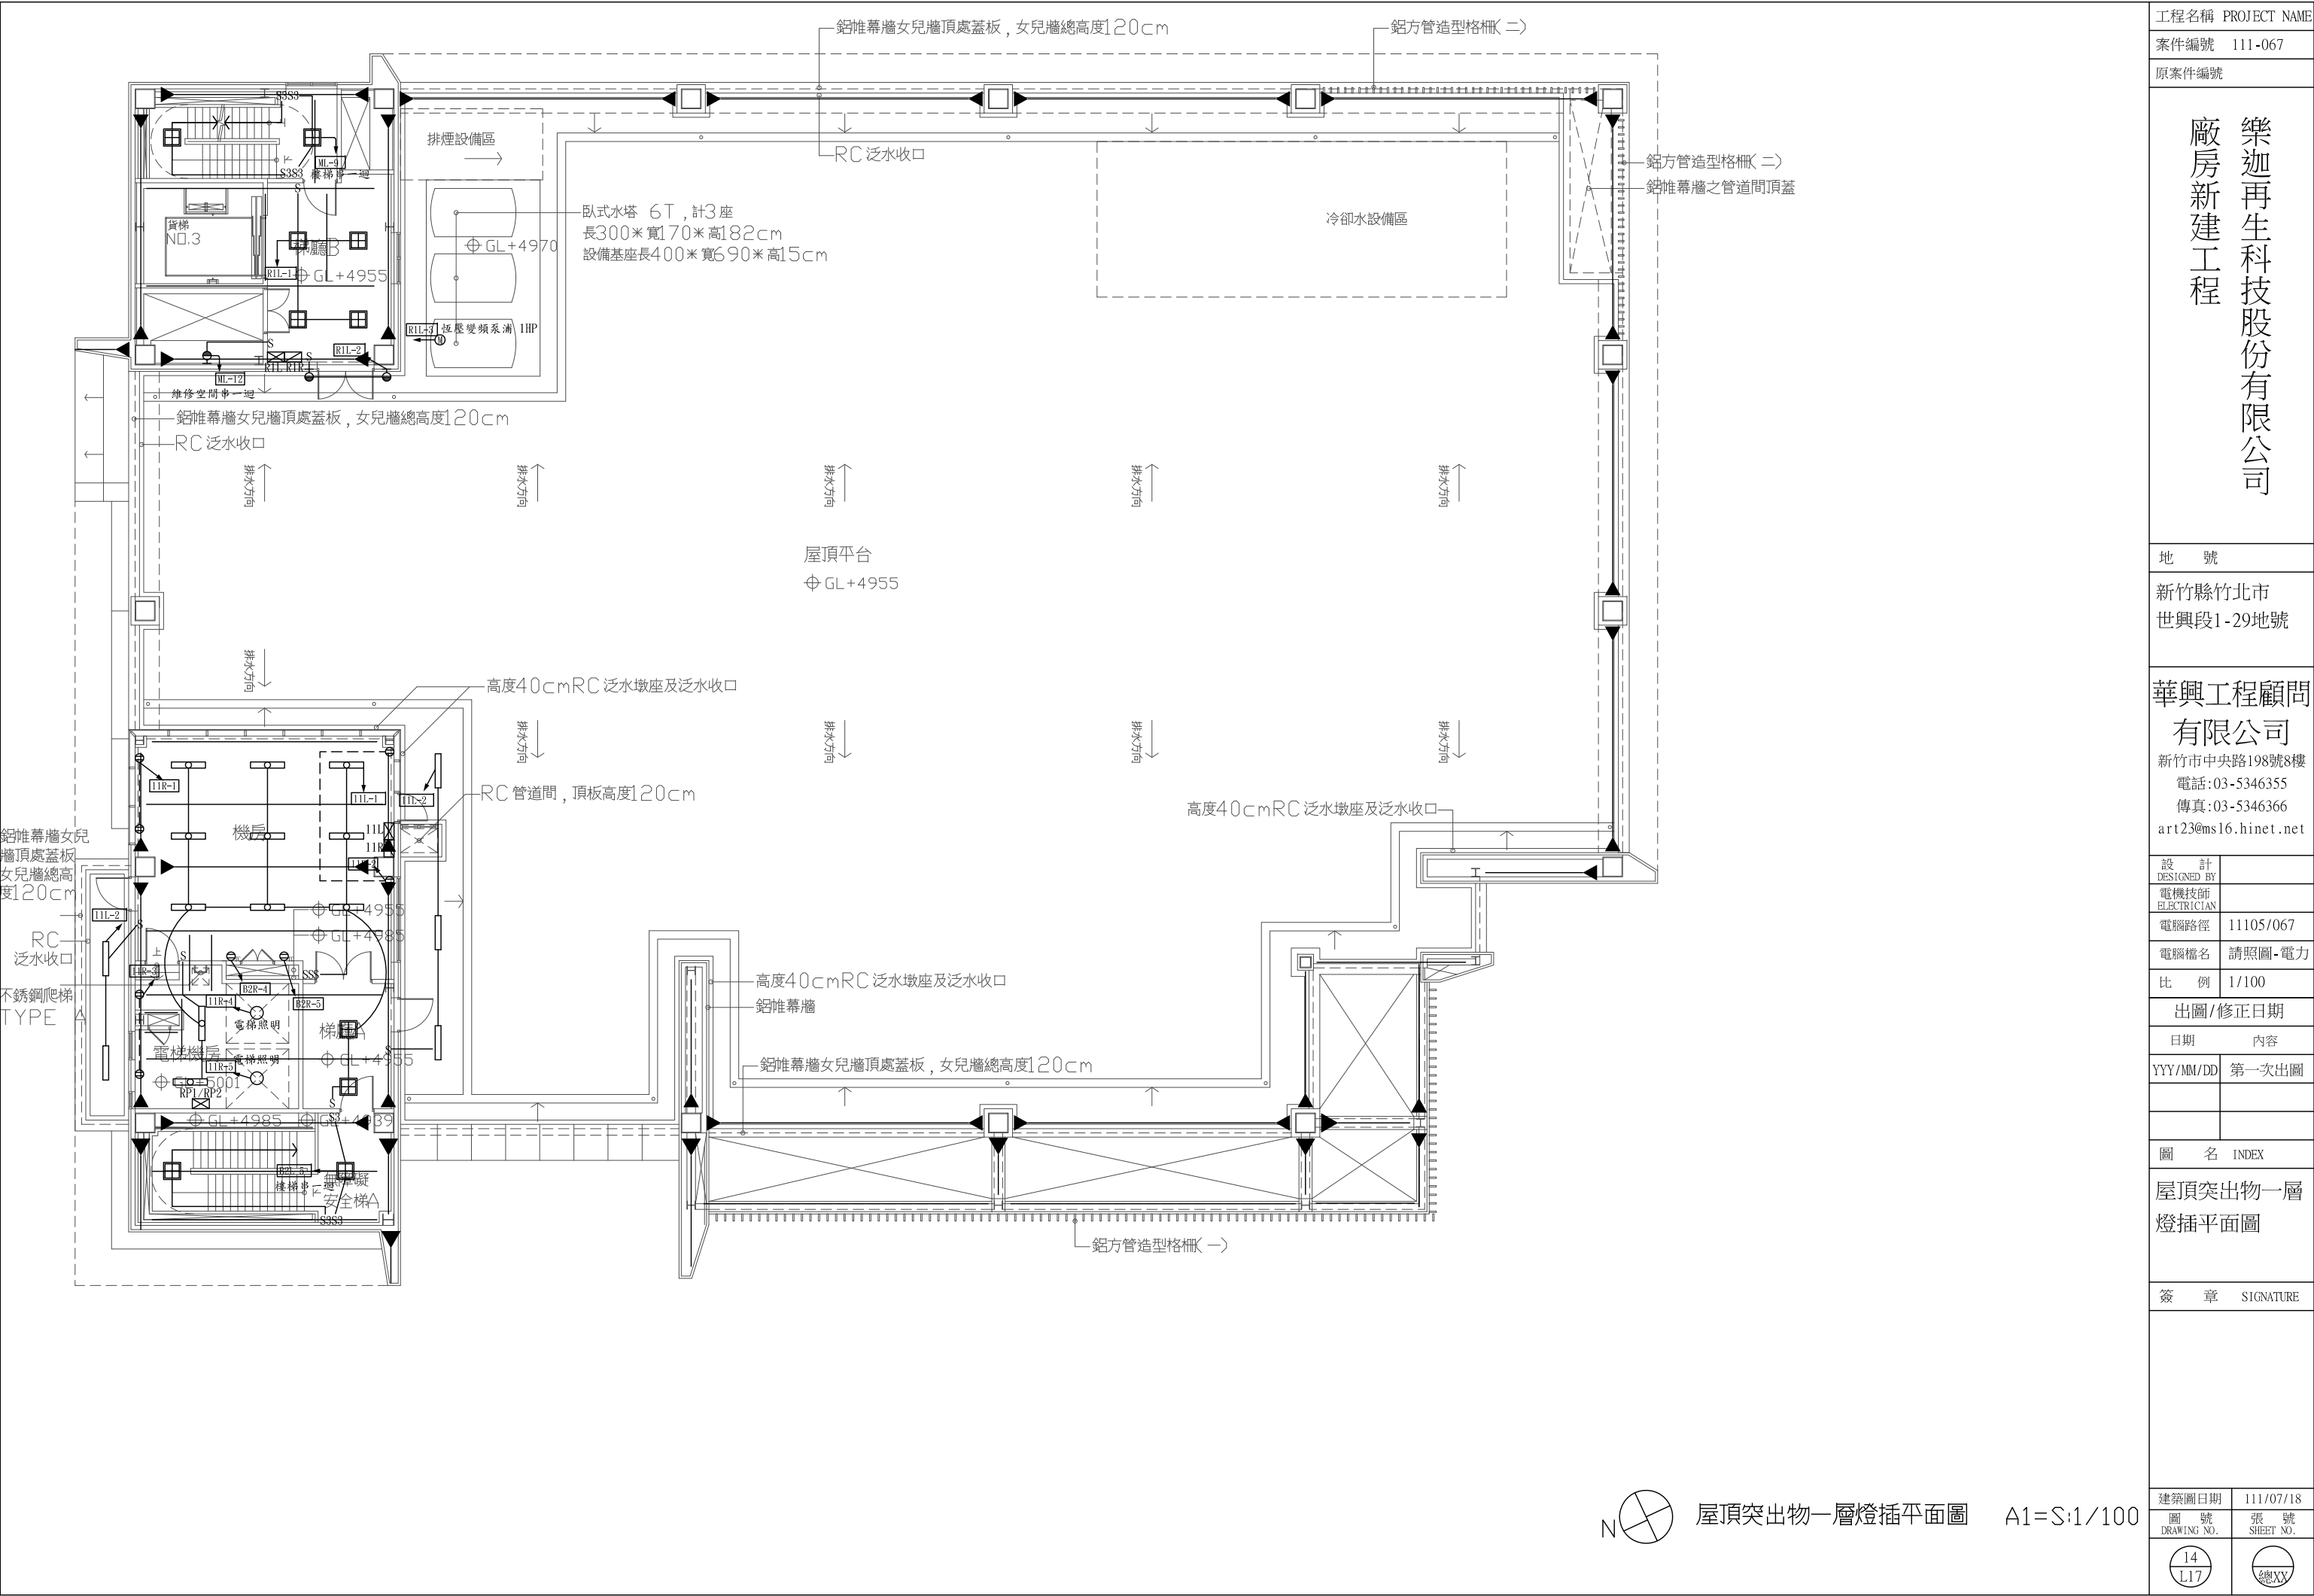

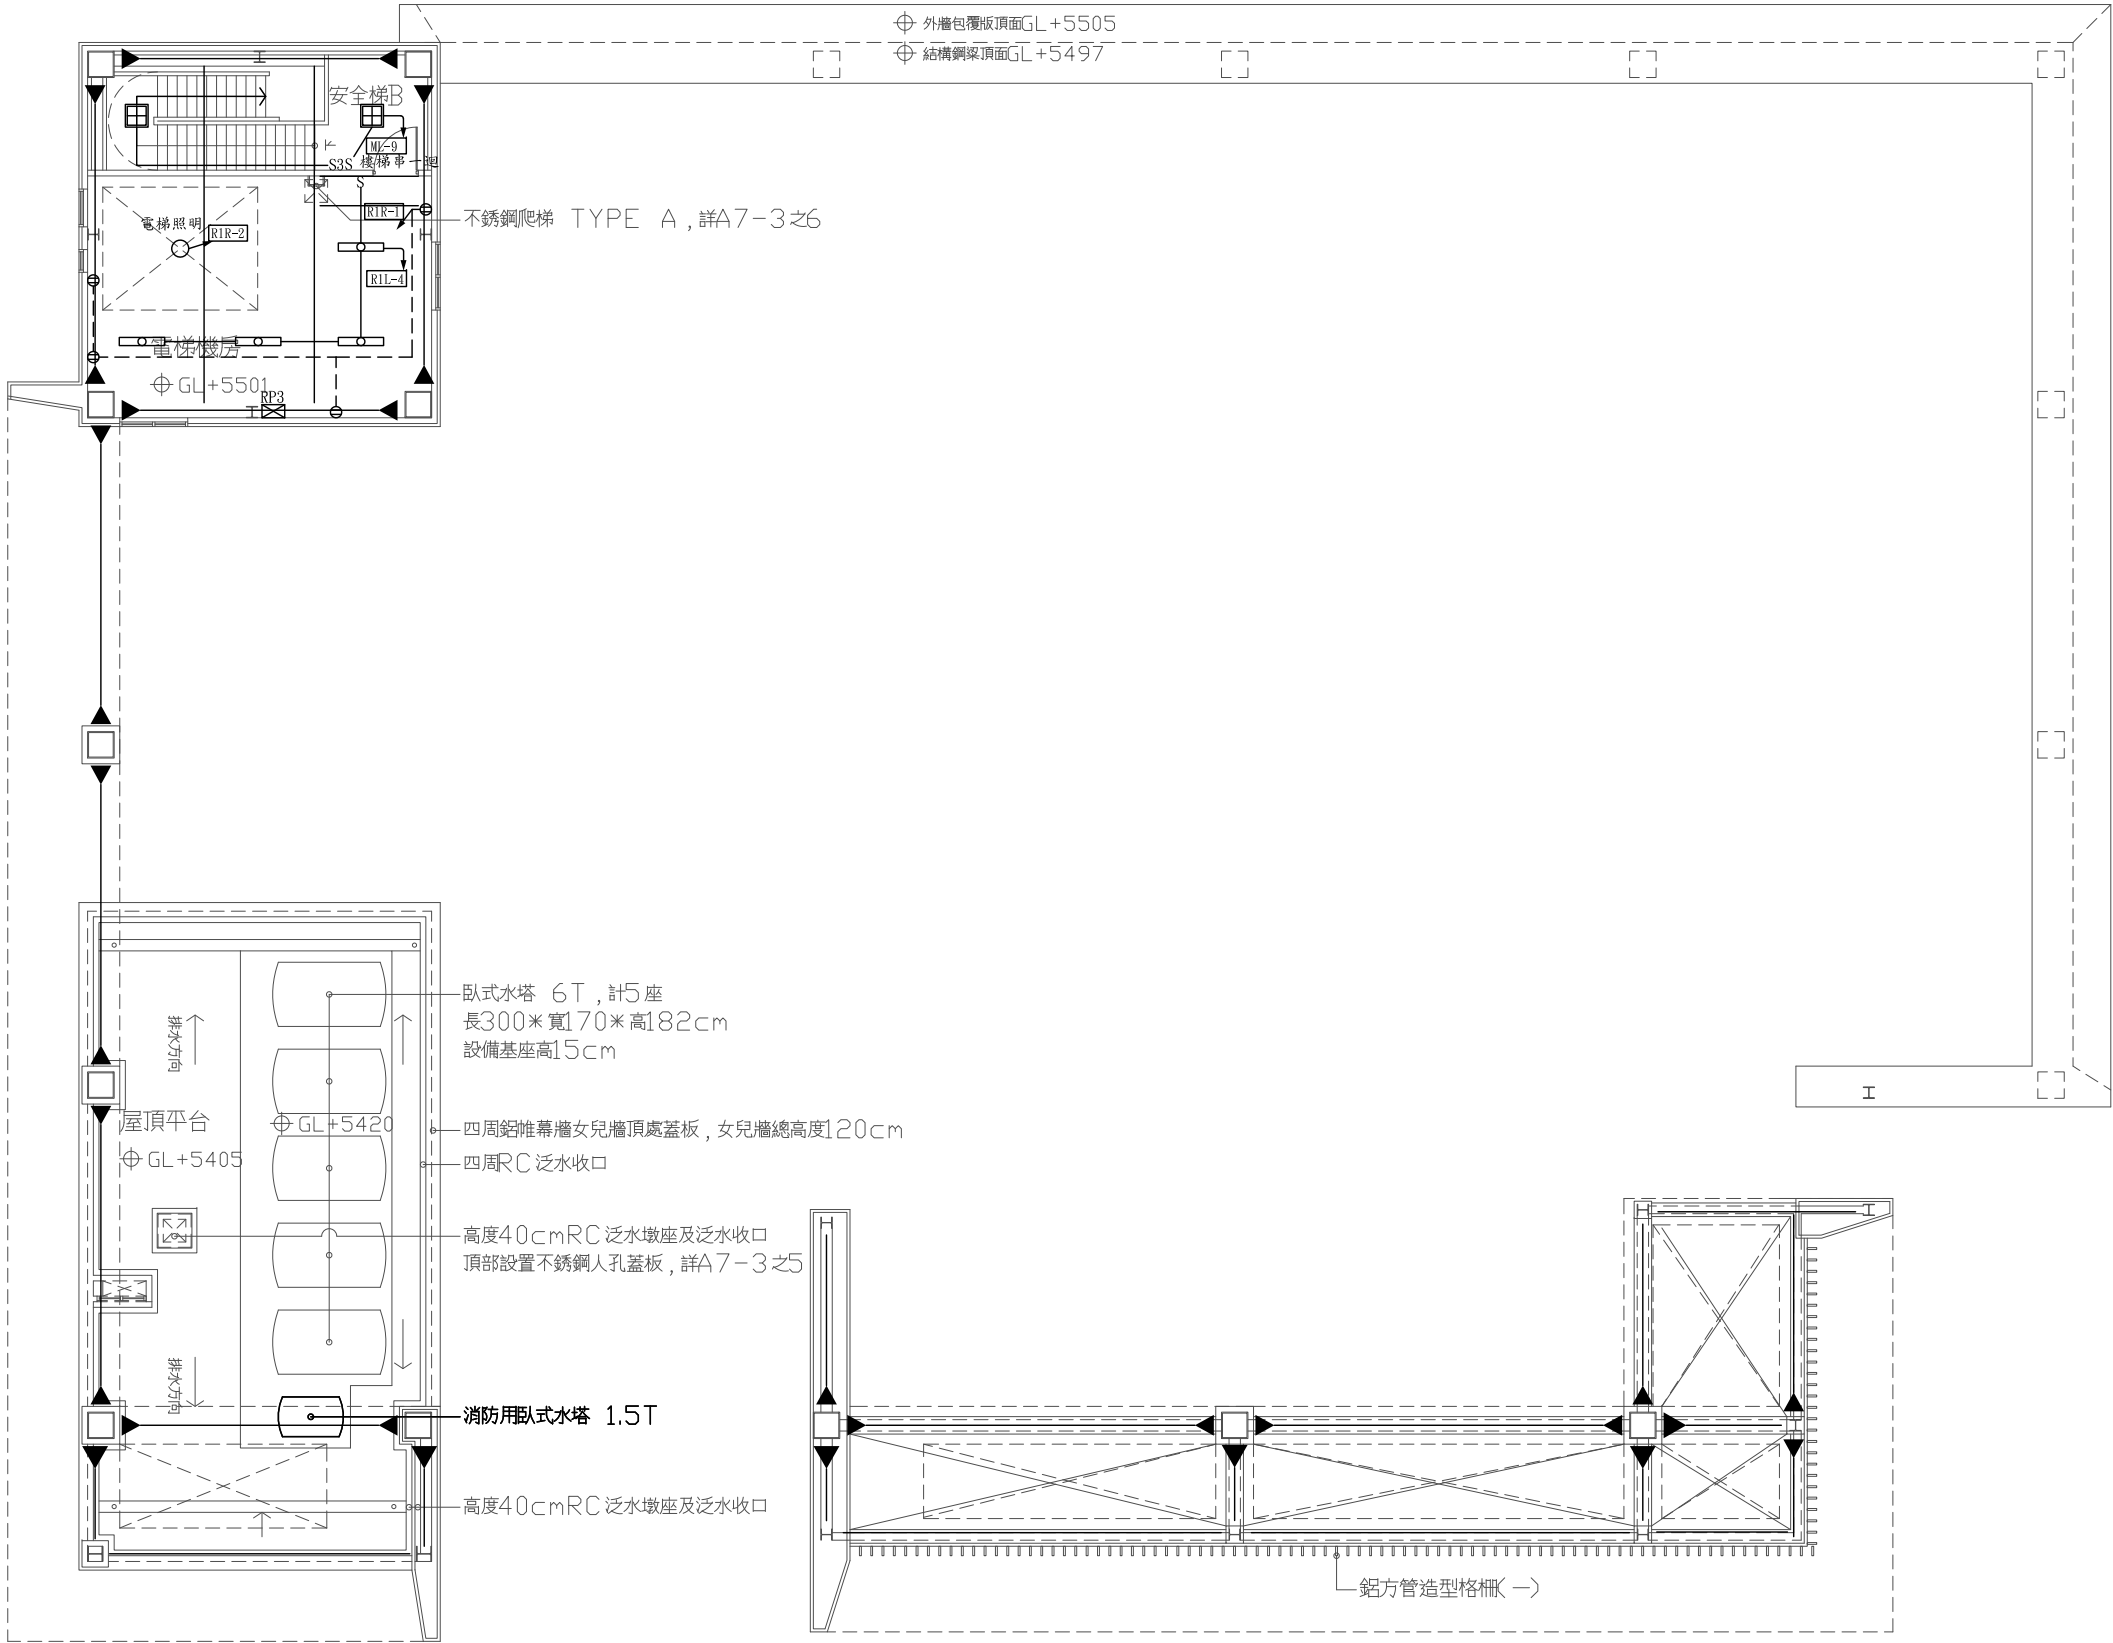

工程名稱 PROJECT NAME	
案件編號 111-067	
原案件編號	
樂迦再生科技股份有限公司 廠房新建工程	
地 號	
新竹縣竹北市 世興段1-29地號	
華興工程顧問 有限公司 新竹市中央路198號8樓 電話:03-5346355 傳真:03-5346366 art23@ms16.hinet.net	
設 計 DESIGNED BY	
電機技師 ELECTRICIAN	
電腦路徑	11105/067
電腦檔名	請照圖-電力
比 例	1/100
出圖/修正日期	
日期	內容
YYY/MM/DD	第一次出圖
圖 名 INDEX	
屋頂突出物二層 燈插平面圖	
簽 章 SIGNATURE	
建築圖日期	111/07/18
圖 號 DRAWING NO.	張 號 SHEET NO.
15 L17	總XY

屋頂突出物二層燈插平面圖 A1=S:1/100

工程名稱 PROJECT NAME

案件編號 111-067

原案件編號

樂迦再生科技股份有限公司
廠房新建工程

地 號

新竹縣竹北市
世興段1-29地號

華興工程顧問
有限公司

新竹市中央路198號8樓
電話:03-5346355
傳真:03-5346366
art23@ms16.hinet.net

設 計
DESIGNED BY
電機技師
ELECTRICIAN

電腦路徑 11105/067

電腦檔名 請照圖-電力

比 例 1/150

出圖/修正日期

日期	內容
YYY/MM/DD	第一次出圖

圖 名 INDEX

西北向立面圖


簽 章 SIGNATURE

建築圖日期 111/07/15

圖 號 DRAWING NO.	張 號 SHEET NO.
--------------------	------------------

16
L17

總XY

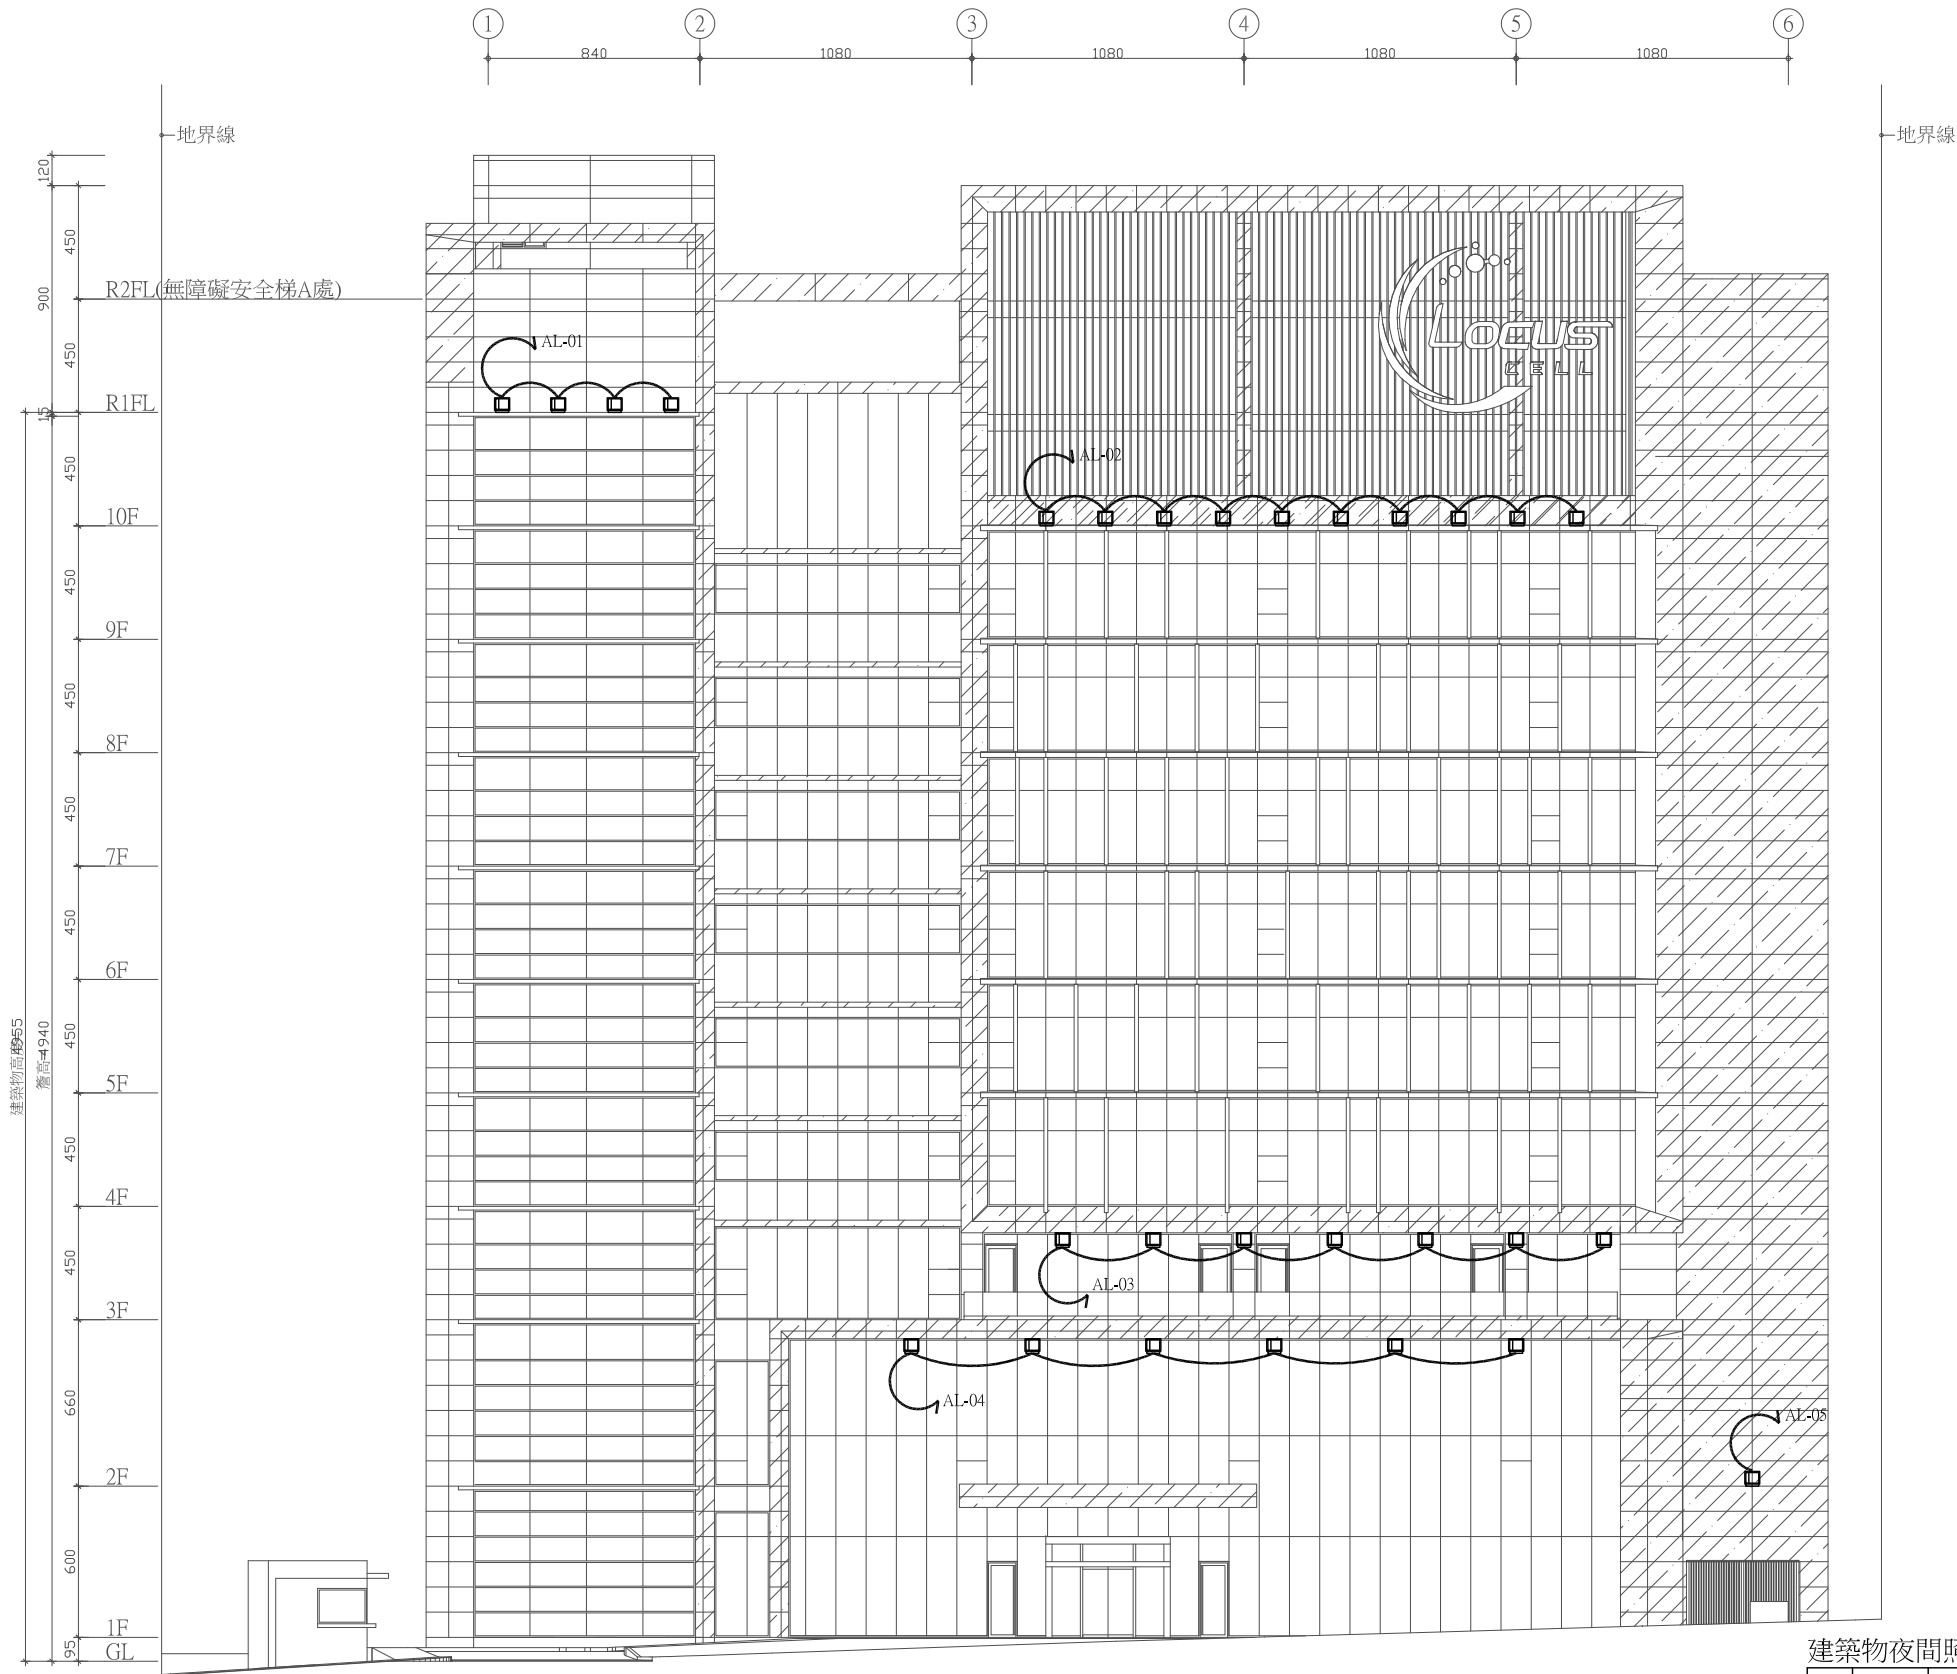

西北向照明立面圖

建築物夜間照明設備表(依建築師規劃)

圖例	迴路編號	燈具類型	數量	安裝位置	備註
☐	AL-01	HID光源投光燈(70W)	4盞	R1FL水平造型板頂面，管線埋設在造型板構架內，出線口具防水性能。	
☐	AL-02	HID光源投光燈(70W)	10盞	10F水平造型板頂面，管線埋設在造型板構架內，出線口具防水性能。	
☐	AL-03	HID光源投光燈(70W)	7盞	4F造型框(鋁複合板)底面，管線埋設在造型框構架內，出線口具防水性能。	
☐	AL-04	HID光源投光燈(70W)	6盞	3F造型框(鋁複合板)底面，管線埋設在造型框構架內，出線口具防水性能。	
☐	AL-05	HID光源投光燈(70W)	1盞	2F牆面往上照，管線埋設在牆面(鋁複合板)構架內，出線口具防水性能。	

