

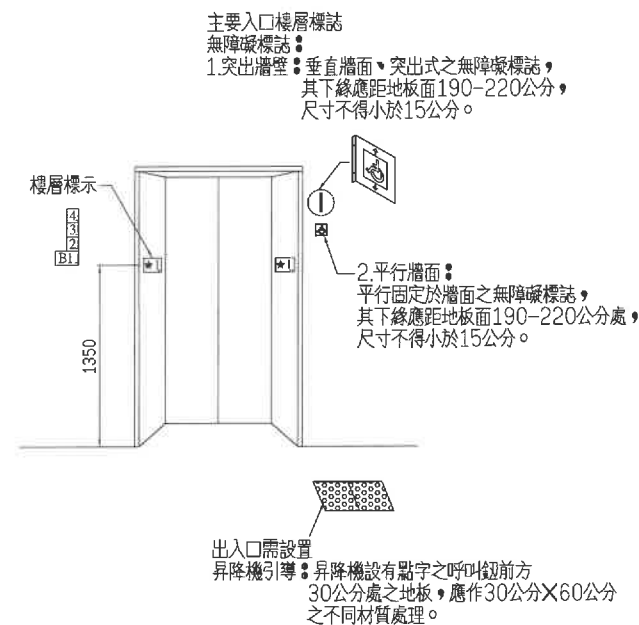
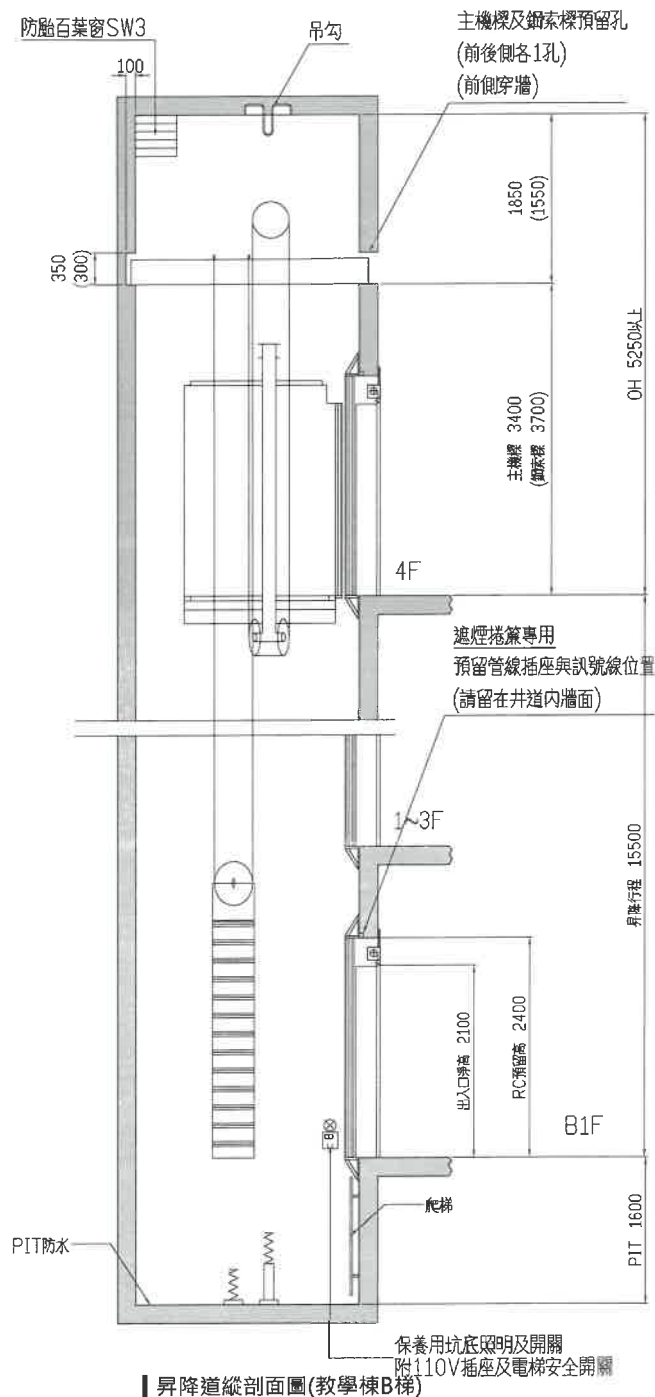
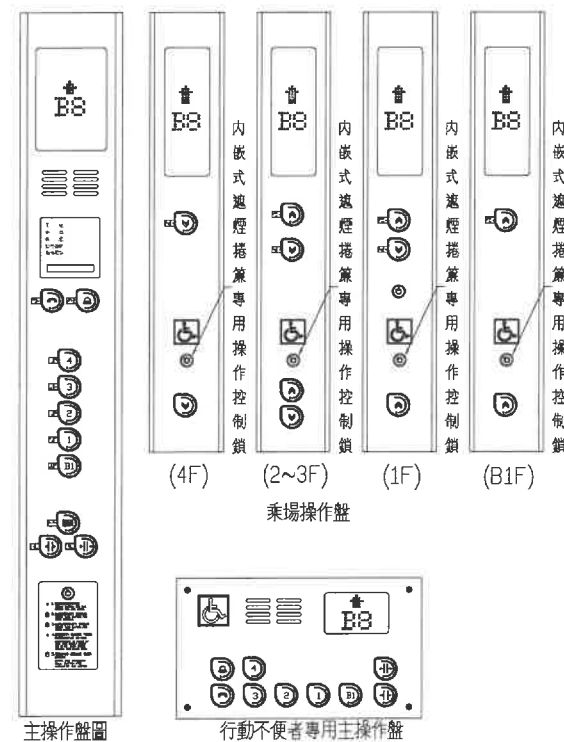


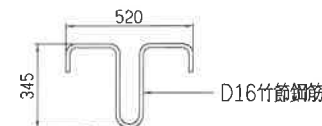

樓層	高度
4F(OH)	5250以上
3F	4000
2F	4000
1F	4100
B1F	3400
PIT	1600

	品名	材質或型式
乘場	門 框	髮紋不銹鋼大門框+內嵌式遮煙捲簾 頂樓專用框含控制盤組
	門 扇	髮紋不銹鋼 ~F60B防火門(1小時時效)
車廂	門 扇	彩粧鋼板
	壁 板	彩粧鋼板+BD側中間片髮紋不銹鋼蝕花
	地 板	PVC透心塑膠

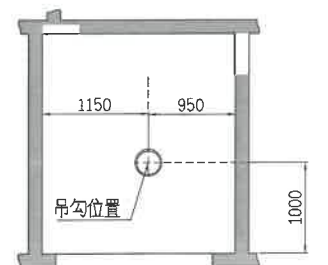

型式	無機房牽引式	#B梯(教學棟)
用途	客用電梯(含無障礙設施)	
額定載重/人數	800KG/12人	
額定速度	60 M/min	
停止樓層	4 樓 5 停 (B1,1~4F)	
頂距距離 (OH)	5250 mm以上	
昇降行程	15500 mm	
機坑深度 (PIT)	1600 mm	
車廂內淨尺寸	W1300XL1500XH2300(mm)	
出入口淨尺寸	W900XH2100(mm)	
導軌	車廂側 8 K	配重側 5 K
鋼索	φ 10 mm X 4 條	鋼索比 2:1
開門方式	二片式側開開閉自動門	
緩衝器型式	彈簧式	

電梯受電箱前之動力、照明之配管、配線及接地線工程,包括總開關。

電源電壓: AC 3φ 220/380 V 60HZ NFB容量 50/20 A

照明電壓: AC 1φ 110 V 60HZ NFB容量 20 A

備註: (1)保固期限依工程契約規定。
 (2)電源、管線等由水電施作。
 (3)採內政部警建署依法核定之專業廠商。

昇降機除例外之配合工程事項：	
1	昇降路之建造及防水製作工程。
2	各樓乘場所需預留空洞以及頂樓機械樑孔之預留工作。
3	昇降路垂直誤差不得超過30mm，若經本公司定芯後確定超過，則修改工程由業主依本公司要求修改。
4	控制盤所在位置旁之昇降道內設置動力電源及車廂照明電源用開關箱與無熔絲開關及一般電源插頭（110V 60Hz 單相）及接地線電路工程，及與其有關之配線配管工程。
5	機房至監控室之對講機配管及配線工程。 （1部須7芯，2部為10芯） 若裝電梯監控盤，則對講機線可免配，但每部須配1條0.75 ² X12芯線。
6	安裝後各樓出入口門框水泥之牆面填補與粉飾工程。
7	安裝及試車工程所需要之電力及配線。
8	昇降路各出入口於電梯未安裝前需設置安全圍籬。
9	昇降路內，甲方不得配置任何與電梯無關之水管、電線配管、風管等設備。
10	甲方需提供地板完成面基準線。
11	設有「電梯防火門」，電梯所在建物火警受信總機提供乾接點信號以0.75 mm ² 兩芯配管配線至昇降道內。
12	設有「遮煙捲簾」(或具防火功能者)，需逐樓設置偵煙器及中繼消防控制器，並配管配線及提供AC-220V-3A電源及火警無帶電之A接點信號至「遮煙捲簾」處指定點。
●備註●廠商資格： <1>中華民國電梯協會會員。 <2>台灣區電機電子工業同業公會會員。 <3>職業安全衛生管理乙級技術士。	



吳嘉栩建築師事務所
ARCHITECTURE & IMAGE
臺中市北區五權路190號10樓之1
TEL:04-23602098 FAX:04-23602298

備註說明

米起迄人、承造人注意事項

- 一、承造人應向主任技師詳圖說、核算數量及安全性、實地勘察
- 二、圖上之、承造人應向起造人申請圖章、指定境界線及圖說放樣、經主任技師核對無誤後施工、若有不符請向該案的辦理變更設計、否則如有糾紛由起造人及承造人自行負責
- 三、承造人應負責向主管建築機關申請開工、勘驗、竣工、展期及申請使用執照之一切手續與費用
- 四、圖說若有疑問、應以建築的解釋為準、如需辦理變更設計、應待核准後再行施工、不得擅自更改
- 五、承造人不得使用下列材料：
 1. 沙泥
 2. 不合標準之鋼筋
 3. 模範製作、應由承造人先行繪置模範支撐結構及大樣圖、並經主任技師核其無誤後、方得施工
 4. 若屬於增建工程、各節尺寸應符合原有高度及寬度尺寸

日期	簽名	修改內容

工程名稱	PROJECT
------	---------

臺中市立南興國民中學
第一期校舍新建工程

圖名 DRAWNING NAME	
------------------	--

電梯詳圖(三)

簽章 SIGNATURE

設計	WCH
繪圖	
校核	WCH
比例	1:1

單位	CM
業務	張

日期	12年07月
張號	圖號

_____	A7-10c
-------	--------

[illegible]

A7-10c