


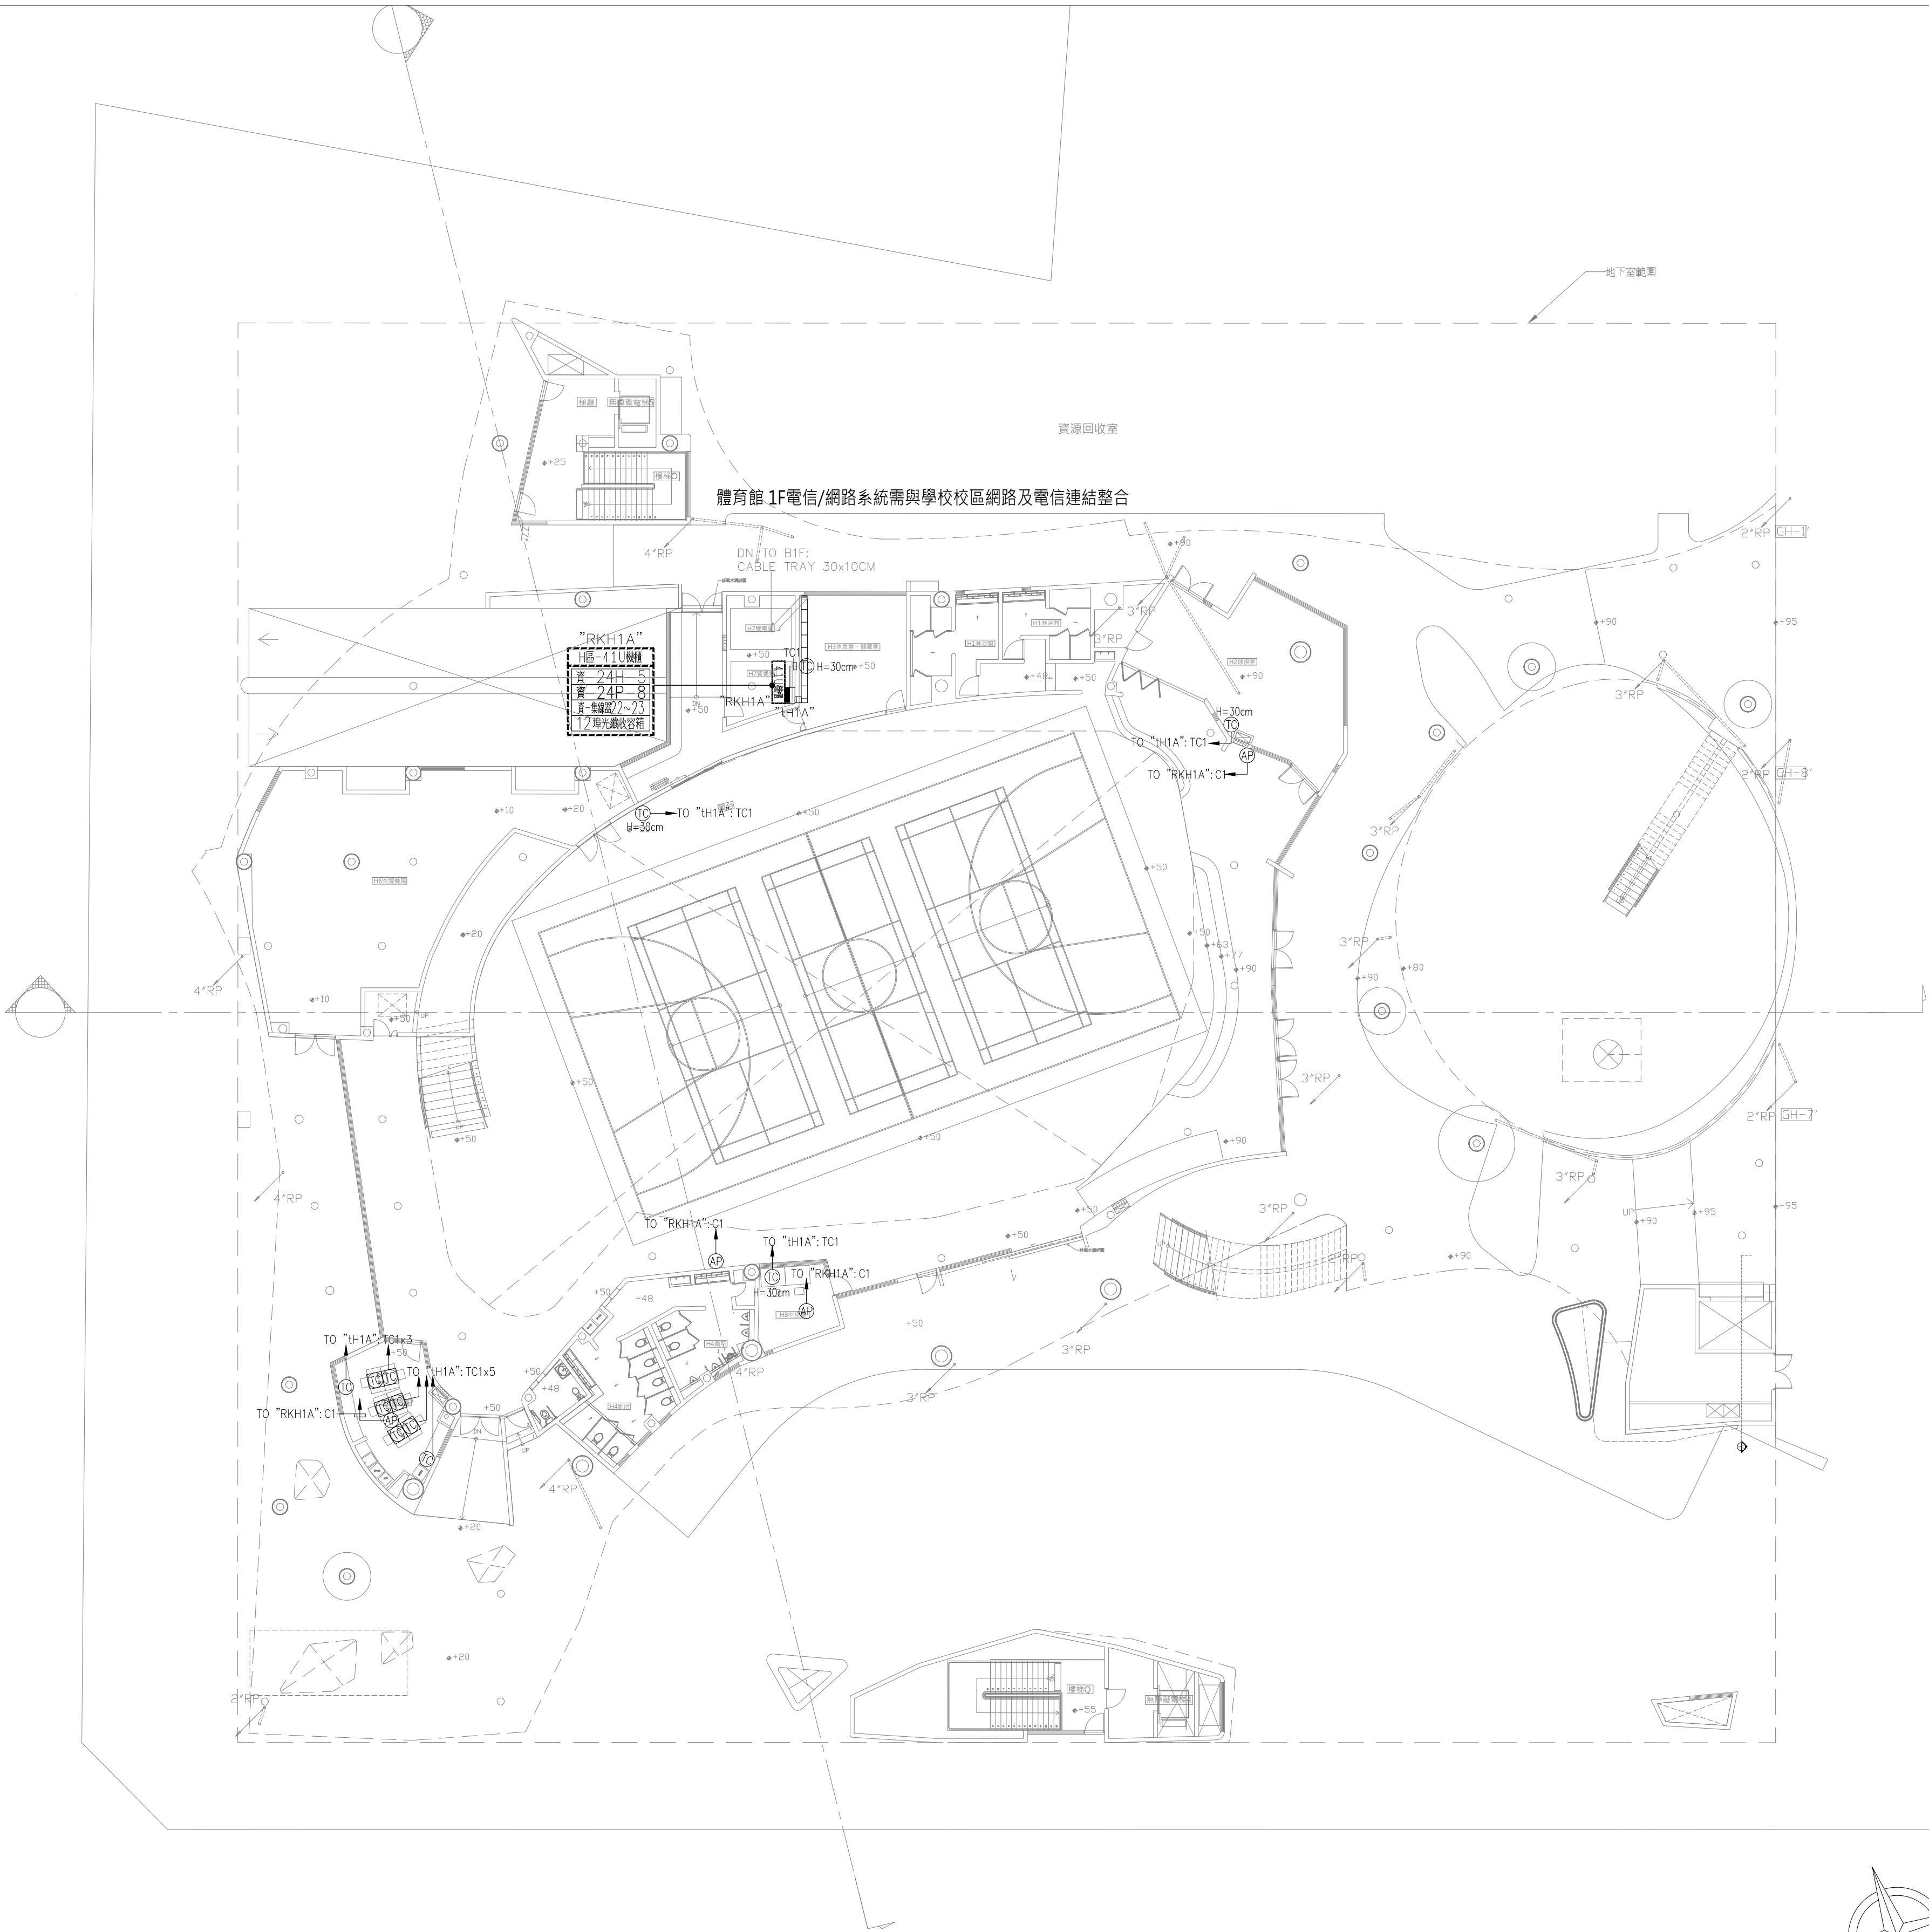

一樓平面圖

圖例	內 容 說 明	1F H區	適 用 電 線 及 管 徑
	內線配線箱	1	
	外線配線箱	0	
	湧水箱	0	
	電信總配線架 (MDF-2)	0	
	電話、網路壁式插座, H=詳平面圖	6	TC1-Cat5e,Cat6(22ø)
	電話、網路地板插座	6	
	網路壁式插座, H=詳平面圖	0	-C1-Cat6(22ø)
	網路地板插座	0	-C2-Cat6x2(22ø)
	教室區牆面網路插座, H=詳平面圖	0	-C3-Cat6x3(22ø)
	教室區牆面網路插座, H=詳平面圖	0	-C4-Cat6x4(22ø)
	教室區無線網路基地台, H=詳平面圖	0	
	公共區無線網路基地台, H=詳平面圖	4	
	資訊用-5埠網路交換器	0	
	資訊用-24埠網路交換器	1	
	資訊用-48埠網路交換器	0	
	資訊用-24埠POE網路交換器	1	
	資訊用-24埠集線器	2	
	資訊用-24埠集線器 (固定址教學廣播系統用位置)	0	(詳定址教學廣播系統用位置)
	光電轉換器	0	
	4埠光纖收容箱	0	
	8埠光纖收容箱	0	
	12埠光纖收容箱	1	
	24埠光纖收容箱	0	
	48埠光纖收容箱	0	
	96埠光纖收容箱	0	
	15U網路機櫃	0	
	41U網路機櫃	1	
	弱電設備管路接線箱	0	(電話/網路/電視/廣播等設備共用)
	CABLE TRAY W:30xH:10cm	1	

備註：1. 所有設備安裝高度誤差值 ± 10%。
2. 本表屬建議尺寸。

田中央聯合建築師事務所
宜蘭市建業路428號
TEL 03-9253725 FAX 03-9253980
E-mail:fieldoffice@fieldoffice.com.tw

圖檔 10412-1
比例 A1:
A3:
日期
修正

新竹市關埔地區新設國小建校工程 (二期工程)
H棟, 一樓電信及網路設備平面圖

圖號 T-07

張號 312 / 337